

Plan de niveau -01

Echelle 1/125ème



Légende - Equipements CFA - CFO

- Bouton poussoir lumineux
- Interrupteur lumineux simple action
- Prise de courant
- Déclencheur alarme incendie
- Détecteur de fumée incendie
- Sirène incendie audible
- Flash lumineux incendie
- Centrale incendie SSI type 1
- Tableau divisionnaire Génie climatique
- Tableau divisionnaire Normal/Secours
- Armoire générale basse tension
- Tableau divisionnaire
- Tableau divisionnaire local Pass def ondule/secours
- Bloc autonome d'éclairage de sécurité
- Tableau divisionnaire
- Tableau local CND ondule / secours
- Tableau divisionnaire
- Tableau divisionnaire local sécurisé
- Tableau divisionnaire réseau ondule
- Tableau locaux OPS ondule/secours


Légende - Luminaires

- Luminaire type 1 avec ou sans détecteur
- Luminaire type 2 avec ou sans détecteur
- Luminaire type 3 avec ou sans détecteur
- Luminaire type 4 avec ou sans détecteur
- Luminaire type 5 avec ou sans détecteur
- Luminaire type 6 avec ou sans détecteur

Le nombre et l'implantation des luminaires sont à la charge de l'entreprise

Plan de niveau 00

Echelle 1/125ème

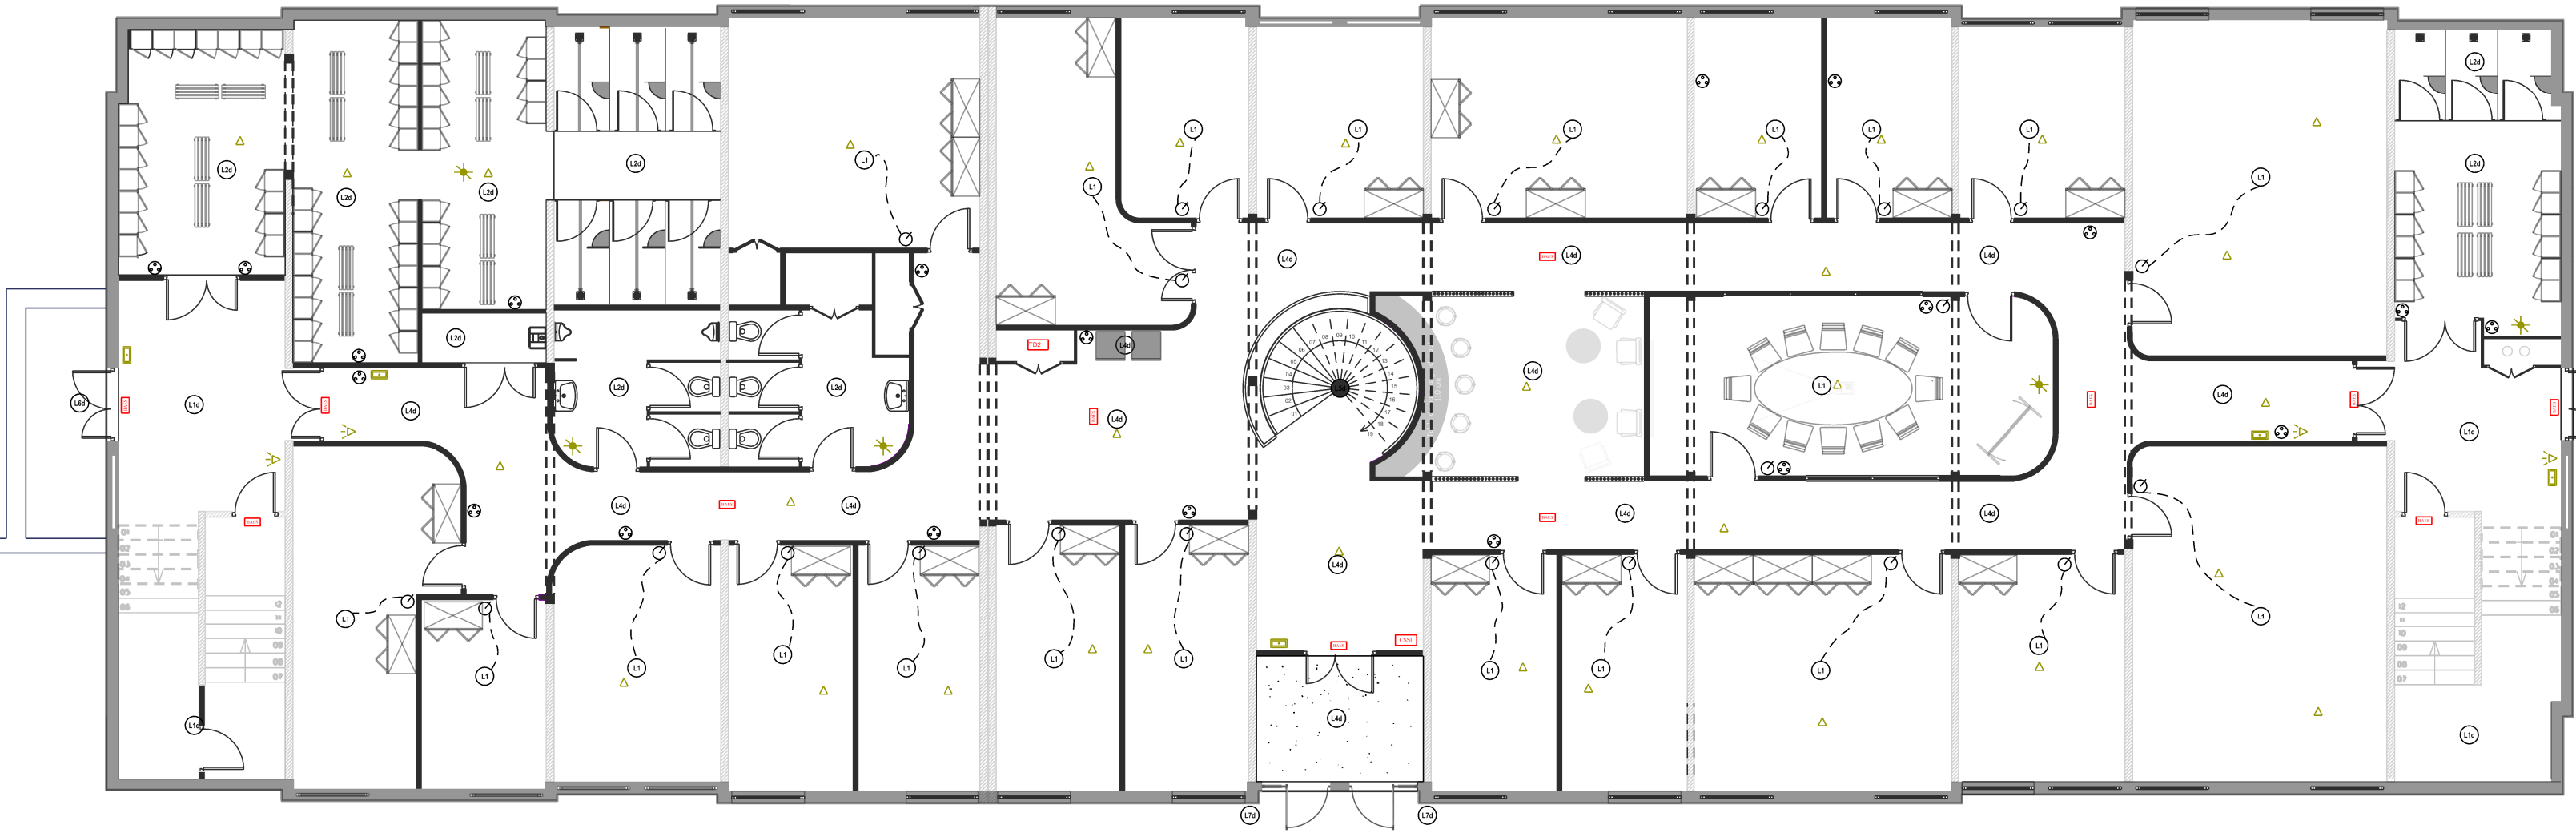



MINISTÈRE DES ARMÉES

*Liberté
Egalité
Fraternité*

Service d'Infrastructure de la Défense
Nord-Ouest

Quartier Margueritte
Rue du Garigliano
BP 14 - 35 998 RENNES CEDEX 09



SiD
Nord-Ouest

L'Ingénieur général de 2ème Classe
BRISEMURE Philippe

Directeur du Service
d'Infrastructure de la Défense
Nord-Ouest



Bureau Maîtrise d'Oeuvre Angers
5, rue des petites Musses
BP 14 114
49 041 ANGERS CEDEX 01
02 - 41 - 68 - 75 - 22

N° projet - COSI : 465 342

Dossier Consultation Entreprises

Angers (49)
Caserne Berthezène
Transfo AdT Création de l'EM
de la Brigade du Génie Phase 2

Elec - Incendie

Chef BMO
Mr ARNOU Ludovic

Architecte
Mr FERRAND Grégory

Chargé d'affaire
Mr GENNEVEE Christian

Dessinateurs
Mme DELAPORTE Elodie

Nom du fichier :
DCE_Brigade.dgn

Nom de la fiche modèle :
18-Plan électricité - incendie 01 & 00

Fichiers associés :

En référence :
490007005H_0021_00_fut_V.dgn
490007005H_0021_01_fut.dgn

En raster :

Langue : Fr

Unités : M - Cm - Mm

Format : A0

Numéro de planche
18

Indice - Date
A- 22/05

Nombre de planche
21