


Plan de niveau 01

Echelle 1/125ème

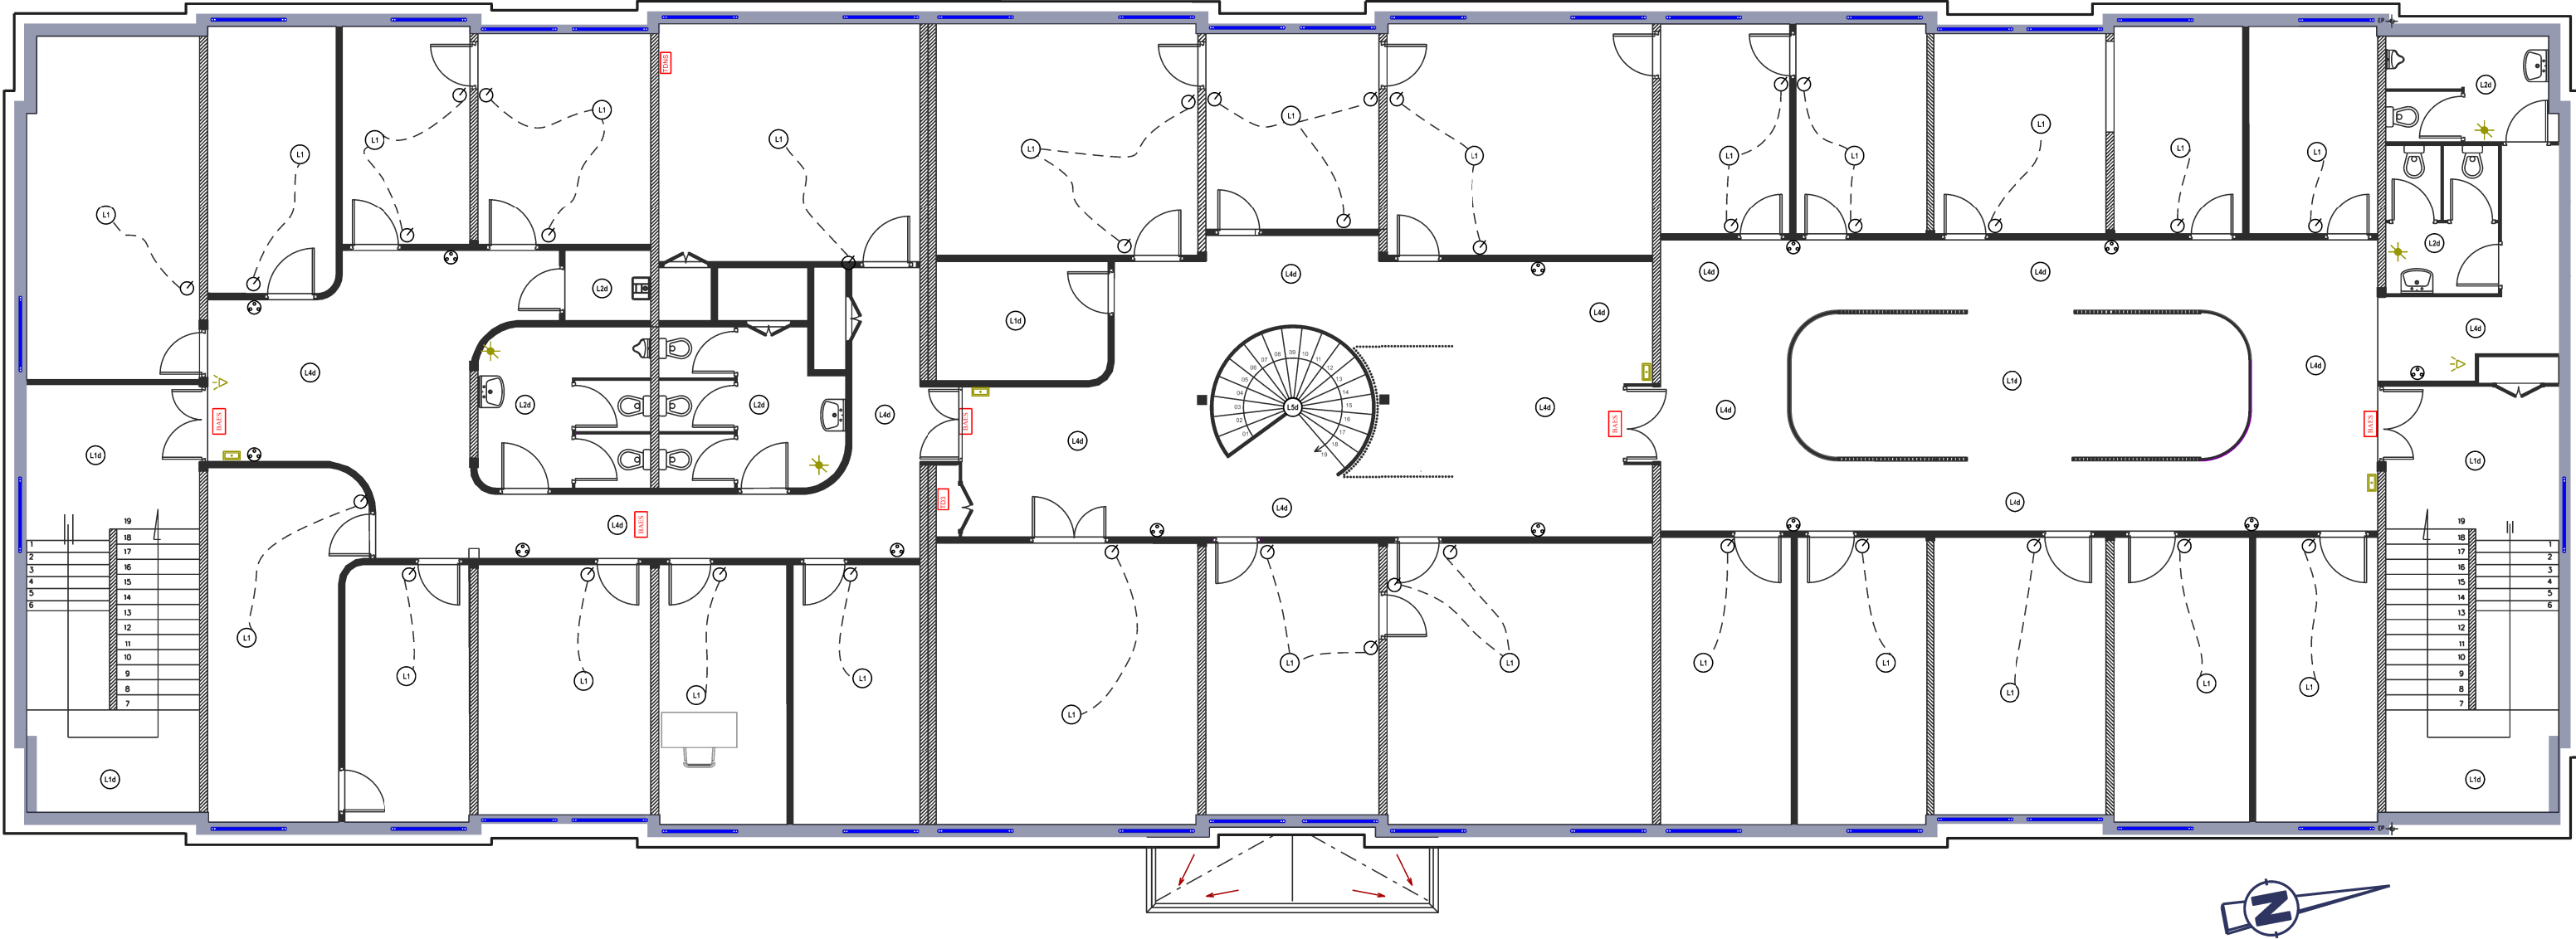


Légende - Equipements CFA - CFO	
	Bouton poussoir lumineux
	Interrupteur lumineux simple action
	Prise de courant
	Declencheur alarme incendie
	Decteur de fumée incendie
	Sirène incendie audible
	Flash lumineux incendie
	Centrale incendie SSI type 1
	Tableau divisionnaire Génie climatique
	Tableau divisionnaire Normal/Secours
	Armoire générale basse tension
	Tableau divisionnaire
	Tableau divisionnaire local Pass def onduleur/secours
	Bloc autonome d'éclairage de sécurité
	Tableau divisionnaire
	Tableau local CND onduleur / secours
	Tableau divisionnaire
	Tableau divisionnaire local sécurisé
	Tableau divisionnaire réseau onduleur
	Tableau locaux OPS onduleur/secours

Légende - Luminaires	
	Luminaire type 1 avec ou sans detecteur
	Luminaire type 2 avec ou sans detecteur
	Luminaire type 3 avec ou sans detecteur
	Luminaire type 4 avec ou sans detecteur
	Luminaire type 5 avec ou sans detecteur
	Luminaire type 6 avec ou sans detecteur
Le nombre et l'implantation des luminaires sont à la charge de l'entreprise.	

Plan de niveau combles

Echelle 1/125ème

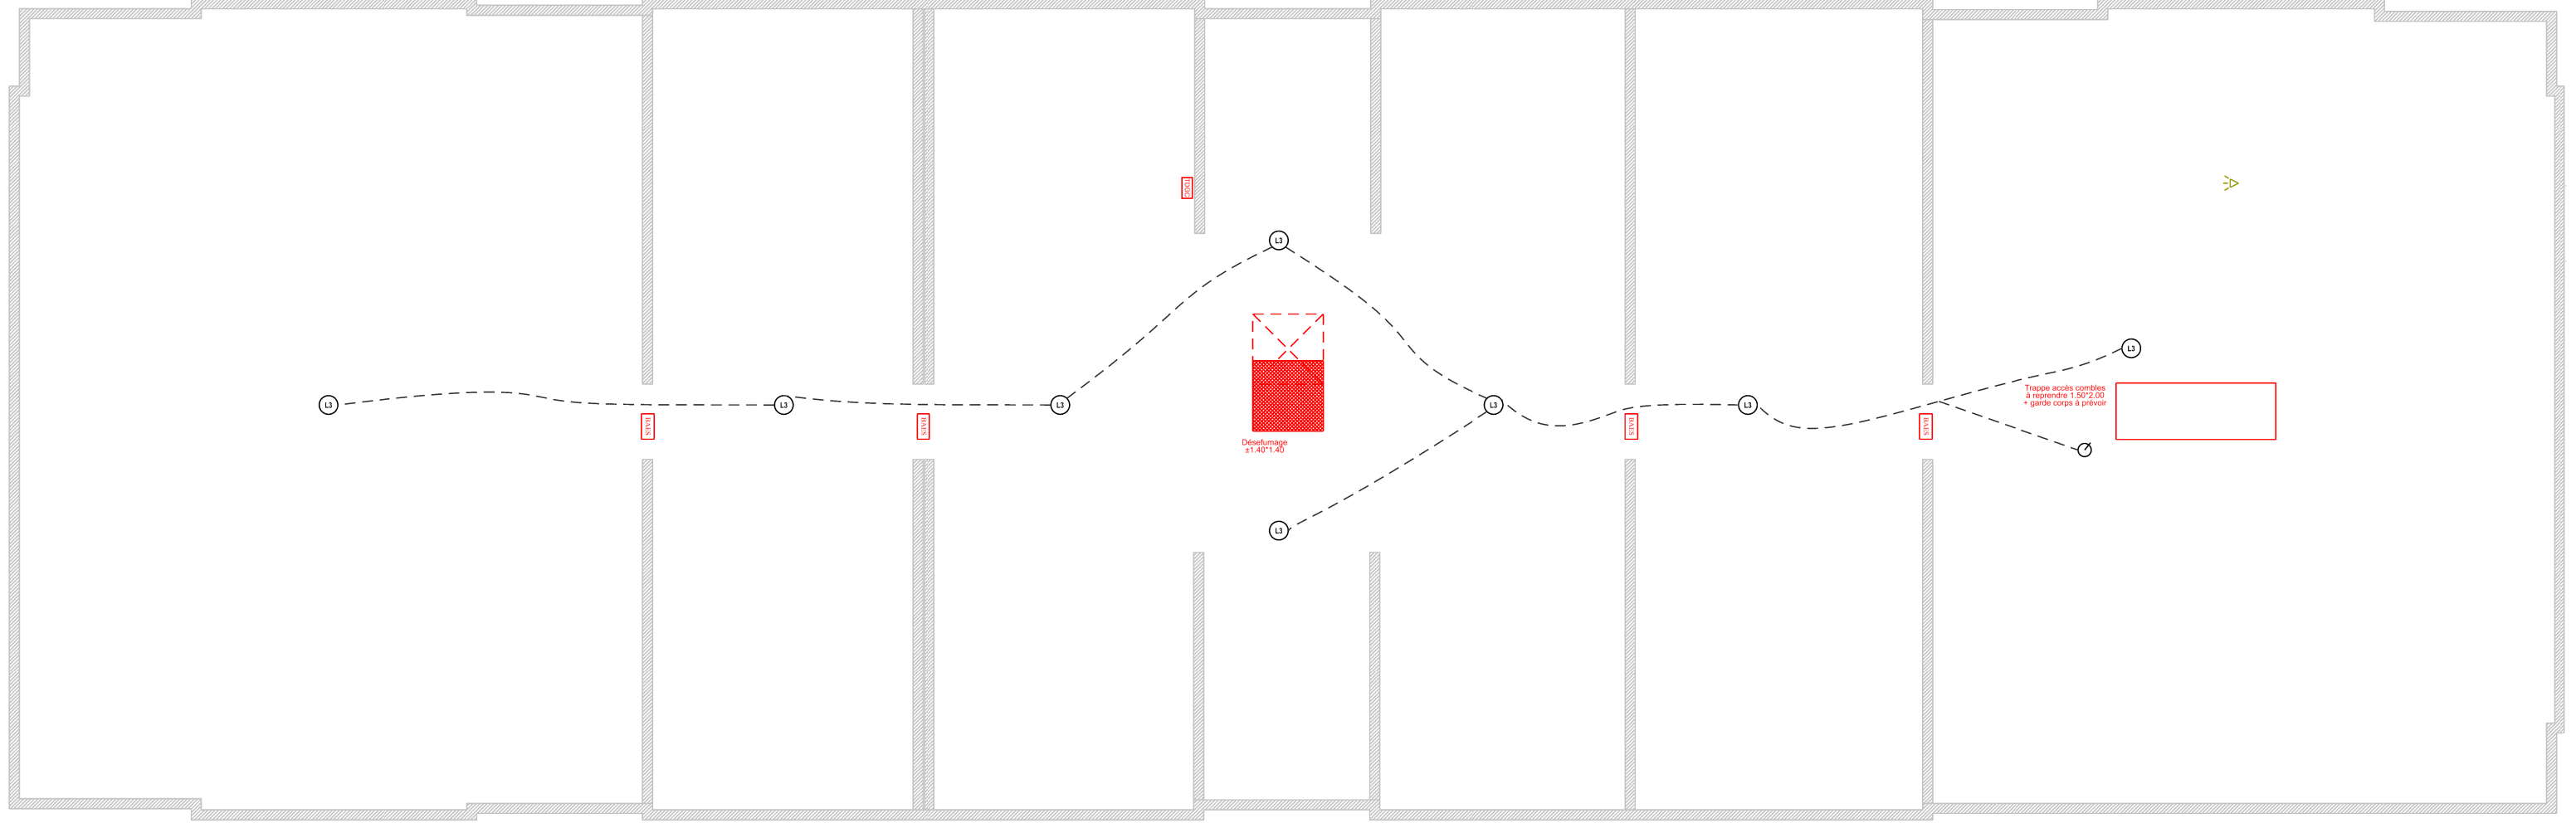

*Liberté
Egalité
Fraternité*

Service d'Infrastructure de la Défense
Nord-Ouest

Quartier Margueritte
Rue du Garigliano
BP 14 - 35 998 RENNES CEDEX 09



L'Ingénieur général de 2ème Classe
BRISEMURE Philippe

Directeur du Service
d'Infrastructure de la Défense
Nord-Ouest



Bureau Maîtrise d'Oeuvre Angers
5, rue des petites Muses
BP 14 114
49 041 ANGERS CEDEX 01
02 - 41 - 68 - 75 - 22

N° projet - COSI : 465 342

Dossier Consultation Entreprises

Angers (49)
Caserne Berthezène
Transfo AdT Création de l'EM
de la Brigade du Génie Phase 2

Elec - Incendie

Chef BMO
Mr ARNOU Ludovic

Architecte
Mr FERRAND Grégory

Chargé d'affaire
Mr GENNEVEE Christian

Dessinateurs
Mme DELAPORTE Elodie

Nom du fichier :
DCE_Brigade.dgn

Nom de la fiche modèle :
19-Plan electricité - incendie 01 & combles

Fichiers associés :

En référence :
490007005H_0021_01_fut_V5.dgn
490007005H_0021_combles_fut.dgn

En raster :

Langue : Fr Format : A0

Unités : M - Cm - Mm

Numéro de planche	Indice - Date	Nombre de planche
19	A- 22/05	21