


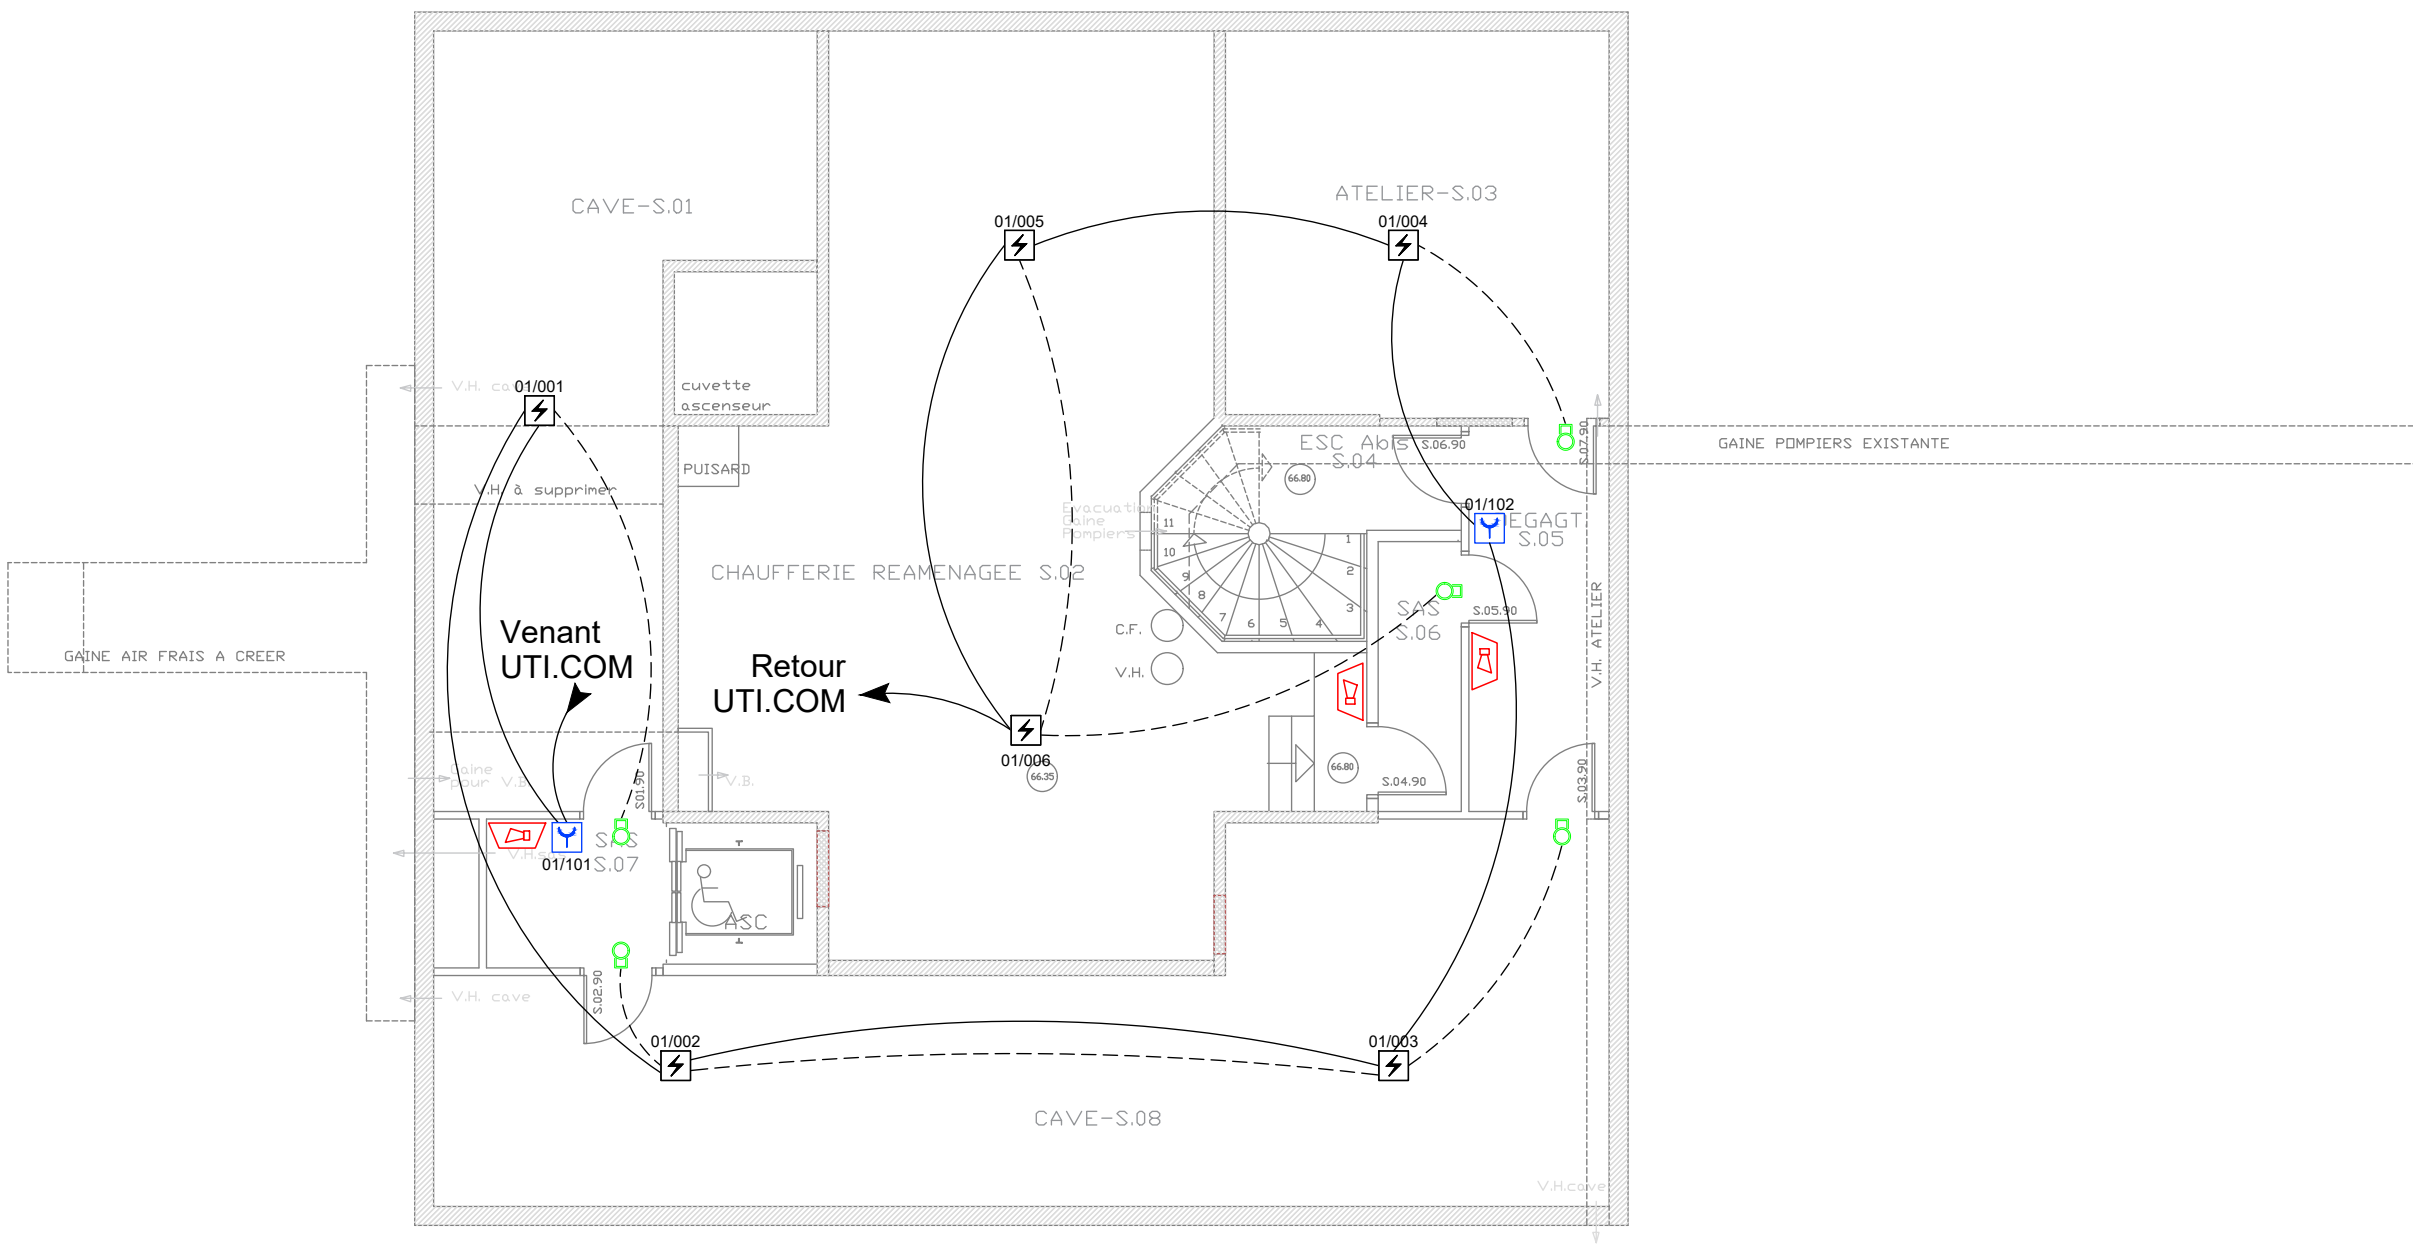

LEGENDE	
<i>Système de détection incendie</i>	
	Détecteur incendie
	Déclencheur manuel
	Tableau de Report
<i>Asservissement</i>	
	Dispositif Adaptateur de Commande
	Porte Coupe-Feu asservie
	Avertisseur sonore et visuel
	Alarme Générale Sélective
	Indicateur d'action
	Flash
	Porte à déverrouiller
<i>Électricité</i>	
	Armoire électrique



RÉPUBLIQUE
FRANÇAISE

Liberté
Égalité
Fraternité



SIEC - MAISON DES EXAMENS
Avenue Jeanne d'Arc
94110 - ARCUEIL

Remplacement du SSI du Bâtiment Annexe Evariste Galois

Ind	Date	Modifications
BUREAU D'ETUDES T3E 17 rue Véron 94140 ALFORTVILLE Tél.: 01.41.79.35.60 E.mai l: t3eidf@t3e-idf.fr		
Date : Mai 2026		Implantation des équipements Niveau Sous-sol Etat existant
Echelle :1/100		
N° : SI 26/01		
		Phase
		DCE