


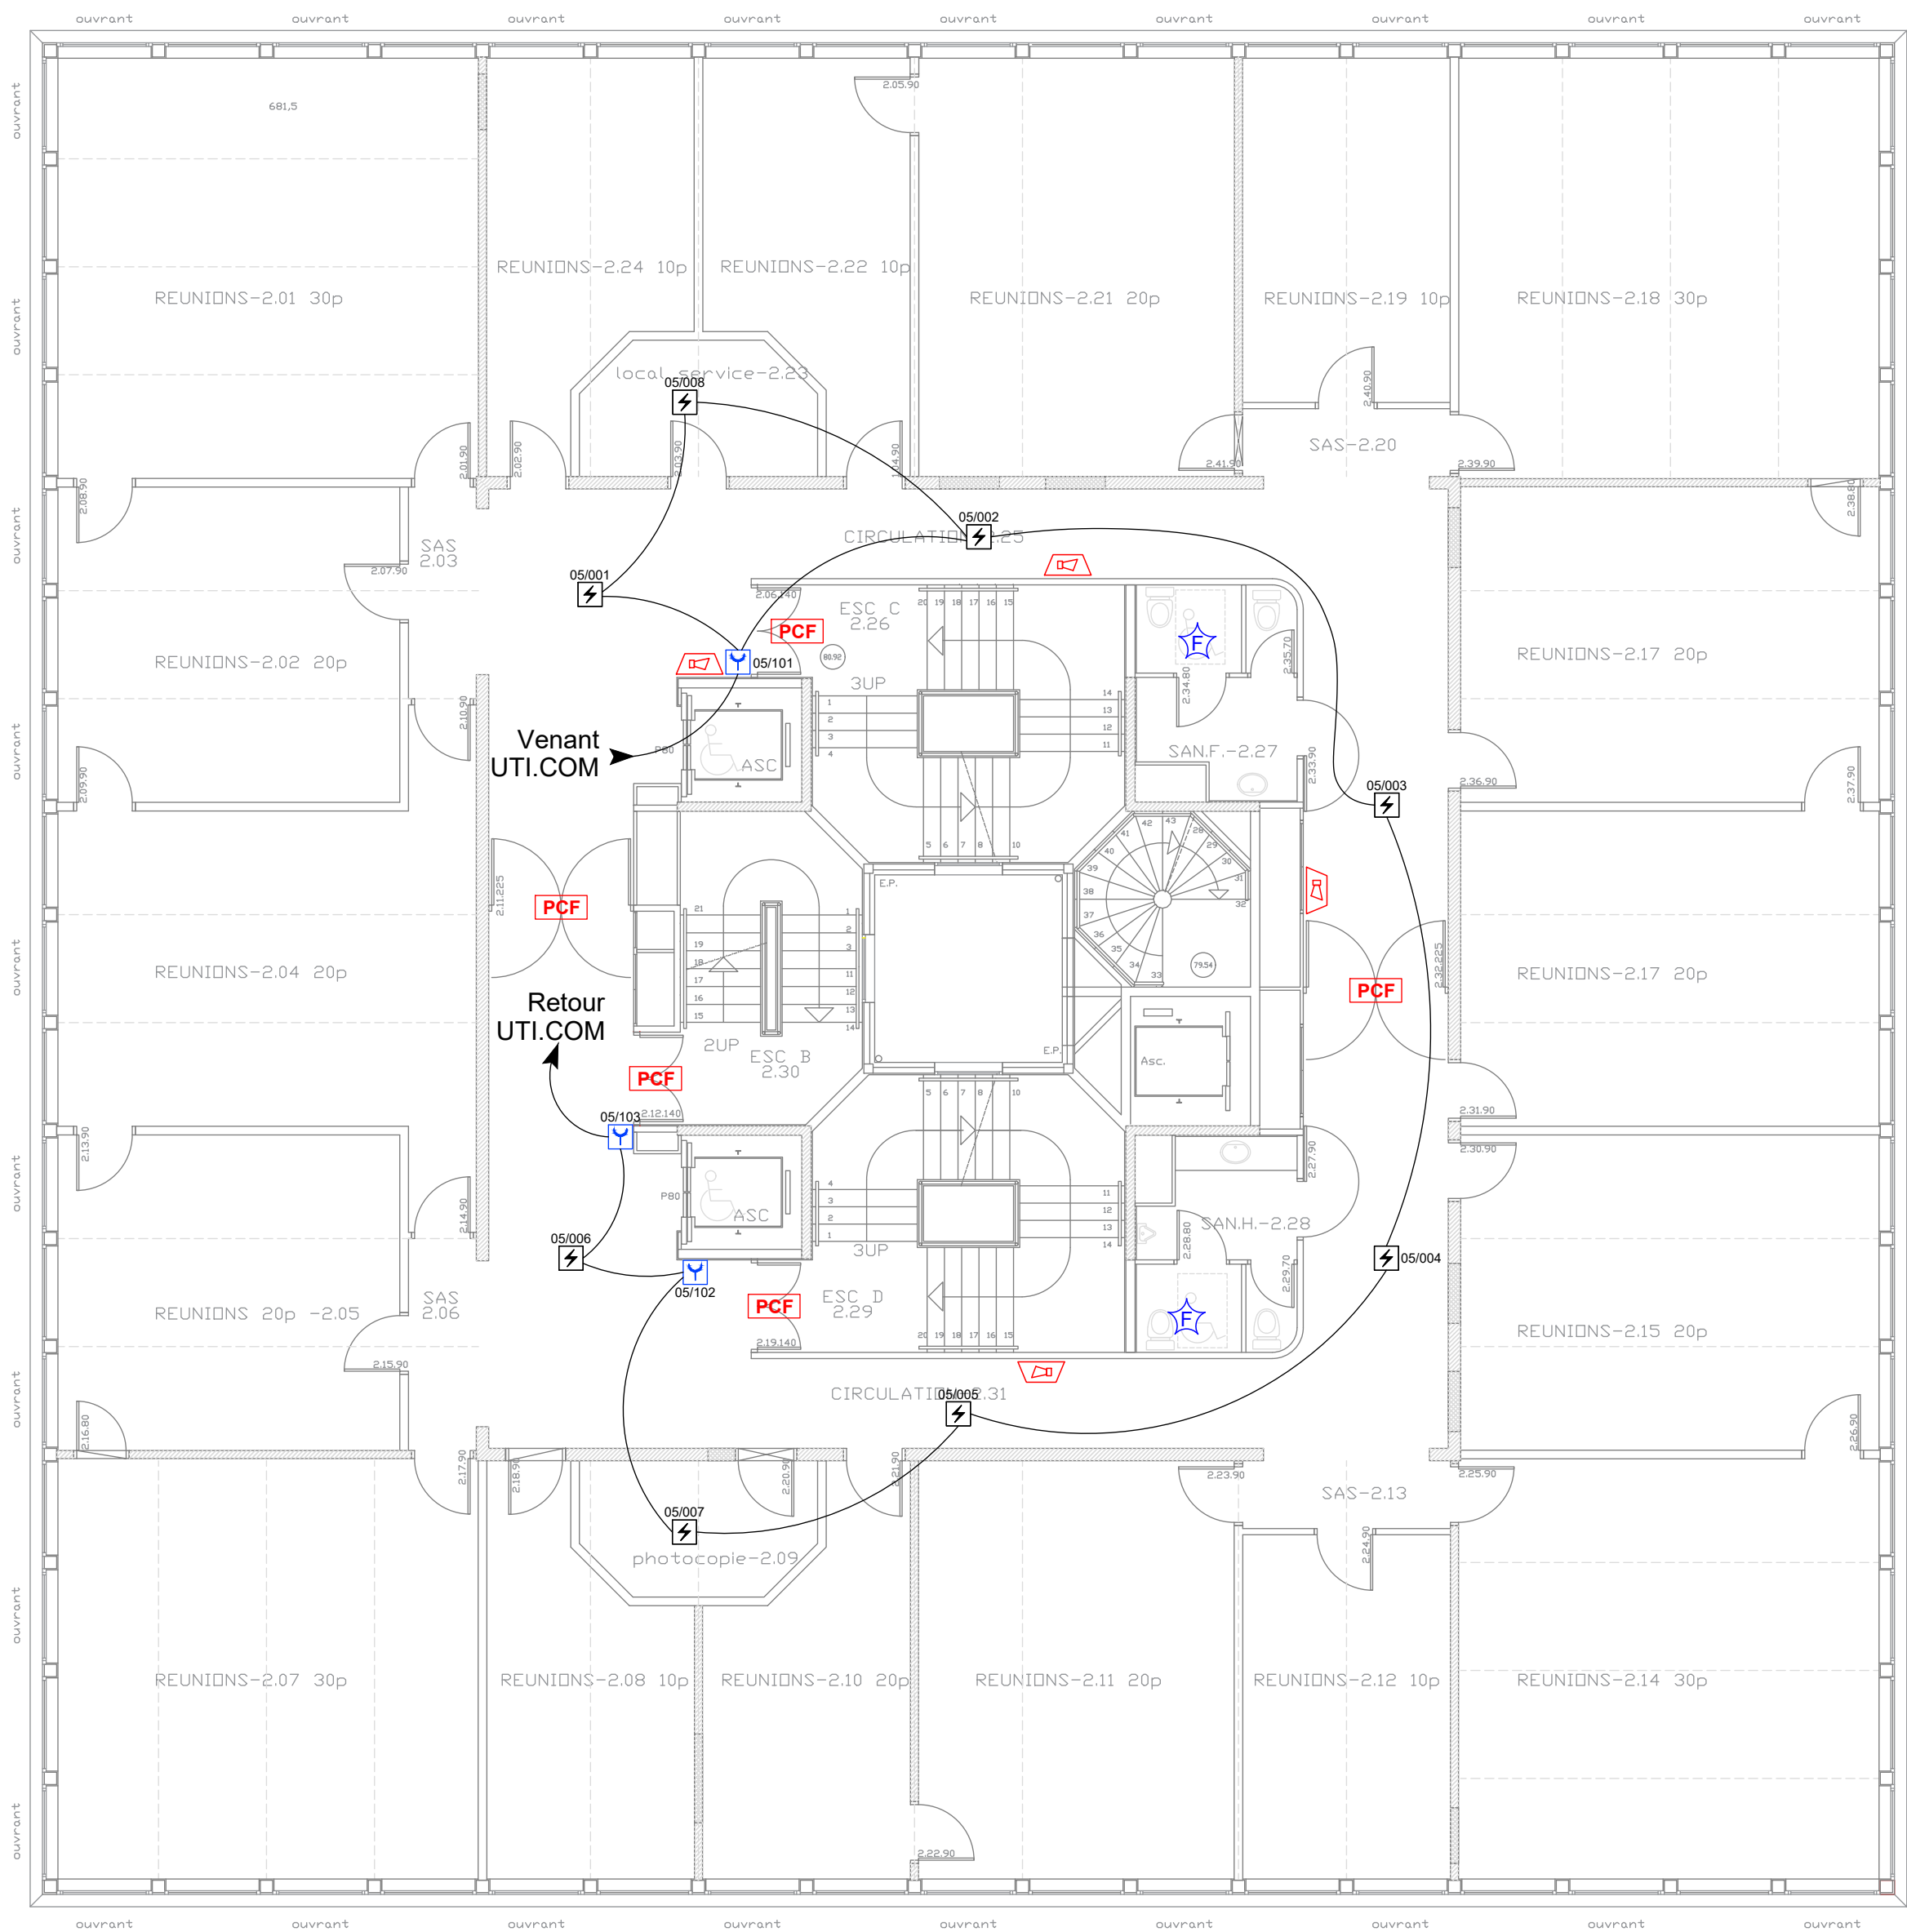

EXISTANT

LEGENDE

Détecteur incendie

Déclencheur manuel

Tableau de Report

Asservissement

DAC

Dispositif Adaptateur de Commande

PCF

Porte Coupe-Feu asservie

AS

Avertisseur sonore et visuel

AGS

Alarme Générale Sélective

AI

Indicateur d'action

FL

Flash

PD

Porte à déverrouiller

Electricité

AE

Armoire électrique

RÉPUBLIQUE
FRANÇAISE

Liberté
Égalité
Fraternité

MAISON
DES EXAMENS

Service Interacadémique
des Examens & Concours

SIEC - MAISON DES EXAMENS

Avenue Jeanne d'Arc

94110 - ARCUEIL

Remplacement du SSI du Bâtiment Annexe Evariste Galois

Ind	Date	Modifications

BUREAU D'ETUDES

T3E

17 rue Véron

94140 ALFORTVILLE

Tél.: 01.41.79.35.60

E.mai l: t3eidf@t3e-idf.fr

Date : Mai 2026

Echelle :1/100

N° : **SI 26/05**

Implantation des équipements

Niveau R+2

Etat existant

Phase

DCE