


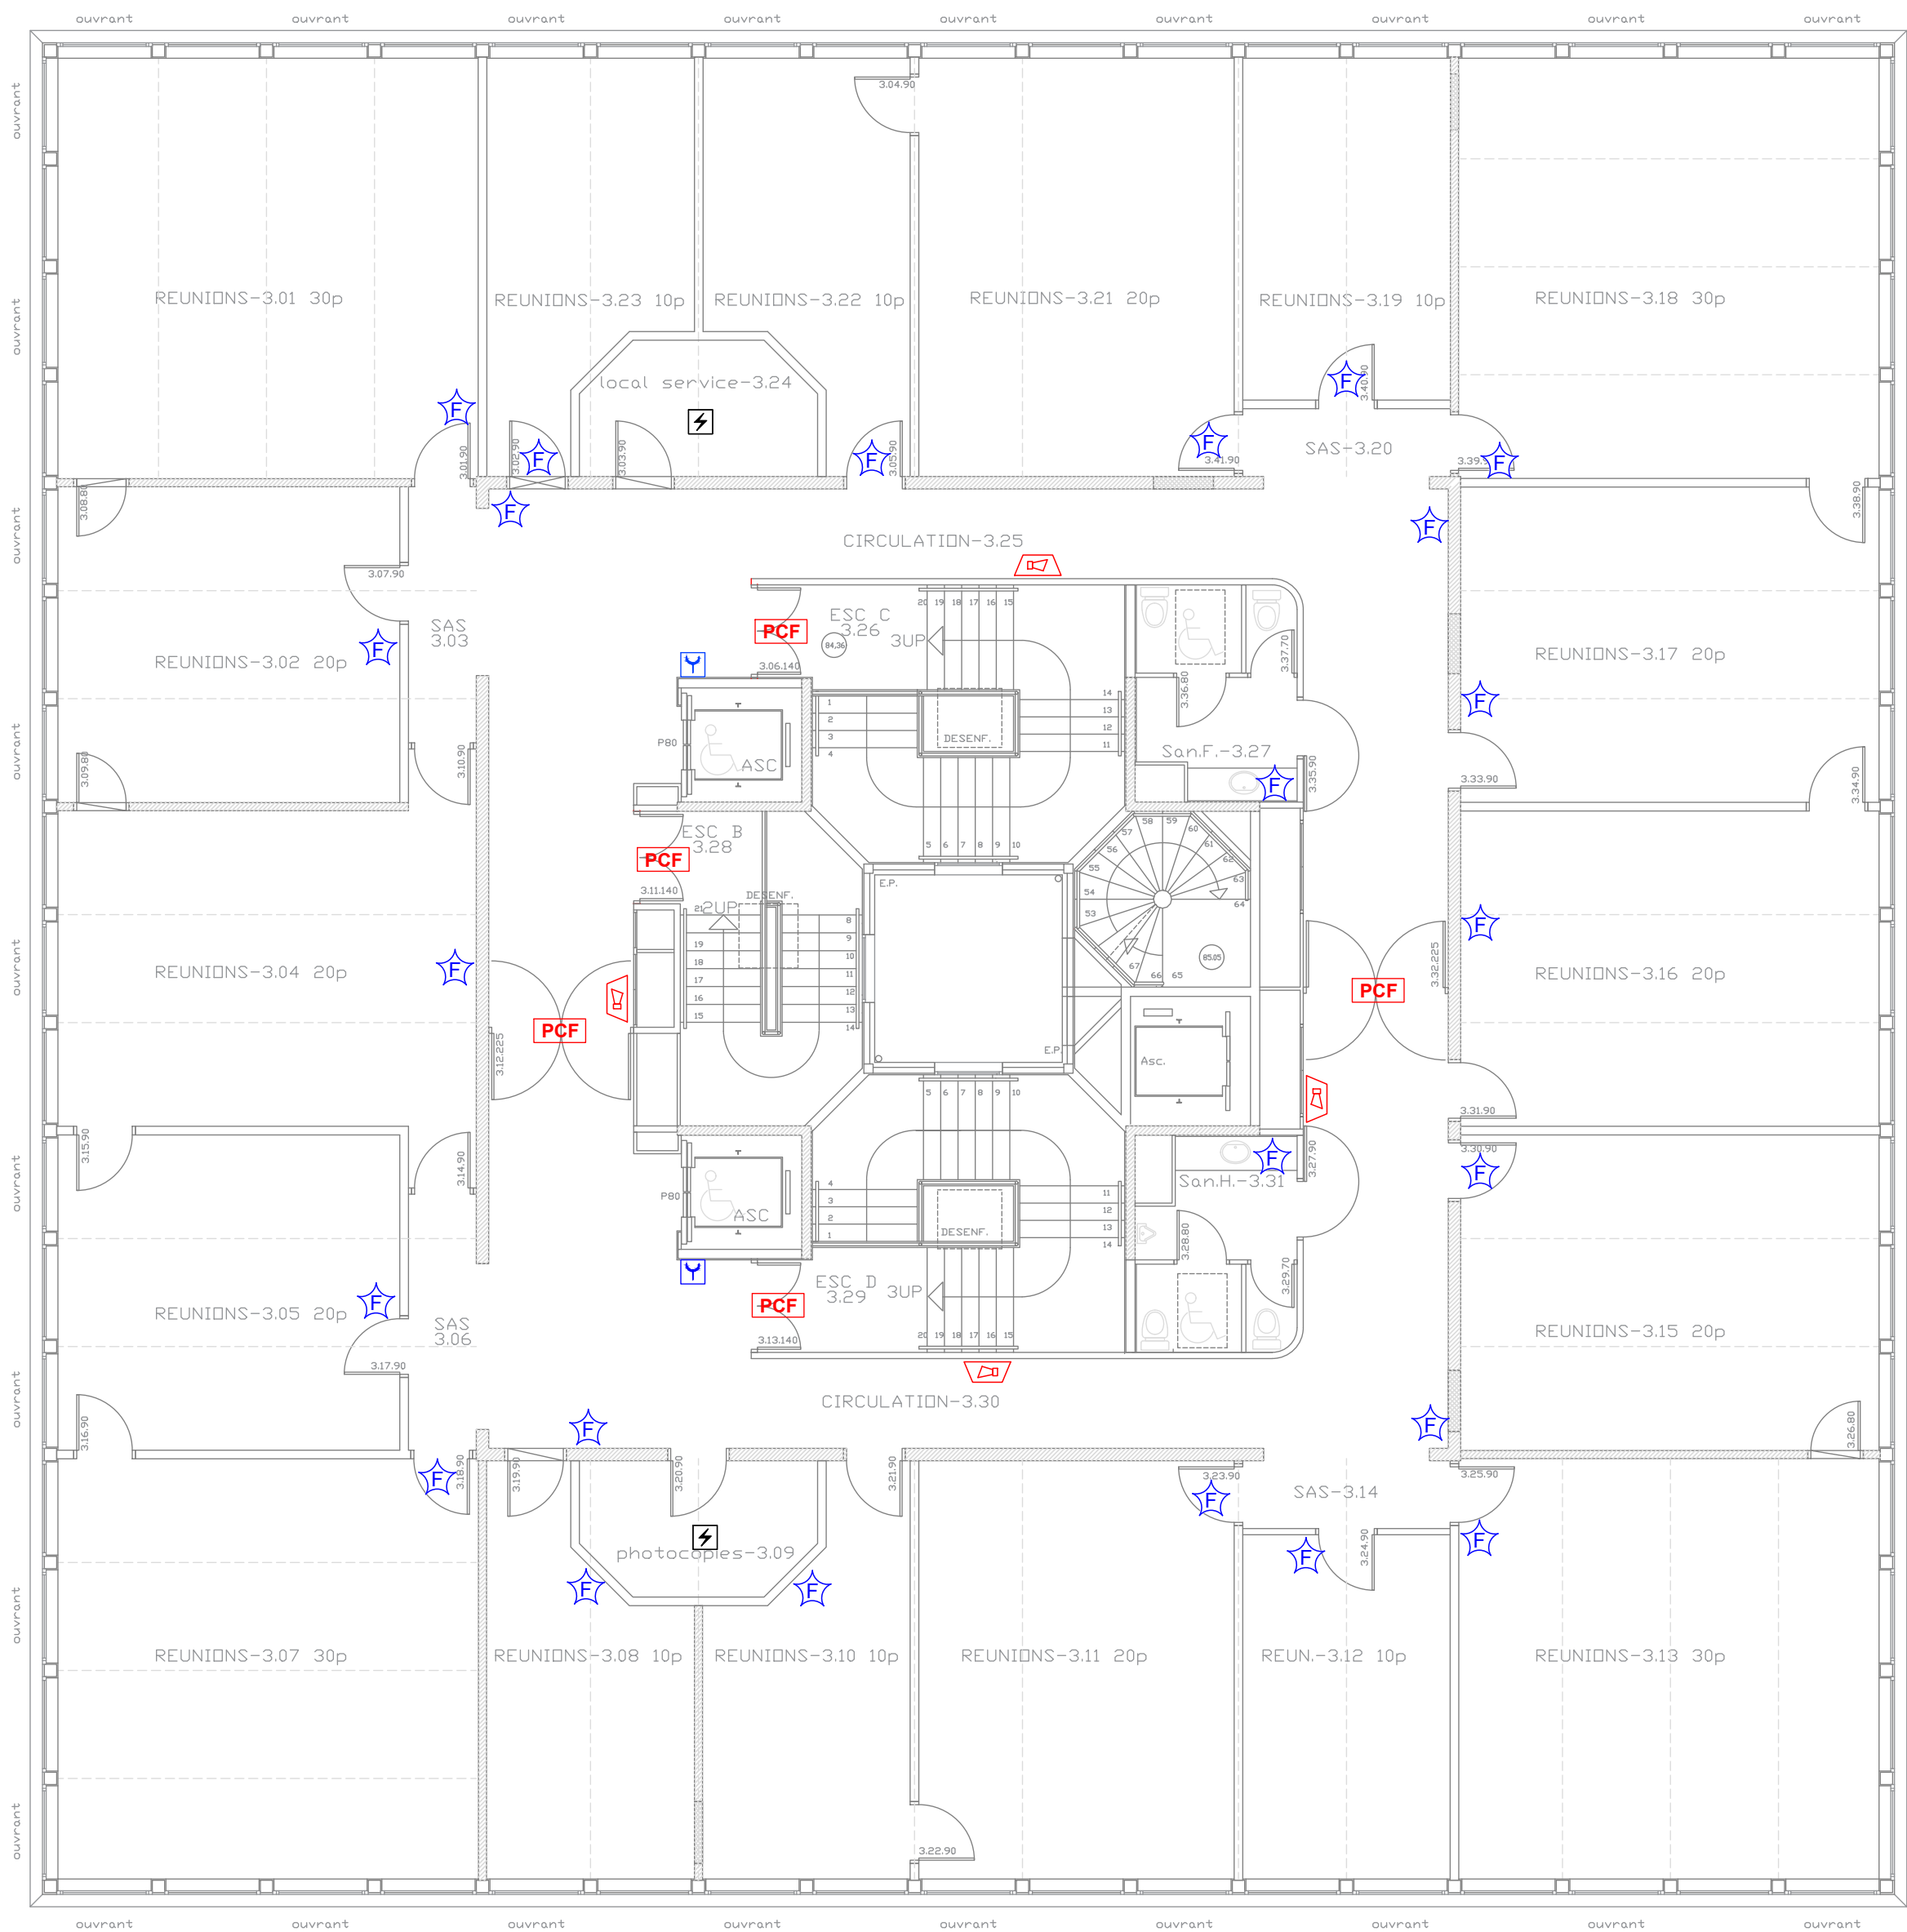

| EXISTANT                      |                                   |
|-------------------------------|-----------------------------------|
| LEGENDE                       |                                   |
| Système de détection incendie |                                   |
|                               | Détecteur incendie                |
|                               | Déclencheur manuel                |
|                               | Tableau de Report                 |
| Asservissement                |                                   |
|                               | Dispositif Adaptateur de Commande |
|                               | Porte Coupe-Feu asservie          |
|                               | Avertisseur sonore et visuel      |
|                               | Alarme Générale Sélective         |
|                               | Indicateur d'action               |
|                               | Flash                             |
|                               | Porte à déverrouiller             |
| Électricité                   |                                   |
|                               | Armoire électrique                |



**SIEC - MAISON DES EXAMENS**  
Avenue Jeanne d'Arc  
94110 - ARCUEIL

Remplacement du SSI du Bâtiment Annexe Evariste Galois

| Ind                                                                                                                                                                                                                                                    | Date | Modifications                                                                                                                                  |
|--------------------------------------------------------------------------------------------------------------------------------------------------------------------------------------------------------------------------------------------------------|------|------------------------------------------------------------------------------------------------------------------------------------------------|
| <div>BUREAU D'ETUDES</div> <div></div> <div>17 rue Véron</div> <div>94140 ALFORTVILLE</div> <div>Tél.: 01.41.79.35.60</div> <div>E.mai l: t3eidf@t3e-idf.fr</div> |      |                                                                                                                                                |
| <div>Date : Mai 2026</div> <div>Echelle :1/100</div> <div>N° : SI 26/06</div>                                                                                                                                                                          |      | <div>Implantation des équipements</div> <div>Niveau R+3</div> <div>Etat existant</div> <div>Phase</div> <div></div> <div></div> <div>DCE</div> |