


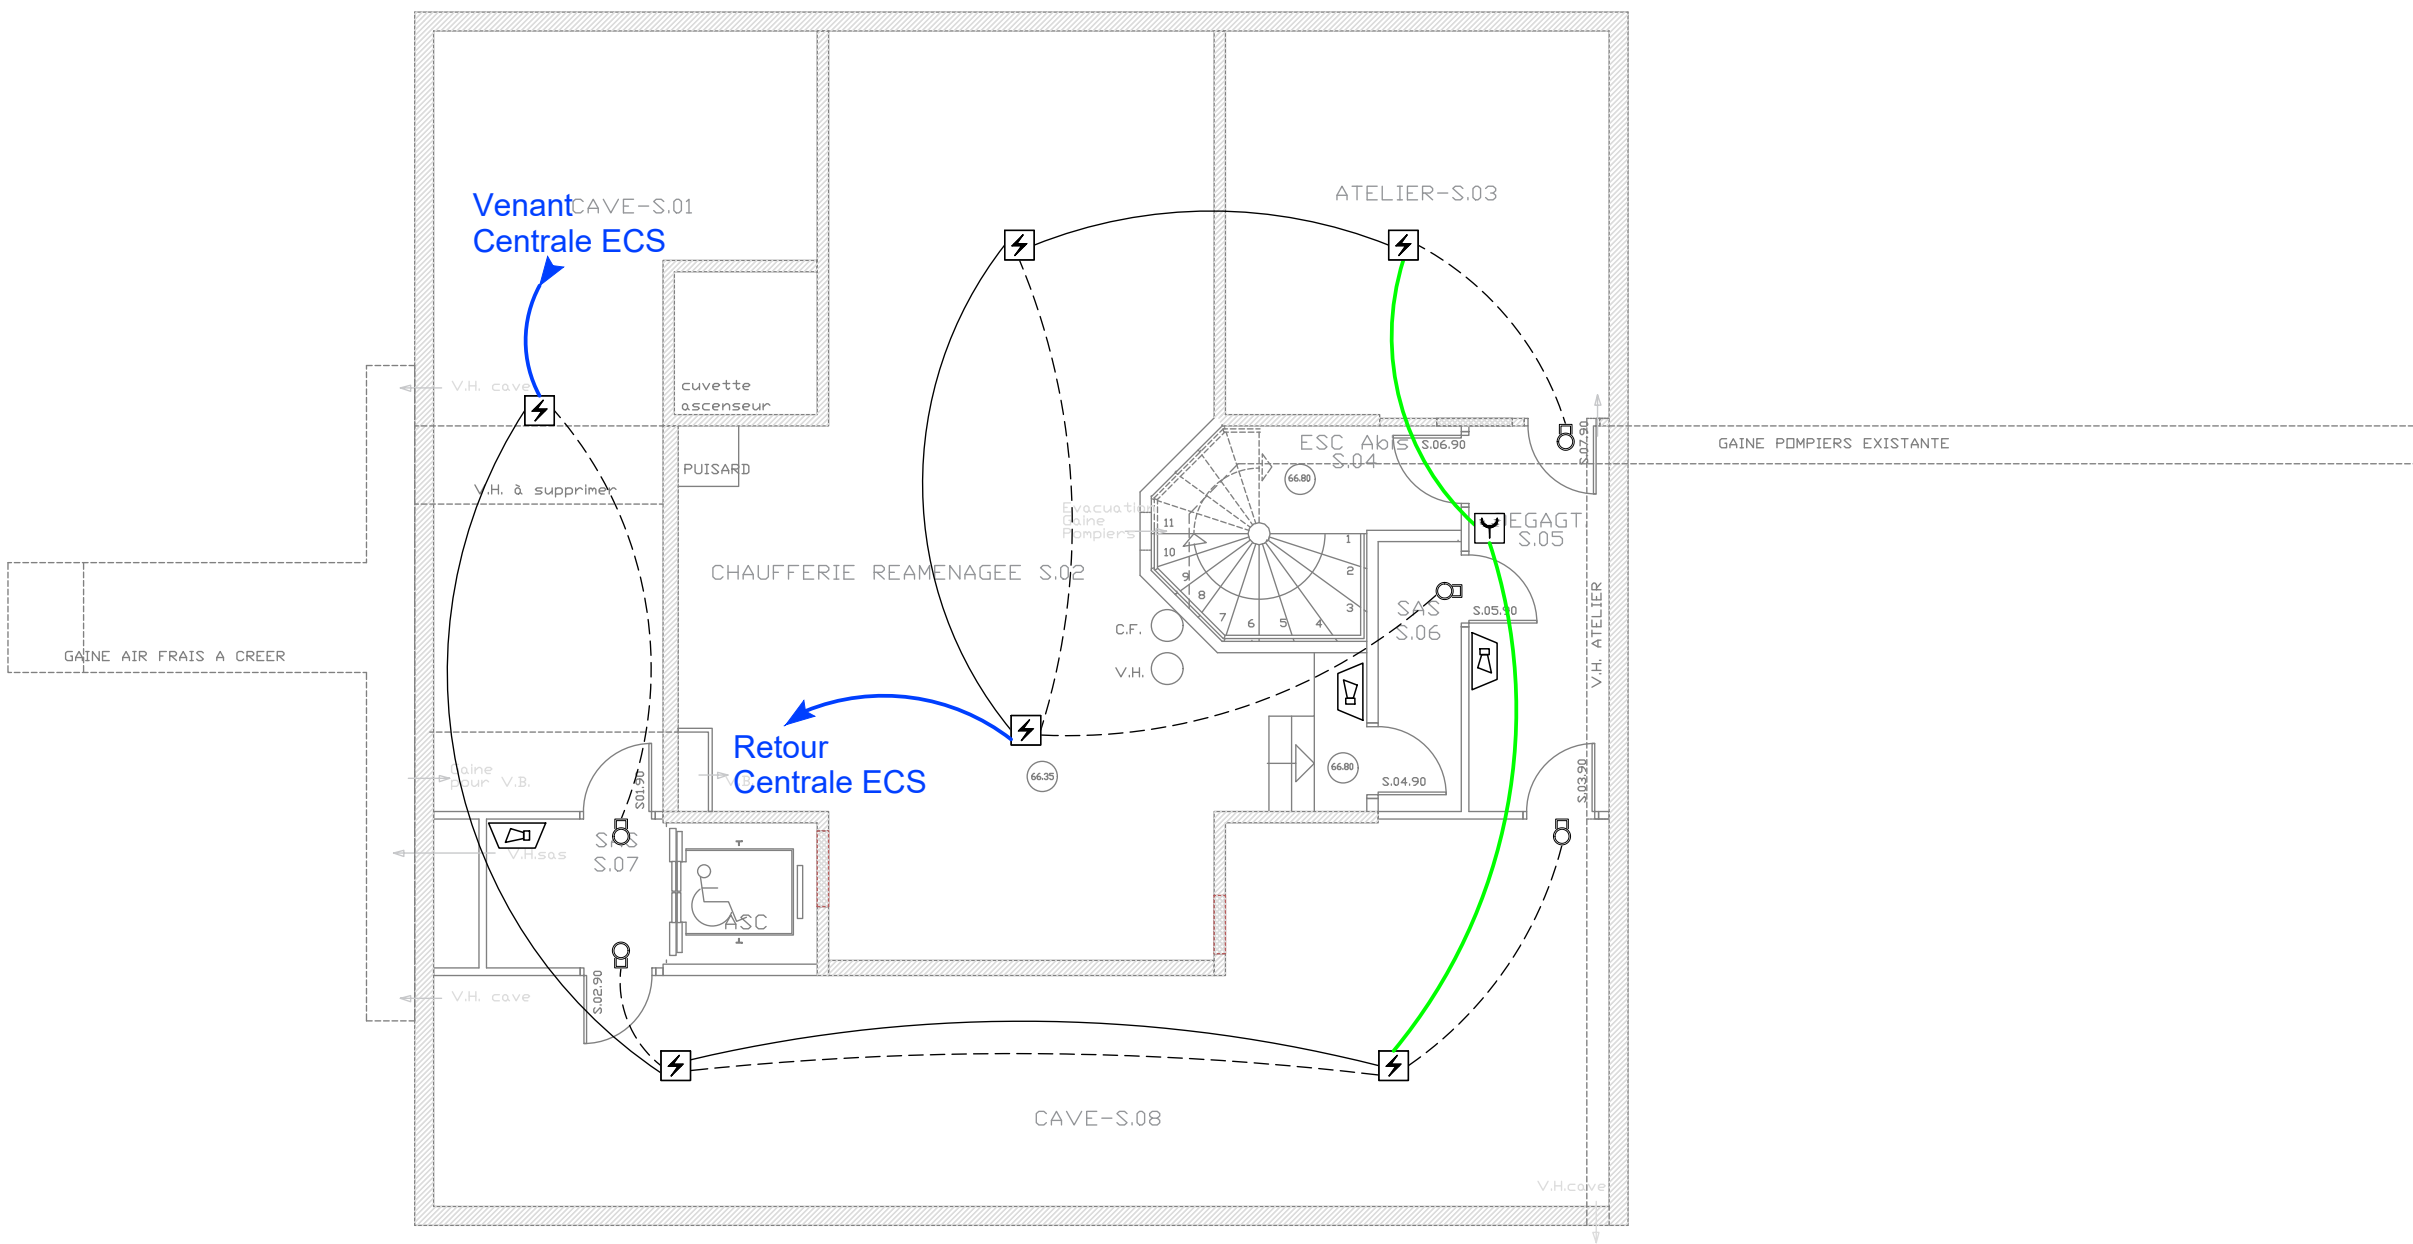

ÉQUIPEMENT A REMPLACER

LEGENDE	
Système de détection incendie	
	Détecteur incendie
	Déclencheur manuel
	Tableau de Report
	Flash
Électricité	
	Armoire électrique

ÉQUIPEMENT A CRÉER

LEGENDE	
Système de détection incendie	
	Détecteur incendie
	Déclencheur manuel
	Tableau de Report
Asservissement	
	Dispositif Adapteur de Commande
	Porte Coupe-Feu asservie
	Avertisseur sonore et visuel
	Indicateur d'action
	Flash
	Porte à déverrouiller
Électricité	
	Armoire électrique

- Câble CR1 1p8/10 à remplacer
- Câble 1p8/10 à remplacer
- Câble existant conservé



RÉPUBLIQUE
FRANÇAISE

Liberté
Égalité
Fraternité



SIEC - MAISON DES EXAMENS
Avenue Jeanne d'Arc
94110 - ARCUEIL

Remplacement du SSI du Bâtiment Annexe Evariste Galois

Ind	Date	Modifications
BUREAU D'ETUDES T3E 17 rue Véron 94140 ALFORTVILLE Tél.: 01.41.79.35.60 E.mai l: t3eidf@t3e-idf.fr		
Date : Mai 2026	Implantation des équipements Niveau Sous-sol Etat projeté	Phase
Echelle :1/100		
N° : SI 26/11		DCE