


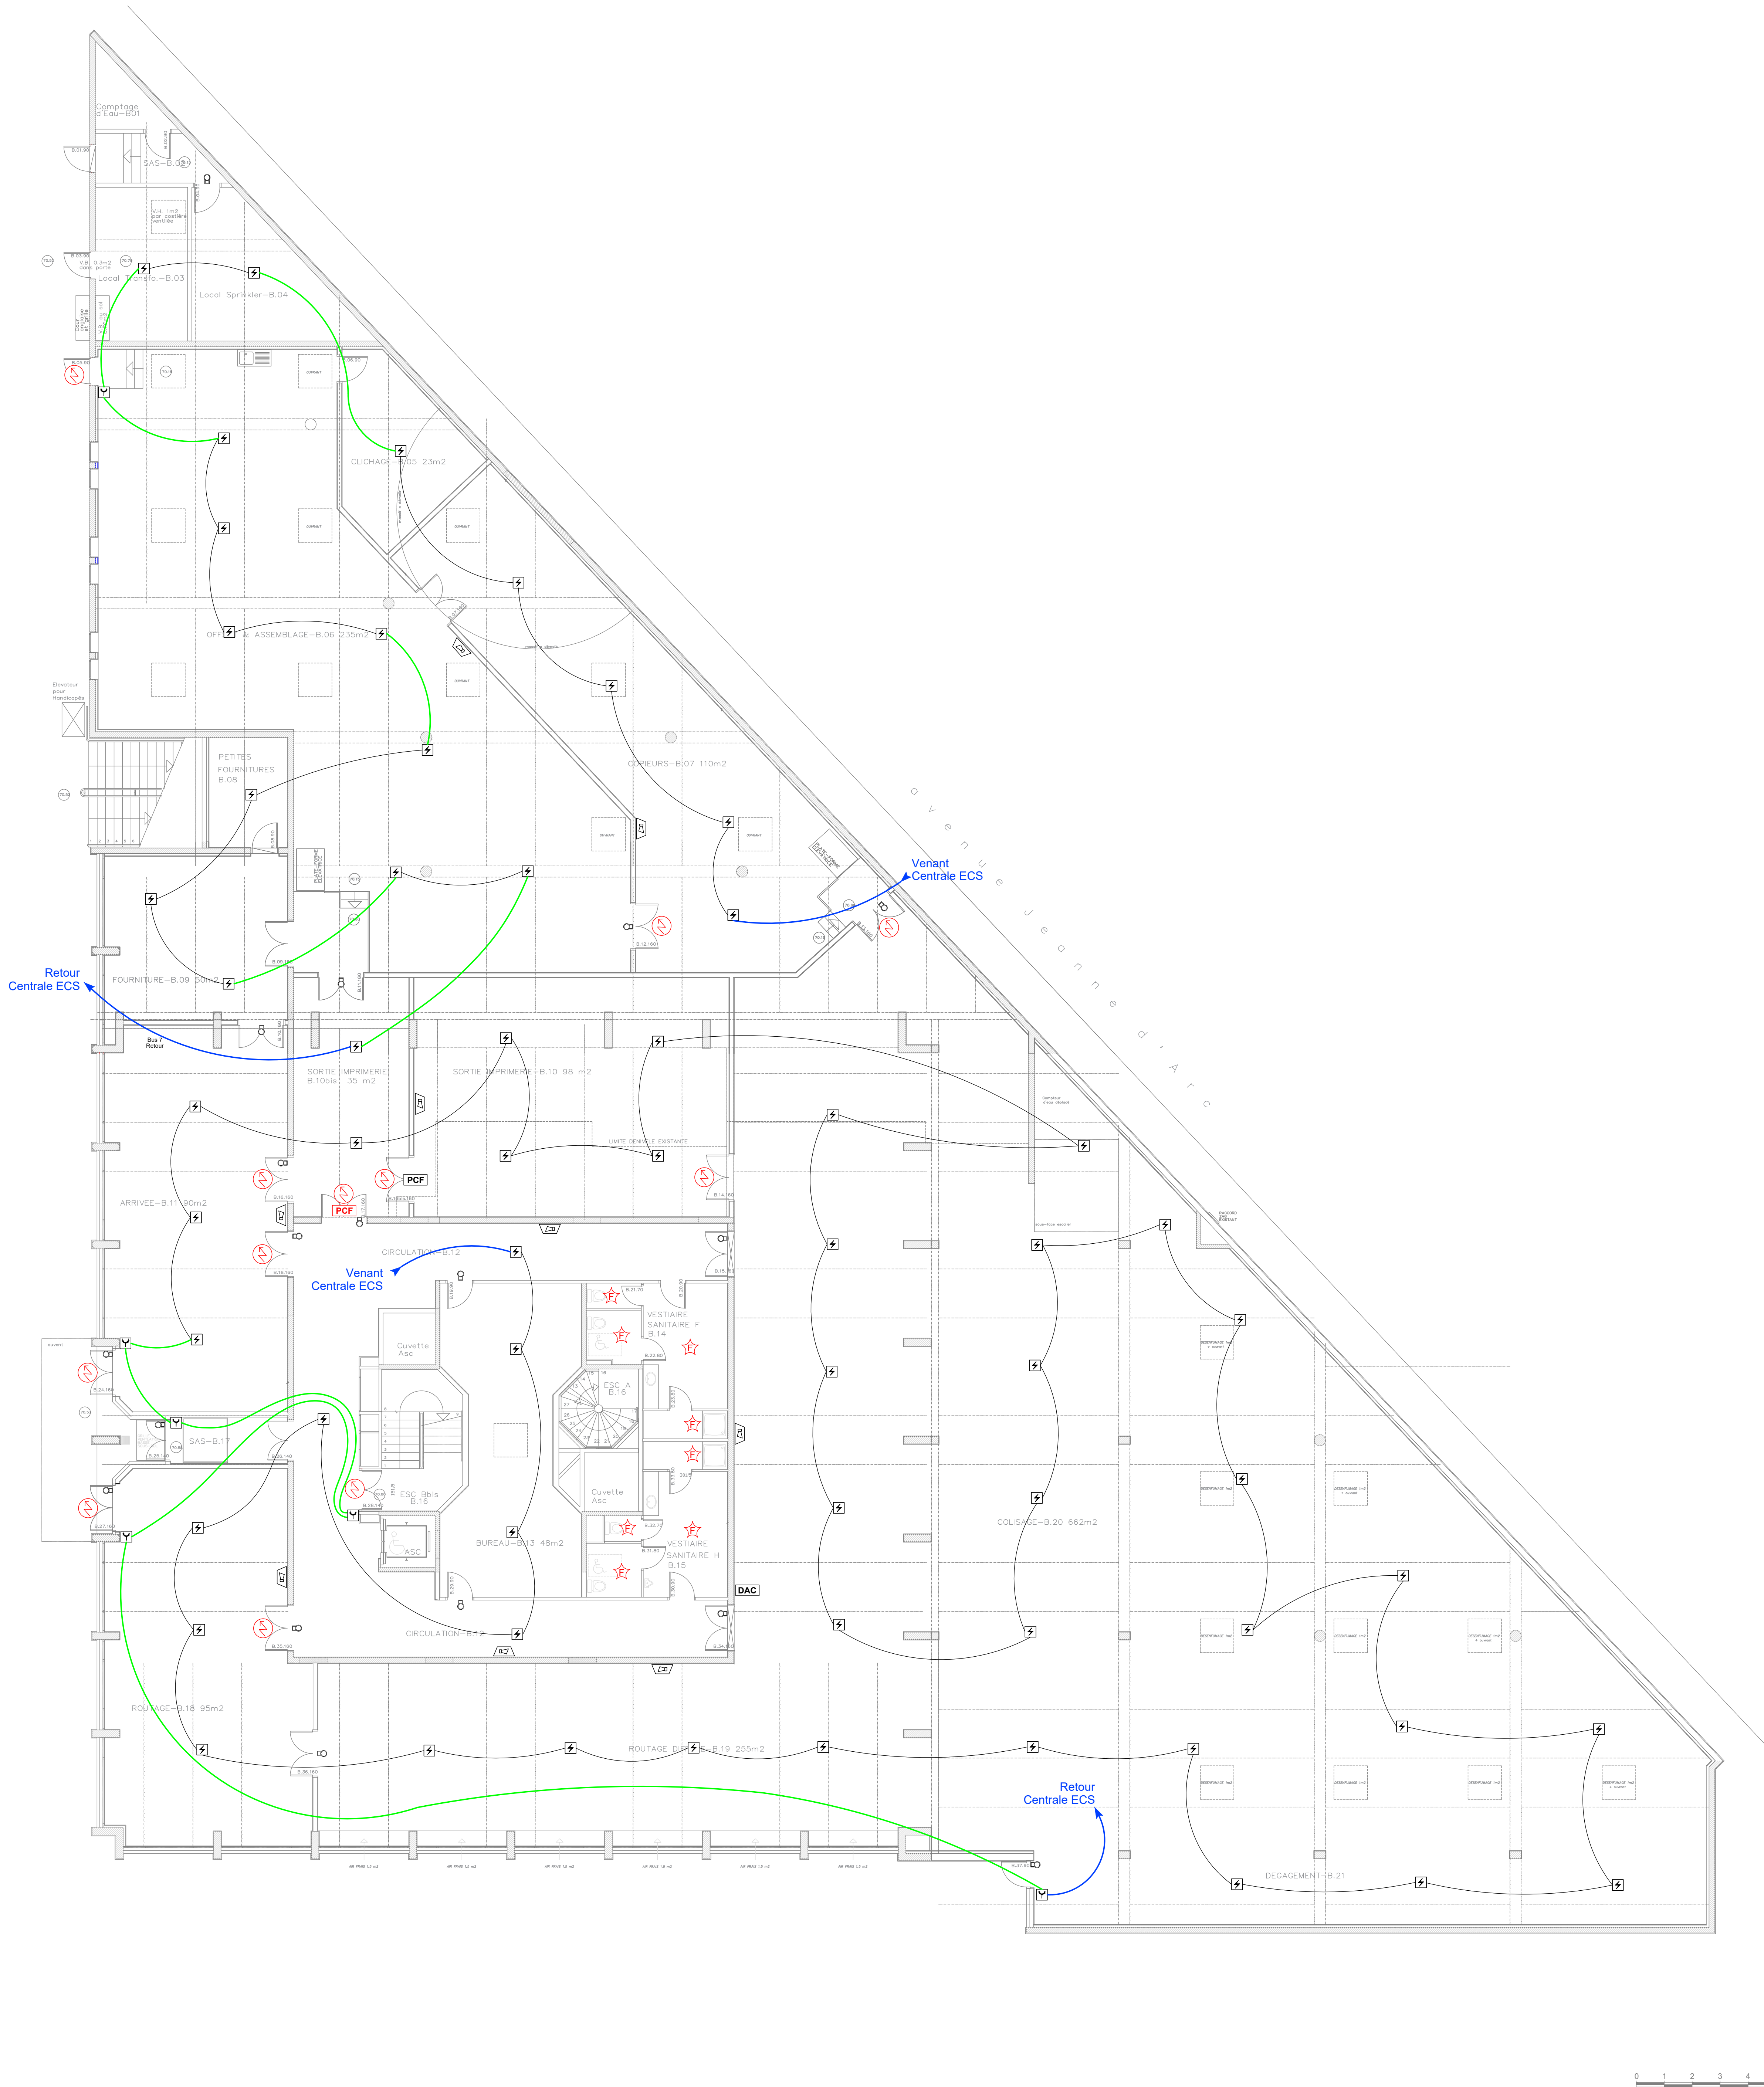

EQUIPEMENT A REMPLACER

LEGENDE

Système de détection incendie

- ☒ Détecteur incendie
- ☒ Déclencheur manuel
- ☒ [TRE] Tableau de Report
- ☒ Flash

Electricité

- ☒ Armoire électrique

EQUIPEMENT A CRÉER

LEGENDE

Système de détection incendie

- ☒ Détecteur incendie
- ☒ Déclencheur manuel
- ☒ [TRE] Tableau de Report

Asservissement

- ☒ [GAC] Dispositif Adaptateur de Commande
- ☒ [PCF] Porte Coupe-Feu asservie
- ☒ [ASV] Avertisseur sonore et visuel
- ☒ [IAC] Indicateur d'action
- ☒ Flash
- ☒ Porte à déverrouiller

Electricité

- ☒ Armoire électrique

Câble CR1 1p8/10 à remplacer

Câble 1p8/10 à remplacer

Câble existant conservé



RÉPUBLIQUE FRANÇAISE
Liberté
Égalité
Fraternité



MAISON DES EXAMENS
Service Interacadémique
des Examens & Concours

SIEC - MAISON DES EXAMENS
Avenue Jeanne d'Arc
94110 - ARCUEIL

Remplacement du SSI du Bâtiment Annexe Evariste Galois

Ind	Date	Modifications

BUREAU D'ETUDES
13E
17 rue Véron
94140 ALFORTVILLE
Tél. : 01 41 79 35 90
E-mail : Dceff@13e-idf.fr

Implantation des équipements
Niveau RDC bas
Etat projeté

Phase

DCE

Date : Mai 2026

Echelle : 1/100

N° : **SI 26/12**