


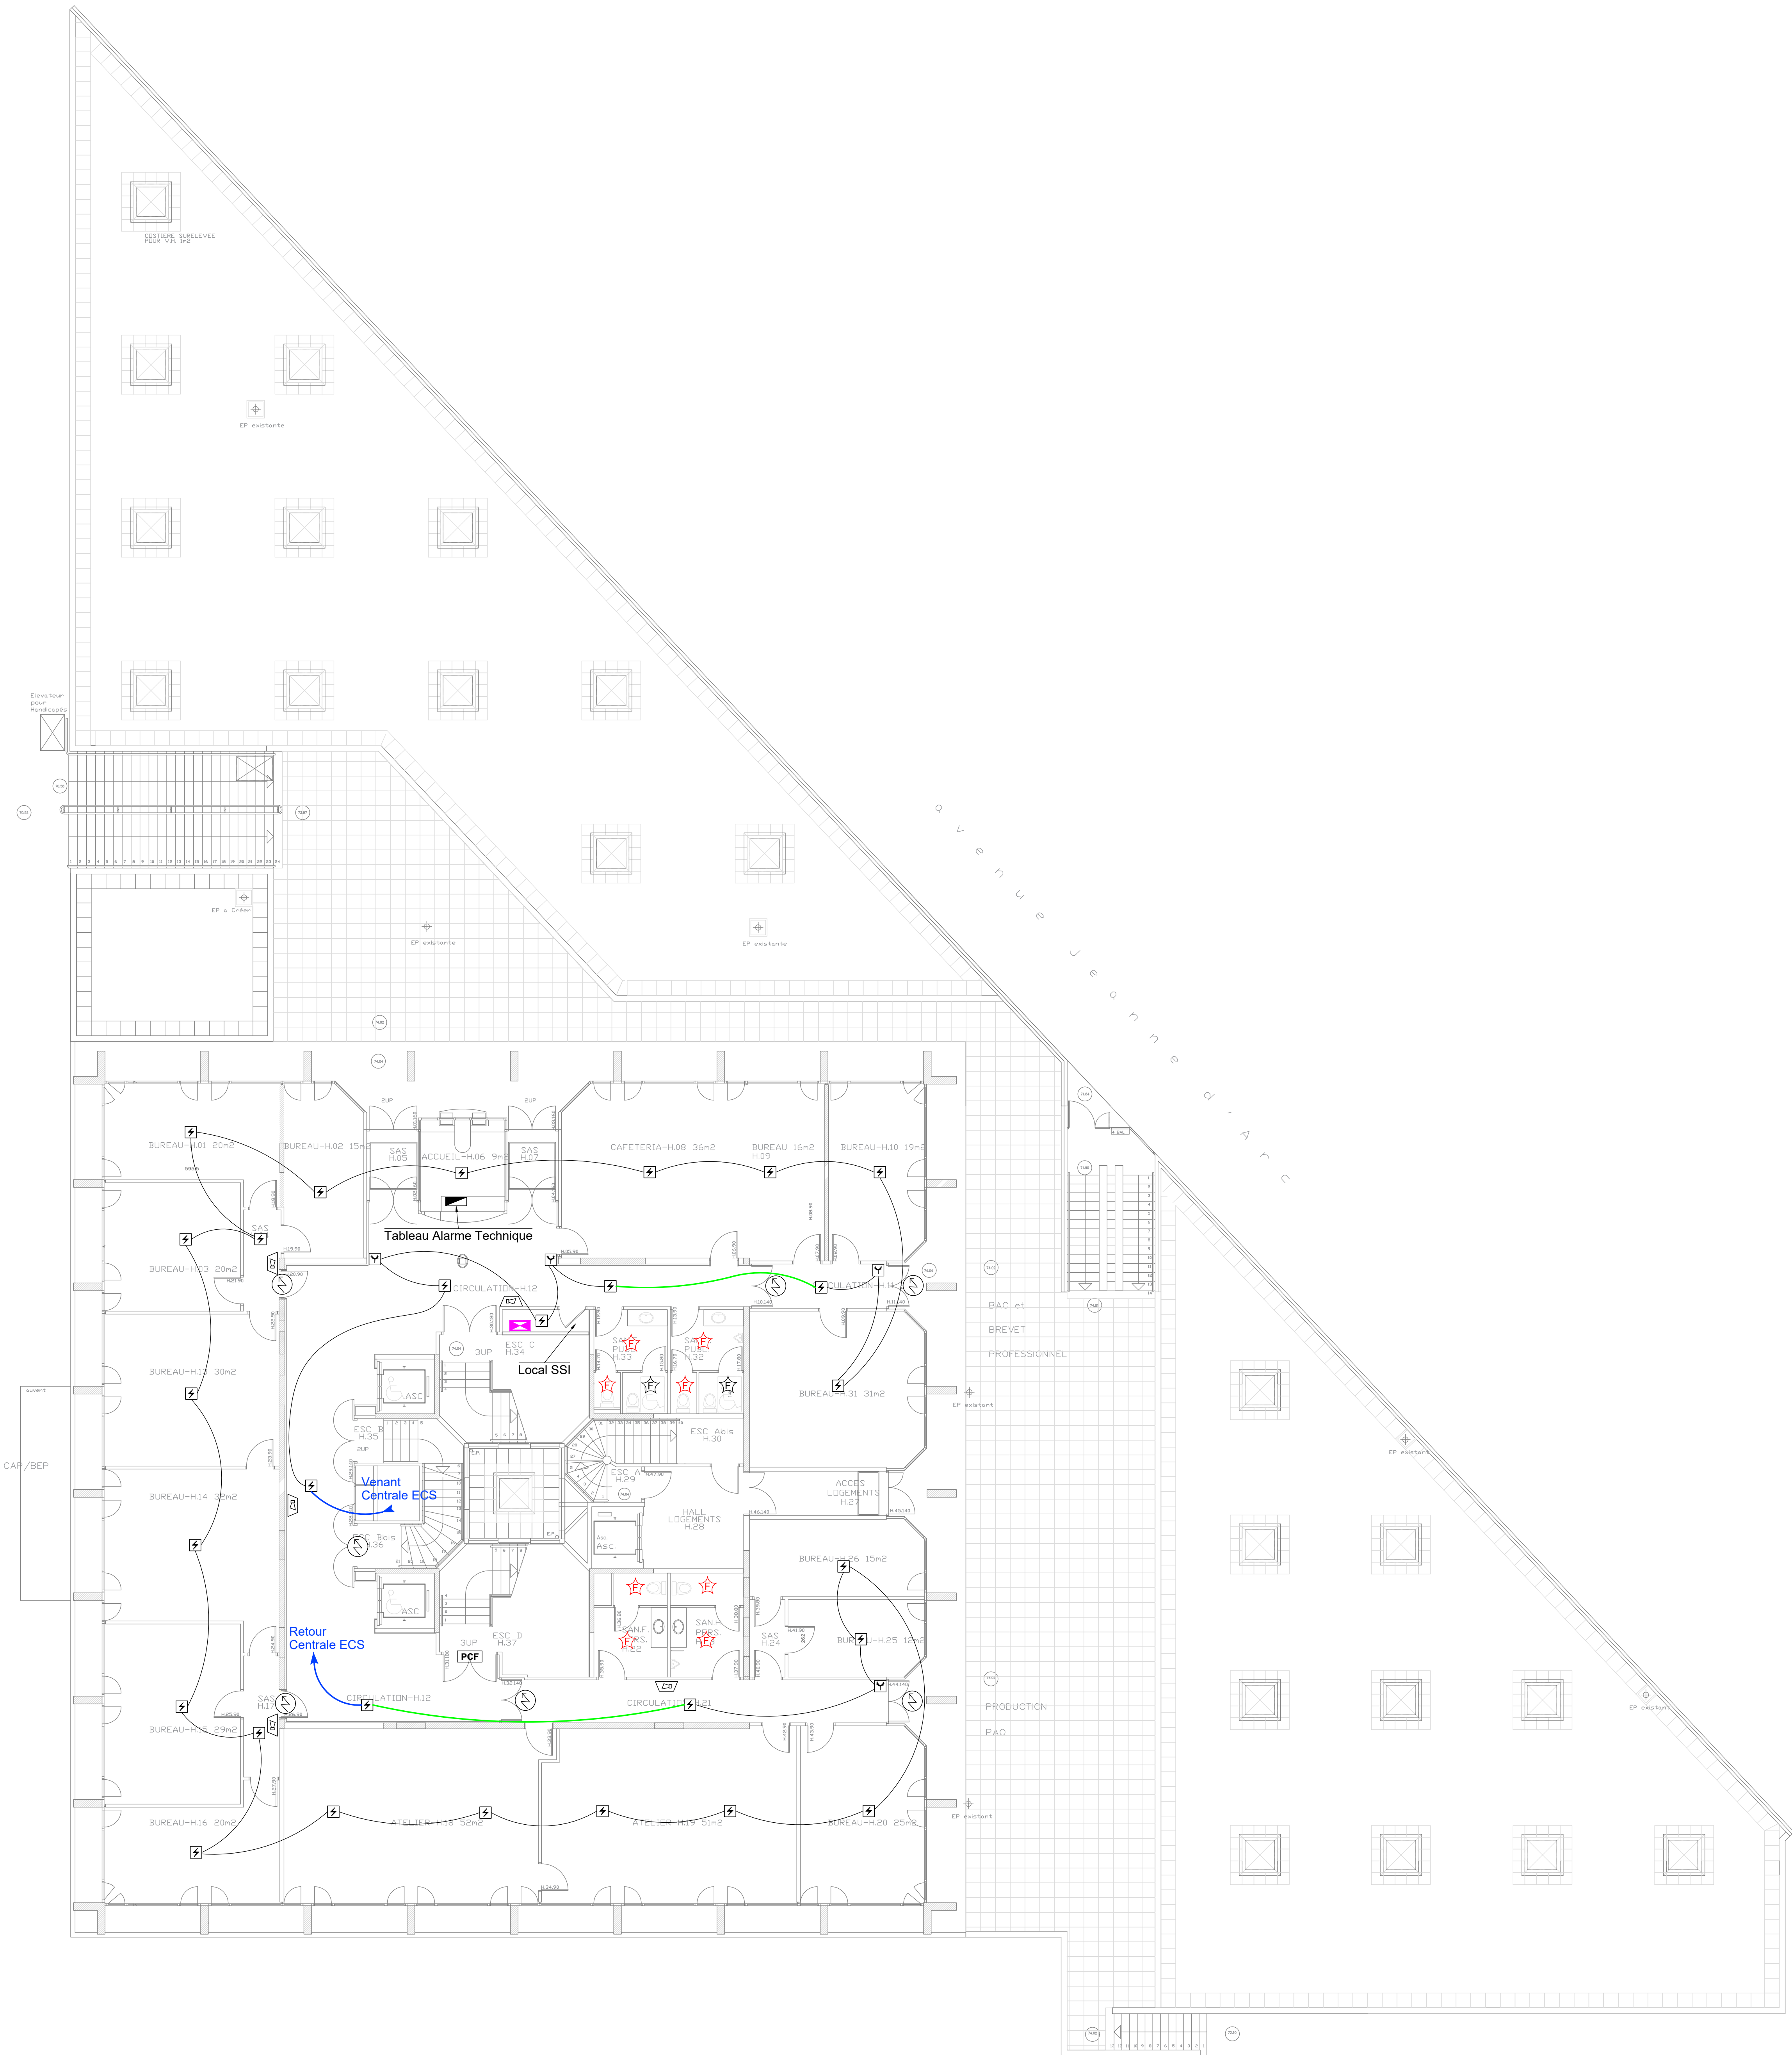

EQUIPEMENT A REMPLACER	EQUIPEMENT A CREER
LEGENDE <i>Système de détection incendie</i> [Z] Déclencheur manuel [TRE] Tableau de Report [☆] Flash <i>Electricité</i> [■] Armoire électrique	LEGENDE <i>Système de détection incendie</i> [Z] Déclencheur manuel [TRE] Tableau de Report <i>Asservissement</i> [GAC] Dispositif Adaptateur de Commande [PCF] Porte Coupe-Feu asservie [ASL] Avertisseur sonore et visuel [☆] Indicateur d'action [☆] Flash [☆] Porte à déverrouiller <i>Electricité</i> [■] Armoire électrique
	Câble CR1 1p8/10 à remplacer Câble 1p8/10 à remplacer Câble existant conservé



RÉPUBLIQUE
FRANÇAISE
*Liberté
Égalité
Fraternité*



MAISON
DES EXAMENS
Service Interacadémique
des Examens & Concours

SIEC - MAISON DES EXAMENS
Avenue Jeanne d'Arc
94110 - ARCUEIL

Remplacement du SSI du Bâtiment Annexe Evariste Galois

Ind	Date	Modifications
BUREAU D'ETUDES 13E 17 rue Véron 94140 ALFORTVILLE Tél. : 01 41 79 35 90 E.mai : Dceiff@13e-idf.fr Date : Mai 2026 Echelle : 1/100 N° : SI 26/13 Implantation des équipements Niveau RDC haut Etat projeté Phase DCE		