


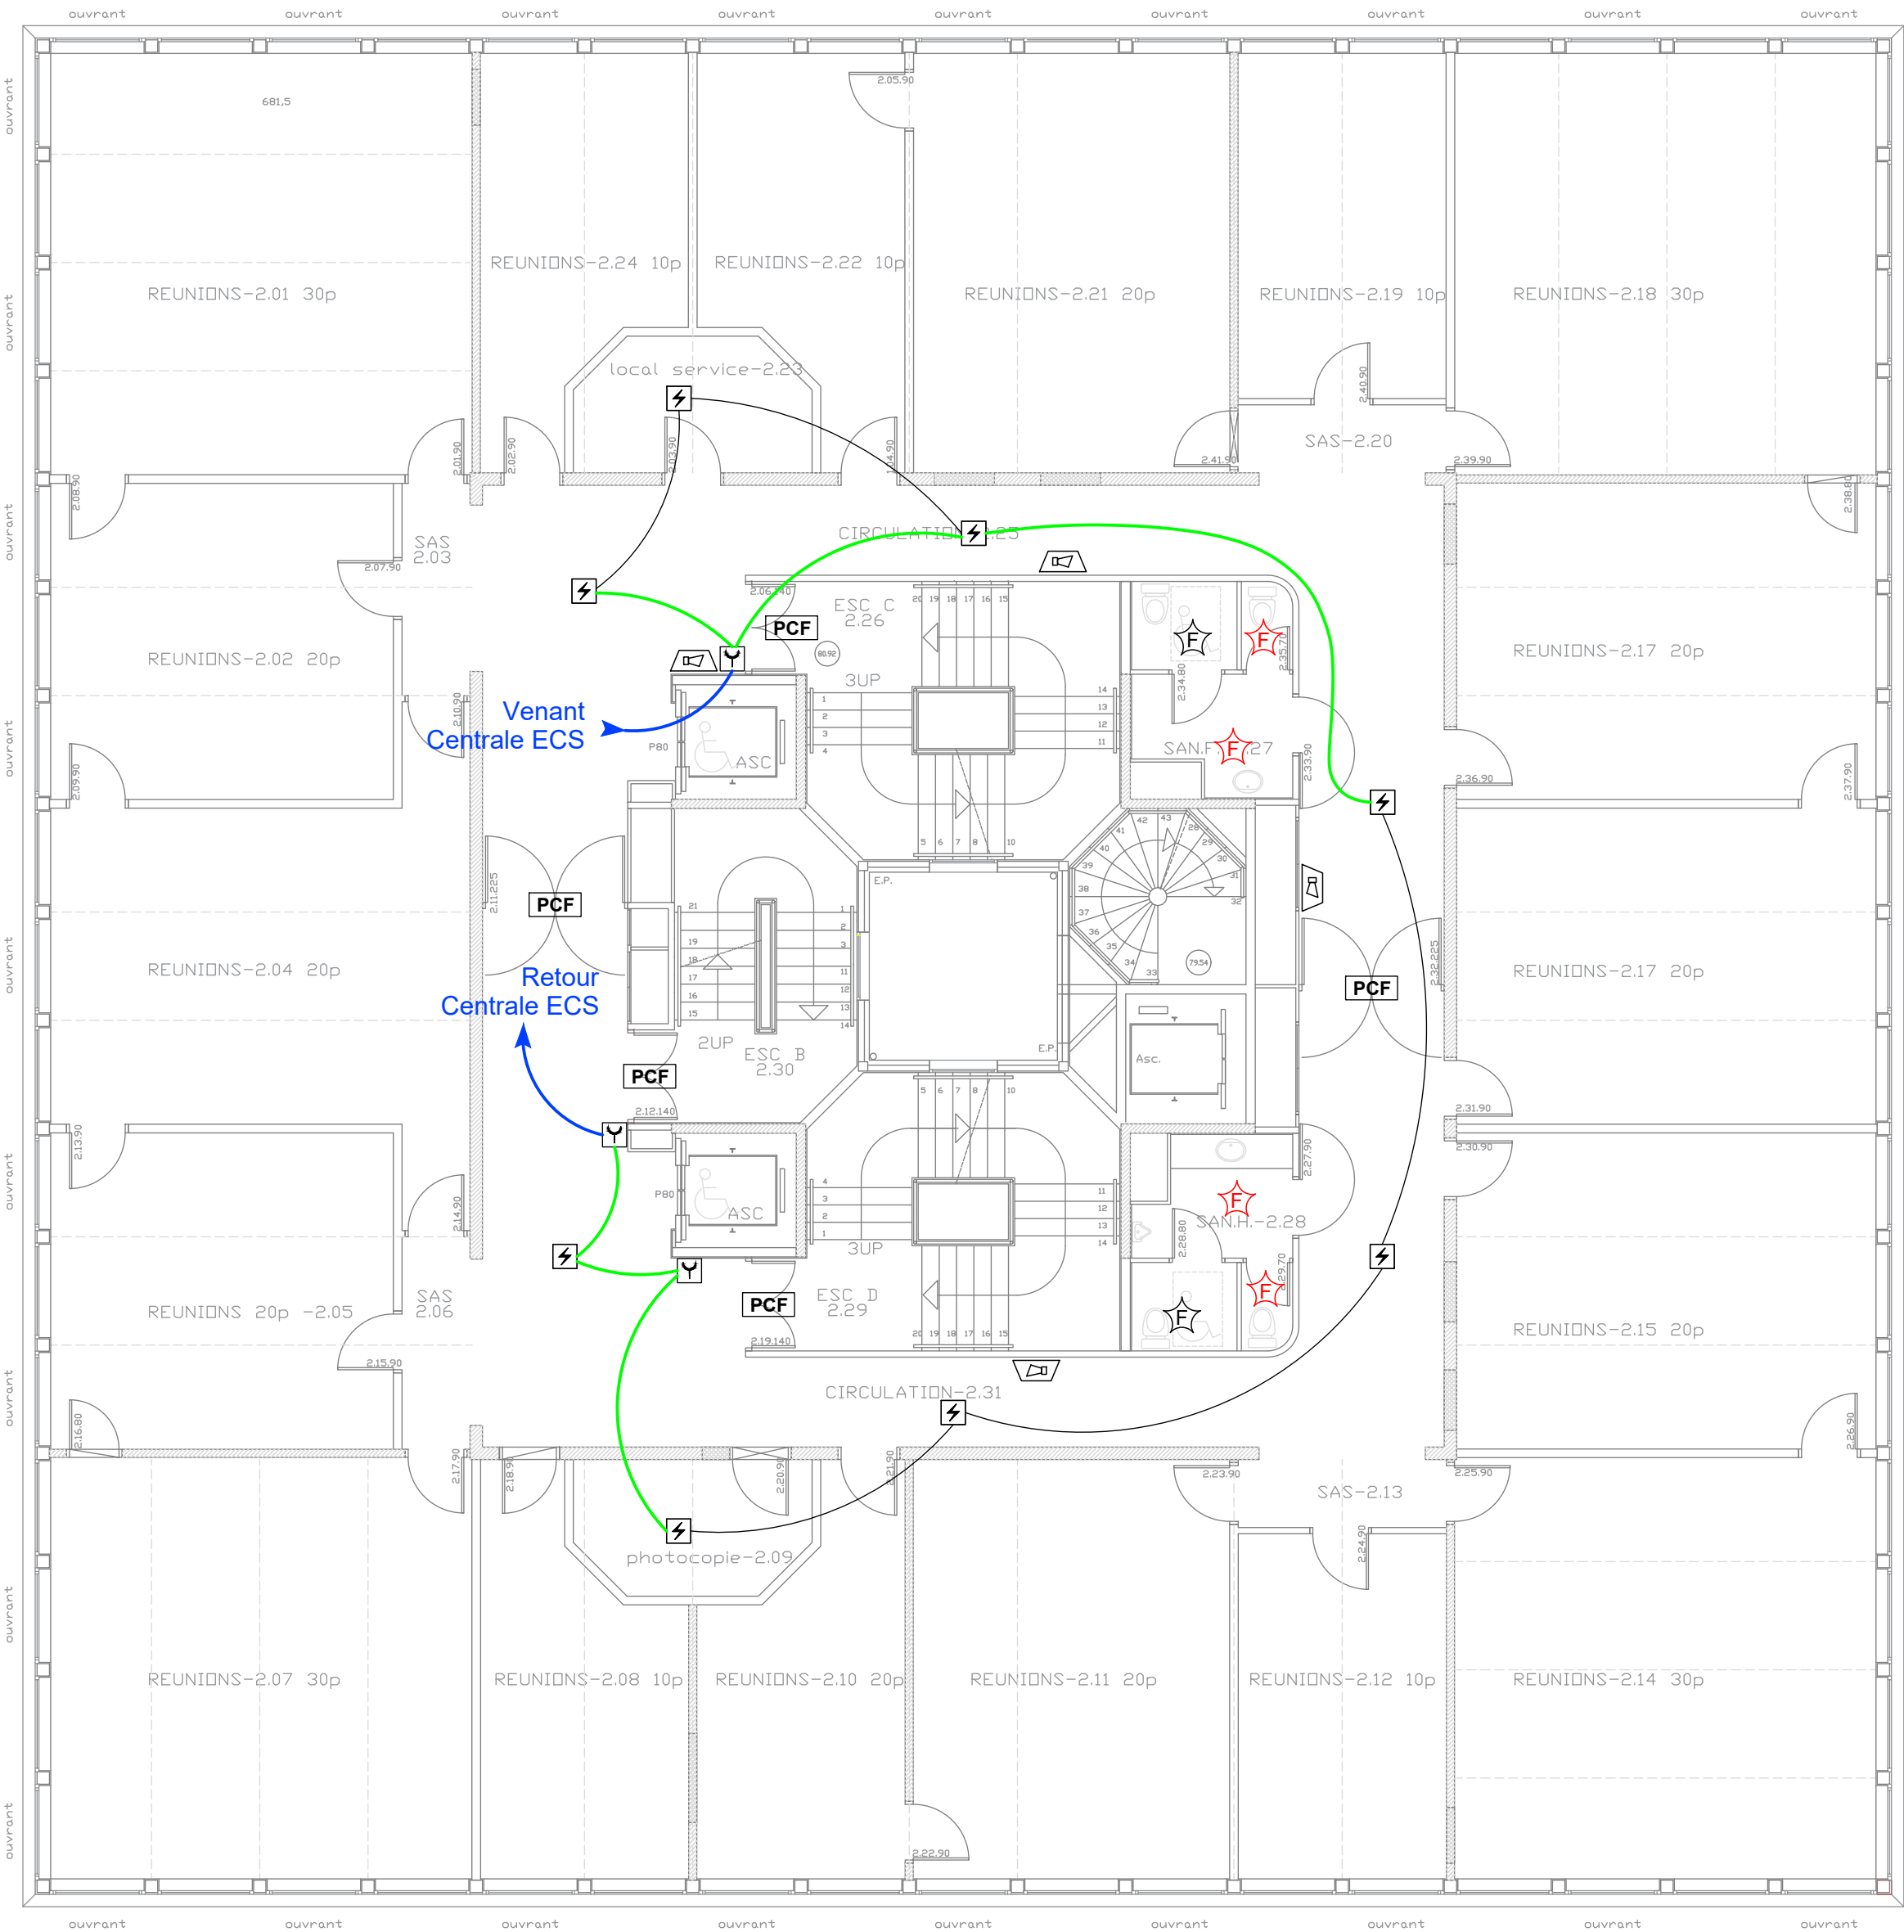

ÉQUIPEMENT A REMPLACER		ÉQUIPEMENT A CRÉER	
LEGENDE		LEGENDE	
Système de détection incendie		Système de détection incendie	
	Détecteur incendie		Détecteur incendie
	Déclencheur manuel		Déclencheur manuel
	Tableau de Report		Tableau de Report
	Flash		Flash
Électricité		Asservissement	
	Armoire électrique		Dispositif Adapteur de Commande
			Porte Coupe-Feu asservie
			Avertisseur sonore et visuel
			Indicateur d'action
			Flash
			Porte à déverrouiller
Électricité		Électricité	
	Armoire électrique		Armoire électrique

- Câble CR1 1p8/10 à remplacer
- Câble 1p8/10 à remplacer
- Câble existant conservé



RÉPUBLIQUE
FRANÇAISE

Liberté
Égalité
Fraternité



SIEC - MAISON DES EXAMENS
Avenue Jeanne d'Arc
94110 - ARCUEIL

Remplacement du SSI du Bâtiment Annexe Evariste Galois

Ind	Date	Modifications
BUREAU D'ETUDES T3E 17 rue Véron 94140 ALFORTVILLE Tél.: 01.41.79.35.60 E.mai l: t3eidf@t3e-idf.fr		
Date : Mai 2026 Echelle :1/100 N° : SI 26/15		Implantation des équipements Niveau R+2 Etat projeté Phase DCE