


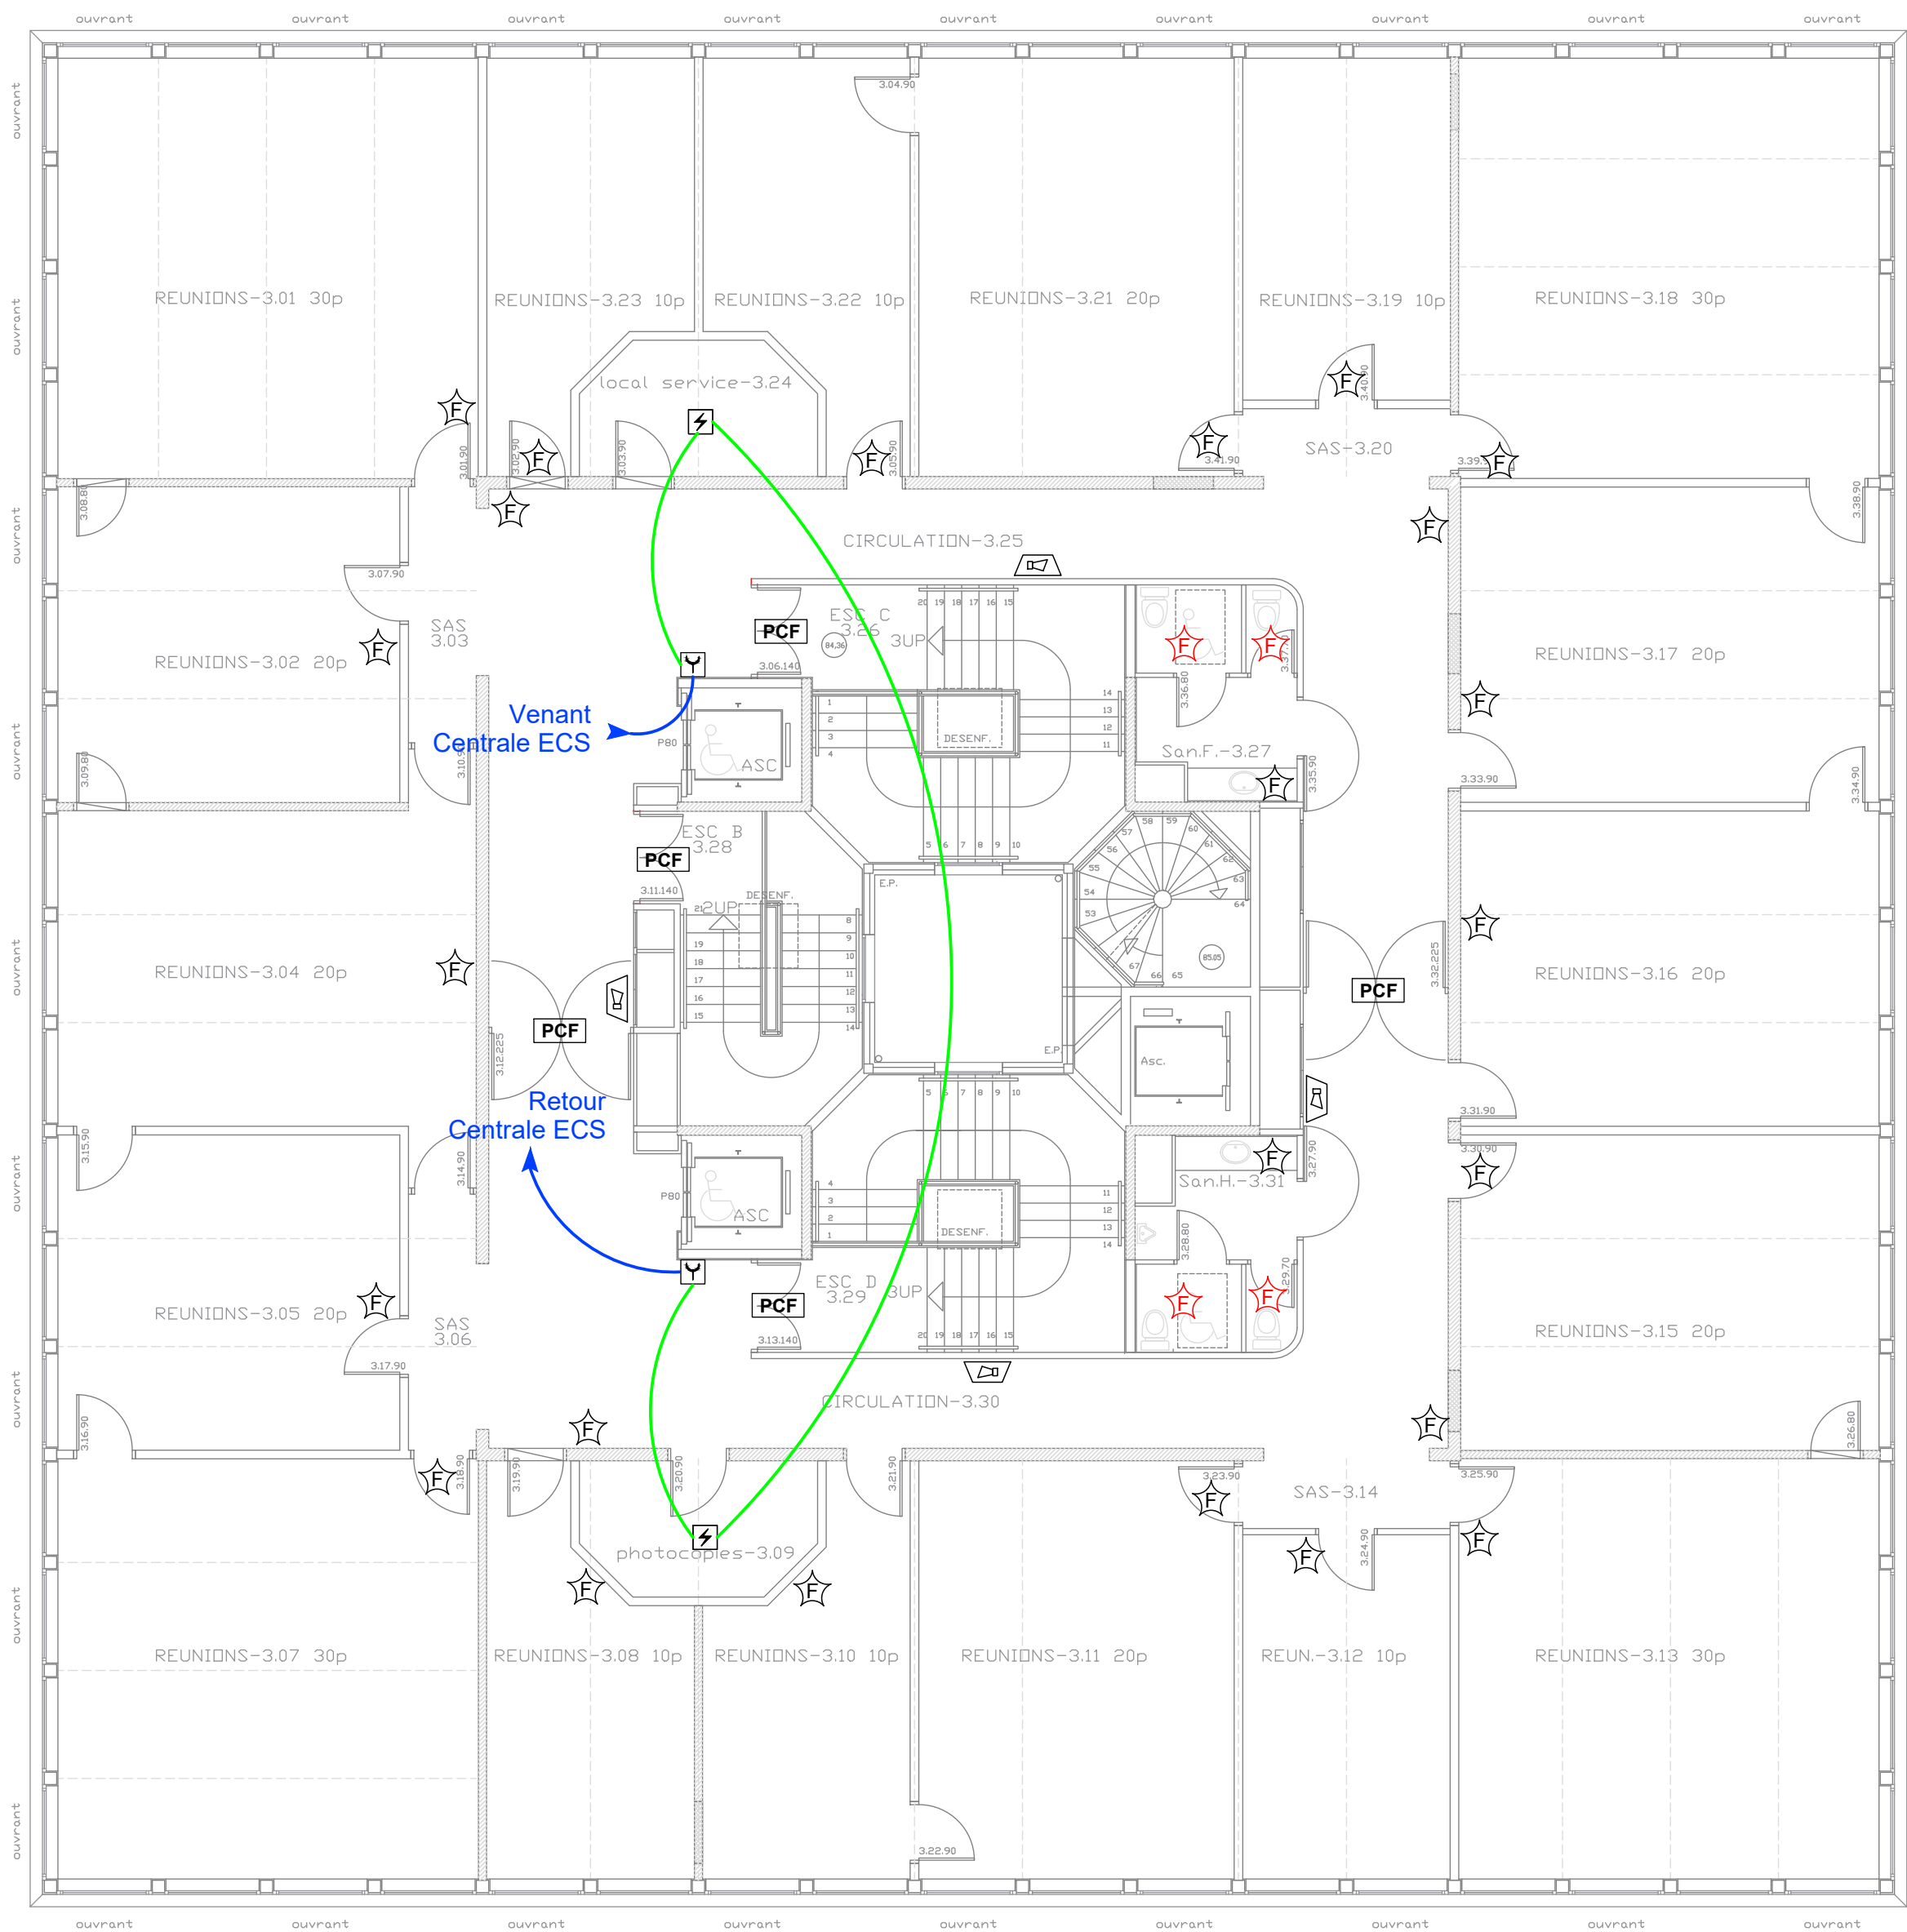

ÉQUIPEMENT A REMPLACER		ÉQUIPEMENT A CRÉER	
LEGENDE		LEGENDE	
Système de détection incendie		Système de détection incendie	
	Détecteur incendie		Détecteur incendie
	Déclencheur manuel		Déclencheur manuel
	Tableau de Report		Tableau de Report
	Flash	Asservissement	
Électricité			Dispositif Adapteur de Commande
	Armoire électrique		Porte Coupe-Feu asservie
			Avertisseur sonore et visuel
			Indicateur d'action
			Flash
			Porte à déverrouiller
		Électricité	
			Armoire électrique

- Câble CR1 1p8/10 à remplacer
- Câble 1p8/10 à remplacer
- Câble existant conservé



SIEC - MAISON DES EXAMENS
Avenue Jeanne d'Arc
94110 - ARCUEIL

Remplacement du SSI du Bâtiment Annexe Evariste Galois

Ind	Date	Modifications
BUREAU D'ETUDES T3E 17 rue Véron 94140 ALFORTVILLE Tél.: 01.41.79.35.60 E.mai l: t3eidf@t3e-idf.fr		
Date : Mai 2026 Echelle :1/100 N° : SI 26/16		Implantation des équipements Niveau R+3 Etat projeté Phase DCE