


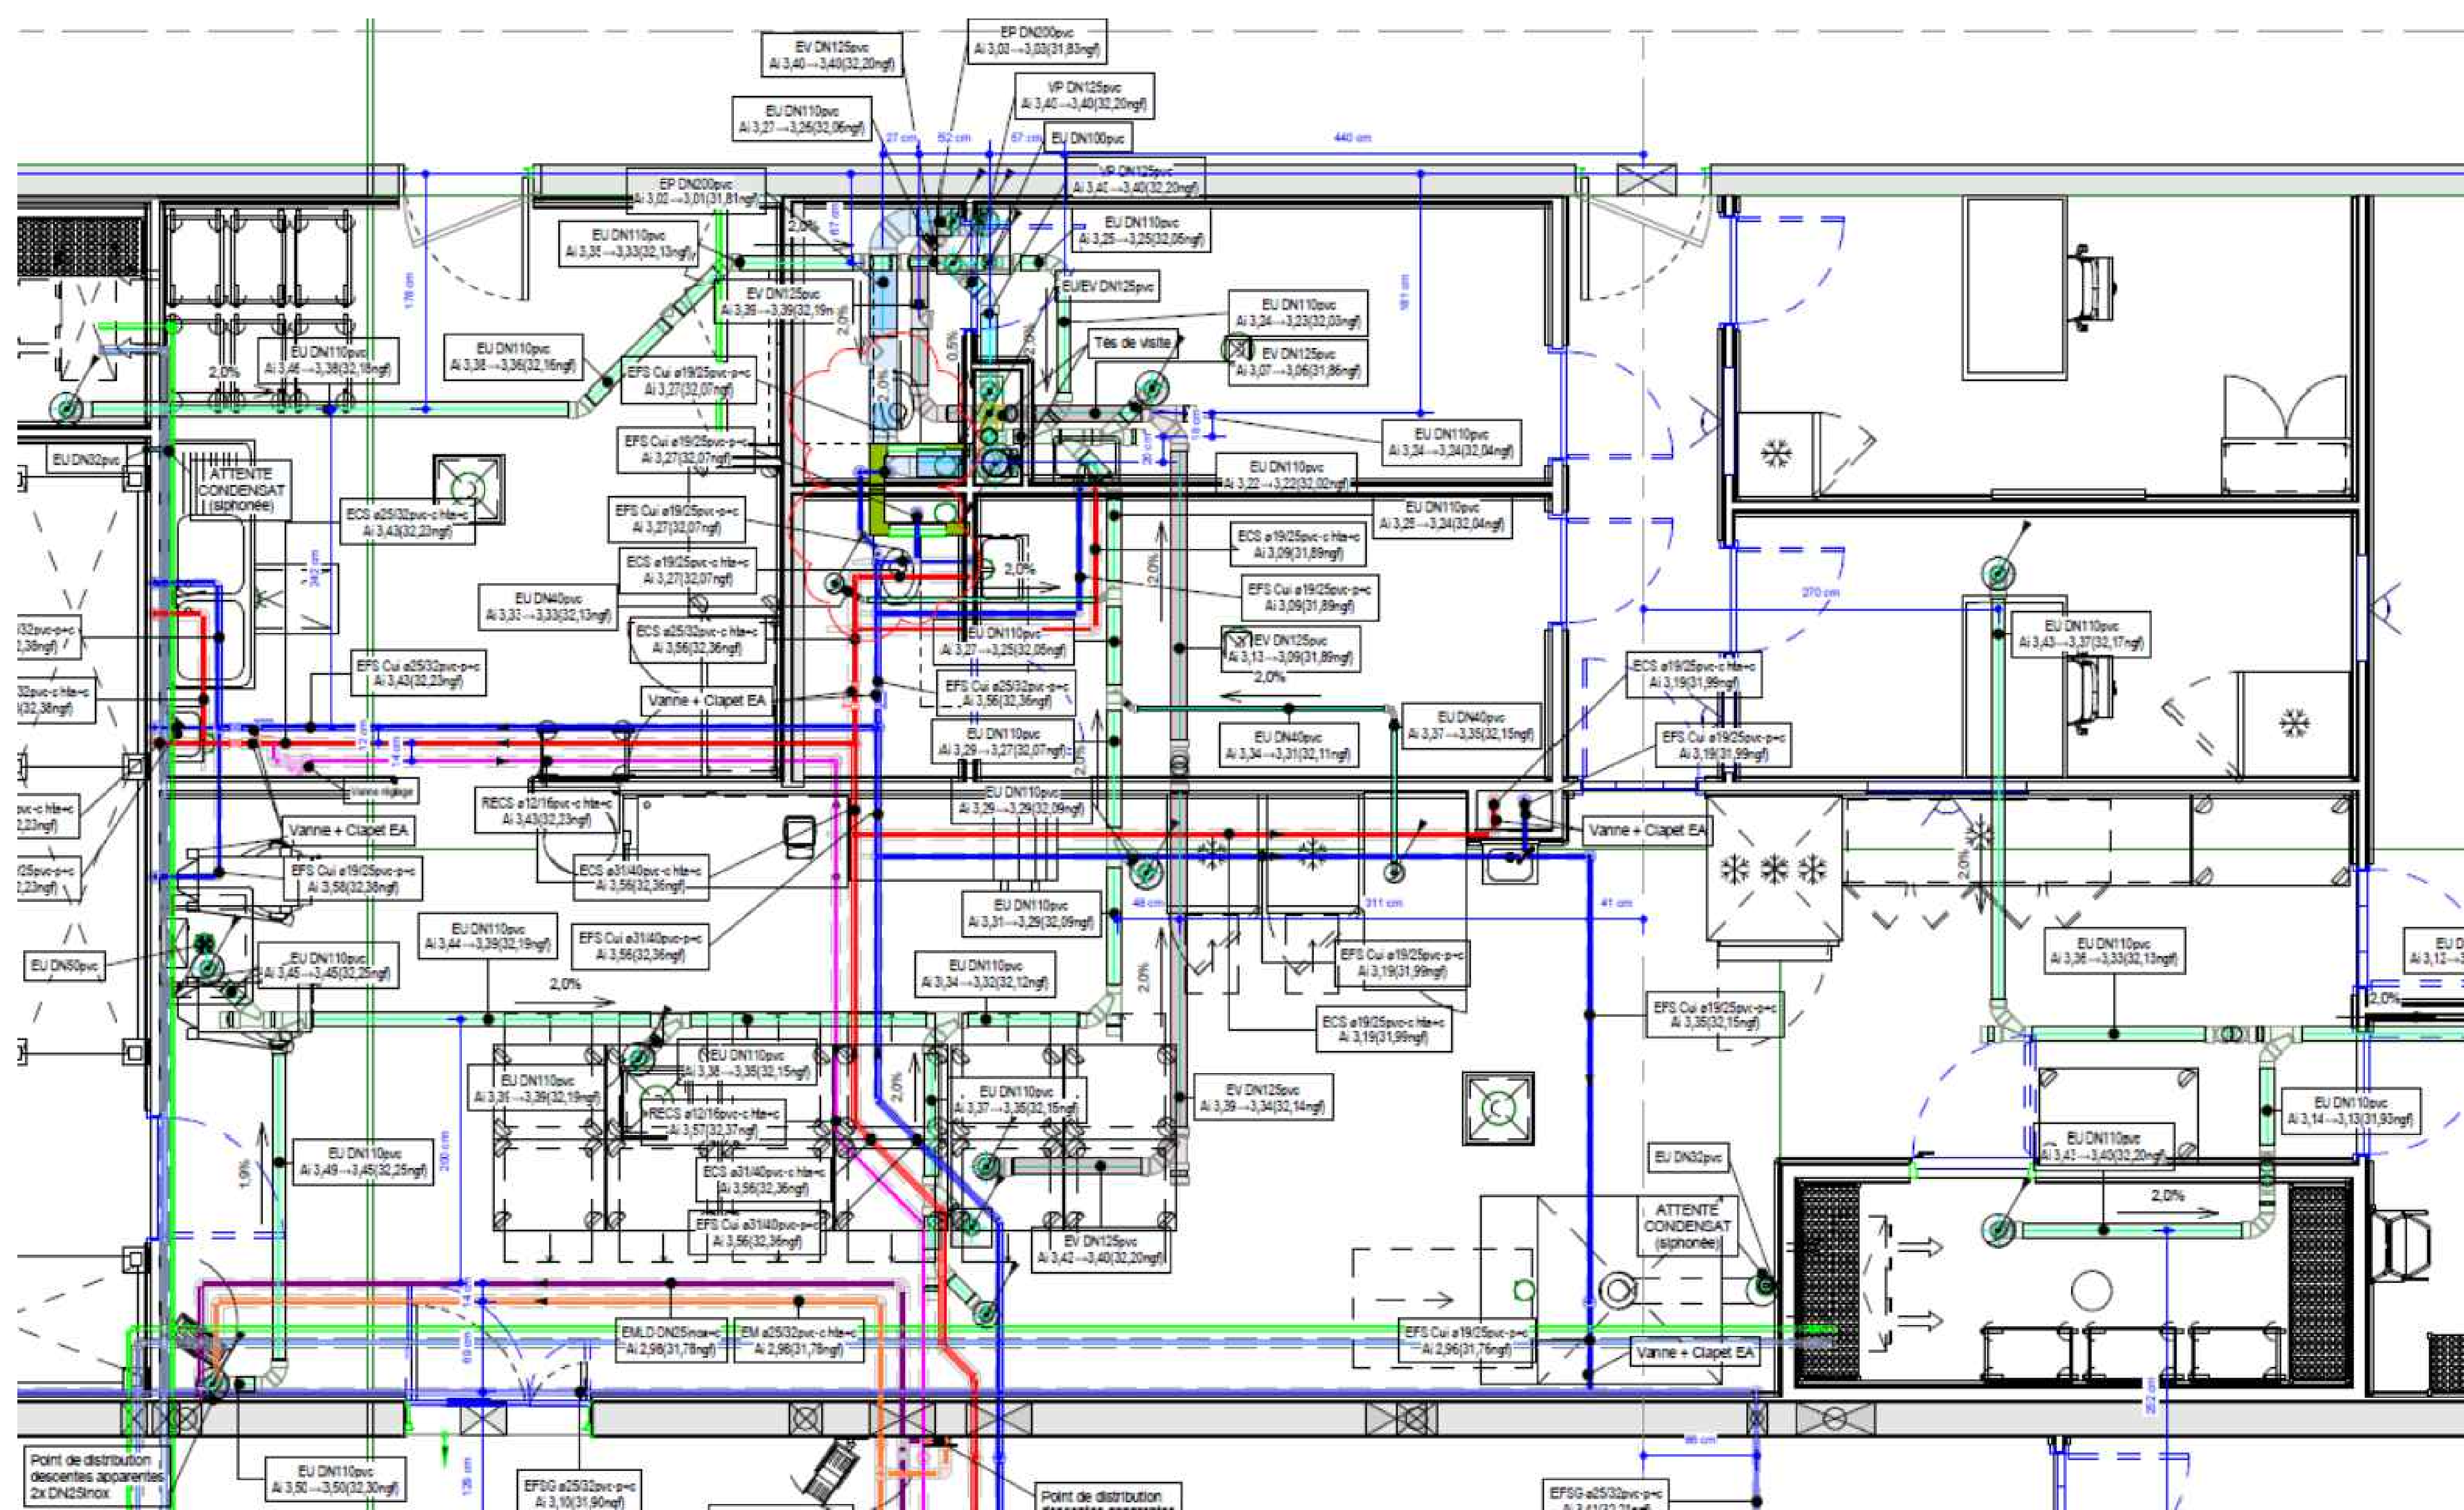

PRO/DCE

MAÎTRE D'OUVRAGE

Direction de l'Administration Pénitentiaire
Département des Affaires Immobilières
DISP de Nouvelle Aquitaine
188 rue de Pessac
CS 21 509
33 062 BORDEAUX CEDEX

BUREAU D'ETUDES

ENERGIE CONCEPT
74 Bis Route de l'Entre-deux-Mers / 33360 Lignan de Bordeaux
Tél. : 05 56 23 34 32
Chargé de l'opération : QC - Courriel de chargé d'opération : q.clarisse@energie-concept.eu

Aménagement d'un local Boulangerie
Au Centre pénitentiaire
De Bordeaux Gradignan

Bâtiment ATE – Niveaux RdC – Zone Boulangerie
Extrait de plan de PLOMBERIE EDL – DOE

N° de l'Opération:035			N° du Document : PS01	
N° du lot2 – Plomberie Ventilation			Echelle : 1/50'	
Date : 07/26	Indice : 0	Modifications : CREATION DU DOCUMENT	Dessiné par : QC	Vérifié par : QC