


LEGENDE PLOMBERIE-SANITAIRE	
	Canalisation EF en plafond ou terrasse
	Canalisation EF en plinthe
	Canalisation EF en encastré
	Canalisation EF sous-dallage
	Canalisation ECS en plafond ou terrasse
	Canalisation ECS en plinthe
	Canalisation ECS en encastré
	Canalisation ECS sous-dallage
	Canalisation bouclage ECS en plafond ou terrasse
	Canalisation bouclage ECS en plinthe
	Canalisation bouclage ECS en encastré
	Canalisation bouclage ECS sous-dallage
	Canalisation EU en plafond
	Canalisation EU en plinthe
	Canalisation EU sous-dallage (ou enterré)

LEGENDE VENTILATION	
	Gaine VMC en plafond (ou terrasse)
	Bouche d'extraction plafonnrière

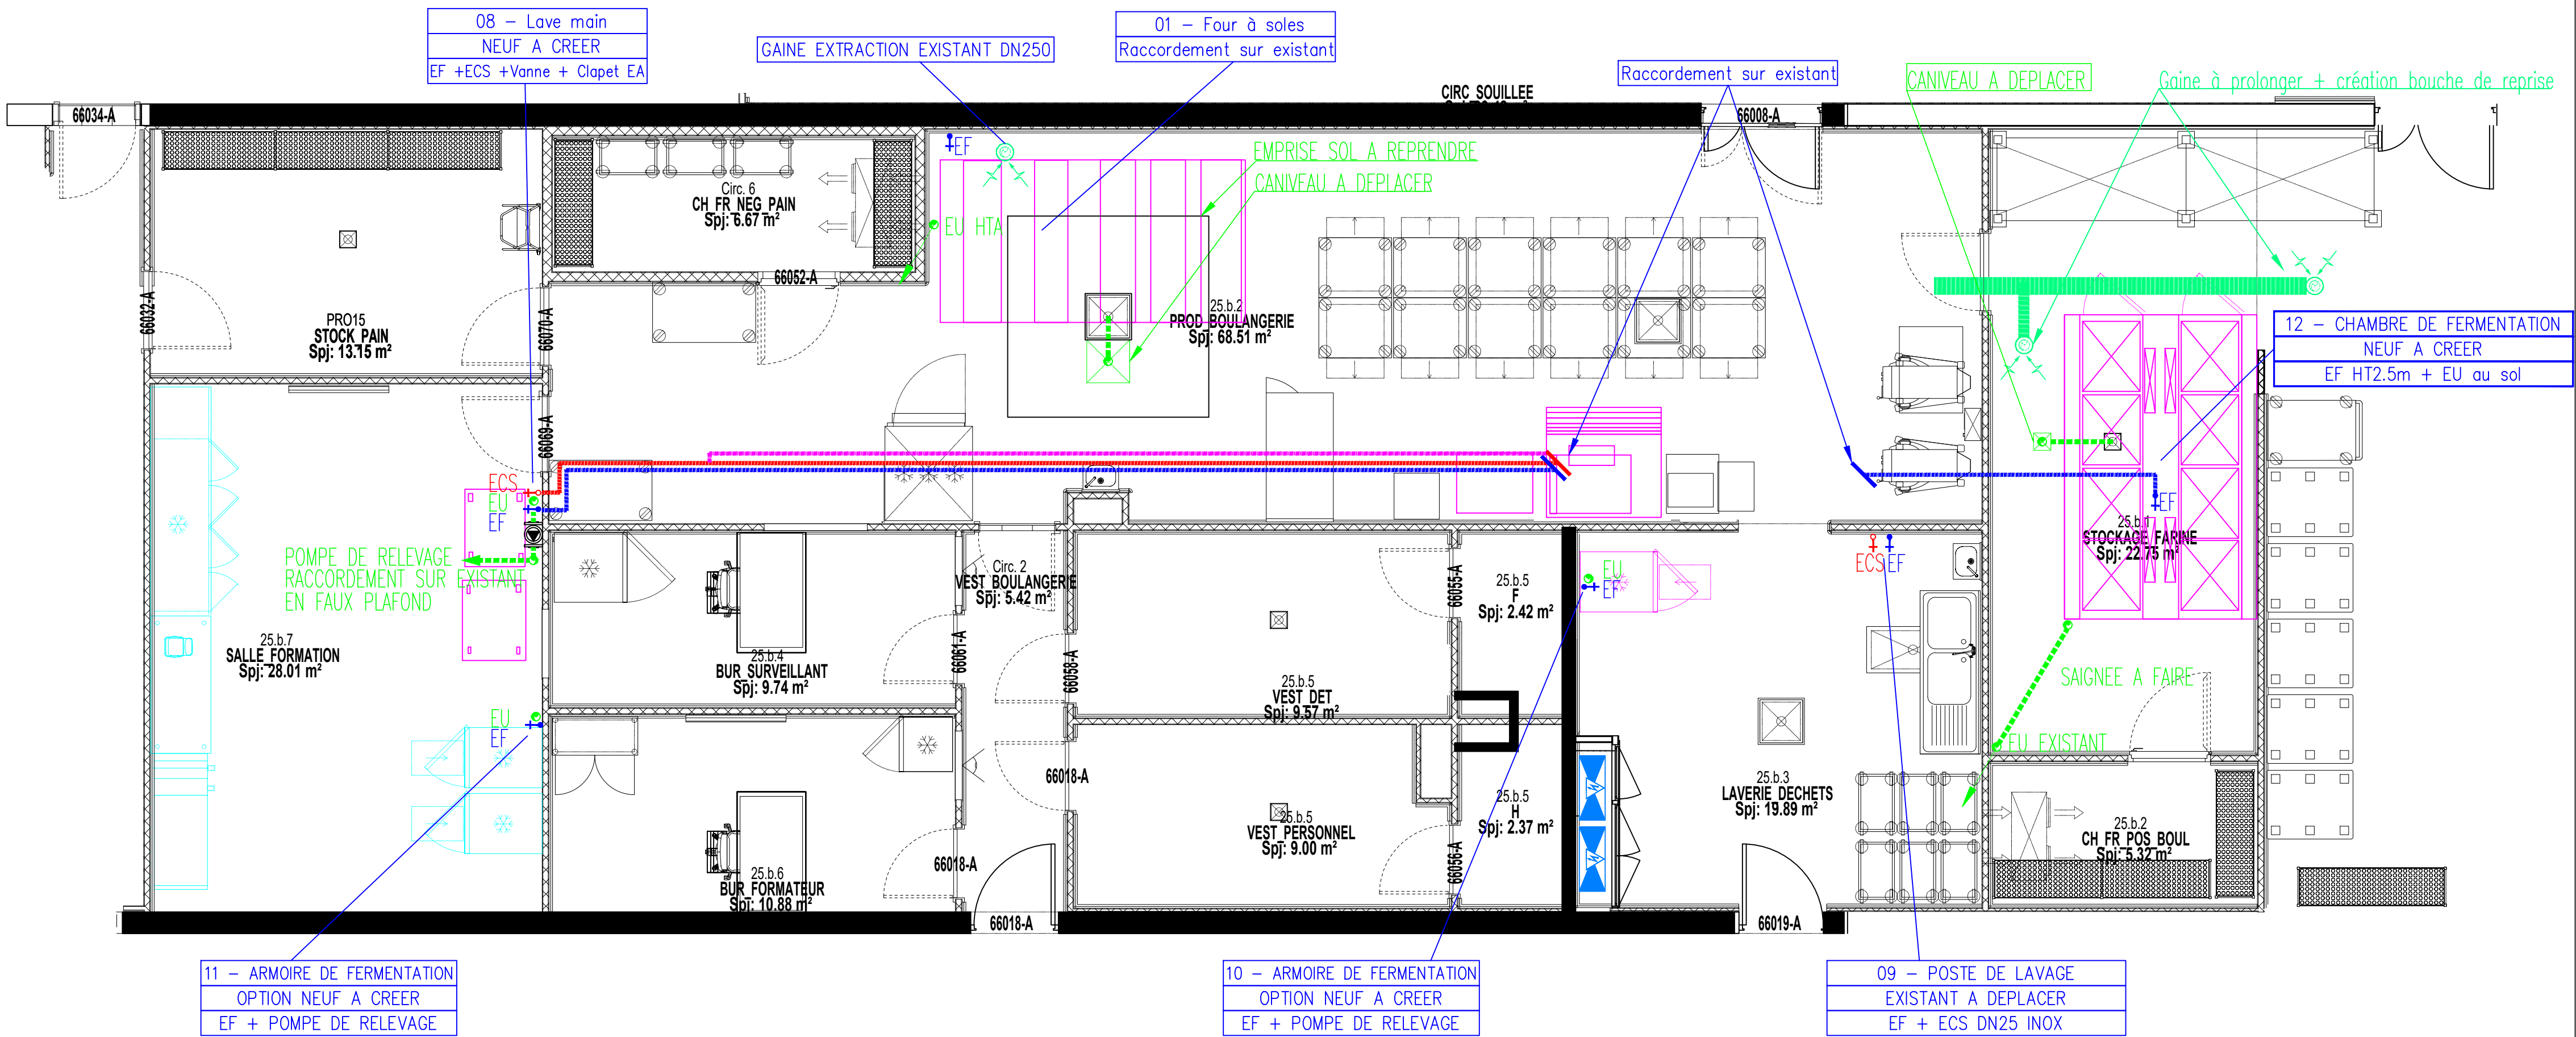

PRO/DCE

MAÎTRE D'OUVRAGE



Direction de l'Administration Pénitentiaire
Département des Affaires Immobilières
DISP de Nouvelle Aquitaine
188 rue de Pessac
CS 21 509
33 062 BORDEAUX CEDEX

BUREAU D'ETUDES

ENERGIE
CONCEPT

74 Bis Route de l'Entre-deux-Mers / 33360 Lignan de Bordeaux
Tel. : 05 56 23 34 32
Chargé de l'opération : QC - Courriel de chargé d'opération : q.clarisse@energie-concept.eu

Aménagement d'un local Boulangerie
Au Centre pénitentiaire
De Bordeaux Gradignan

Bâtiment ATE – Niveaux RdC – Zone Boulangerie
Plan de principe de cheminement et d'équipements
PLOMBERIE VENTILATION

PROJET

N° de l'Opération: 035

N° du Document :

PSV01

N° du lot02 – Plomberie Ventilation

Echelle :

1/50'

Date :	Indice :	Modifications :	Dessiné par :	Vérifié par :
07/26	0	CREATION DU DOCUMENT	QC	QC