


Raccordement au RCU des bâtiments 15-16-18-20-21-22

AGROCAMPUS - 65 rue de Saint-Brieuc 35000 RENNES

Création d'une SOUS-STATION dans le bâtiment 20
DOSSIER PLANS DCE




Localisation du PROJET

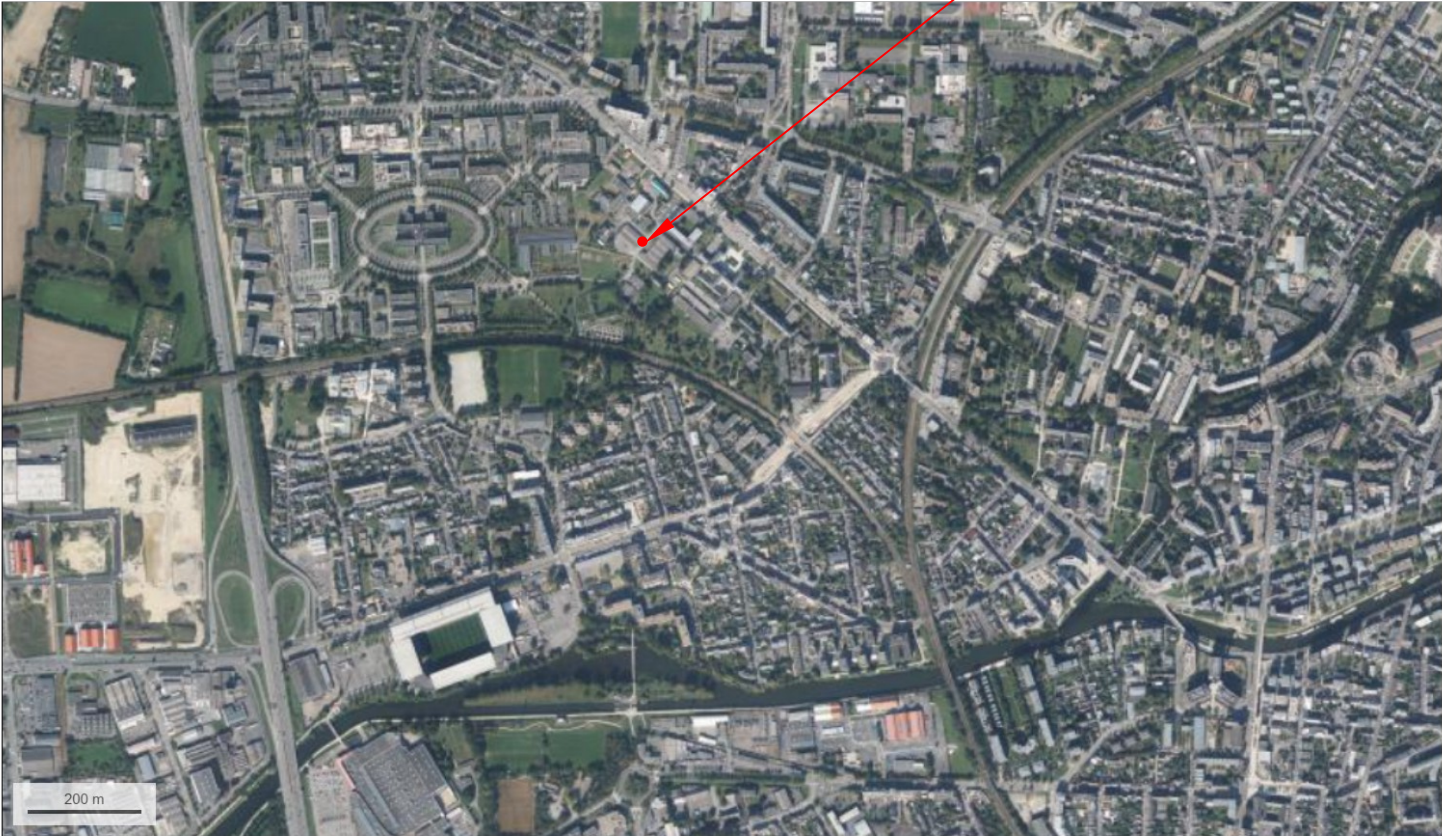

© IGN 2023 - www.geoportail.gouv.fr/mentions-legales

Longitude : 1° 42' 23" W
Latitude : 48° 06' 41" N

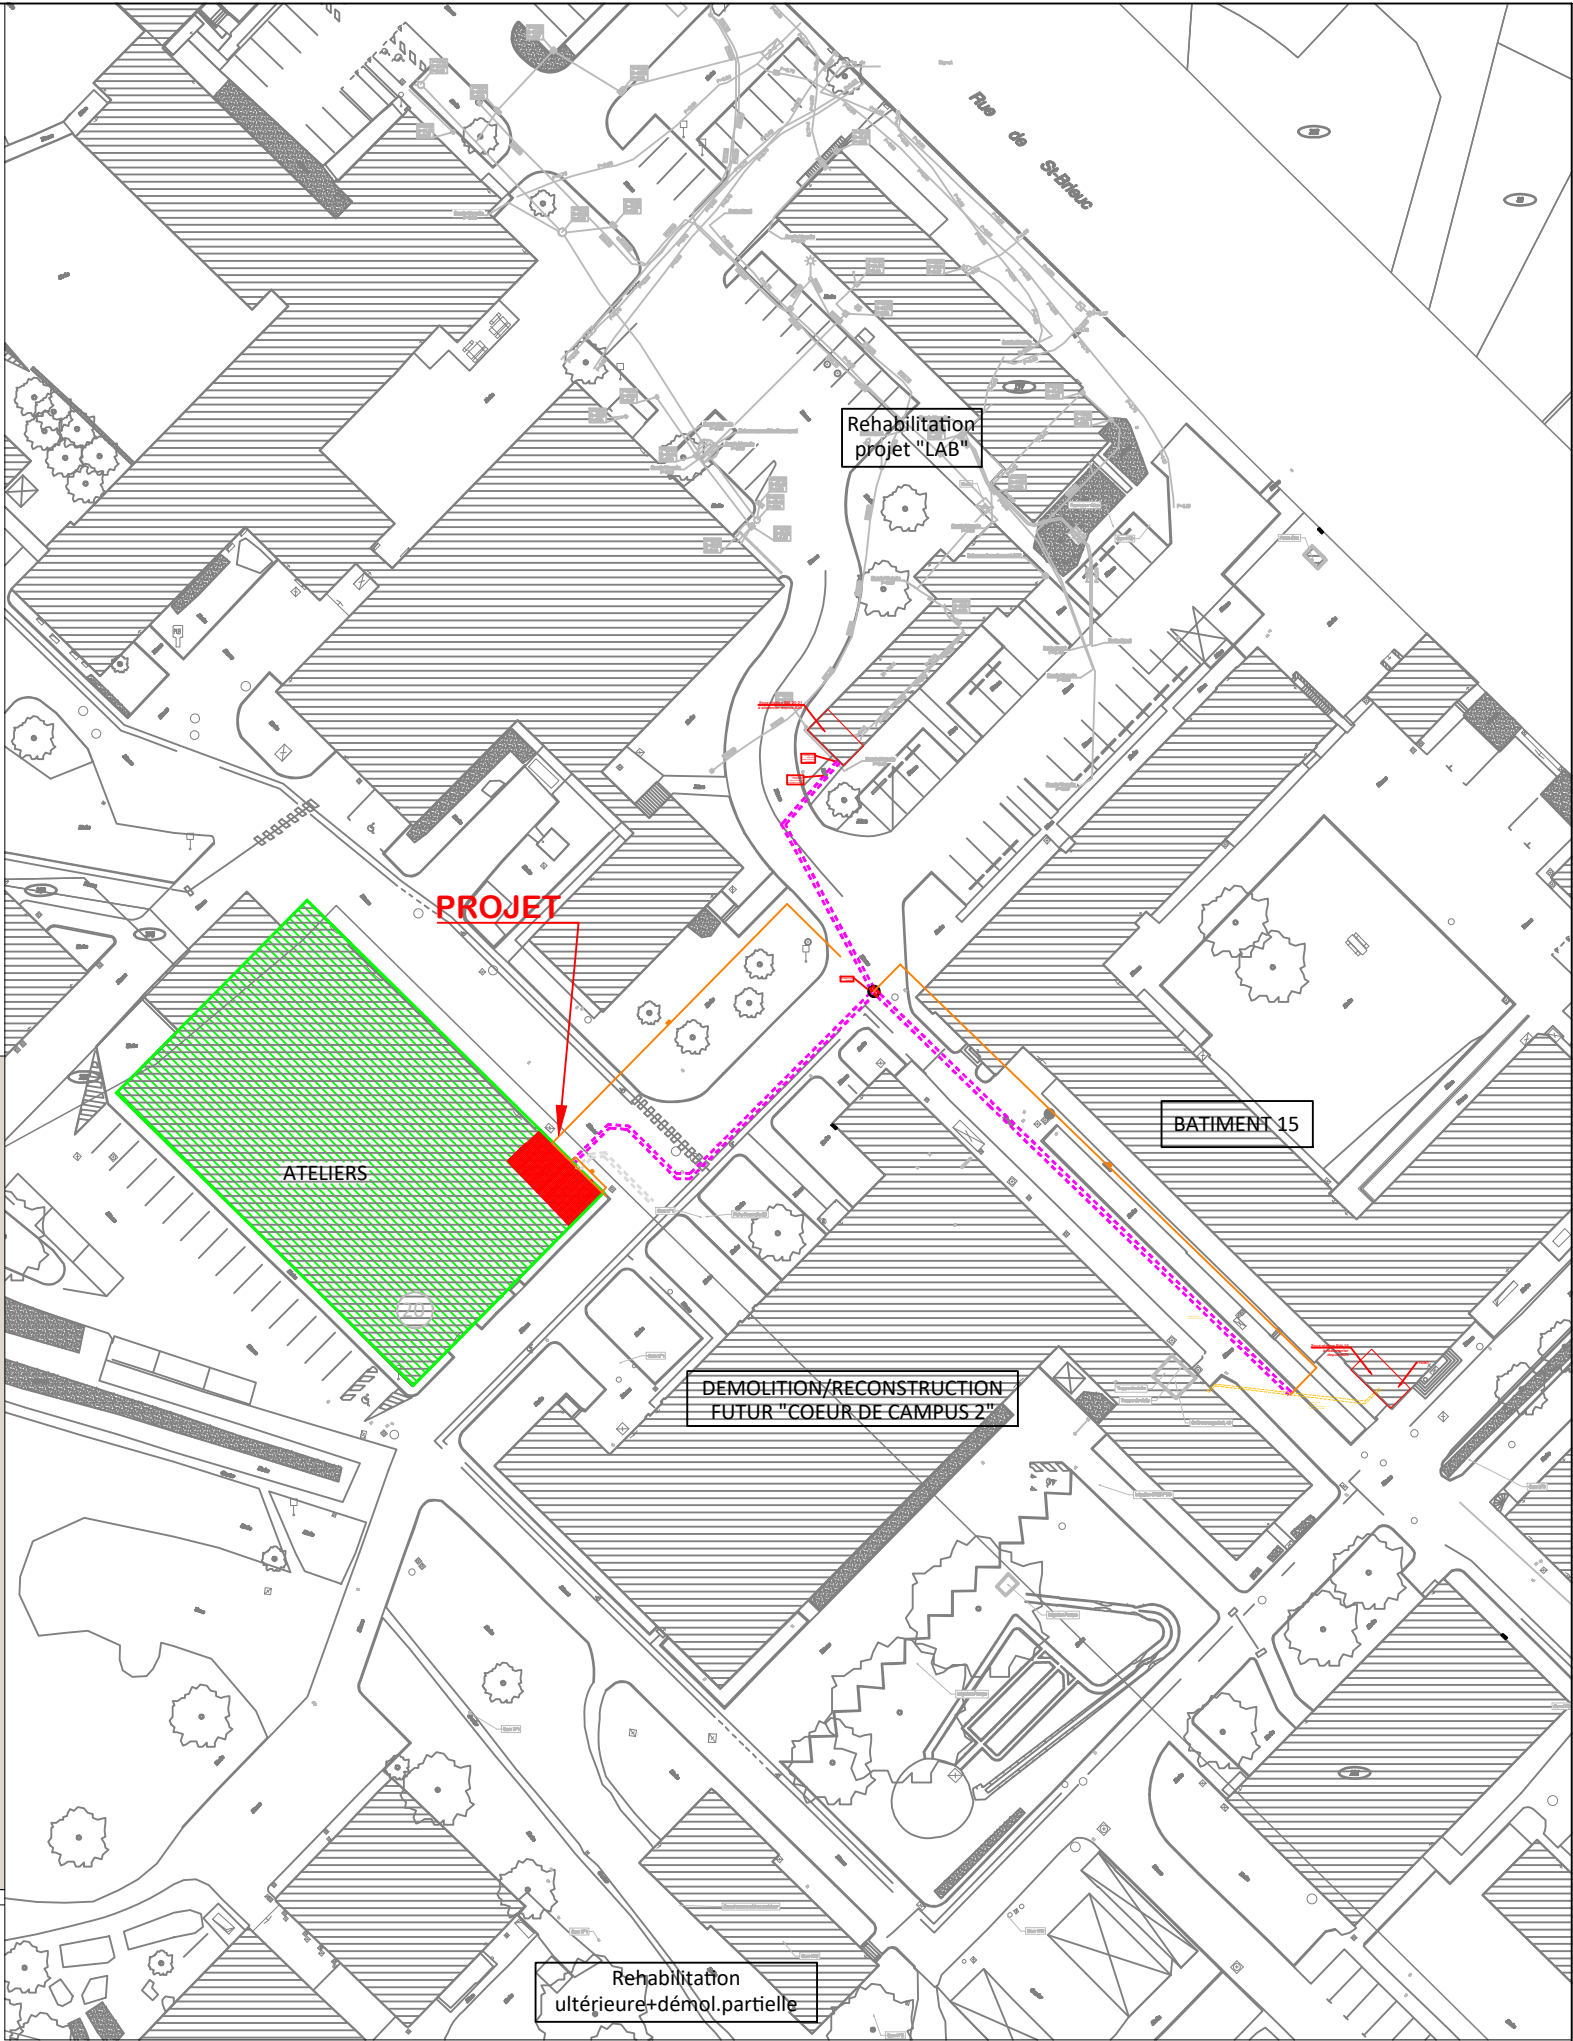

Maitre d'Ouvrage :
INSTITUT AGRO RENNES ANGERS
AGROCAMPUS - 65 rue de Saint-Brieuc
CS84215 - 35042 RENNES Cedex

Affaire :
Création d'une SOUS-STATION dans le bâtiment 20
pour Raccordement au RCU des bâtiments 15-16-18-20-21-22
AGROCAMPUS - 65 rue de Saint-Brieuc 35000 RENNES

Désignation du plan :
PLAN MASSE - PROJET
SOUS-STATION B20


Date :
01/07/26
Echelle :
1/1000e


Format :
A3
Phase :
DCE

N° de plan :
1
Indice :
01




29, rue de Lorient - 35000 RENNES
Tel : 02 99 54 95 44
E mail : pdbreil@afti-ing.fr

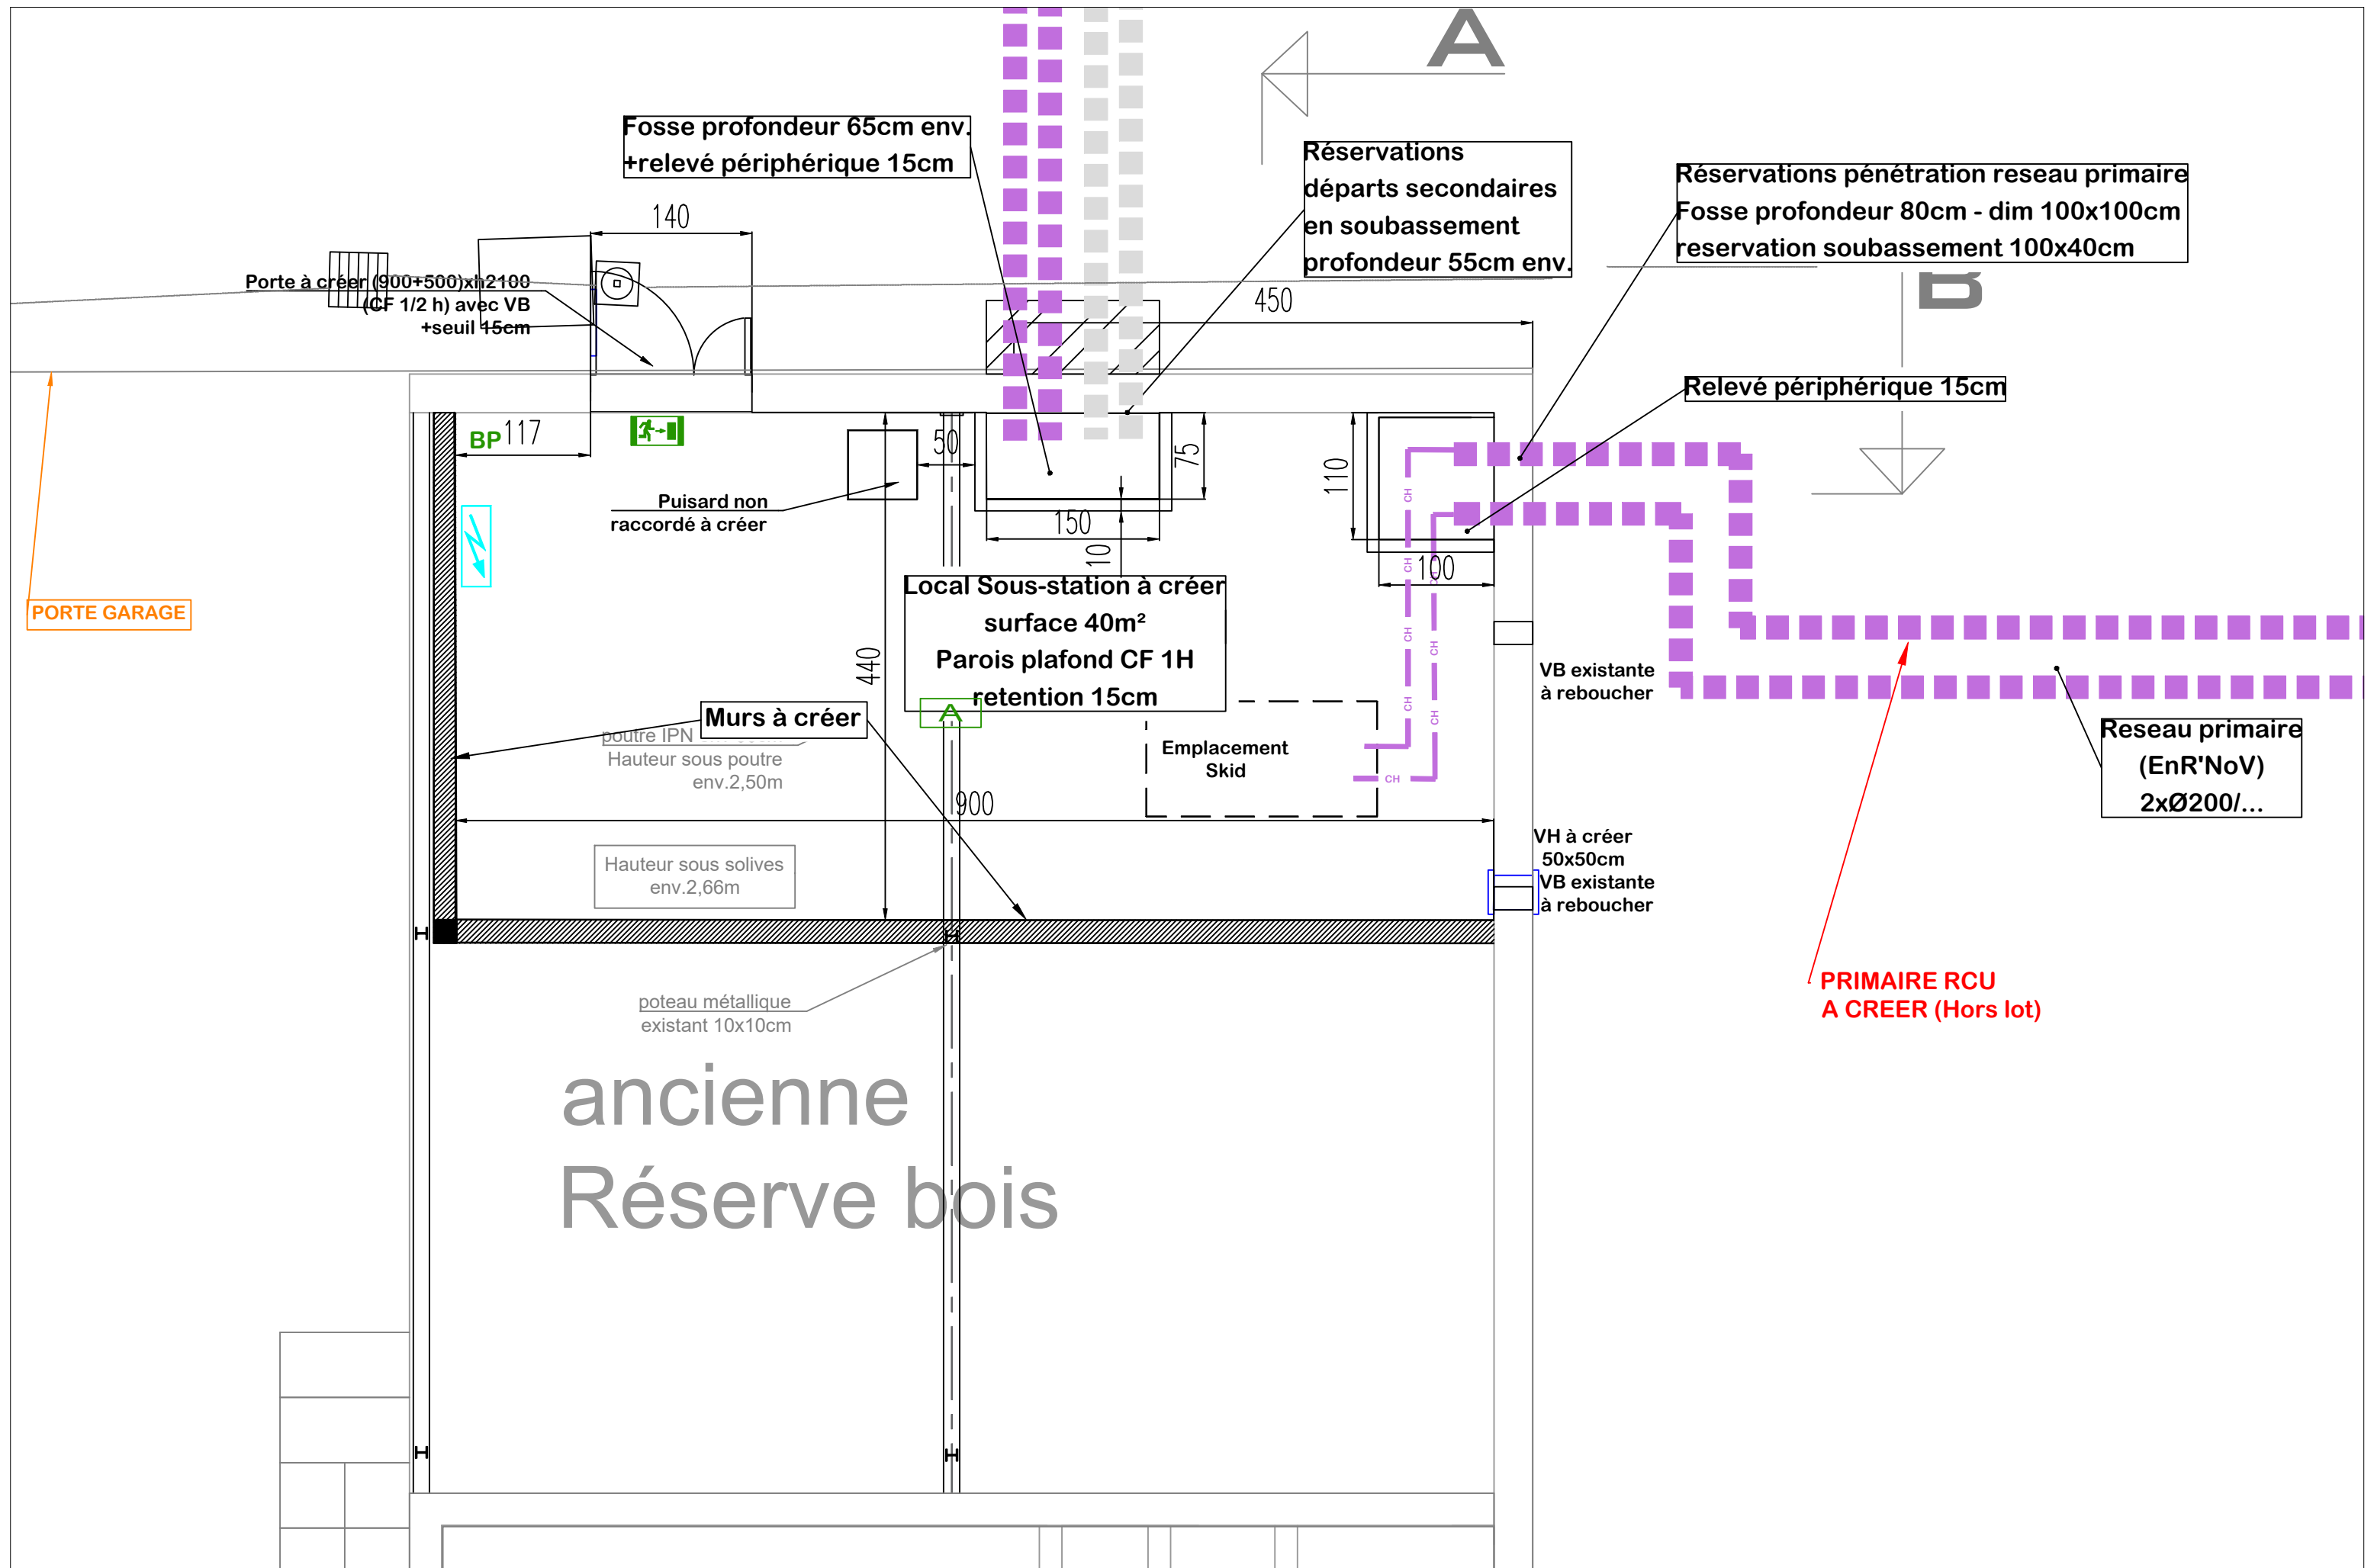


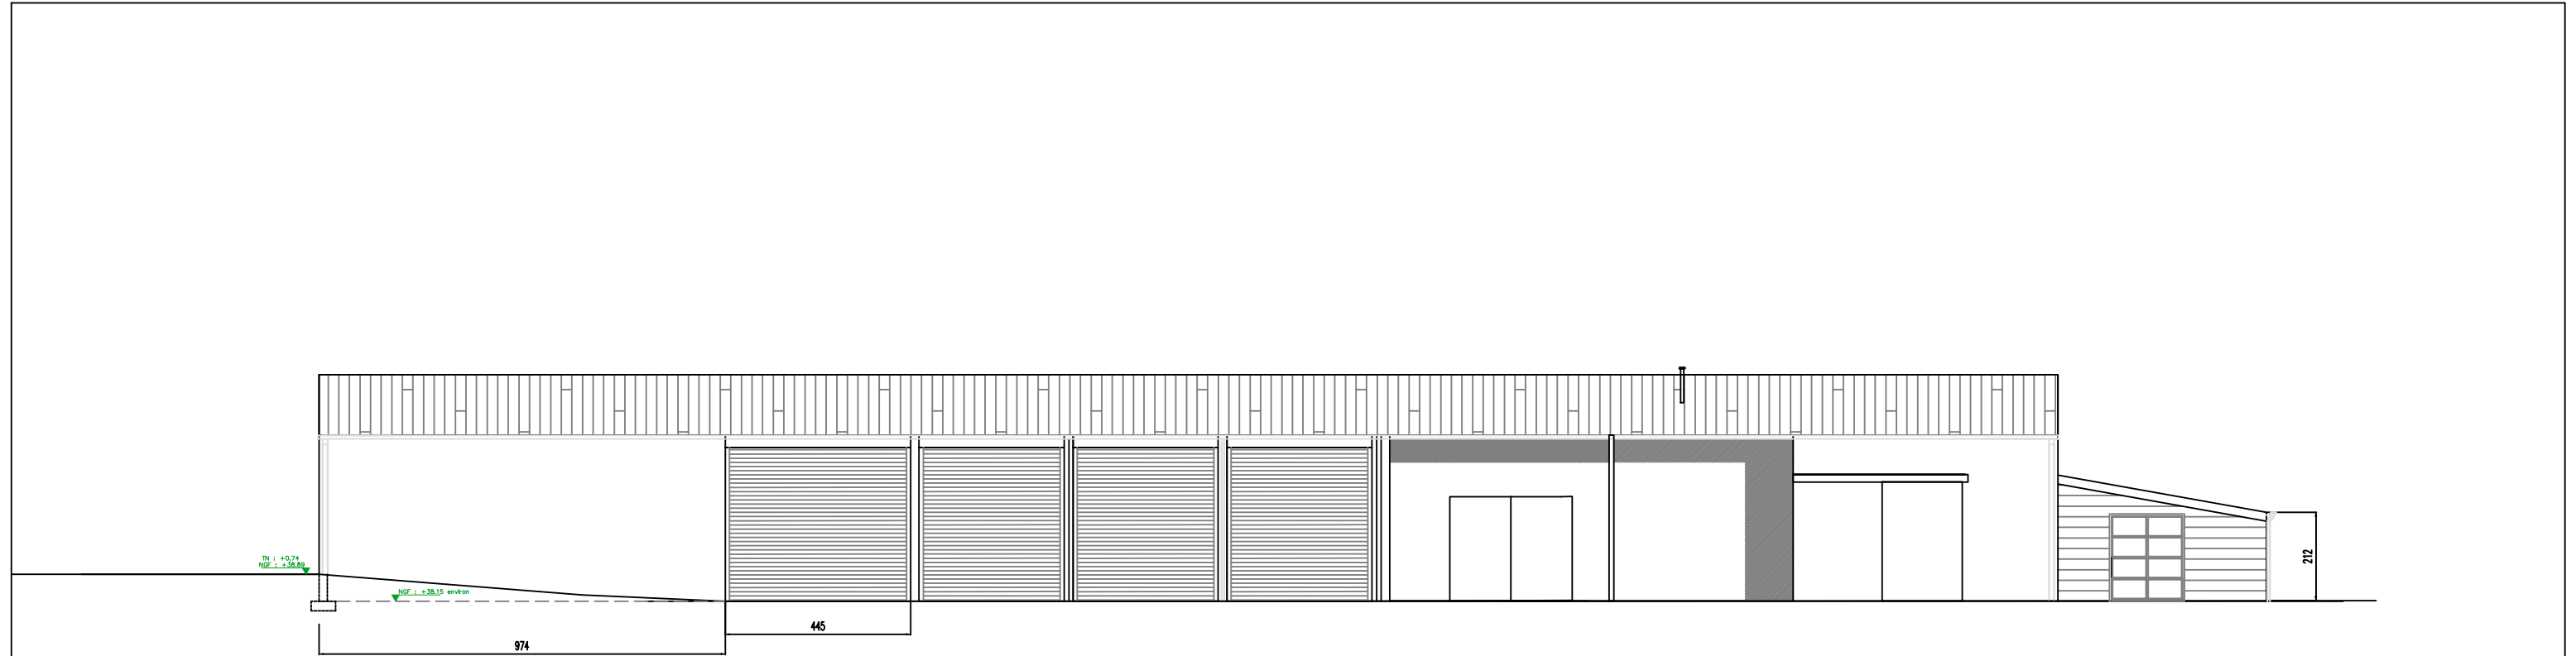


FACADE NORD EST EXISTANT

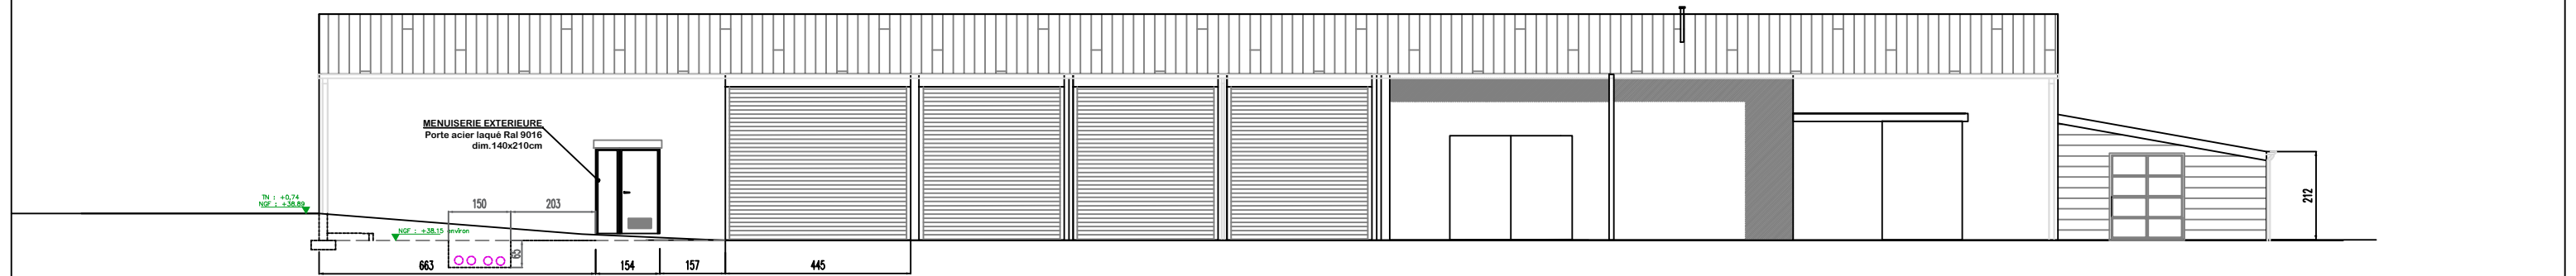



FACADE NORD EST PROJET

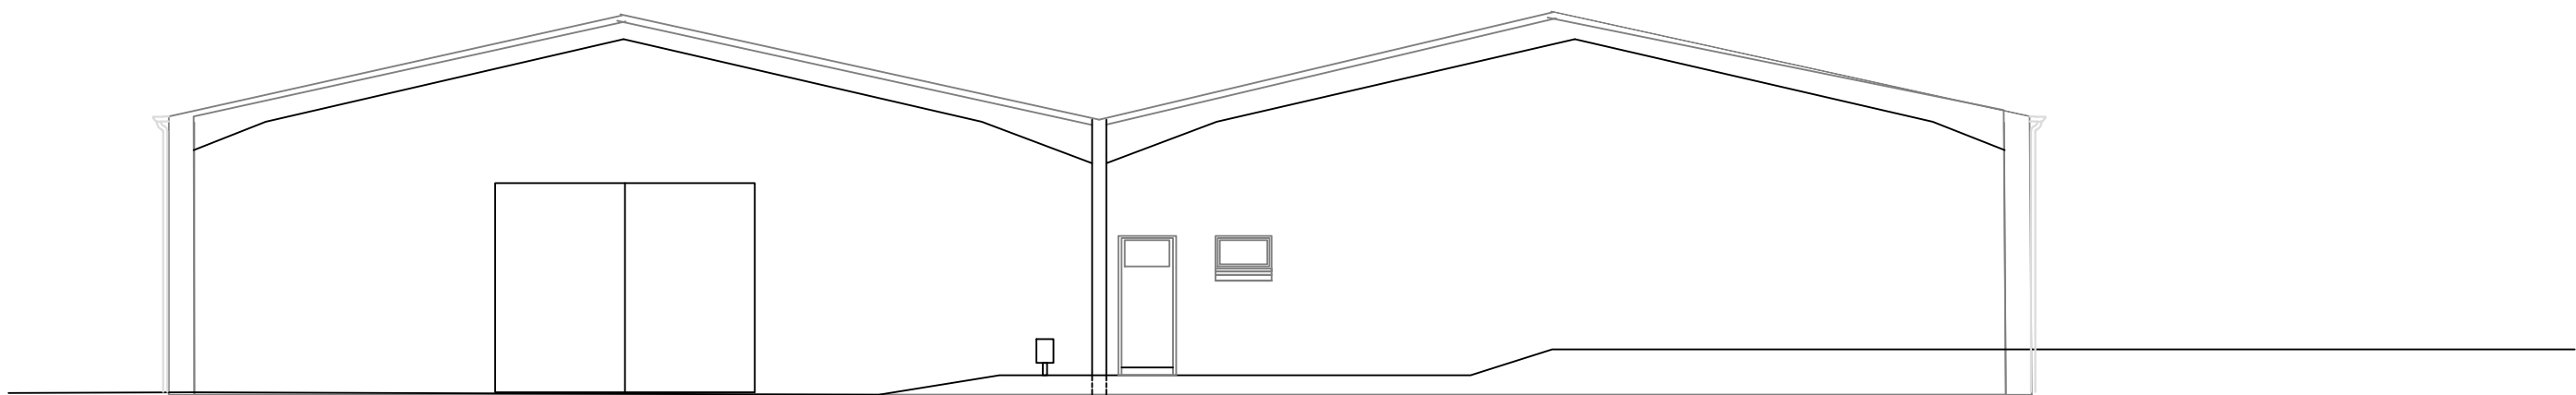


FACADE SUD EST EXISTANT

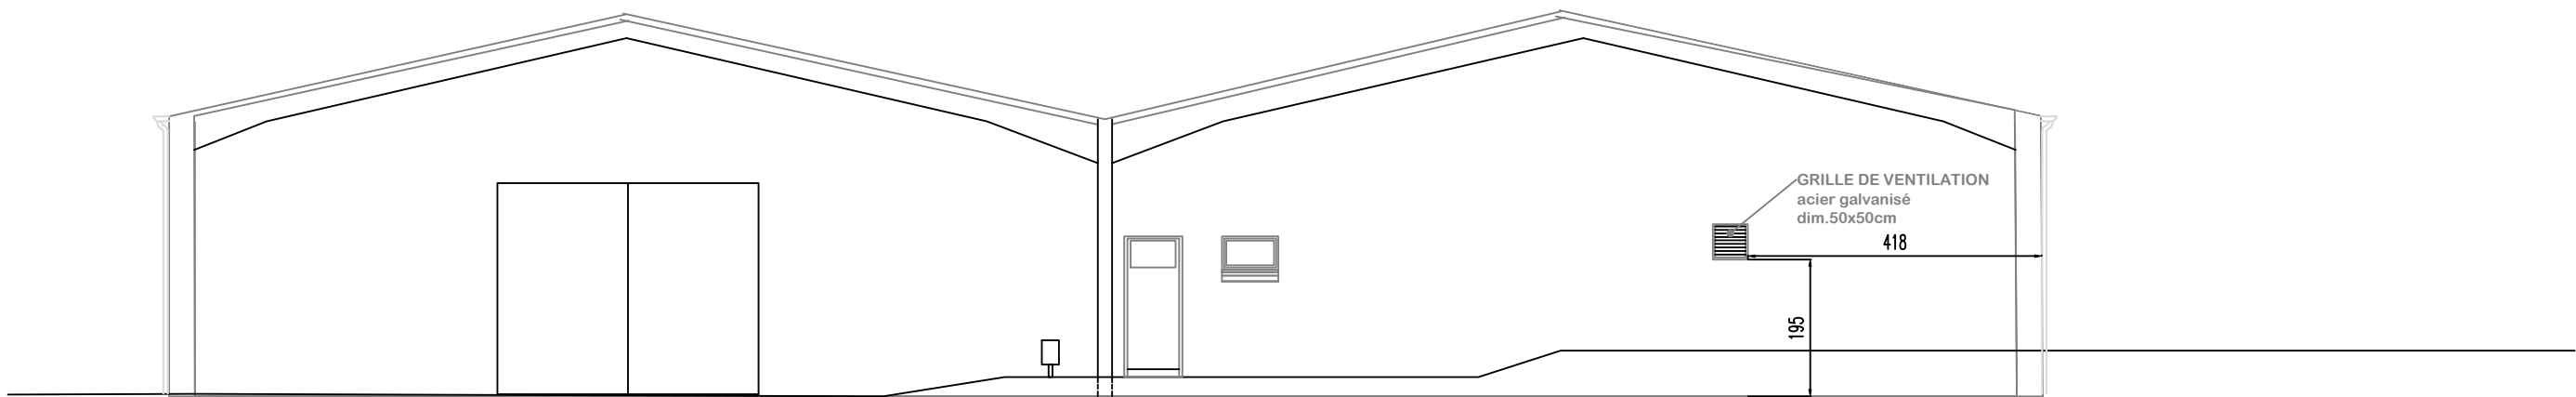



FACADE SUD EST PROJET

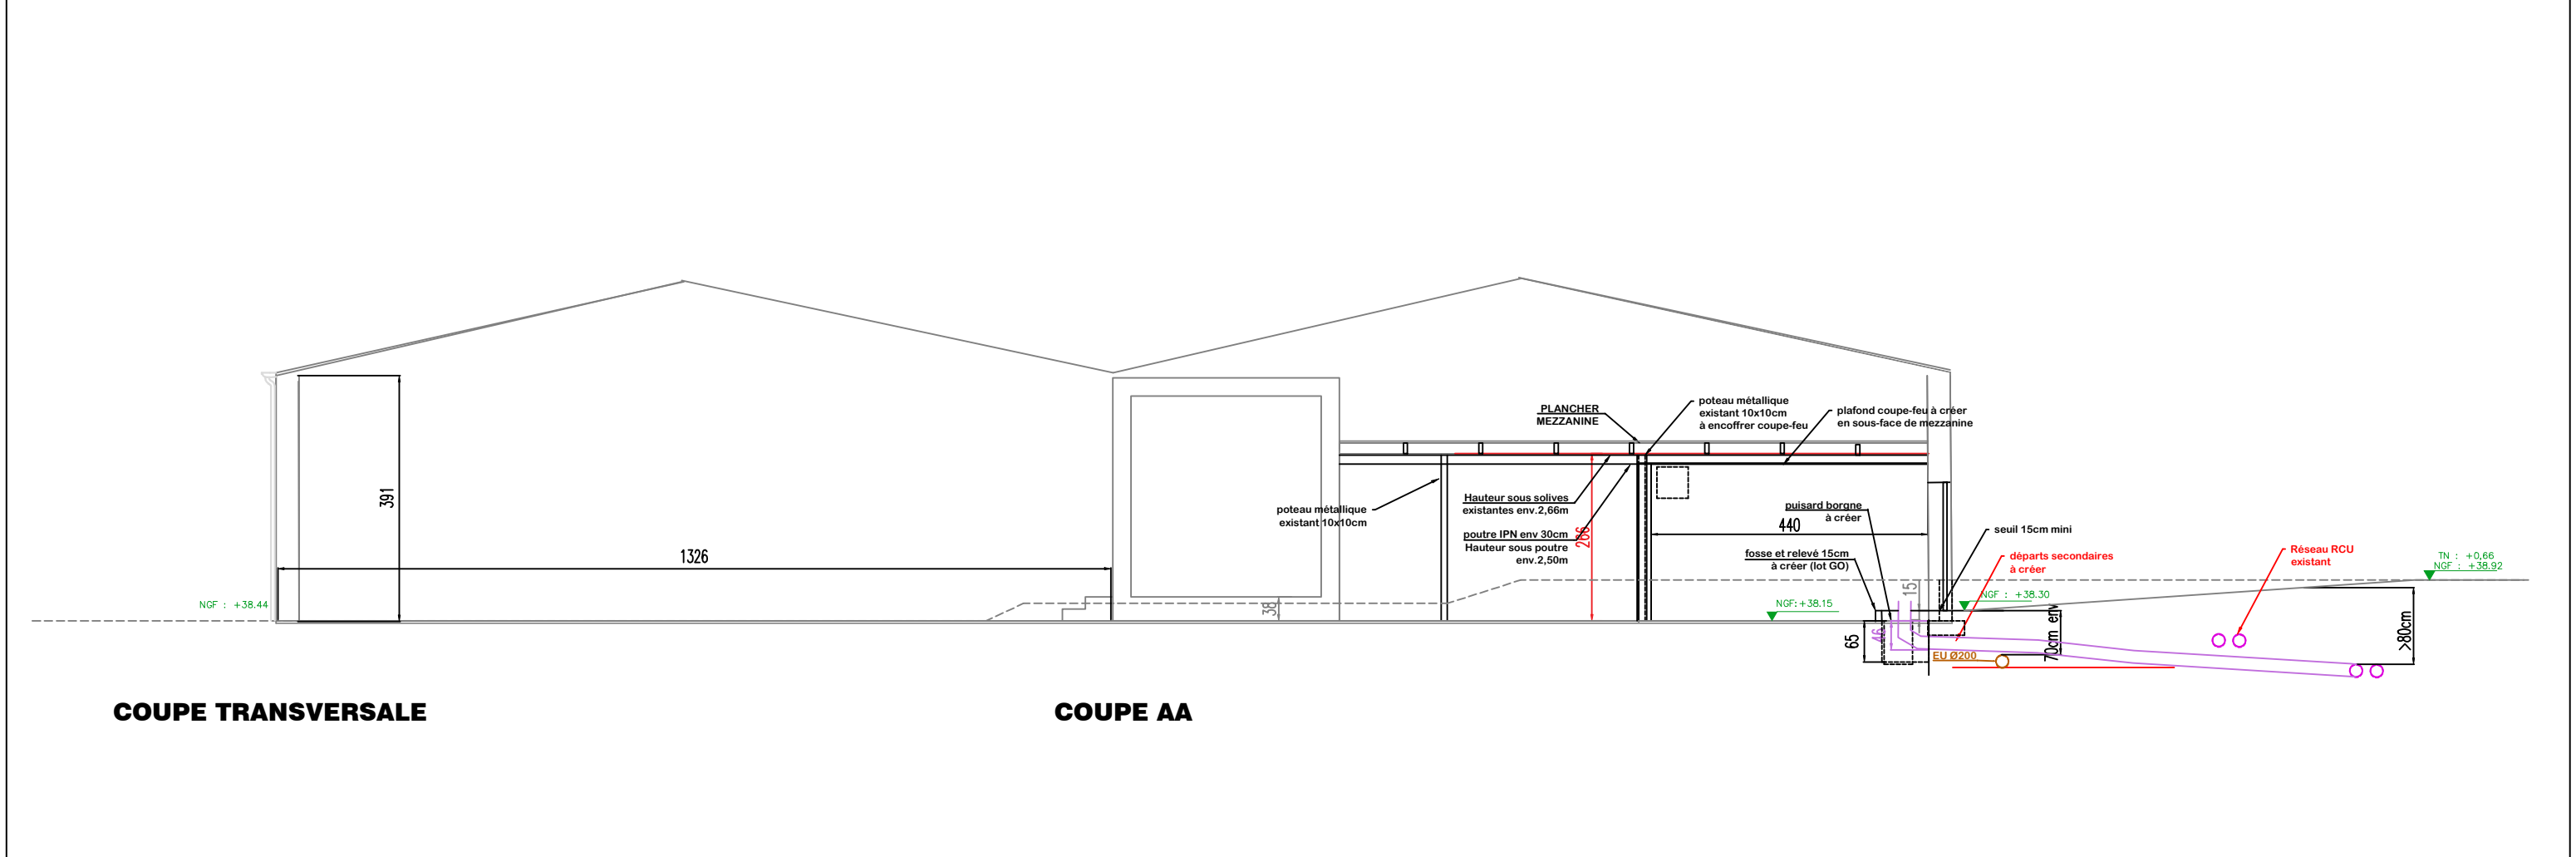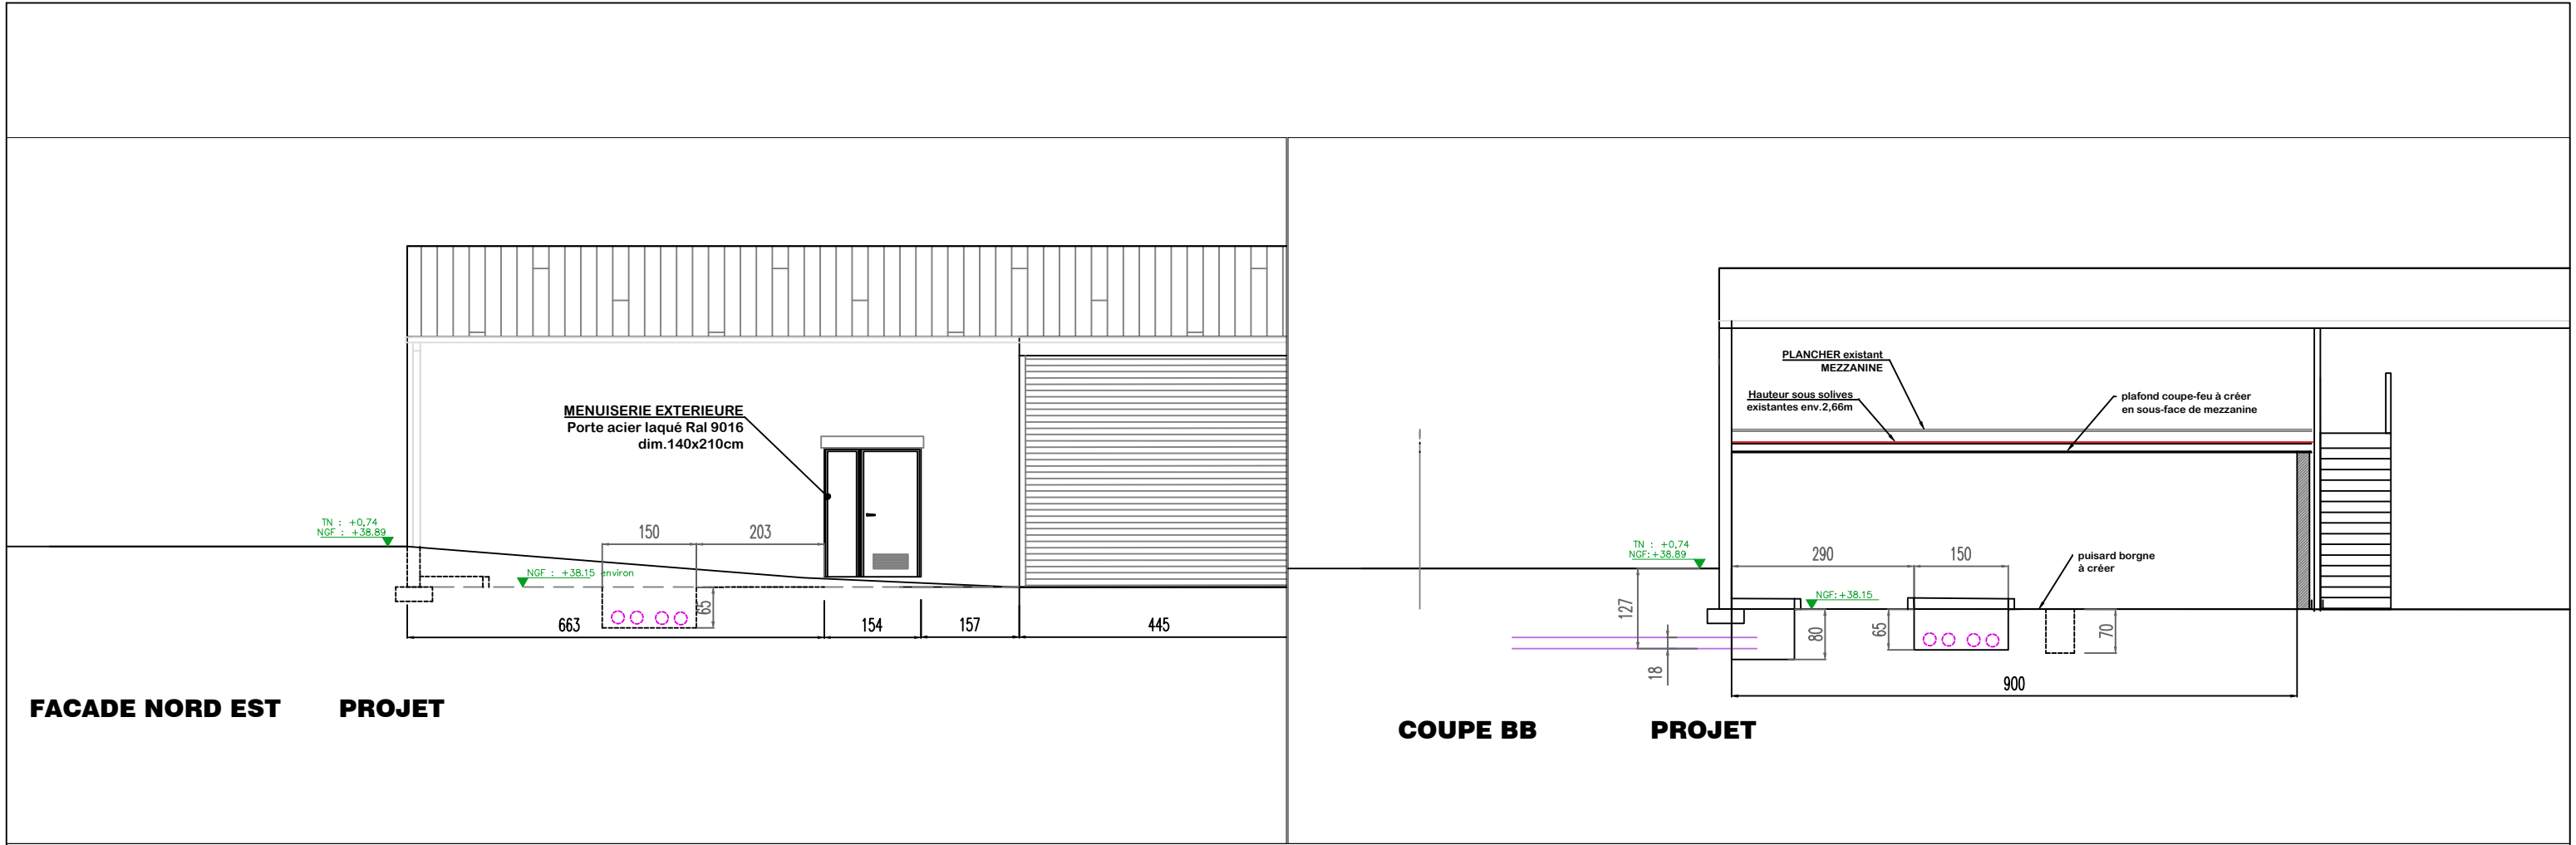


 29, rue de Lorient - 35000 RENNES Tel : 02 99 54 95 44 E mail : pdubreil@afti-ing.fr	Maître d'Ouvrage : INSTITUT AGRO RENNES ANGERS AGROCAMPUS - 65 rue de Saint-Brieuc CS84215 - 35042 RENNES Cedex	Affaire : Création d'une SOUS-STATION dans le bâtiment 20 pour Raccordement au RCU des bâtiments 15-16-18-20-21-22 AGROCAMPUS - 65 rue de Saint-Brieuc 35000 RENNES	Désignation du plan : PROJET SOUS-STATION COUPES PROJET	Date : 01/07/26	Format : A3	N° de plan : 06
				Echelle : 1/100e	Phase : DCE	Indice : 01

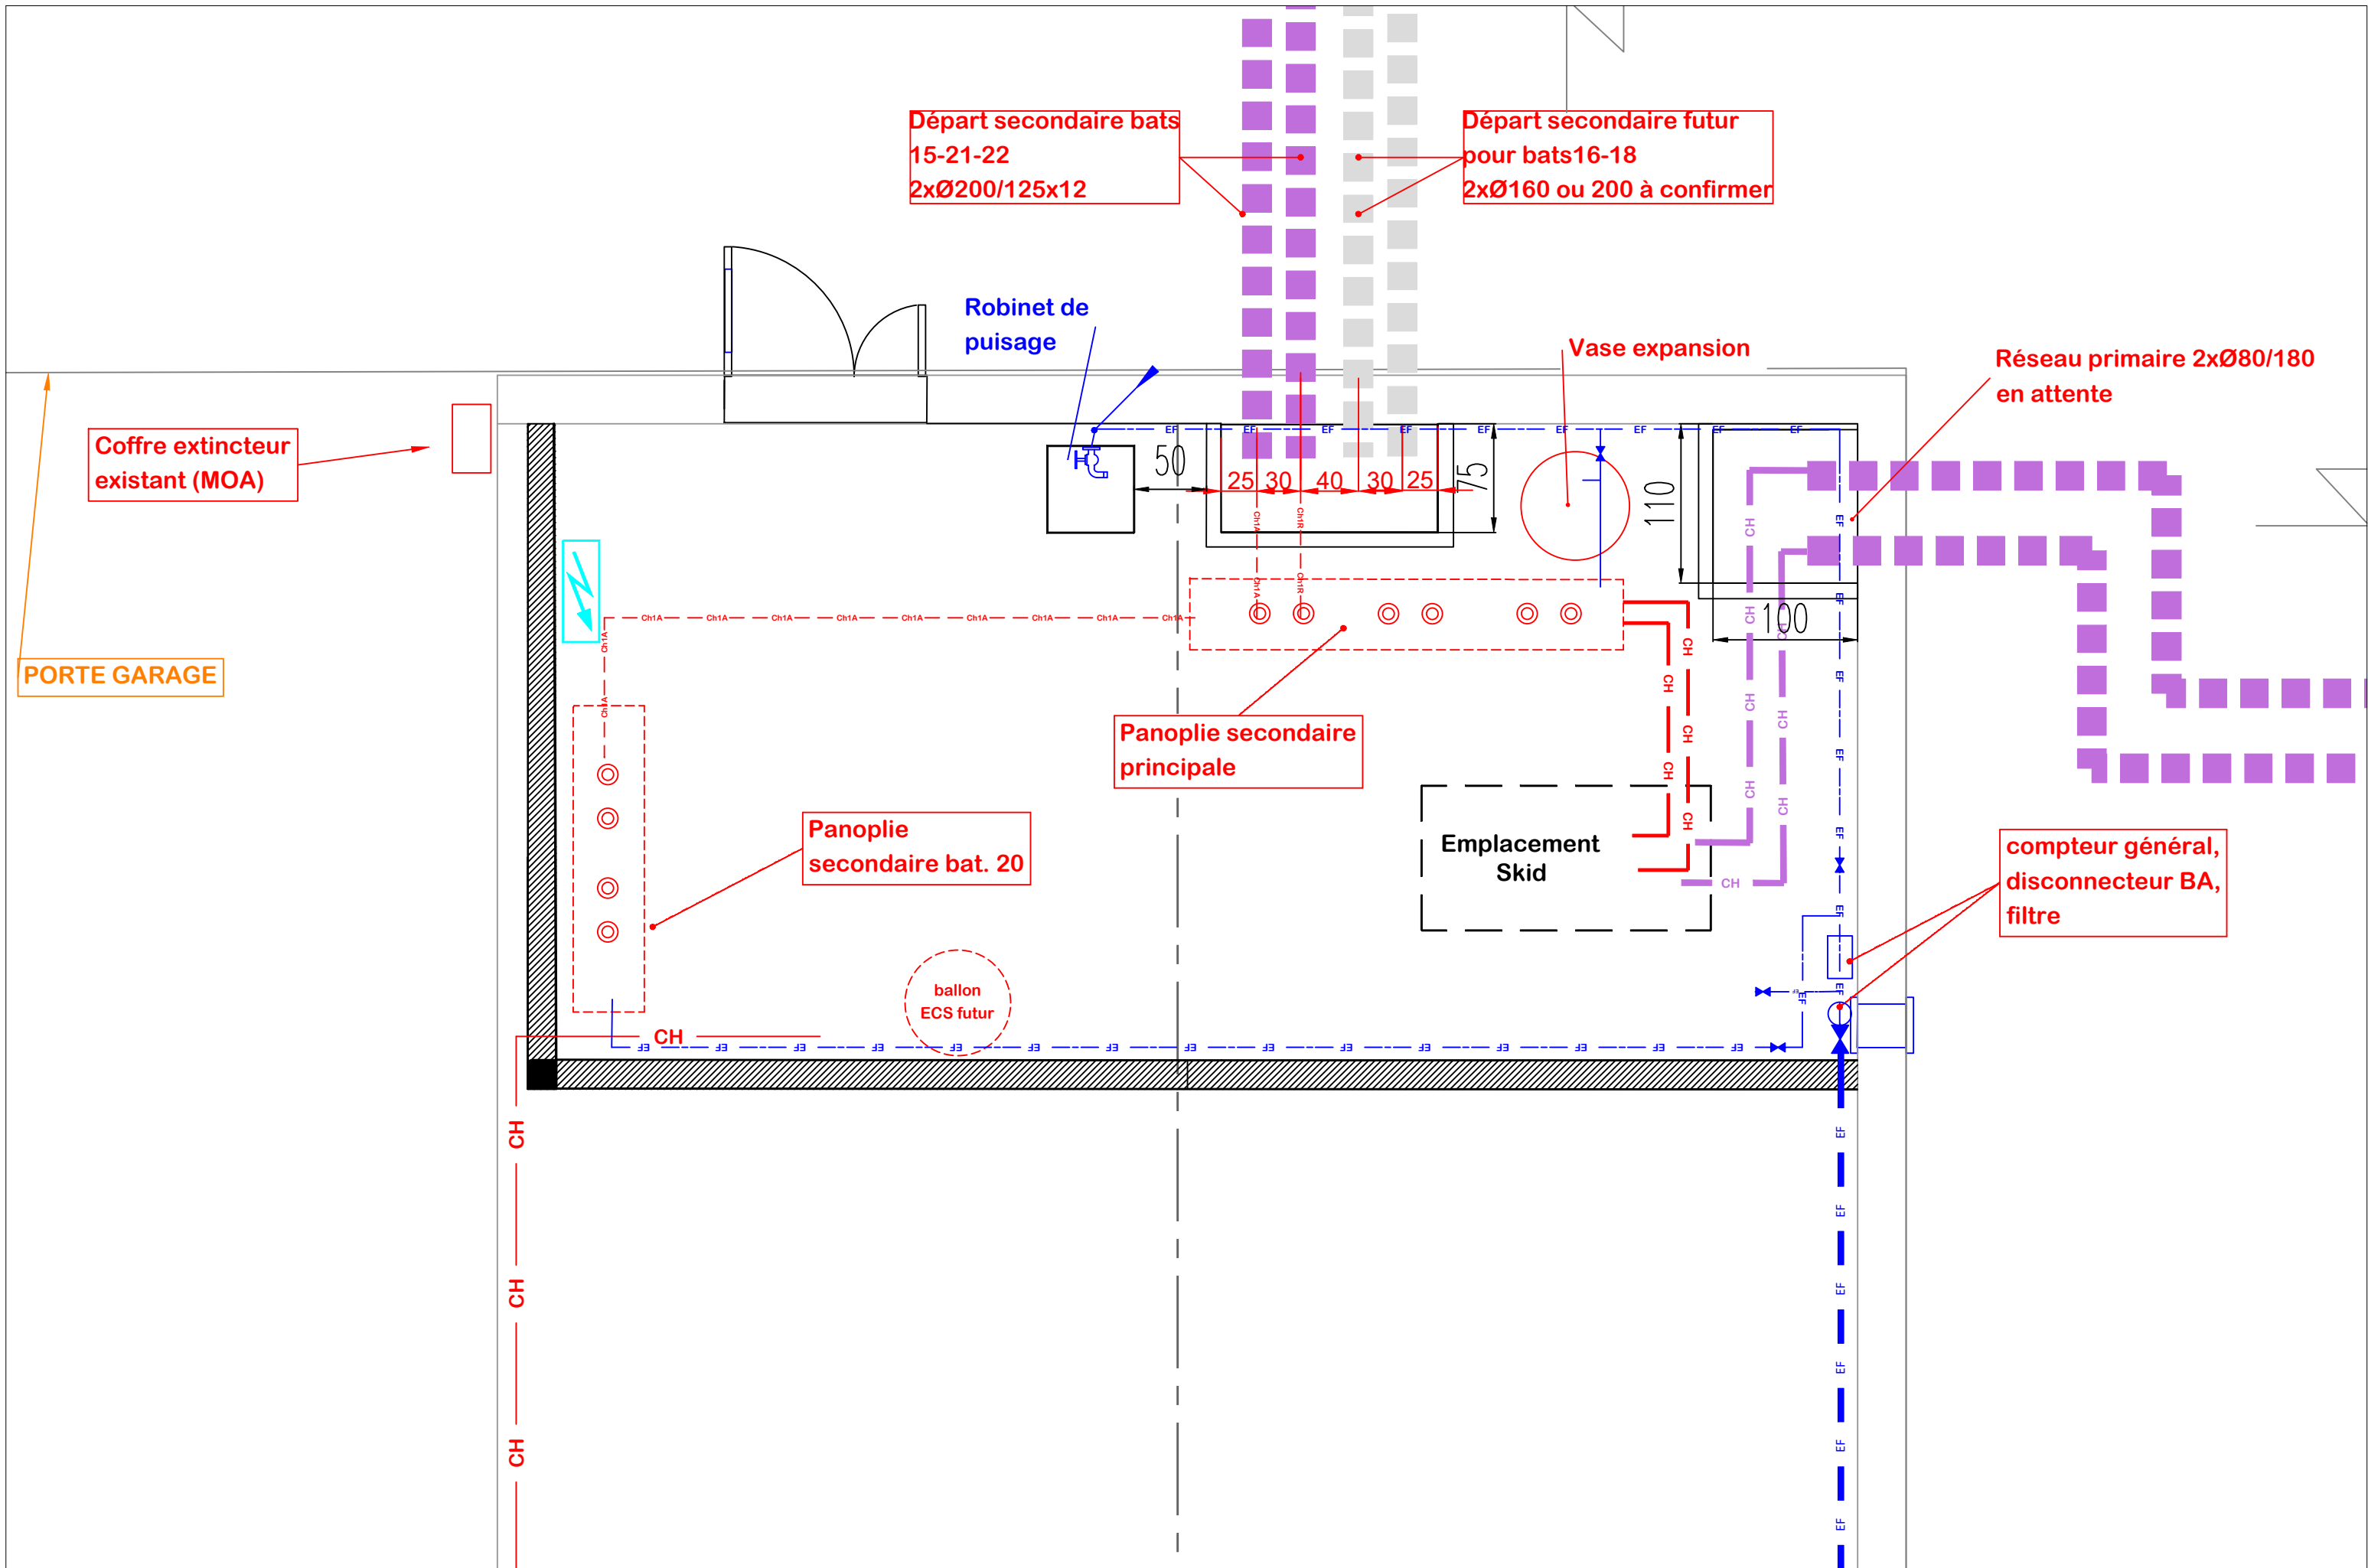

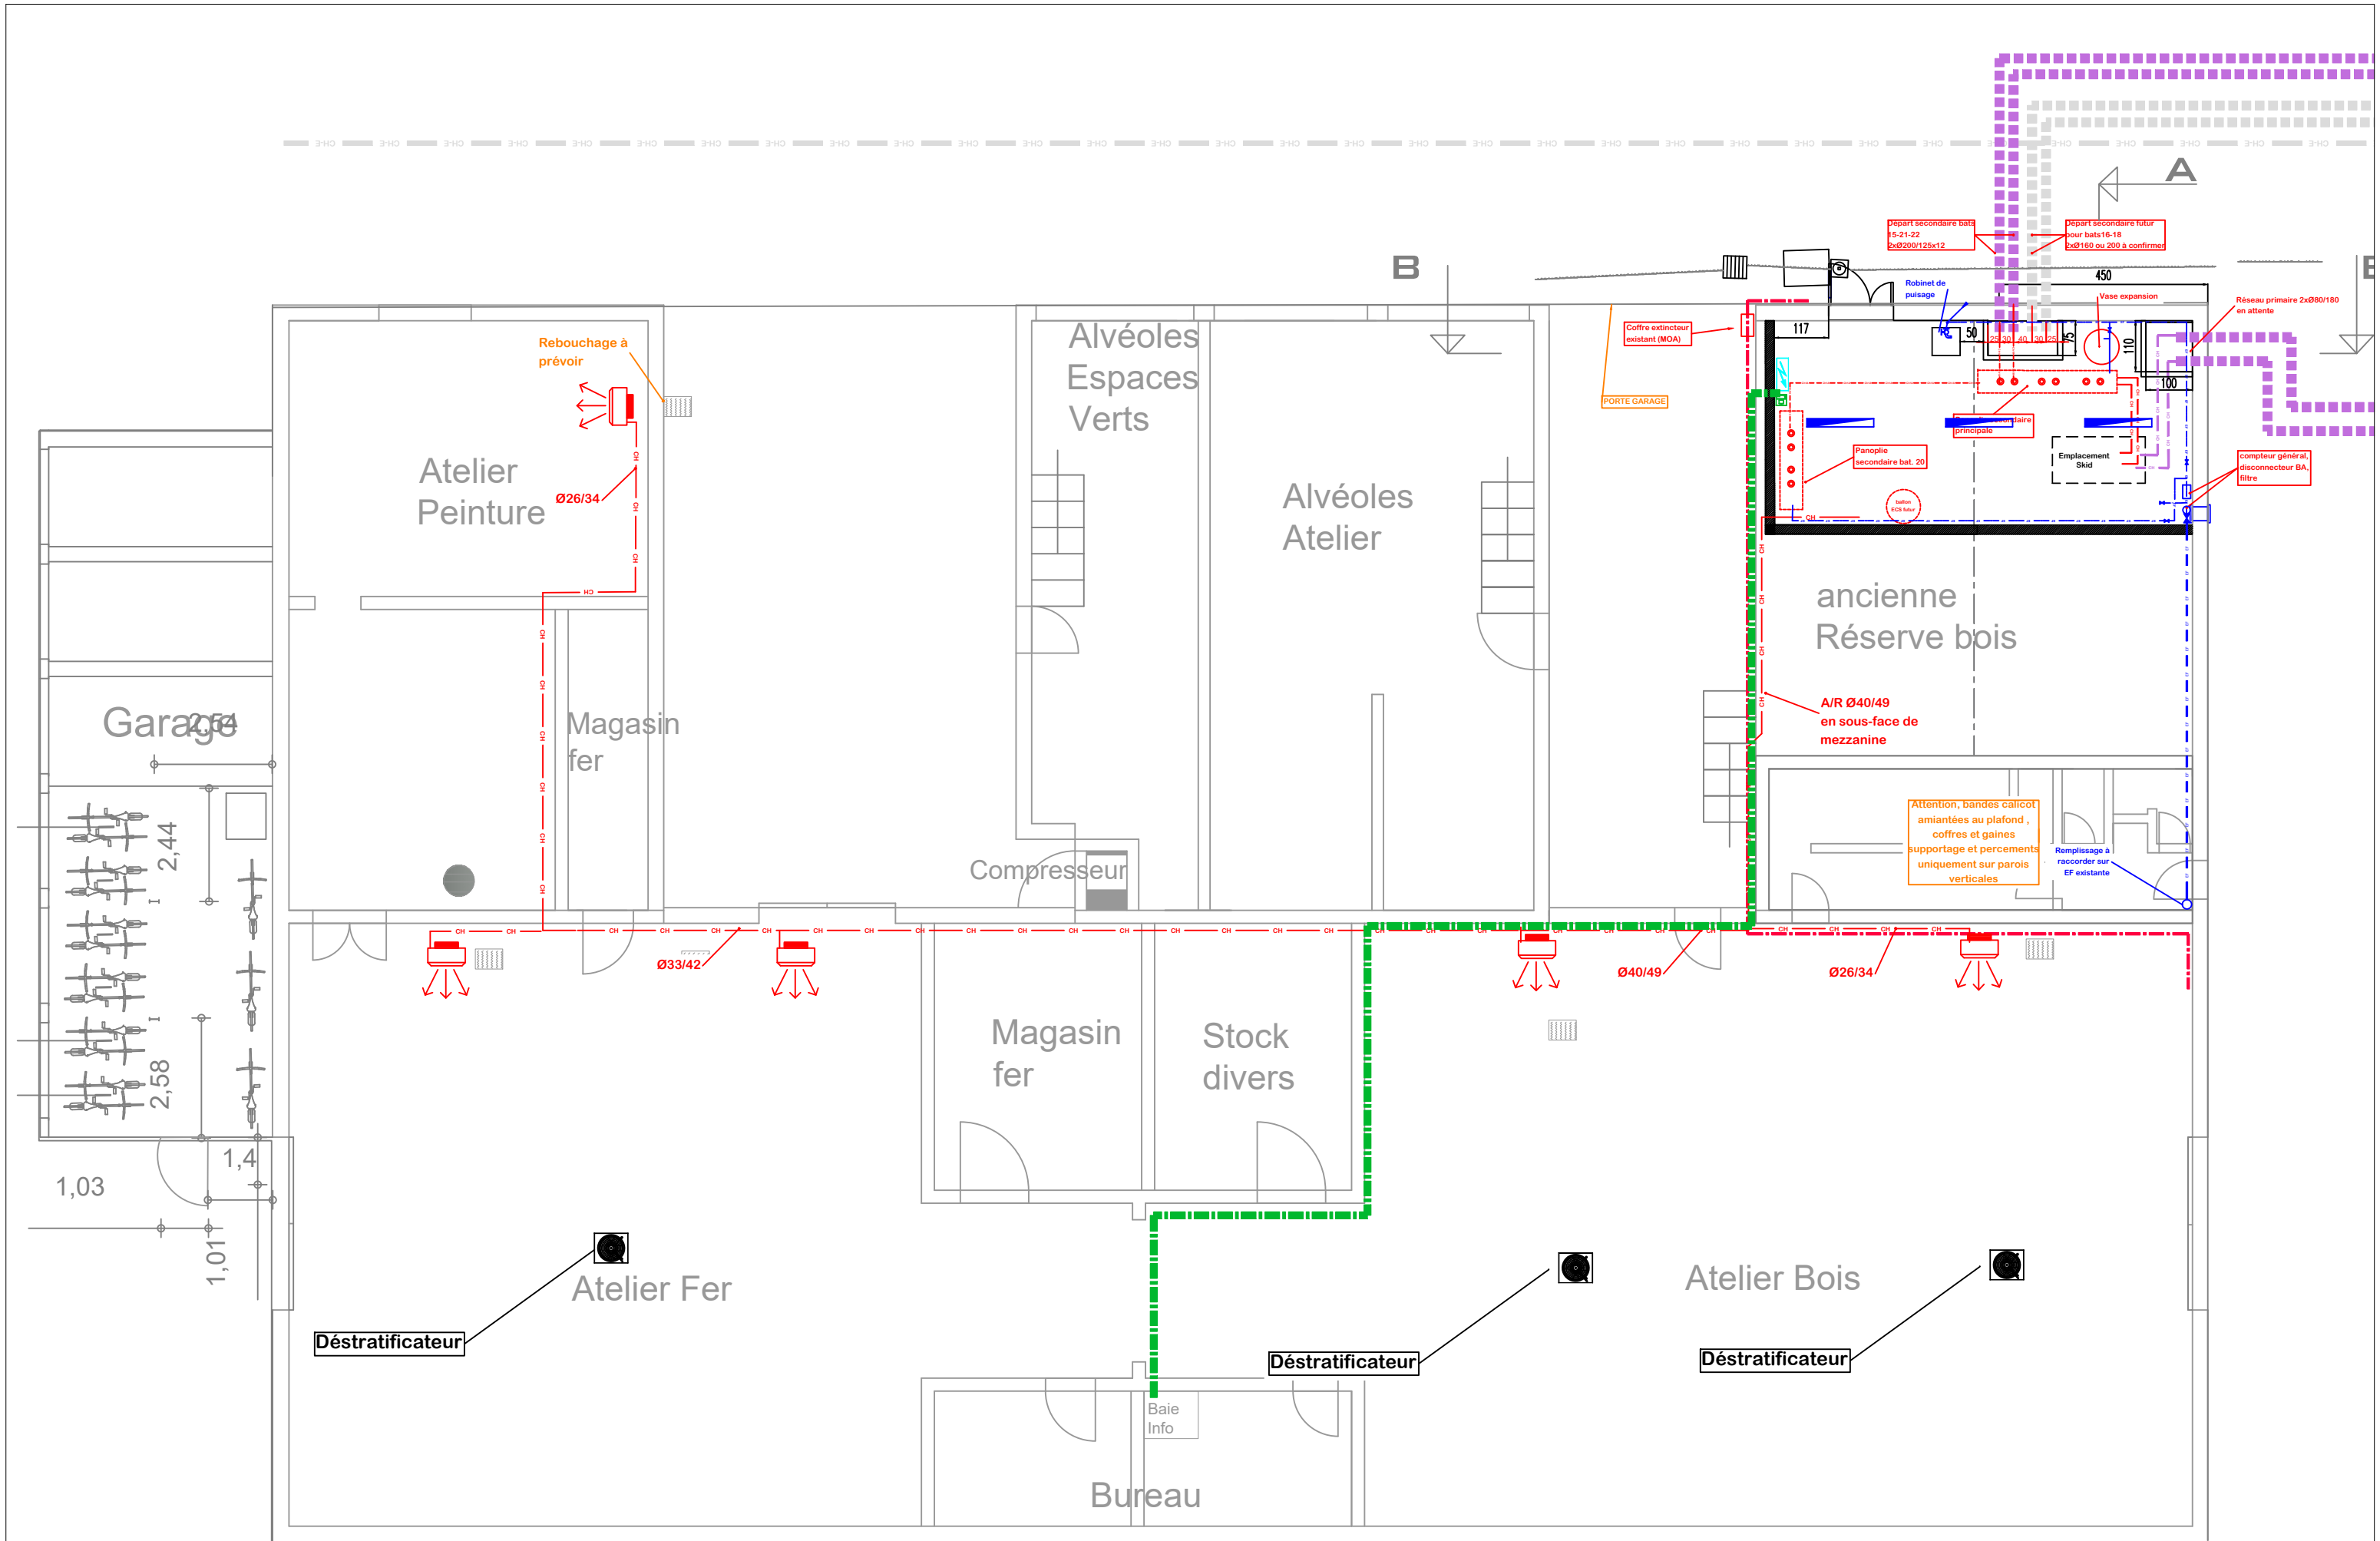


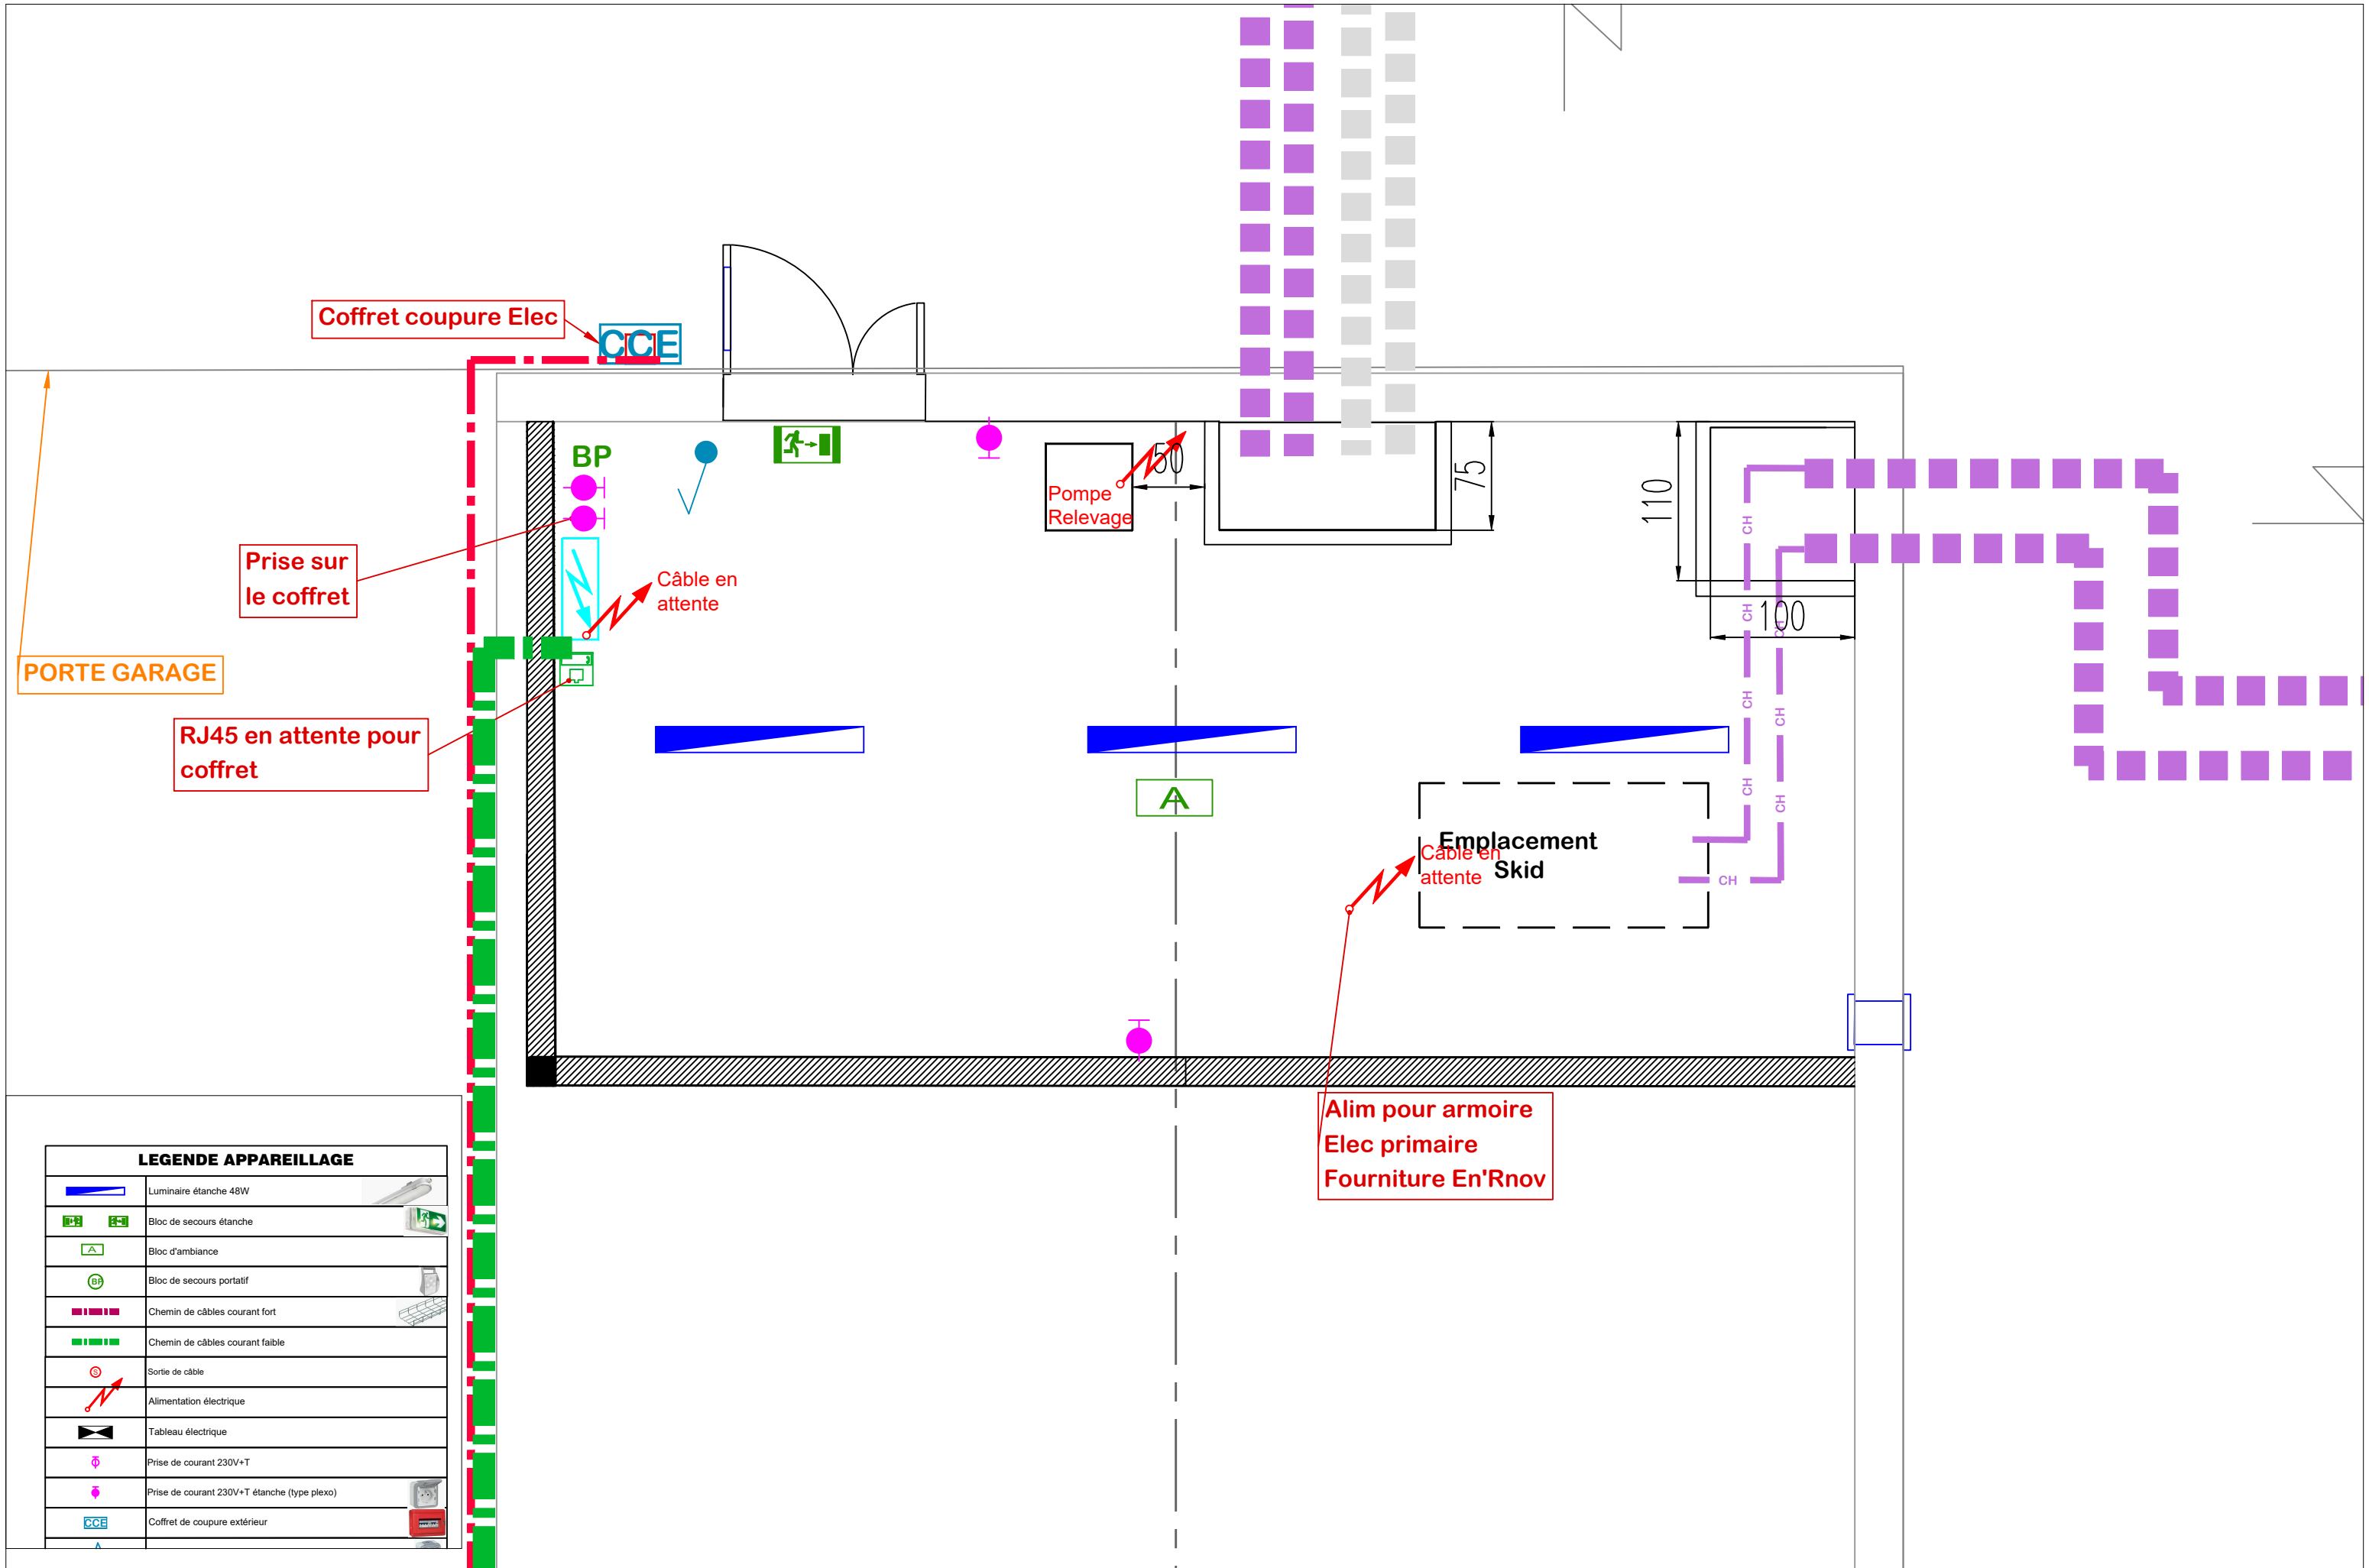

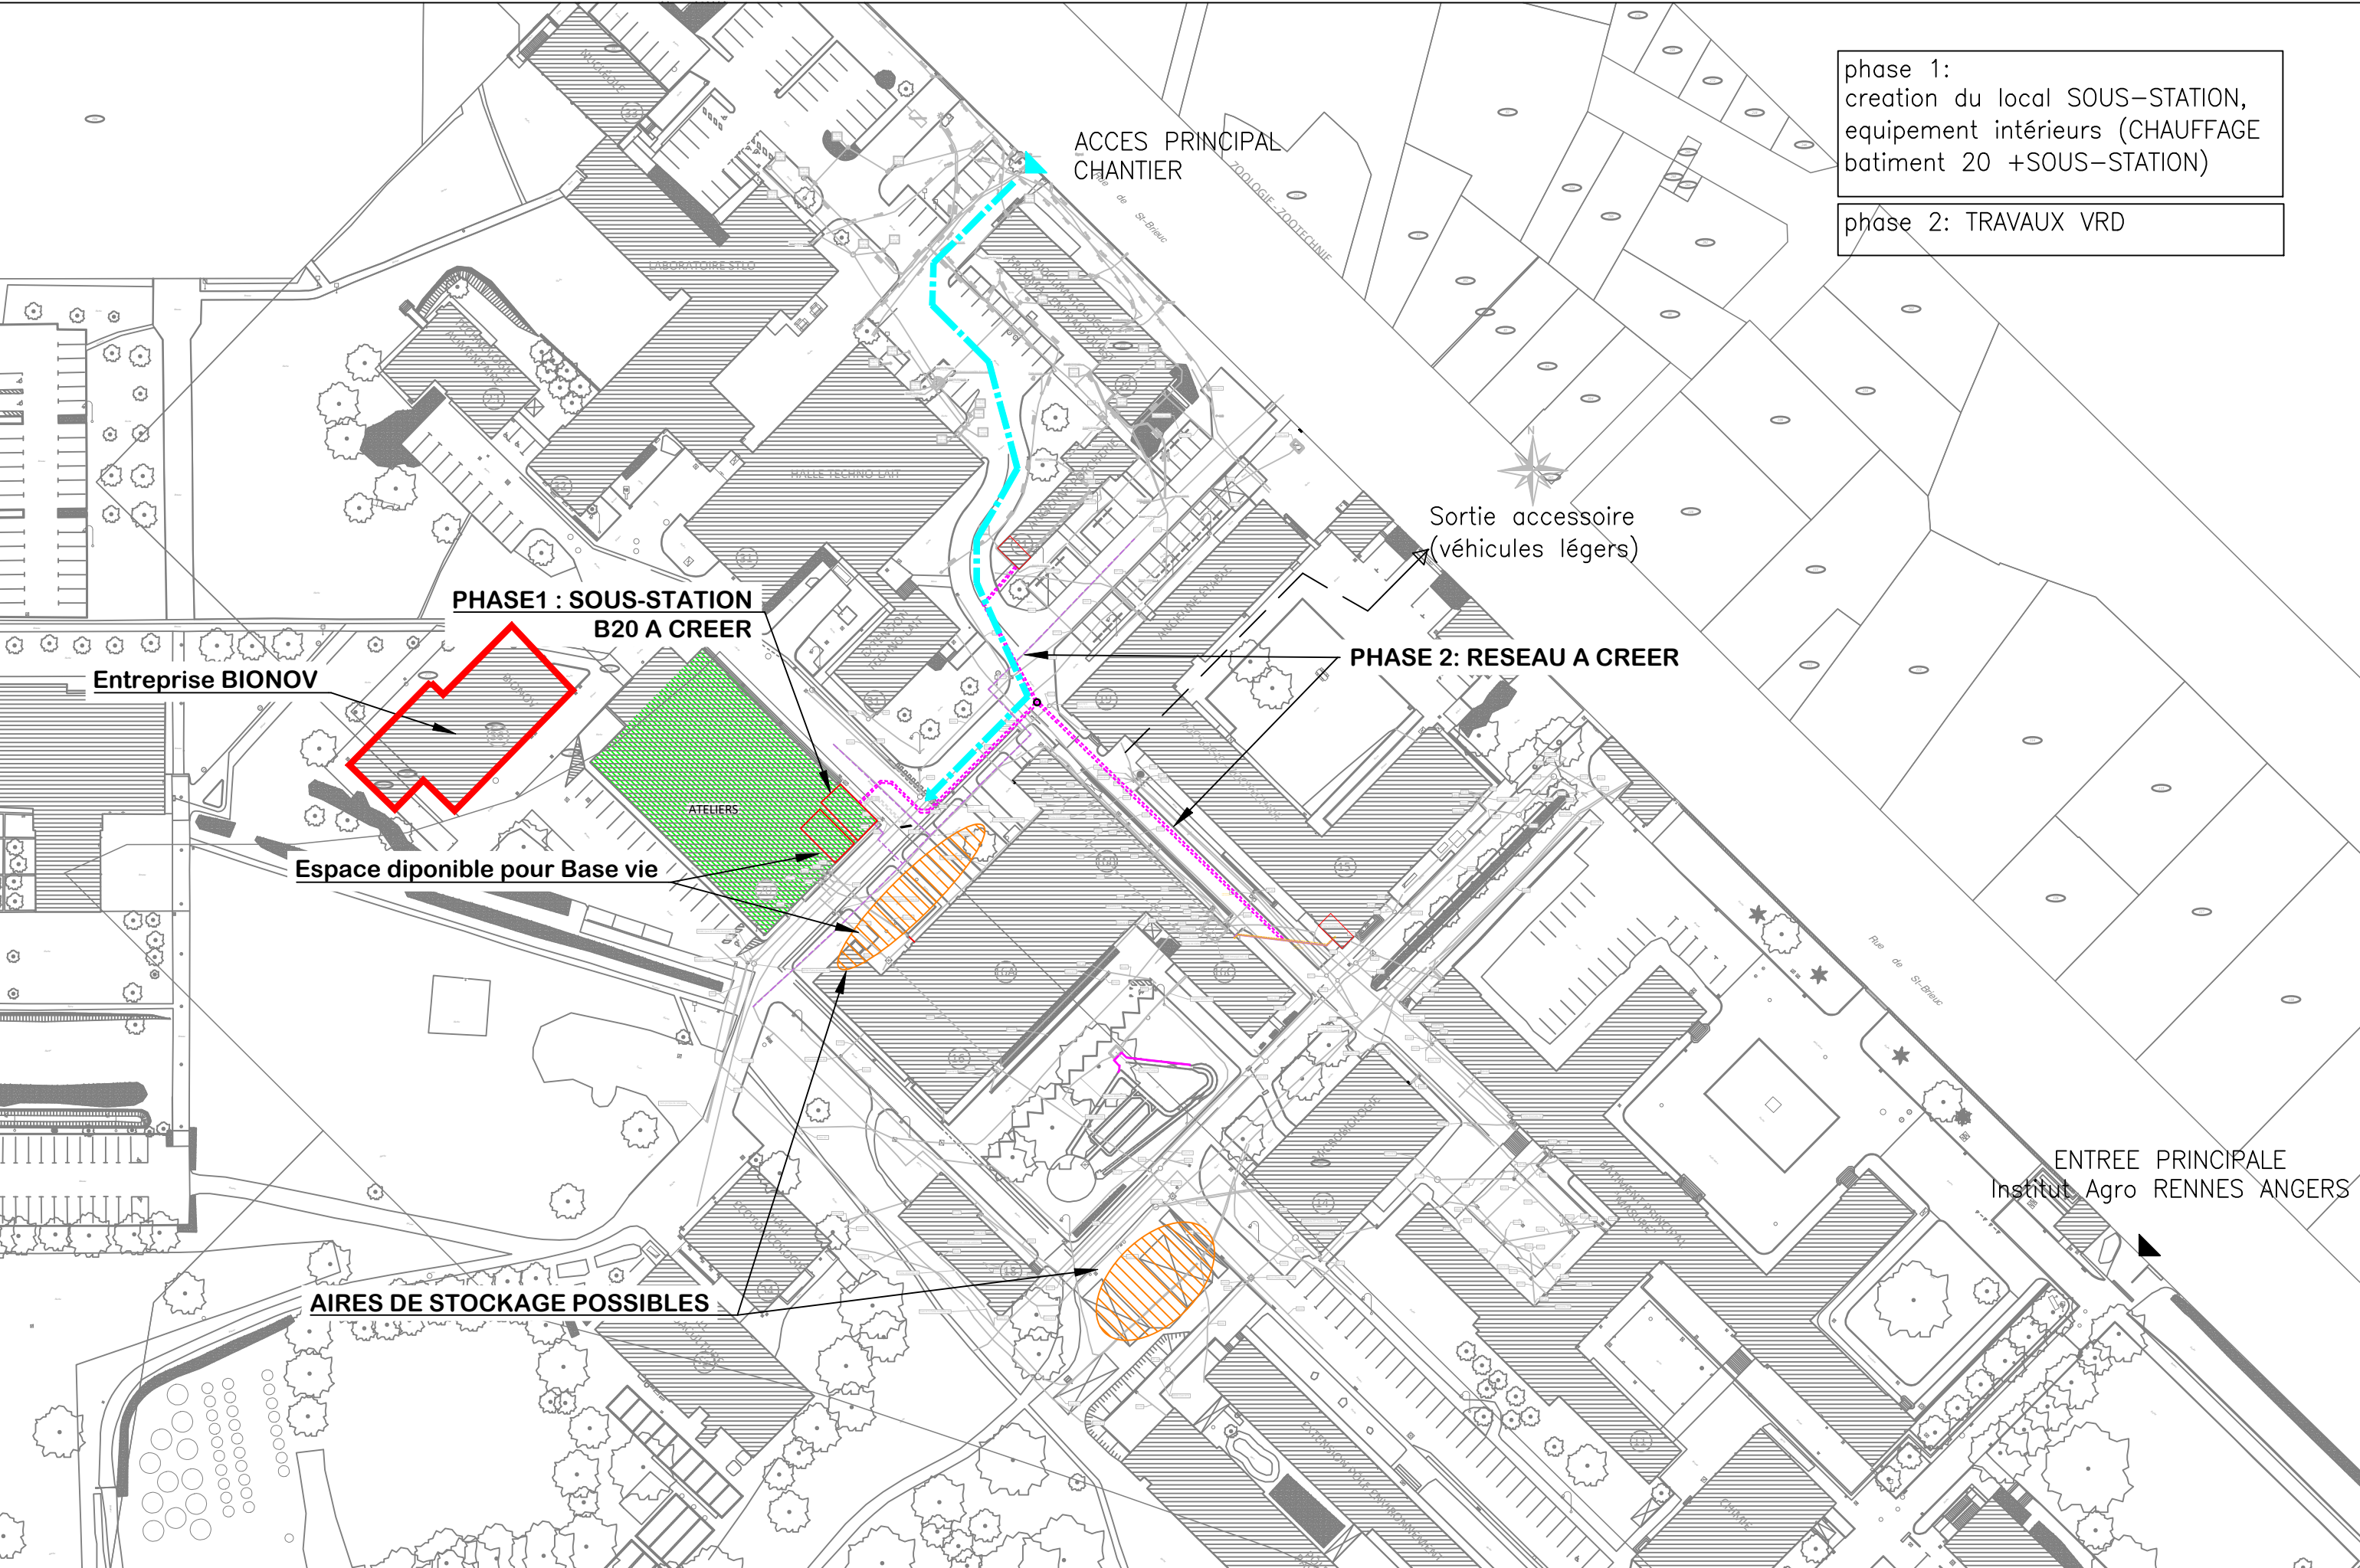

phase 1:
creation du local SOUS-STATION,
équipement intérieurs (CHAUFFAGE
batiment 20 +SOUS-STATION)

phase 2: TRAVAUX VRD

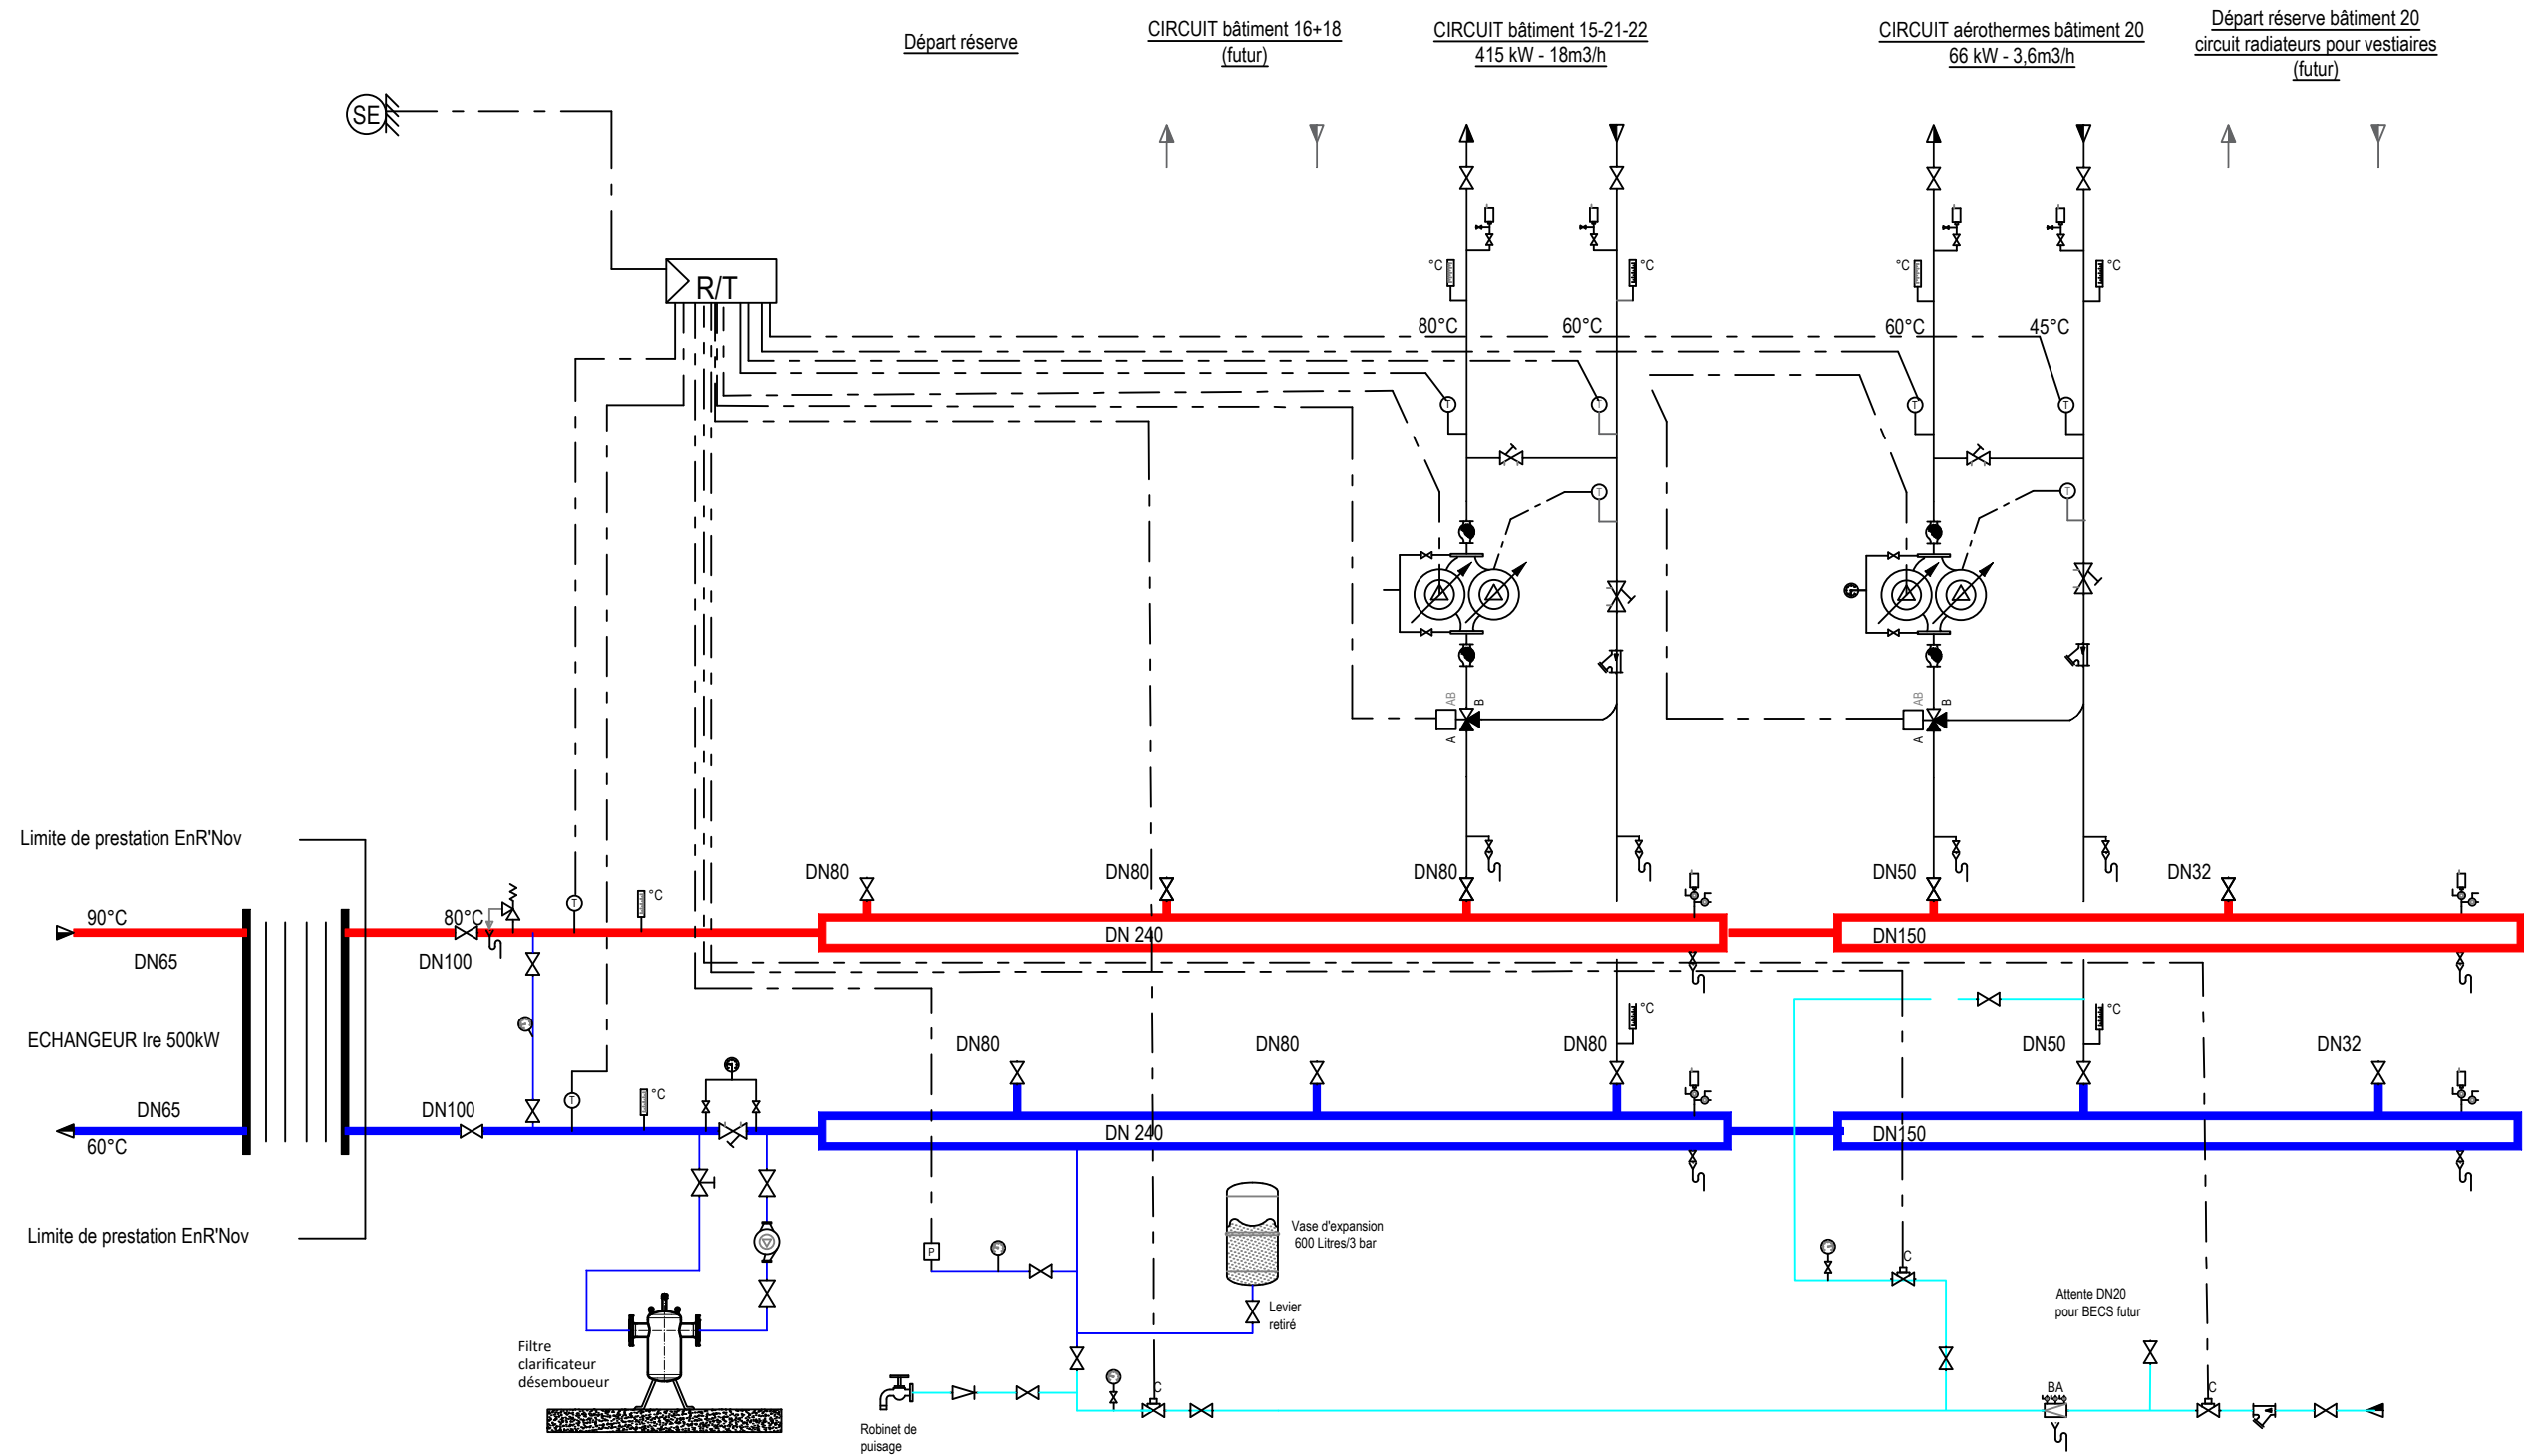

SYMBOLE	DESIGNATION
	VANNE D'ARRET
	VANNE D'EQUILIBRAGE
	FILTRE
	VANNE DE VIDANGE
	THERMOMETRE
	SOUPAPE DE SURETE
	MANOMETRE
	COMPTEUR
	PRESSOSTAT MANQUE D'EAU
	SONDE DE TEMPERATURE
	PURGEUR AUTOMATIQUE AVEC VANNE
	CLAPET ANTI-RETOUR
	DISCONNECTEUR BA
	VANNE TROIS VOIES MOTORISEE
	MANCHON ANTI-VIBRATILE
	POMPE DOUBLE A DEBIT VARIABLE + KIT DE PRISE DE PRESSION MARQUE : SALMSONou GRUNDFOS Type : Sirix D ou MAGNA 3



29, rue de Lorient - 35000 RENNES
Tel : 02 99 54 95 44
E-mail : pdubreil@afti-ing.fr

Maitre d'Ouvrage :

INSTITUT AGRO RENNES ANGERS
AGROCAMPUS - 65 rue de Saint-Brieuc
CS84215 - 35042 RENNES Cedex

Alfibre :

création d'une SOUS-STATION dans le bâtiment 20
pour Raccordement au RCU des bâtiments 15-16-18-20-21-22
AGROCAMPUS - 65 rue de Saint-Brieuc 35000 RENNES

Désignation du plan :

Lot CHAUFFAGE
Schéma de principe *Sous Station B20*

Date :

01/07/26

Echelle :

SANS

Format :

A3

Phase :

DCE

N° de plan :

SCH 01

Indice :

01