






PLAN CHAUFFAGE NIVEAU RDC - PROJET

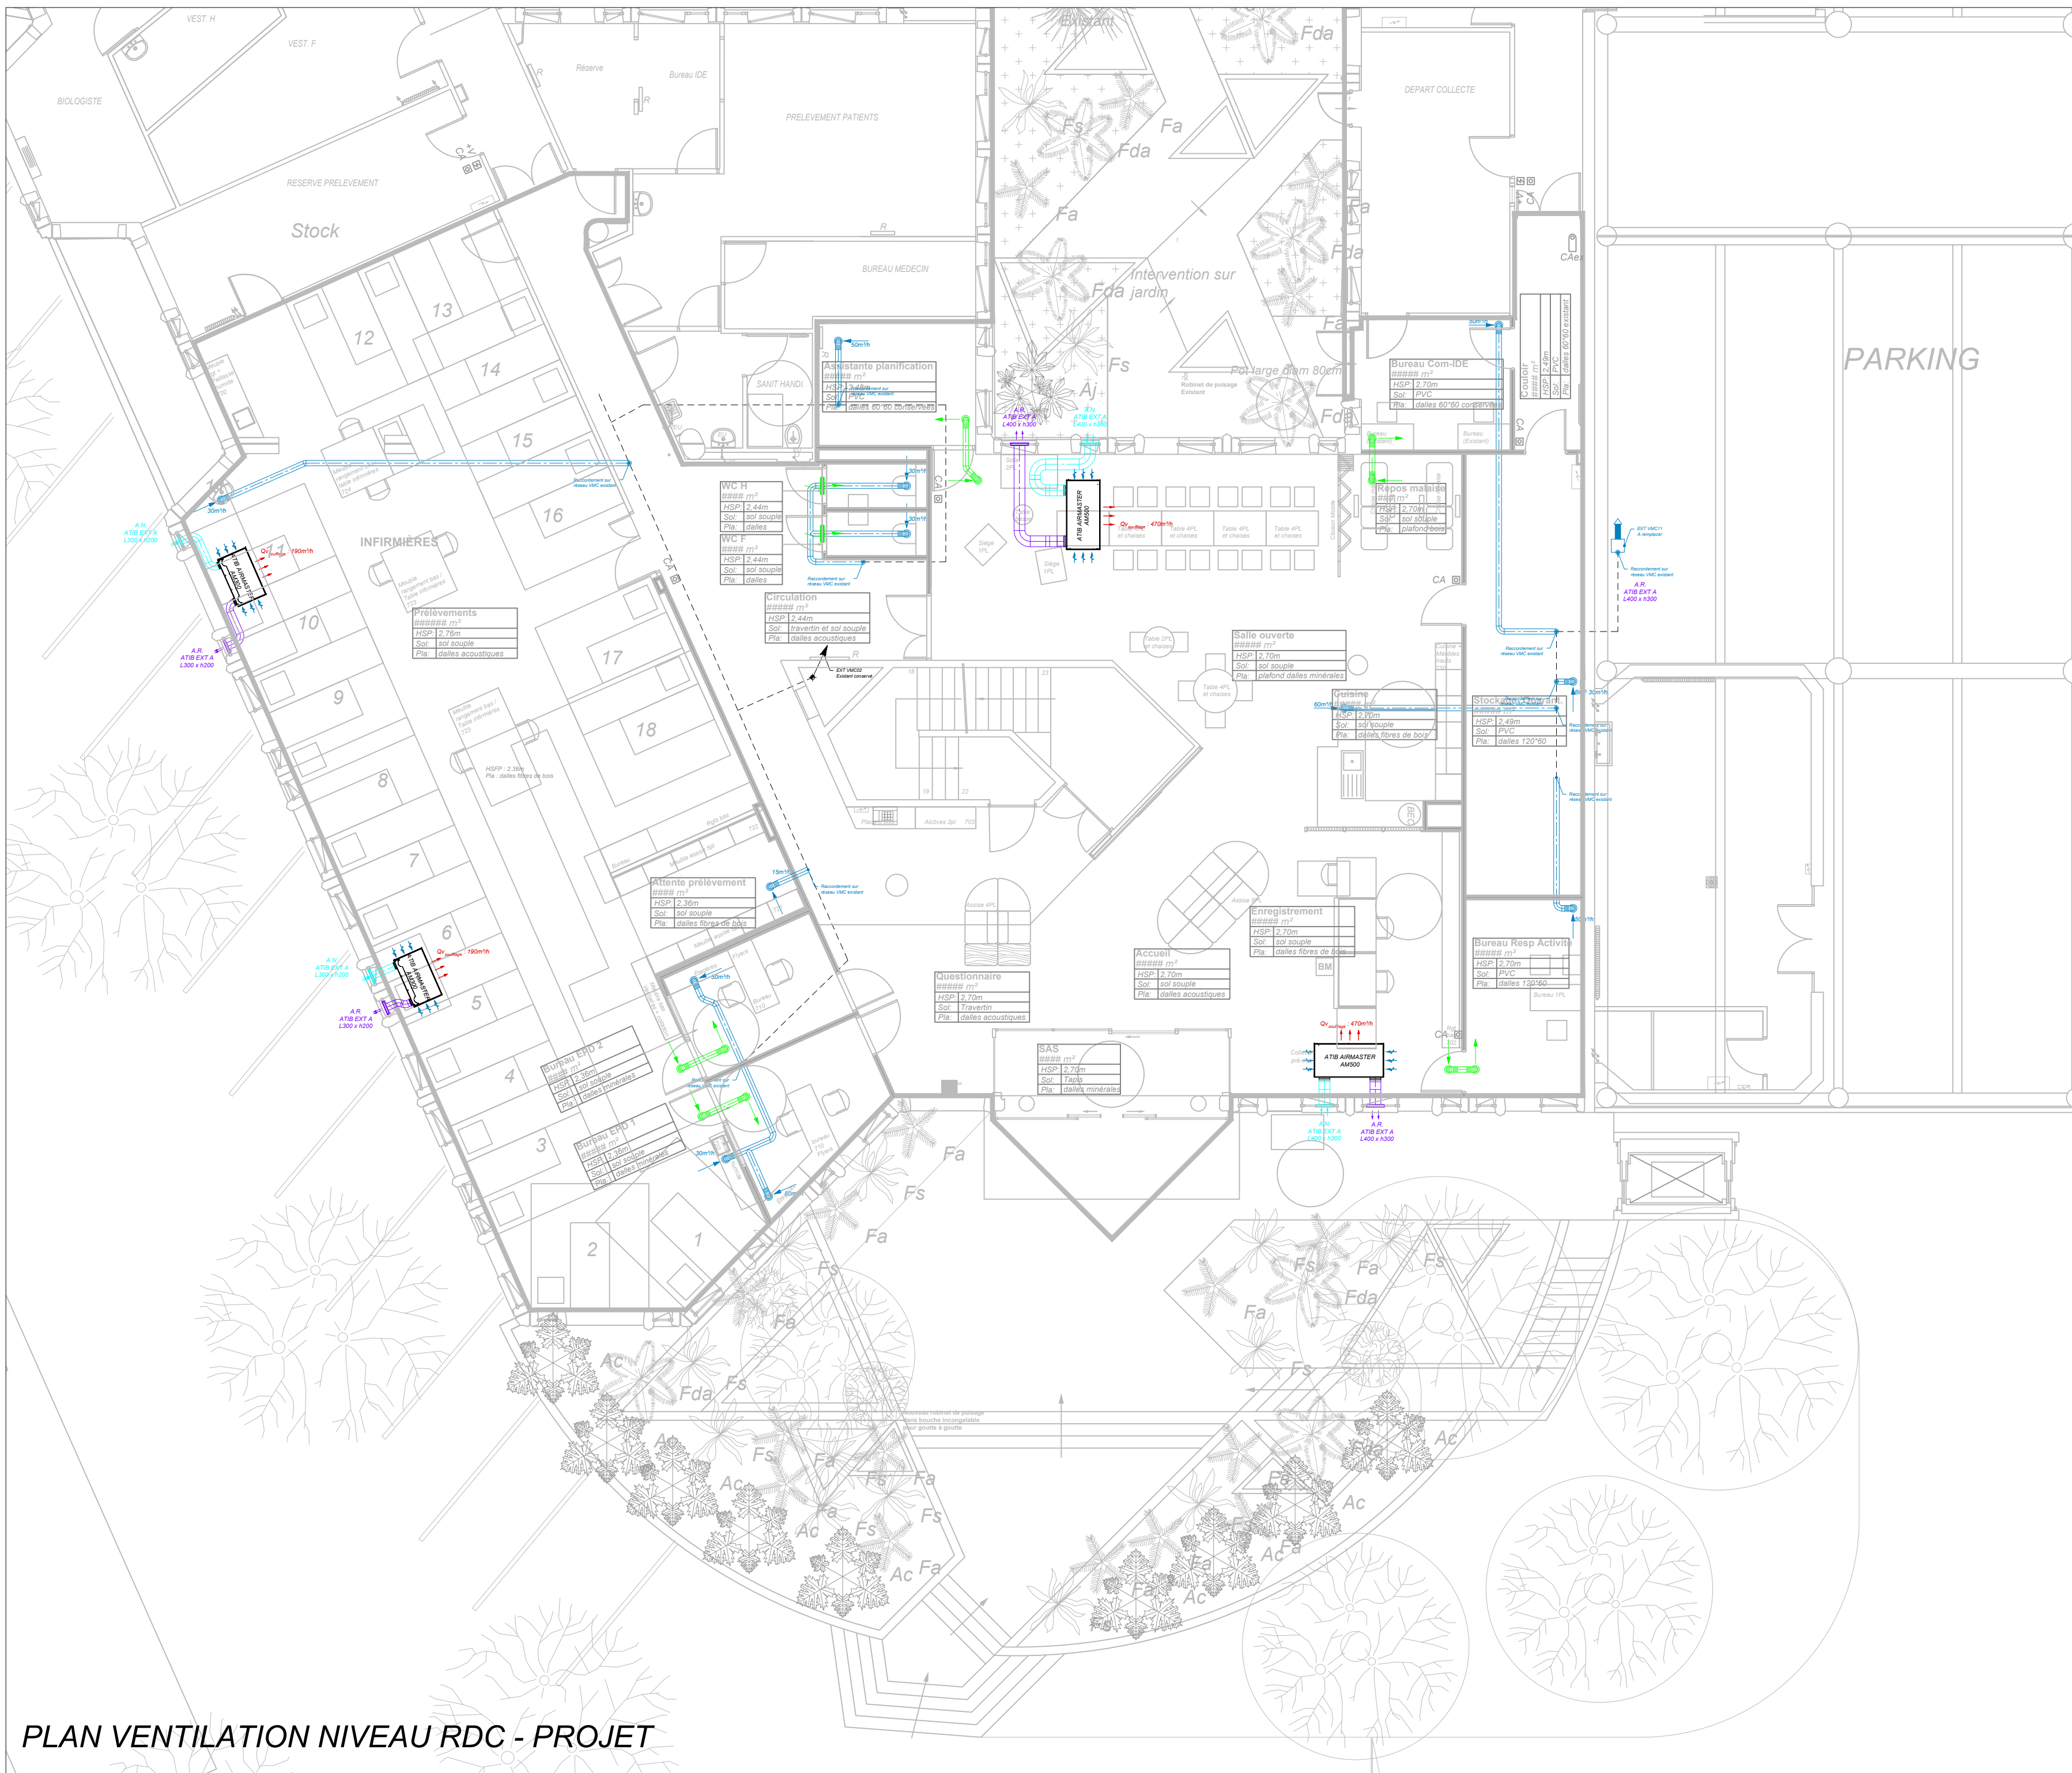

PLAN VENTILATION NIVEAU RDC - PROJET

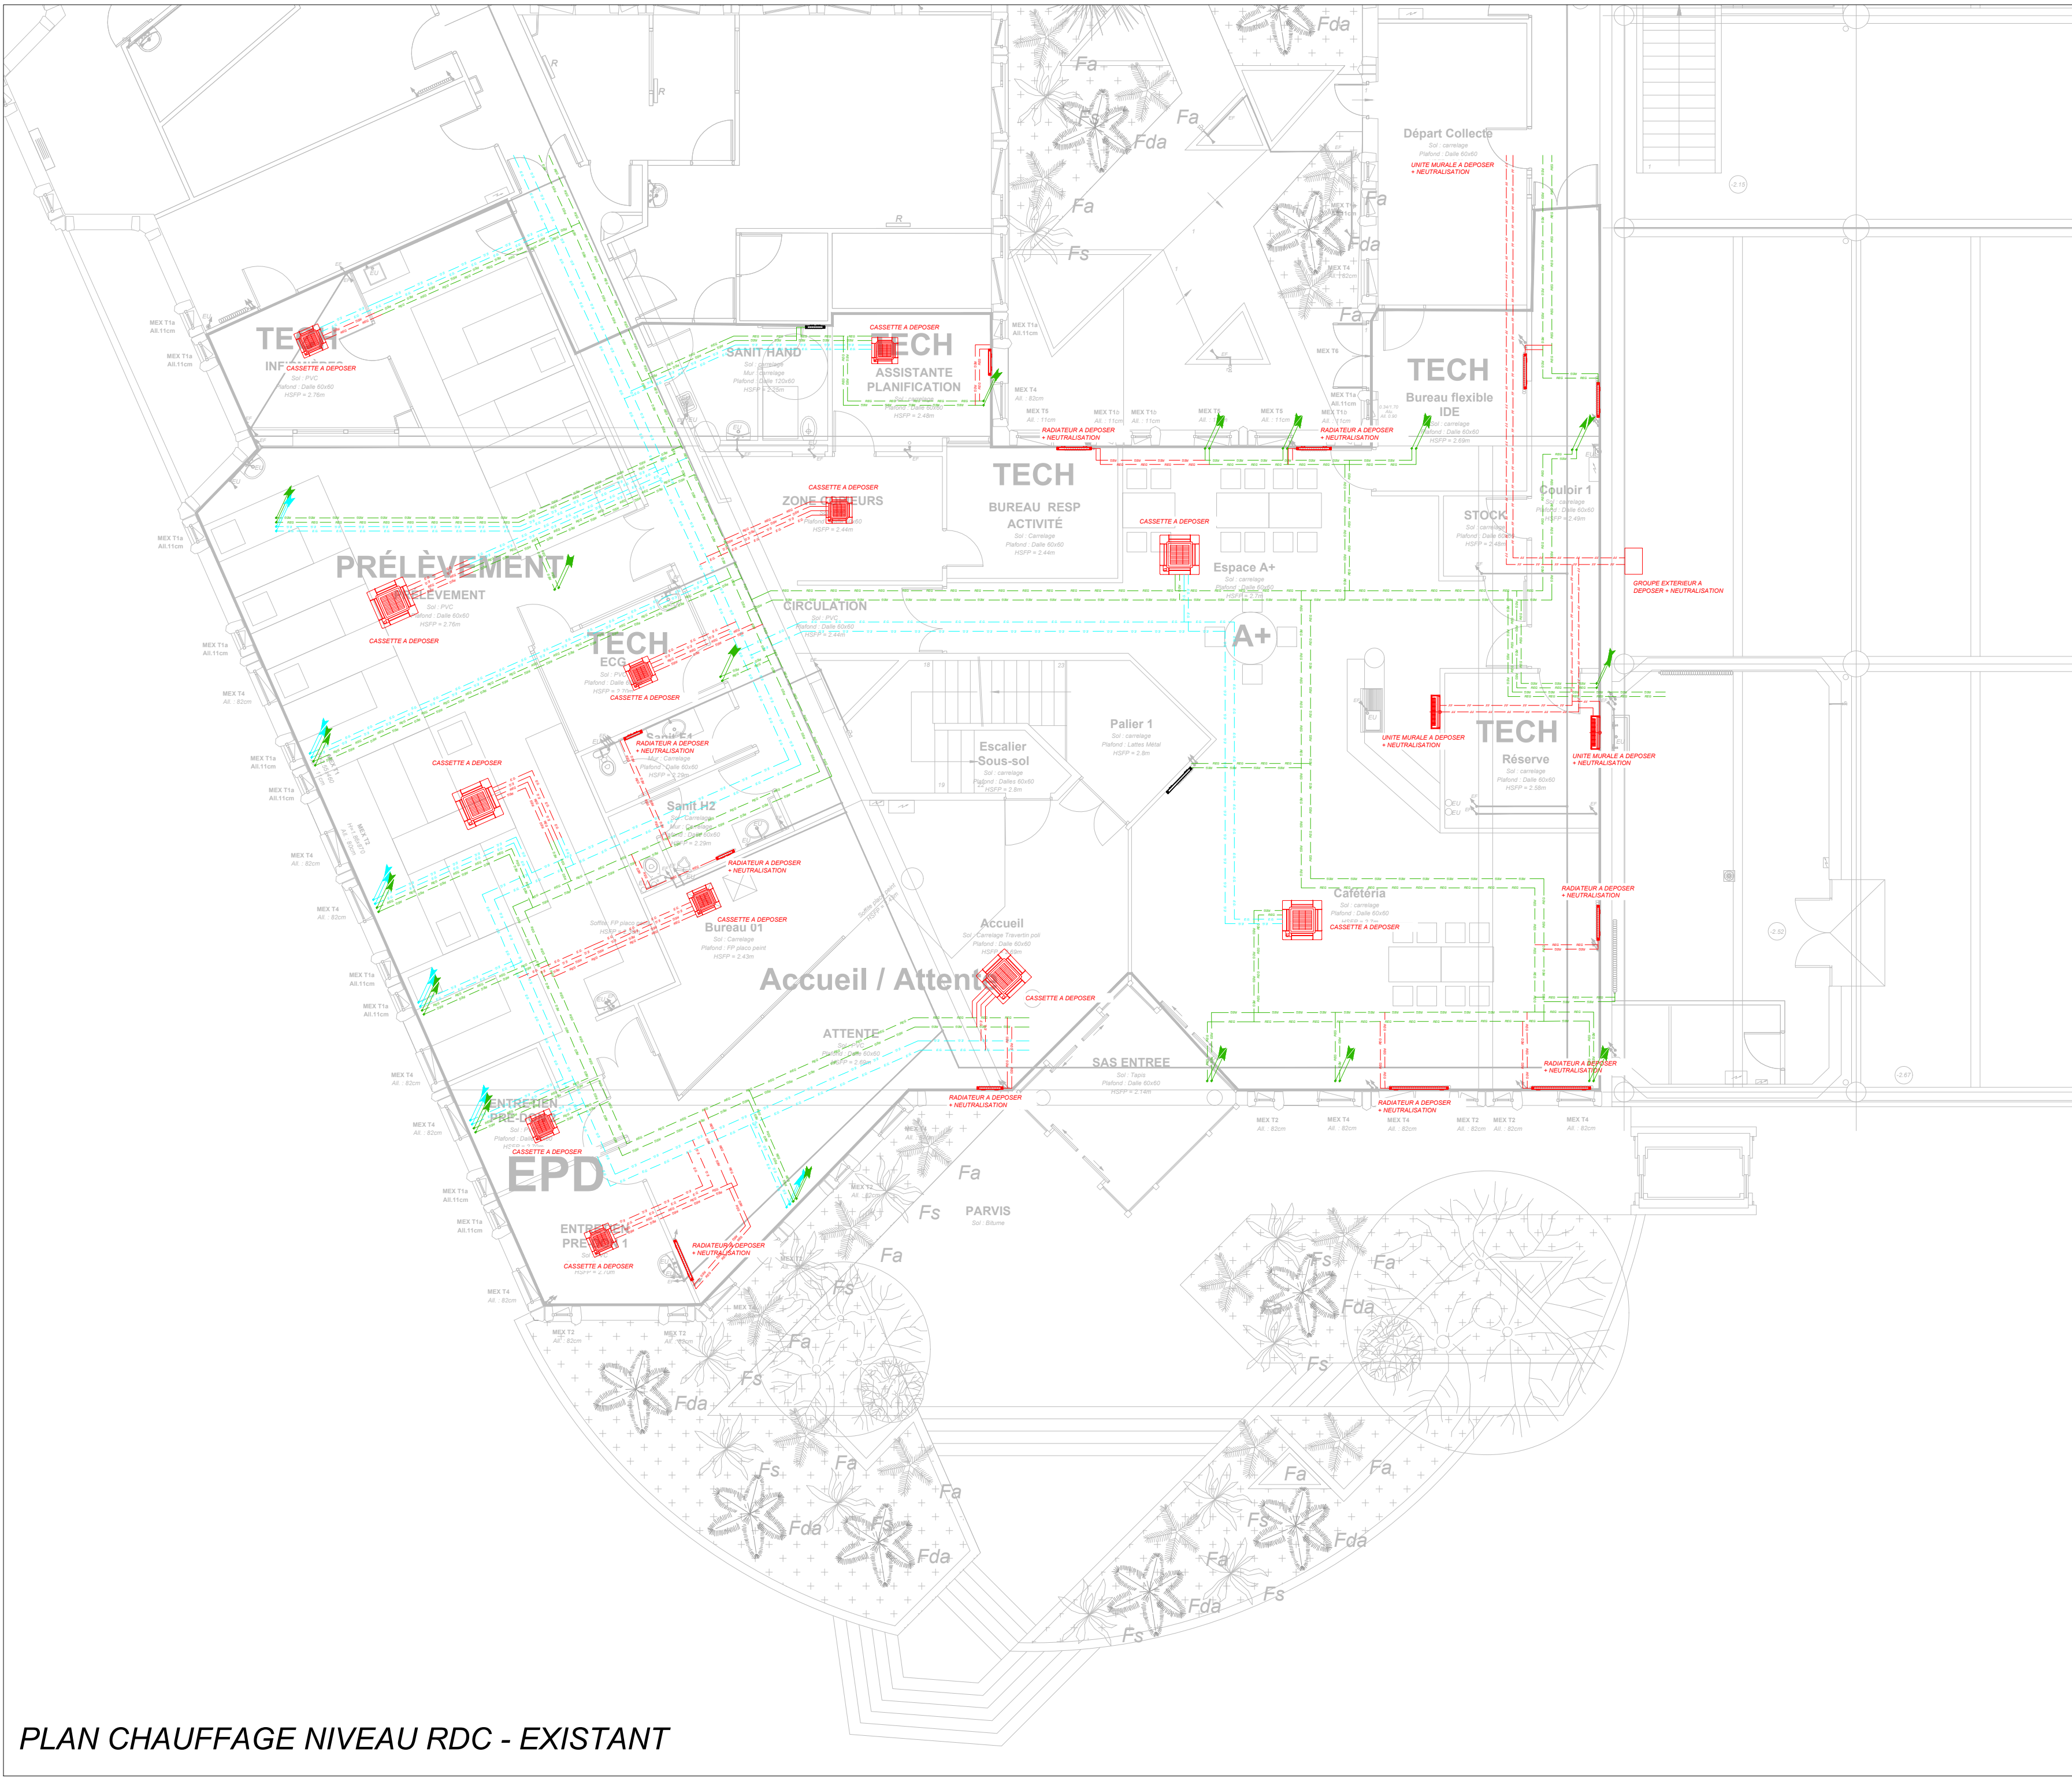

PLAN CHAUFFAGE NIVEAU RDC - EXISTANT

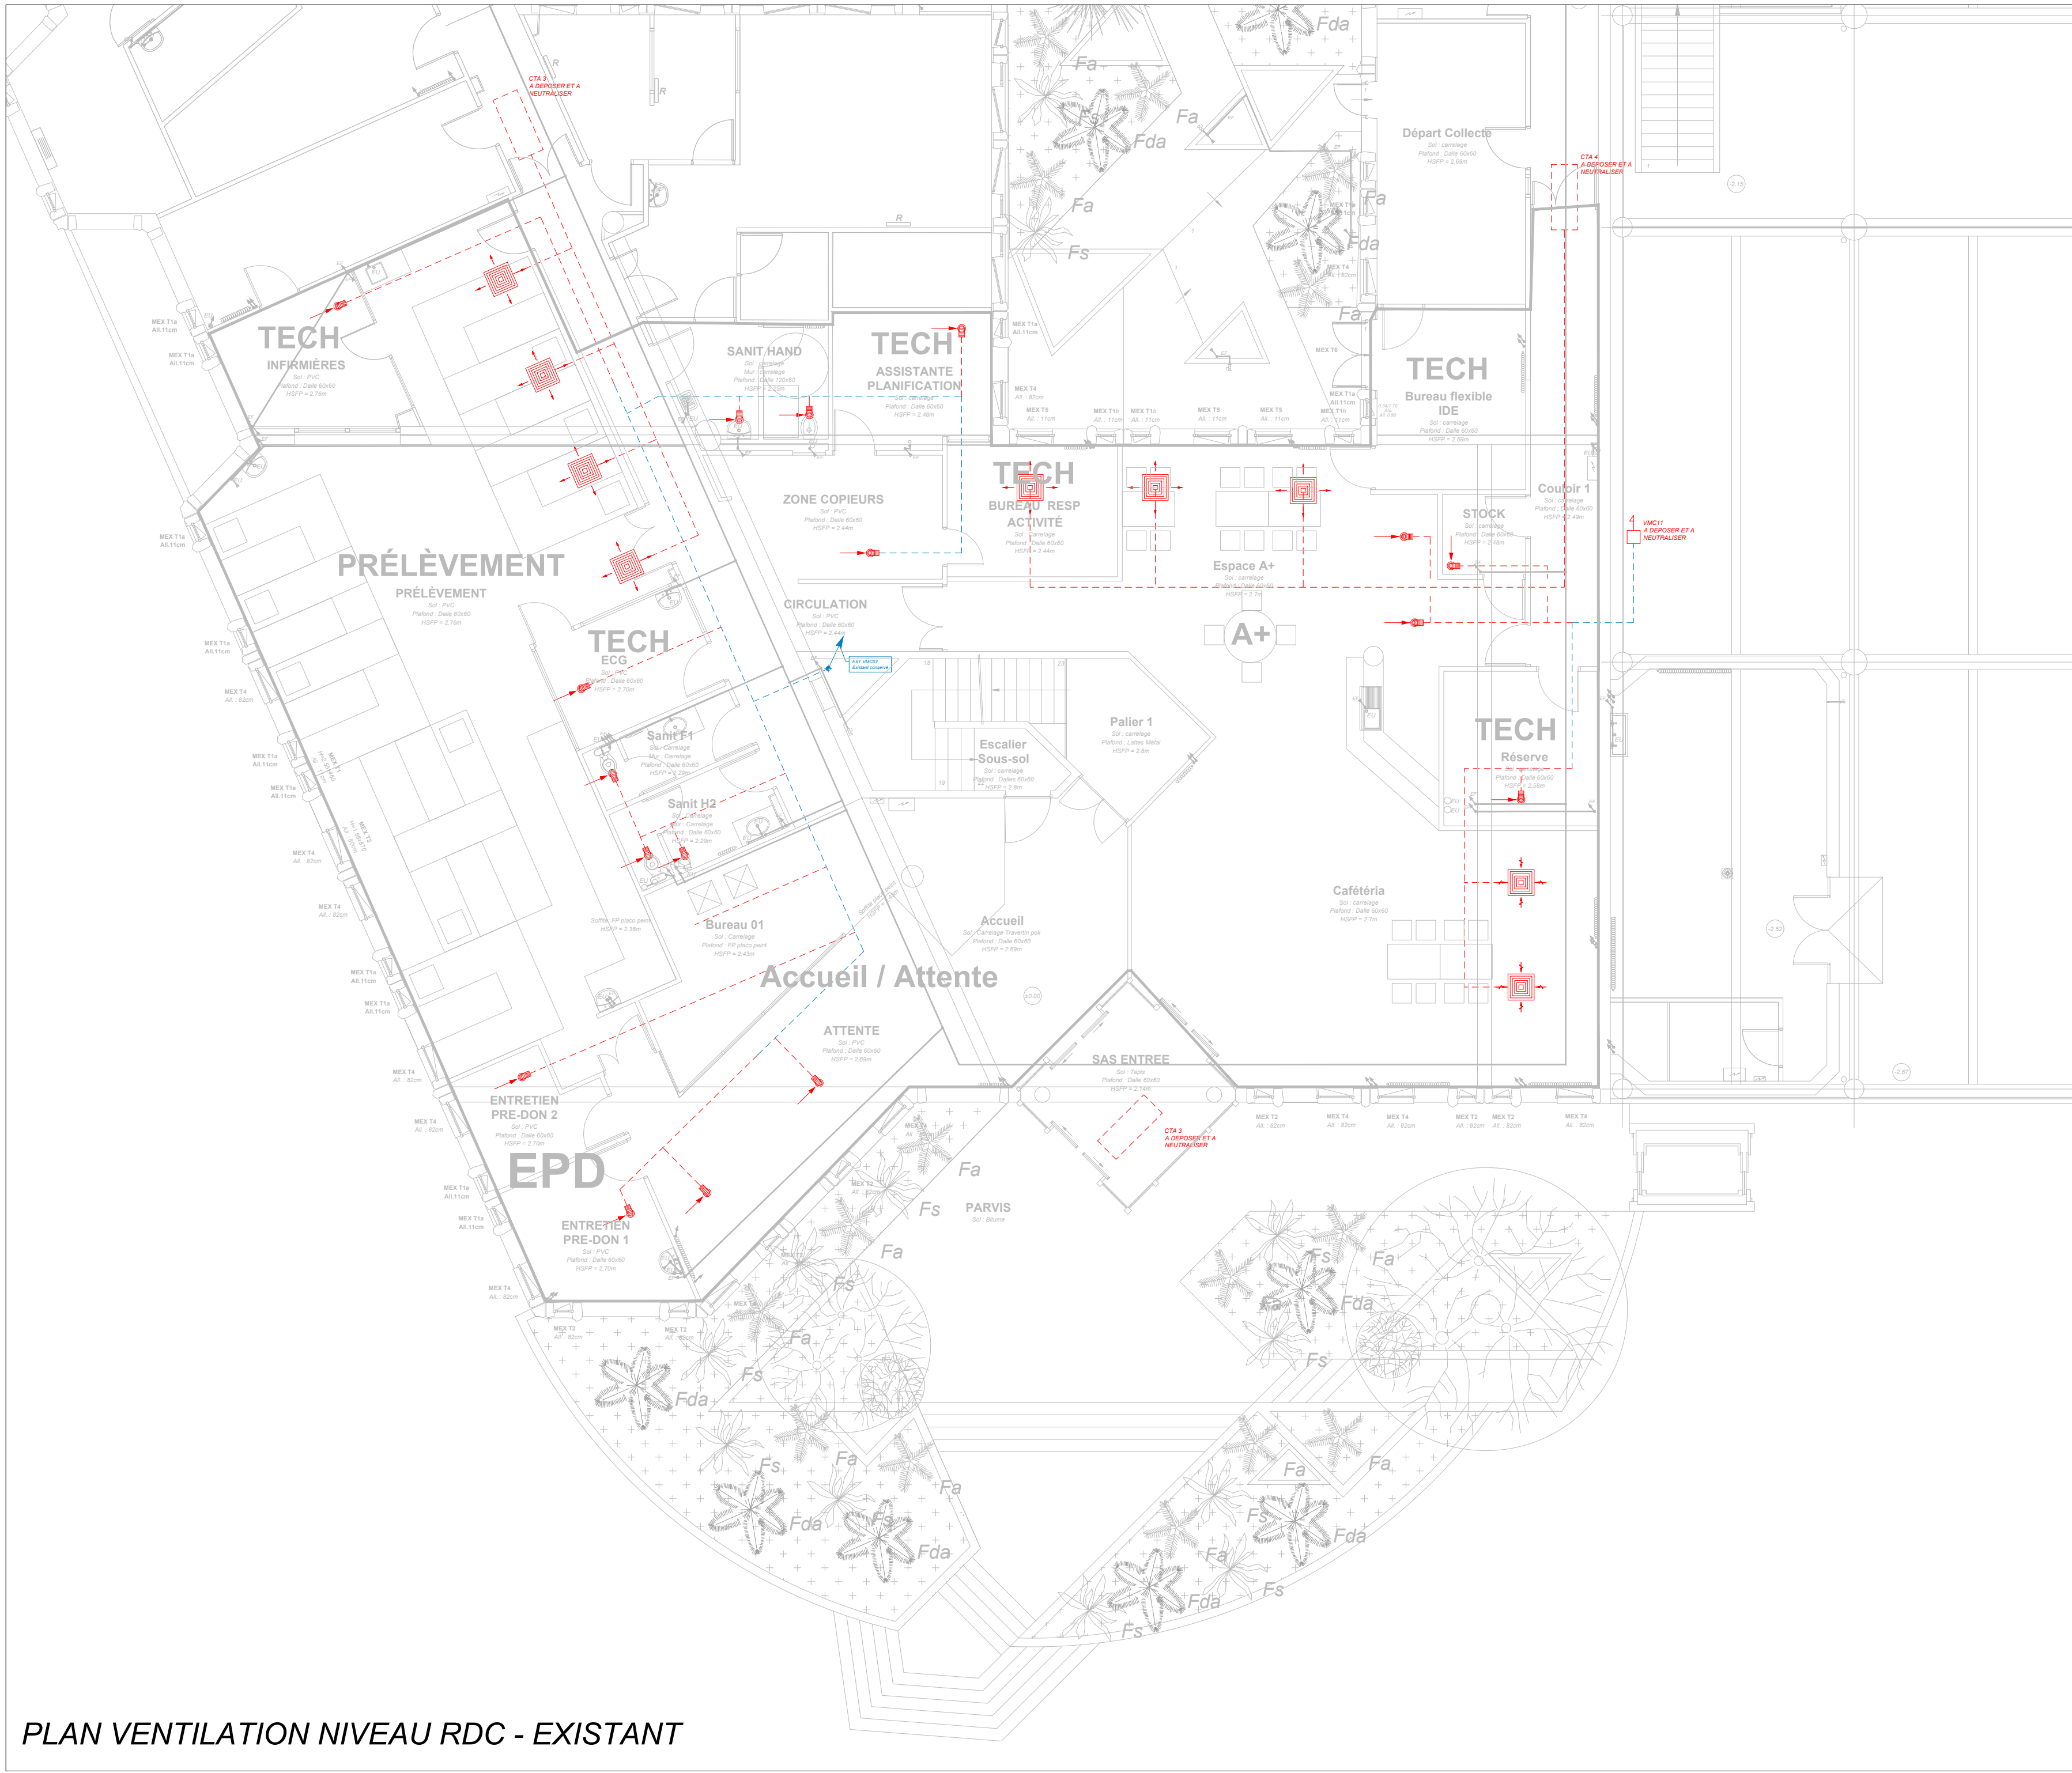

PLAN VENTILATION NIVEAU RDC - EXISTANT

INTERVENTIONS :	
Neutralisation et dépôt	
LEGENDE DES RESEAUX CHAUFFAGE :	
Chauffage régulier	REG
Eau glacée aller	E.G.
LEGENDE DES RESEAUX VENTILATION :	
Air existant	
Air soufflé	
Air repris	
Air neuf	
VMC	

REHABILITATION DE LA MAISON DU DON
ANGERS (49)

Nomenclature des révisions			
Ind	Dess.	Description de la révision	Date
-	JLE	Première diffusion	03/06/2026

CVP01 - Plan de chauffage ventilation
CHAUFFAGE VENTILATION PLOMBERIE SANITAIRE
DCE

Echelle : 1/100^{ème}

MAITRE D'OUVRAGE
EFS
50 Avenue Marcel Dassault - 37200 TOURS

MAITRE D'OEUVRE
BERRANGER VINCENT ARCHITECTES
14 Rue Racine - 44000 NANTES

BUREAU D'ETUDES FLUIDES ET ENVIRONNEMENT
KYPSELI
2 place Dugast Matifeux - 85600 MONTAIGU VENDEE



Affaire : K-25042

Date : JUIN 2026