


INTERVENTIONS :	
Neutralisation et dépose	


LEGENDE DES RESEAUX PLOMBERIE :			
Eau Froide Sanitaire	EPS	EPS	EPS
Eau chaude sanitaire	ECS	ECS	ECS
Régulateur	BECS	BECS	BECS
Eau usée Eau vaine	EUEV	EUEV	EUEV
Eau usée	EU	EU	EU
Eau vaine	EV	EV	EV
Eau pluviale	EP	EP	EP

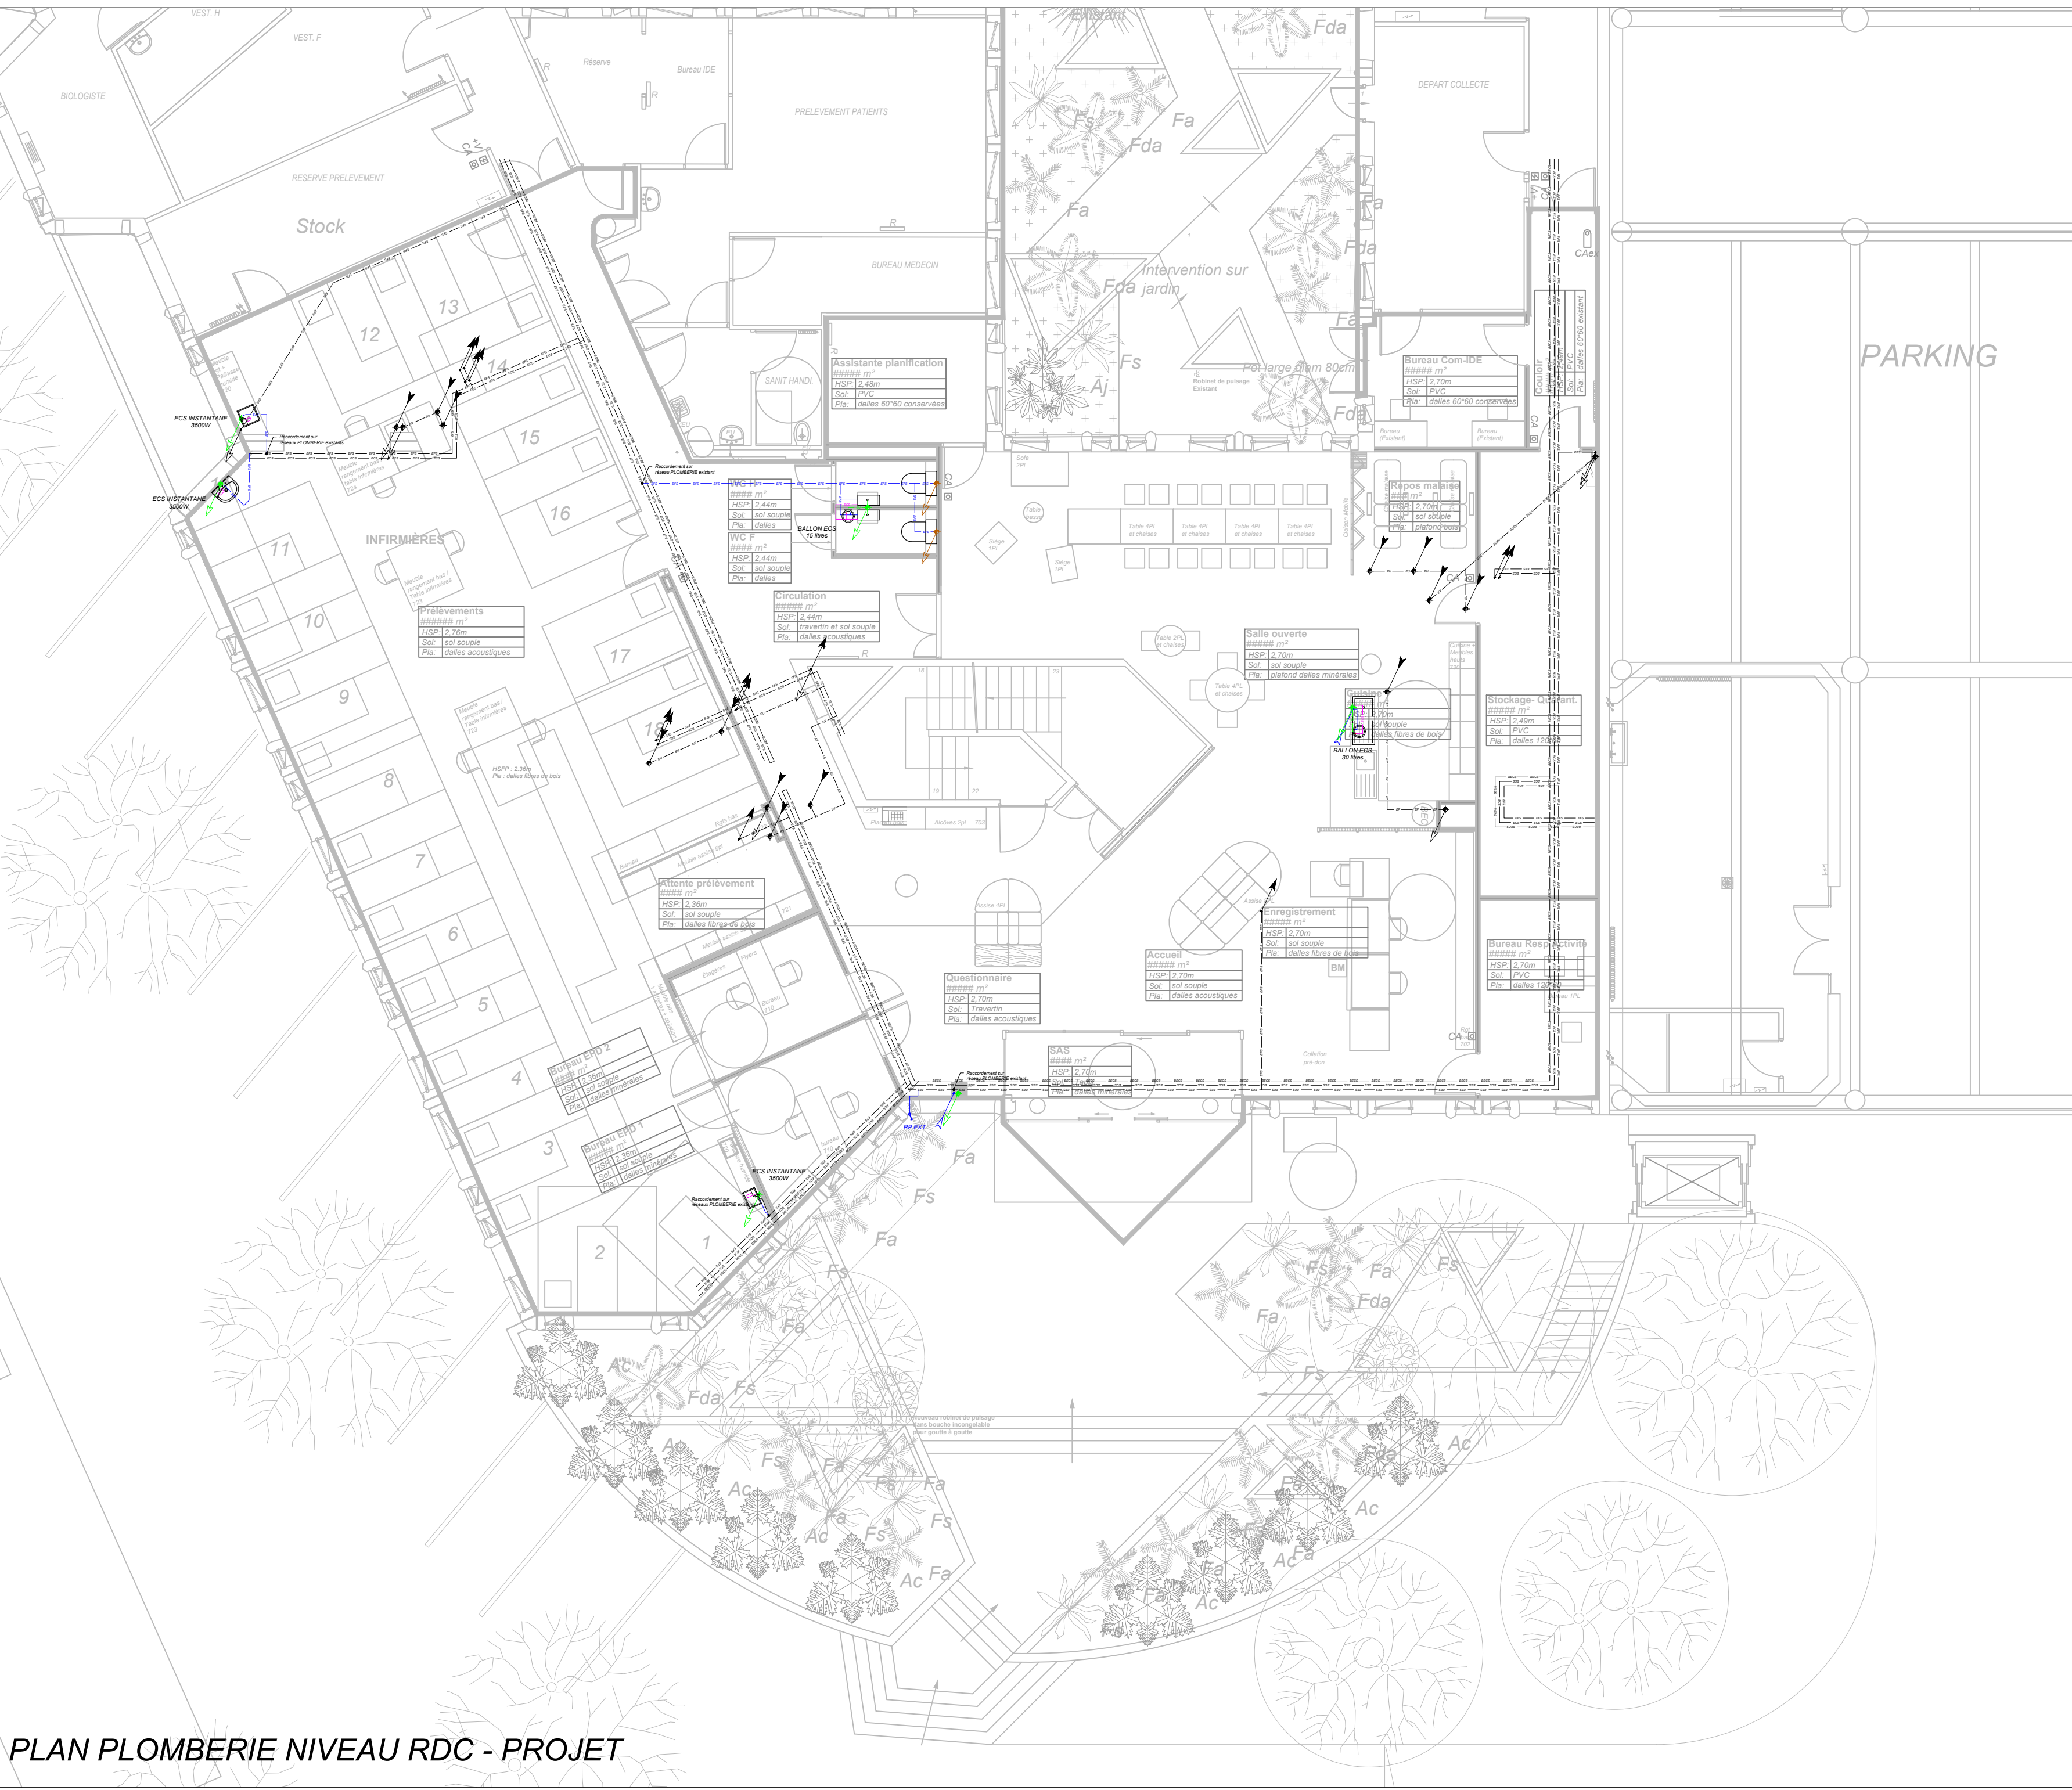


PLAN PLOMBERIE NIVEAU RDC - PROJET



PLAN PLOMBERIE NIVEAU SOUS SOL - PROJET

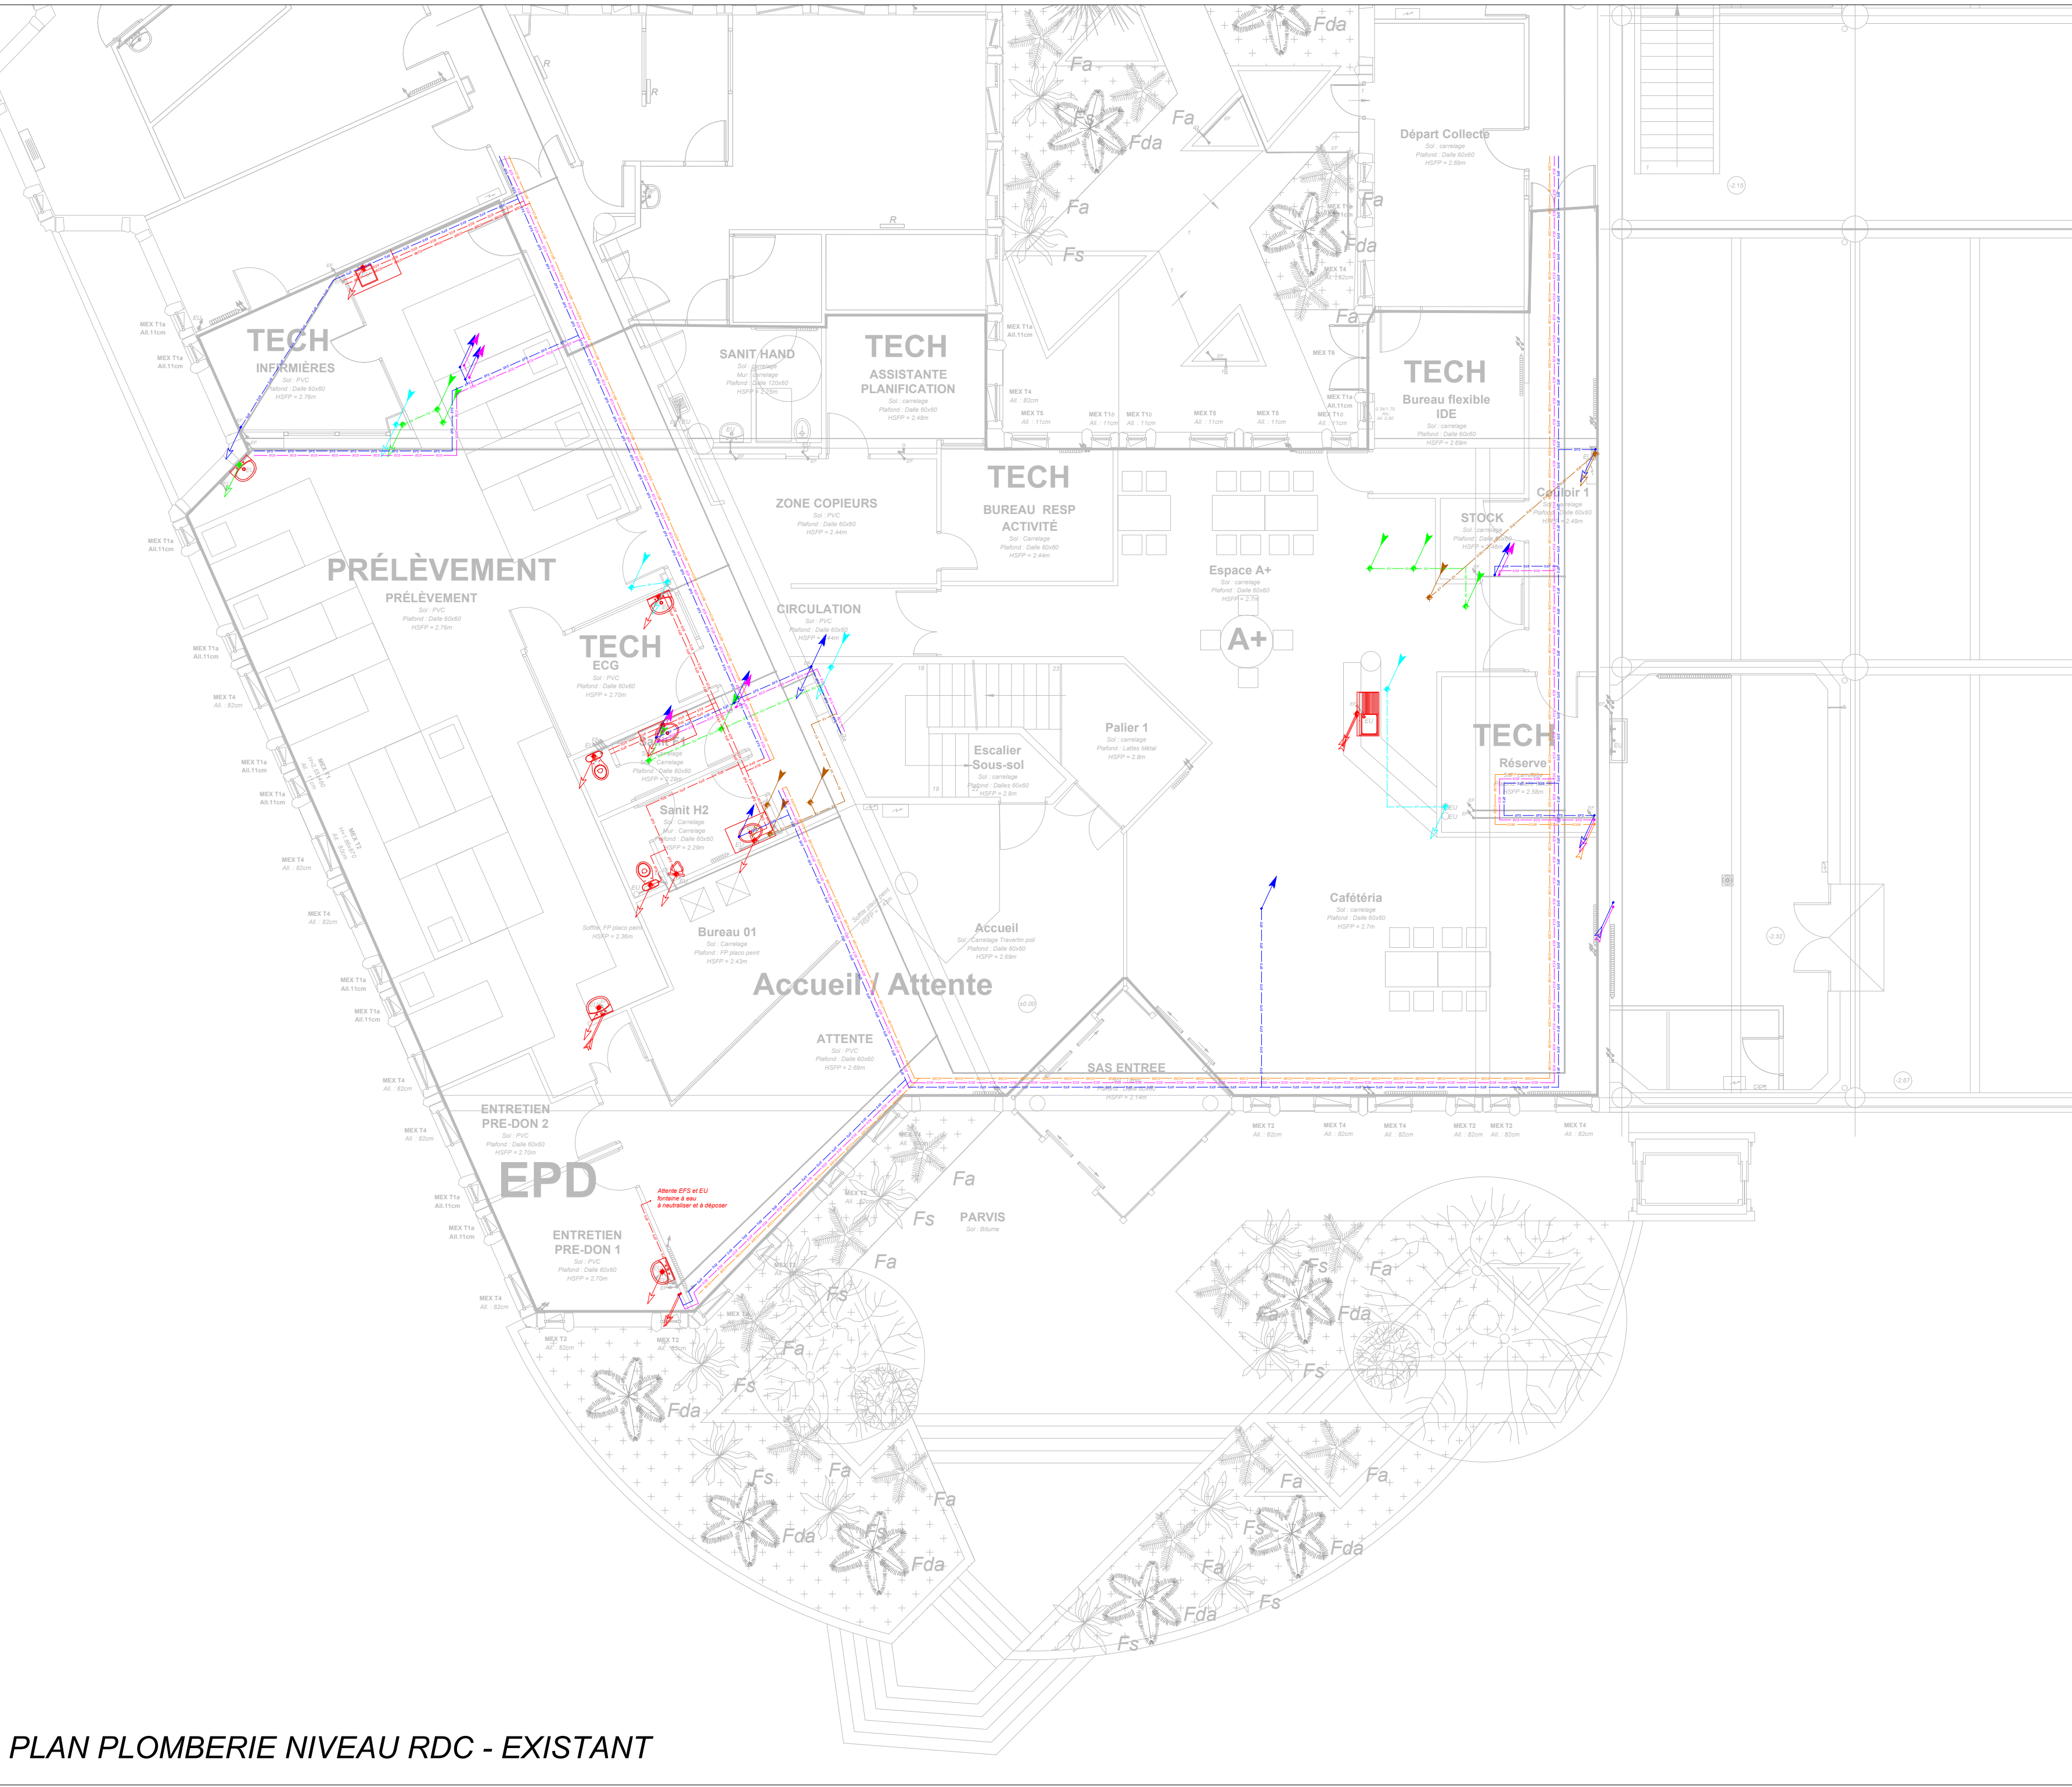

PLAN PLOMBERIE NIVEAU RDC - EXISTANT

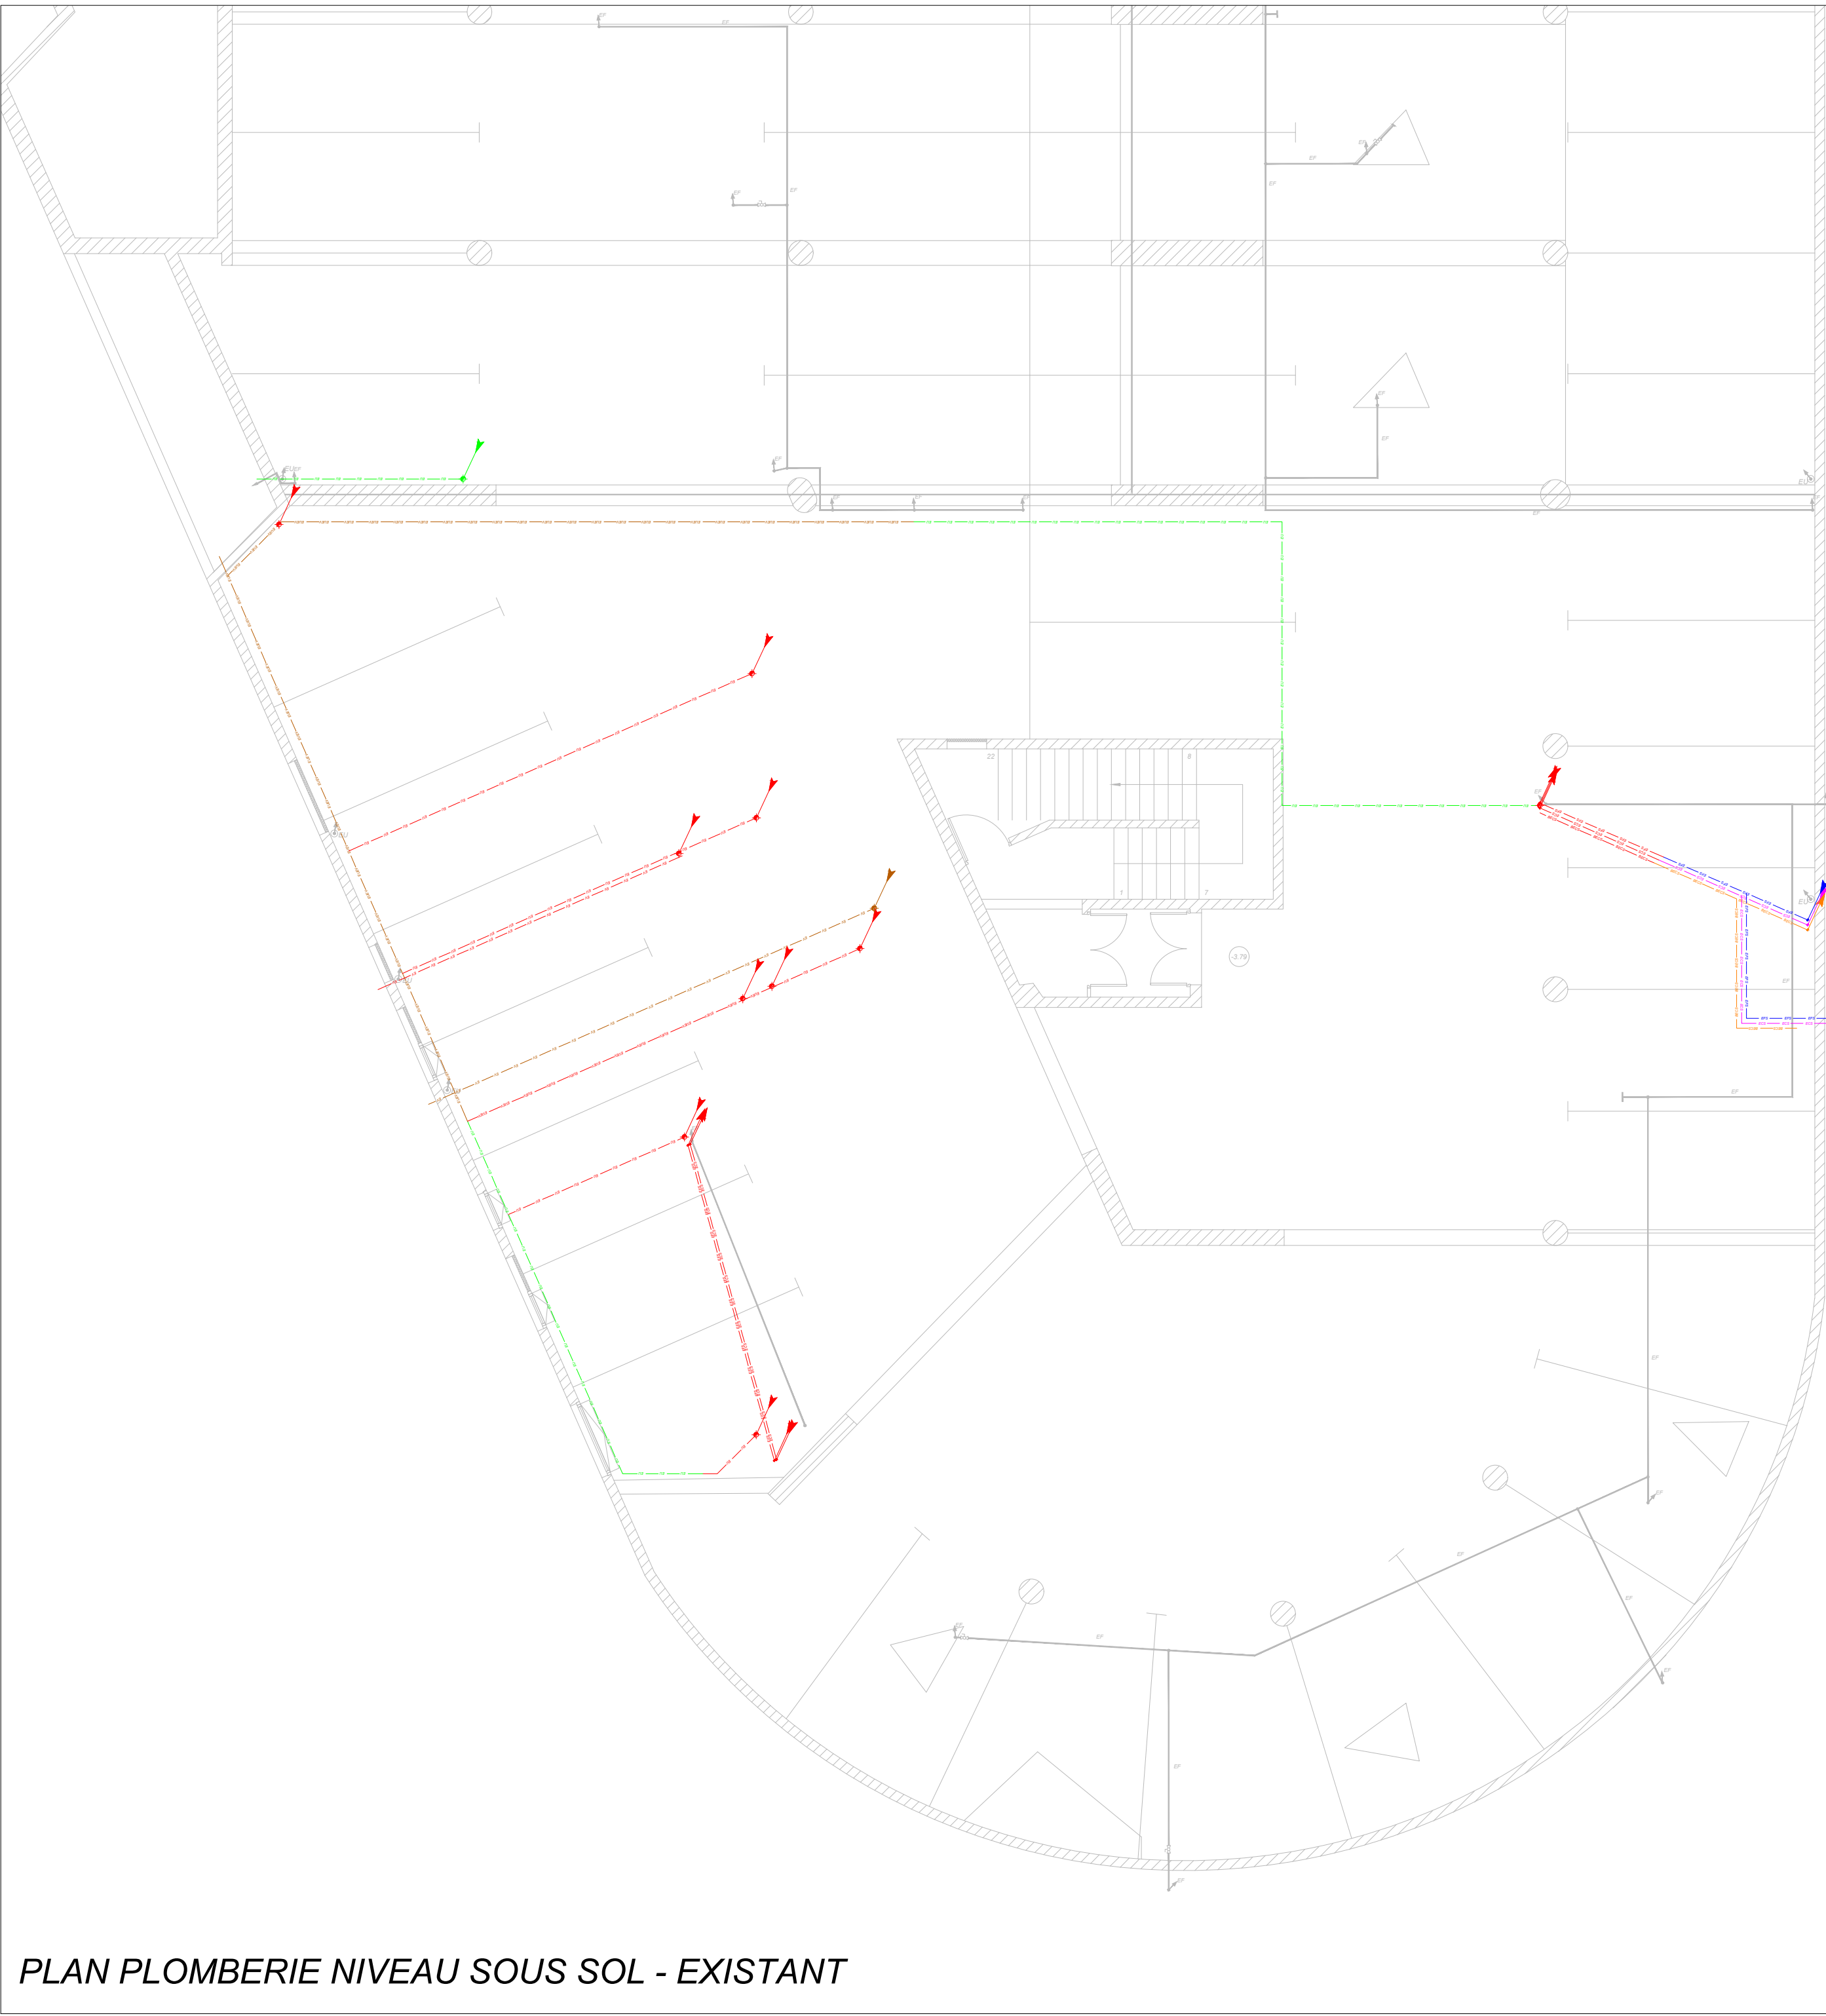

PLAN PLOMBERIE NIVEAU SOUS SOL - EXISTANT

REHABILITATION DE LA MAISON DU DON ANGERS (49)

Nomenclature des révisions			
Ind	Dess.	Description de la révision	Date
-	JLE	Première diffusion	03/06/2026

CVP02 - Plan de plomberie
CHAUFFAGE VENTILATION PLOMBERIE SANITAIRE
DCE

Echelle : 1/100^{ème}

MAITRE D'OUVRAGE
EFS
50 Avenue Marcel Dassault - 37200 TOURS

MAITRE D'OEUVRE
BERRANGER VINCENT ARCHITECTES
14 Rue Racine - 44000 NANTES

BUREAU D'ETUDES FLUIDES ET ENVIRONNEMENT
KYPSELI
2 place Dugast Matifeux - 85600 MONTAIGU VENDEE

