


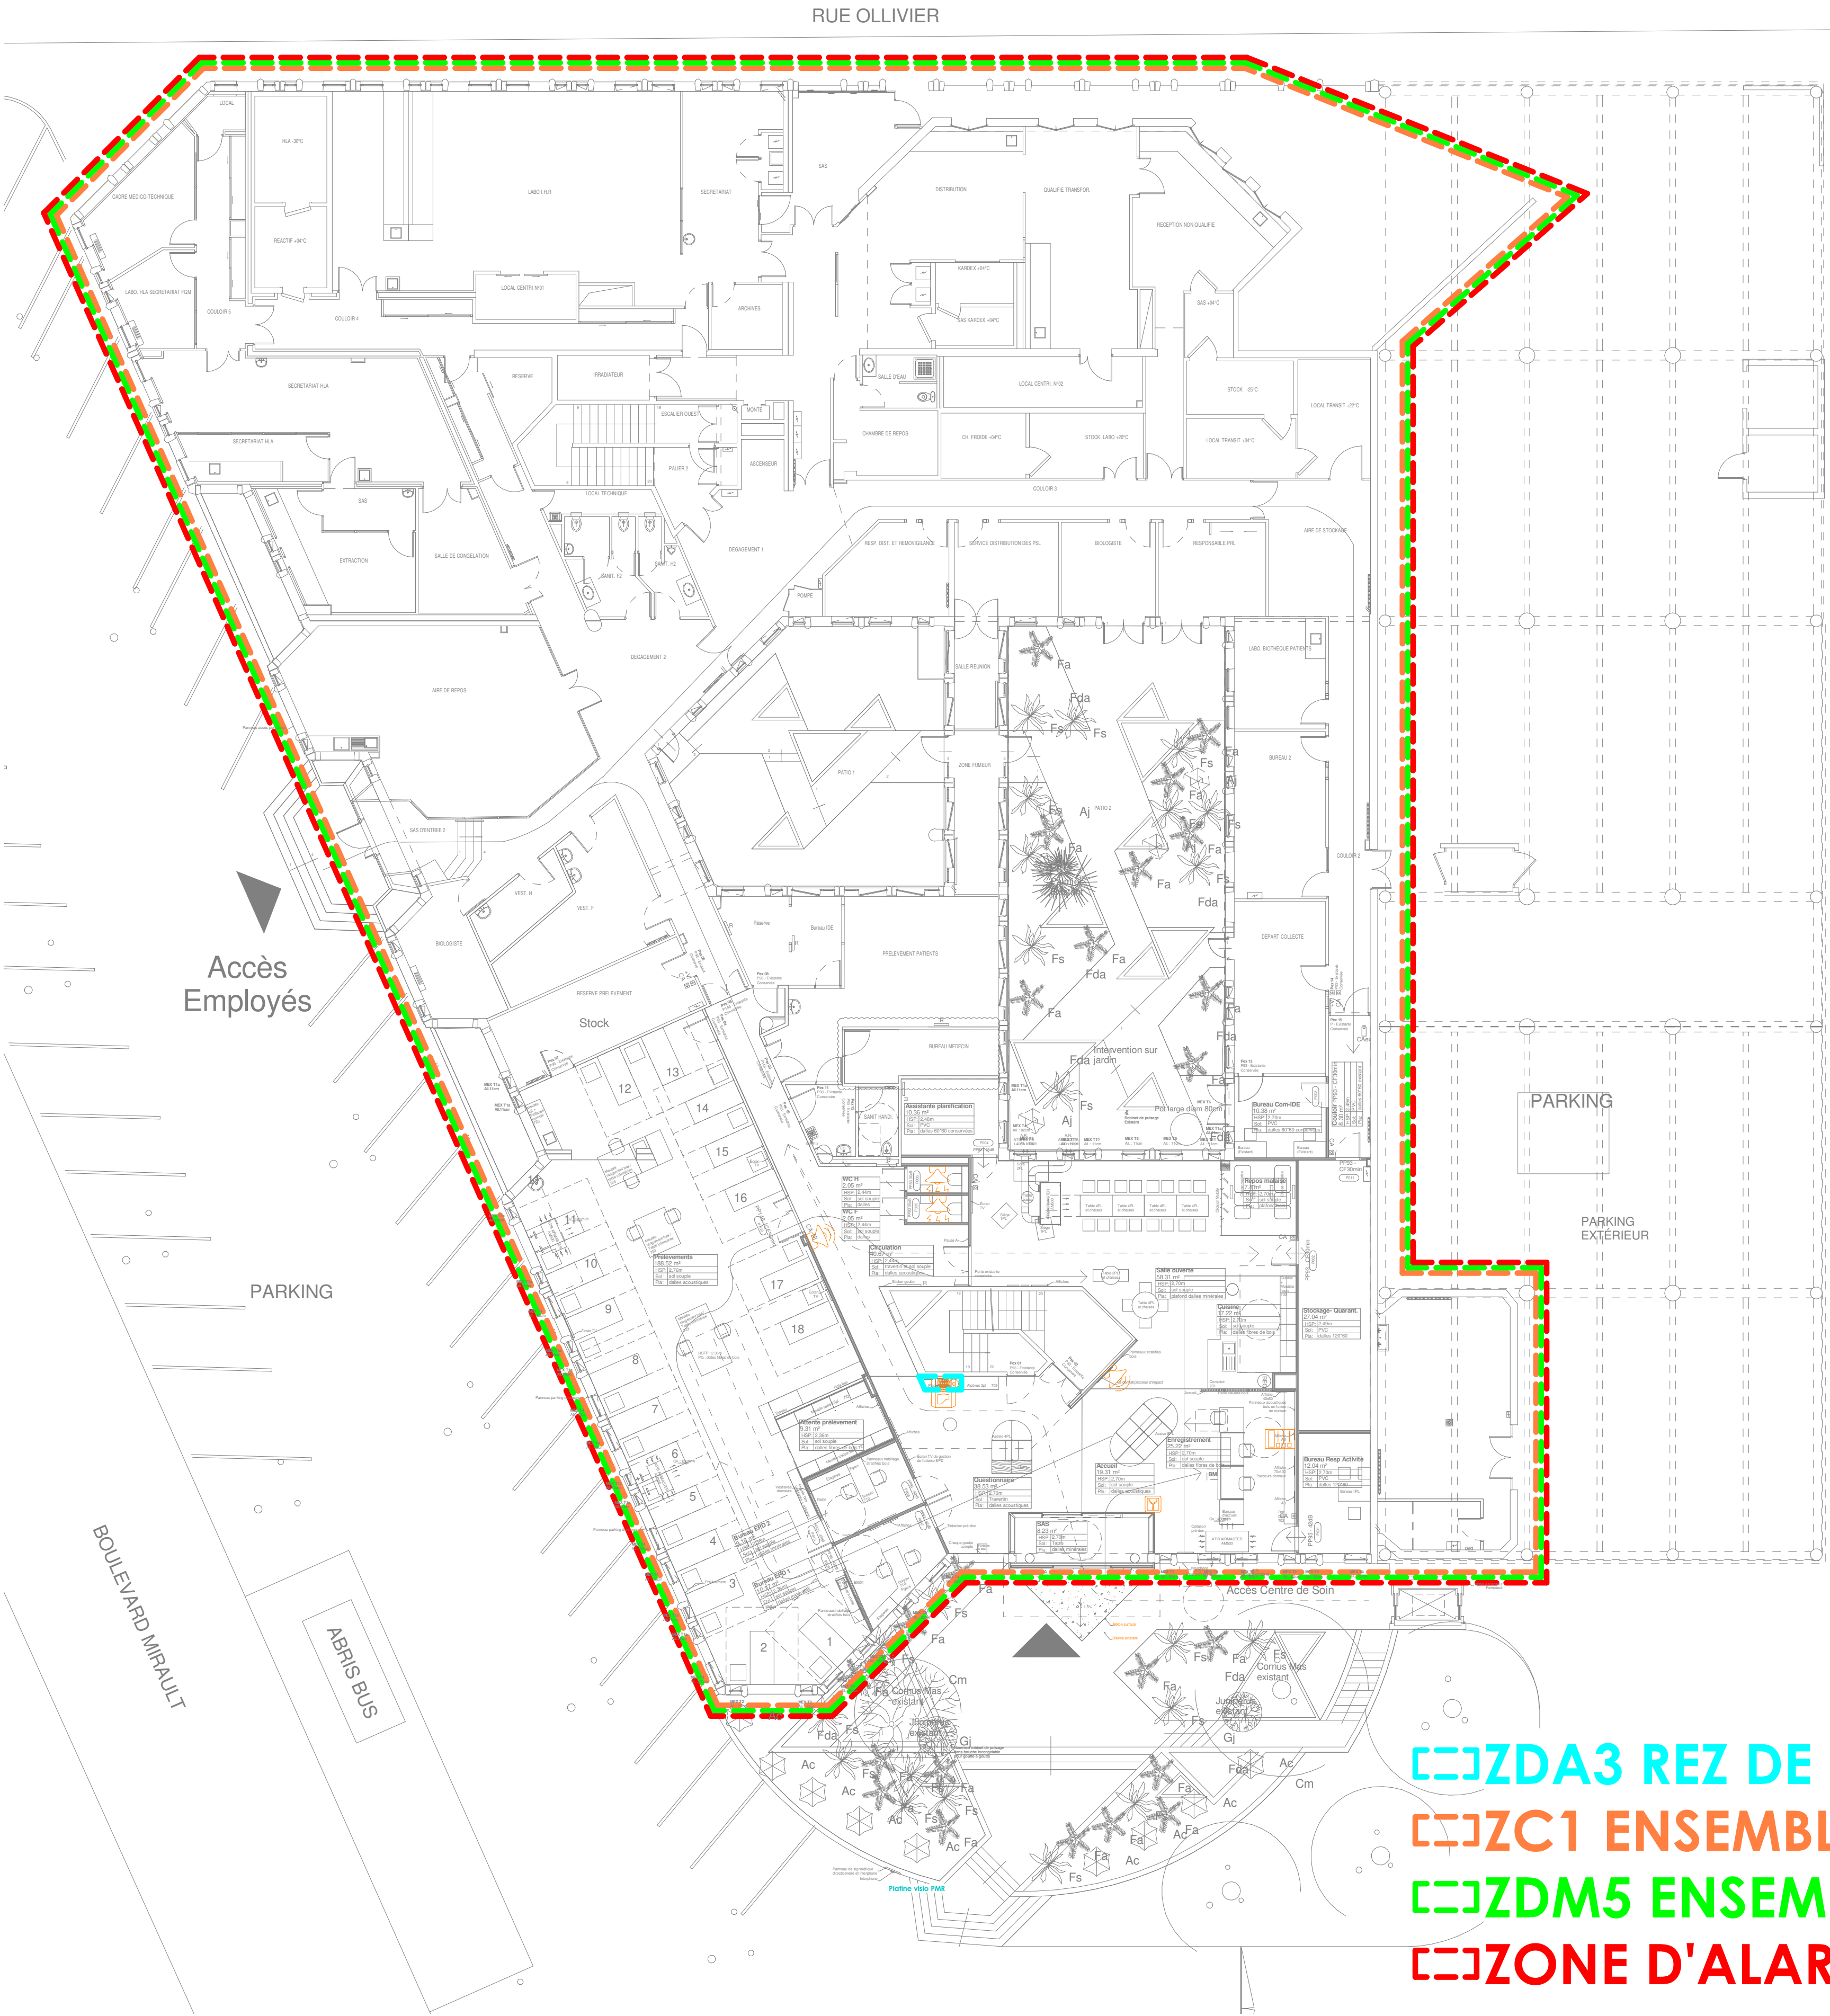

LEGENDE ELECTRICITE SSI		
	NOMENCLATURE	TYPE
SSI		
	Centrale SSI	
	Diffuseur lumineux	
	Diffuseur sonore	
	Déclencheur manuel rouge	
	Détecteur optique	
	Report synthèse	

Rénovation de la Maison du don du sang
ANGERS

Nomenclature des révisions			
Ind	Diffusé par	Description de la révision	Date
1	AB	Rendu DCE	JUIN 2026

SSI01 : Zoning Incendie RDC
LOT N°9 : ELECTRICITE COURANTS FORTS ET FAIBLES
DCE

échelle : 1/150

MAITRE D'OUVRAGE
EFS - J. PETIT

Etablissement Français du Sang Centre - Pays de la Loire
50, avenue Marcel Dassault - BP 40661
06 08 14 26 68

MAITRE D'OEUVRE

Berranger I Vincent architectes

14, rue Racine - 44000 Nantes
02 51 72 37 82

BUREAU D'ETUDES FLUIDES ET ENVIRONNEMENT

KYPSELI
2 Place Dugast Matifeux - 85600 MONTAIGU VENDEE
T 02 51 07 51 70 - @ contact@kypseli.fr - www.kypseli.fr



❏ ZDA3 REZ DE CHAUSSE
❏ ZC1 ENSEMBLE DU BATIMENT
❏ ZDM5 ENSEMBLE DU BATIMENT
❏ ZONE D'ALARME 1