



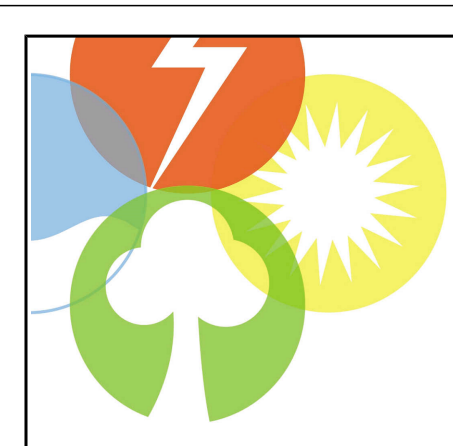



CH BRIVE
Batiment
BMC

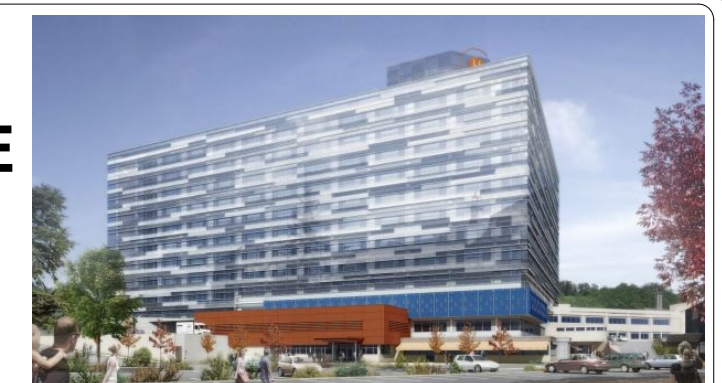




CENTRE HOSPITALIER DE BRIVE
Boulevard Docteur Verlhac
19312 BRIVE

**PRO
DCE**

**LOT N°11 TRAITEMENT D'AIR - CHAUFFAGE
- VENTILATION - CLIMATISATION -
PLOMBERIE SANITAIRE
EXTENSION ONCOLOGIE
Bat. ONCOLOGIE - CH BRIVE**

ETAT FUTUR
NIVEAU RDC
PLAN VENTILATION

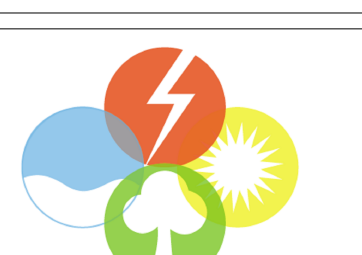

L'ARBRE INGENIERIE
ENERGIE - ENVIRONNEMENT

Agence Région Limousin : 80, Avenue de la Cour 87100 LIMOUSIN
Agence Région Centre : 26, rue Robert 36000 CHATELAIN
Agence Région Aquitaine : 106, Av. Comtal 40000 MONT DE MARSAN
Agence Région Auvergne : 47, rue de la Montagne 63000 CLERMONT
Agence Région Alsace : 26, rue de la Montagne 67000 STRASBOURG

Siège Social :
2, Avenue Pierre Mendès-France
63000 CLERMONT
05 55 52 33 22 - 05 55 52 11 18
email : l@larbreingenierie.fr

INDICE	DATE	OBSERVATIONS - MODIFICATIONS

DATE
AVRIL 2026

ECHELLE
1/50

DOSSIER
2025-142

PLAN
CVCPL 02