




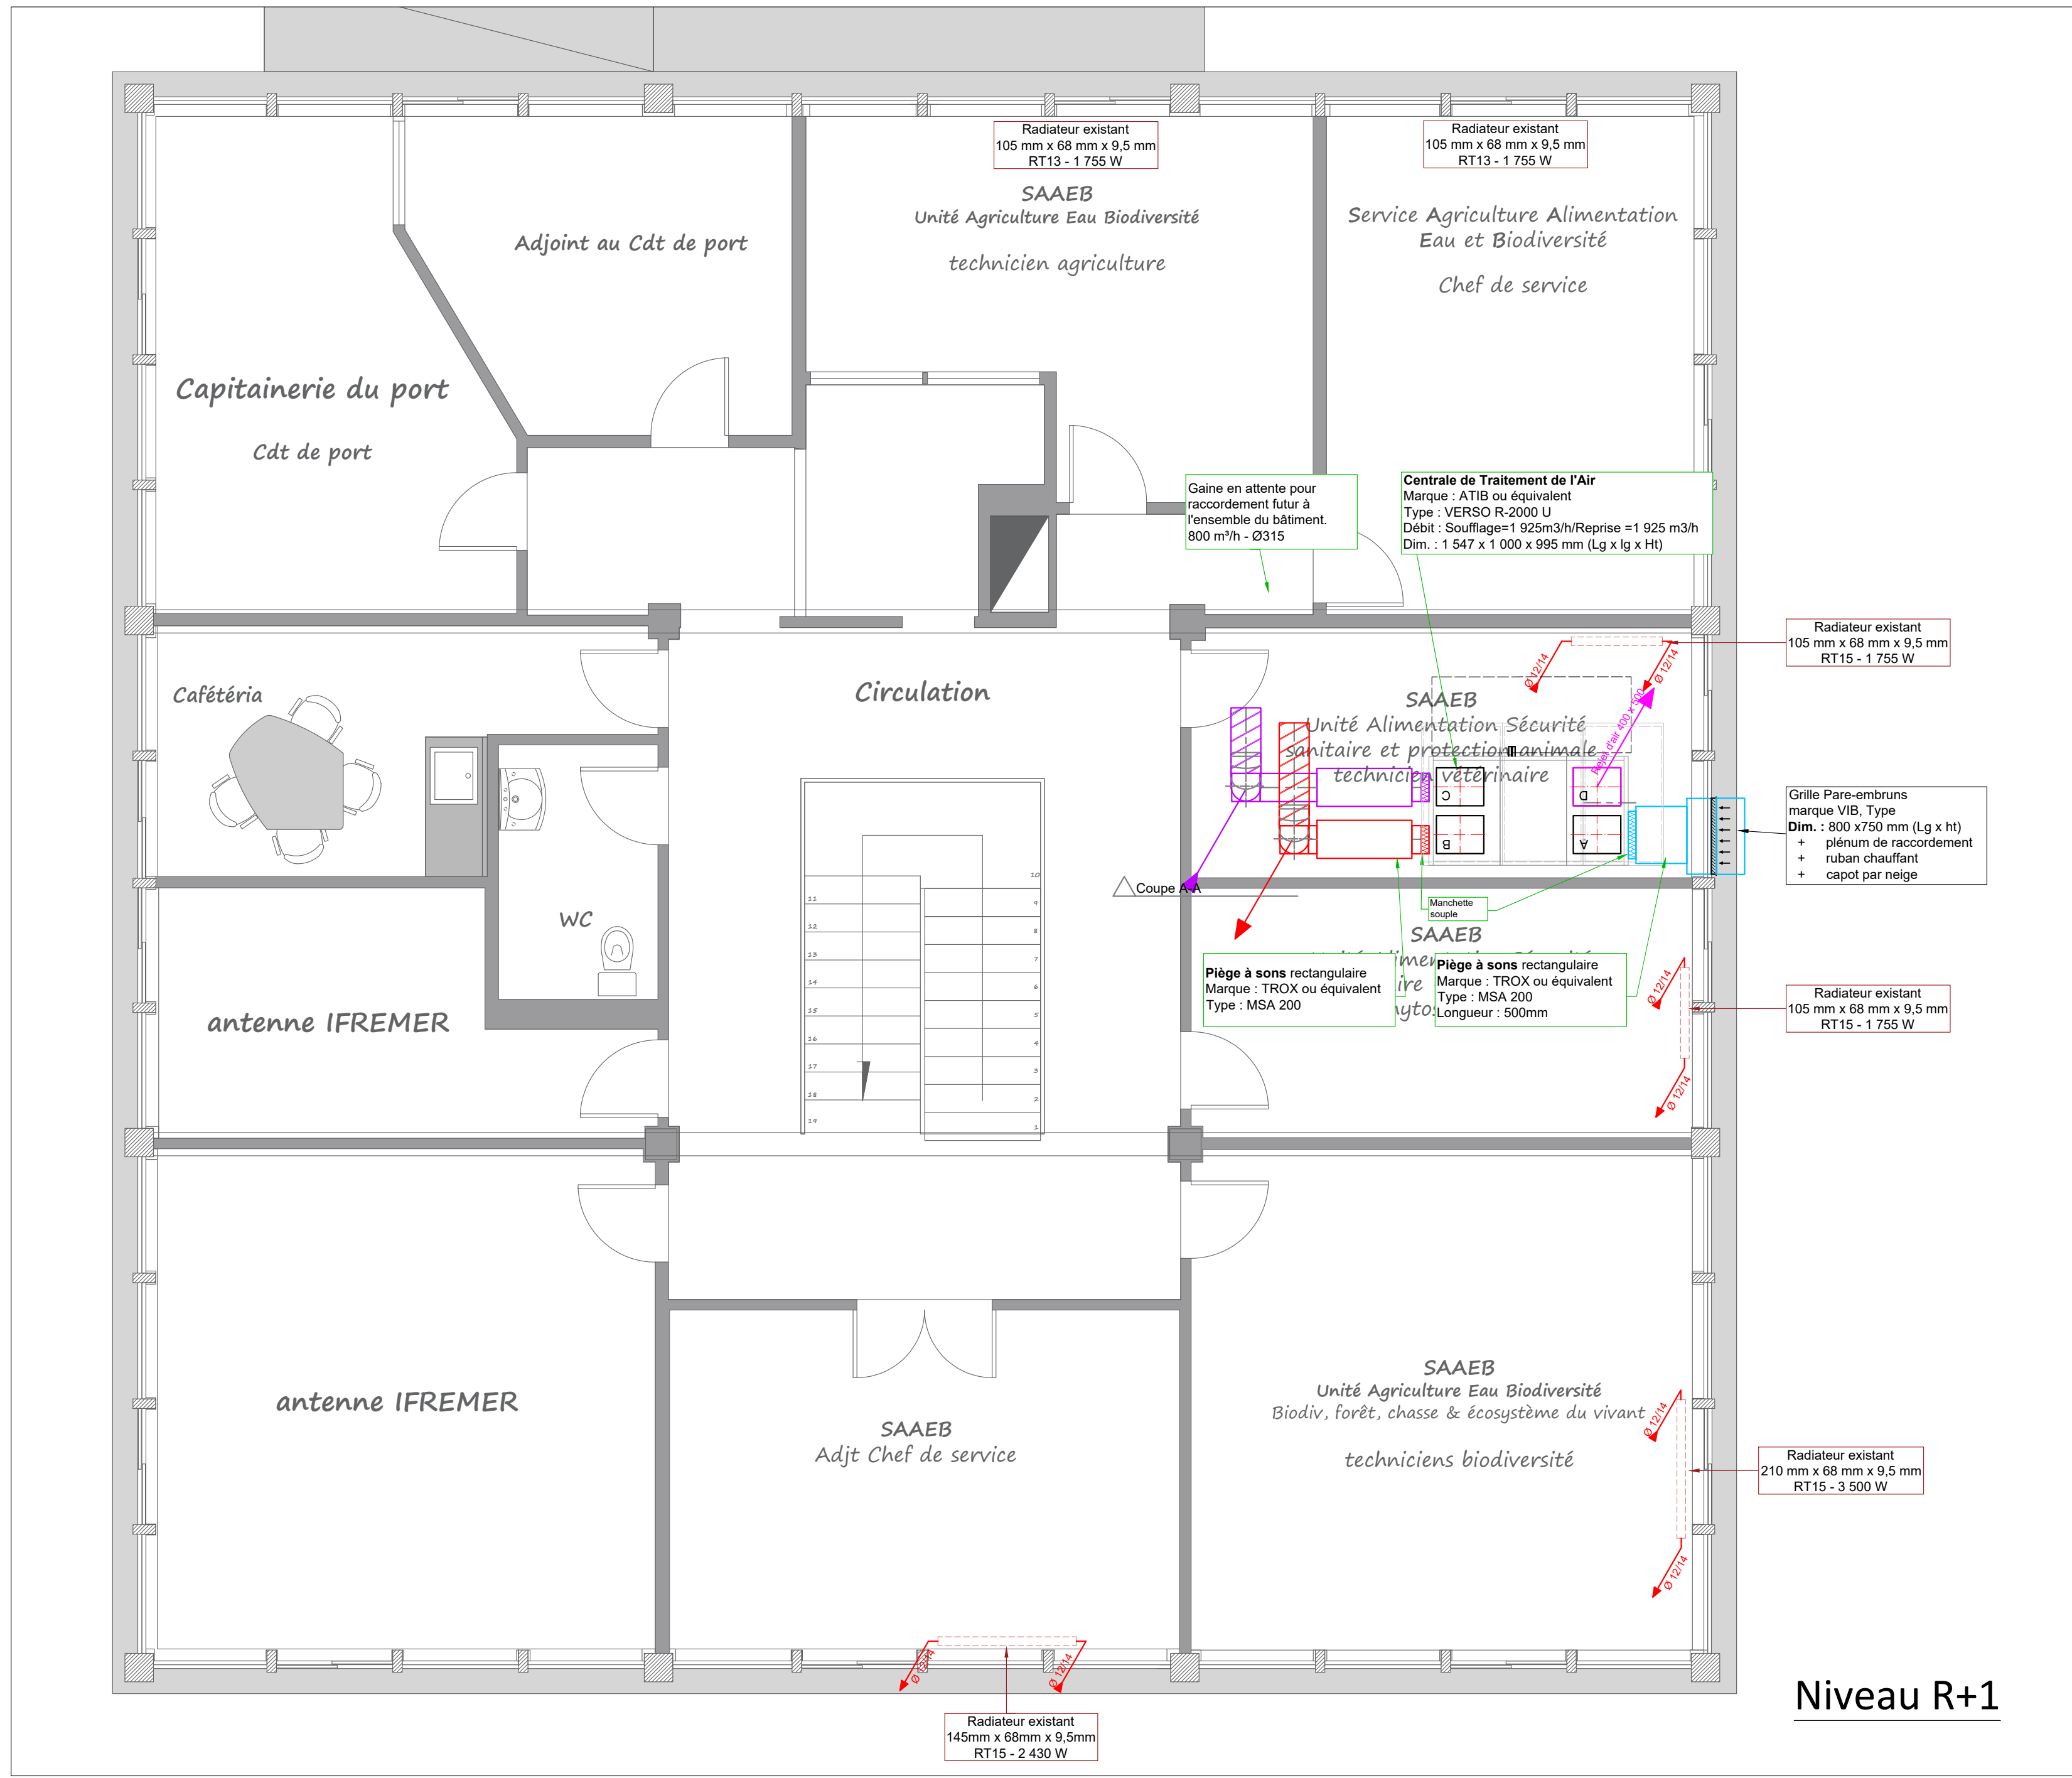


Niveau R+1

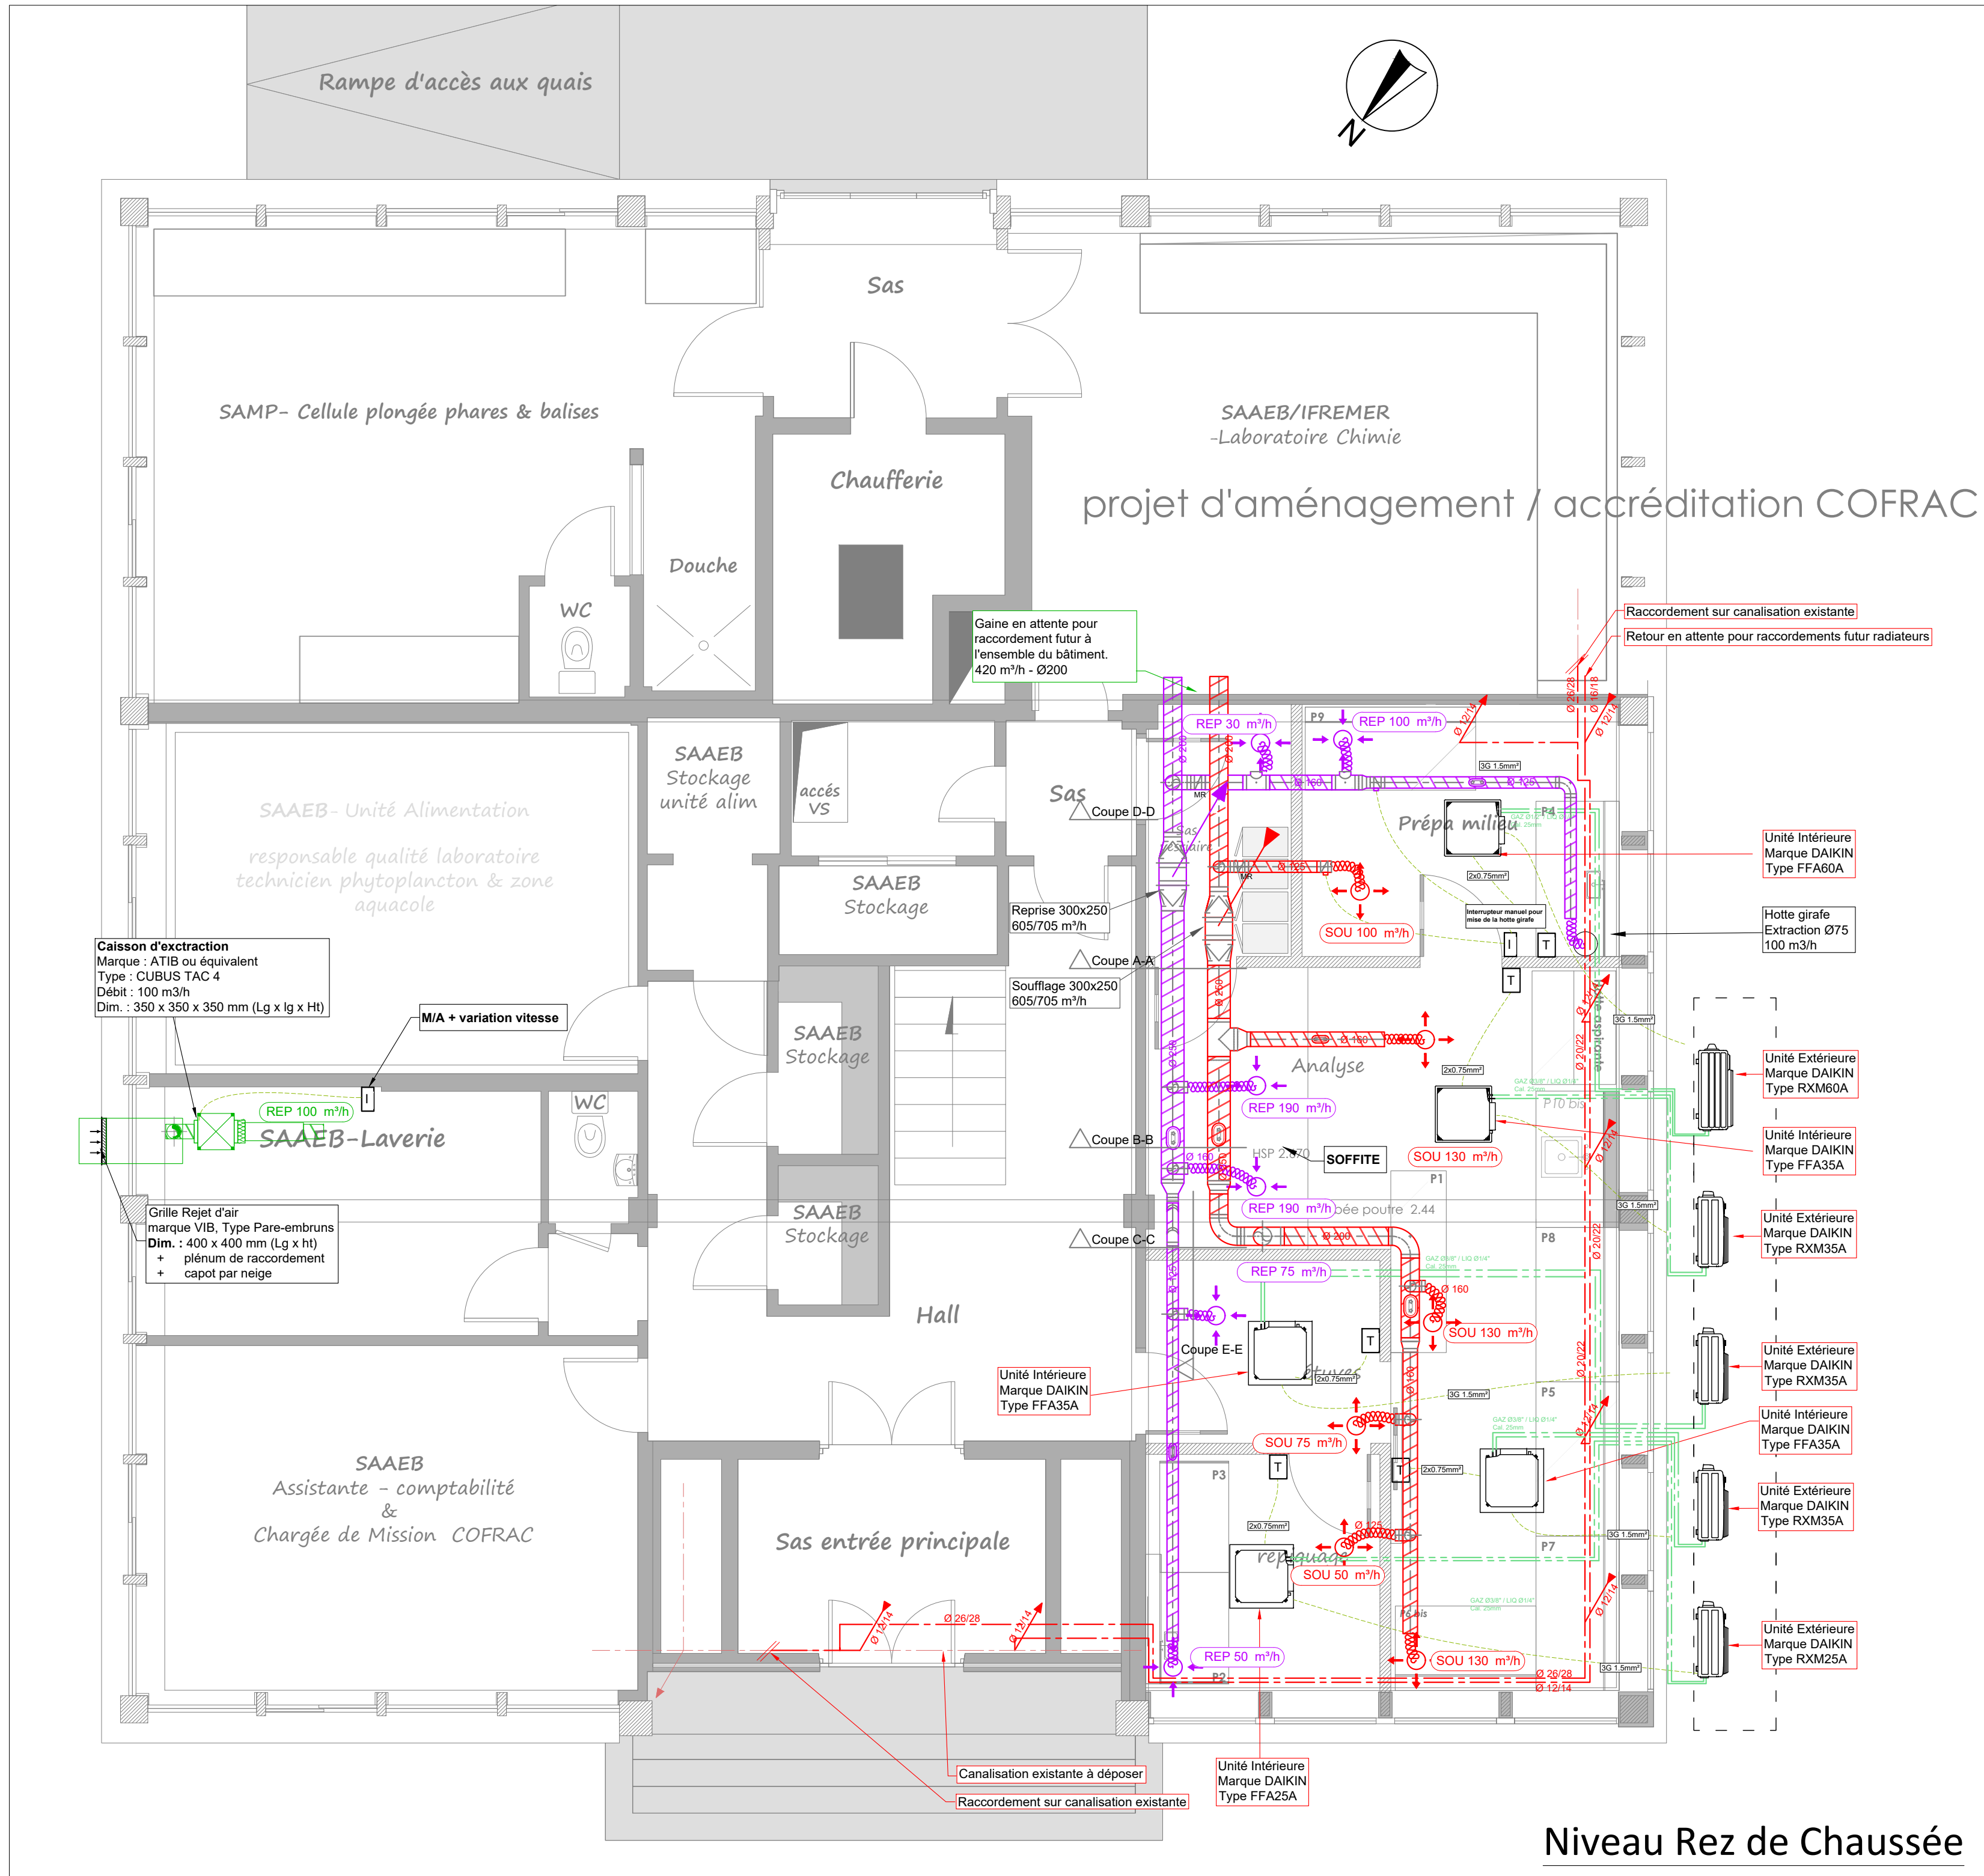


Niveau Rez de Chaussée

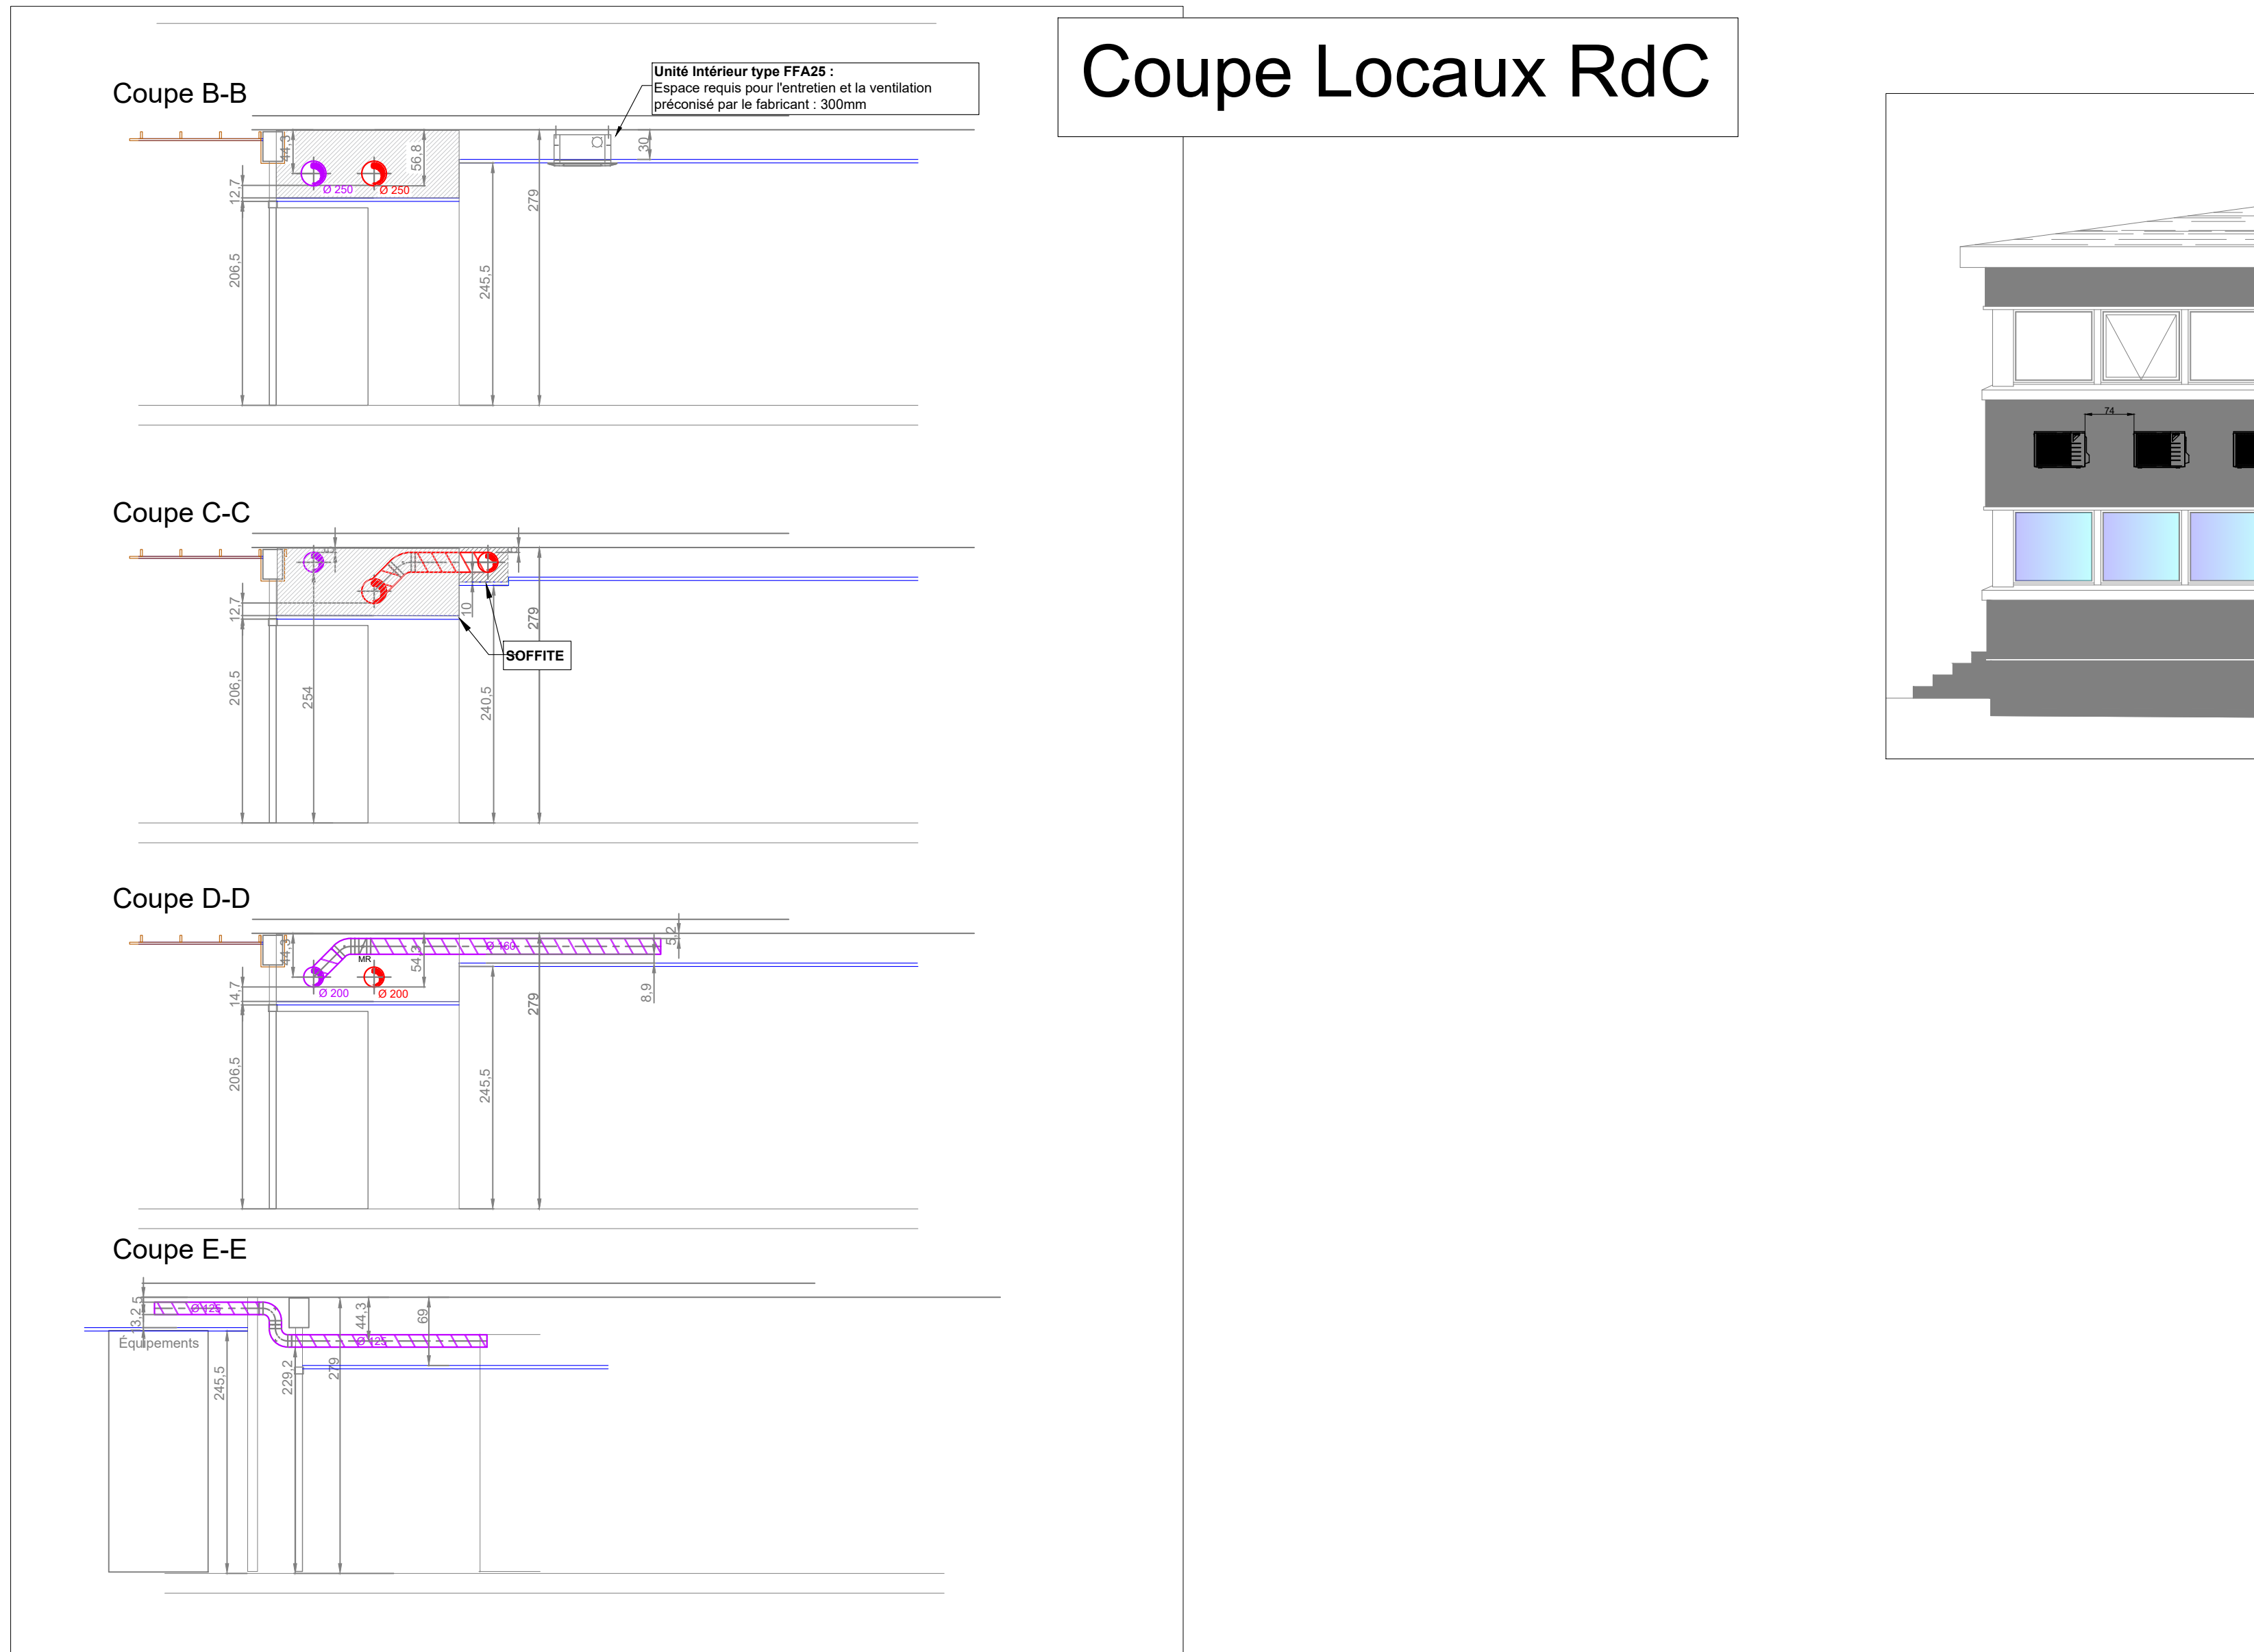


Coupe Locaux RdC

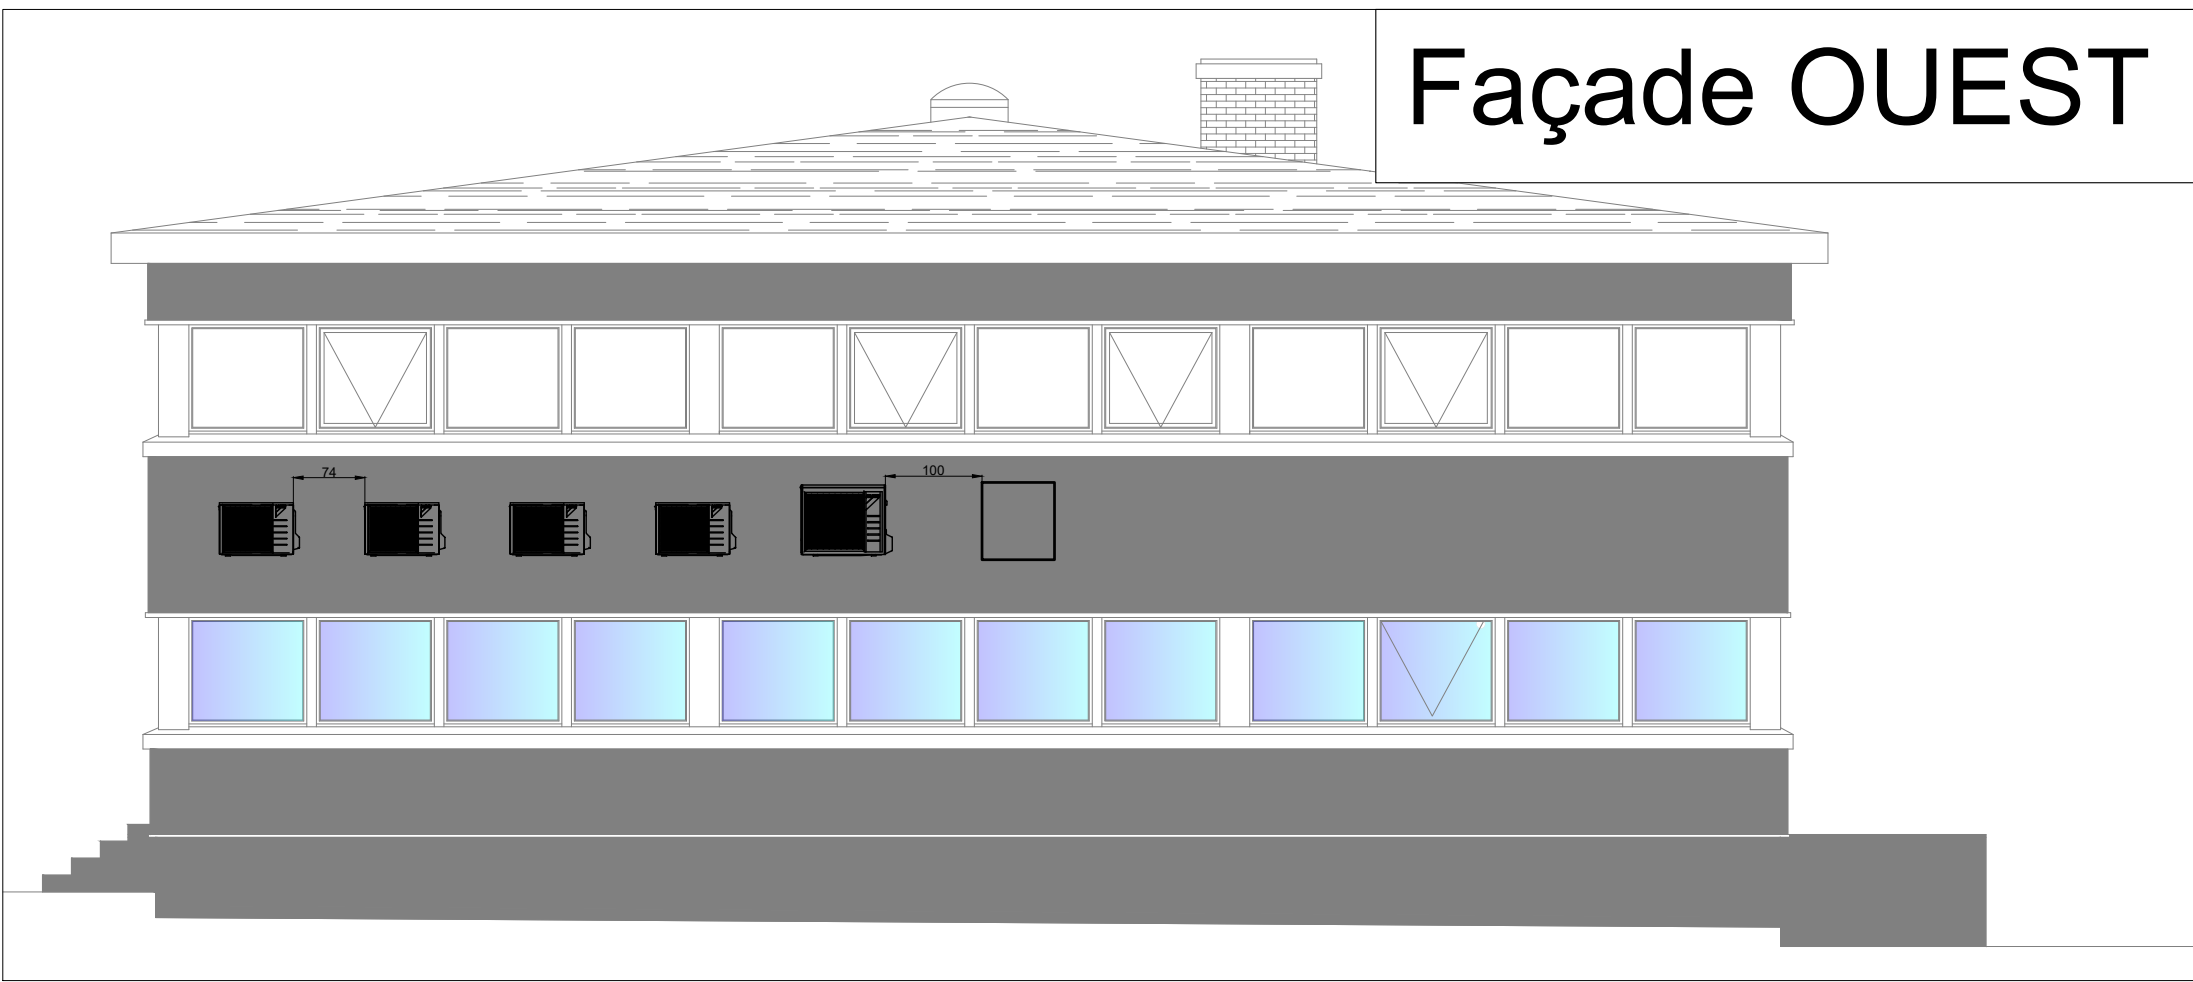

Façade OUEST

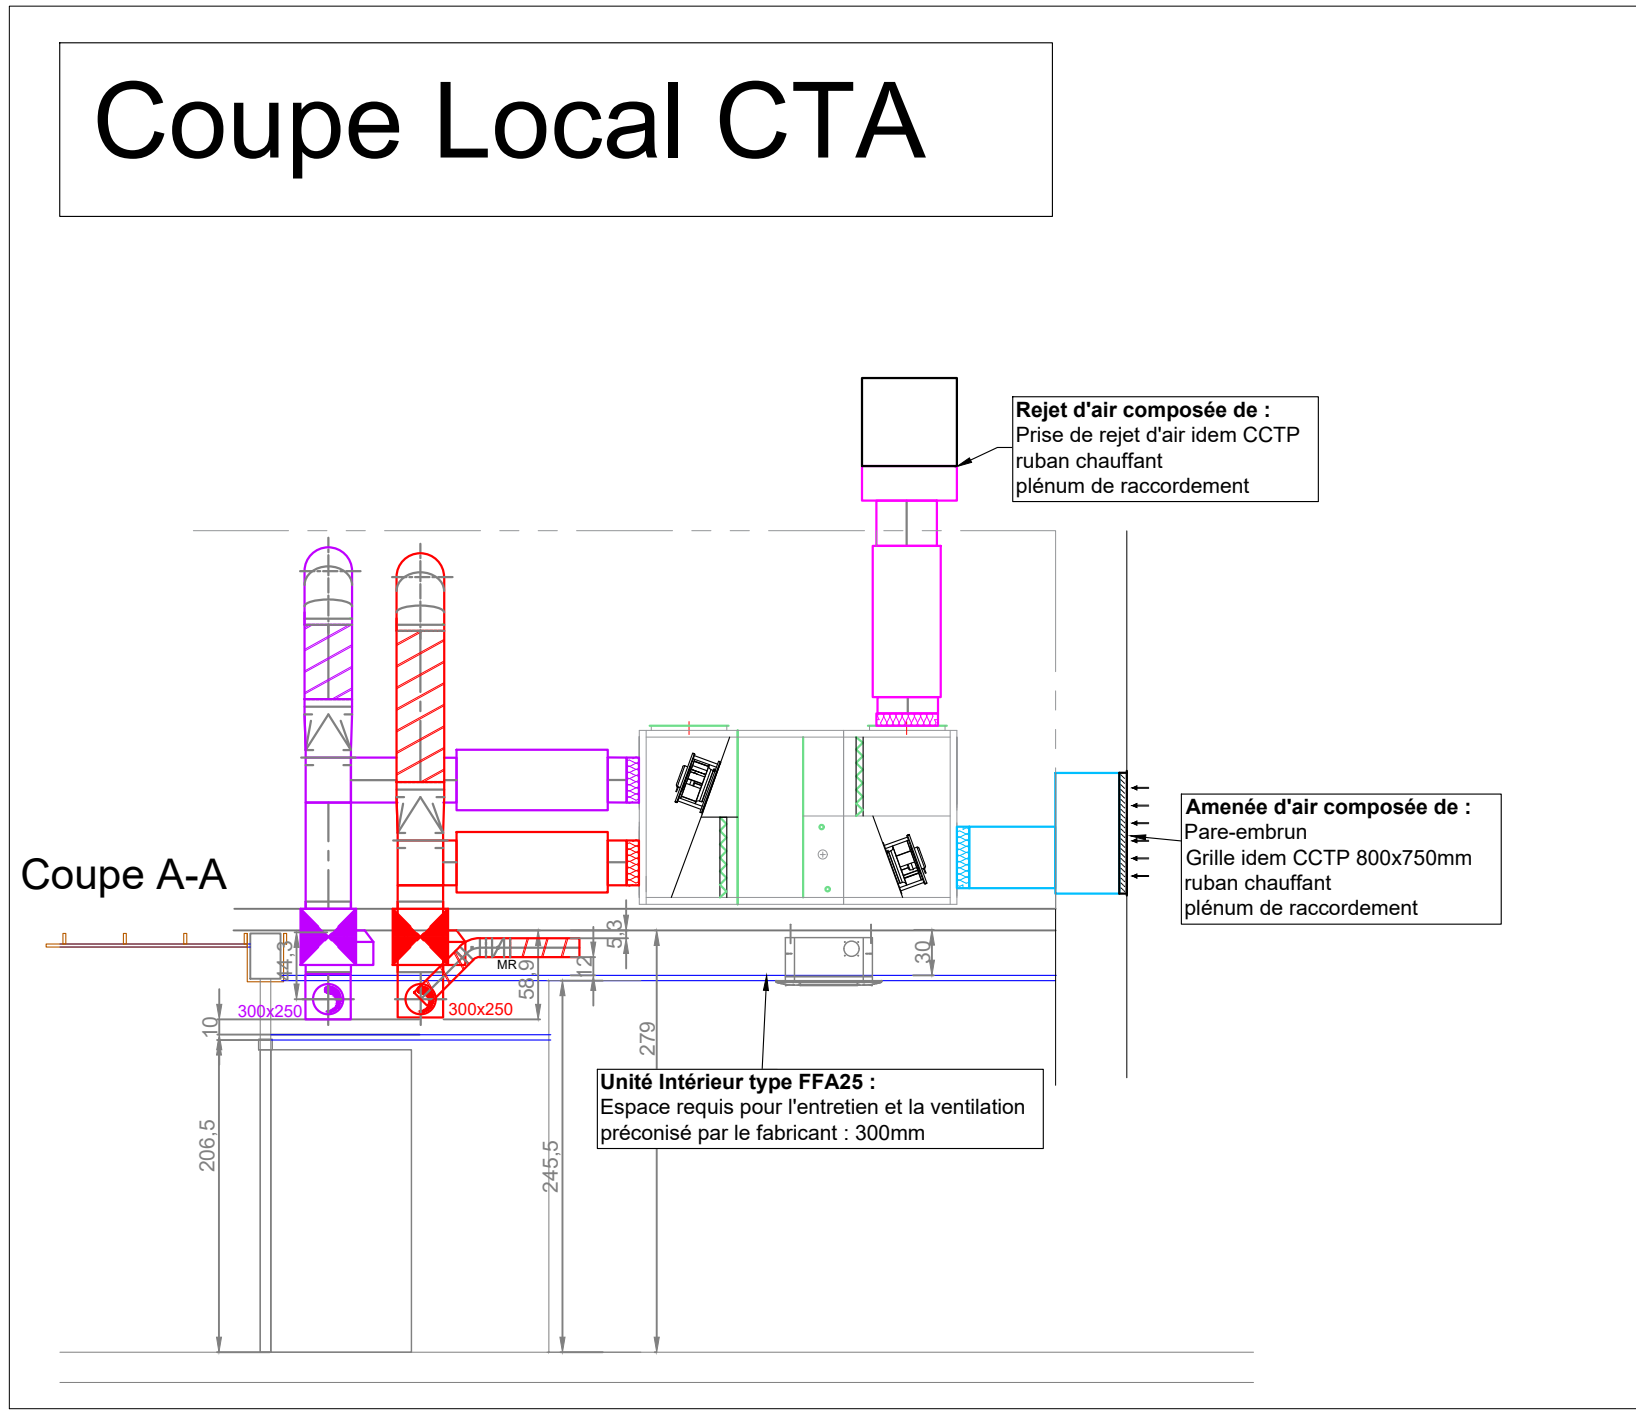

Coupe Local CTA

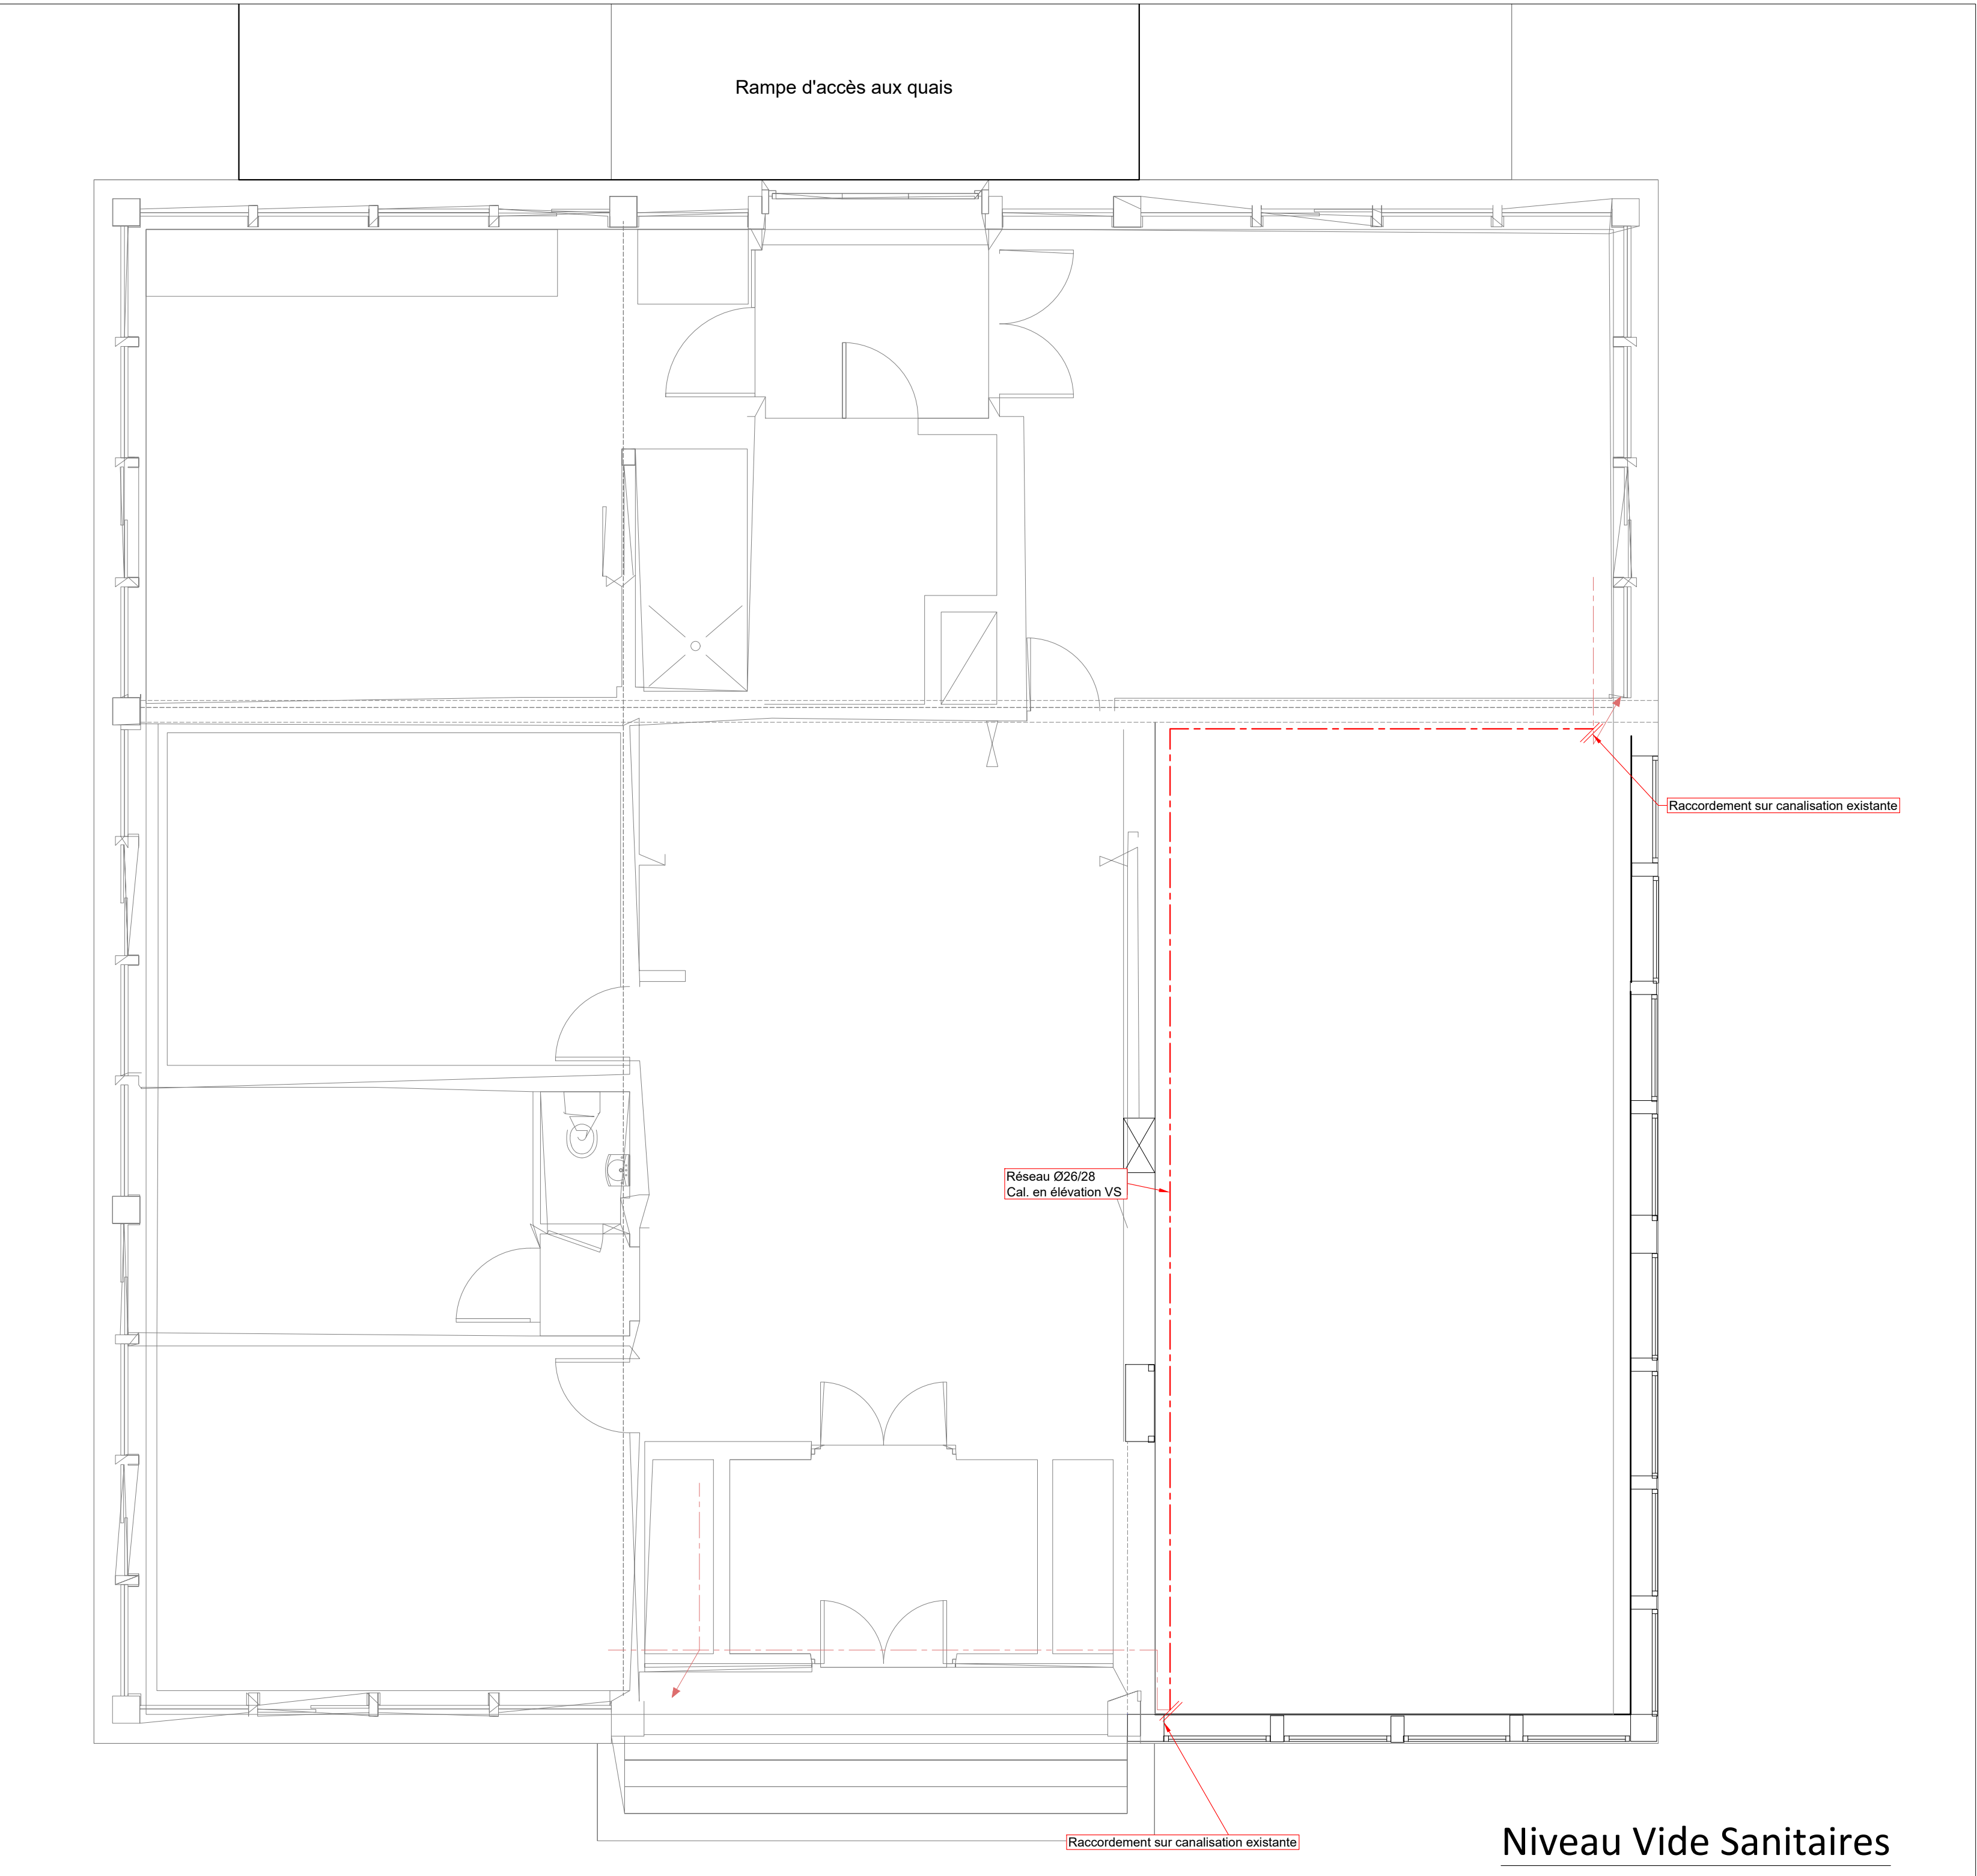

Niveau Vide Sanitaires

Les réseaux chauffage (Eau Froide, Eau Chaude ou Mitigée, Recyclage, etc....)
NOTA : situés en faux-plafonds, en coffres, en gaines techniques ou en combles ainsi qu'en traversée de locaux non chauffés, seront calorifugés.

Ce plan est la propriété exclusive du bureau d'études AXENERGIE (Loi du 11.03.1957).
NOTA : Sans son accord, il ne peut être ni copié, ni diffusé. Les reproductions, dûment autorisées par écrit, devront toujours mentionner leur nom, titre et adresse.

Les plans étant susceptibles d'évoluer, seuls les documents d'architecte, sans surcharge et au dernier indice, serviront de plan de référence. Les emplacements des matériels et appareillages existants ainsi que des matériels et appareillages neufs ne sont donnés qu'à titre indicatif.

Révisions			
Indice	Date	Première Diffusion	Modifications
A	Sept / 2025	Première Diffusion	
B	Dec / 2025	Deuxième Diffusion	
C	Fév / 2026	Modification de plans	
D	Mars / 2026	Mis à jour suivant les observations du MO le 04/03/26.	
E	Avril / 2026	Mis à jour suivant les observations du MO le 08/04/26.	

Réhabilitation Laboratoire Bactériologique

BATIMENT IFREMER
St PIERRE et MIQUELON

MAÎTRE D'OUVRAGE :

Direction des Territoires, de l'Alimentation et de la Mer
Boulevard Constant Guimay
BP 4220
97500 SAINT-PIERRE ET MIQUELON
☎ : 05.08.41.01.02

BUREAU D'ÉTUDES TECHNIQUES :

AXENERGIE
L'INGÉNIEUR DURABLE

Agence 44
10 rue de la Fonie - Bât C
44240 - La Chapelle sur Erdre
☎ : 02.51.42.16.29
✉ : contact@axenergie.com

Agence 85
8, rue des chaumières,
85610 CUGAND
☎ : 02.51.42.16.29
✉ : contact@axenergie.com

REF. PLAN : DCE

REF. PLAN : CVR01

Chef de projet : JM.LC

Technicien(s) : F.L.

Dessiné sur fond de plan "accréditation COFRAC" du 3 février 2026 et Plan PDF reçu par le MO en Avril 2025.

LOT N°1 CHAUFFAGE - VENTILATION - RAFFRAÎCHISSEMENT - PLOMBERIE SANITAIRES

INDEX : /

DETAIL : VS/RDC/N1

ZONE : /

Plan Chauffage / Ventilation /Raffraîchissement aux Niveaux VS, RDC et N1

ÉCART : 25_23

ÉCHELLE : 1 : 50

DATE : Avril 2026