


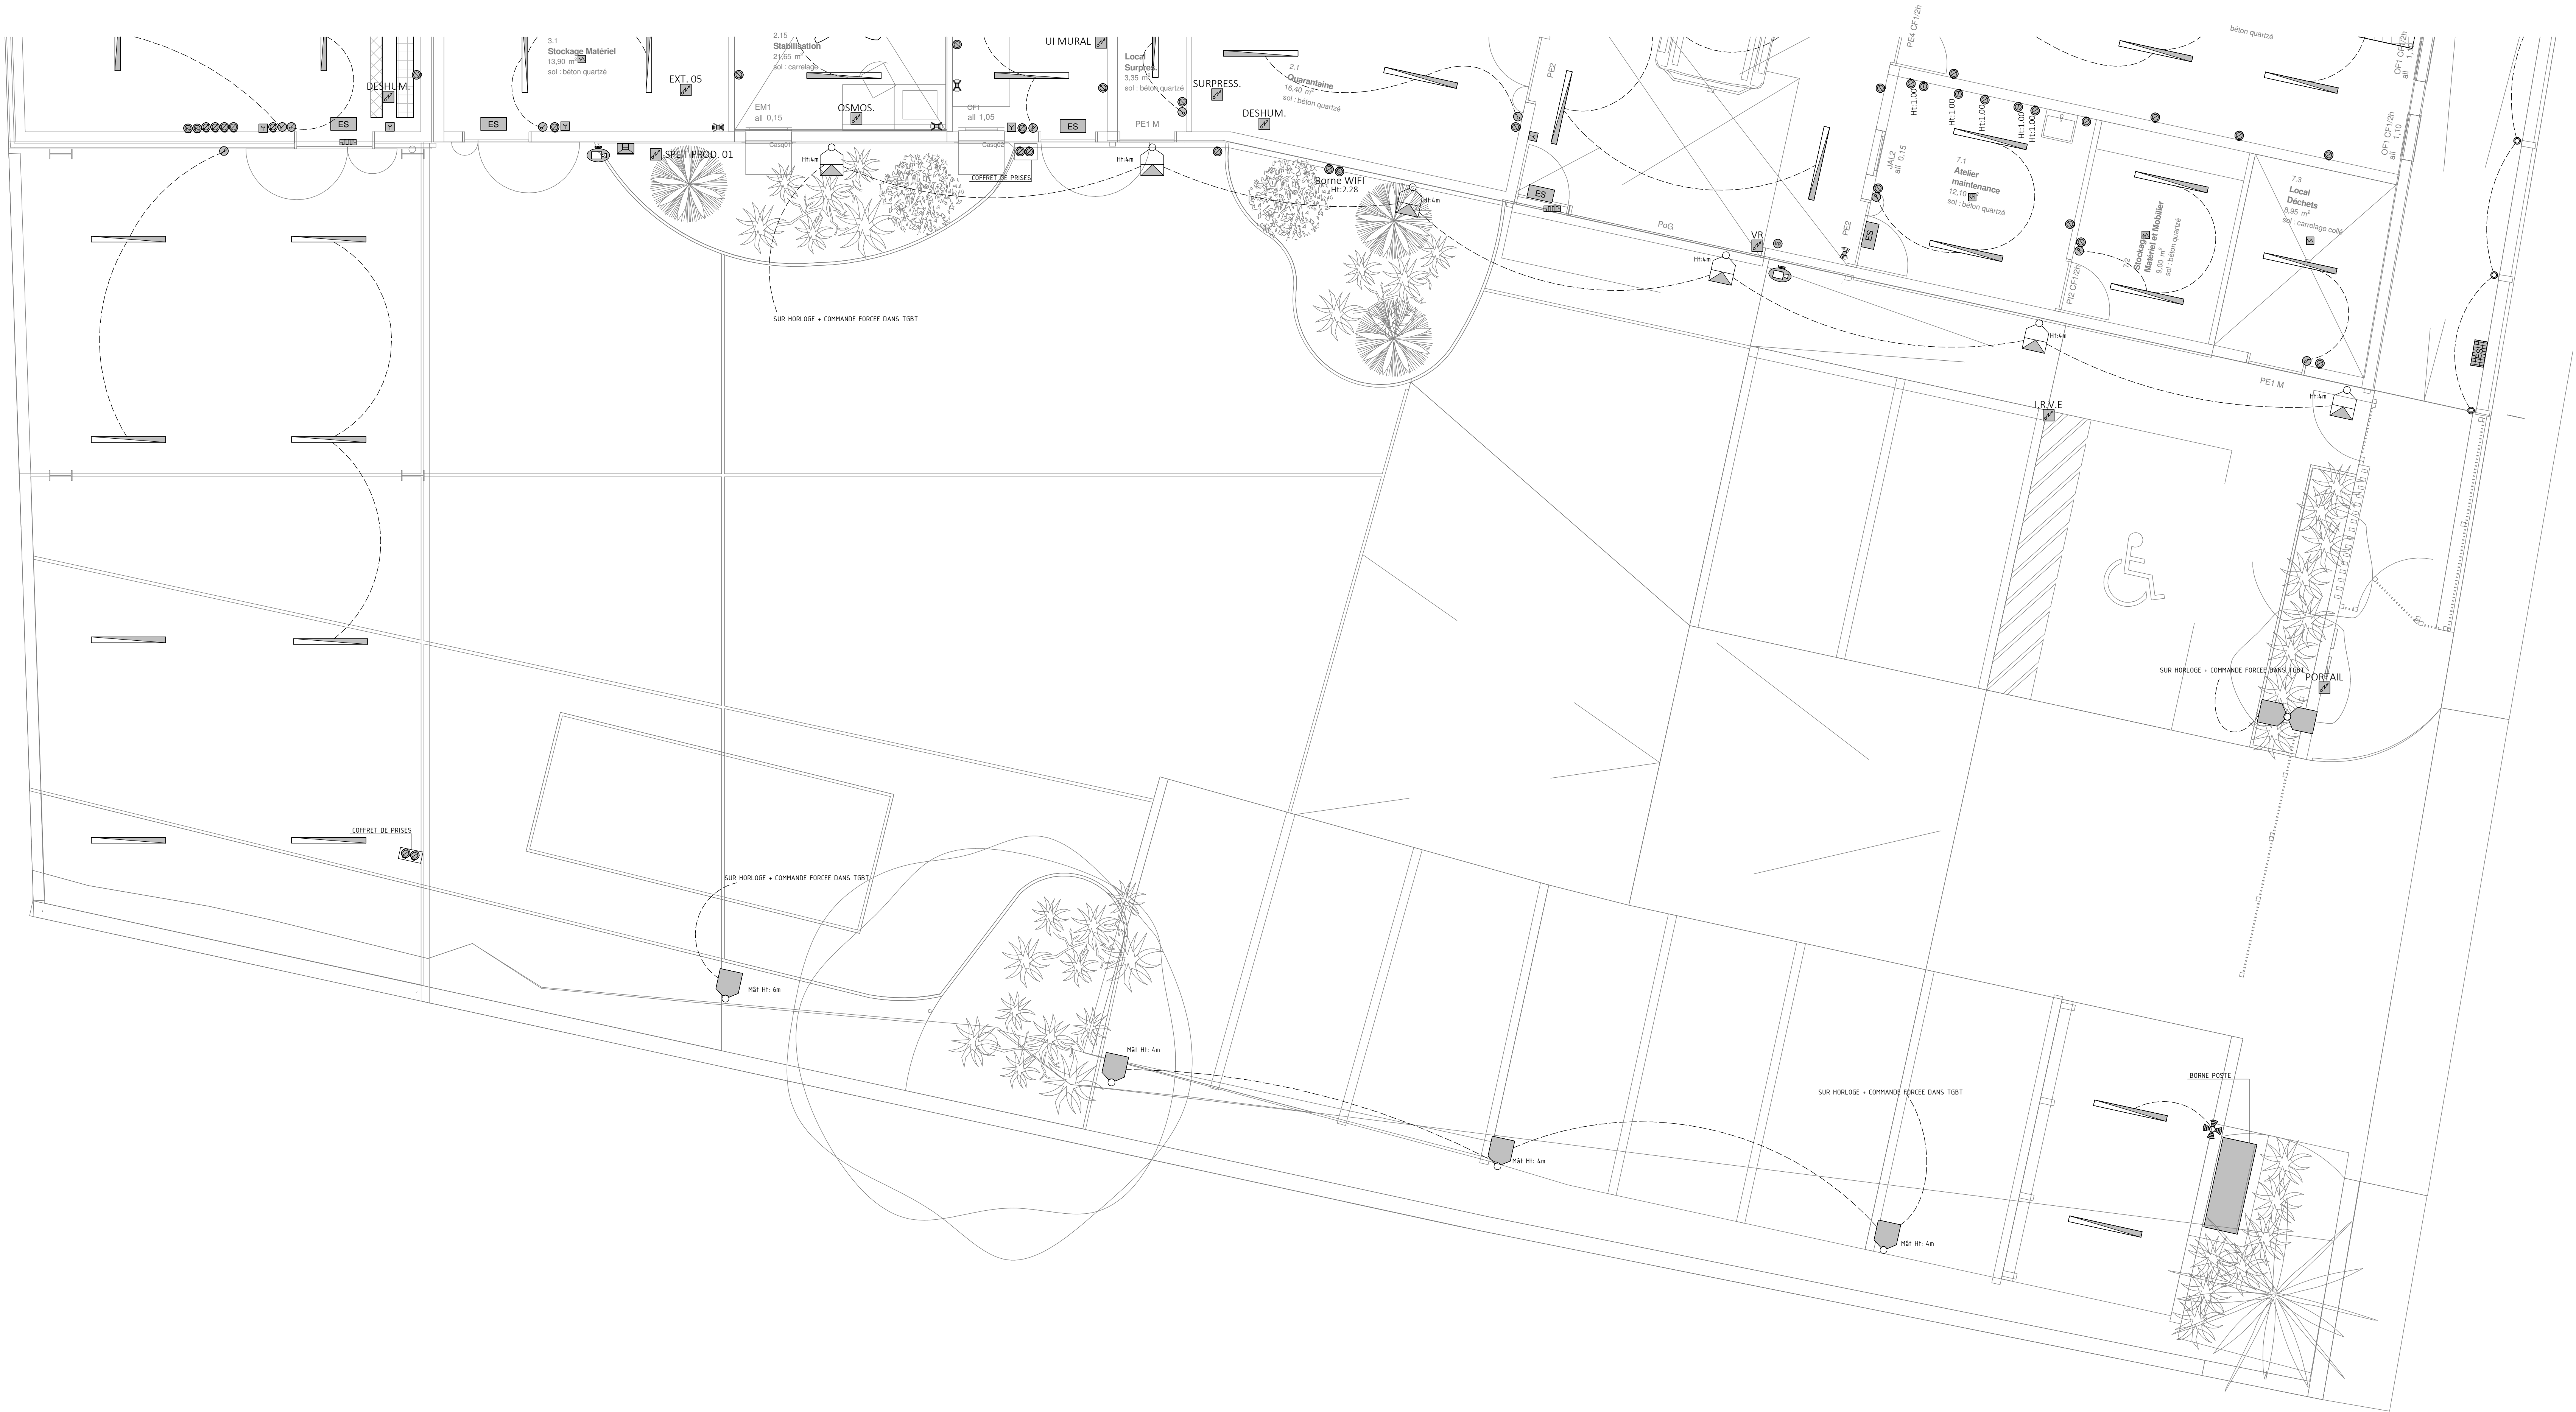

LEGENDE

Tableau et réseau		Appareillage	
	Tableau électrique		Interrupteur simple allumage
	Baie de brassage		Interrupteur va et vient
	Chemin de câbles CFO		Commande brasseur d'air
	Chemin de câbles cfa		Détecteur de mouvement 180°
	Plinthe électrique		Détecteur de mouvement 360°
	Fourreau TPC		PC 16A+N+T
			PC triphasée
			Prise RJ45
			Prise HDMI
			Attente spécifique
Eclairage		Sécurité Incendie	
	A Réglette étanche		Equipement d'Alarme
	B Dalle 600x600		Détecteur optique de fumée
	C Downlight LED		Déclencheur manuel
	D Suspension LED		Diffuseur sonore
	E Suspension grande taille		Flash
	F Projecteur en façade		Vidéovigilance
	G Projecteur sur mât		Caméra dôme
	H Projecteur orientable		Ecran vidéovigilance
	I Projecteur de jardin		Anti-Intrusion
			Centrale Anti-Intrusion
			Contact de feuillure
			Détecteur volumétrique
			Clavier codé
			Sirène Ai extérieure
			Sirène Ai intérieure
			BAES type ES01
			BAES type ES02
			BAES type ES03
			BAPI
			Brasseur d'Air

MAITRE D'OUVRAGE

MINISTÈRE DE LA CULTURE

DIRECTION DES AFFAIRES CULTURELLES DE LA RÉUNION

23, rue Labourdonnais CS 71045 - 97404 Saint-Denis Cedex La Réunion

Tél: 0262 21 91 71

ARCHITECTE

neoarchitectes

NEO-ARCHITECTES

27, rue de l'Océan - la pointe des Chateaux 97436 Saint-Leu

Tél: 0262 71 14 51 - Fax: 0262 71 14 53

OPERATION

CONSTRUCTION D'UN CENTRE DE CONSERVATION ET D'ETUDES

ELECTRICITE CFO/cfa

Plan de principe - Aménagement de la cour extérieure

Date	Indice	Nature de la modification
Mai 2026	00	Emission initiale

ESQ	PC	APS	APD	PRO	DCE	MAR	DOE
-----	----	-----	-----	-----	-----	-----	-----

INTEGRALE INGENIERIE

BET Structure - Fluides - VRD - Qualité Environnementale - SSI

4 bis Rue Fond Générèse - Immeuble le Carat - Etage 2

Village de l'Eperon - 97435 Saint-Gilles Les Hauts

T : 02 62 24 59 63 - E-mail: bet@integrale.re

Plan n° : EL01

Indice : 00

Affaire n° : 23-43

Date : Mai 2026

Etabli par : G.T.

Validé par : E.C.

Echelle : 1/50