


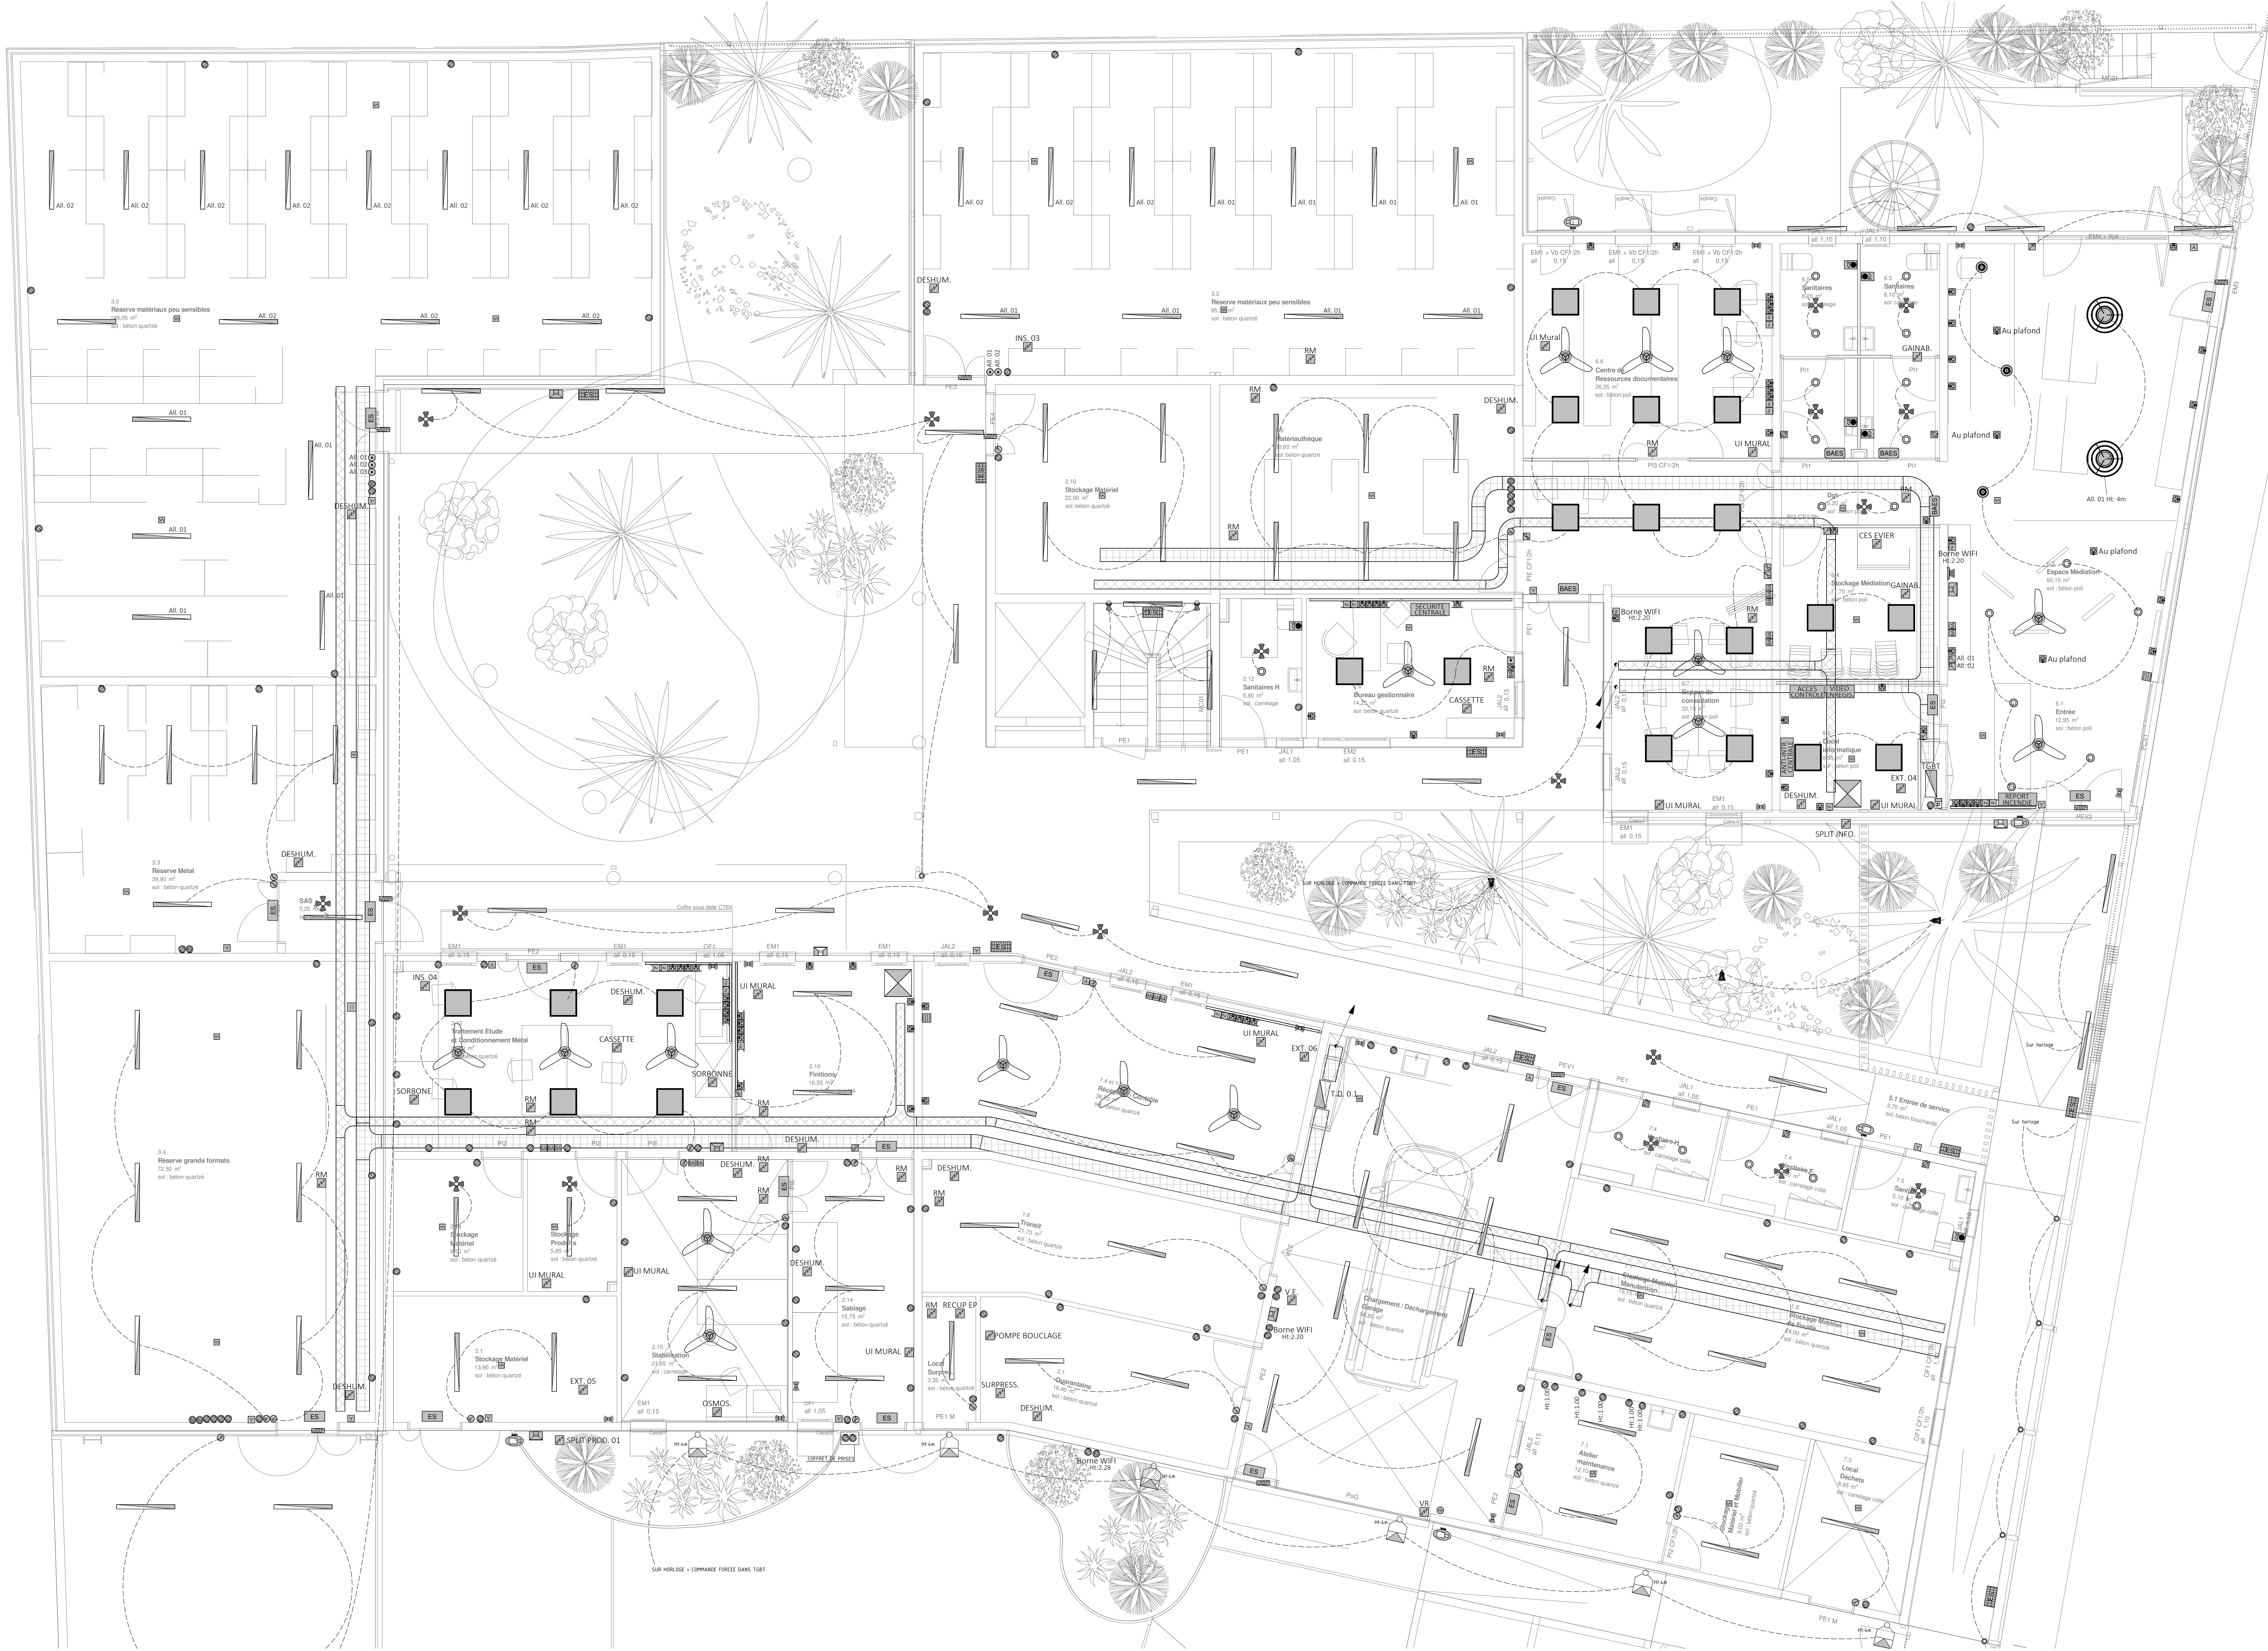

LEGENDE	
Tableau et réseau	Appareillage
	Tableau électrique
	Baie de brassage
	Chemin de câbles CFO
	Chemin de câbles cfa
	Plinthe électrique
	Fourreau TPC
Éclairage	
	A Réglette étanche
	B Dalle 600x600
	C Downlight LED
	D Suspension LED
	E Suspension grande taille
	F Projecteur en façade
	G Projecteur sur mât
	H Projecteur orientable
	I Projecteur de jardin
Sécurité Incendie	
	CENTRALE SÉCURITÉ
	Interrupteur simple allumage
	Interrupteur va et vient
	Commande brasseur d'air
	Déclencheur manuel
	Diffuseur sonore
	Flash
Vidéovigilance	
	Caméra dôme
	Ecran vidéovigilance
Anti-Intrusion	
	CENTRALE ANTI-INTRUSION
	Contact de feuillure
	Déclencheur volumétrique
	Clavier codé
	Sirène Ai extérieure
	Sirène Ai intérieure
	BAES type ES01
	BAES type ES02
	BAES type ES03
	BAP1
	Brasseur d'Air

MAÎTRE D'OUVRAGE

MINISTÈRE DE LA CULTURE
DIRECTION DES AFFAIRES CULTURELLES DE LA REUNION
23, rue Labourdonnais CS 71045 - 97404 Saint-Denis Cedex La Réunion
Tél: 0262 21 91 71

ARCHITECTE

neoarchitectes
NEO-ARCHITECTES
27, rue de l'Océan - la pointe des Châteaux
97436 Saint-Leu
Tél: 0262 71 14 51 - Fax: 0262 71 14 53

OPERATION
CONSTRUCTION D'UN CENTRE DE CONSERVATION ET D'ETUDES
ELECTRICITE CFO/cfa
Plan de principe - Aménagement du RDC

Date	Indice	Nature de la modification
Mar 2026	00	Emission initiale

- ESQ
- PC
- APS
- APD
- PRO
- DCE
- MAR
- DOE

INTEGRALE
INGENIERIE
BET Structure - Fluides - VRD - Qualité Environnementale - SSI
4 bis Rue Fond Générèse - Immeuble le Carat - Etage 2
Village de l'Éperon - 97435 Saint-Gilles Les Hauts
T : 02 62 24 59 63 - E-mail: bet@integrale.re

Plan n° : EL02
Indice : 00
Affaire n° : 23-43
Date : Mai 2026
Établi par : G.T.
Validé par : E.C.
Echelle : 1/50