


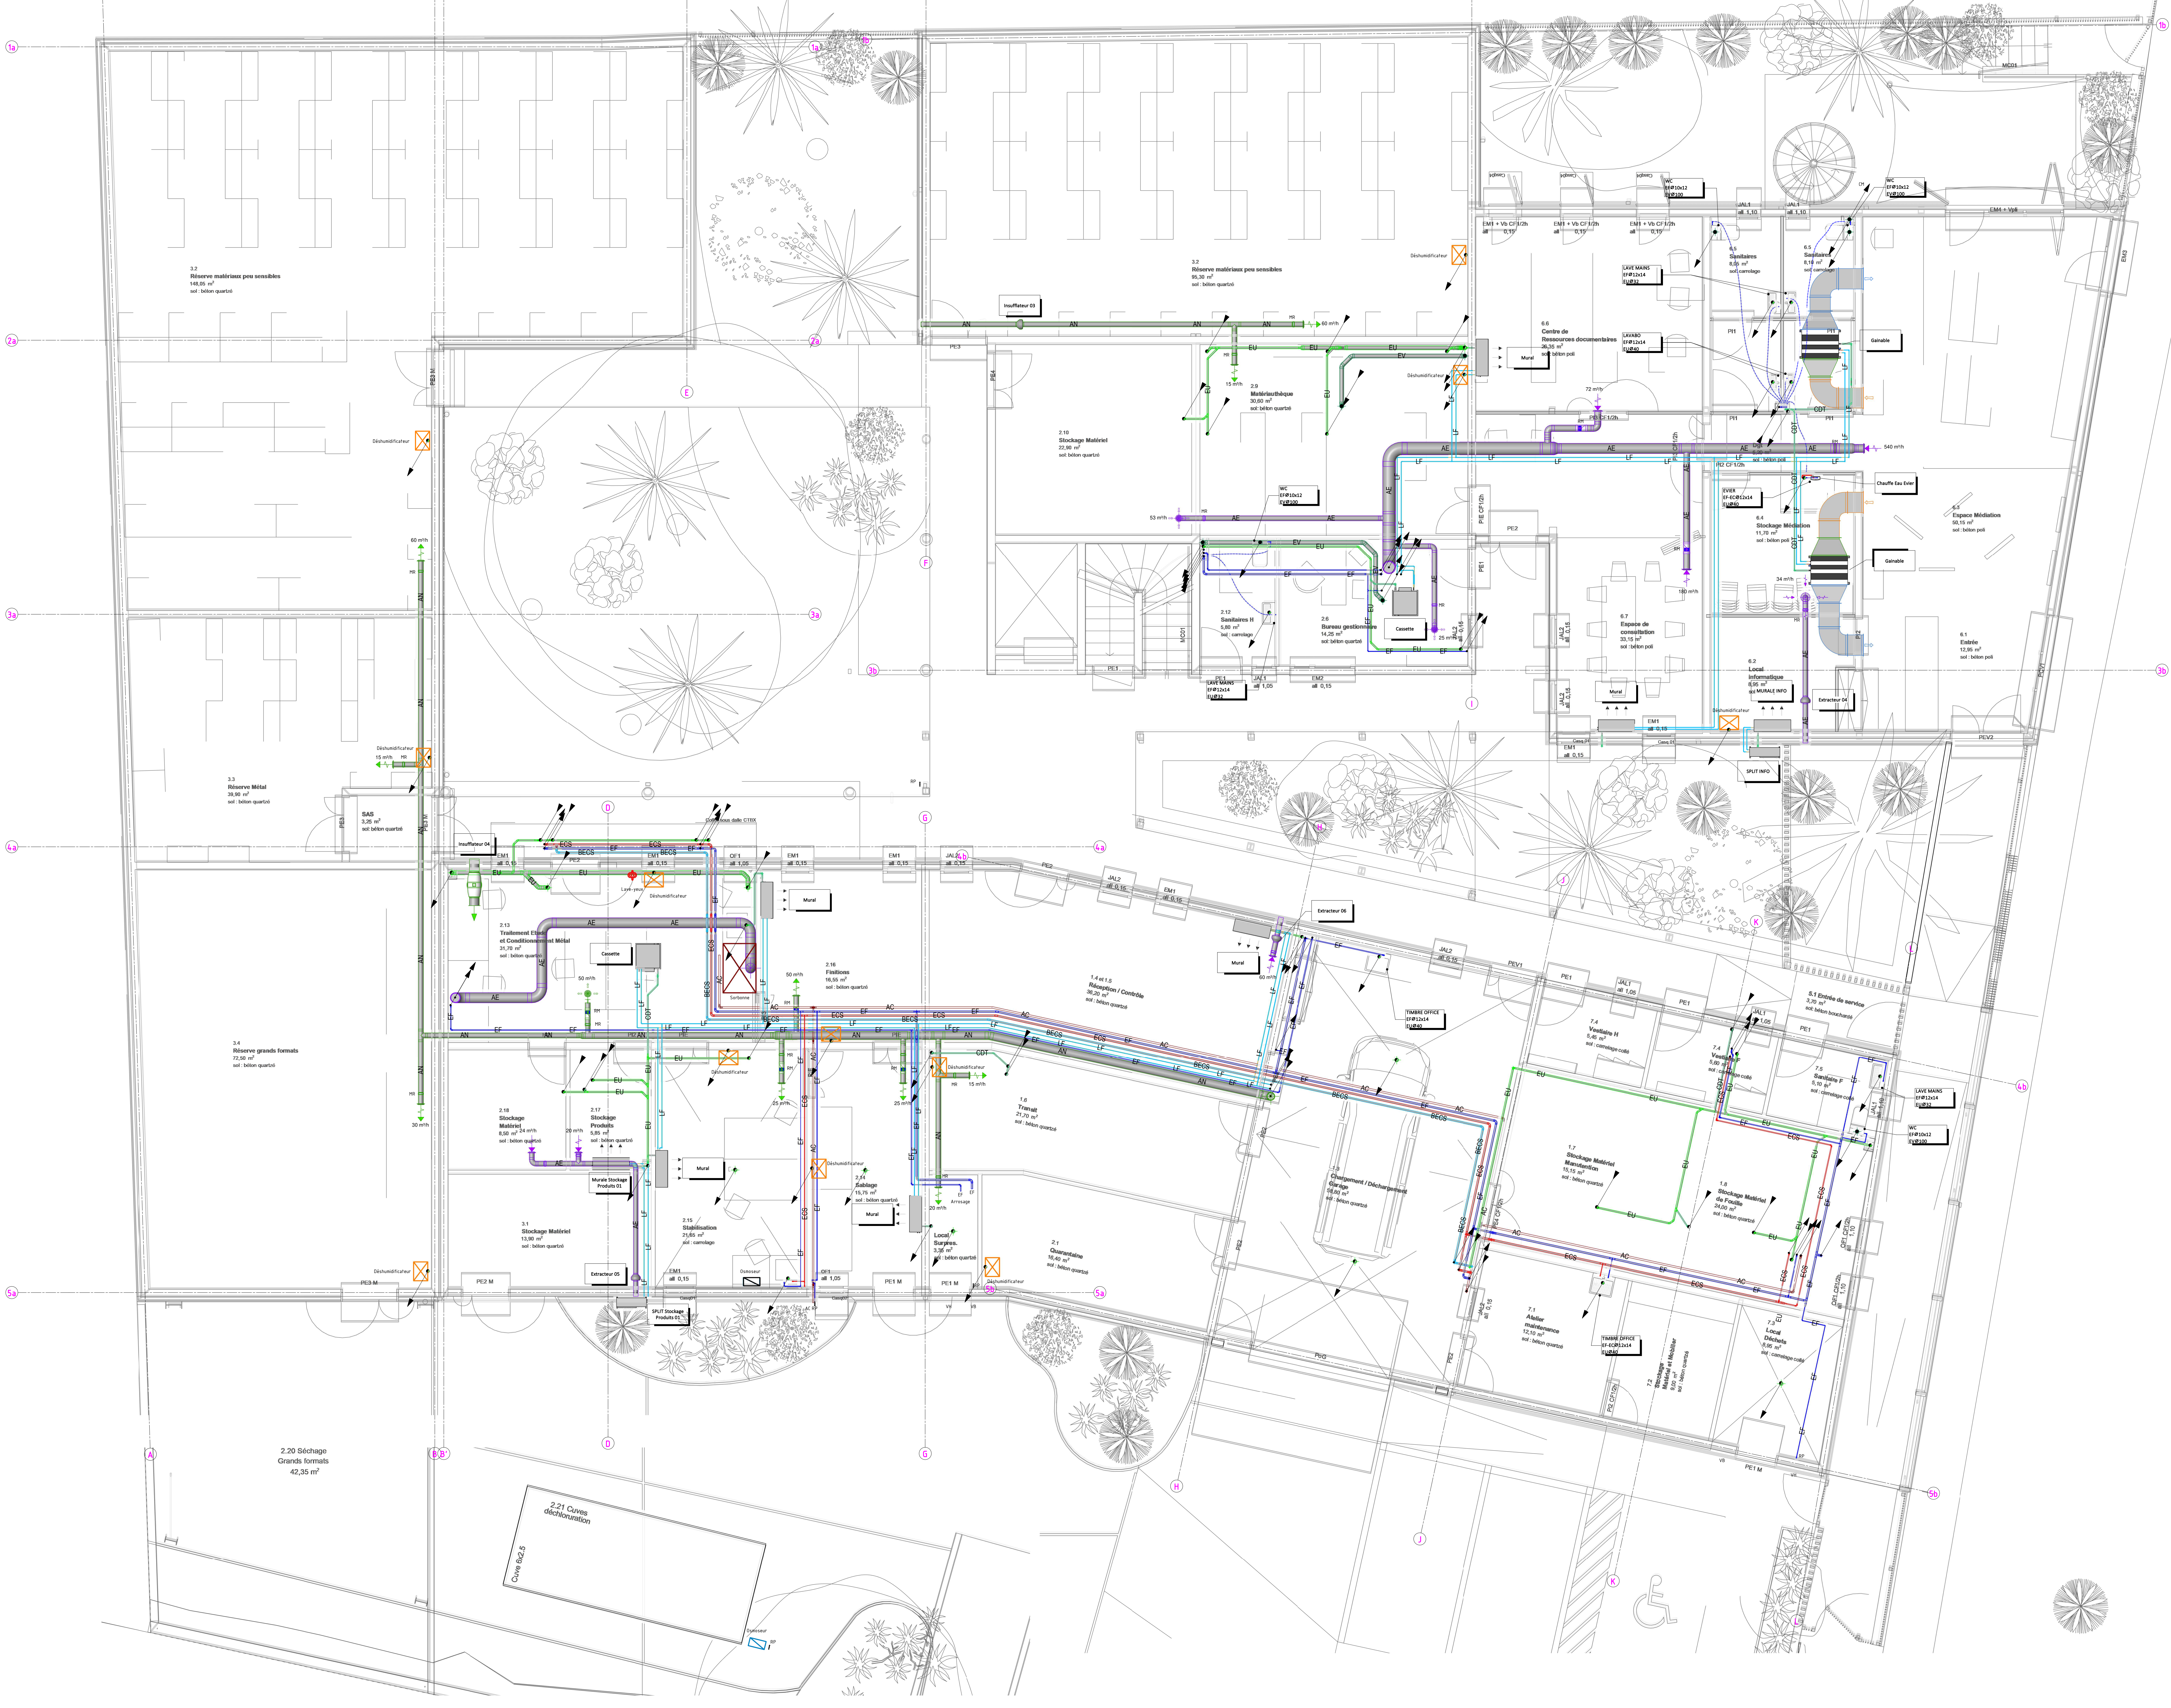

LEGENDES PLOMBERIE

Réseaux canalisations alimentations	
	Adduction d'eau potable
	Eau chaude sanitaire
	Eau froide sanitaire
	Bouclage eau chaude sanitaire
Réseaux canalisations évacuations	
	Eaux usées
	Eaux vannes
	Eaux pluviales
	Ventilation primaire
	Condensat
Equipements sanitaires	
	Chauffe eau instantané (CEI)
	Robinet de puisage (RP)

LEGENDES CVC

Réseau ventilation	
	Réseau ventilation mécanique contrôlée
	Réseau air neuf
	Réseau air soufflé
	Réseau air extrait
Equipements ventilation	
	Bouche VMC
	Bouche VMC coupe feu (BCF)
	Registre de réglage
	Clapet coupe feu circulaire (CCF)
	Clapet coupe feu rectangulaire (CCF)
	Piège à son (PAS)
Réseaux canalisations alimentations	
	Liaison frigorifique
	Eau chaude solaire
	Bouclage eau chaude solaire
Equipements climatisation	
	Cassette
	Unité Murale Split
	Unité Extérieure Split
	Unité Extérieure DRV

MAÎTRE D'OUVRAGE

MINISTÈRE DE LA CULTURE

DIRECTION DES AFFAIRES CULTURELLES

DE LA REUNION

23, rue Labourdonnaix CS 71045 - 97404 Saint-Denis Cedex La Réunion

Tél: 0262 21 91 71

ARCHITECTE

neo architectes

NEO-ARCHITECTES

27, rue de l'Océan - la pointe des Châteaux 97436 Saint-Leu

Tél: 0262 71 14 51 - Fax: 0262 71 14 53

OPERATION

CONSTRUCTION D'UN CENTRE DE CONSERVATION ET D'ETUDES

VENTILATION - CLIMATISATION - PLOMBERIE

Niveau RDC

Date	Indice	Nature de la modification
Mai 2026	00	Emission initiale

ESQ

PC

APS

APD

PRO

DCE

MAR

DOE

INTEGRALE INGENIERIE

BET Structure - Fluides - VRD - Qualité Environnementale - SSI

4 bis Rue Fond Générative - Immeuble le Carat - Etage 2

Village de l'Eperon - 97435 Saint-Gilles Les Hauts

T : 02 62 24 59 63 - E-mail: bet@integrale.re

Plan n° : FL02

Indice : 00

Affaire n° : 23-43

Date : Mai 2026

Etabli par : J.B.

Validé par : F.D.

Echelle : 1/50

Ce plan est la propriété d'Intégrale Ingénierie, toute utilisation ou reproduction, même partielle est interdite sans autorisation préalable.