



MINISTÈRE
DES ARMÉES

Liberté
Égalité
Fraternité



BRUZ - 35170 -

DGA - MI

Plans PMAS



BUREAU DE MAITRISE D'OEUVRE
DE RENNES
BP 14
35998 Rennes Cedex 9

Quartier MARGUERITTE
Rue du Garigliano
BP 14 - 35998 Rennes Cedex 9

TELEPHONE TELECOPIE
02 23 35 27 50

IG2MI
Philippe BRISEMURE


Directeur de l'Etablissement du Service
d'Infrastructure de la Défense
Nord-Ouest

DCE


Ind.	Date	Modifications	Chargé d'Etude	Dessinateur

CONCEPTION	MAITRISE D'OEUVRE	Nom du fichier :		
<u>Architecte :</u> IMI COLLOGNAT Tél. : 02 23 44 27 56	<u>Chef du pôle :</u> M. LECLERC Tél. : 02 23 35 27 50 Port : 06 22 42 36 98	Nom du fichier		
<u>Maitrise d'ouvrage :</u> ICD F. VILLALON Tél. : 02 23 35 23 21	<u>Chargé d'affaires :</u> M. RUCET Tél. : 02 23 44 27 53 Port : 06 48 43 41 85	<u>Fichiers associés :</u>	<u>Date de 1ère diffusion :</u> 16/06/2026	
<u>Dessiné par :</u>	<u>Dessiné par :</u> M. QUENOILLERE Tél. : 02 23 35 27 58	<u>N° COSI :</u> 457 066	<u>N° Ordre</u> 25 Folios	
<u>Architecte :</u>		<u>Echelle :</u> 1/		


IDENTIFICATION DE LA FICHE	350 047 003H 0002		
N° OPERATION	TYPE PLAN	INDICE	
Ident.Operation	Nom du fichier	- Ind	

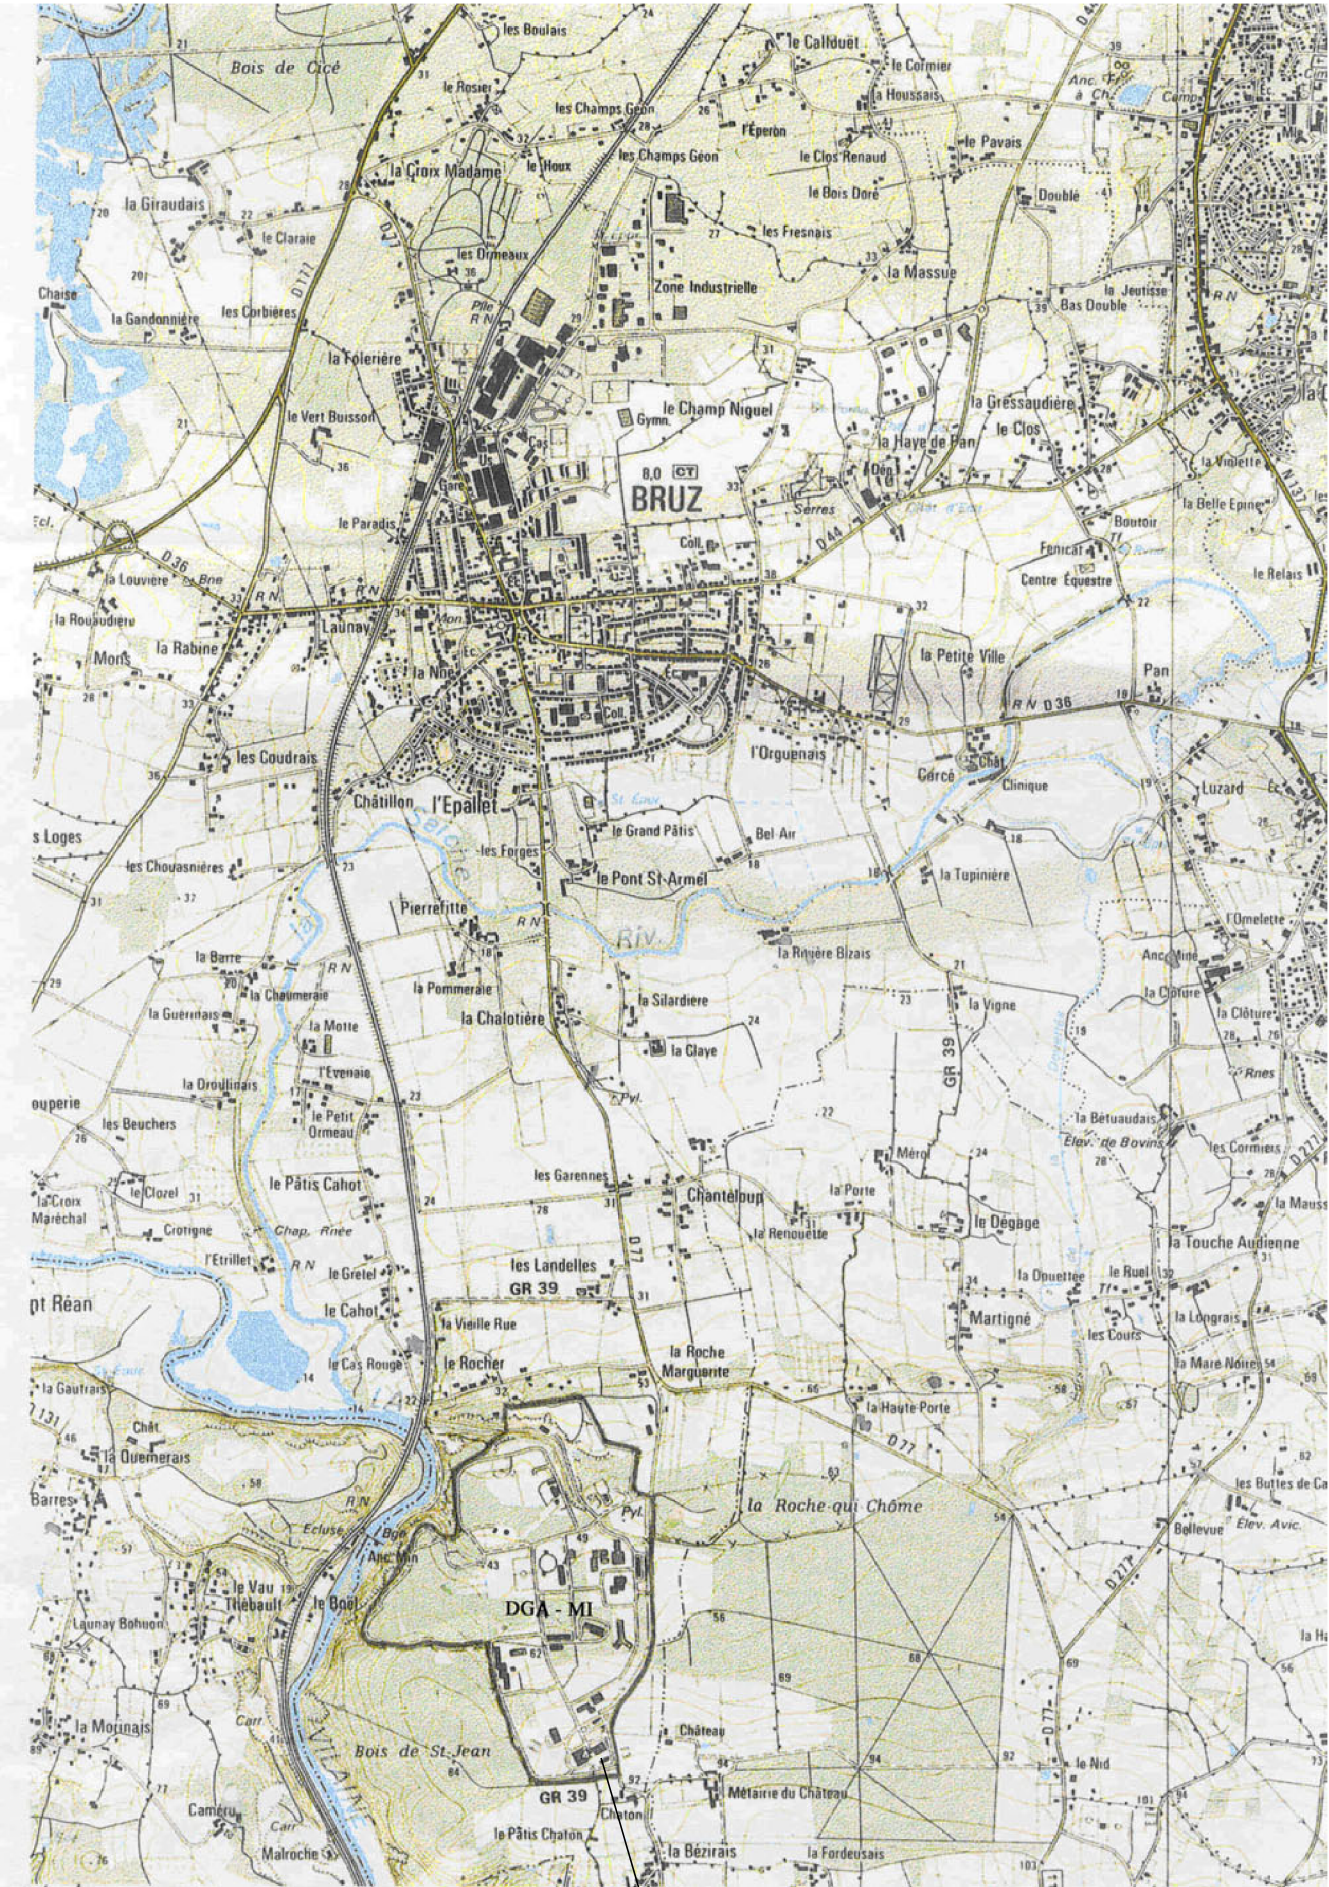

LIEU DES TRAVAUX

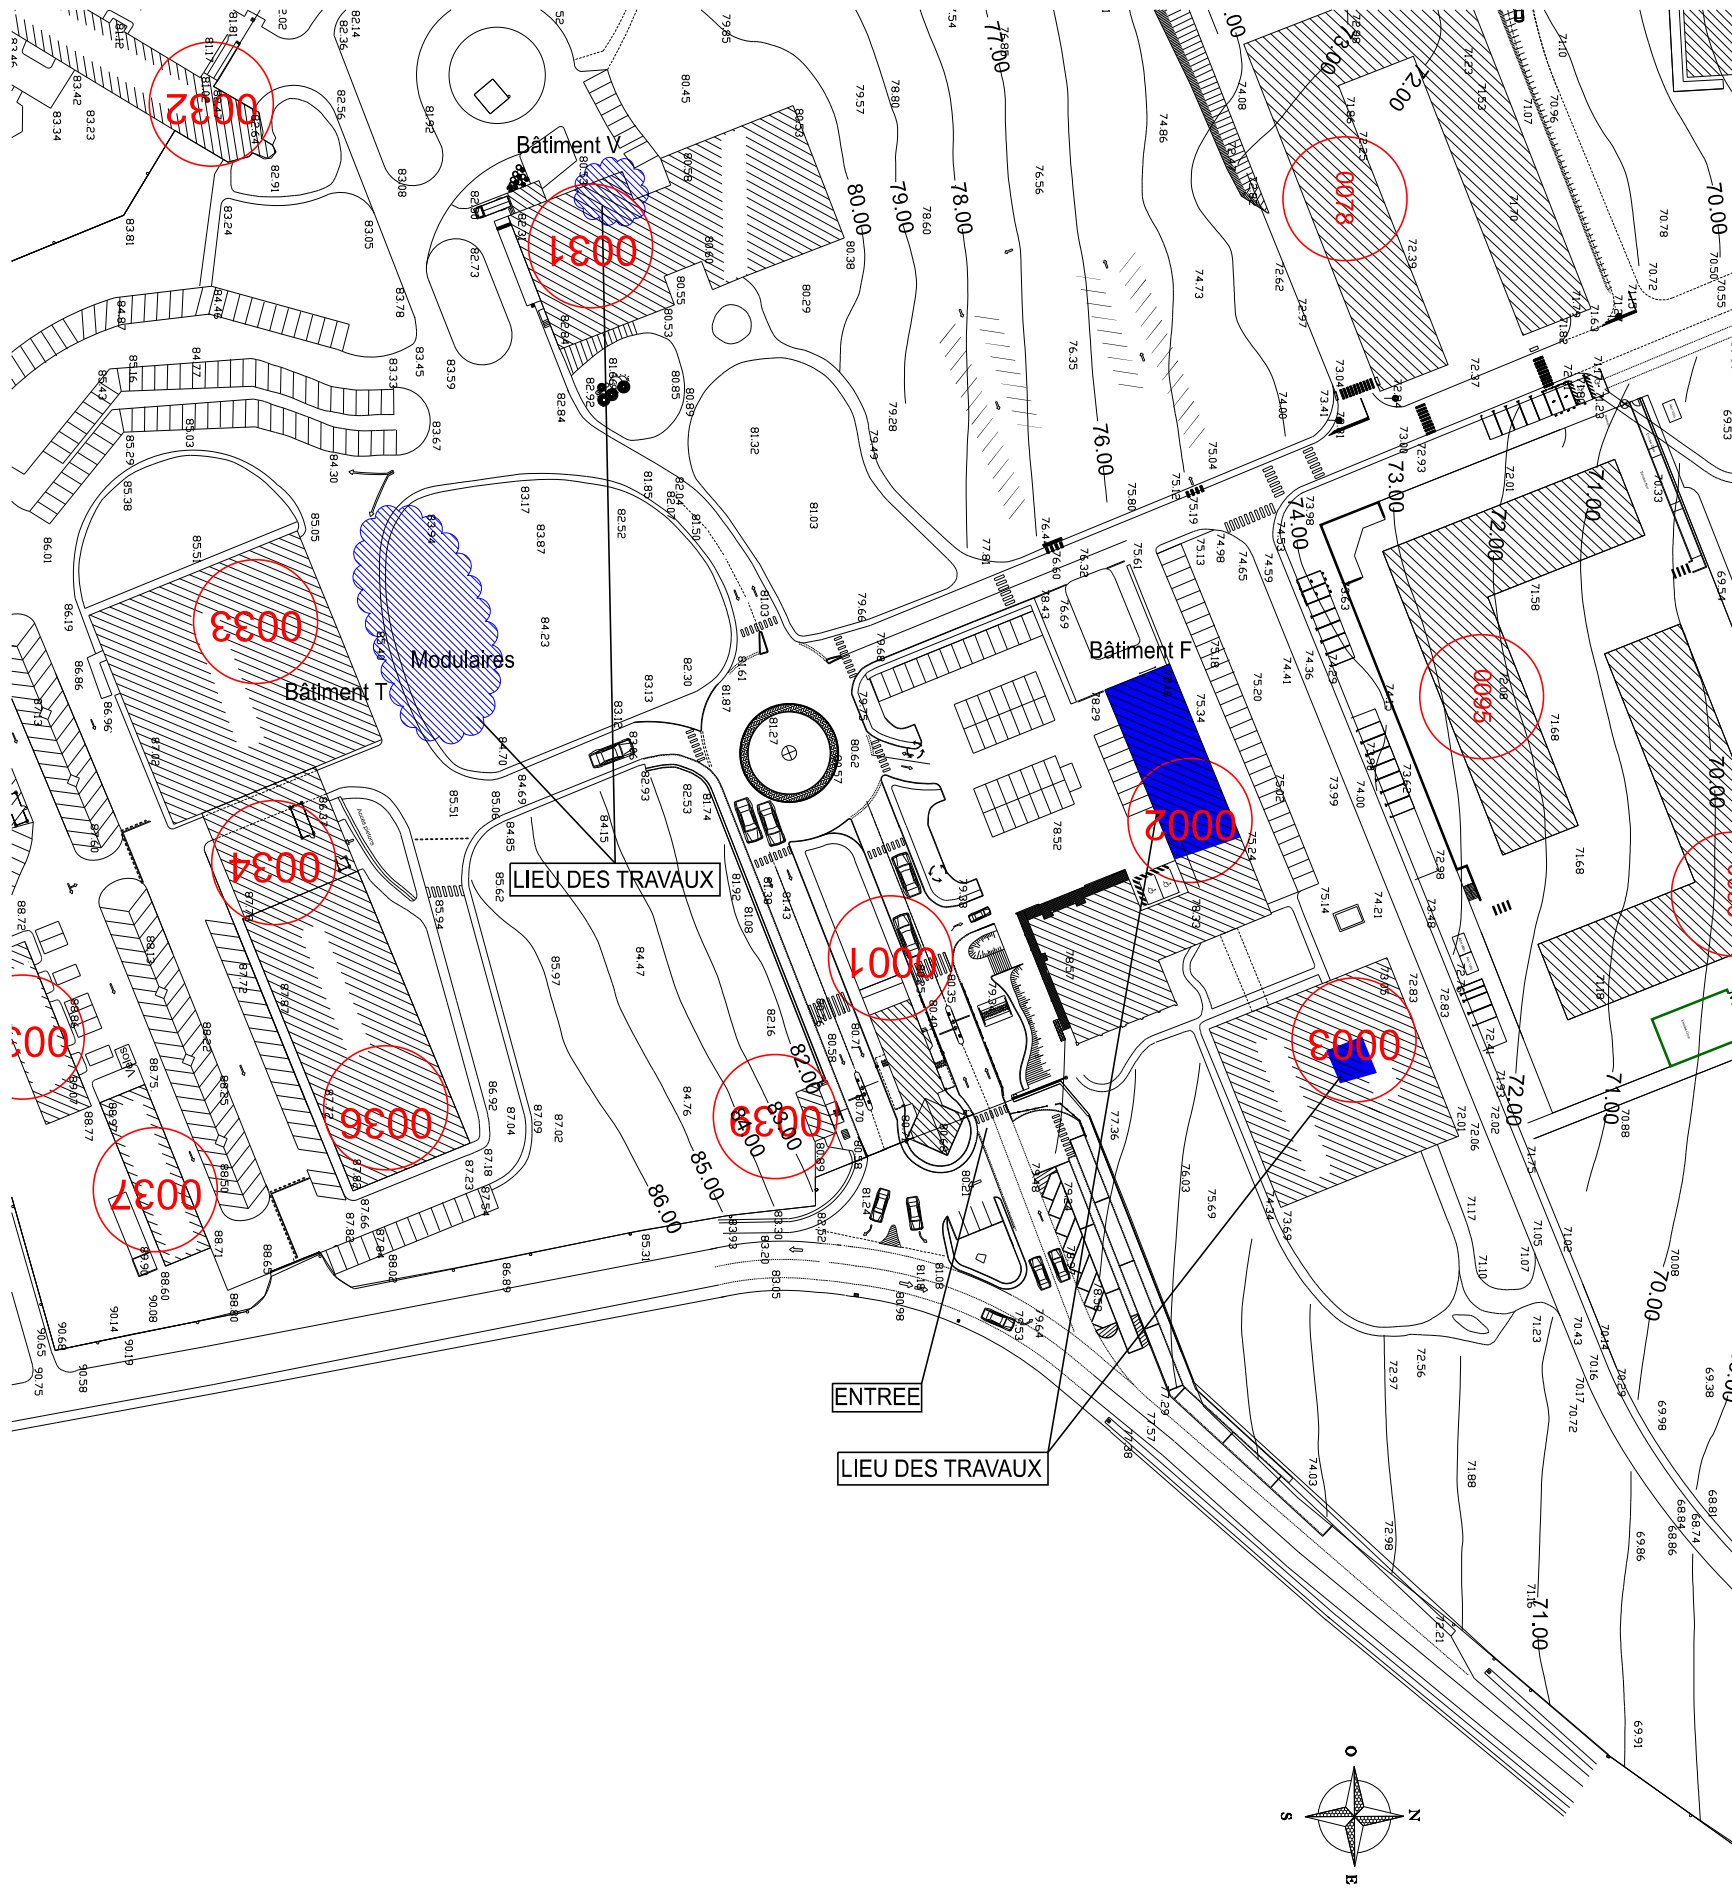

 BMO DE RENNES BP 14 35998 Rennes Cedex 9 Quartier MARGUERITE Rue du Garigliano BP 14 35998 Rennes Cedex 9	Chargé d'affaires : Marc RUCET	BRUZ - 35170 - DGA - MI Plans PMAS		 Secrétariat général pour l'administration		 MINISTÈRE DES ARMÉES <i>Liberté Egalité Fraternité</i>	
	Dessiné par : M. QUENOILLERE	DCE		N° COSI : 457 066 Nom du fichier : 350 047 003H 0002			
	IG2MI Philippe BRISEMUR Directeur de l'Établissement du Service d'Infrastructure de la Défense Nord Ouest	PLAN DE SITUATION PLAN DE MASSE PARTIEL		 Date 16/06/2026		N° Ordre 01/25	Indice Ind
		Echelle : 1/1000					

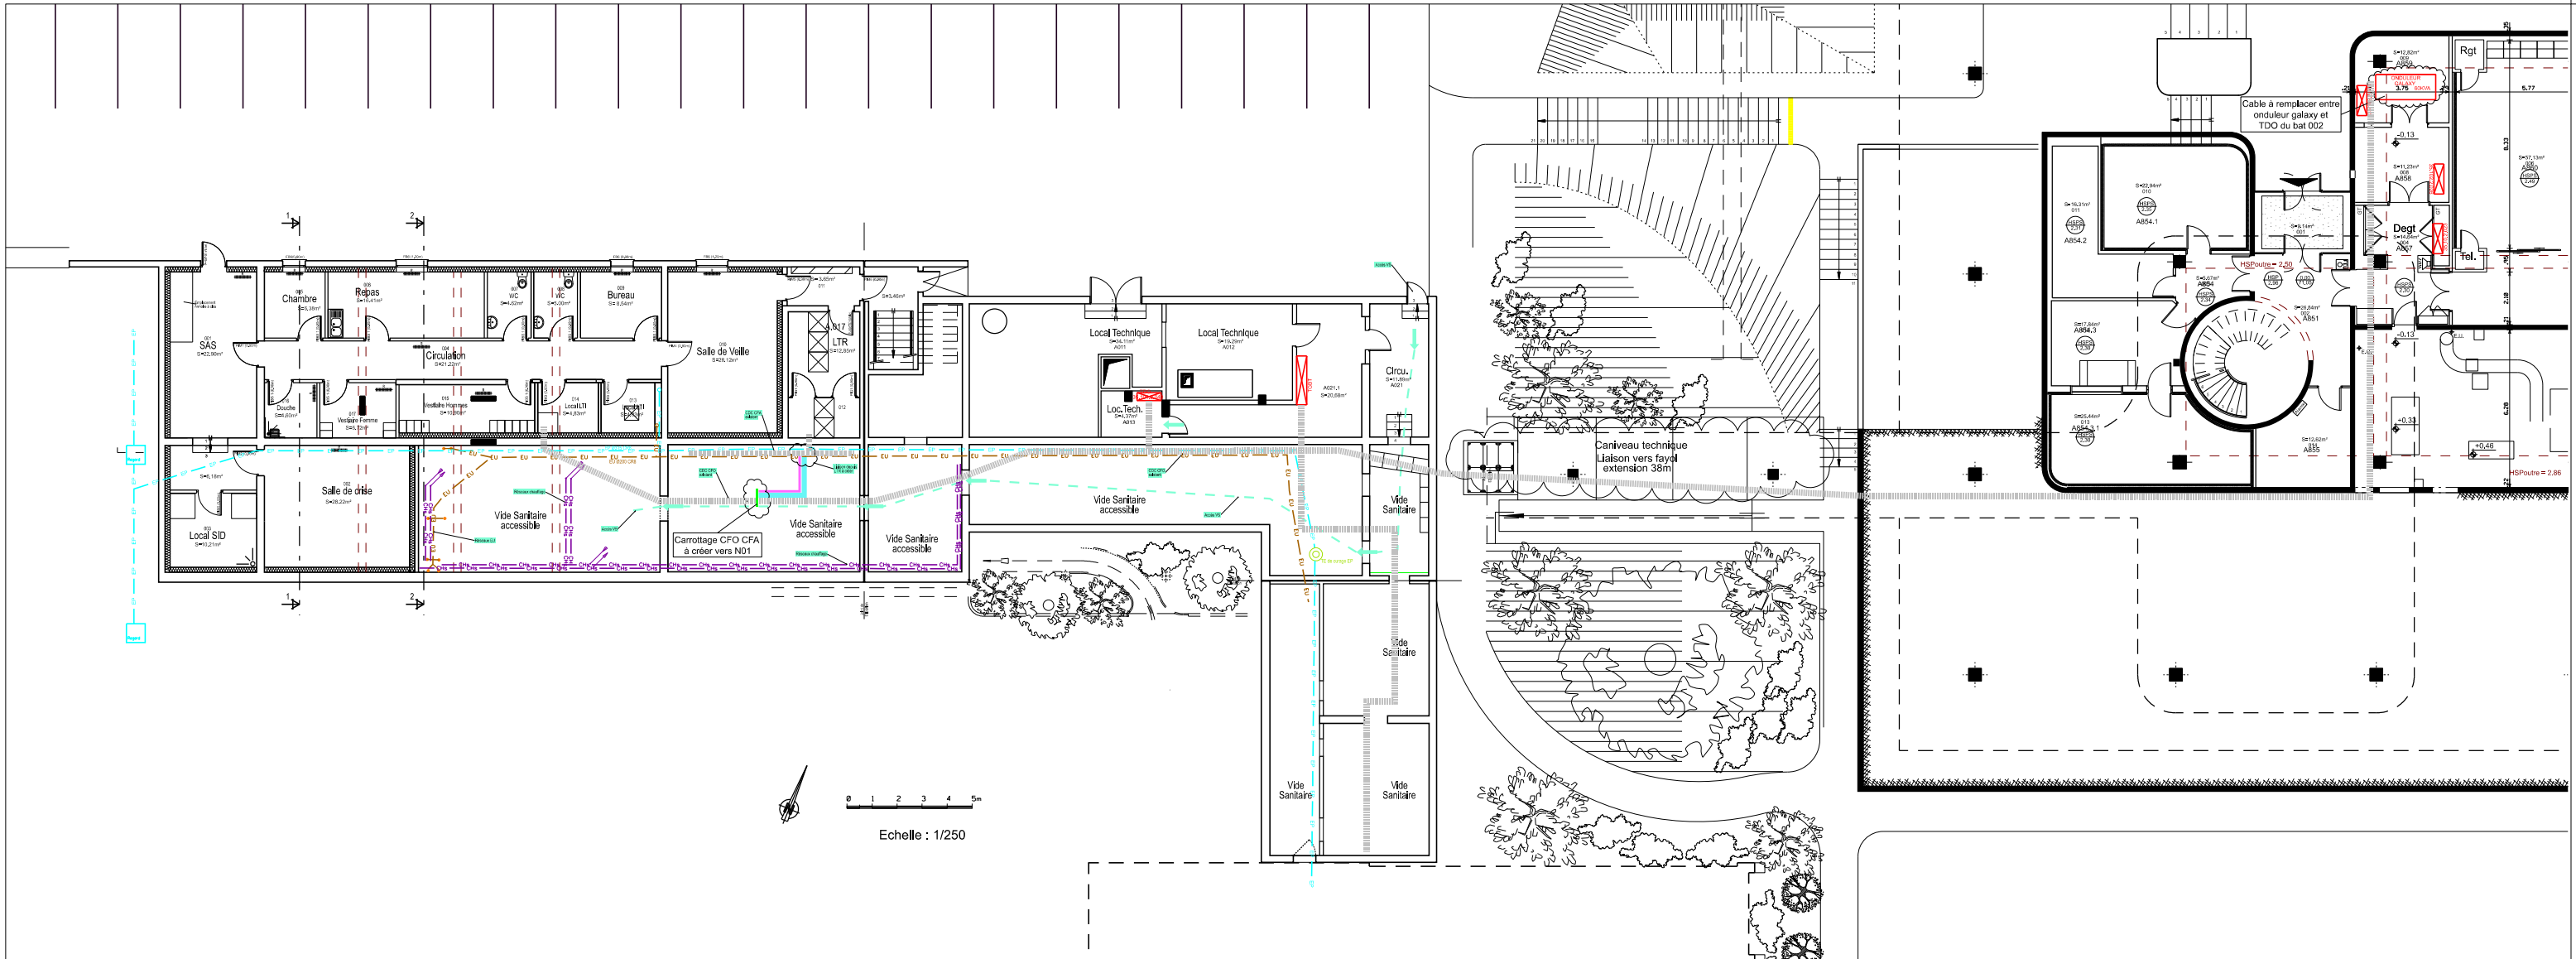

Chargé d'affaires :
Marc RUCET

Dessiné par :
M. QUENOILLERE

IG2MI
Philippe BRISEMUR
Directeur de l'Etablissement du Service
d'Infrastructure de la Défense
Nord Ouest

BRUZ - 35170 -
DGA - MI
Plans PMAS

DCE

Plan niveau 00 (sous sol)
Etat actuel

Echelle : 1/150 1/250


N° COSI : 457 066
Nom du fichier : 350 047 003H 0002

Date
16/06/2026


N° Ordre
02/25

Indice
Ind

**MINISTÈRE
DES ARMÉES**
*Liberté
Egalité
Fraternité*

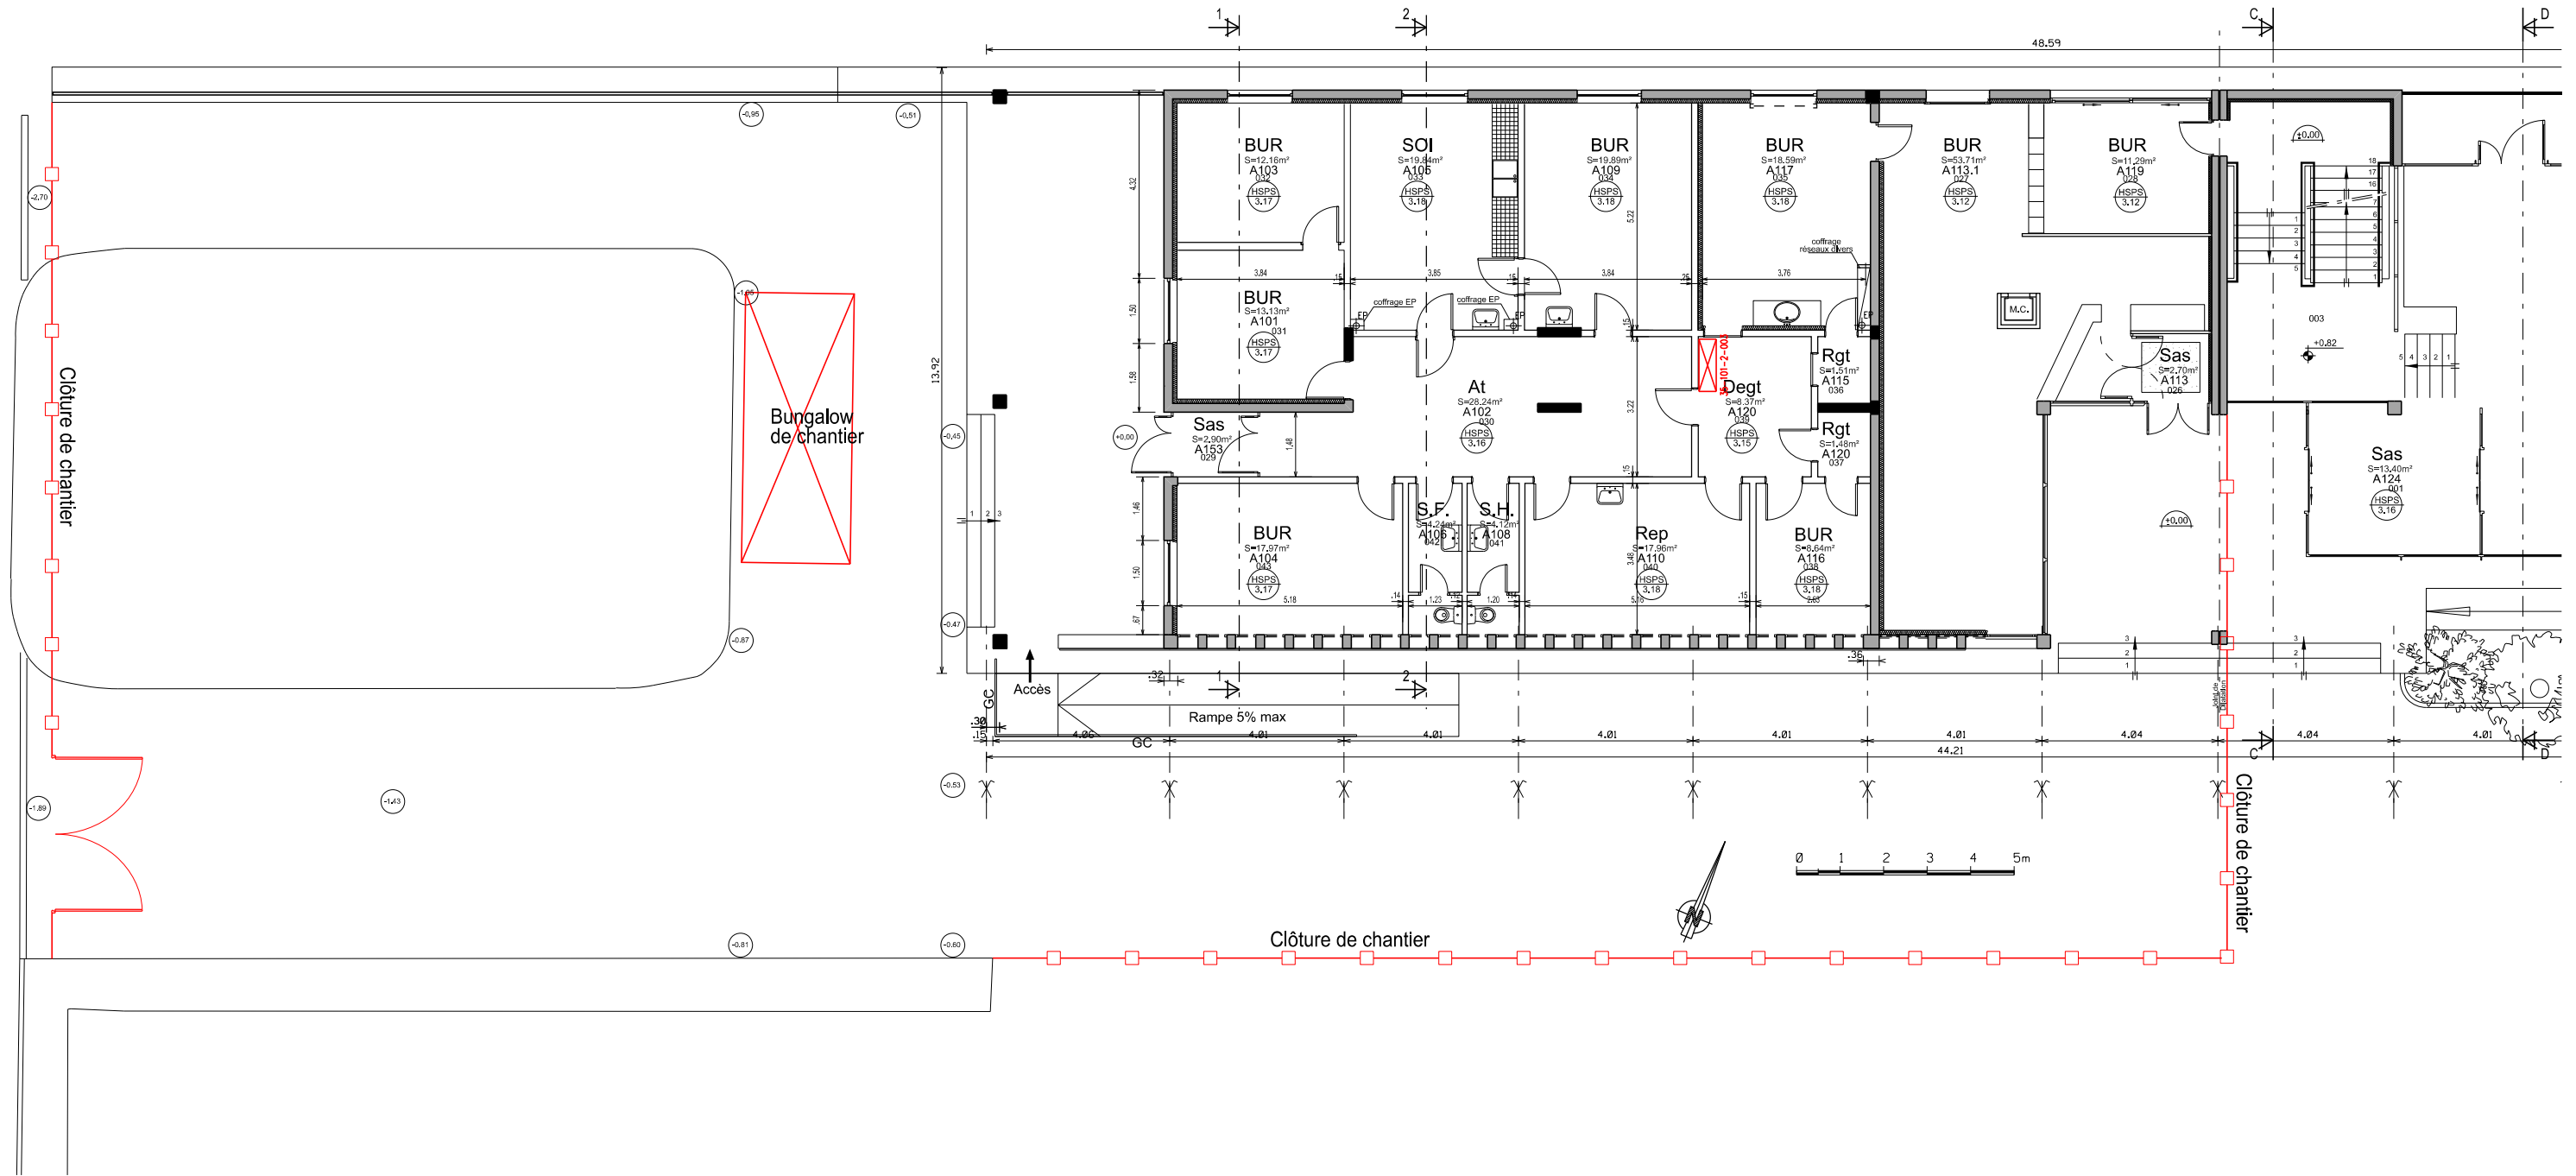

 BMO DE RENNES BP 14 35998 Rennes Cedex 9 Quartier MARGUERITE Rue du Garfflano BP 14 35998 Rennes Cedex 9	Chargé d'affaires : Marc RUCET	BRUZ - 35170 - DGA - MI Plans PMAS		 Secrétariat général pour l'administration		 MINISTÈRE DES ARMÉES <i>Liberté Egalité Fraternité</i>	
	Dessiné par : M. QUENOILLERE	DCE		N° COSI : 457 066 Nom du fichier : 350 047 003H 0002			
	IG2MI Philippe BRISEMUR Directeur de l'Établissement du Service d'Infrastructure de la Défense Nord Ouest	Bâtiment F Etat actuel - plan niveau 01 (RDC) - plan installation de chantier PIC Echelle : 1/150	Plan niveau 01 (RDC) - plan installation de chantier PIC	 SID NORD OUEST	Date 16/06/2026	N° Ordre 03/25	Indice Ind

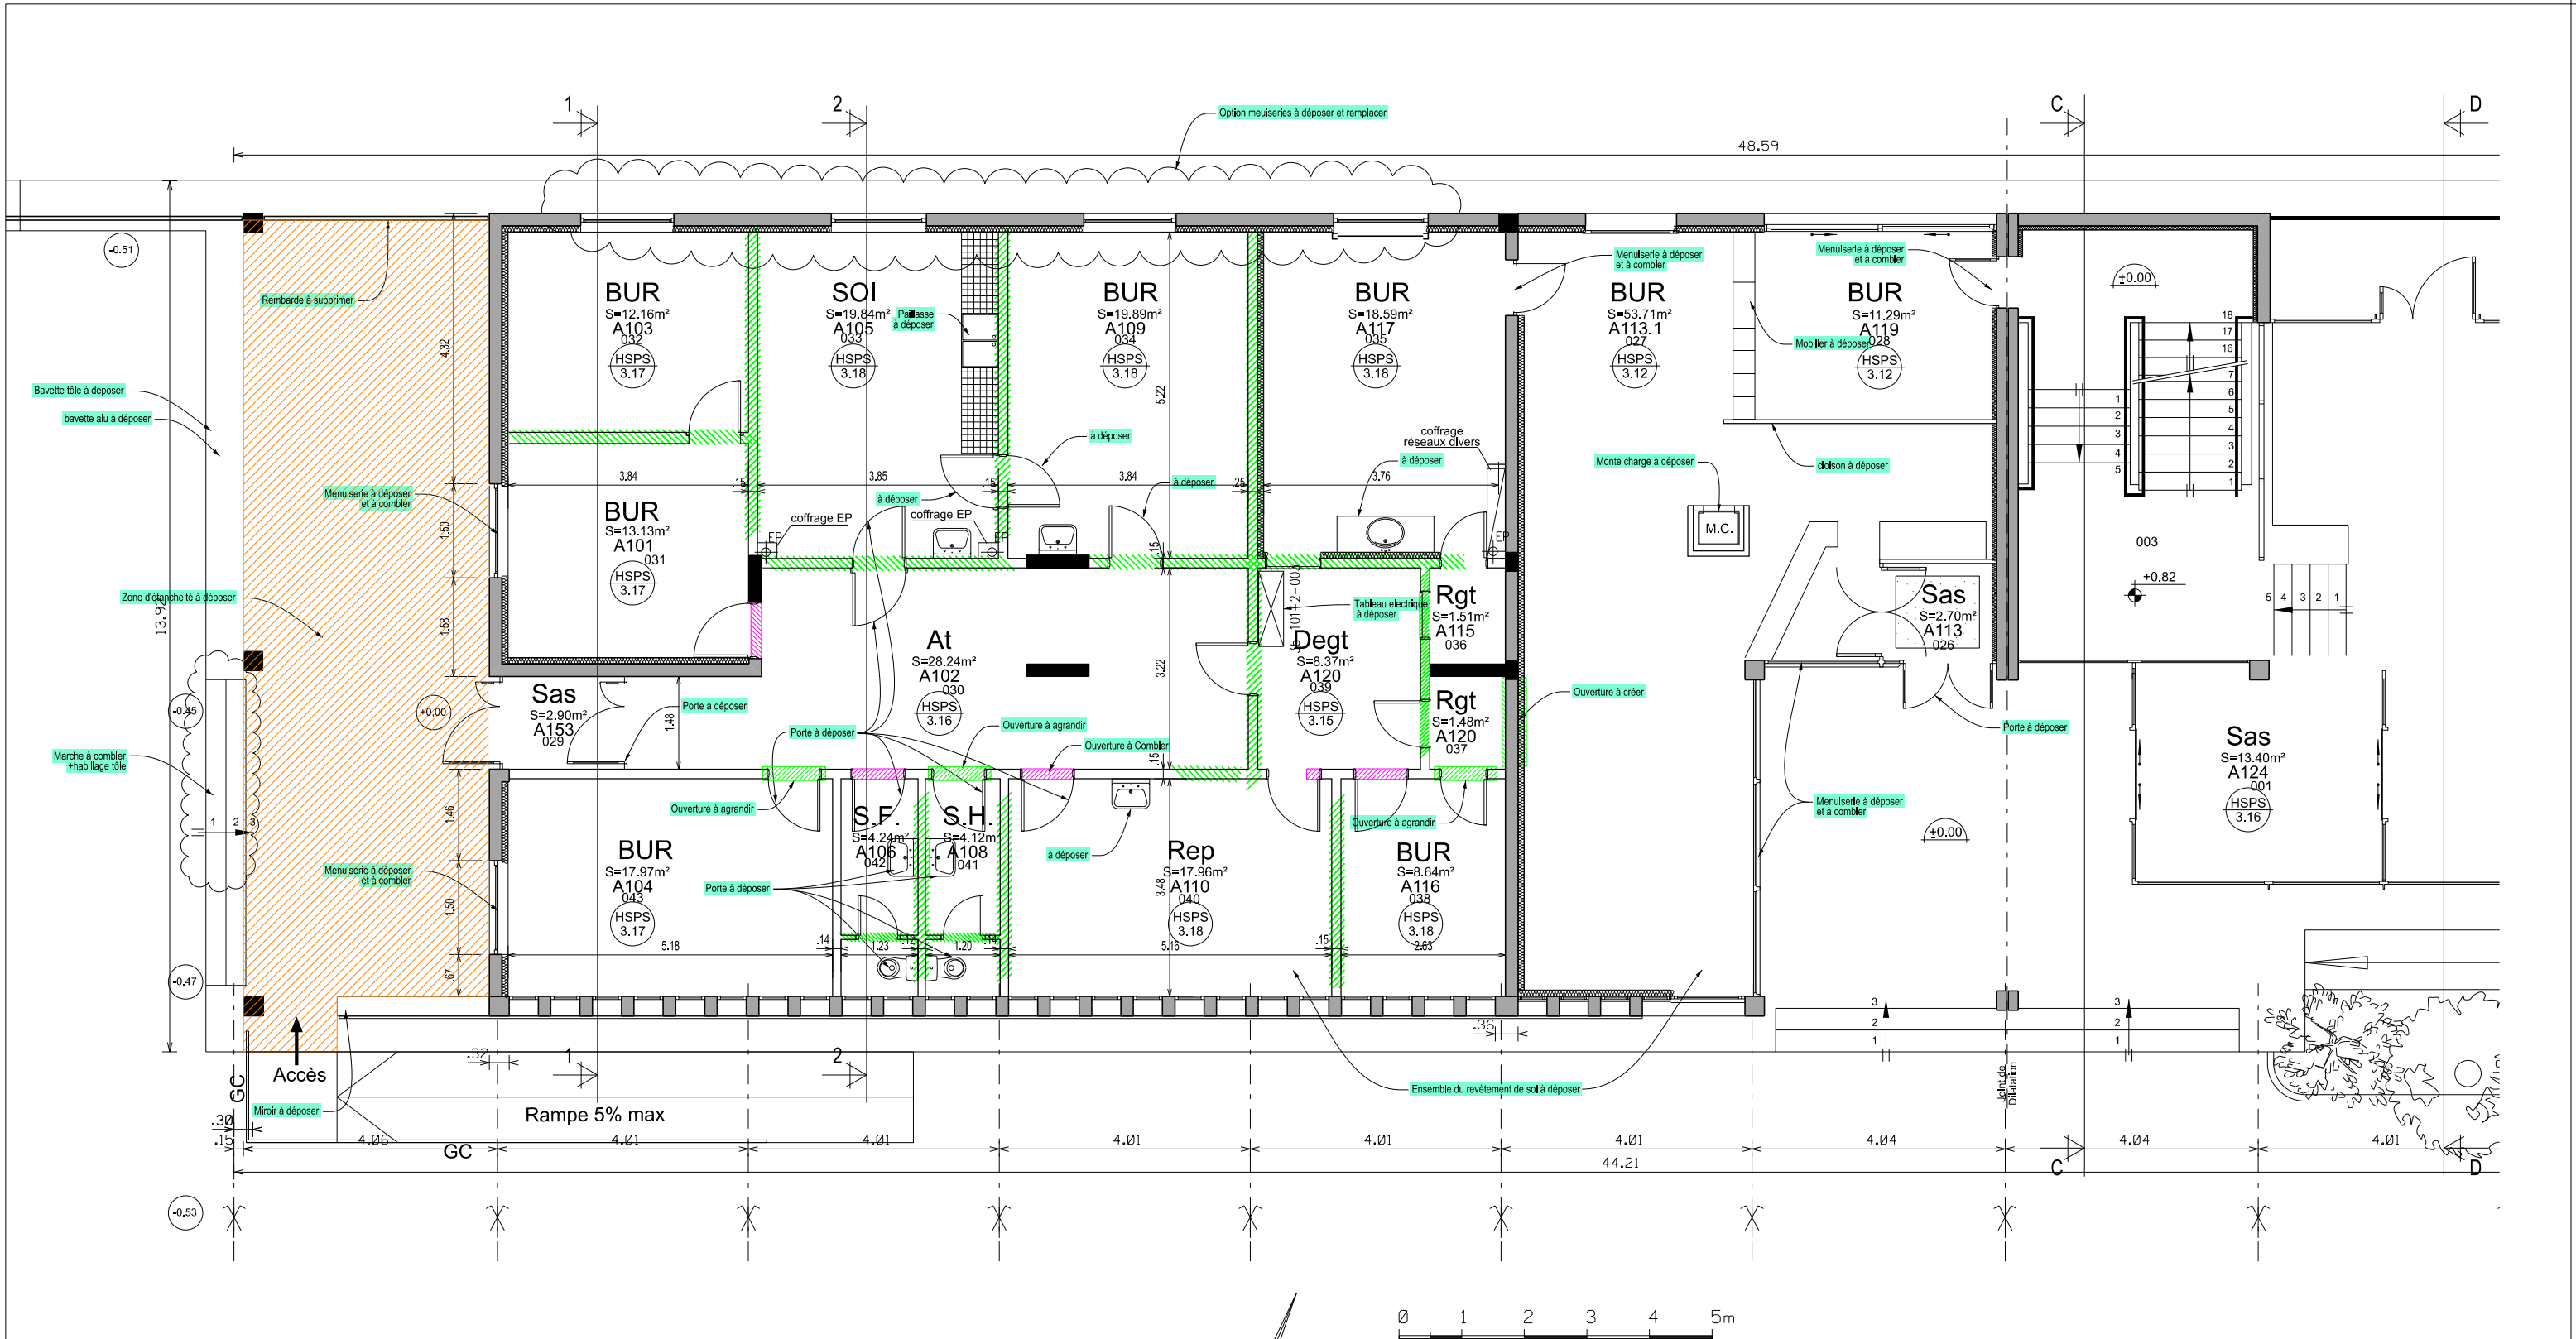



LEGENDE

- zone à démolir
- cloison à démolir
- Ouverture à combler

 BMO DE RENNES BP 14 35998 Rennes Cedex 9 Quartier MARGUERITE Rue du Garigliano BP 14 35998 Rennes Cedex 9	Chargé d'affaires : Marc RUCET	BRUZ - 35170 - DGA - MI Plans PMAS	 Secrétariat général pour l'administration	N° COSI : 457 066 Nom du fichier : 350 047 003H 0002	 SID NORD OUEST	Date 16/06/2026	N° Ordre 04/25	Indice Ind	 Liberté Egalité Fraternité
	Dessiné par : M. QUENOULLERE								
IG2MI Philippe BRISEMUR Directeur de l'Etablissement du Service d'Infrastructure de la Défense Nord Ouest	Bâtiment F	Plan niveau 01 (RDC) Etat actuel Plan de démolition	Echelle : 1/100						

 


 BMO DE RENNES BP 14 35998 Rennes Cedex 9 Quartier MARGUERITE Rue du Garoflano BP 14 35998 Rennes Cedex 9	Chargé d'affaires : Marc RUCET	BRUZ - 35170 - DGA - MI Plans PMAS	 Secrétariat général pour l'administration				 MINISTÈRE DES ARMÉES <i>Liberté Egalité Fraternité</i>
	Dessiné par : M. QUENOULLERE		N° COSI : 457 066 Nom du fichier : 350 047 003H 0002				
	IG2MI Philippe BRISEMUR Directeur de l'Etablissement du Service d'Infrastructure de la Défense Nord Ouest	Bâtiment F Plan niveau 01 (RDC) Etat actuel Plan éclairage et électricité Echelle : 1/100	DCE	 SD NORD OUEST	Date 16/06/2026	N° Ordre 05/25	

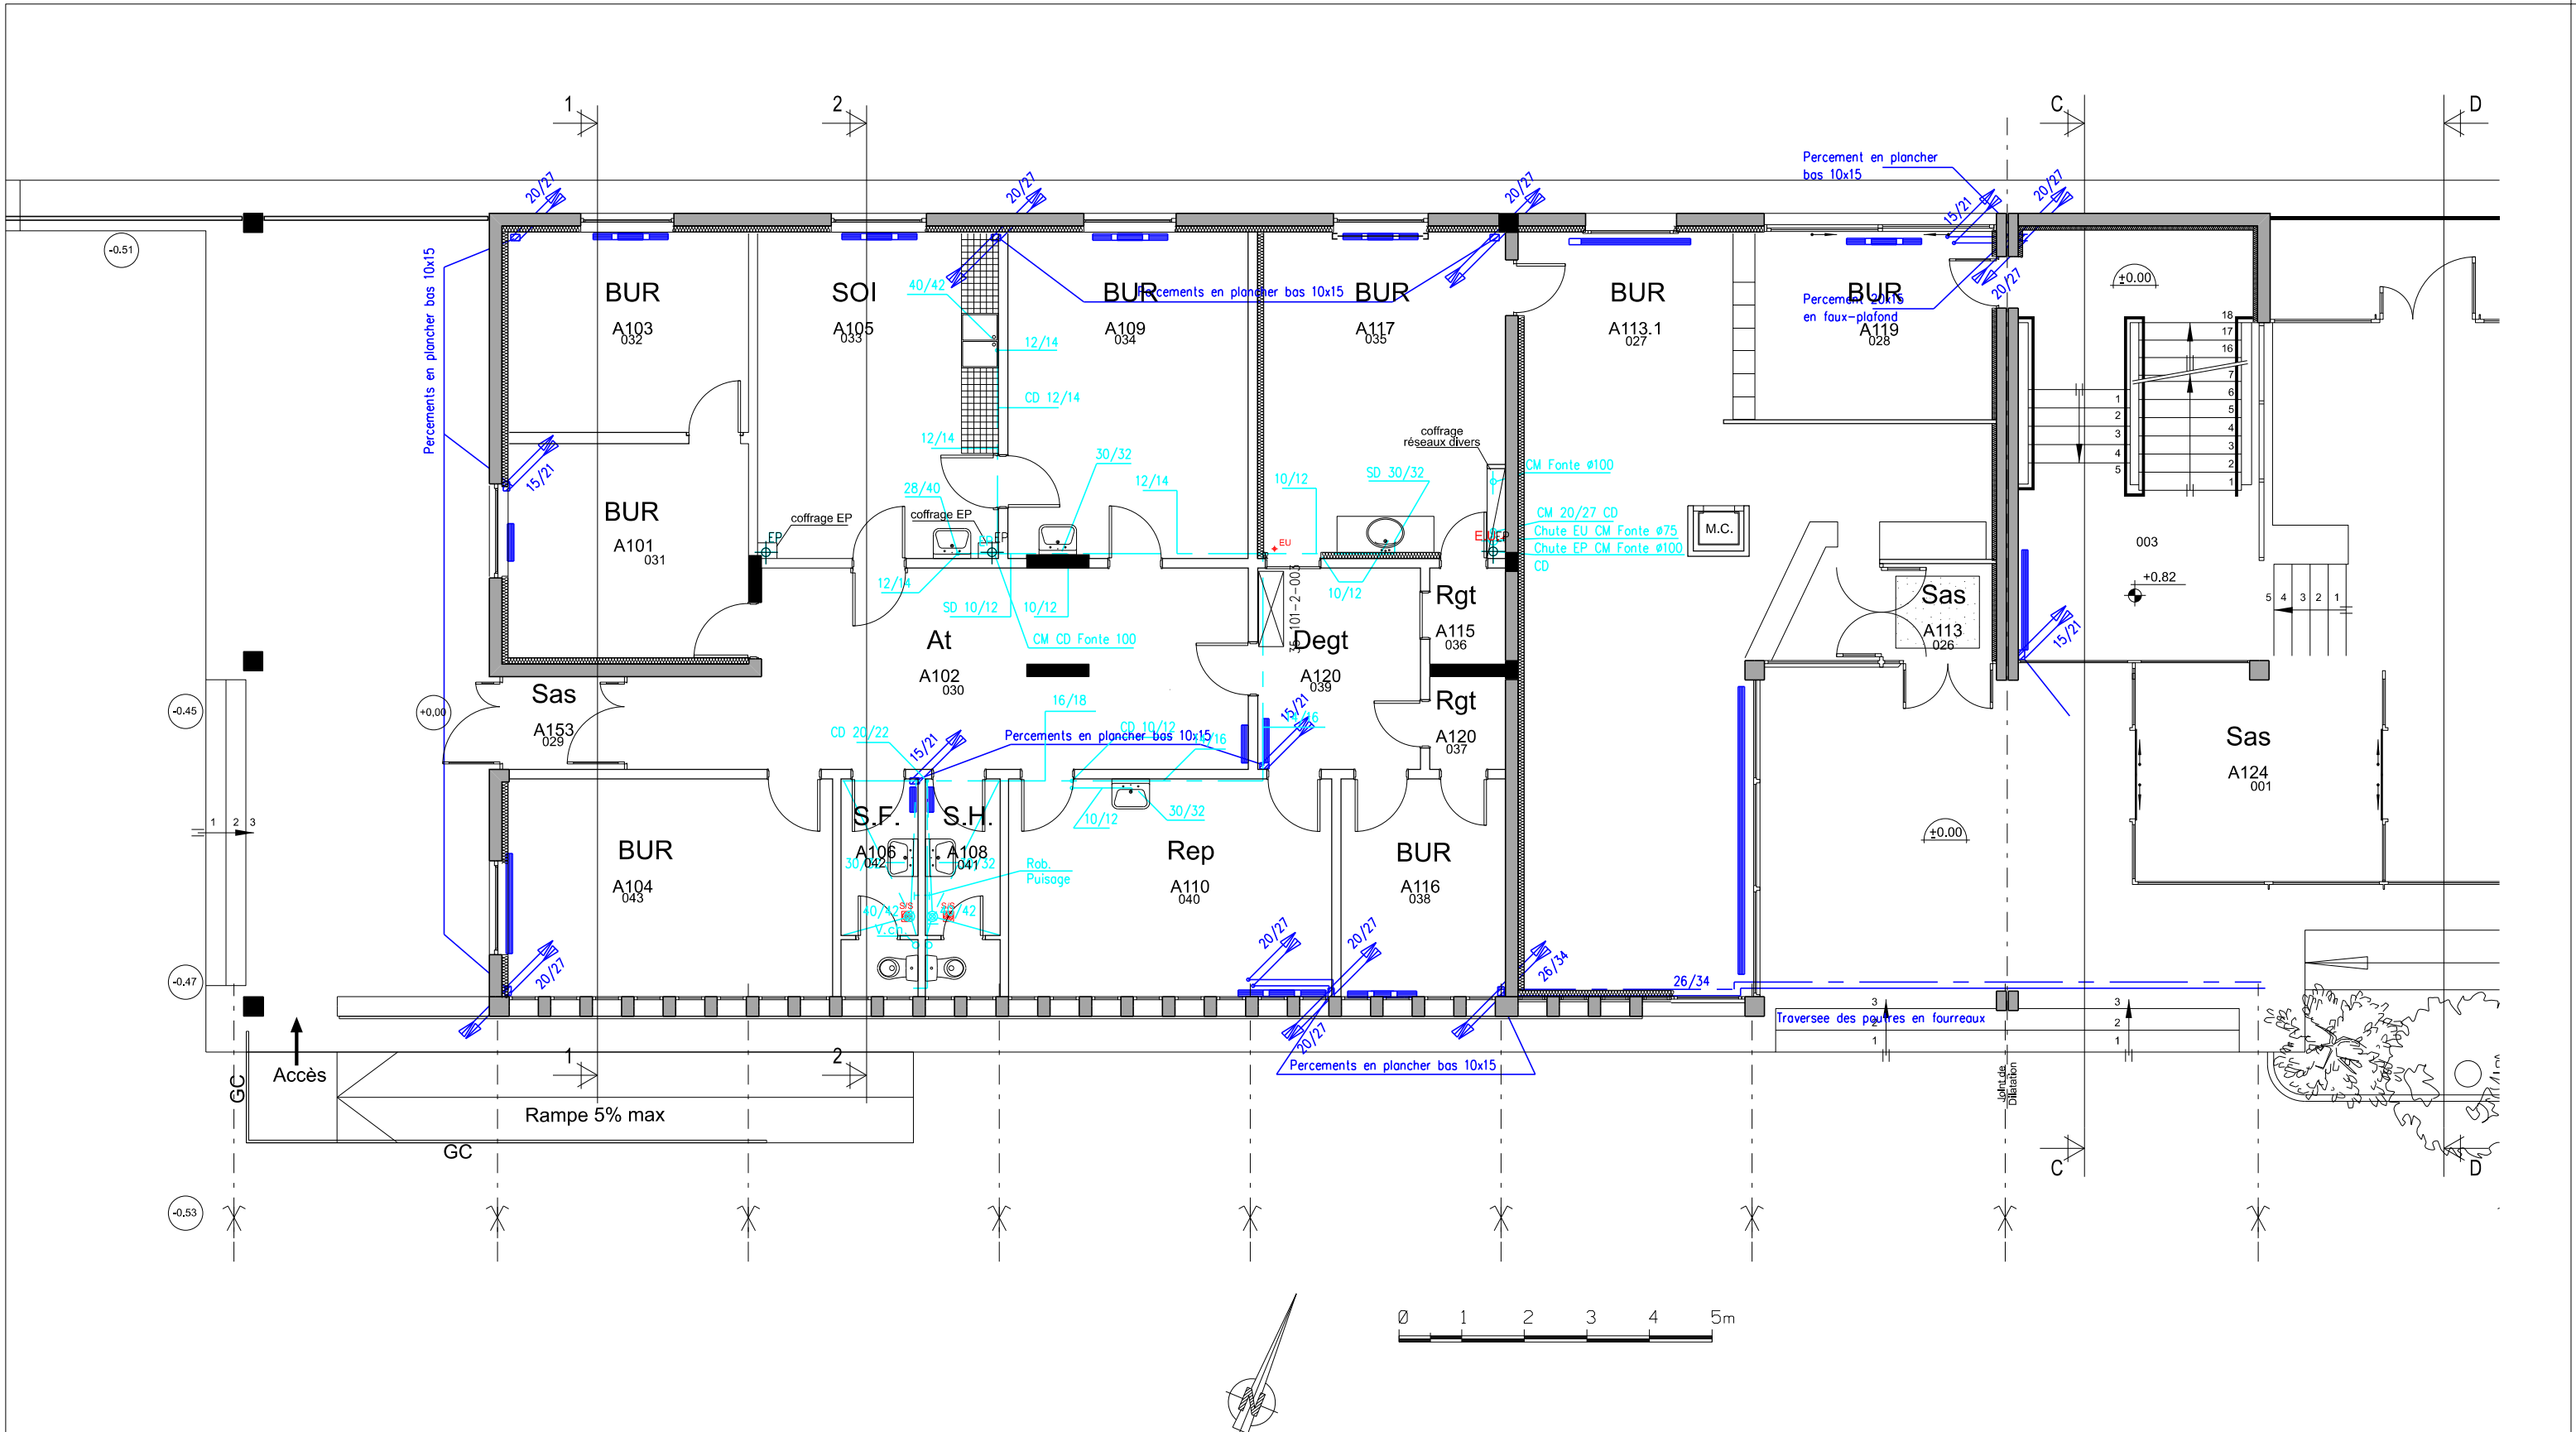



Nota : Conservation au maximum du reseau chauffage
Refecion totale du reseau Eau et EU

 BMO DE RENNES BP 14 35998 Rennes Cedex 9 Quartier MARGUERITE Rue du Garigliano BP 14 35998 Rennes Cedex 9	Chargé d'affaires : Marc RUCET	BRUZ - 35170 - DGA - MI Plans PMAS		 Secrétariat général pour l'administration				 MINISTÈRE DES ARMÉES <i>Liberté Egalité Fraternité</i>
	Dessiné par : M. QUENOILLERE	DCE		N° COSI : 457 066 Nom du fichier : 350 047 003H 0002				
	IG2MI Philippe BRISEMUR Directeur de l'Établissement du Service d'Infrastructure de la Défense Nord Ouest	Bâtiment F	Plan niveau 01 (RDC) Etat actuel Plan CVC	 SID NORD OUEST	Date 16/06/2026	N° Ordre 06/25	Indice Ind	

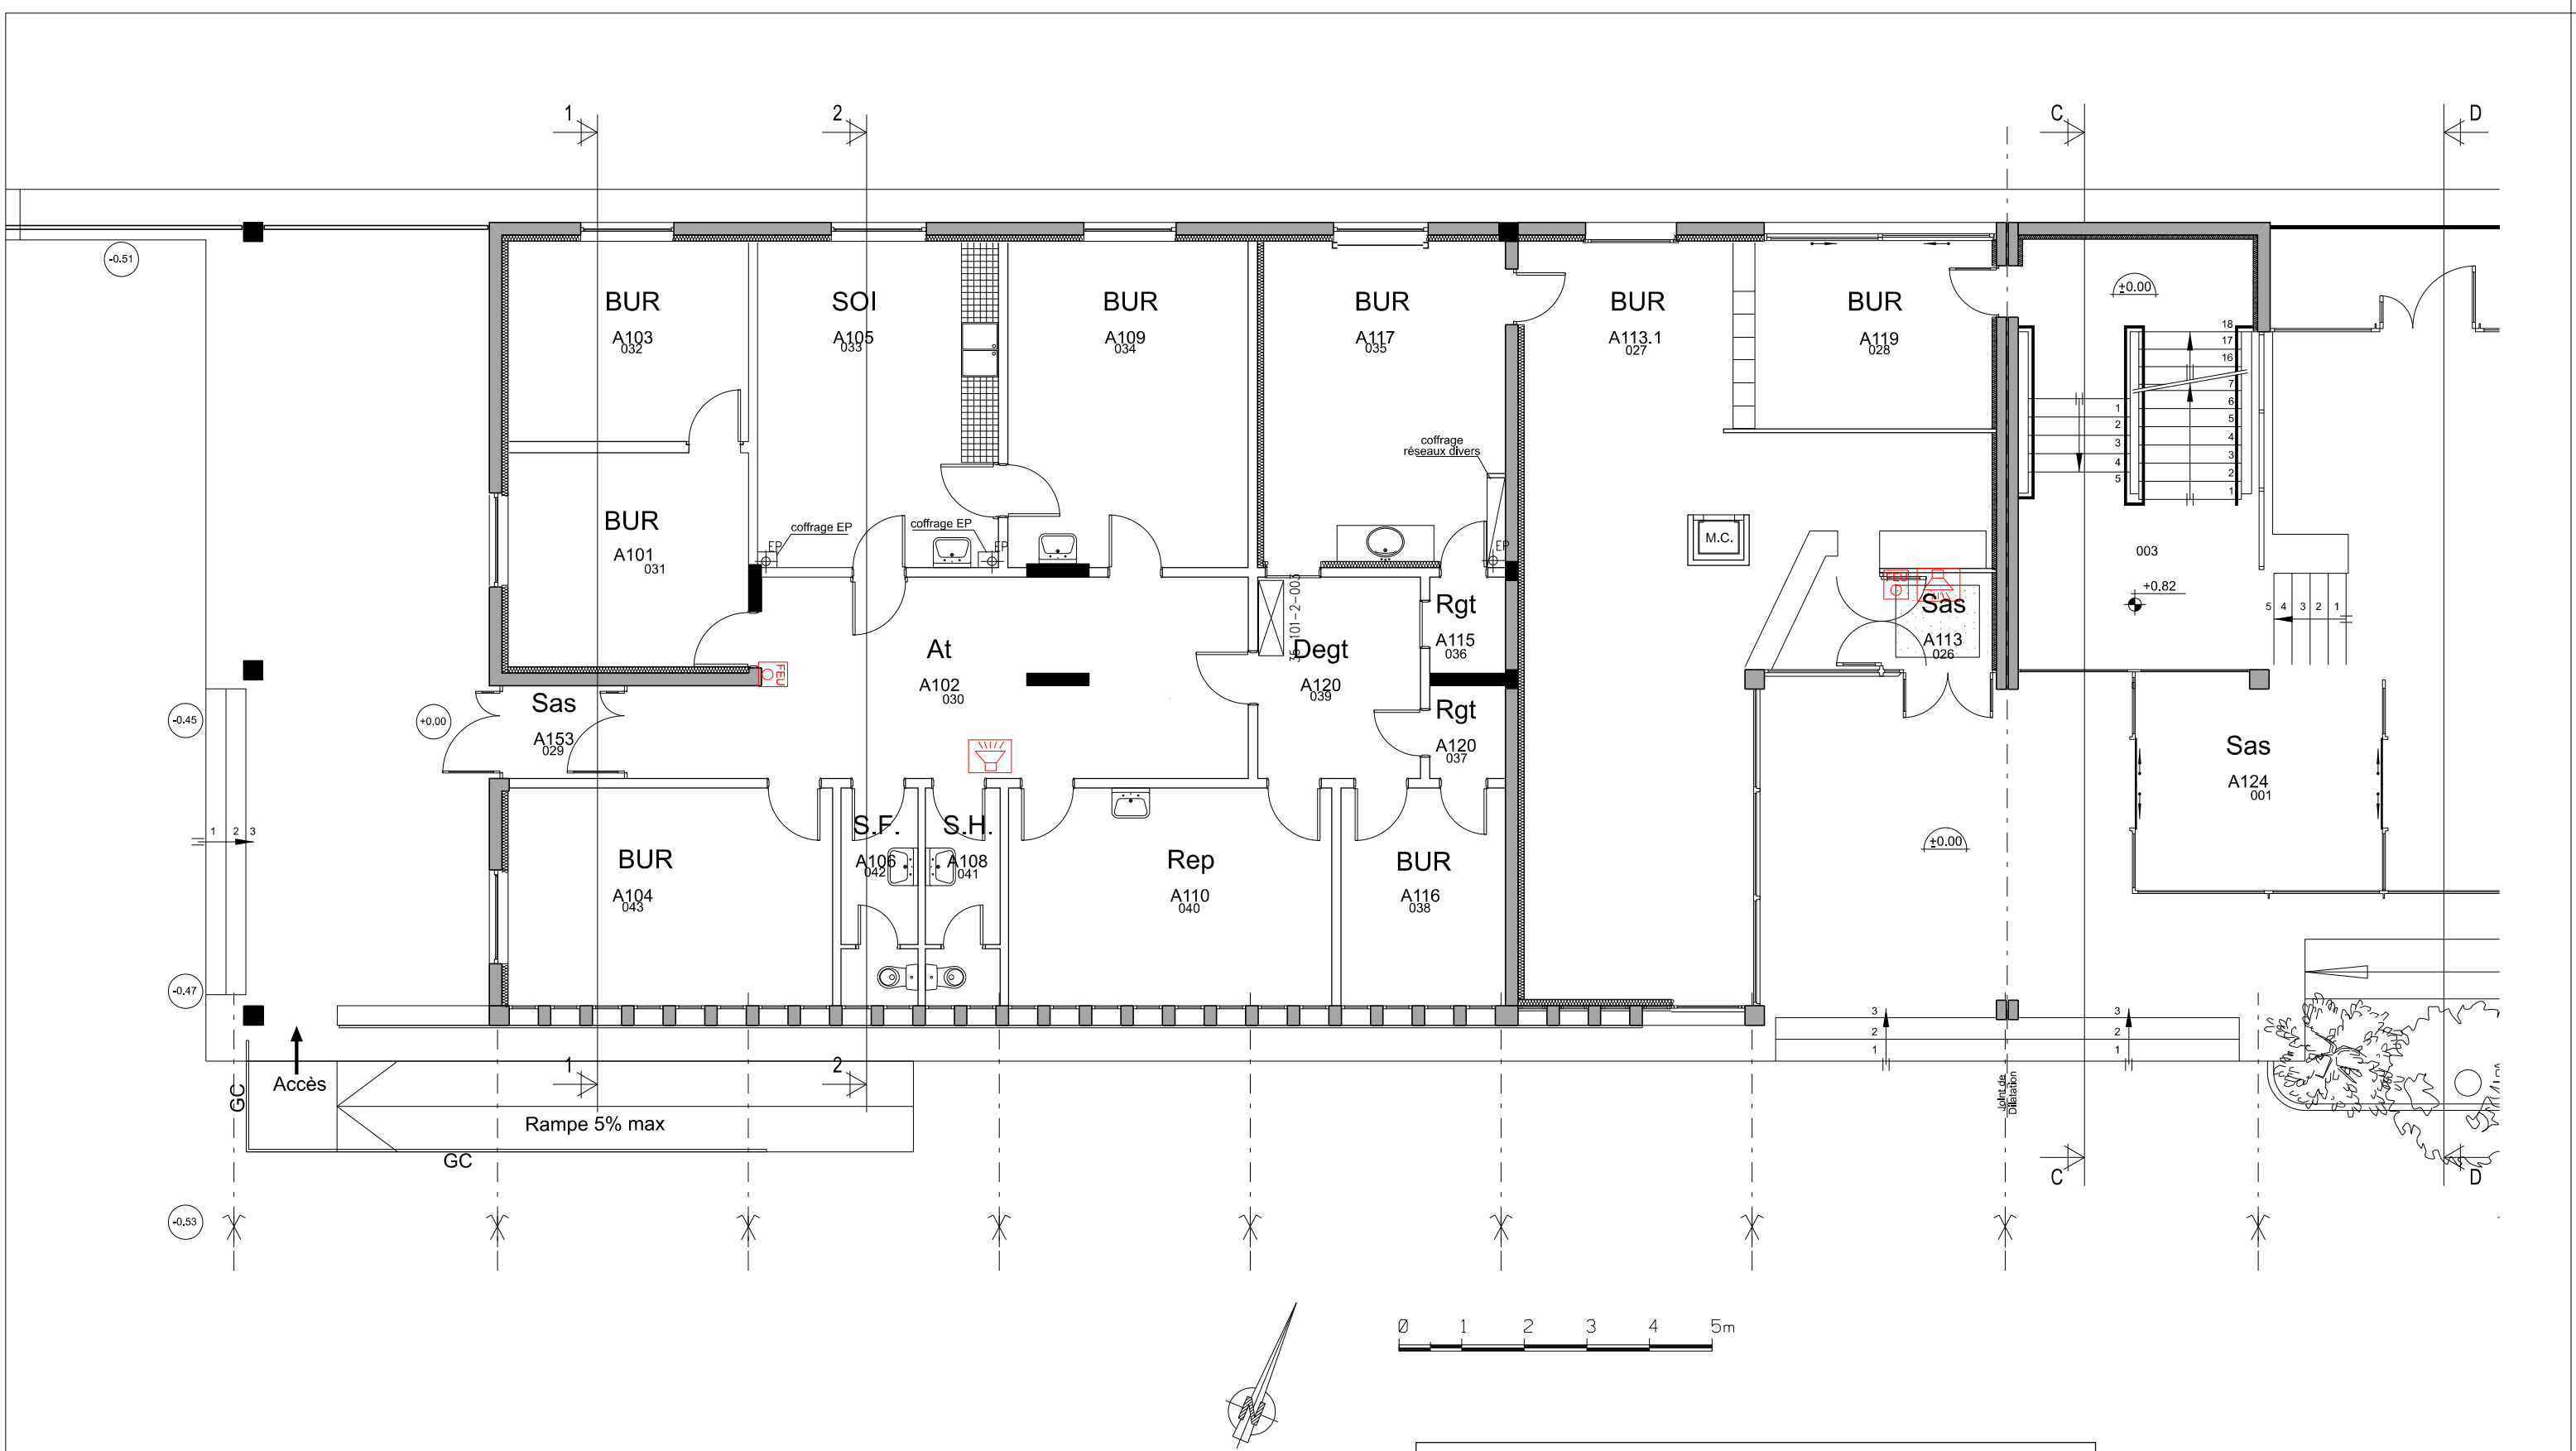

 BMO DE RENNES BP 14 35998 Rennes Cedex 9 Quartier MARGUERITTE Rue du Garigliano BP 14 35998 Rennes Cedex 9	Chargé d'affaires : Marc RUCET	BRUZ - 35170 - DGA - MI Plans PMAS		 Secrétariat général pour l'administration				 MINISTÈRE DES ARMÉES <i>Liberté Égalité Fraternité</i>
	Dessiné par : M. QUENOILLERE			N° COSI : 457 066 Nom du fichier : 350 047 003H 0002				
	IG2MI Philippe BRISEMUR Directeur de l'Établissement du Service d'Infrastructure de la Défense Nord Ouest	Bâtiment F	Plan niveau 01 (RDC) Etat actuel Plan détection incendie	Echelle : 1/100	 SiD NORD OUEST	Date 16/06/2026	N° Ordre 07/25	

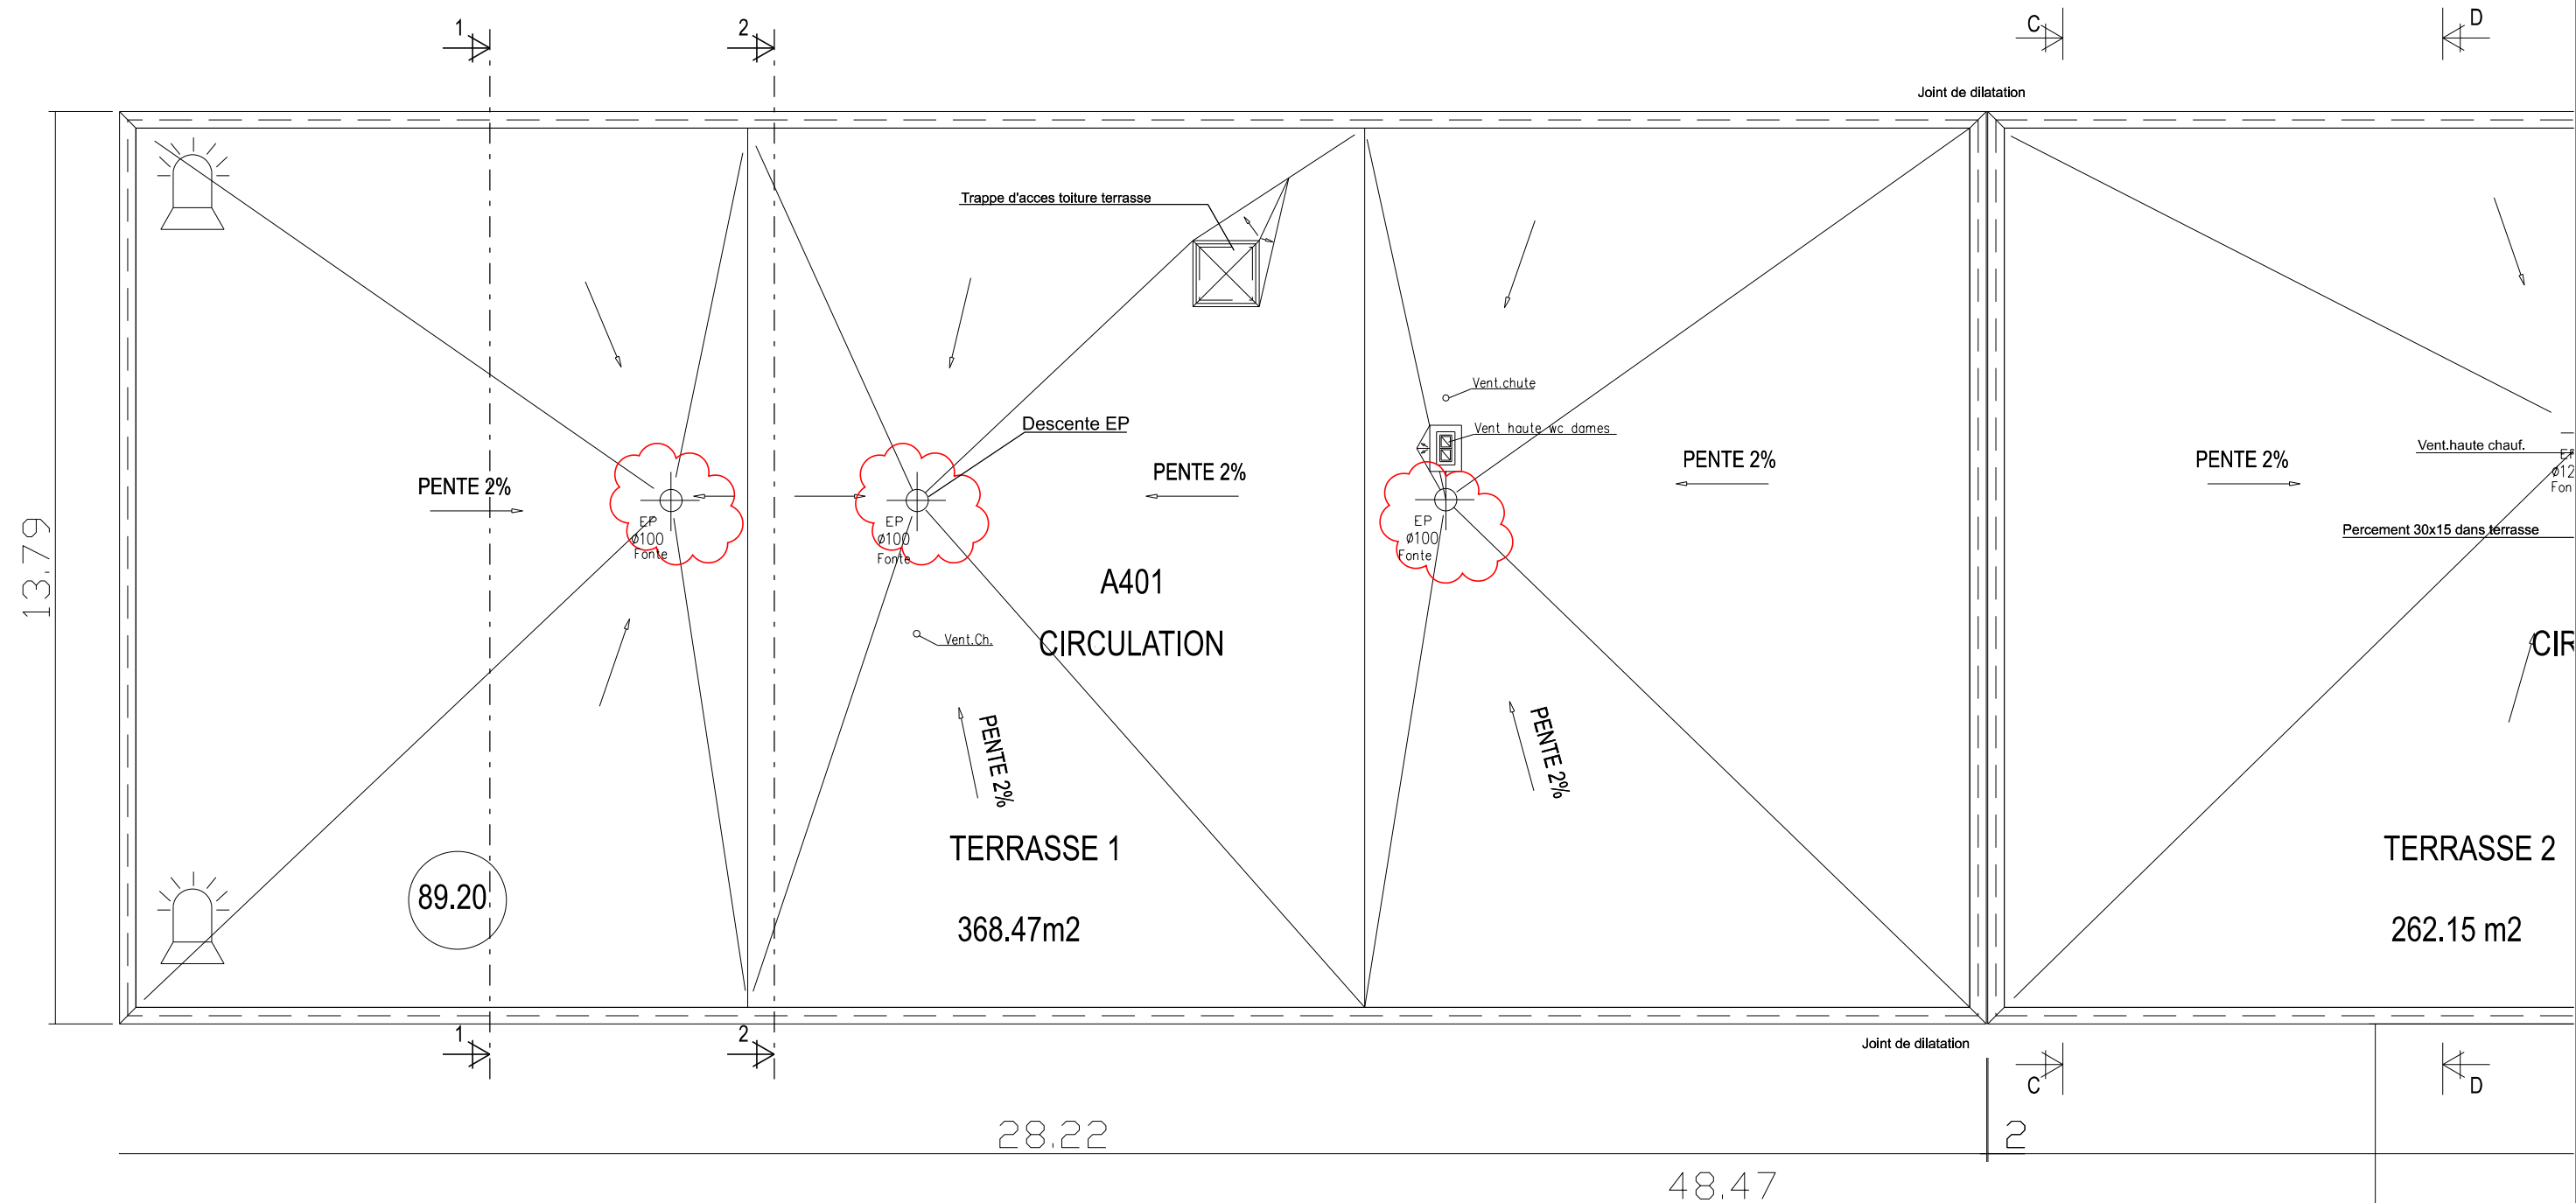

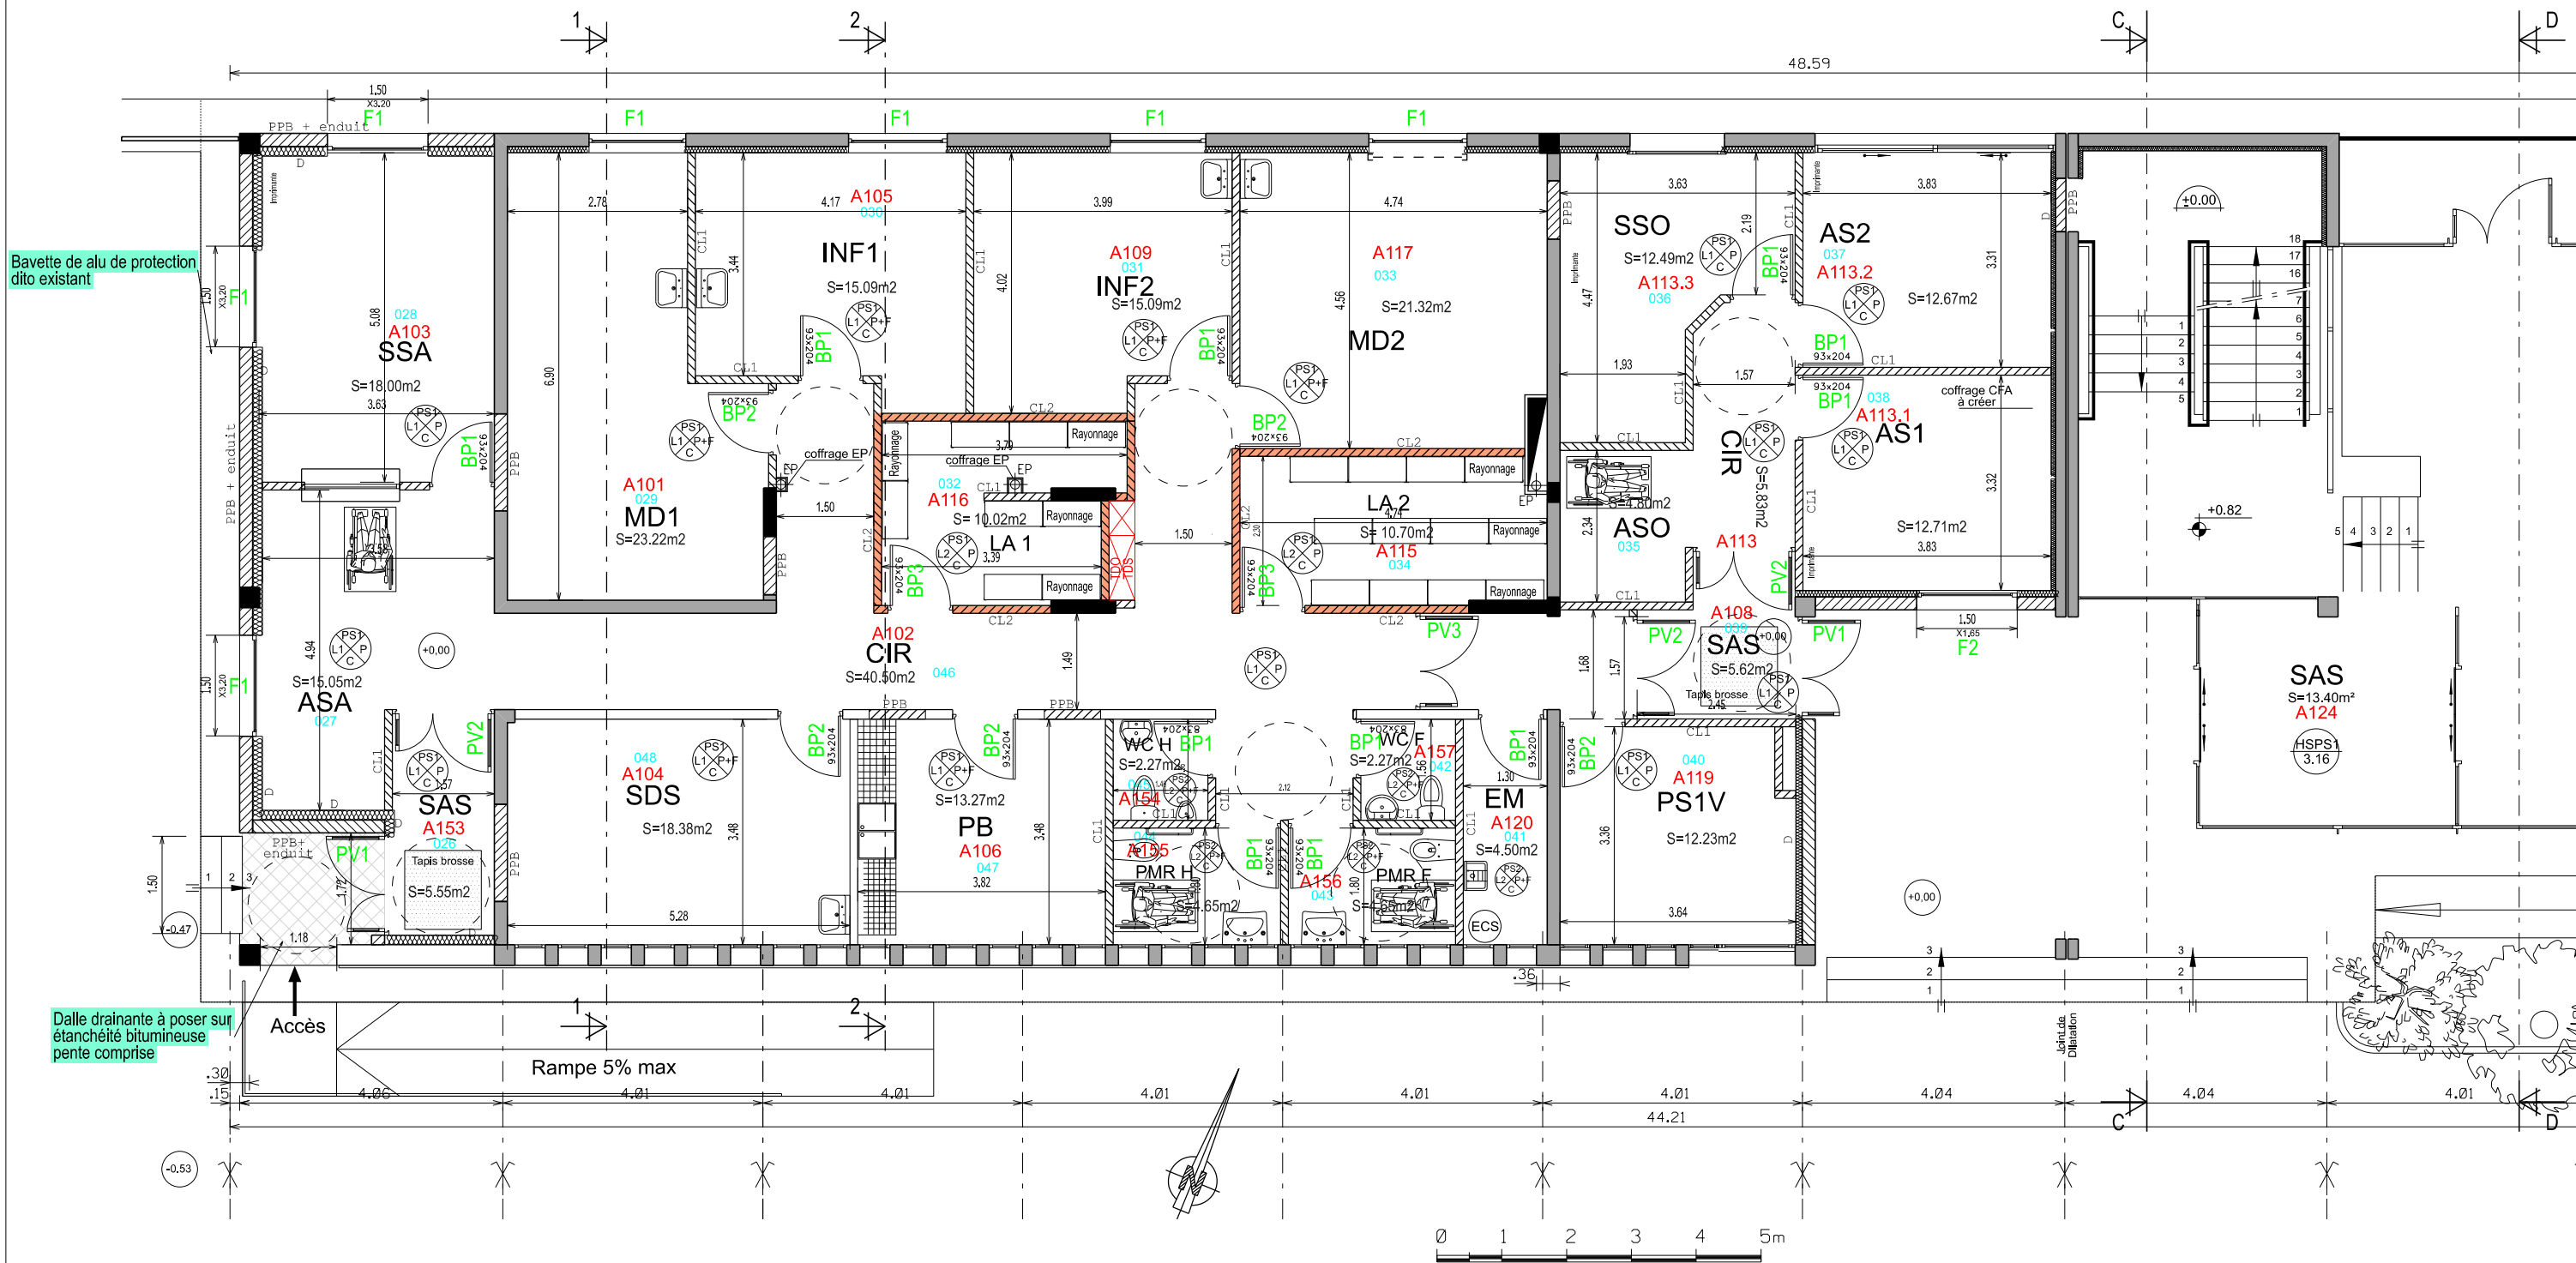

PLAFOND

PS11 : Acoustique
PS12 : Pièces humides

ECLAIRAGE

L1 : éclairage Type1
L2 : éclairage Type2
L3 : éclairage Type3

MURS

Mur : P : peinture
F : faïence

SOLS

C : Caoutchouc

 
CL1 cloison 98/62


CL2 cloison blindé

PPB mur en maçonnerie

D Doublage Isolant

BP1 Type de porte

 ESID DE RENNES PMO DE RENNES BP 14 35998 Rennes Cedex 9 Quartier MARGUERITE Rue du Garigliano BP 14 35998 Rennes Cedex 9	<u>Chargé d'affaires :</u> Marc RUCET	BRUZ - 35170 - DGA - MI		 Secrétariat général pour l'administration				 MINISTÈRE DES ARMÉES <i>Liberté Égalité Fraternité</i>	
	<u>Dessiné par :</u> M. QUENOILLERE	Adaptation du centre de médecine de prévention et de l'accueil de l'assistance sociale		N° COSI: 457 066 Nom du fichier: 350 047 003H 0002					
	IG2MI Philippe BRISEMUR Directeur de l'Établissement du Service d'Infrastructure de la Défense Nord Ouest	Bâtiment F Plan niveau 01 (RDC) Etat futur		 SID WORD OUEST		Date 28/04/2025	N° Ordre 11/05	Indice Ind	

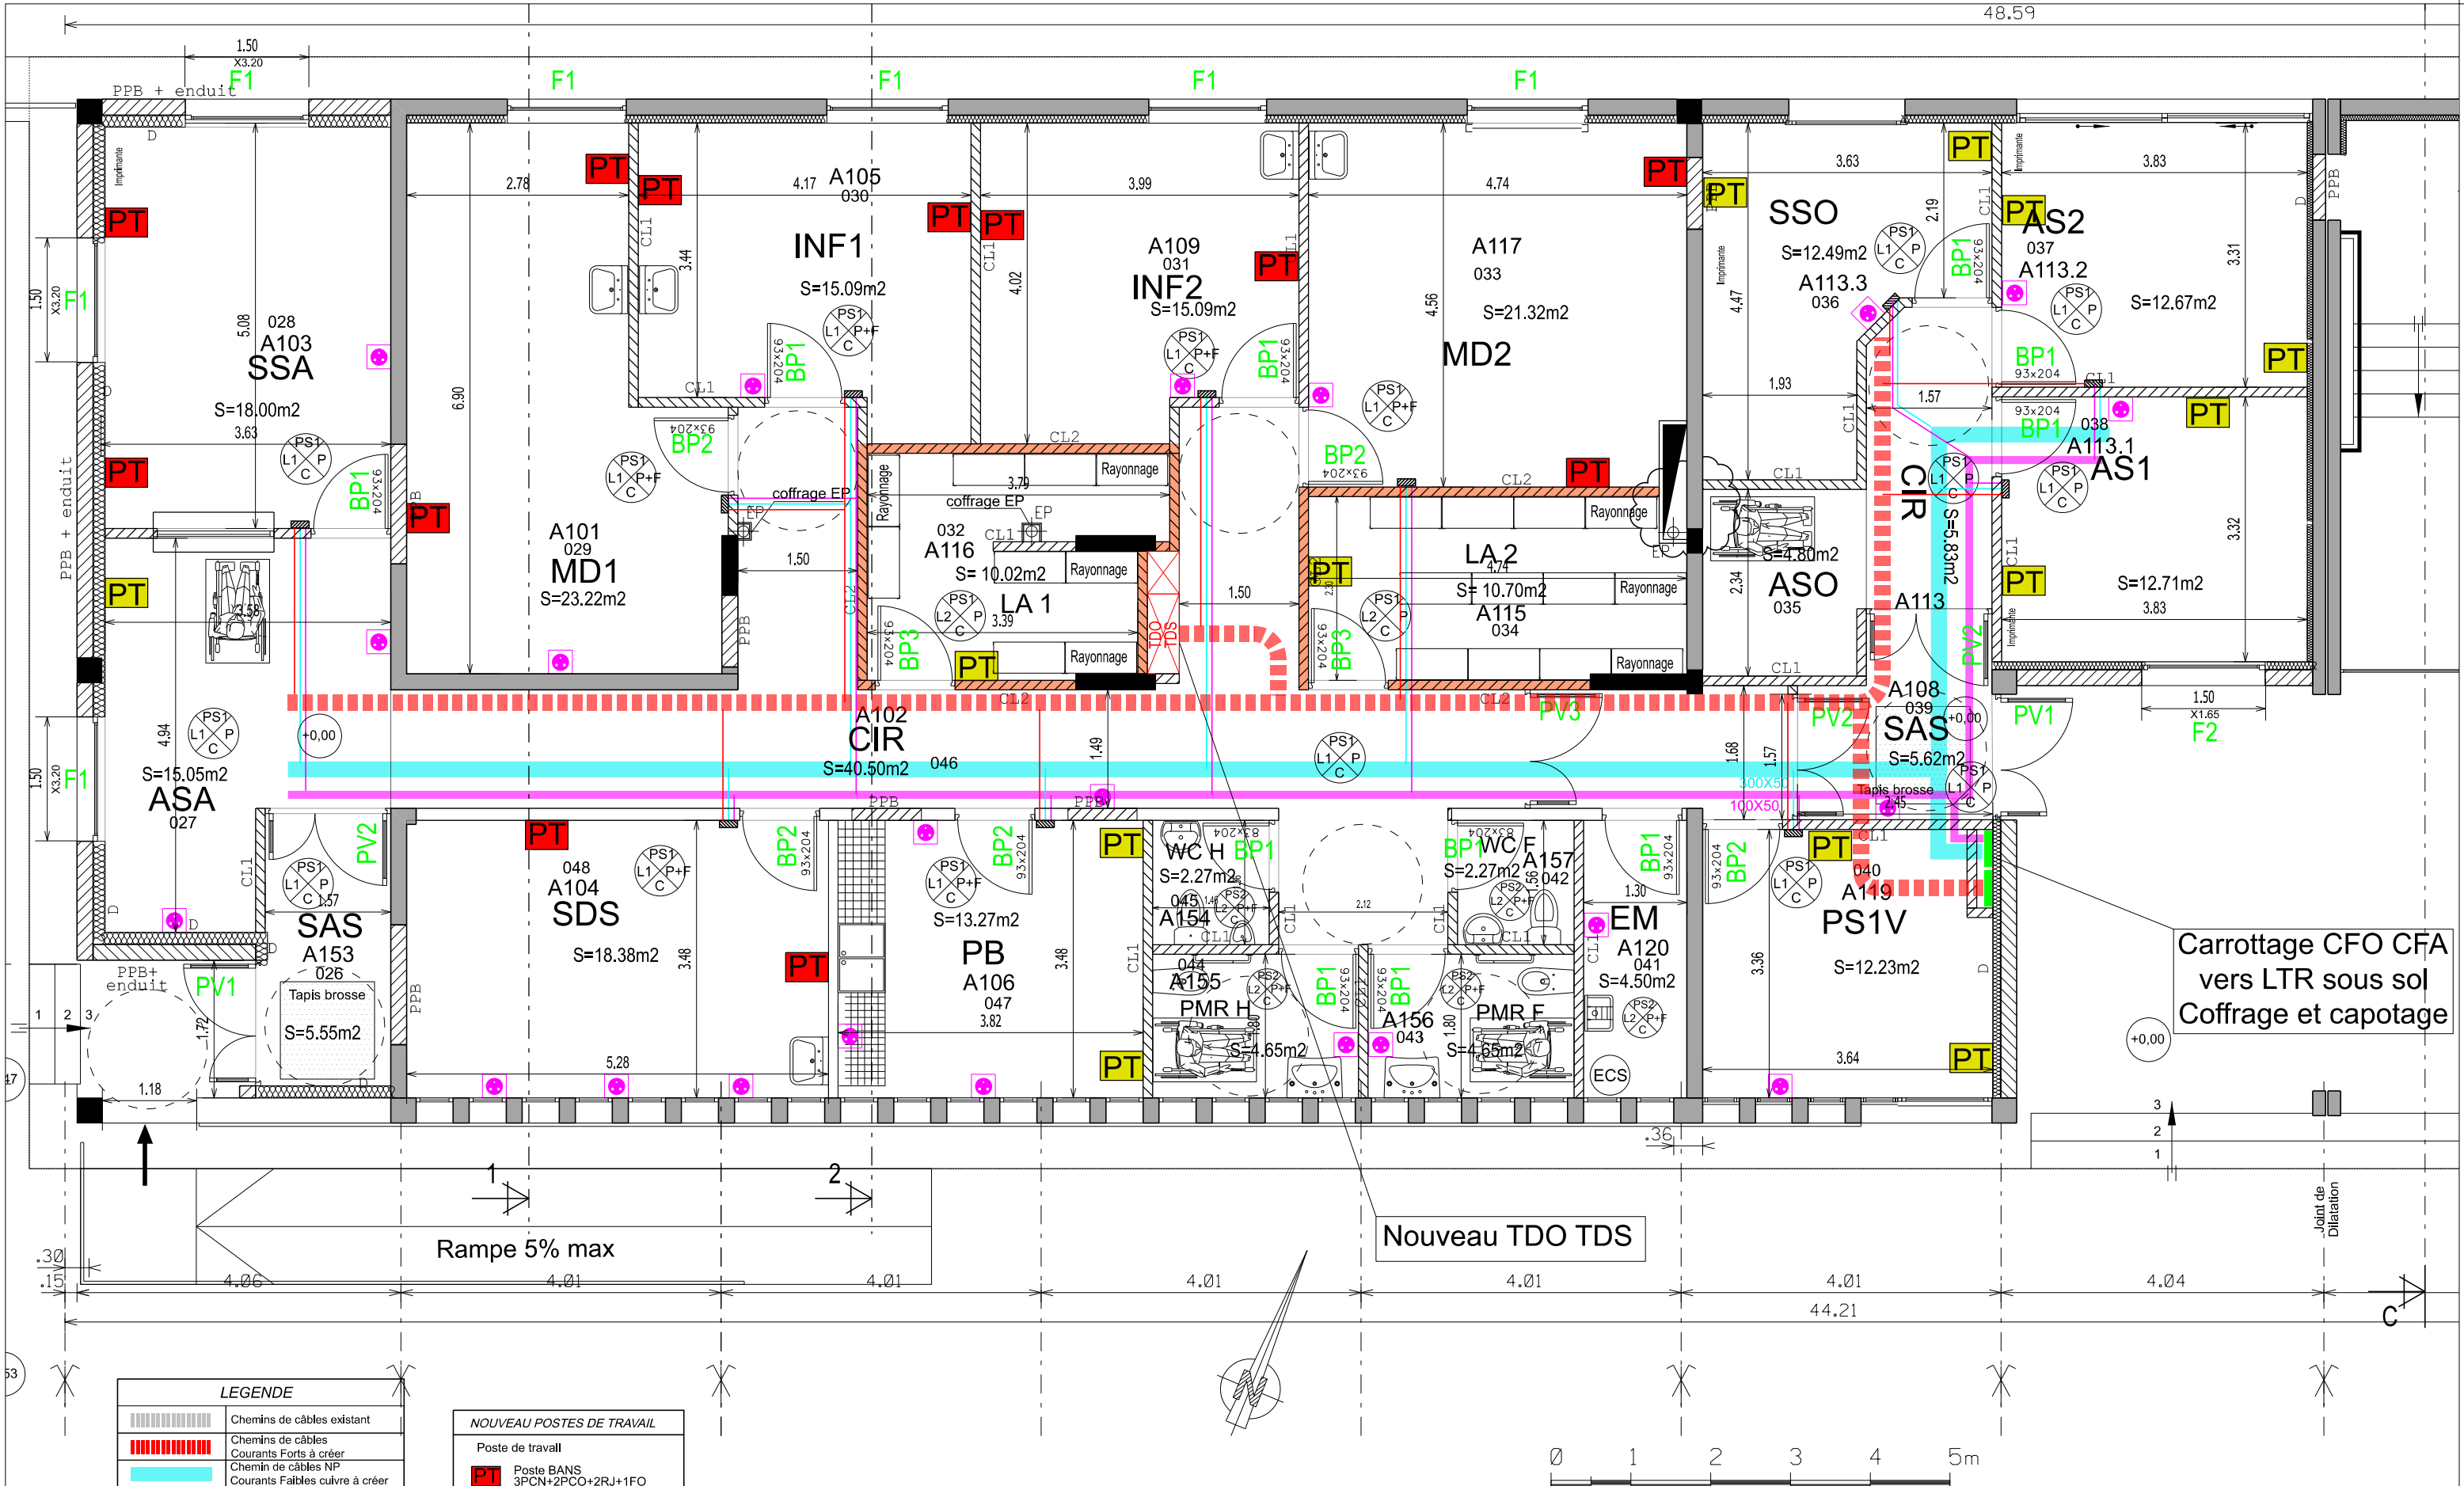

LEGENDE	
	Chemins de câbles existant
	Chemins de câbles Nouveaux
	Chemins de câbles NP
	Chemins de câbles CD
	Pénétration à réaliser (en concertation avec ITNI)
	CDC de pénétration dans les locaux
	Trémie à créer
	Baie Informatique et sous répartiteur
	Baie de brassage
	Armature électrique et tableau divisionnaire

NOUVEAU POSTES DE TRAVAIL	
Poste de travail	
	Poste BANS 3PCN+2PCO+2RJ+1FO
	Poste BADR 3PCN+2PCO+2RJ
Poste de travail simple	
	1PCN+1RJ
	PC

Nota : Les chemins de câbles positionnés sur les plans sont des schémas de principe Il est à la charge du titulaire de vérifier la faisabilité de la pose de ces chemins de câbles

BMO DE RENNES
BP 14
35998 Rennes Cedex 9
Quartier MARGUERITE
Rue du Garfllano
BP 14
35998 Rennes Cedex 9

Chargé d'affaires :
Marc RUCET

Dessiné par :
M. QUENOILLERE

IG2MI
Philippe BRISEMUR
Directeur de l'Etablissement du Service
d'Infrastructure de la Défense
Nord Ouest

BRUZ - 35170 -
DGA - MI
Plans PMAS

DCE

Bâtiment F
Plan niveau 01 (RDC)
Etat futur
Réseaux CFO CFA
Echelle : 1/75

SGA | Secrétariat général
pour l'administration


N° COSI : 457 066
Nom du fichier : 350 047 003H 0002

Date
16/06/2026

N° Ordre
12/25

Indice
Ind

MINISTÈRE
DES ARMÉES
Liberté
Egalité
Fraternité

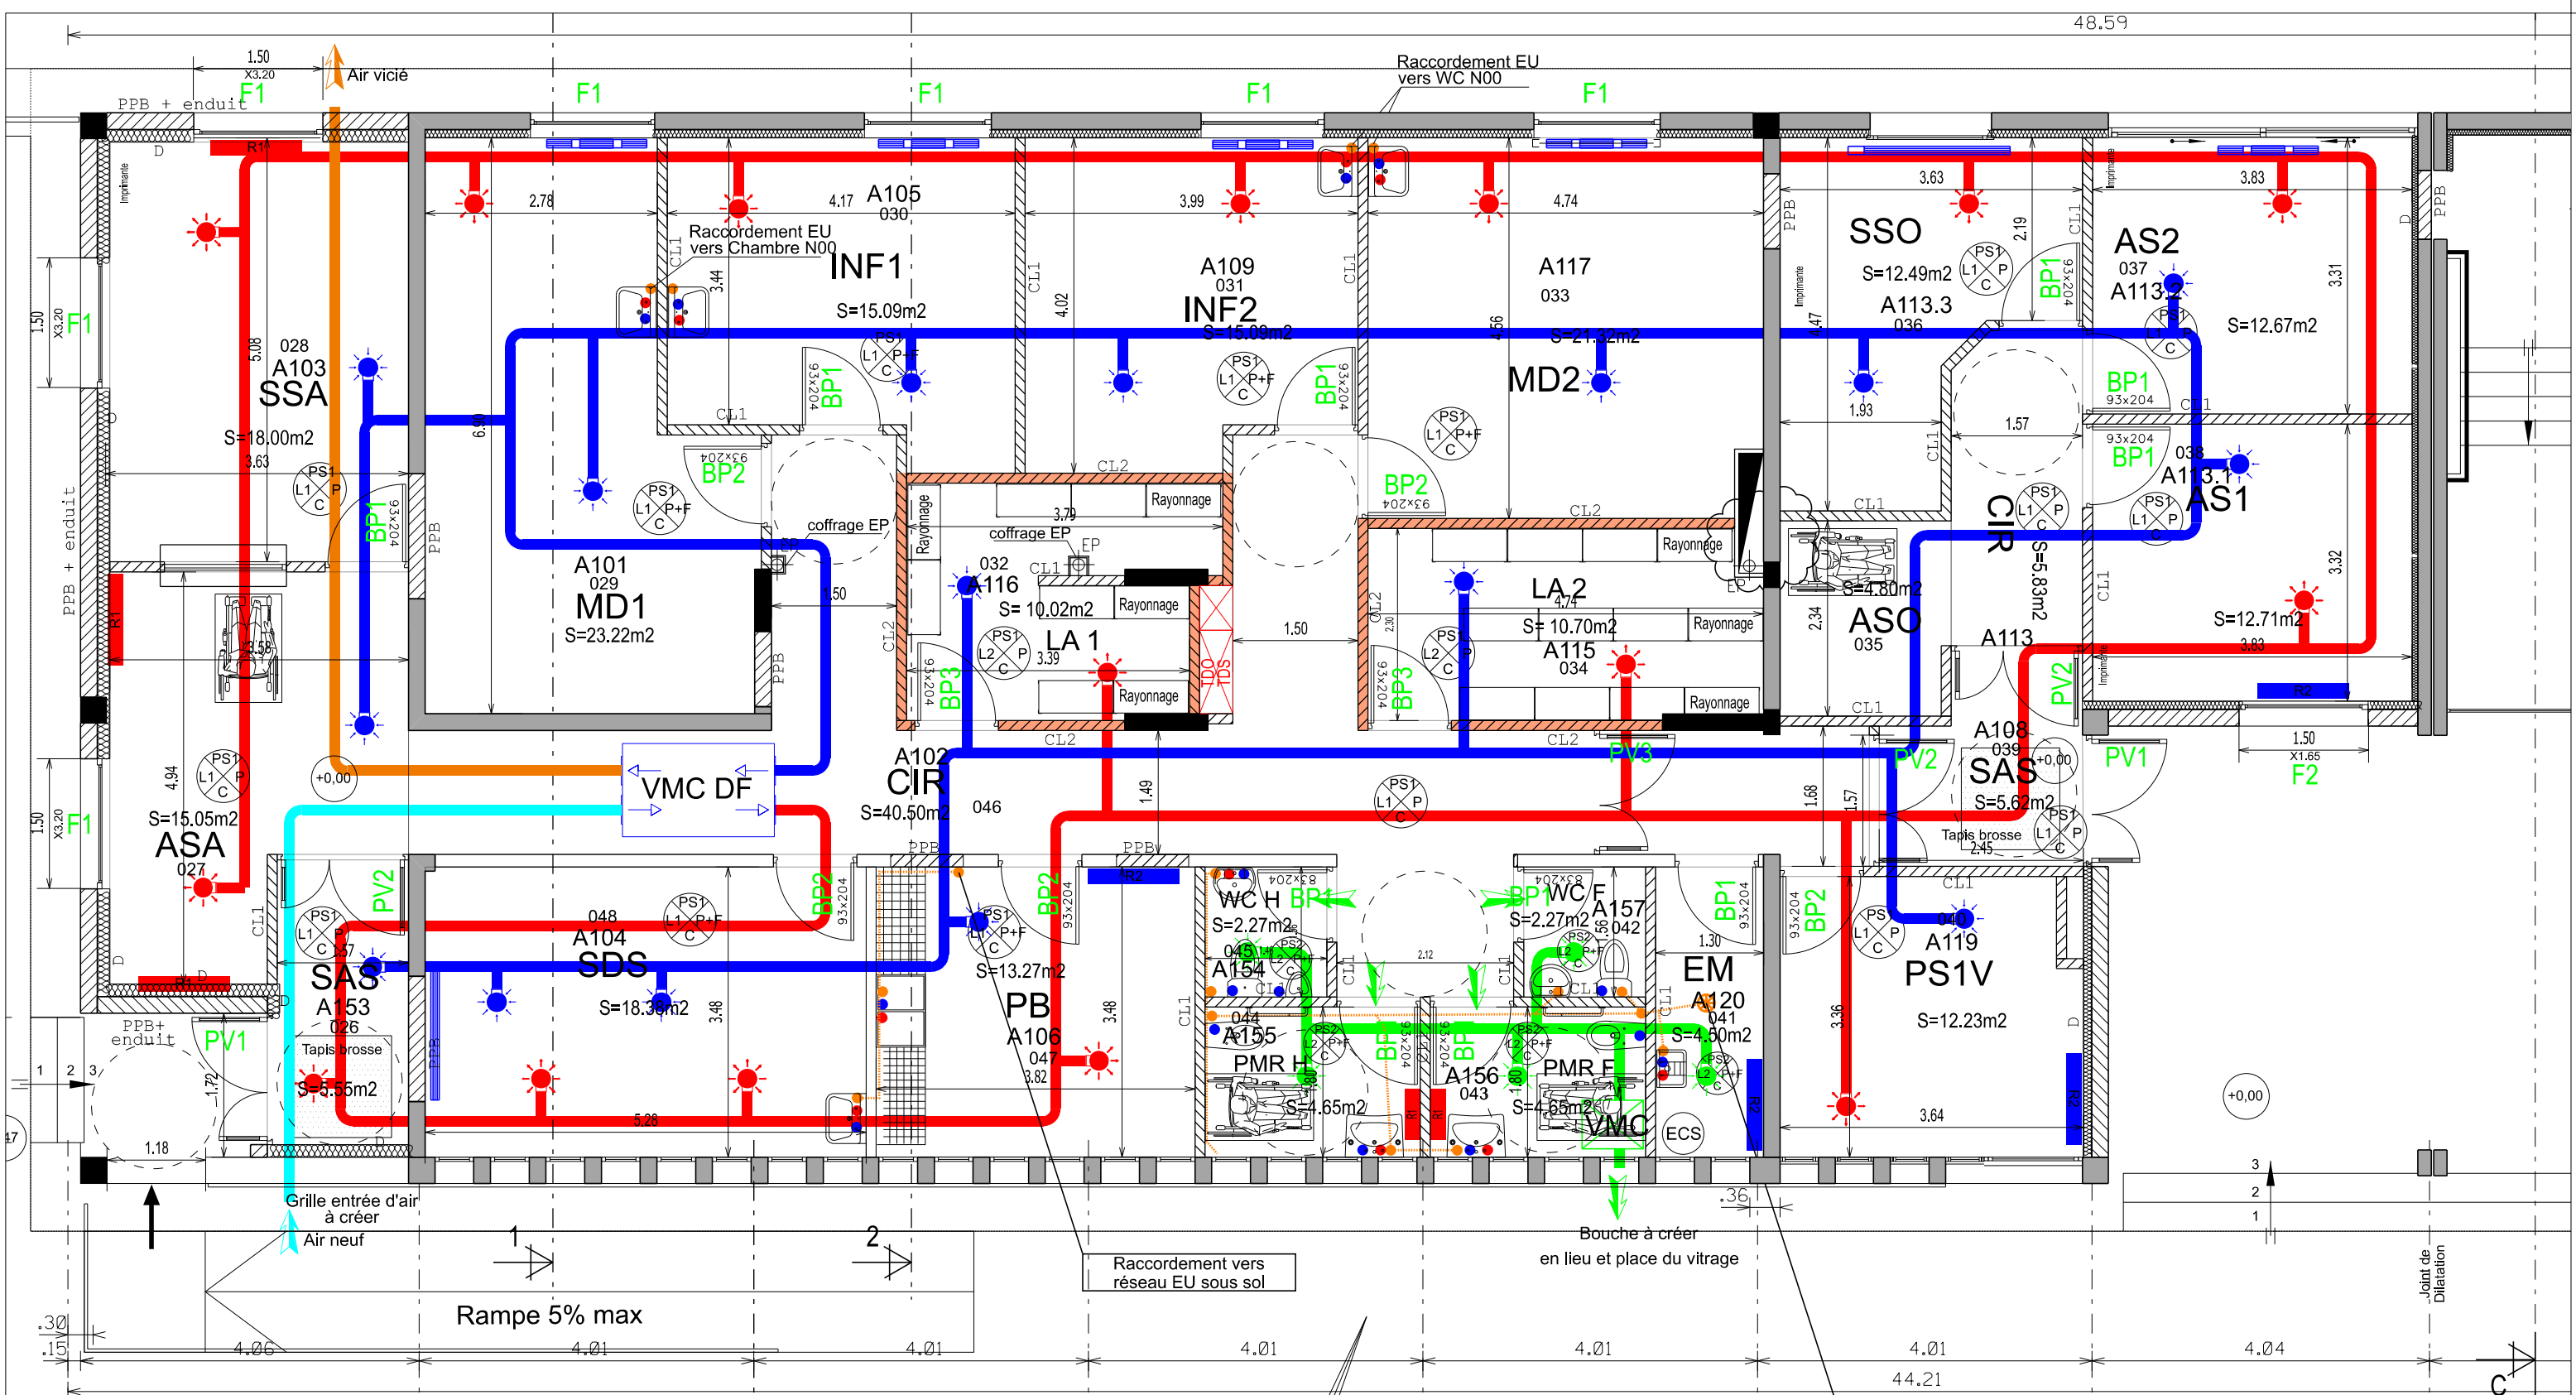

- Réseau Soufflage
- Réseau Reprise
- Air Neuf
- Rejet Air vicié
- Radiateur conservé
- R1 Radiateur électrique à créer
- R2 Radiateur eau à créer
- Réseau EU en sous face du plancher haut Niv 00
- Diffuseur de soufflage
- Diffuseur de reprise
- Diffuseur d'extraction VMC
- AEP - Eau froide
- AEP - Eau chaude
- EU - Eau usée
- Bonde Siphonide



Chargé d'affaires :
Marc RUCET

Dessiné par :
M. QUENOULLERE

IG2MI
Philippe BRISEMUR
Directeur de l'Etablissement du Service
d'Infrastructure de la Défense
Nord Ouest

BRUZ - 35170 -
DGA - MI
Plans PMAS

DCE

Bâtiment F Plan niveau 01 (RDC)
Etat futur
Réseaux CVC

Echelle : 1/75

SGA | Secrétariat général
pour l'administration

N° COSI : 457 066
Nom du fichier : 350 047 003H 0002


Date
16/06/2026

N° Ordre
13/25

Indice
Ind






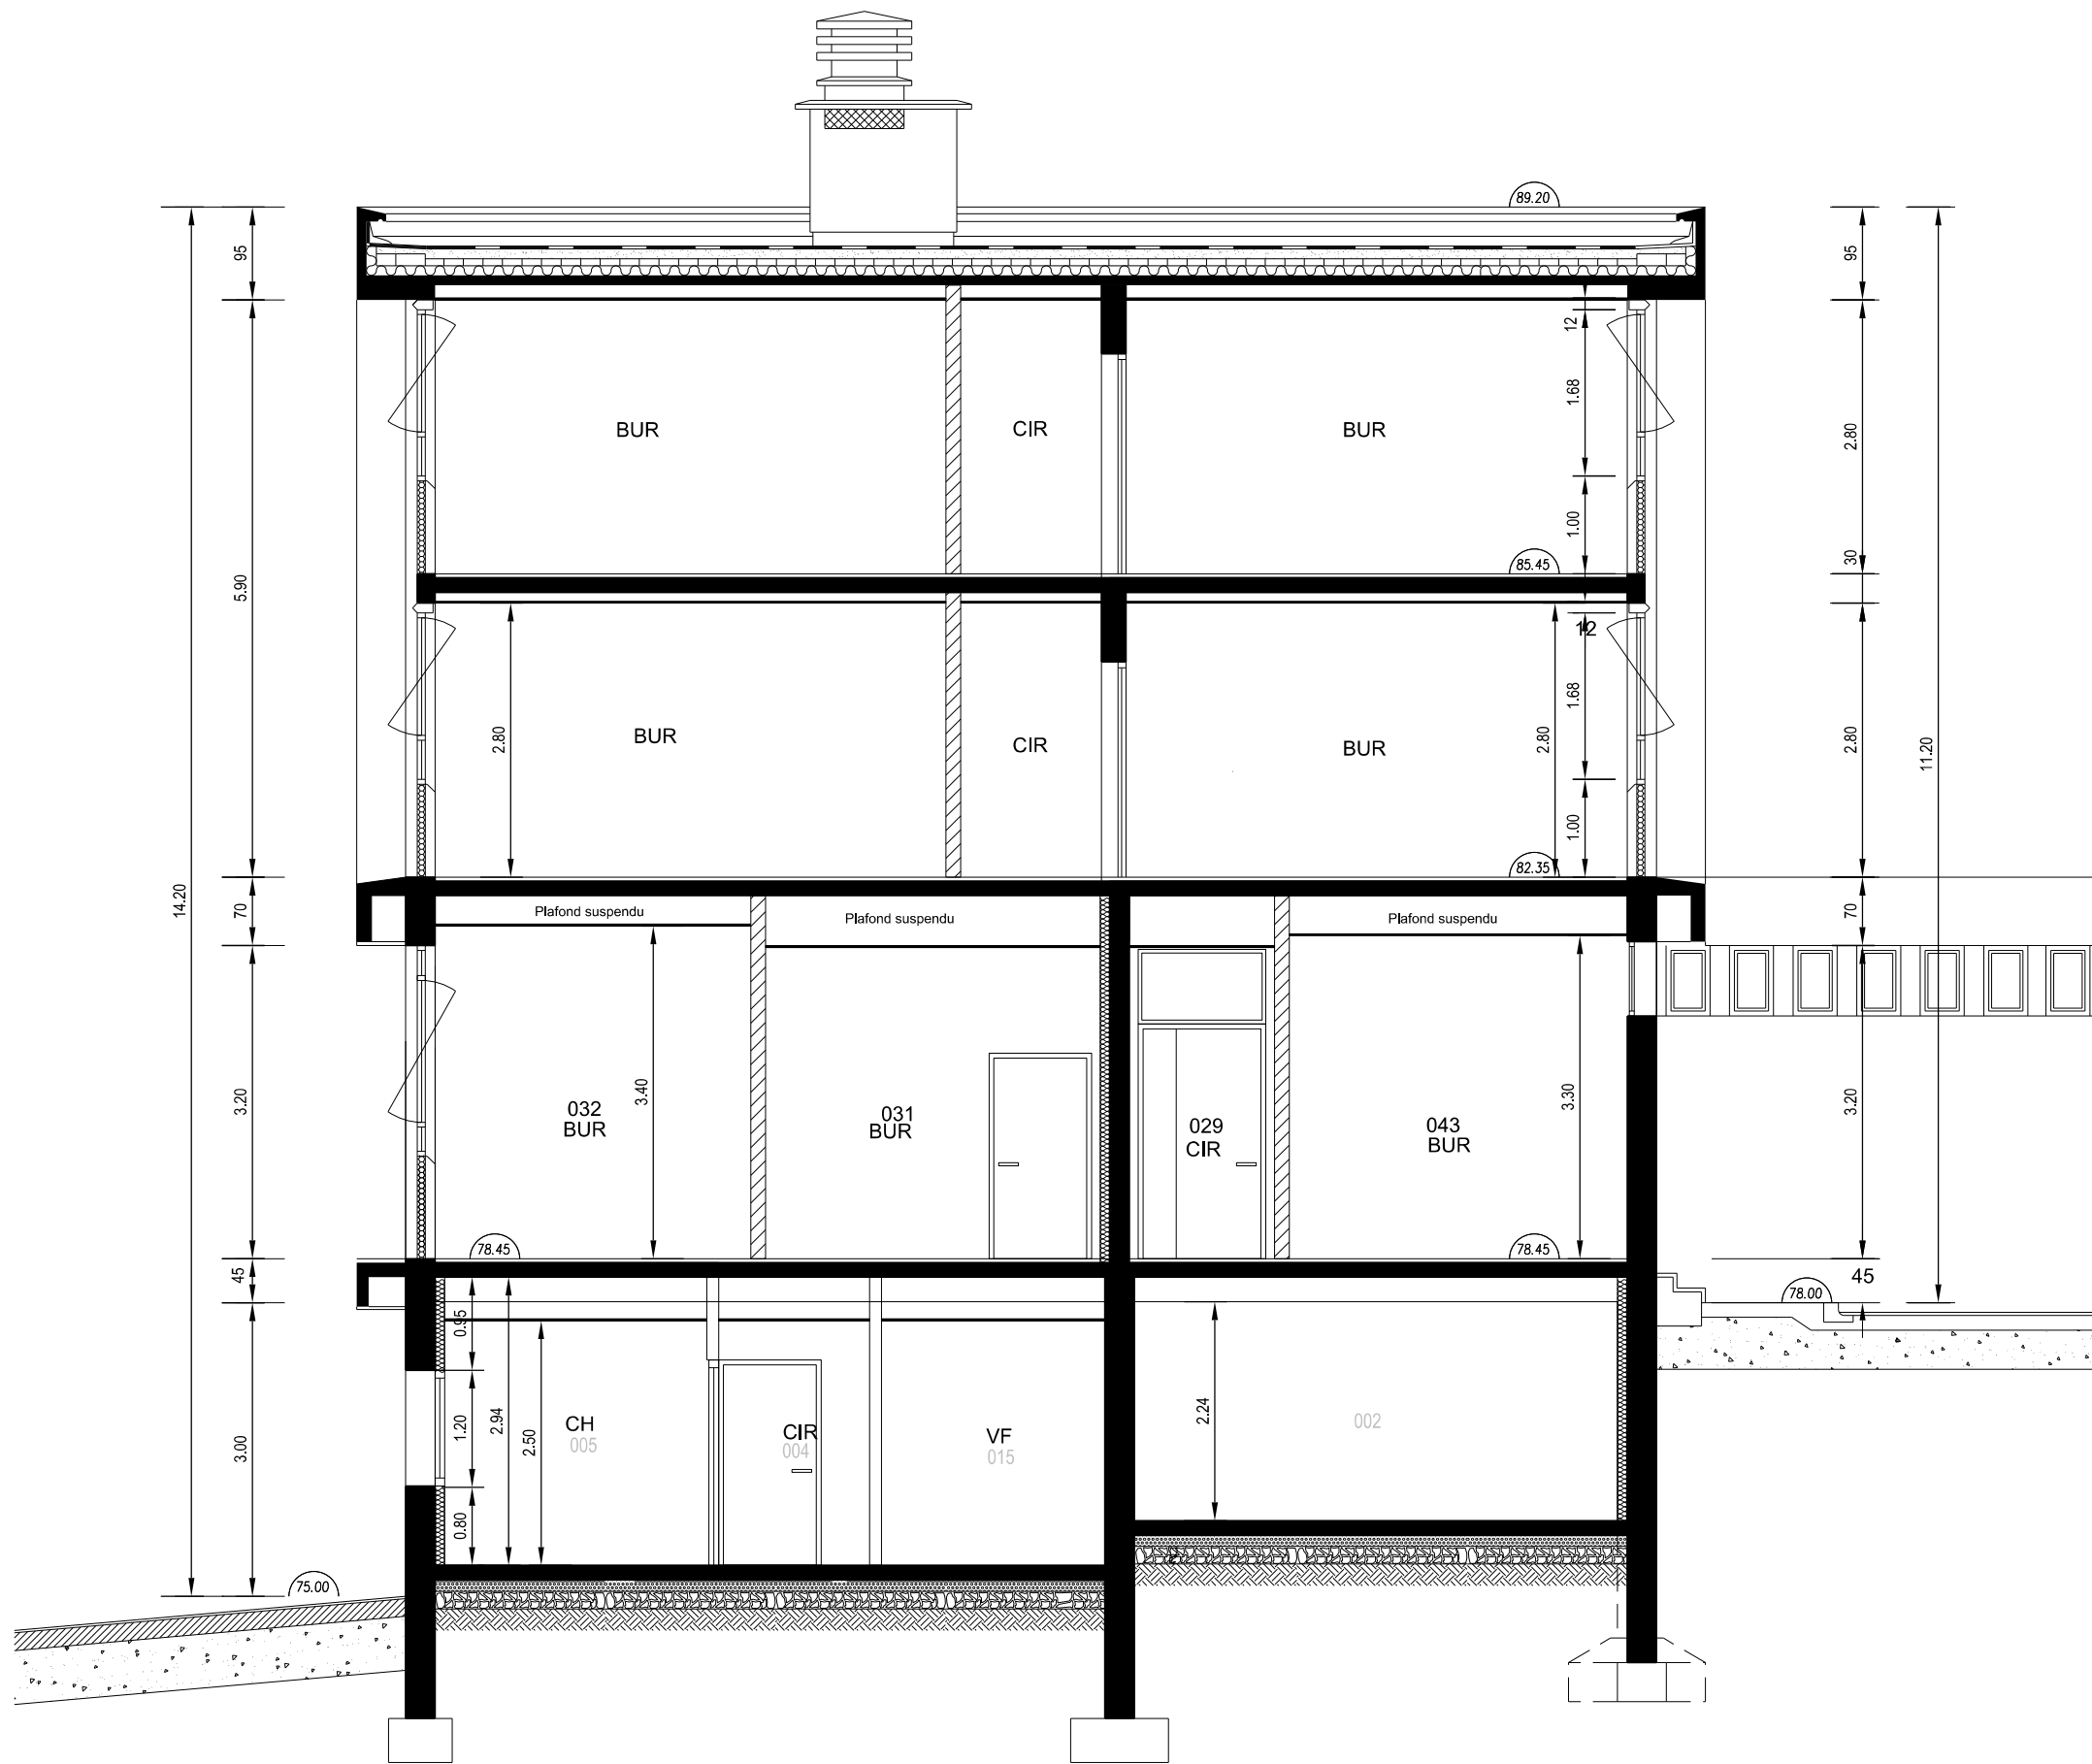

Coupe 1-1 Etat Actuel

 BMO DE RENNES BP 14 35998 Rennes Cedex 9 Quartier MARGUERITE Rue du Garigliano BP 14 35998 Rennes Cedex 9	Chargé d'affaires : Marc RUCET	BRUZ - 35170 - DGA - MI Plans PMAS		 Secrétariat général pour l'administration		 MINISTÈRE DES ARMÉES <i>Liberté Egalité Fraternité</i>	
	Dessiné par : M. QUENOILLERE	DCE		N° COSI : 457 066 Nom du fichier : 350 047 003H 0002			
	IG2MI Philippe BRISEMUR Directeur de l'Établissement du Service d'Infrastructure de la Défense Nord Ouest	Coupe 1-1 Etat actuel		 SID NORD OUEST	Date 16/06/2026	N° Ordre 15/25	Indice Ind


Echelle : 1/75

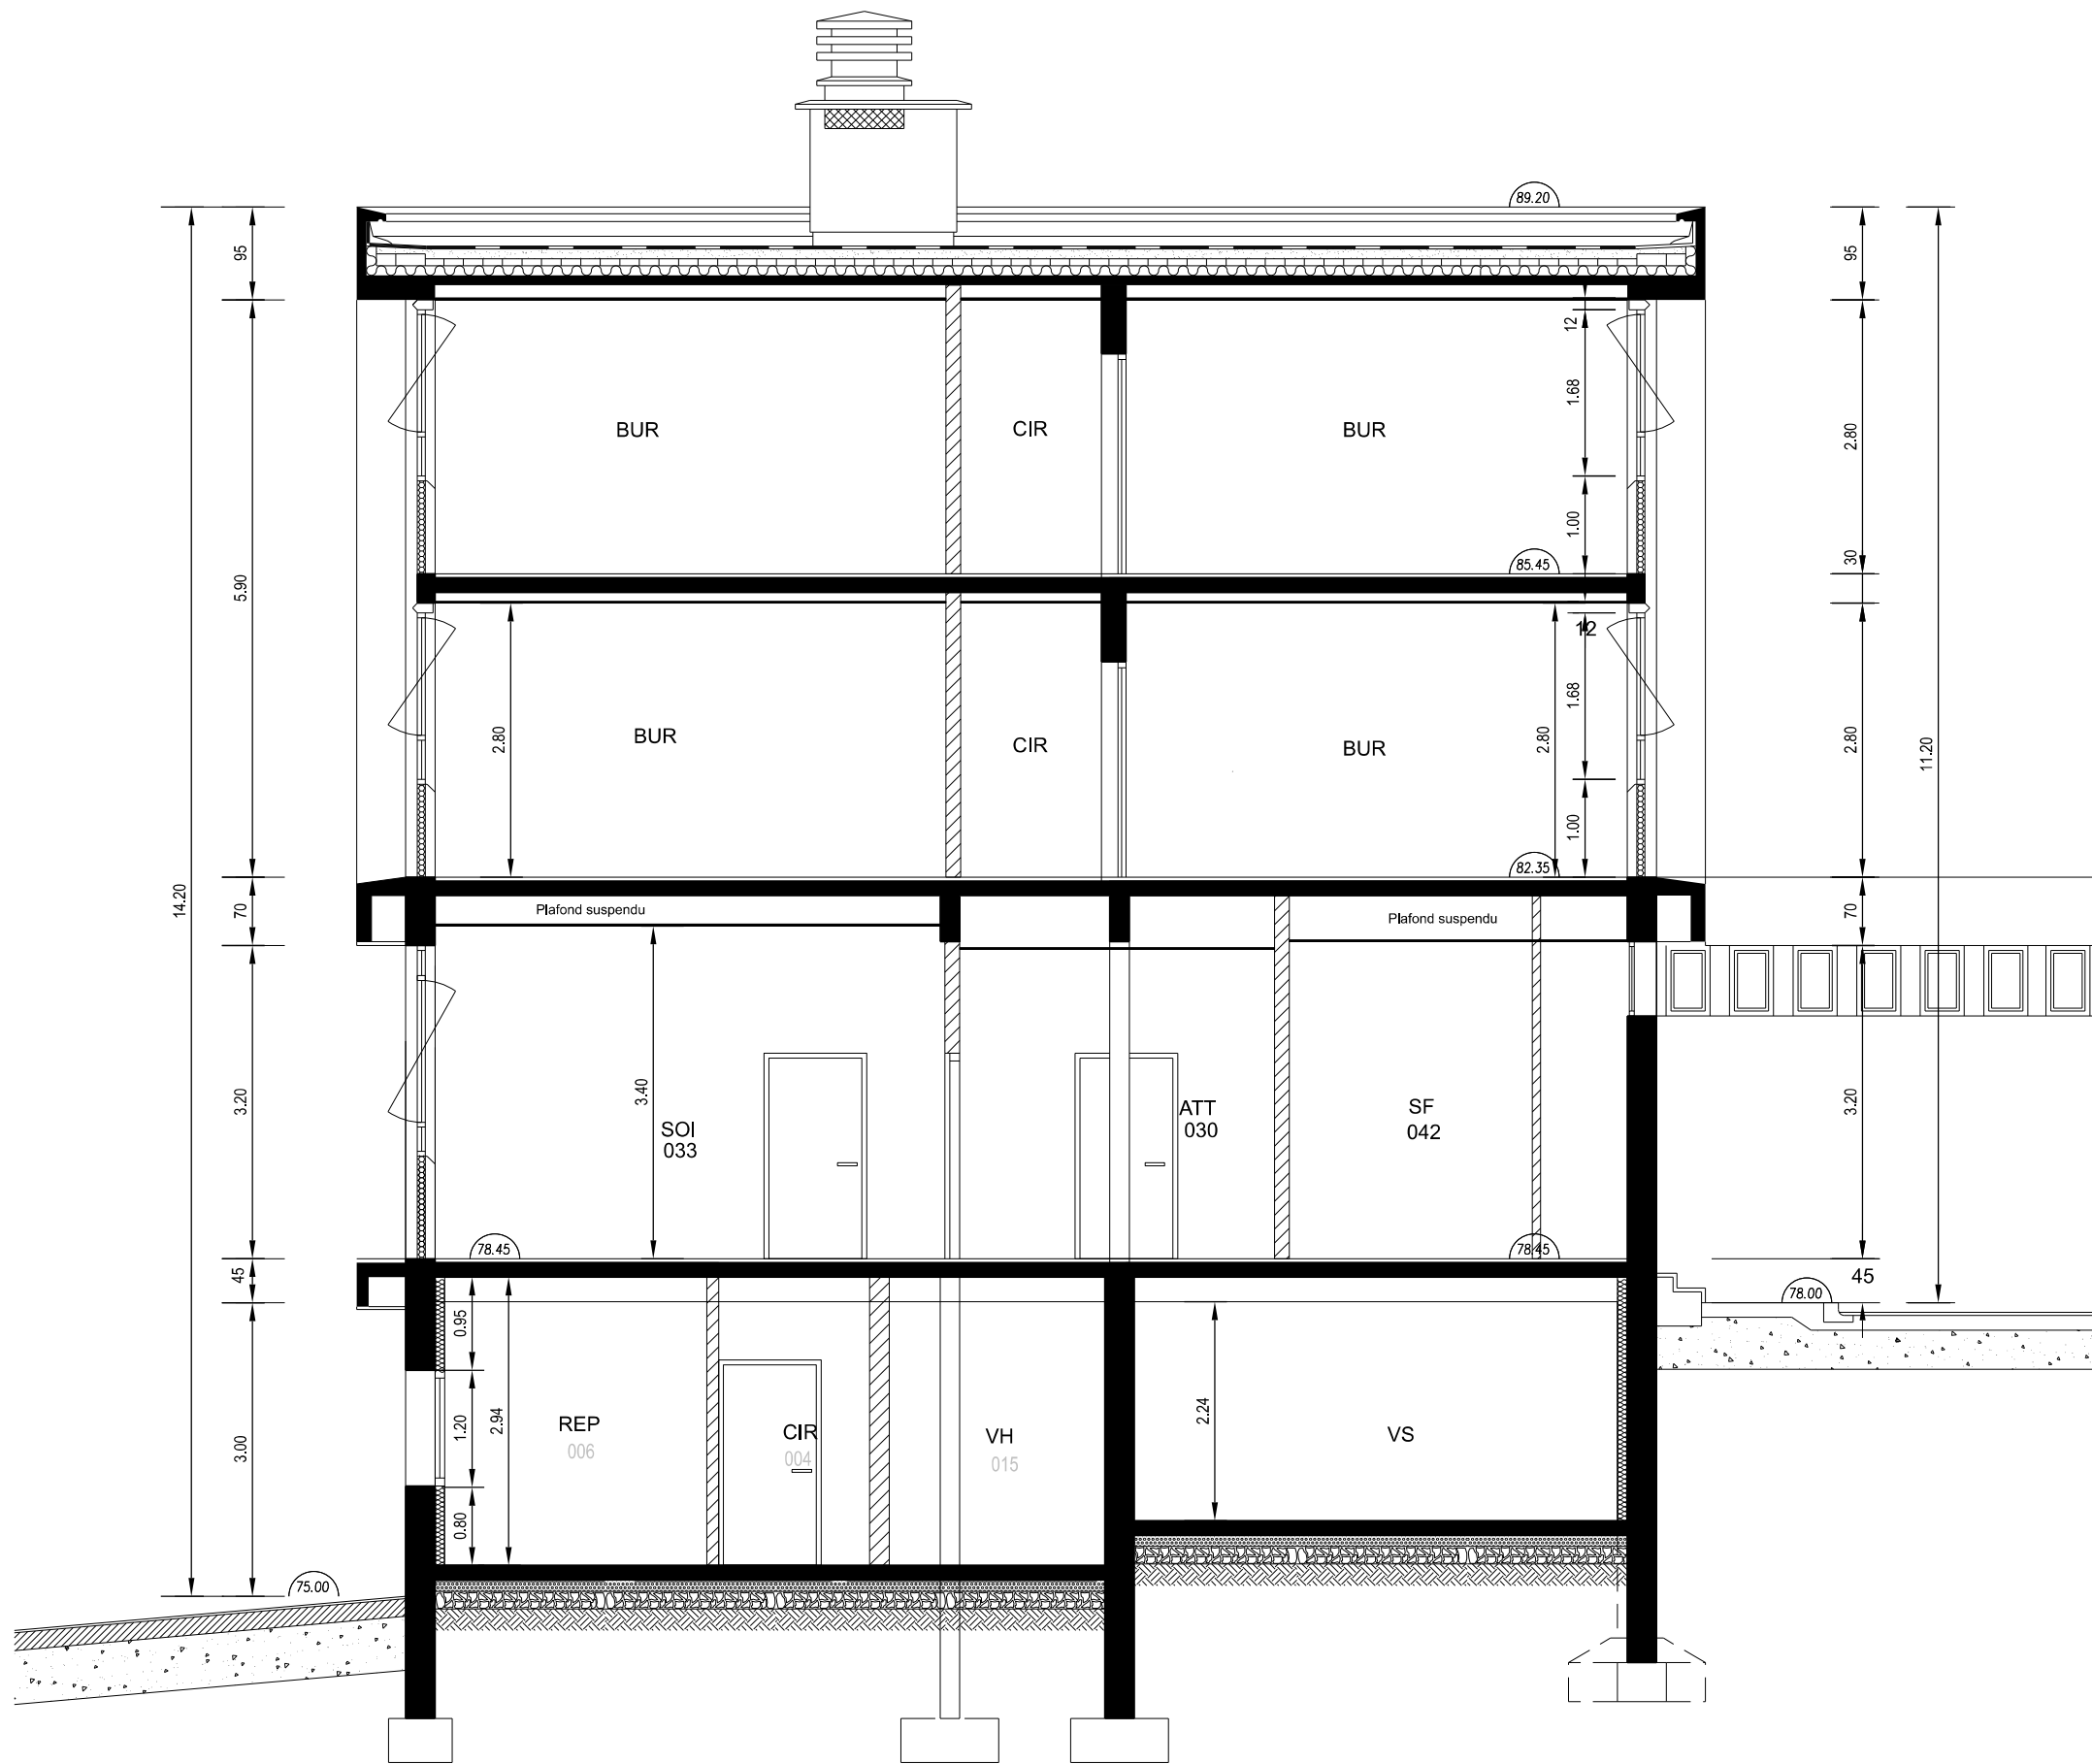

Coupe 2-2 Etat Actuel

 BMO DE RENNES BP 14 35998 Rennes Cedex 9 Quartier MARGUERITE Rue du Garigliano BP 14 35998 Rennes Cedex 9	<u>Chargé d'affaires :</u> Marc RUCET	BRUZ - 35170 - DGA - MI Plans PMAS	 Secrétariat général pour l'administration				 MINISTÈRE DES ARMÉES <i>Liberté Egalité Fraternité</i>
	<u>Dessiné par :</u> M. QUENOILLERE		N° COSI: 457 066 Nom du fichier: 350 047 003H 0002				
	IG2MI Philippe BRISEMUR Directeur de l'Établissement du Service d'Infrastructure de la Défense Nord Ouest	DCE Coupe 2-2 Etat actuel		 SID NORD OUEST	<u>Date</u> 16/06/2026	<u>N° Ordre</u> 17/25	



Echelle : 1/75

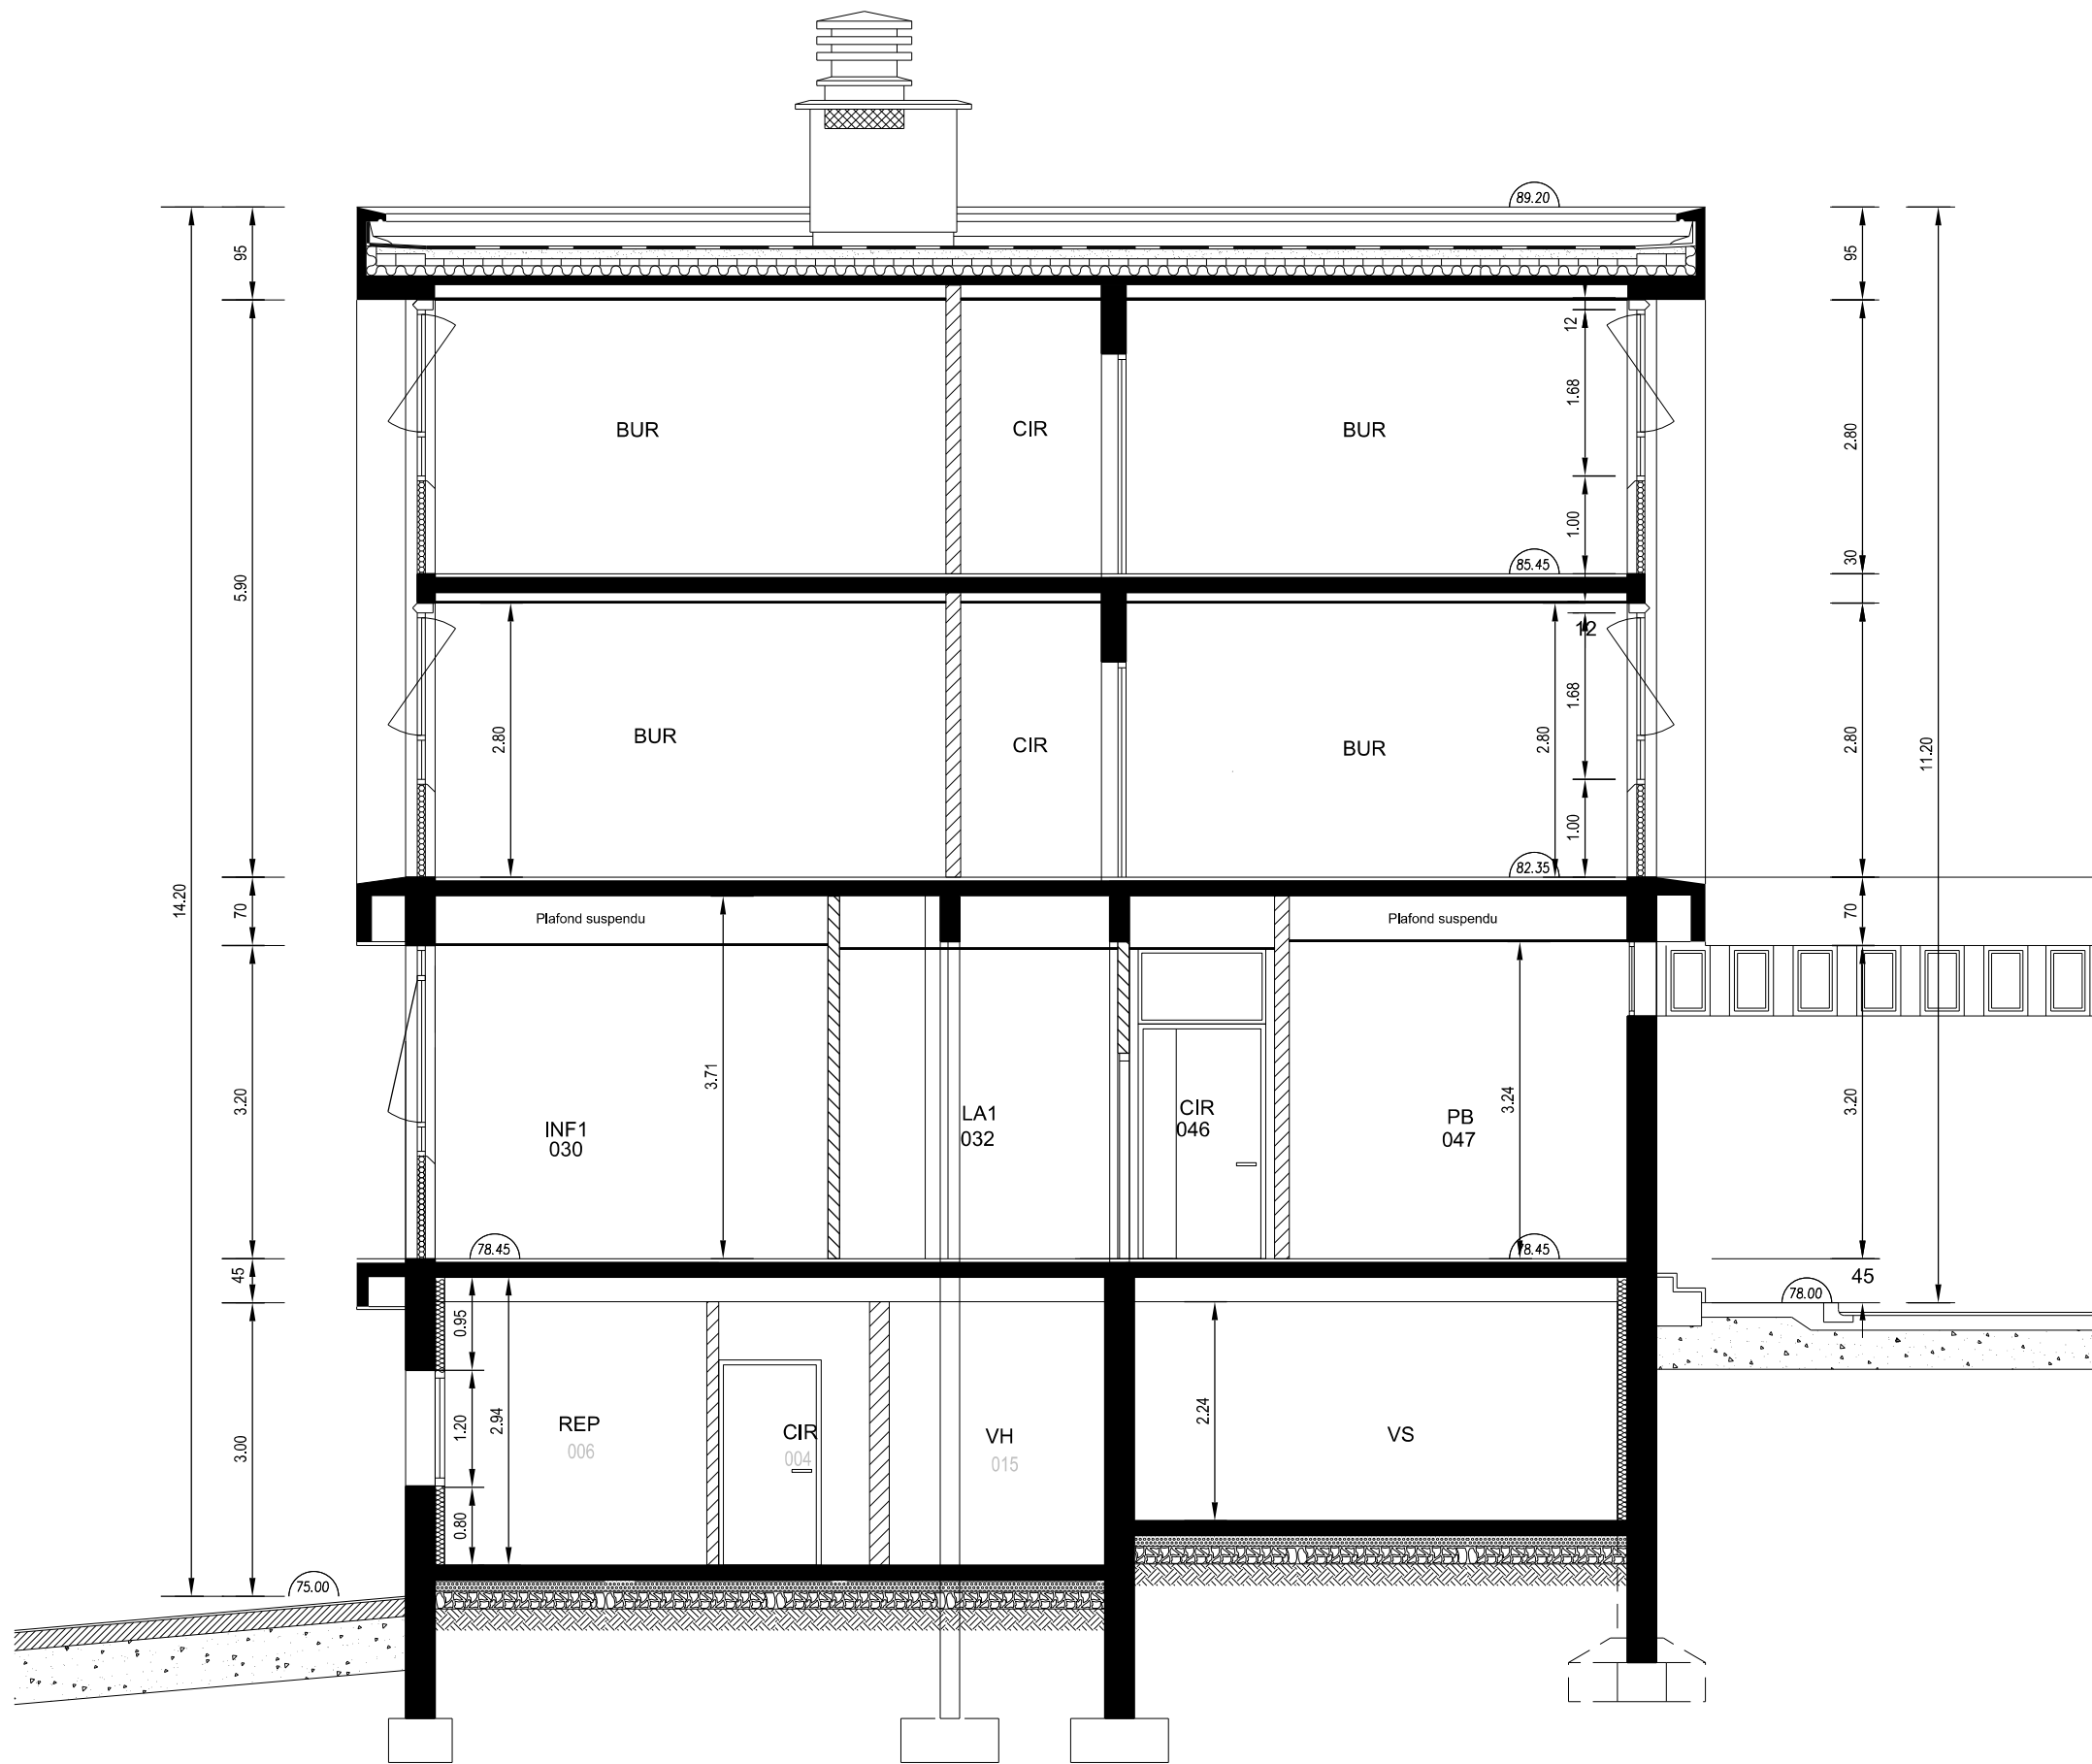


Coupe 2-2 Etat Actuel

 BMO DE RENNES BP 14 35998 Rennes Cedex 9 Quartier MARGUERITE Rue du Garigliano BP 14 35998 Rennes Cedex 9	Chargé d'affaires : Marc RUCET	BRUZ - 35170 - DGA - MI Plans PMAS		 Secrétariat général pour l'administration		 MINISTÈRE DES ARMÉES <i>Liberté Egalité Fraternité</i>	
	Dessiné par : M. QUENOILLERE	DCE		N° COSI : 457 066 Nom du fichier : 350 047 003H 0002			
	IG2MI Philippe BRISEMUR Directeur de l'Etablissement du Service d'Infrastructure de la Défense Nord Ouest	Coupe 2-2 Etat futur		 SID NORD OUEST	Date 16/06/2026	N° Ordre 18/25	Indice Ind



Echelle : 1/75

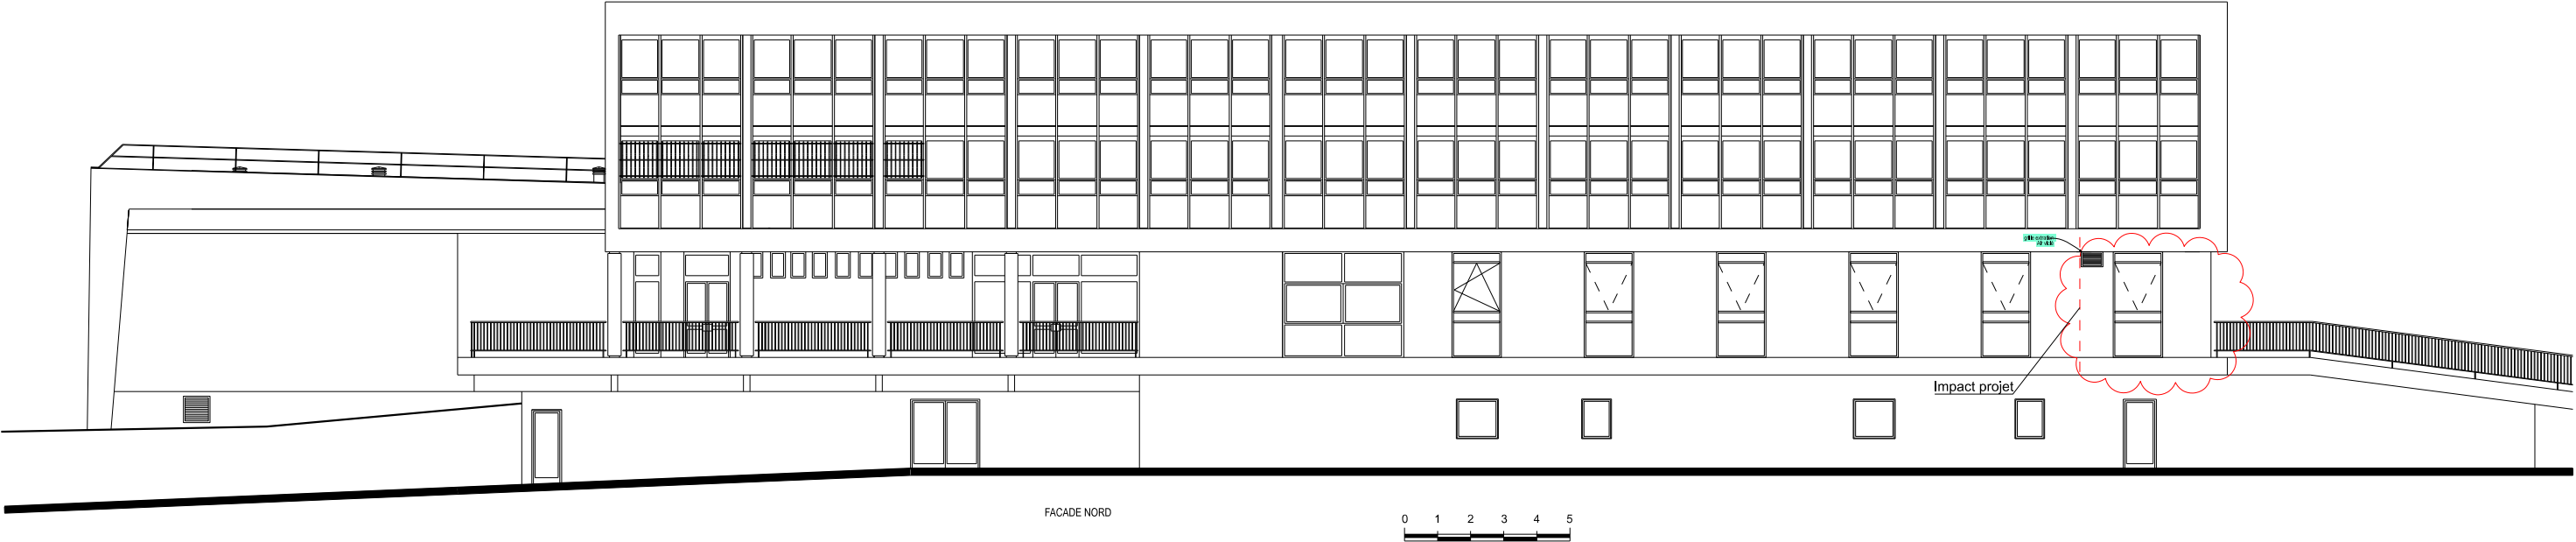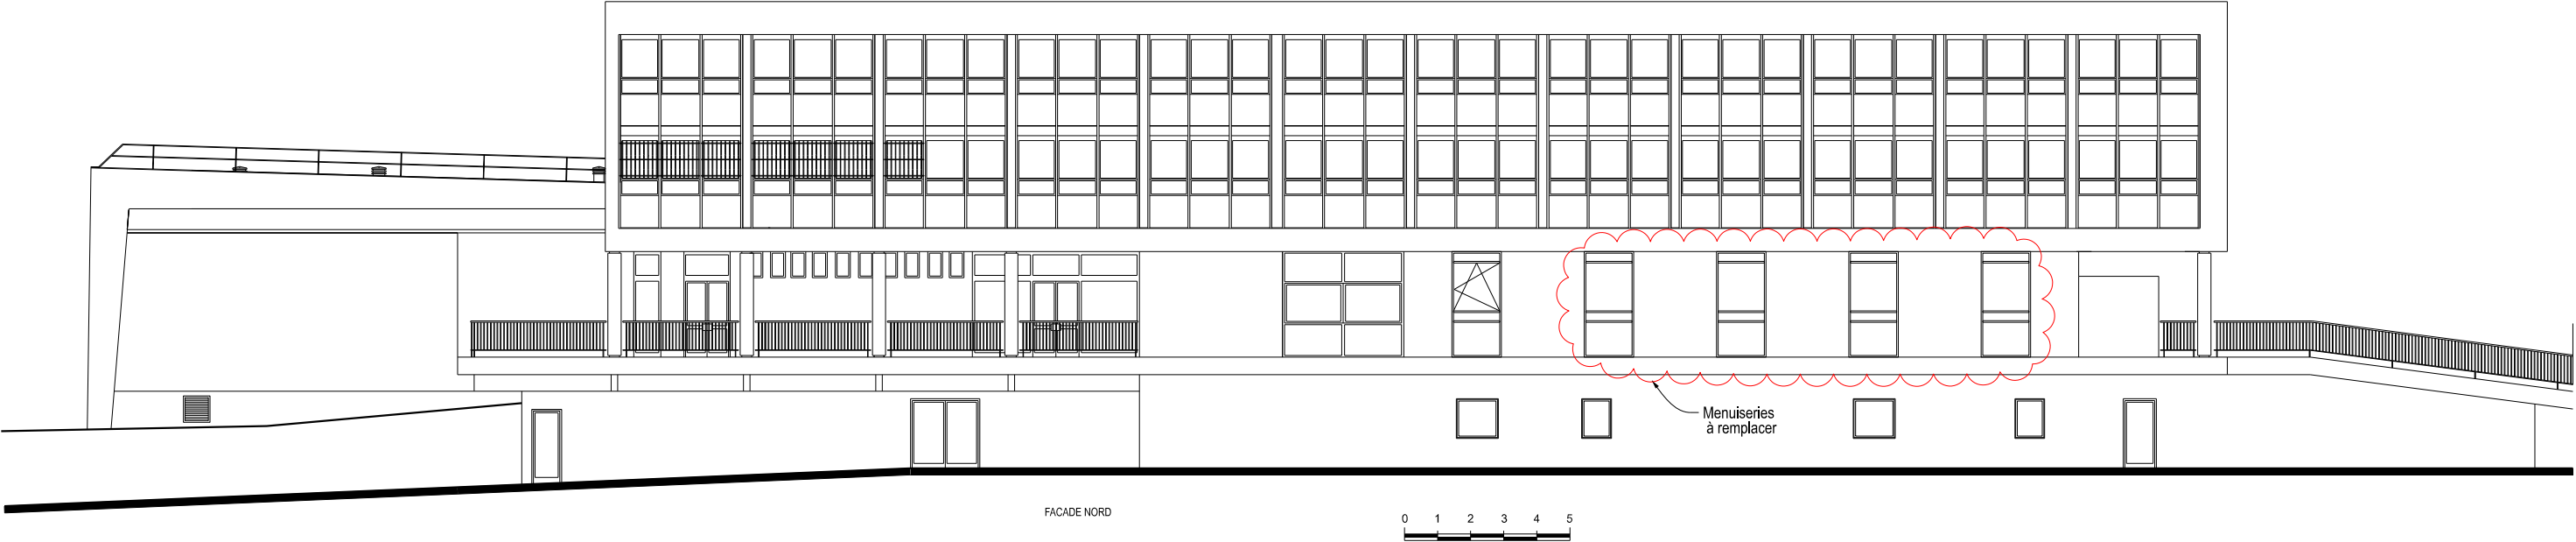

 BMO DE RENNES BP 14 35998 Rennes Cedex 9 Quartier MARGUERITTE Rue du Garigliano BP 14 35998 Rennes Cedex 9	<u>Chargé d'affaires :</u> Marc RUCET	BRUZ - 35170 - DGA - MI		 Secrétariat général pour l'administration				 MINISTÈRE DES ARMÉES <i>Liberté Egalité Fraternité</i>
	<u>Dessiné par :</u> M. QUENOILLERE	Plans PMAS		N° COSI : 457 066 Nom du fichier : 350 047 003H 0002				
	IG2MI Philippe BRISEMUR Directeur de l'Etablissement du Service d'Infrastructure de la Défense Nord Ouest		DCE					
Facade Nord Fayol Etat actuel-futur		Echelle : 1/200		 SID NORD OUEST	Date 16/06/2026	N° Ordre 19/25	Indice Ind	

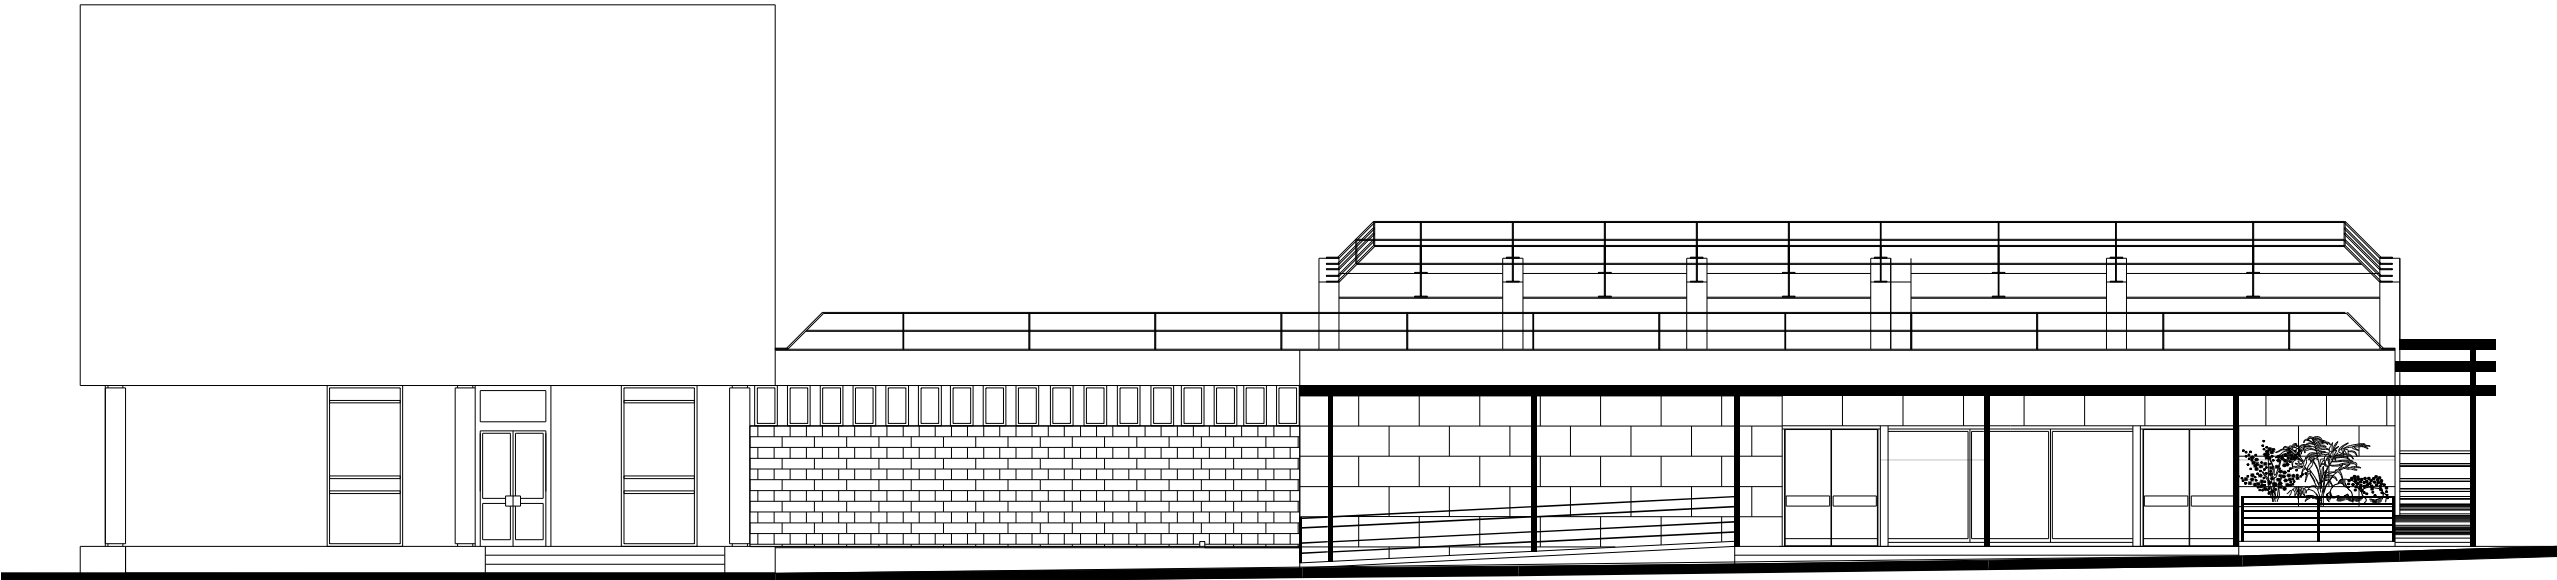


FACADE OUEST

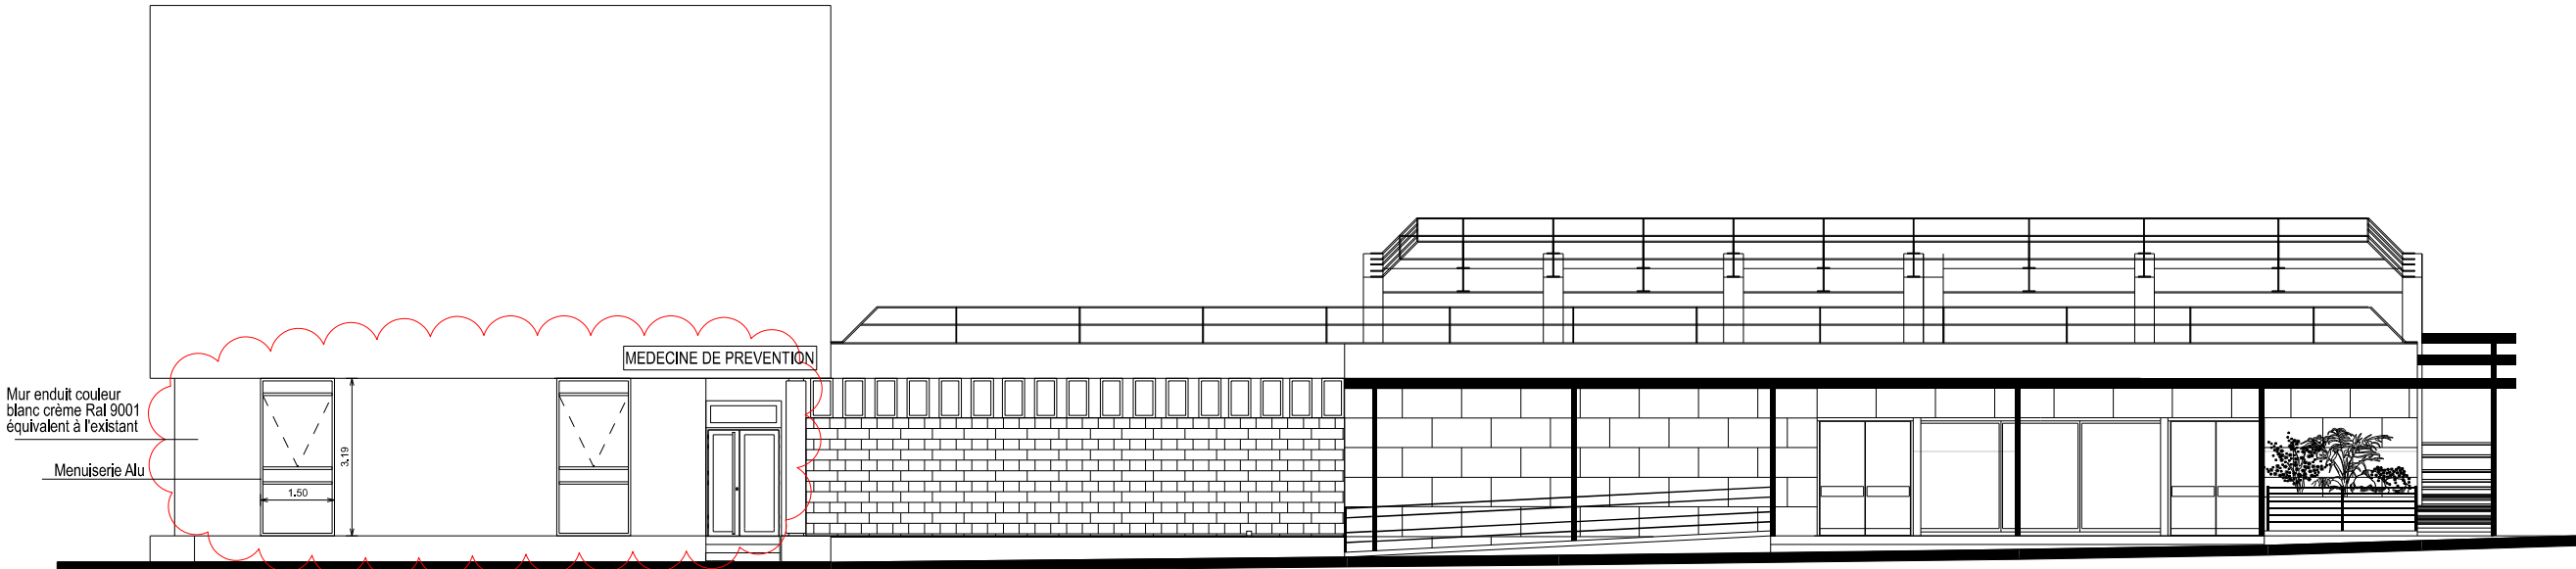 



Impact projet

 FACADE OUEST




 BMO DE RENNES BP 14 35998 Rennes Cedex 9 Quartier MARGUERITE Rue du Garfflano BP 14 35998 Rennes Cedex 9	<u>Chargé d'affaires :</u> Marc RUCET	BRUZ - 35170 - DGA - MI Plans PMAS	 Secrétariat général pour l'administration				 MINISTÈRE DES ARMÉES <i>Liberté Égalité Fraternité</i>
	<u>Dessiné par :</u> M. QUENOILLERE		N° COSI : 457 066 Nom du fichier : 350 047 003H 0002				
	IG2MI Philippe BRISEMUR Directeur de l'Établissement du Service d'Infrastructure de la Défense Nord Ouest	DCE Façade Ouest Fayol Etat actuel- futur		 SID NORD OUEST	Date 16/06/2026	N° Ordre 20/25	




Echelle : 1/150

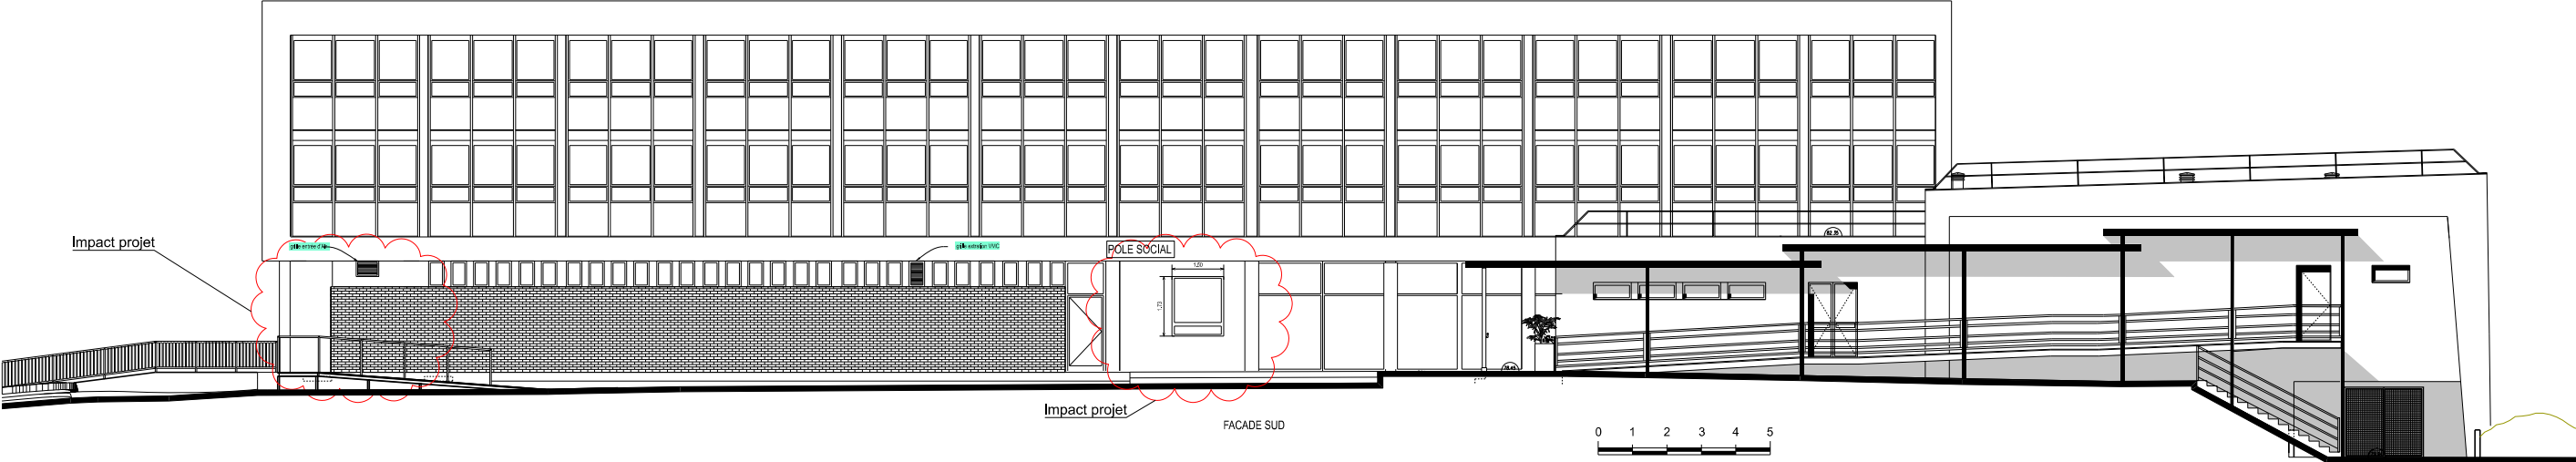
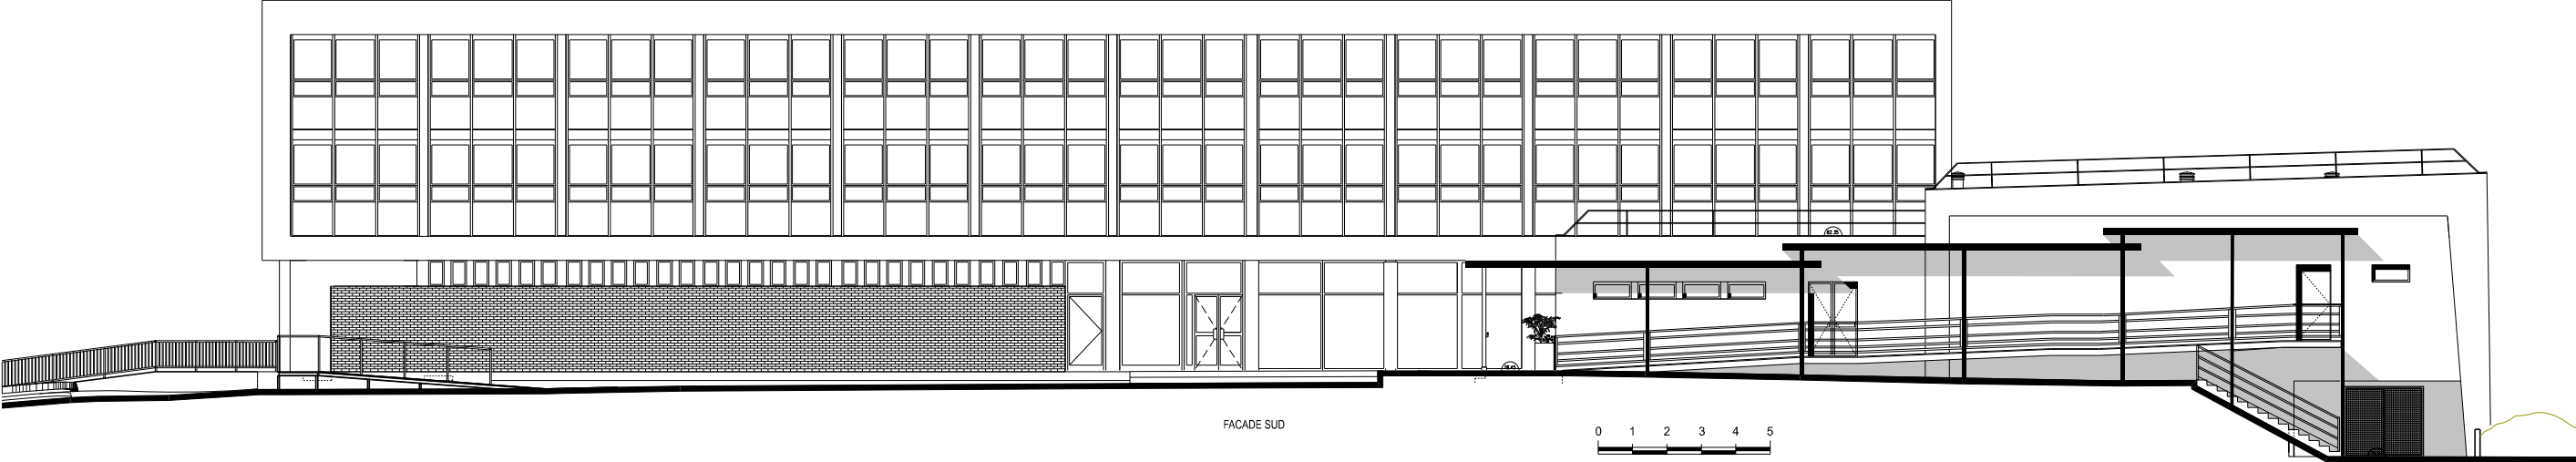


 BMO DE RENNES BP 14 35998 Rennes Cedex 9 Quartier MARGUERITE Rue du Garigliano BP 14 35998 Rennes Cedex 9	<u>Chargé d'affaires :</u> Marc RUCET	BRUZ - 35170 - DGA - MI		 Secrétariat général pour l'administration				 MINISTÈRE DES ARMÉES <i>Liberté Égalité Fraternité</i>
	<u>Dessiné par :</u> M. QUENOILLERE	Plans PMAS		N° COSI : 457 066 Nom du fichier : 350 047 003H 0002				
	IG2MI Philippe BRISEMUR Directeur de l'Établissement du Service d'Infrastructure de la Défense Nord Ouest		DCE					
Echelle : 1/200		Facade Sud Fayol Etat actuel-futur		 SID NORD OUEST	Date 16/06/2026	N° Ordre 21/25	Indice Ind	

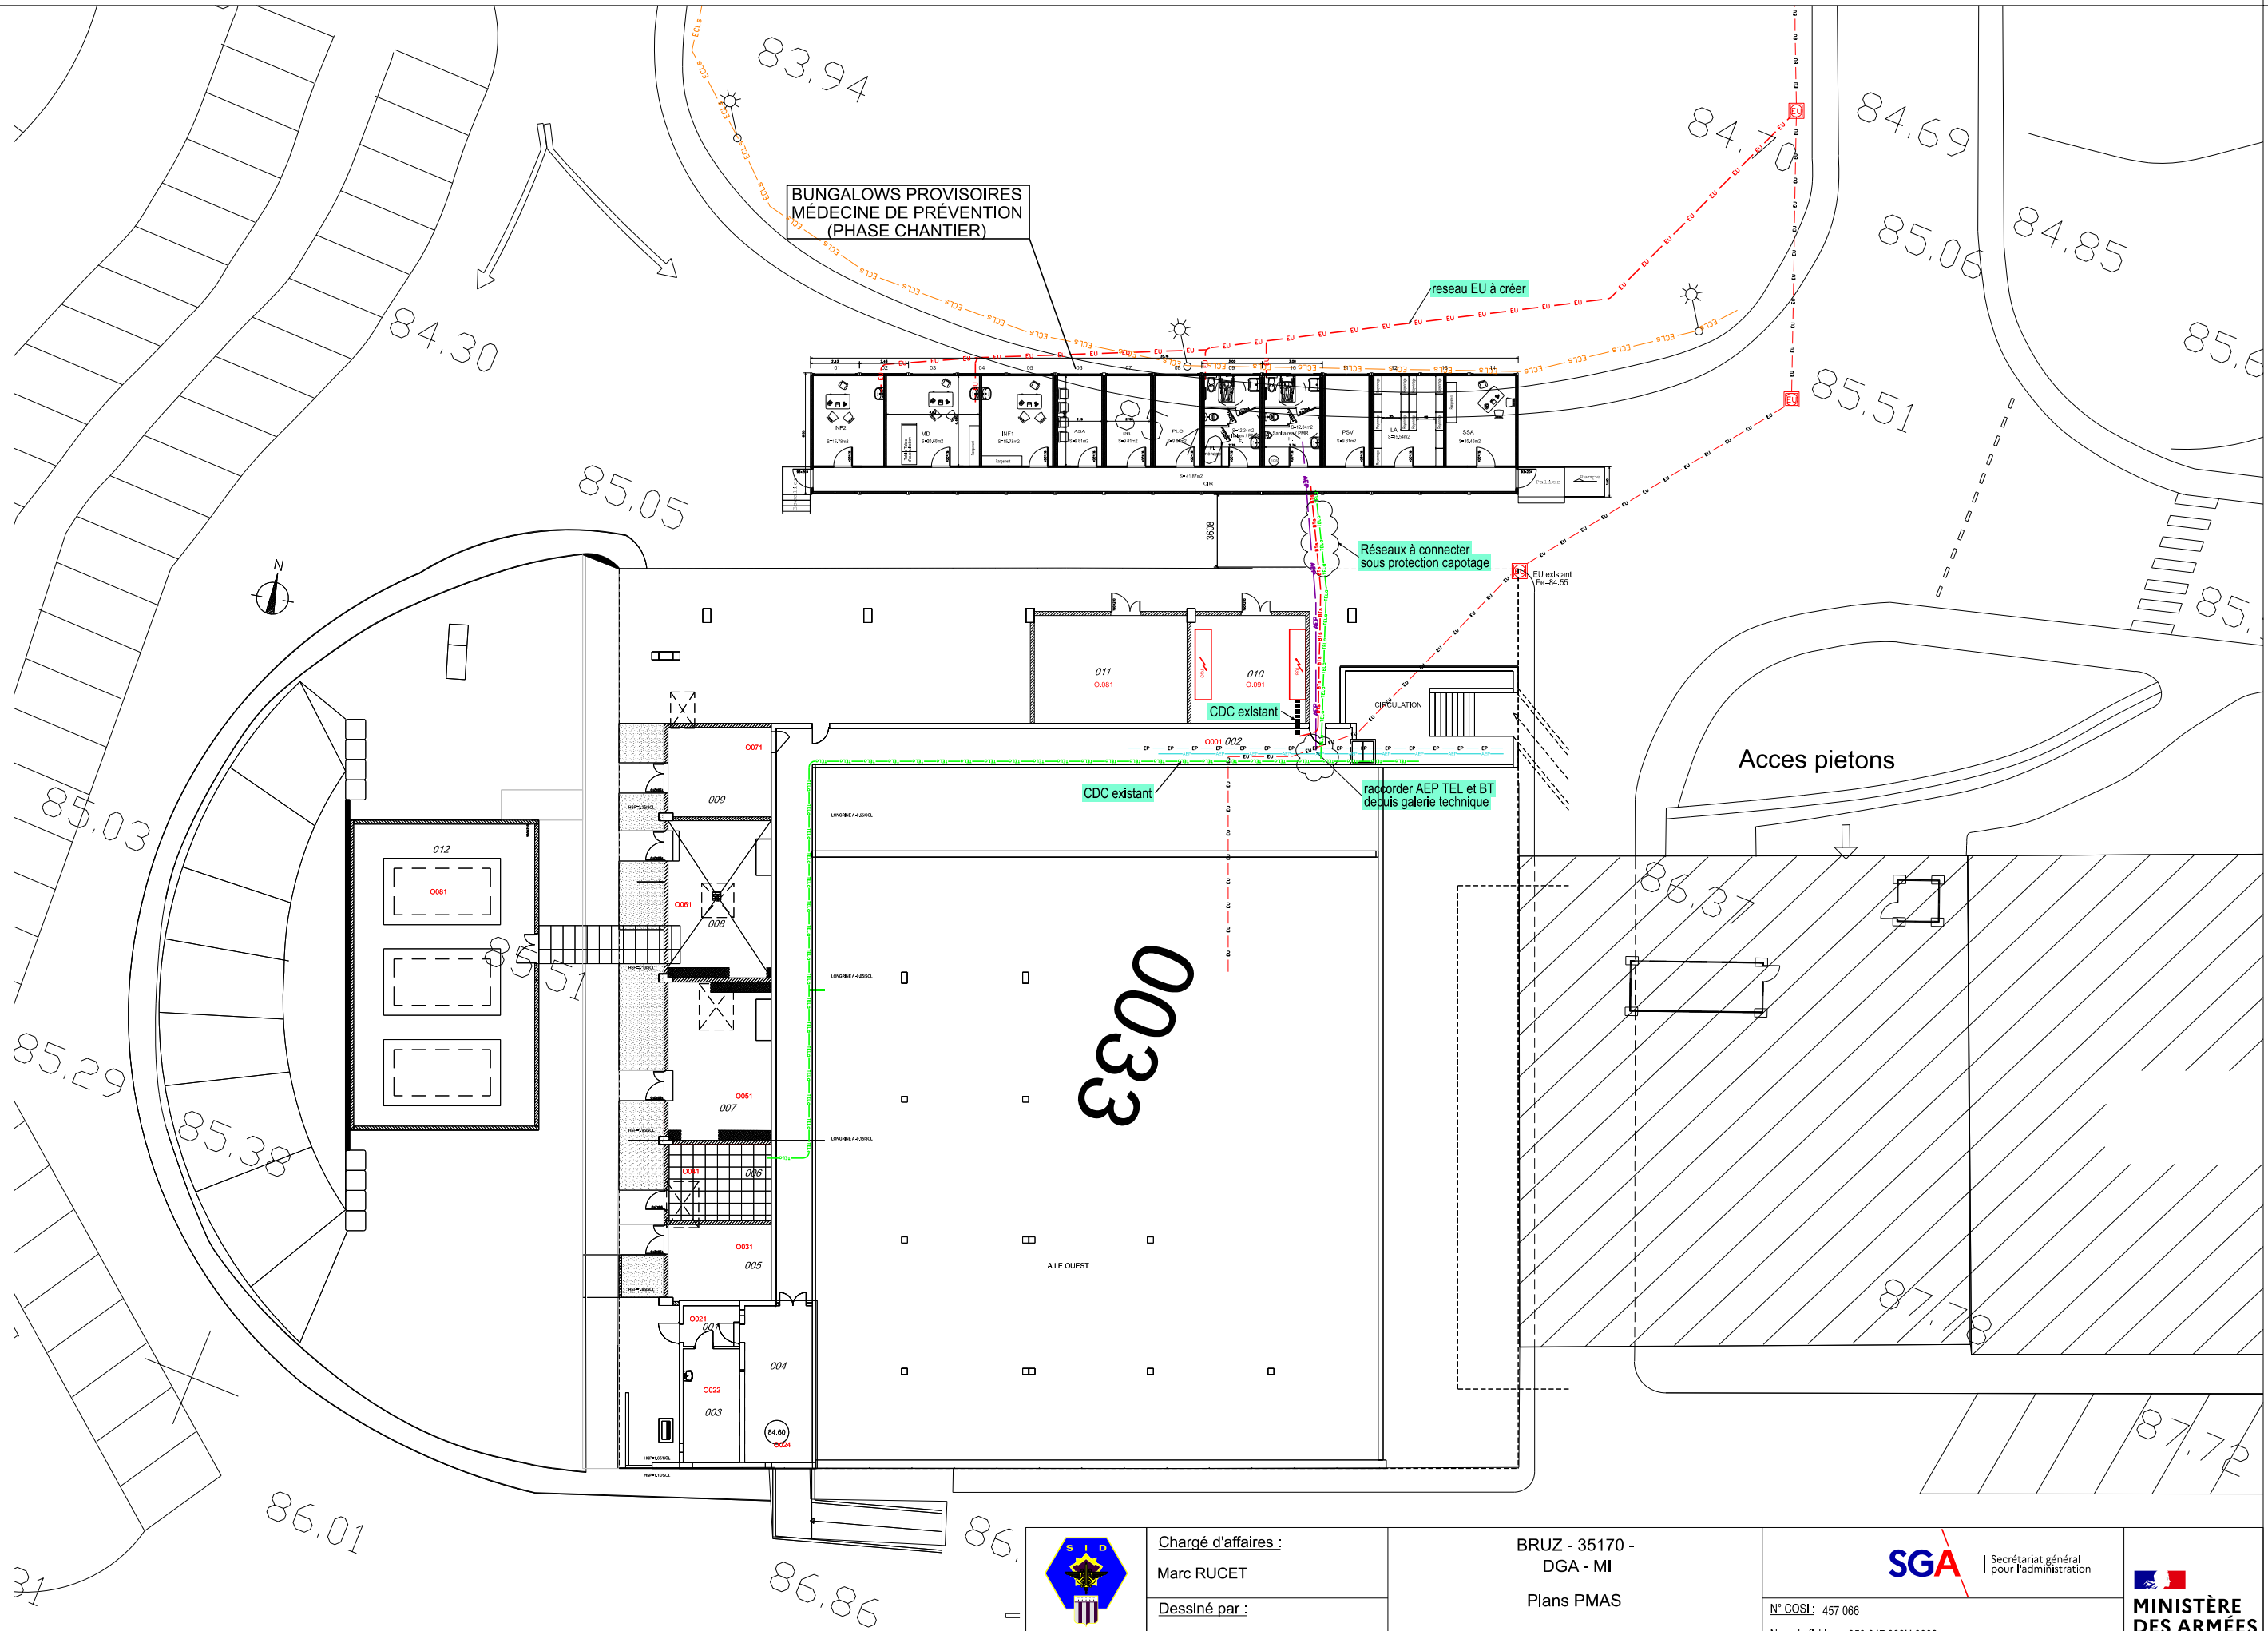


 BMO DE RENNES BP 14 35998 Rennes Cedex 9 Quartier MARGUERITE Rue du Garigliano BP 14 35998 Rennes Cedex 9	<u>Chargé d'affaires :</u> Marc RUCET	BRUZ - 35170 - DGA - MI Plans PMAS	 Secrétariat général pour l'administration				 MINISTÈRE DES ARMÉES <i>Liberté Égalité Fraternité</i>
	<u>Dessiné par :</u> M. QUENOILLERE		N° COSI : 457 066 Nom du fichier : 350 047 003H 0002				
		DCE					
	IG2MI Philippe BRISEMUR Directeur de l'Établissement du Service d'Infrastructure de la Défense Nord Ouest	Plan d'implantation des modulaires du pôle médecine durant les travaux Echelle : 1/300 Bâtiment T	 SID NORD OUEST	Date 16/06/2026	N° Ordre 22/25	Indice Ind	

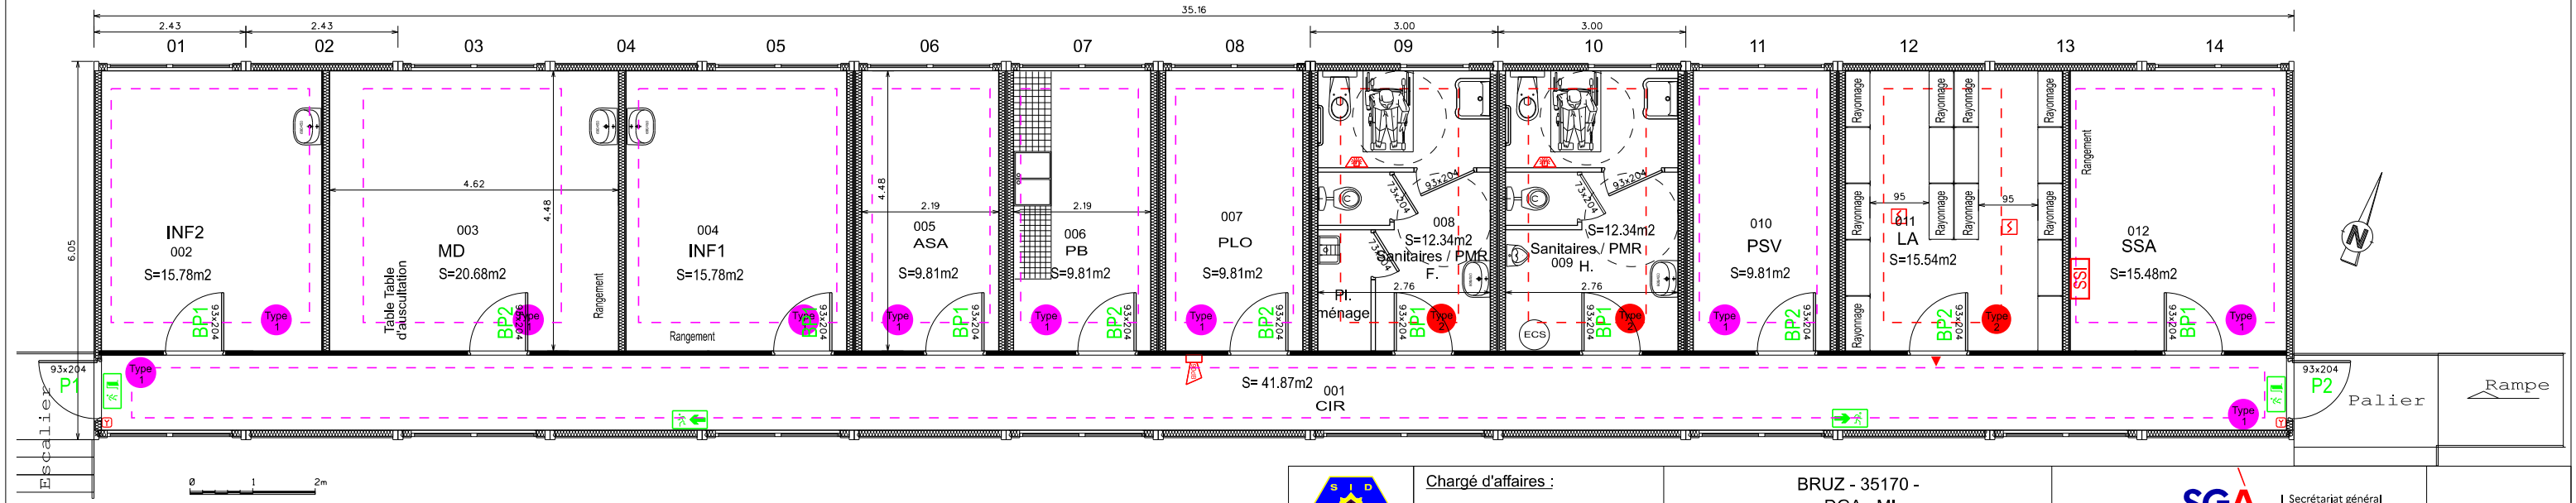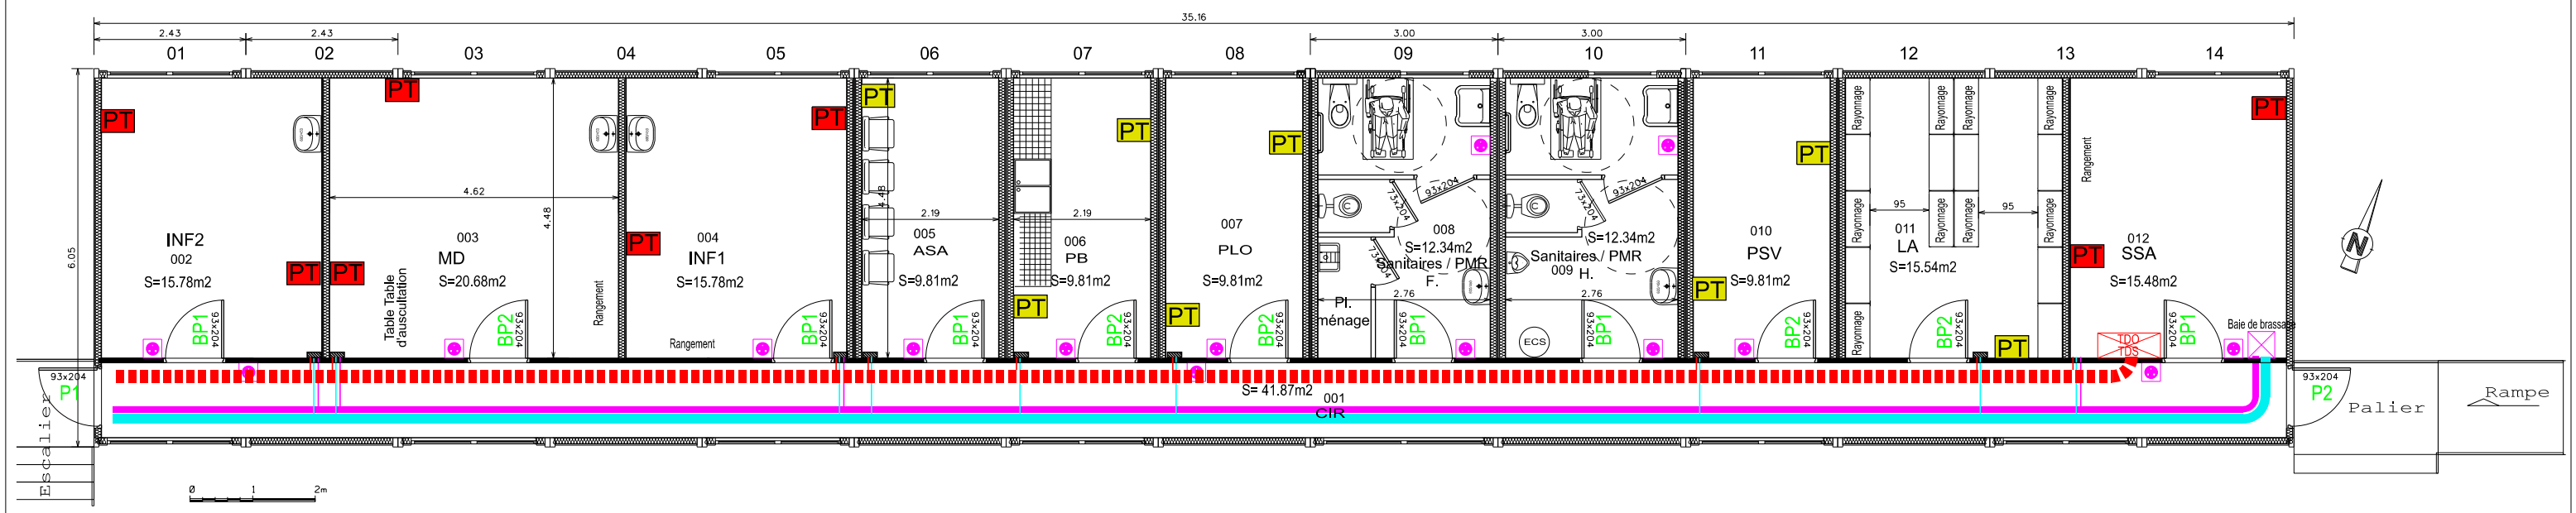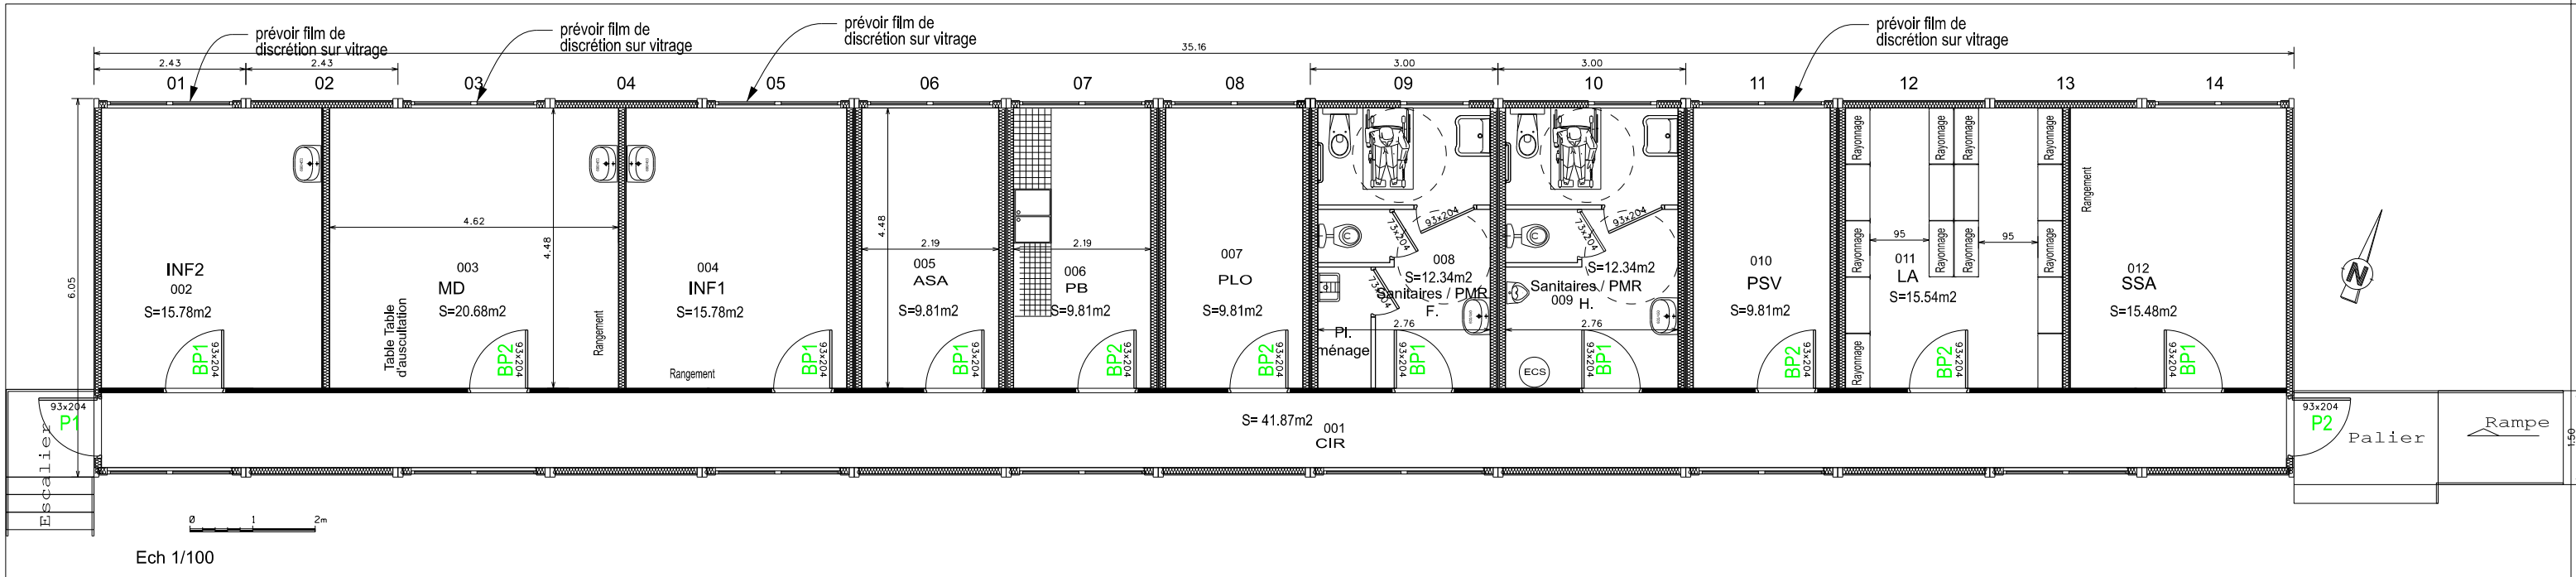

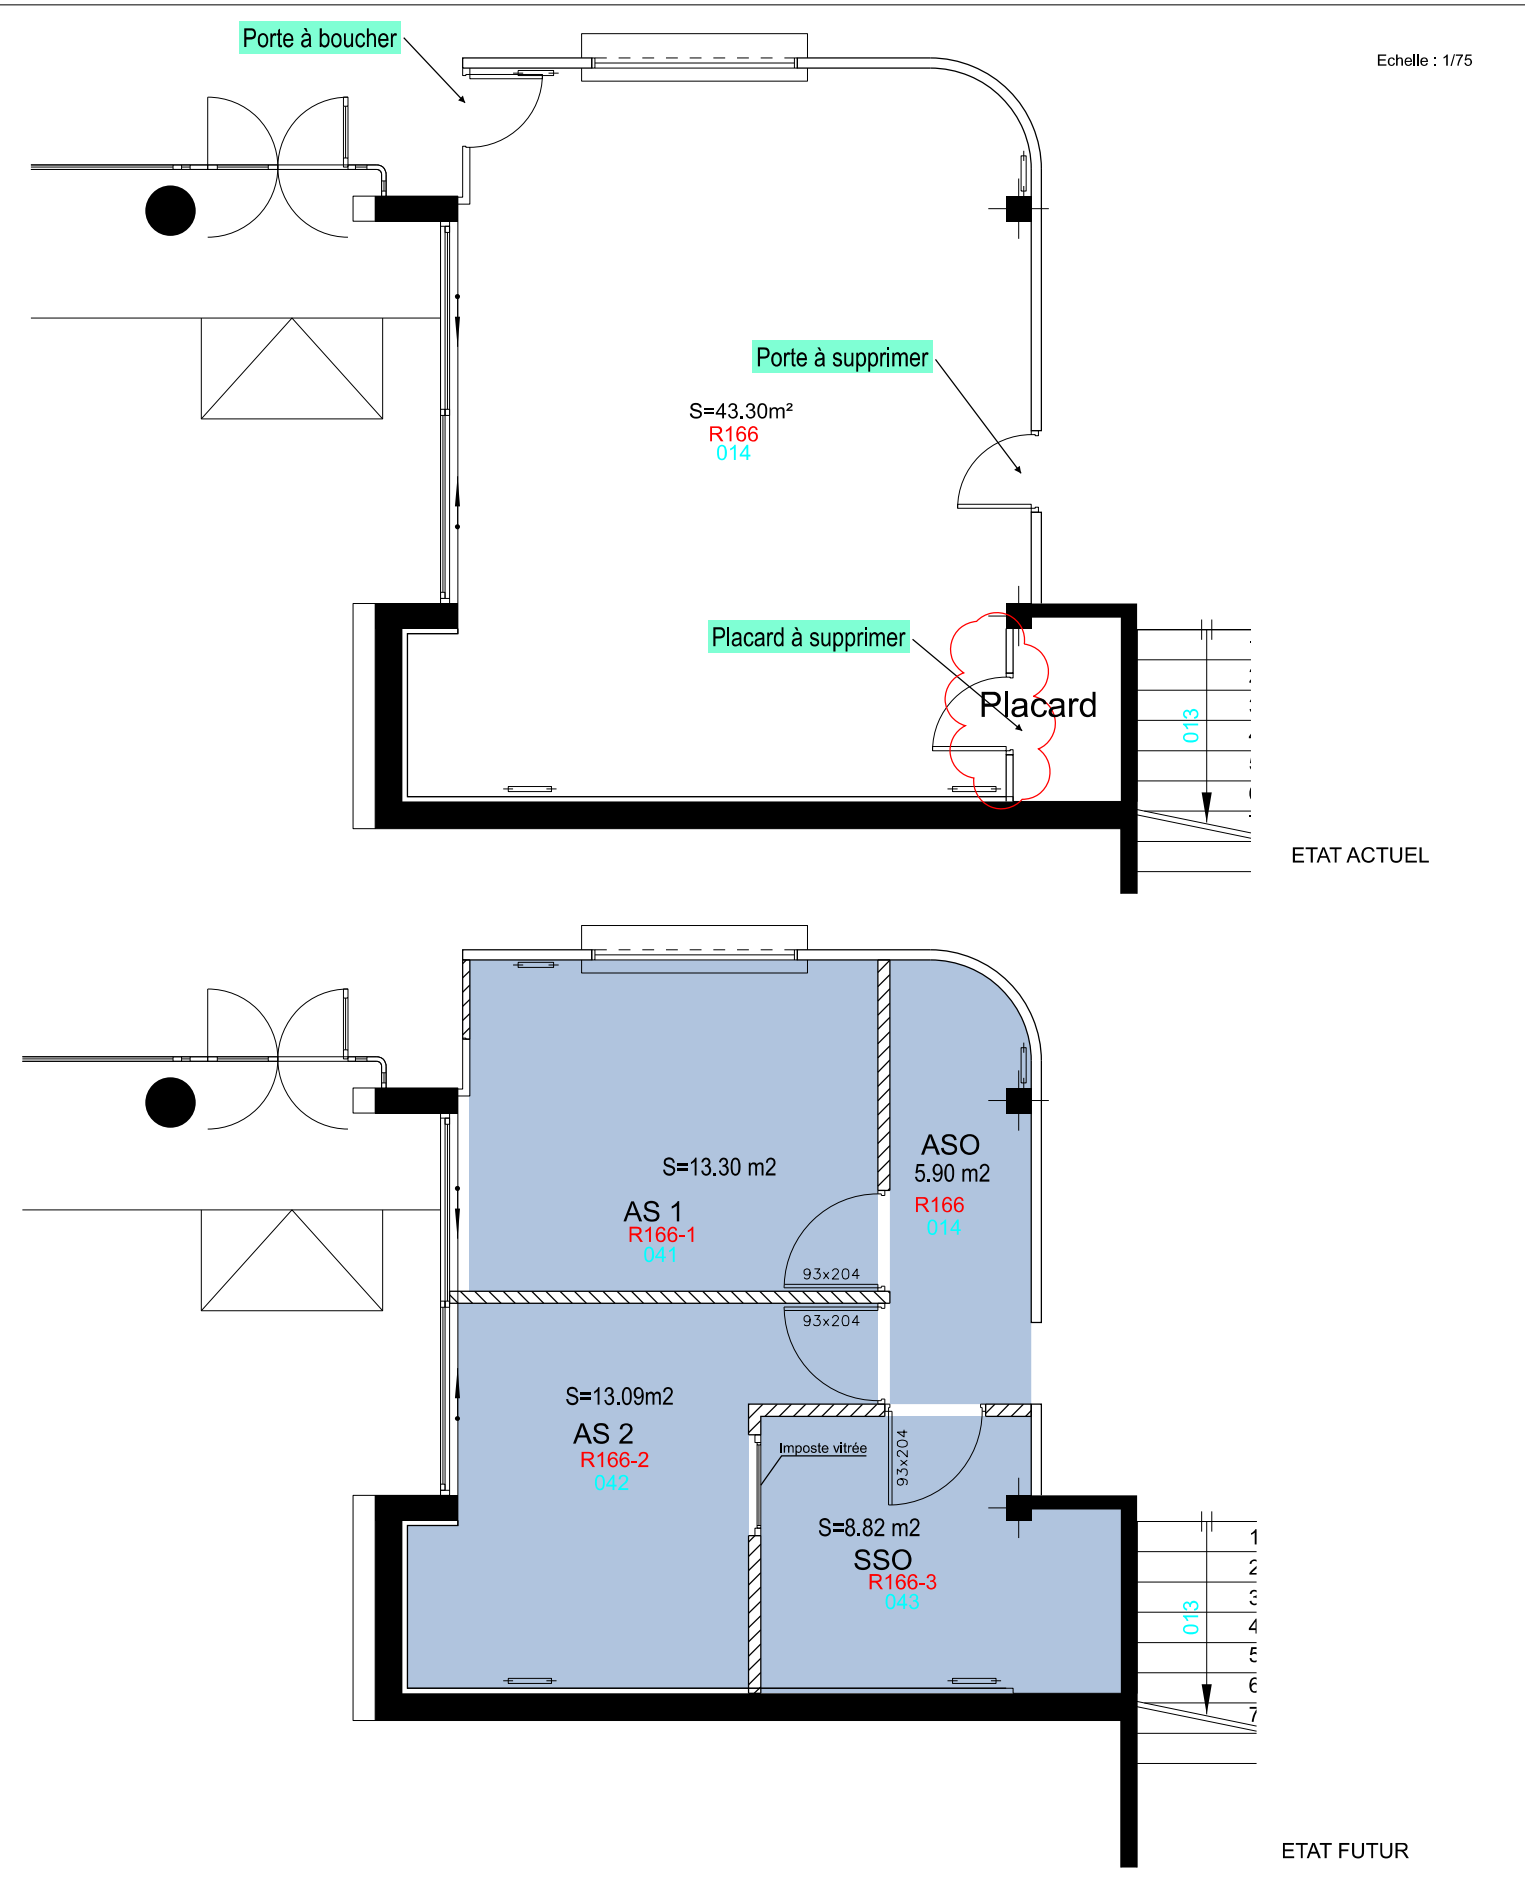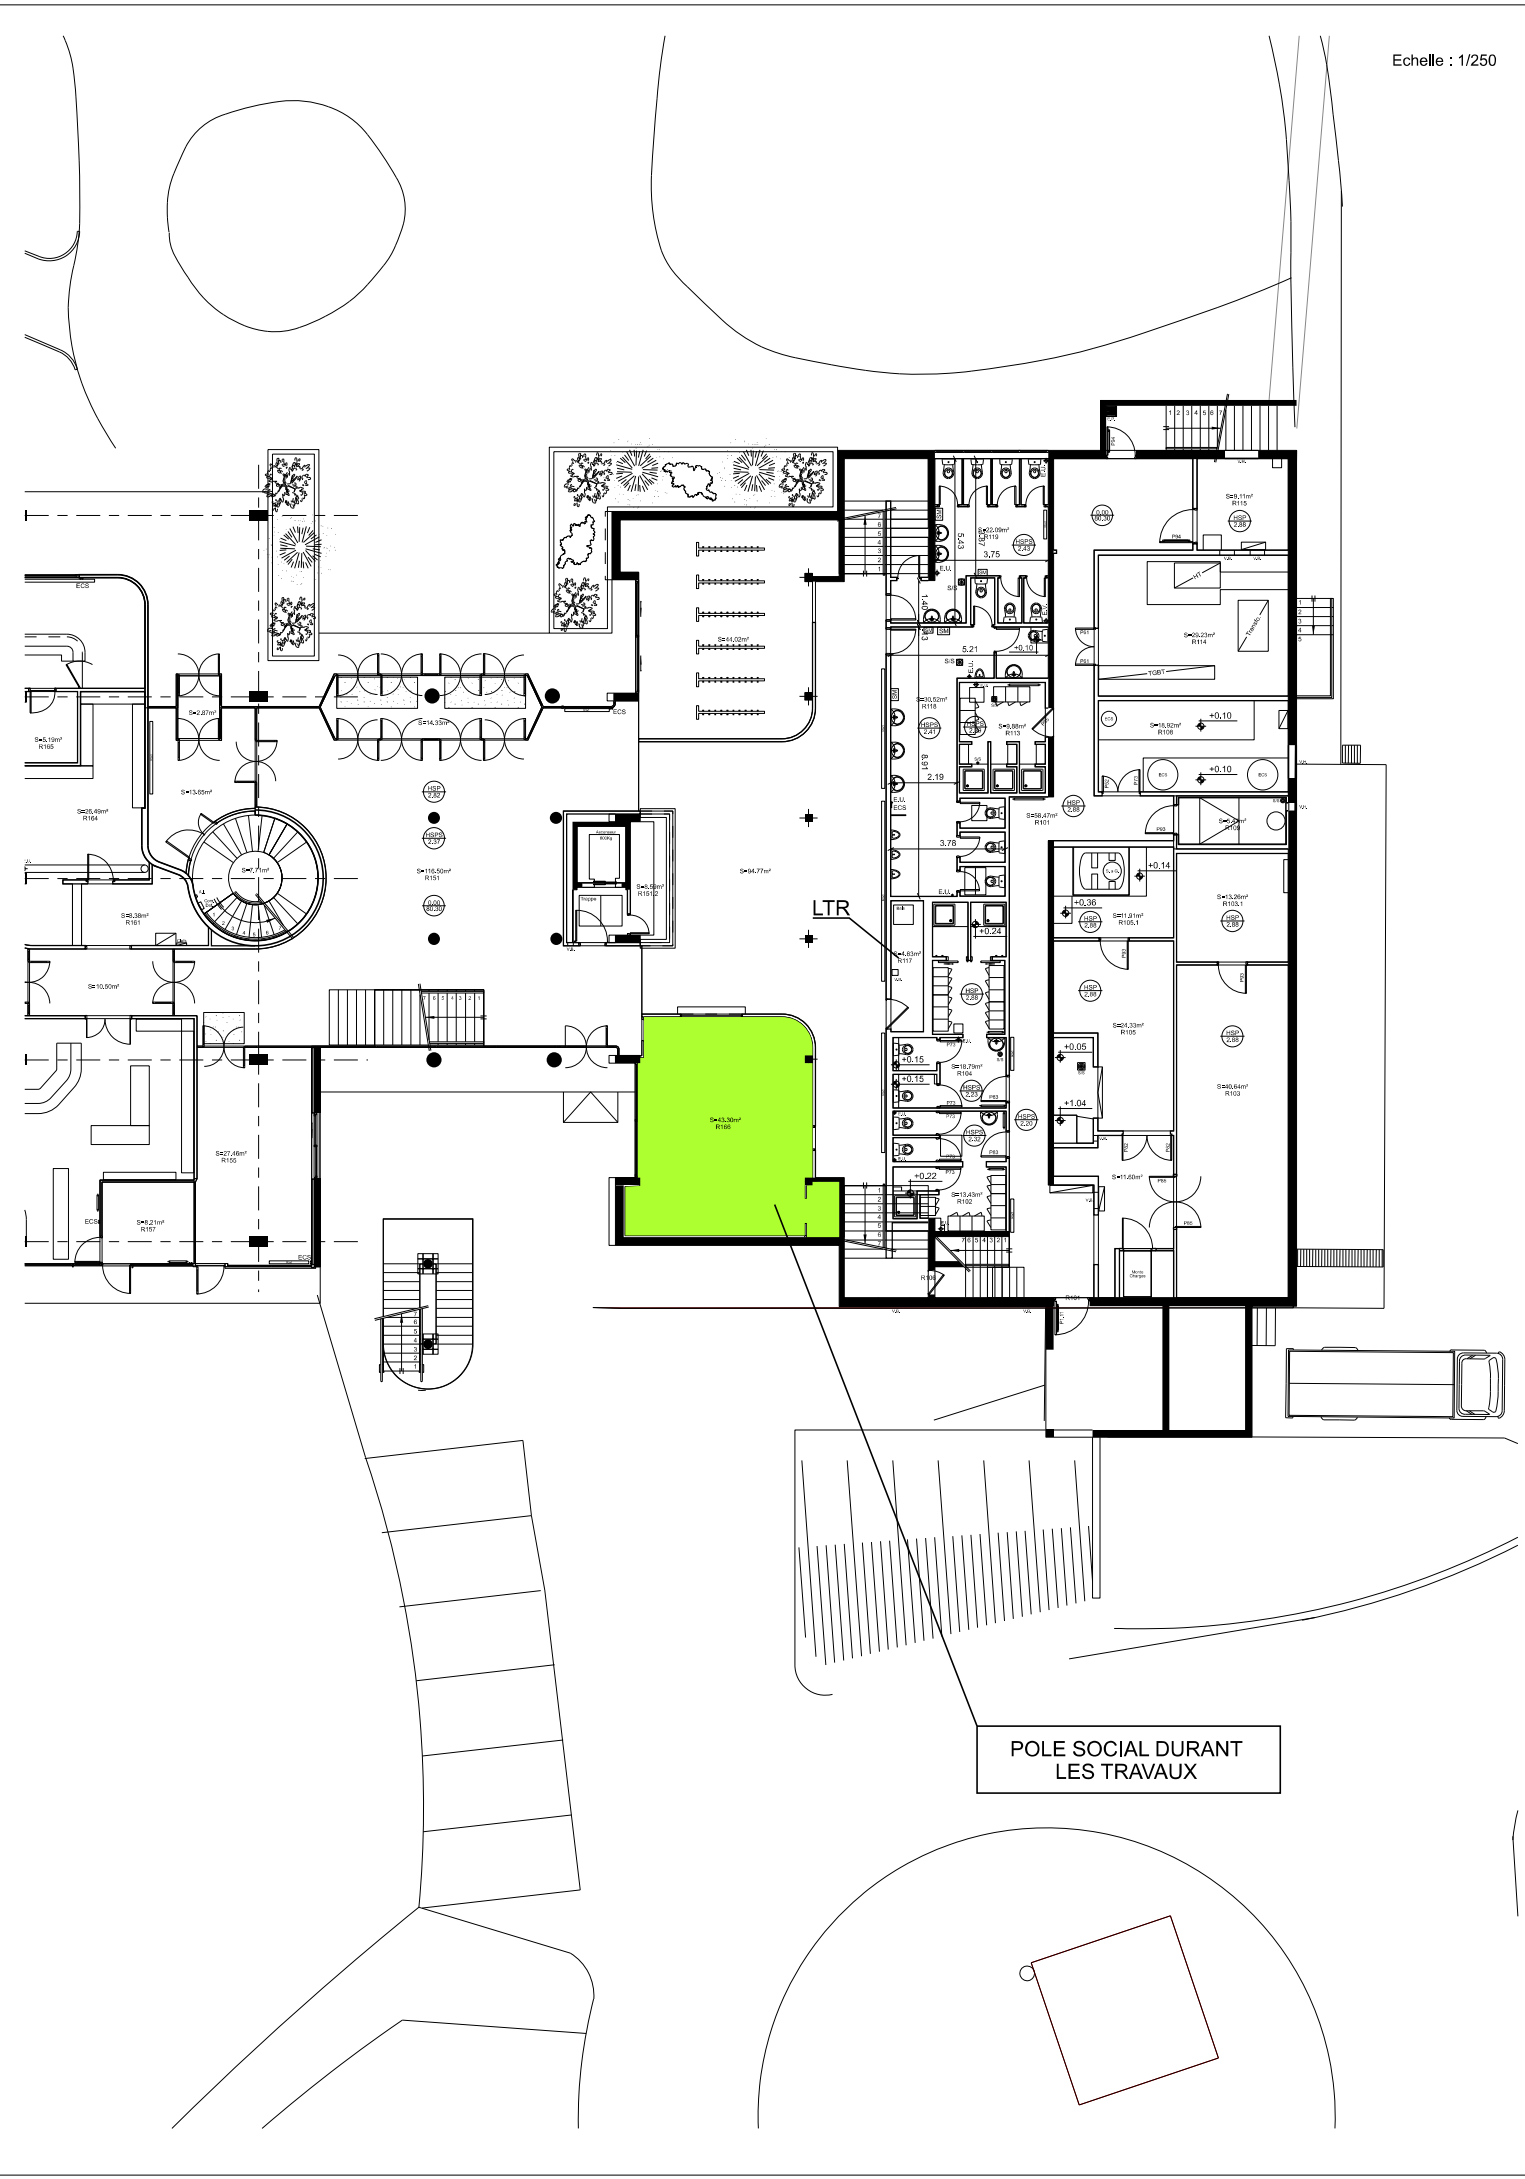

 BMO DE RENNES BP 14 35998 Rennes Cedex 9 Quartier MARGUERITE Rue du Garigliano BP 14 35998 Rennes Cedex 9	Chargé d'affaires : Marc RUCET	BRUZ - 35170 - DGA - MI Plans PMAS	 Secrétariat général pour l'administration				 MINISTÈRE DES ARMÉES <i>Liberté Egalité Fraternité</i>
	Dessiné par : M. QUENOILLERE		N° COSI : 457 066 Nom du fichier : 350 047 003H 0002				
	IG2MI Philippe BRISEMUR Directeur de l'Établissement du Service d'Infrastructure de la Défense Nord Ouest	Bâtiment V Bureaux de l'antenne d'assistance sociale durant les travaux Echelle : 1/75 1/250	 SID NORD OUEST	Date 16/06/2026	N° Ordre 24/25	Indice Ind	
	DCE						

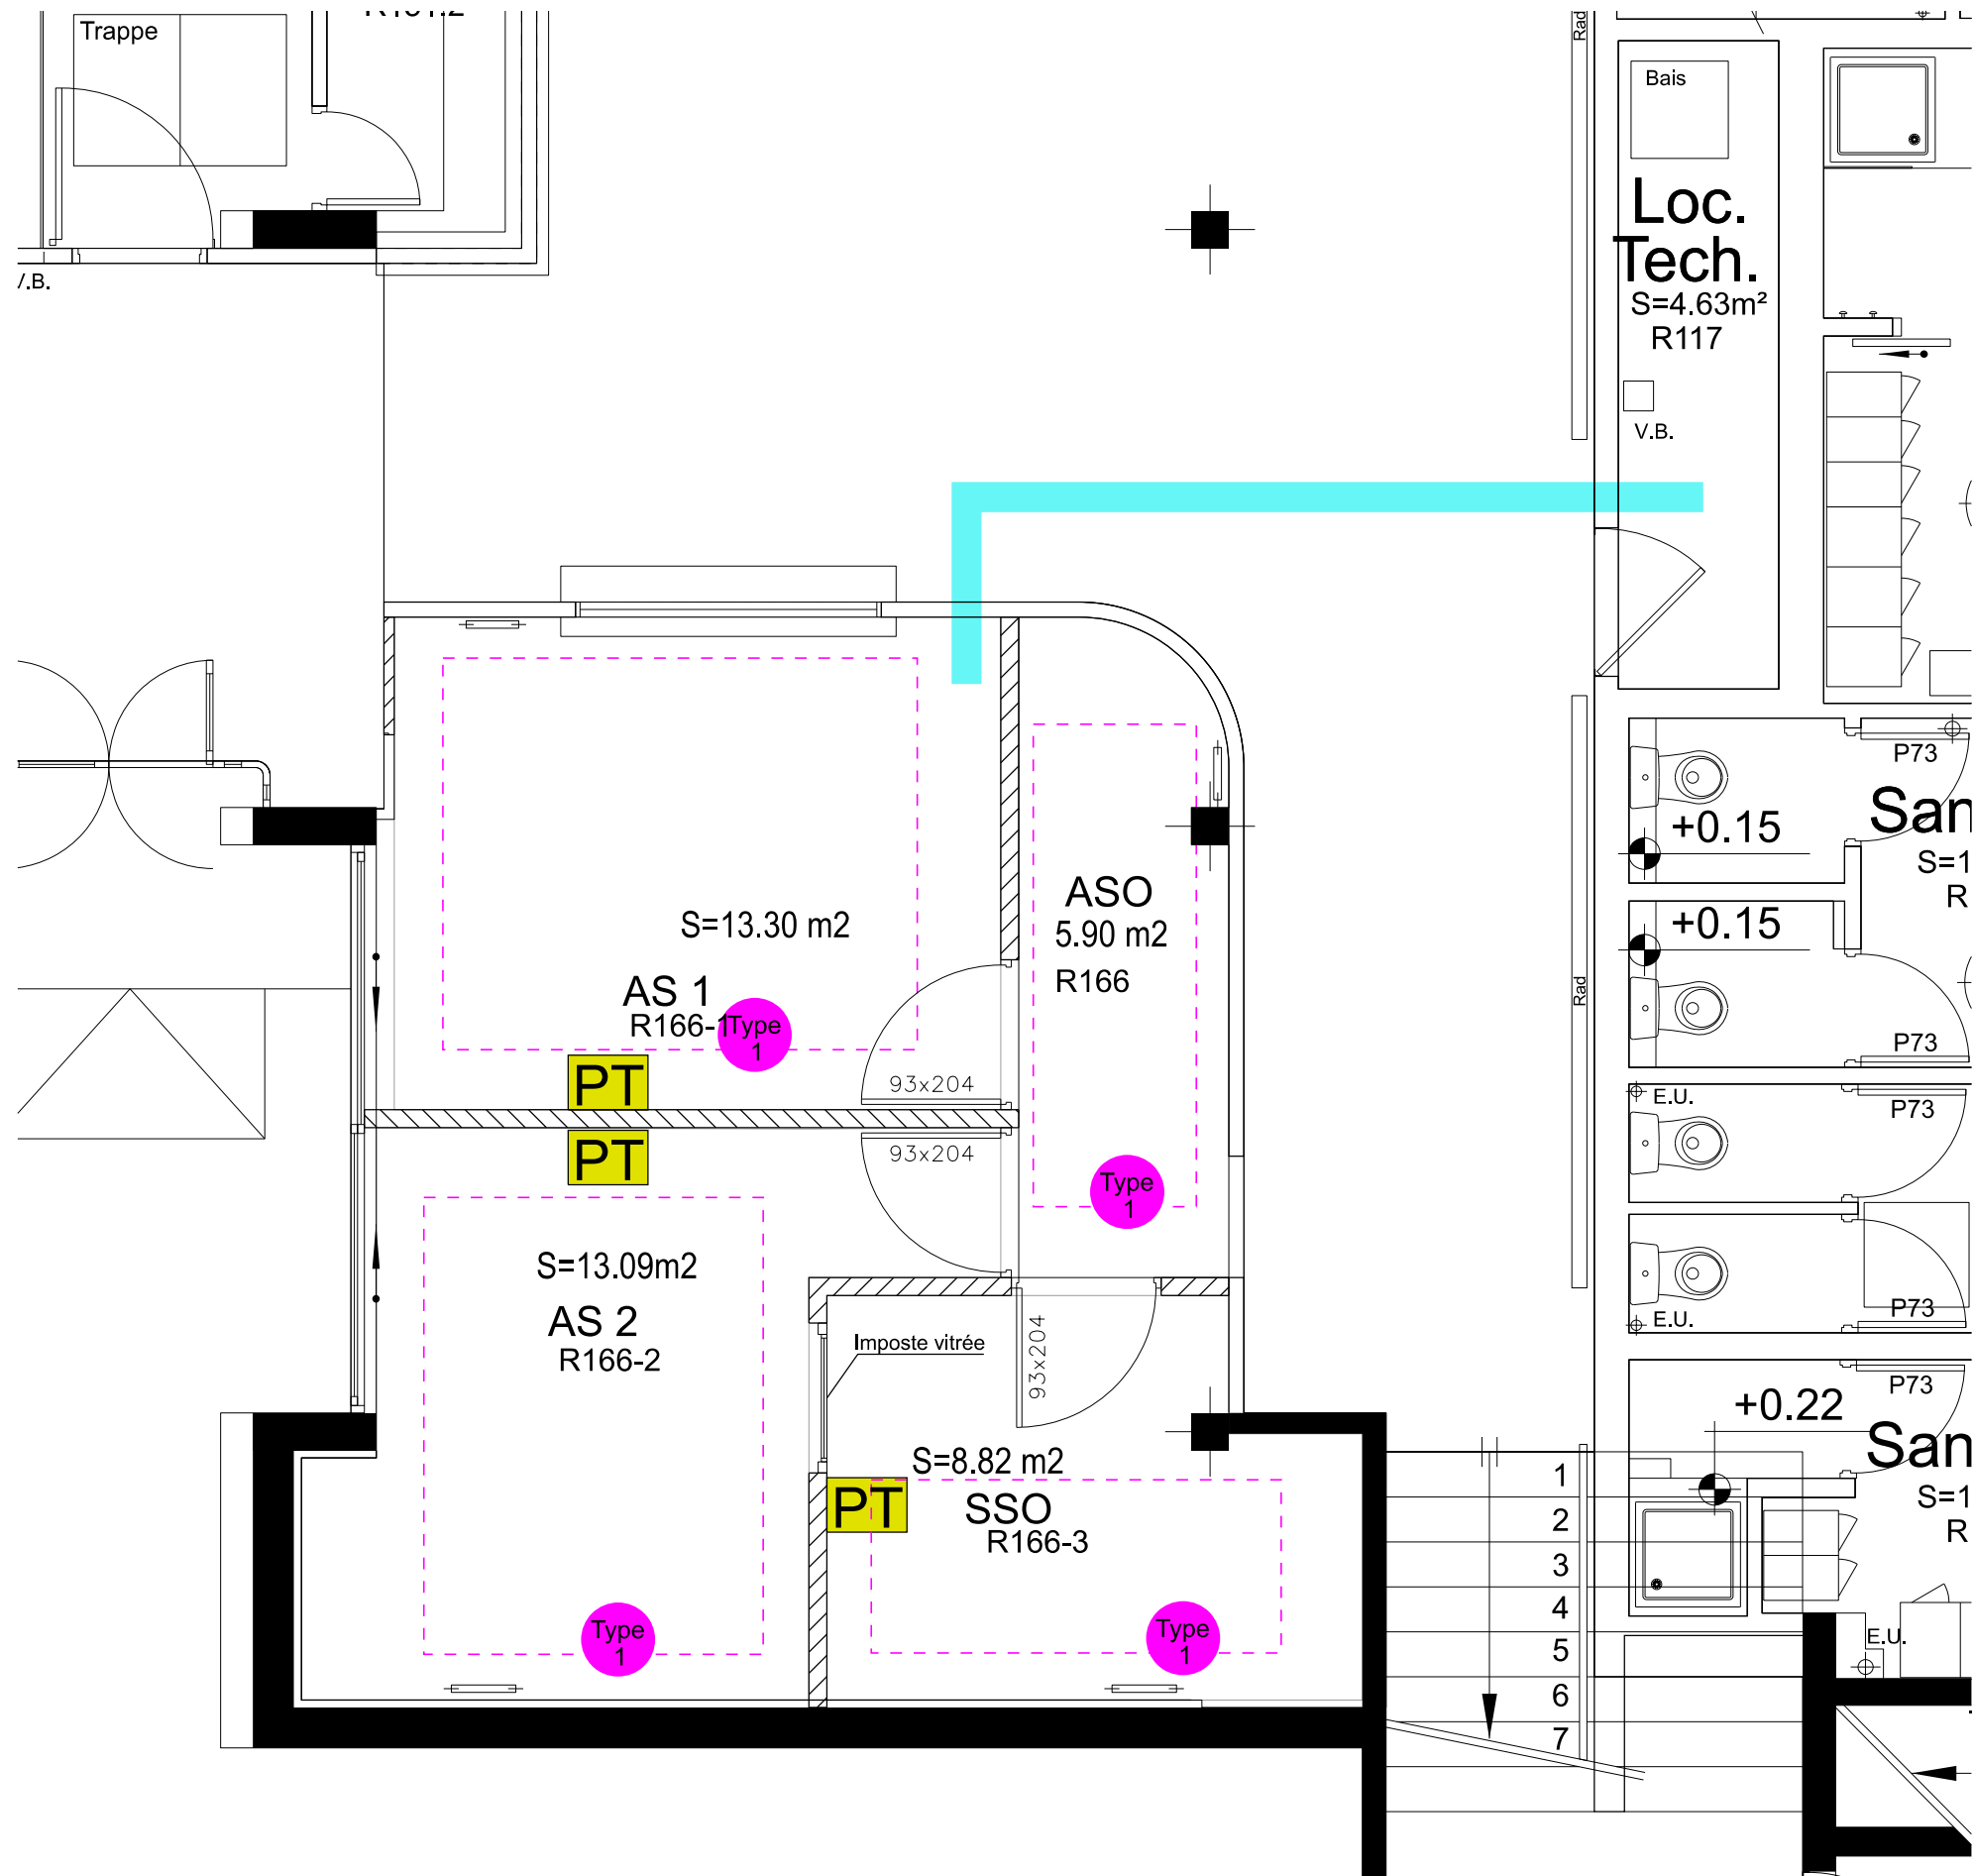

ETAT FUTUR


BMO DE RENNES
BP 14
35998 Rennes Cedex 9
Quartier MARGUERITE
Rue du Garfflano
BP 14
35998 Rennes Cedex 9

Chargé d'affaires :
Marc RUCET

Dessiné par :
M. QUENOULLERE

IG2MI
Philippe BRISEMUR
Directeur de l'Etablissement du Service
d'Infrastructure de la Défense
Nord Ouest

BRUZ - 35170 -
DGA - MI

Plans PMAS

DCE

Bâtiment V
Bureaux de l'antenne d'assistance
sociale CFO CFA - éclairage

Echelle : 1/50

 | Secrétariat général
pour l'administration

N° COSI : 457 066
Nom du fichier : 350 047 003H 0002

  
Date 16/06/2026 N° Ordre 25/25 Indice Ind


MINISTÈRE
DES ARMÉES

Liberté
Egalité
Fraternité