


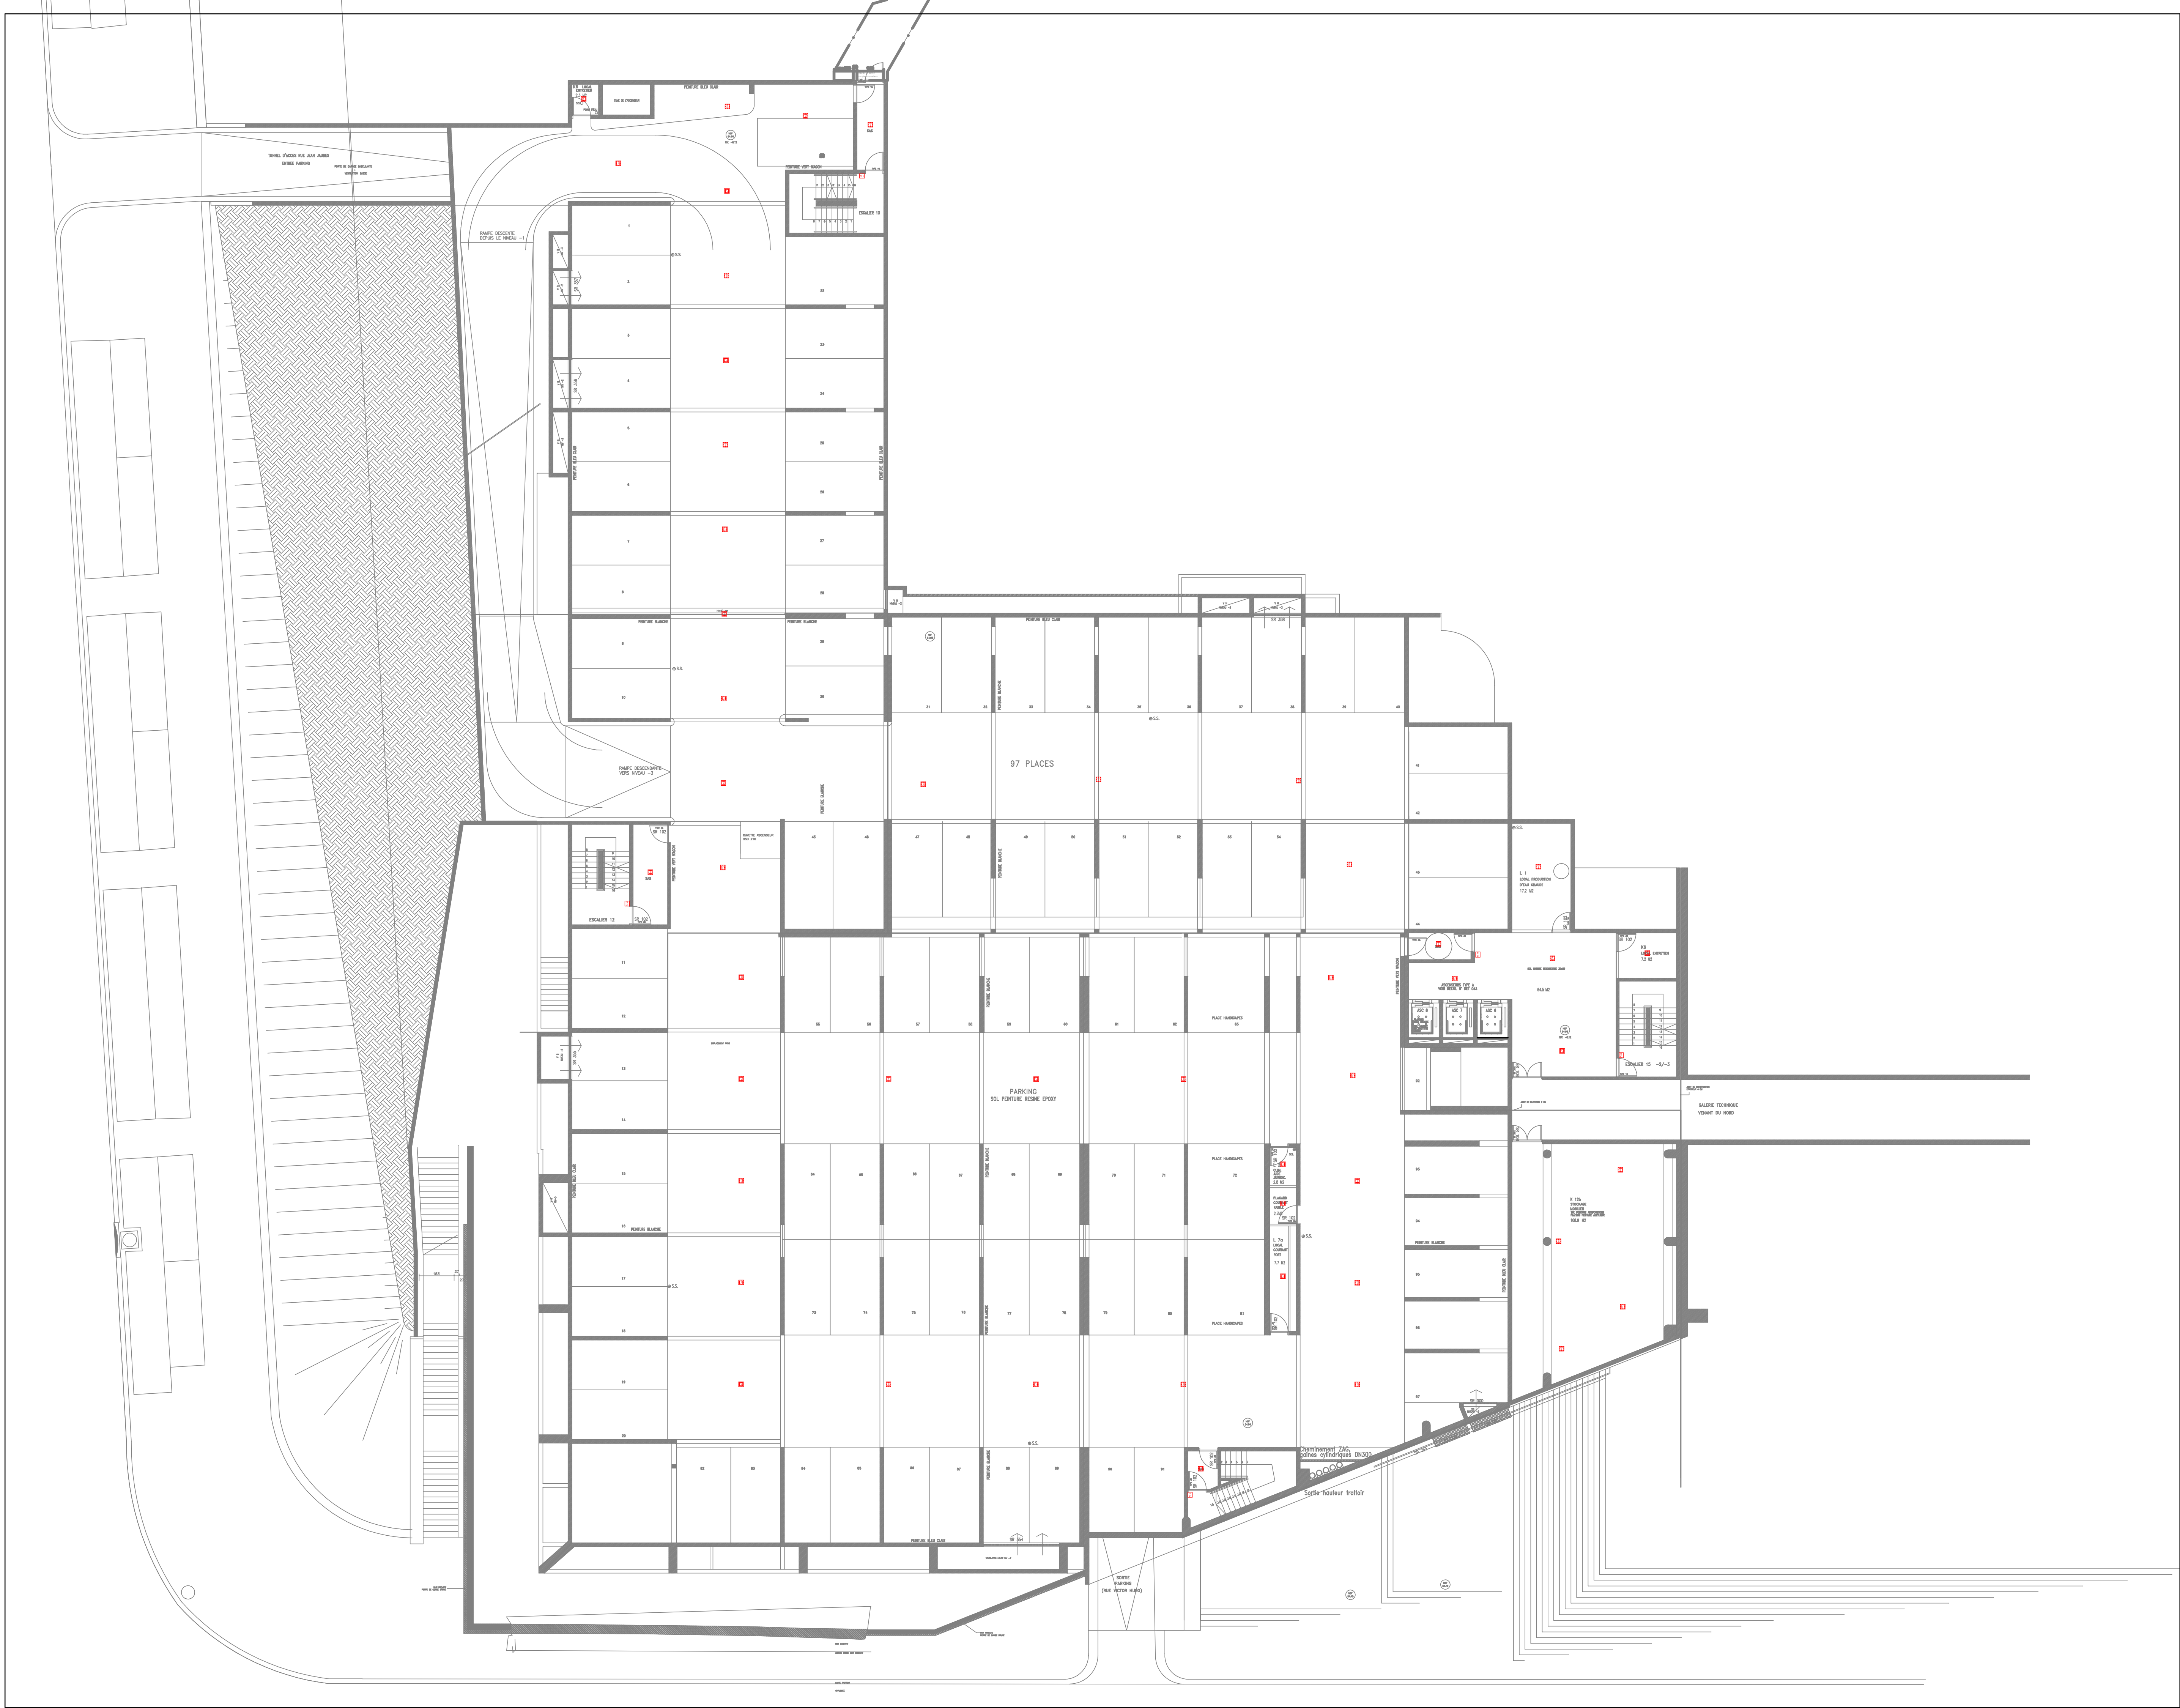

LEGENDE ELECTRICITE

SSSI

SSI

Detecteur de fumée

Detecteur thermostatique

Detecteur thermoviolacimétrique

Centrale d'aspiration

Déclencheur manuel type 1

Boîtier bris de glace vert

Diffuseur sonore

Diffuseur sonore avec message enregistré

Diffuseur flash lumineux

Report d'alarme

Indicateur d'action

DAS Serrure électromagnétique

Ventouse magnétique

BAES-BAIN habitation

Volet extraction d'air

Aménée d'air frais

Secrétariat général Délégation inter-régionale
MAÎTRE D'OUVRAGE
Paris Île-de-France
Département Immobilier

Tribunal Judiciaire de Pontoise
5 rue Victor Hugo
95300 PONTOISE

TRAVAUX DE REMPLACEMENT DU
SYSTEME DE SECURITE INCENDIE (SSI)

SAISON ETUDE A PLANNING

10, rue de l'Argenteuil
95300 Pontoise Cedex 03
Tél. 01 39 18 00 00
www.ssi.fr

PARKING N-2

ÉCHELLE : 1/100
DATE : 11/04/20

PROJET	DATE	PROPOSÉ
1	11/04/20	Projet initial
2		
3		
4		

PROJ

UP

TY

RESE

NUM

IND

P

R

O

S

I

T

P

L

A

N

S

S

2

0

0

2

0