


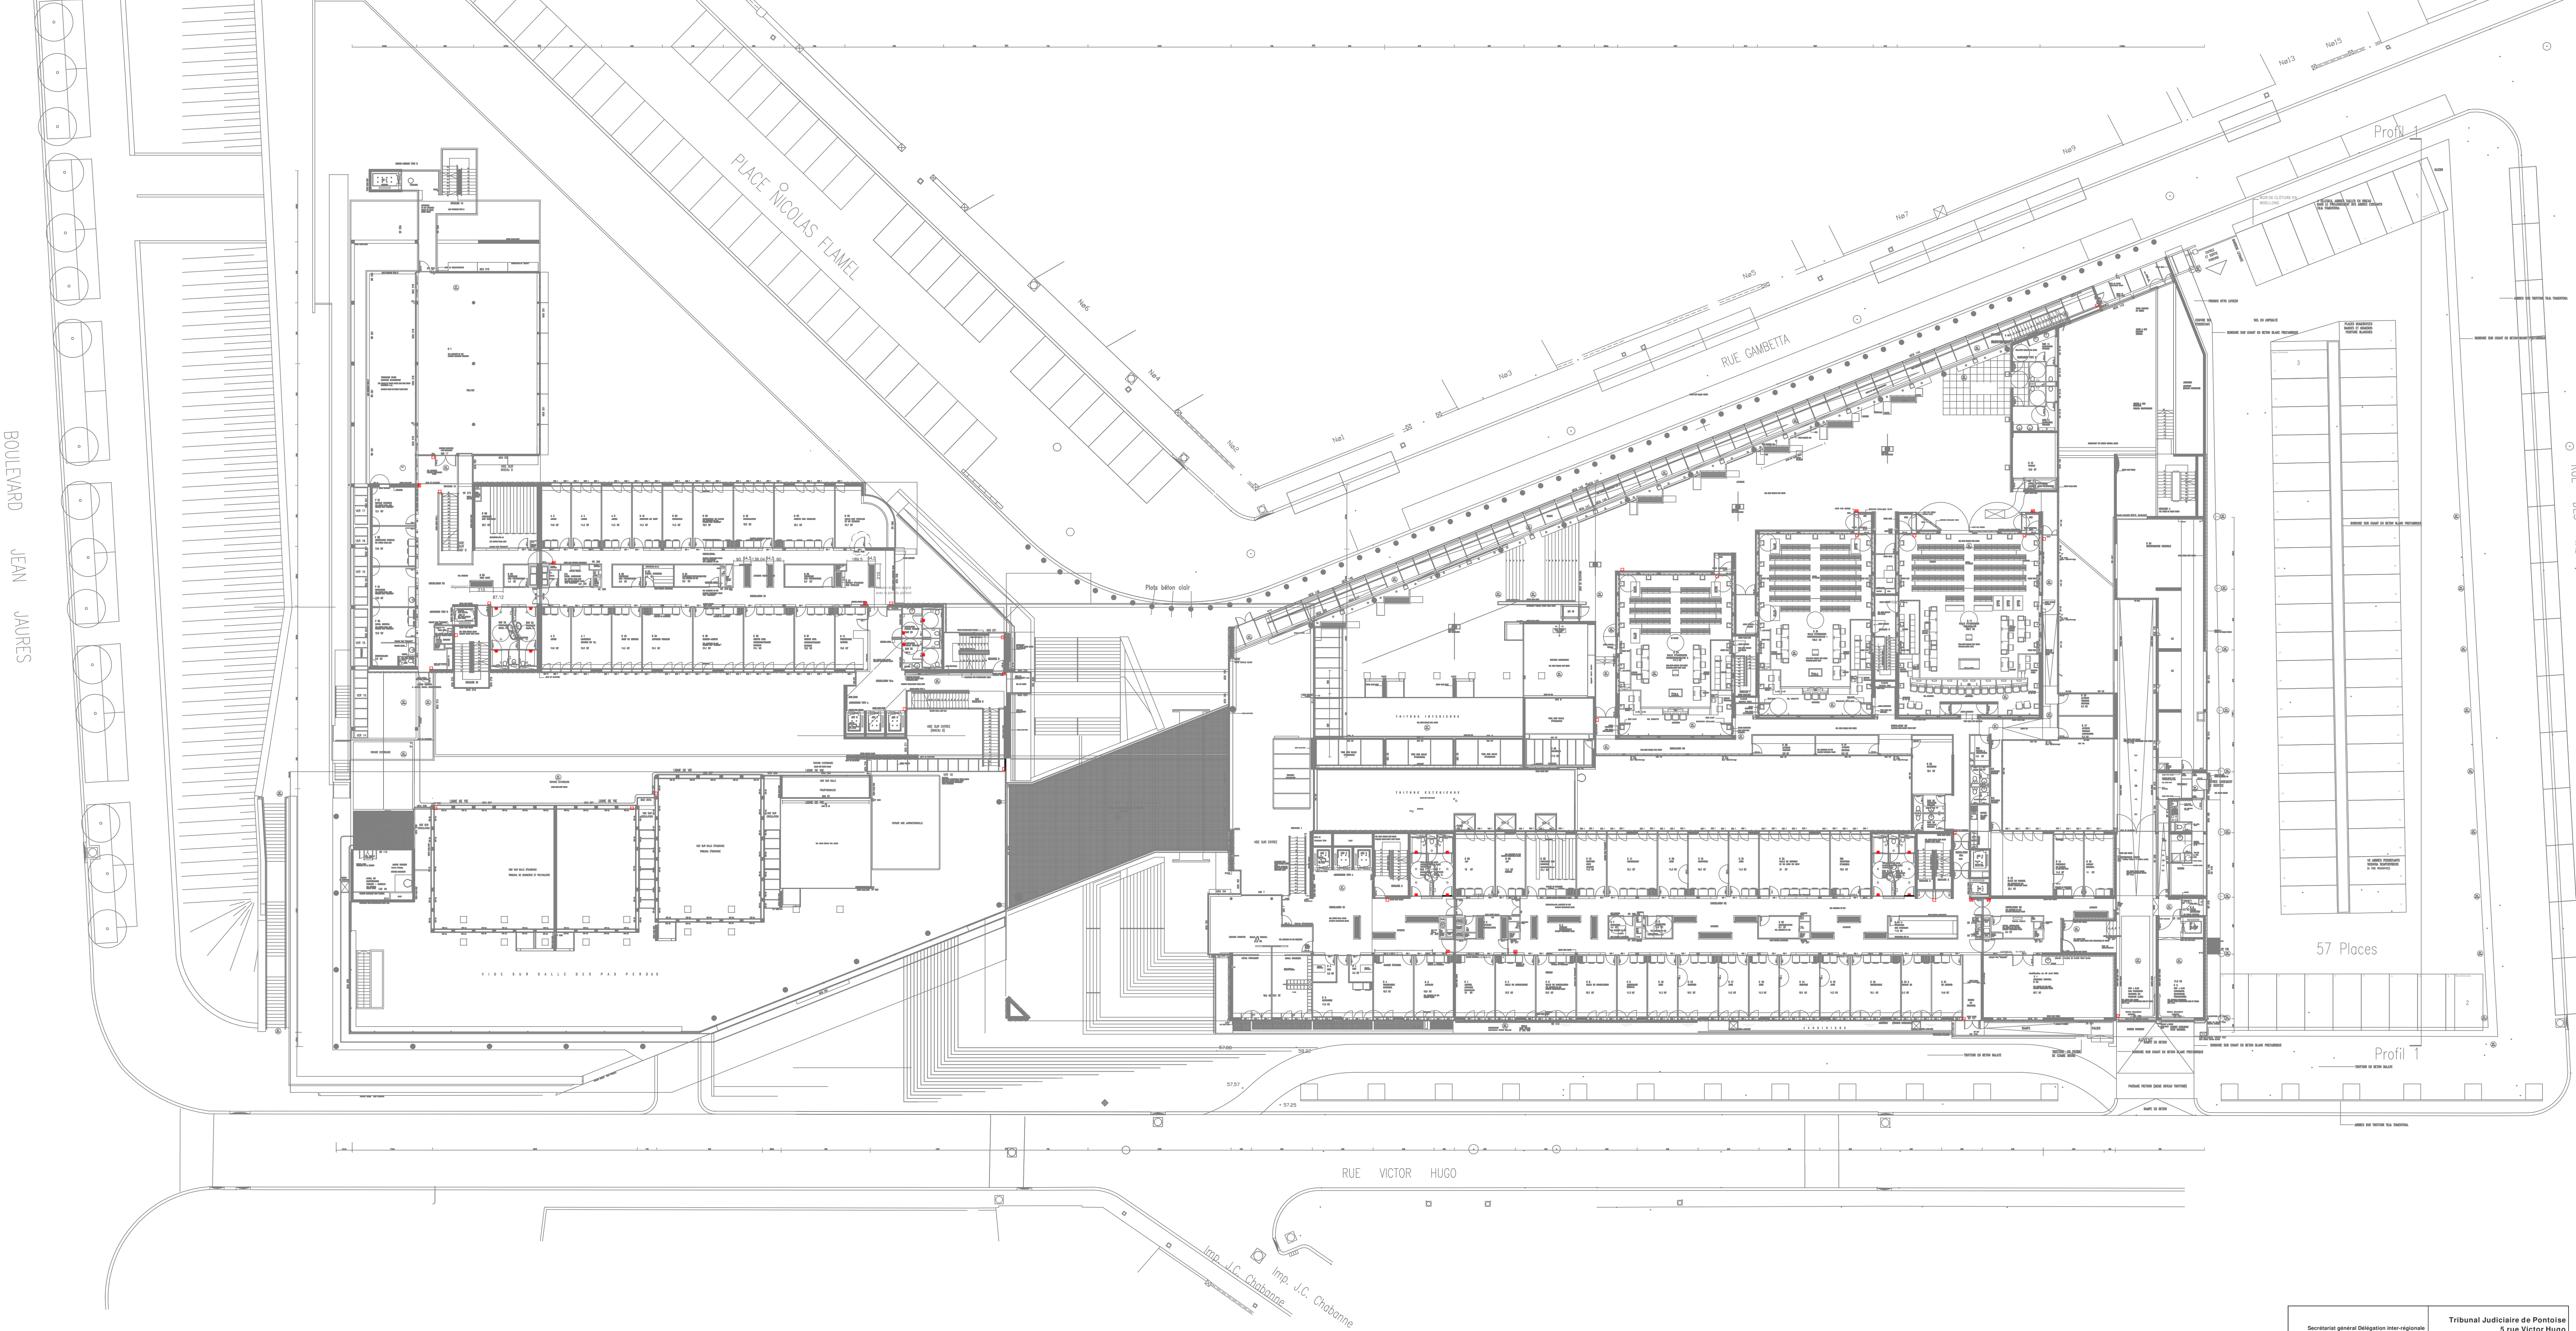

LEGENDE ELECTRICITE

SSI

SSI

M

Détecteur de fumée

T

Détecteur thermostatique

A

Détecteur thermovolumétrique

GA

Centrale d'aspiration

DS

Déclencheur manuel type 1

BS

Boitier bris de glace vert

AS

Diffuseur sonore

SSA

Diffuseur sonore avec message enregistré

FL

Diffuseur flash lumineux

RA

Report d'alarme

IA

Indicateur d'action

SE

DAS Serrure électromagnétique

VM

Ventouse magnétique

BAEH

BATs+BAEH habitation

VE

Volet extraction d'air

AA

Aménée d'air frais

Secrétariat général Délégation inter-régionale
MAÎTRE D'OUVRAGE
Paris Île-de-France
Département Innodisat

Tribunal Judiciaire de Pontoise
5 rue Victor Hugo
95300 PONTOISE

TRAVAUX DE REMPLACEMENT DU
SYSTÈME DE SÉCURITÉ INCENDIE (SSI)

BUREAU D'ÉTUDES PONTISE
PONTISE
10 rue d'Argenson
95300 Commeny-en-Parisis
Tel : 01 39 24 10 10
e.bureau@pnt.fr

NIVEAU 1

ÉCHELLE : 1/200
DATE : 11/01/2024

PRO

SSI

PLAN

N1

010

0