


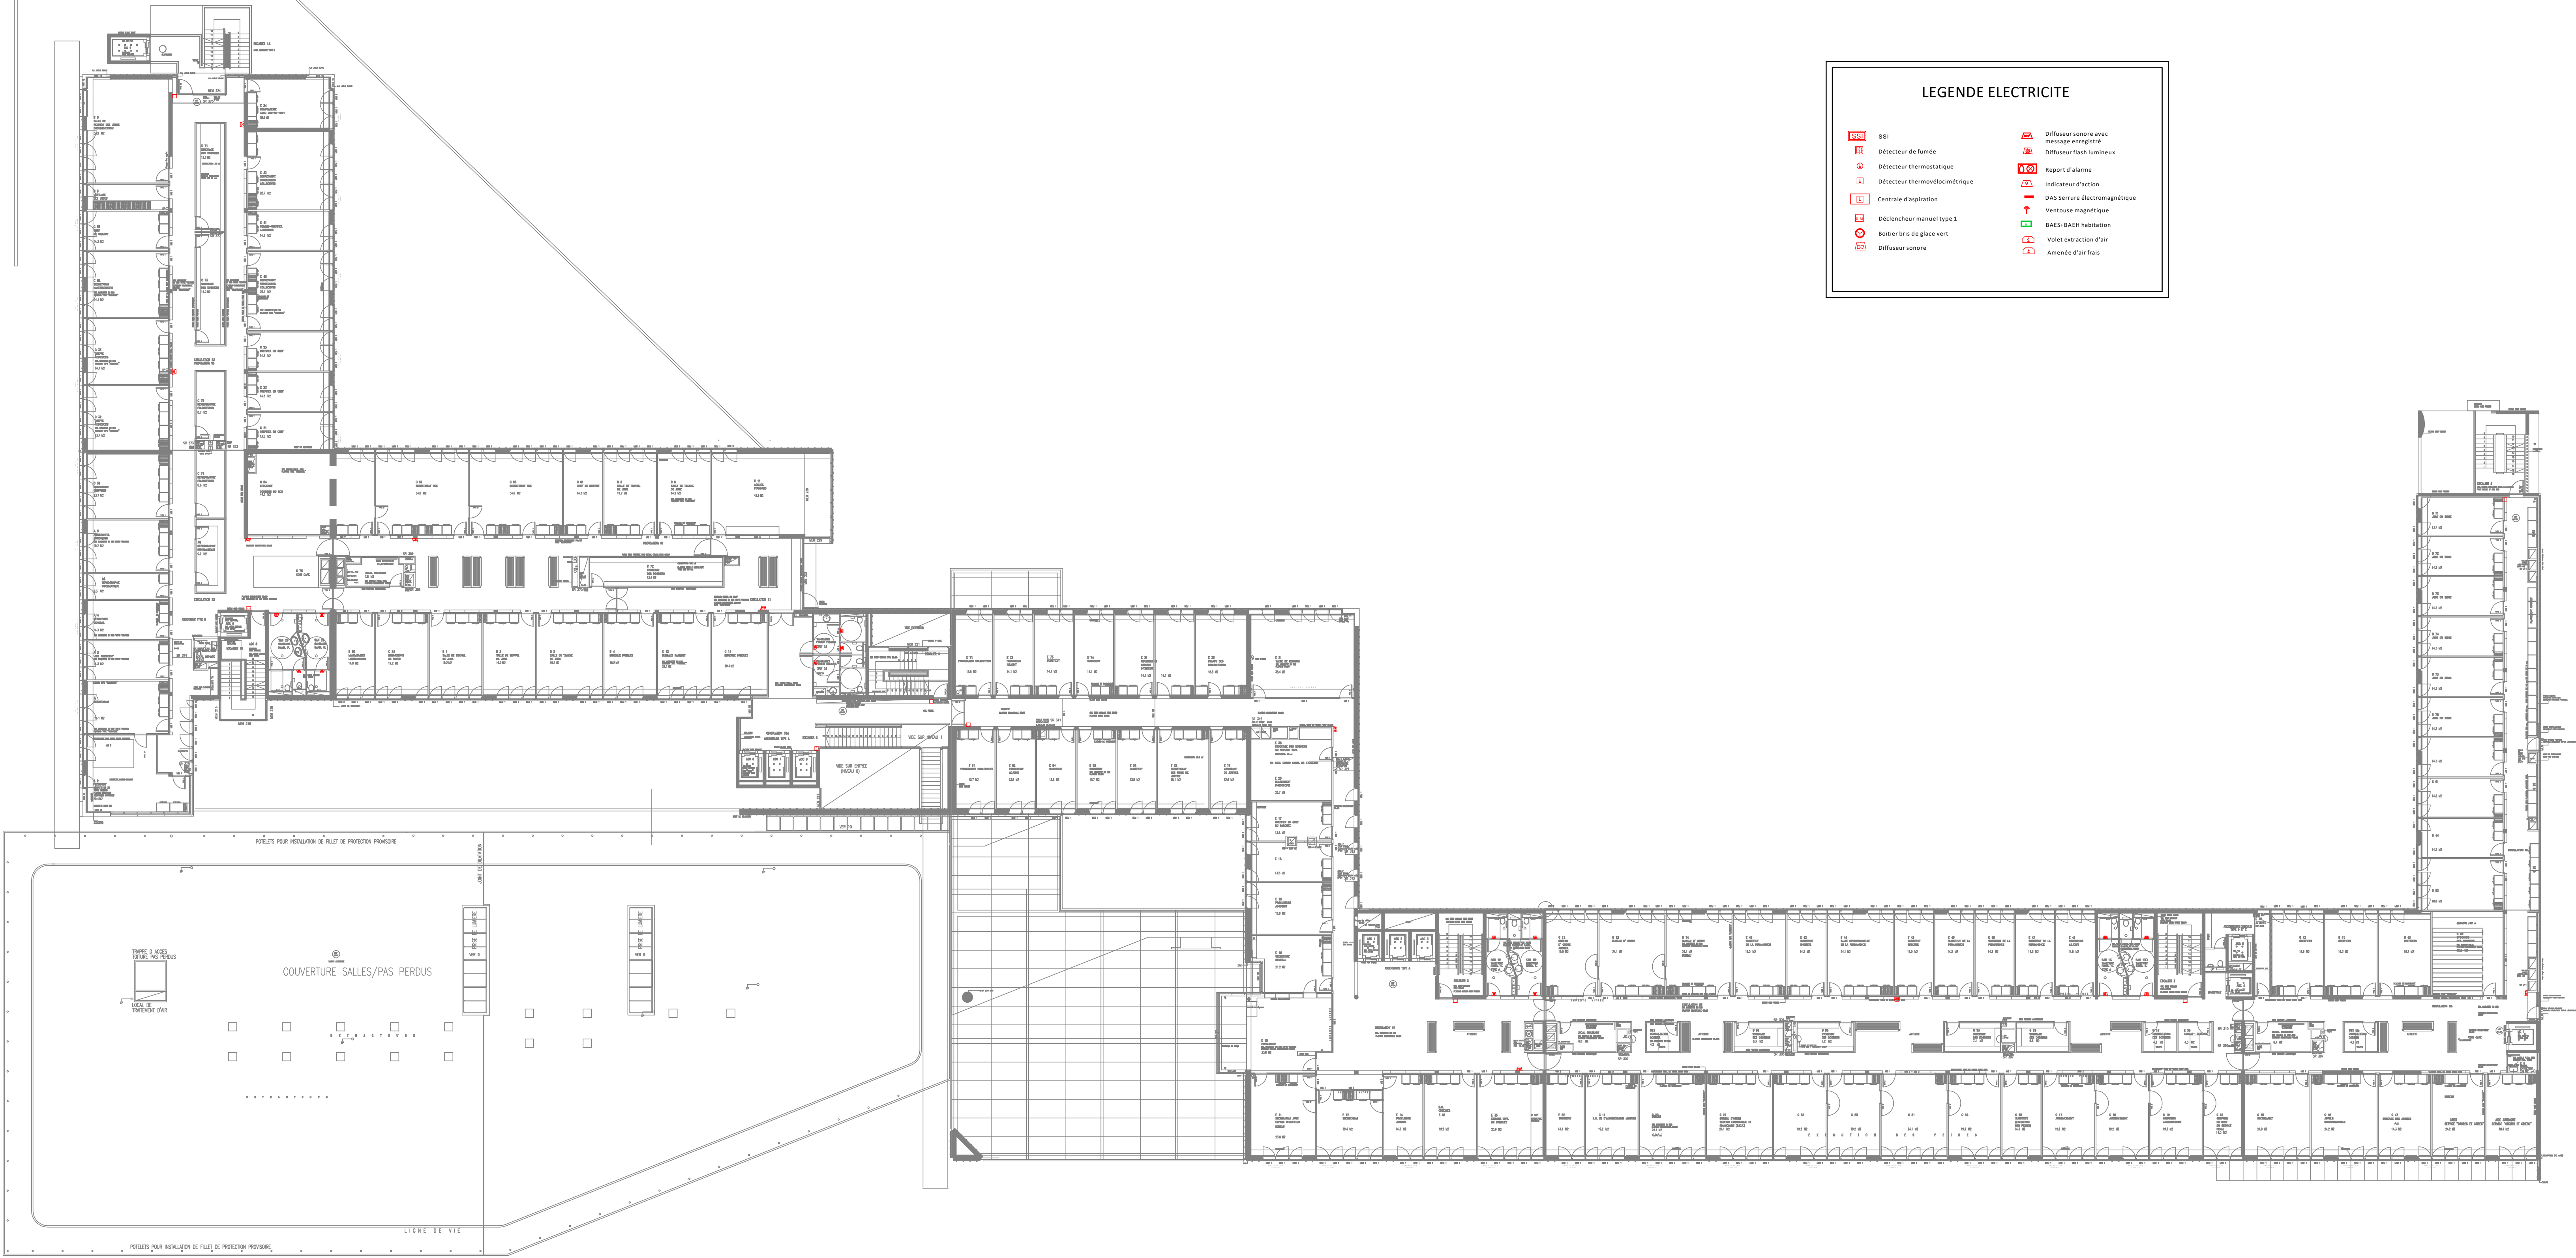

Secrétariat général Délégation inter-régionale
MAÎTRE D'OUVRAGE
Paris Ile-de-France
Département immobilier

Tribunal Judiciaire de Pontoise
5 rue Victor Hugo
95300 PONTOISE

TRAVAUX DE REMPLACEMENT DU
SYSTEME DE SECURITE INCENDIE (SSI)

Bureau d'étude d'architecture
W&P
14, route d'Argenteuil
95400 Courcouronnes cedex
Tél : 01 39 39 39 39
C.compta@w&p.fr

NIVEAU 2

ÉCHELLE : 1/100
SHEET 1

PRO

SSI

PLAN

N12

01010

0