


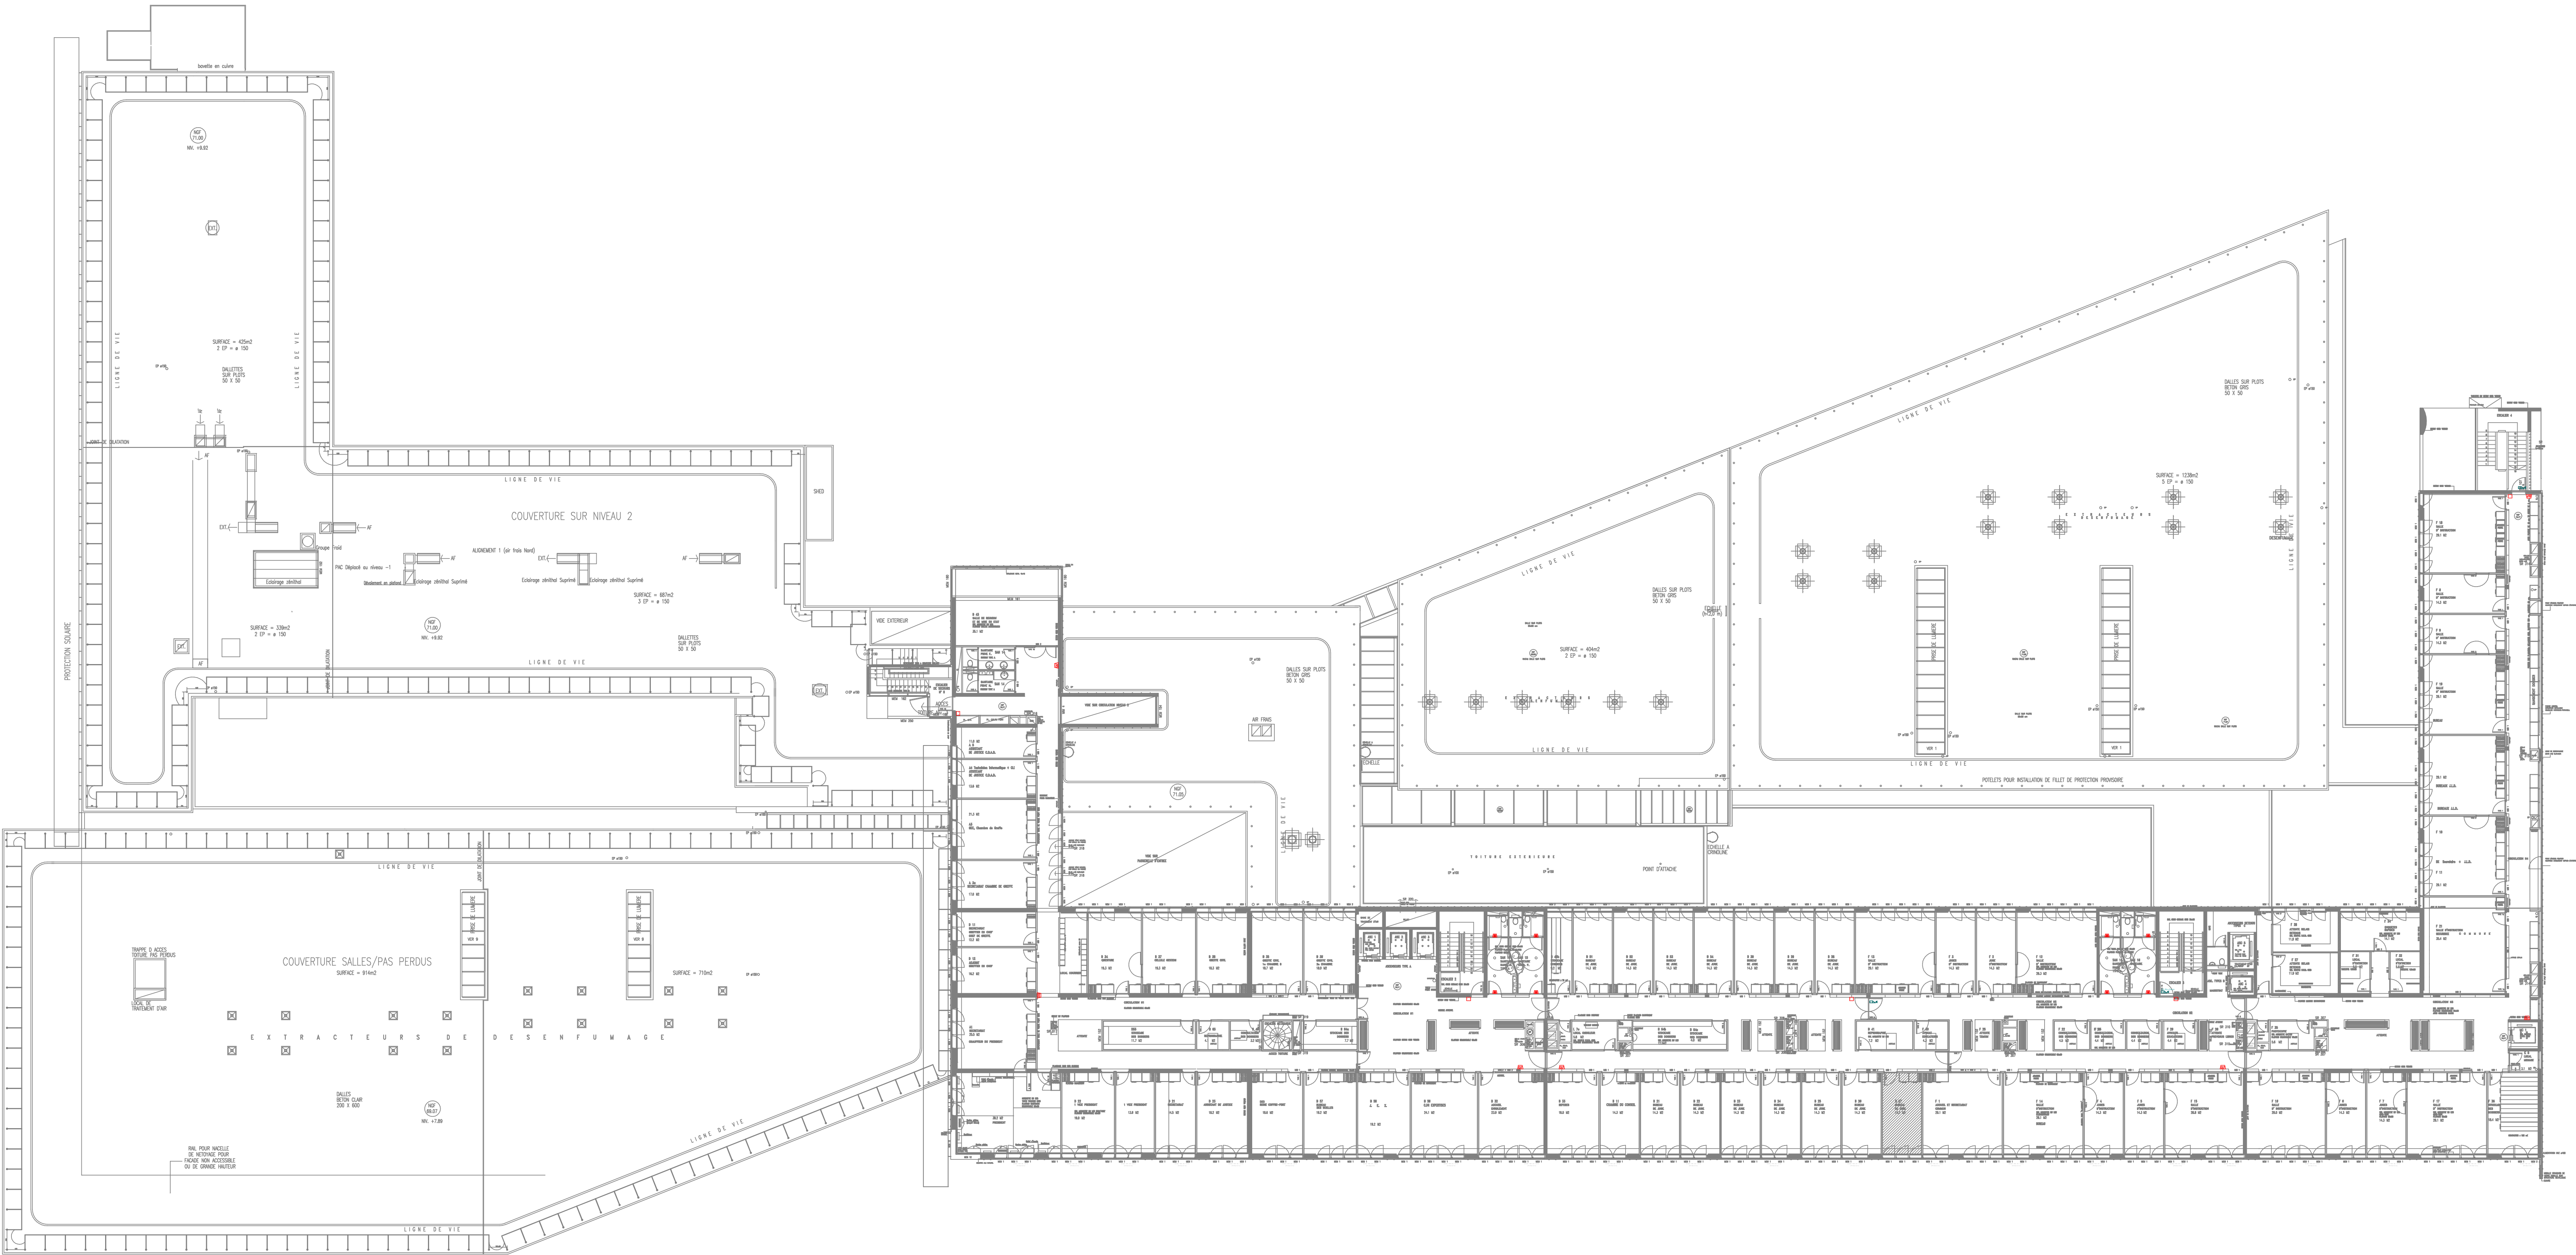

LEGENDE ELECTRICITE

SSI

Détecteur de fumée

Détecteur thermostatique

Détecteur thermovolumétrique

Centrale d'aspiration

Déclencheur manuel type 1

Boîtier bris de glace vert

Diffuseur sonore

Diffuseur sonore avec message enregistré

Diffuseur flash lumineux

Report d'alarme

Indicateur d'action

DAS Serrure électromagnétique

Ventouse magnétique

BATH-BATH habitation

Volet extraction d'air

Aménagé d'air frais

Secrétariat général Délégation inter-régionale
MAÎTRE D'OUVRAGE
Paris Ile-de-France
Département Immobilier

Tribunal Judiciaire de Pontoise
5 rue Victor Hugo
95300 PONTOISE

TRAVAUX DE REMPLACEMENT DU
SYSTEME DE SECURITE INCENDIE (SSI)

BUREAU D'ETUDE

16, rue de l'Esplanade
95300 Cormeilles-en-Parisis
Tél : 01 39 39 40 40
e : bureau@pebc.fr

Lot SSI

NIVEAU 3

ÉCHELLE : 1/200
DATE : 11/01/2024

PRO
SSI
PLAN
N3
001
0