


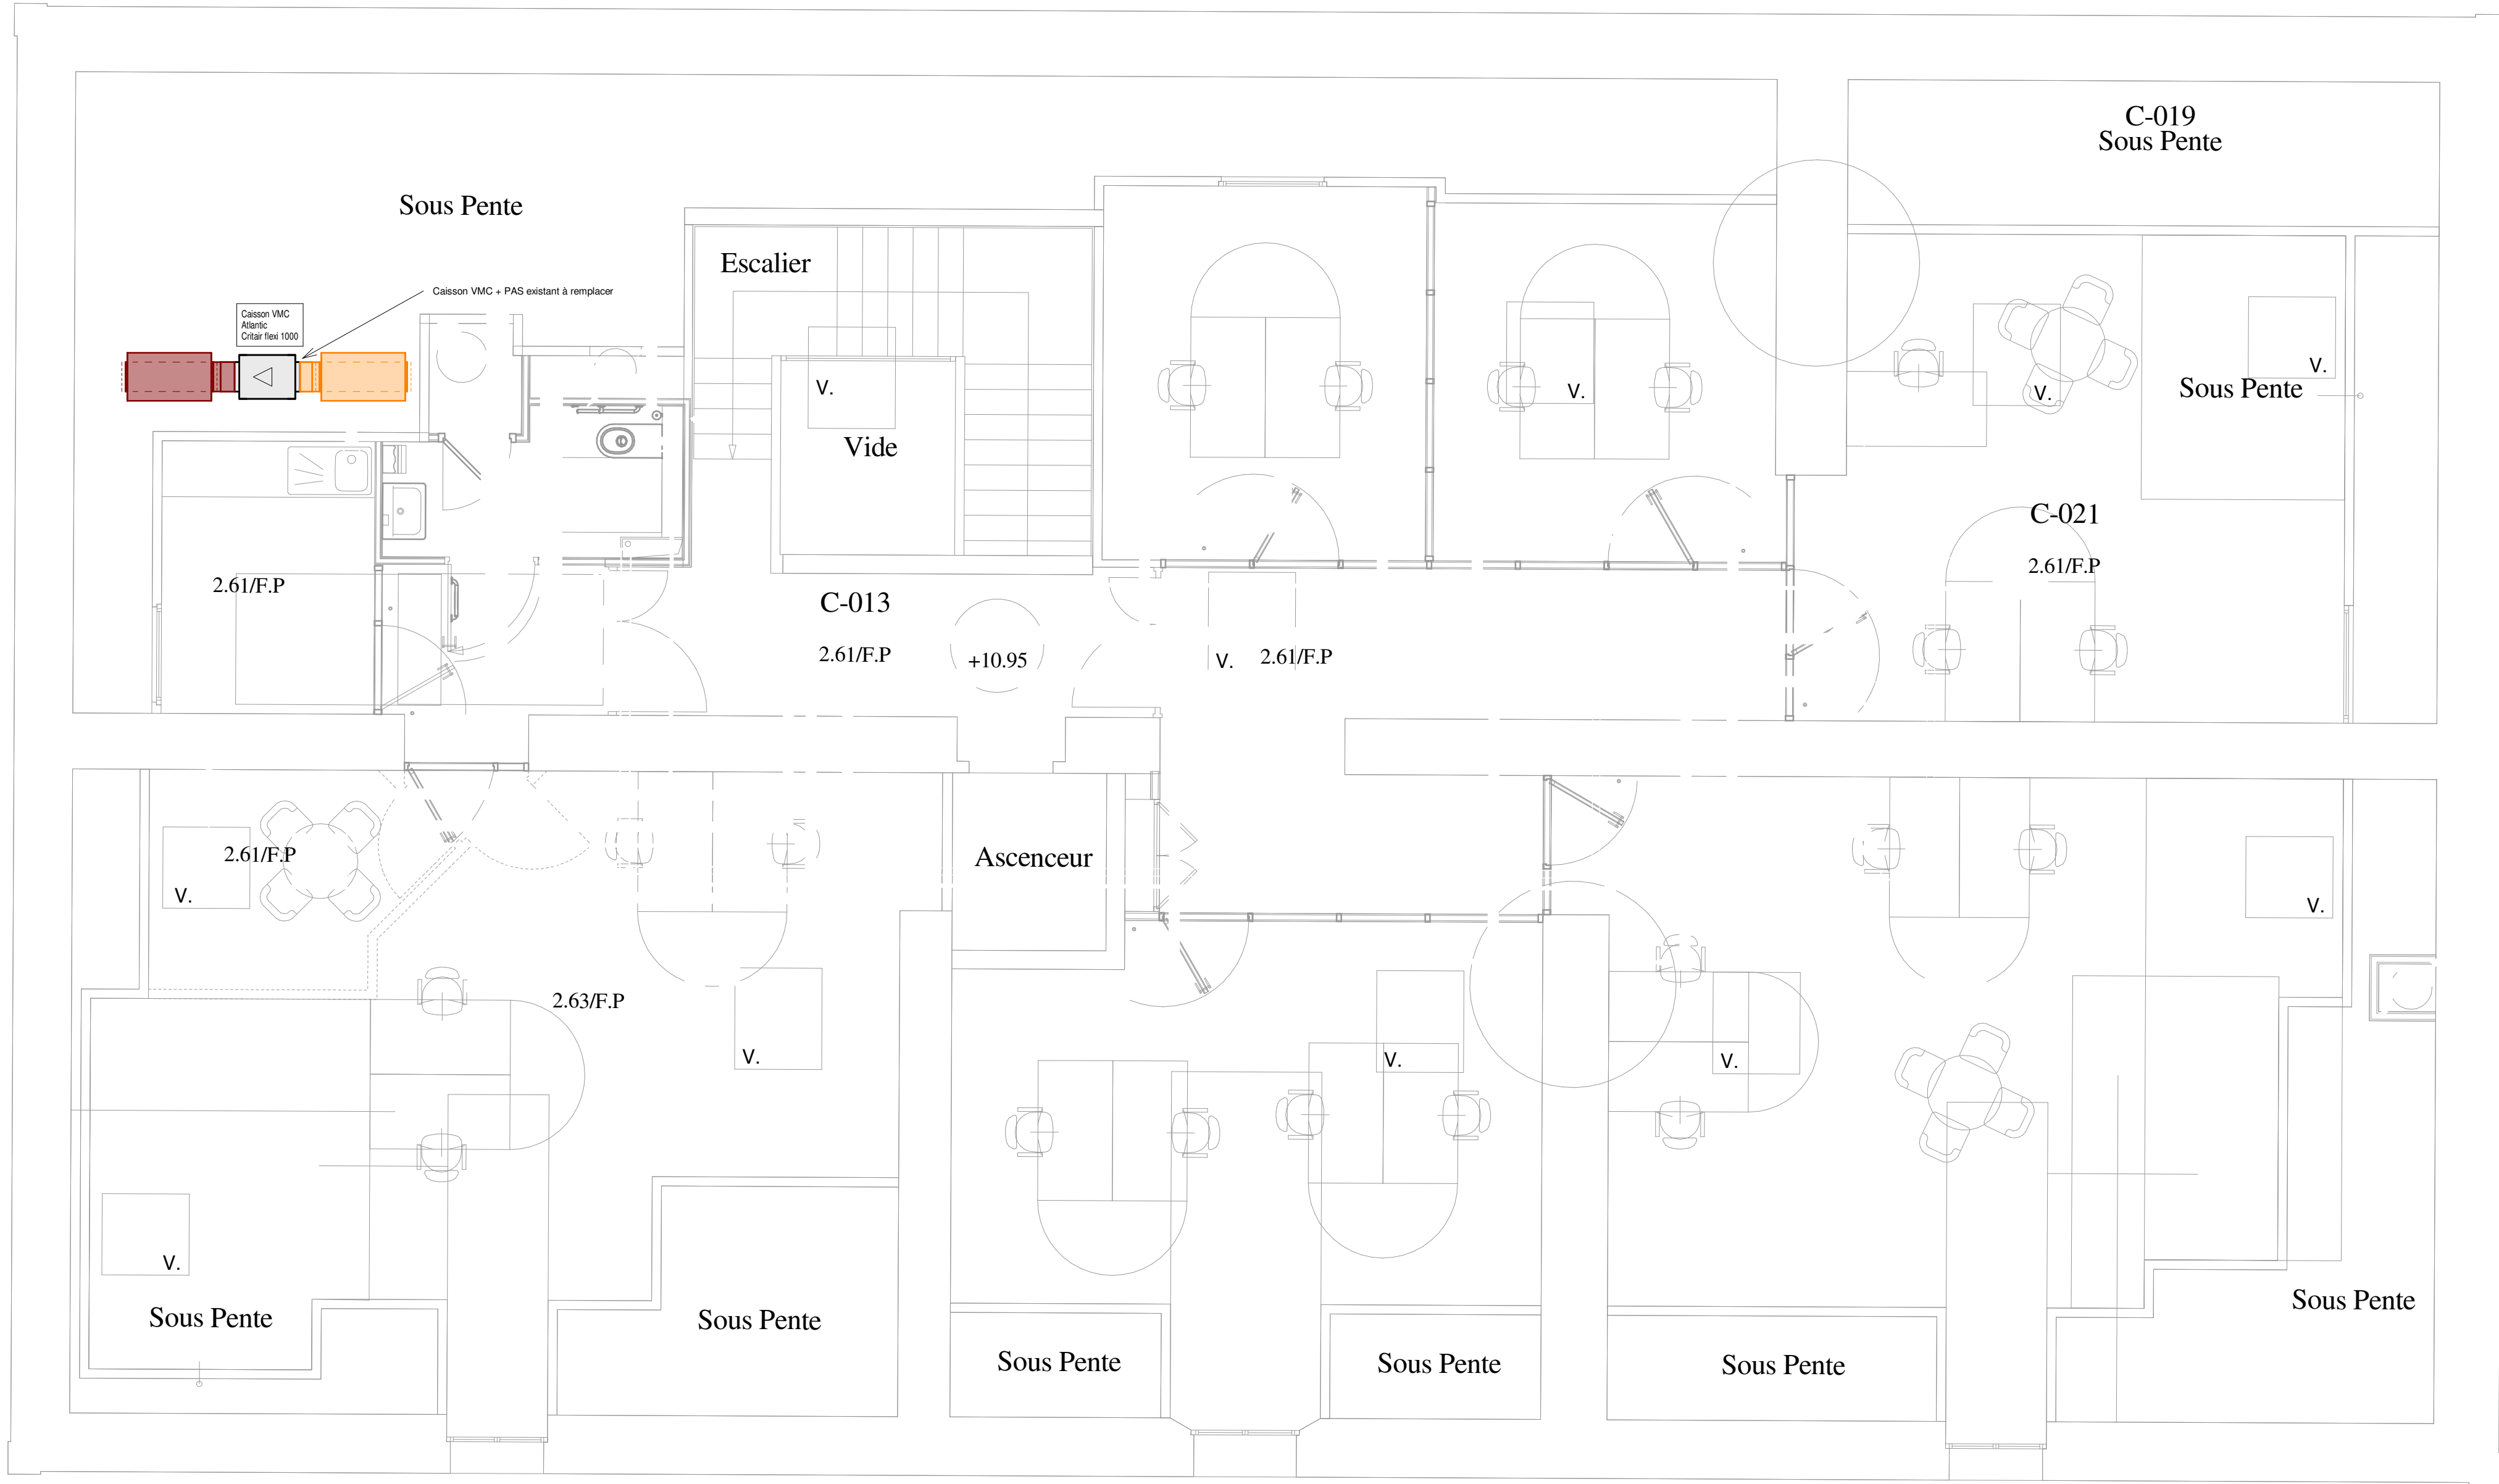

LÉGENDE RÉSEAUX

RÉSEAUX AÉRAULIQUES :

- EXT : Air extrait
- AN : Air neuf
- REP : Air repris
- AS : Air soufflé
- COMP : Compensation
- CF : Conduit de fumées
- EXC : Extraction cuisines
- IND : Induction
- REJ : Rejet
- DES-AN : Ventilation basse désenfumage
- DES-EXT : Ventilation haute désenfumage
- VB : Ventilation basse
- VH : Ventilation haute
- VMC : VMC

RÉSEAUX PLOMBERIE :

- AC : Air comprimé
- AM : Air médical
- BCL : Bouclage
- ECS : Eau chaude sanitaire
- EFA : Eau froide adoucie
- ENP : Eau froide non potable
- EFS : Eau froide sanitaire
- GAZ : Gaz
- OX : Oxygène
- PREC : Primaire ECS
- VIDE : Vide

ÉTIQUETTES RÉSEAUX :

- Abréviation réseau :
- Matériau : carb. : acier carbone, inox : acier inoxydable, cu : cuivre, fonte, multicouche, pe : tube polyéthylène, pvcpr : PVC pression, pvc : tube PVC évacuation, ac : acier
- Altimétrie en mètres :
- Axe : altimétrie de l'axe par rapport au sol du niveau courant
 - Aic : arase inférieure du calorifuge par rapport au sol du niveau courant
 - Aexo : altimétrie de l'axe par rapport au 0 du bâtiment
 - Aico : arase inférieure du calorifuge par rapport au 0 du bâtiment
- Épaisseur d'isolation extérieure
- Revêtement intérieur si annoté "i"
- Diamètre extérieur / section

RÉSEAUX CHAUFFAGE / RAFFRAÎCHISSEMENT :

- CO : Change over
- CH : Chauffage
- EG : Eau glacée
- FR : Fluides frigorigènes
- PR : Panneaux rayonnants
- PLCH : Plancher chauffant
- PRCH : Primaire chauffage
- PREG : Primaire eau glacée
- SOL : Primaire solaire
- TCST : Température constante

RÉSEAUX GRAVITAIRES :

- CDN : Condensats
- EP : Eaux pluviales
- EU : Eaux usées
- EUG : Eaux usées grasses
- EV : Eaux vannes
- VP : Ventilation primaire

AUTRES :


- Habillage coupe-feu

CODIFICATION MATÉRIEL :

- CH : Chaudière à gaz
- GF : Groupe de production Eau glacée
- ECH : Échangeur à plaques
- RAD : Radiateur
- PR : Panneau rayonnant
- CPC : Collecteur plancher chauffant
- RA : Rideau d'air
- V : Vanne
- V2V : Vanne 2 voies
- V3V : Vanne 3 voies
- TA : Vanne de réglage
- UTA : Unité de traitement d'air
- BAT : Batterie de chauffage
- CTA : Centrale de traitement d'air
- VE : Ventilateur
- D : Diffuseur
- B : Bouche
- BA : Bouche autoréglable
- BCF : Bouche coupe-feu
- G : Grille
- H : Hôte
- VB : Ventilation basse désenfumage
- VH : Ventilation haute désenfumage
- VT : Volet tunnel
- CCF : Clapet coupe feu
- CF : Cartouche coupe feu
- R : Register
- MR : Register motorisé
- NM : Module de régulation
- PAS : Piège à son
- REC : Régulation
- BEC : Ballon ECS
- PH : Palissade humide
- SO : Sorbonne
- LM : Lave main
- VD : Viduit
- LV : Lavebo
- DO : Douche
- SS : Siphon de sol
- URI : Urinoir
- BS : Bati support
- WC : W.C.
- T : Trappe de maintenance

Adresse du projet
5 rue Louis Barthou
64000 PAU

Réhabilitation du RDC du Bâtiment
"La Villa" CAF 64

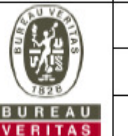CVS03 : Plan CVS - Niveau Combles - ind 0				
maîtrise d'œuvre MSM Architectes 3, rue de Buros 64160 MORLAAS tel. : 05 59 27 35 07 Email : contact@msmarchi.fr		maître d'ouvrage CAF des Pyrénées-Atlantiques 10 avenue Maréchal Foch 64100 BAYONNE tel. 05 53 85 17 98 contact: olivier.lamitcal@caf64.fr		
BET technique SETES SA Ingénierie 14 avenue des Tilleuls 65 000 TARBES tel. 05 52 34 25 54 email : secretariat.setes@setes.fr				date: 30/06/2026
Bureau de contrôle BUREAU VERITAS Zone Europa - 4 rue Johannes Kepler - BP416 - 64004 PAU Cedex tel. 05 52 48 75 64 email : camille.brochet@bureauveritas.com				affaire n° : 26E-02
				échelle : 1/50
				DCE
				AL/FA