



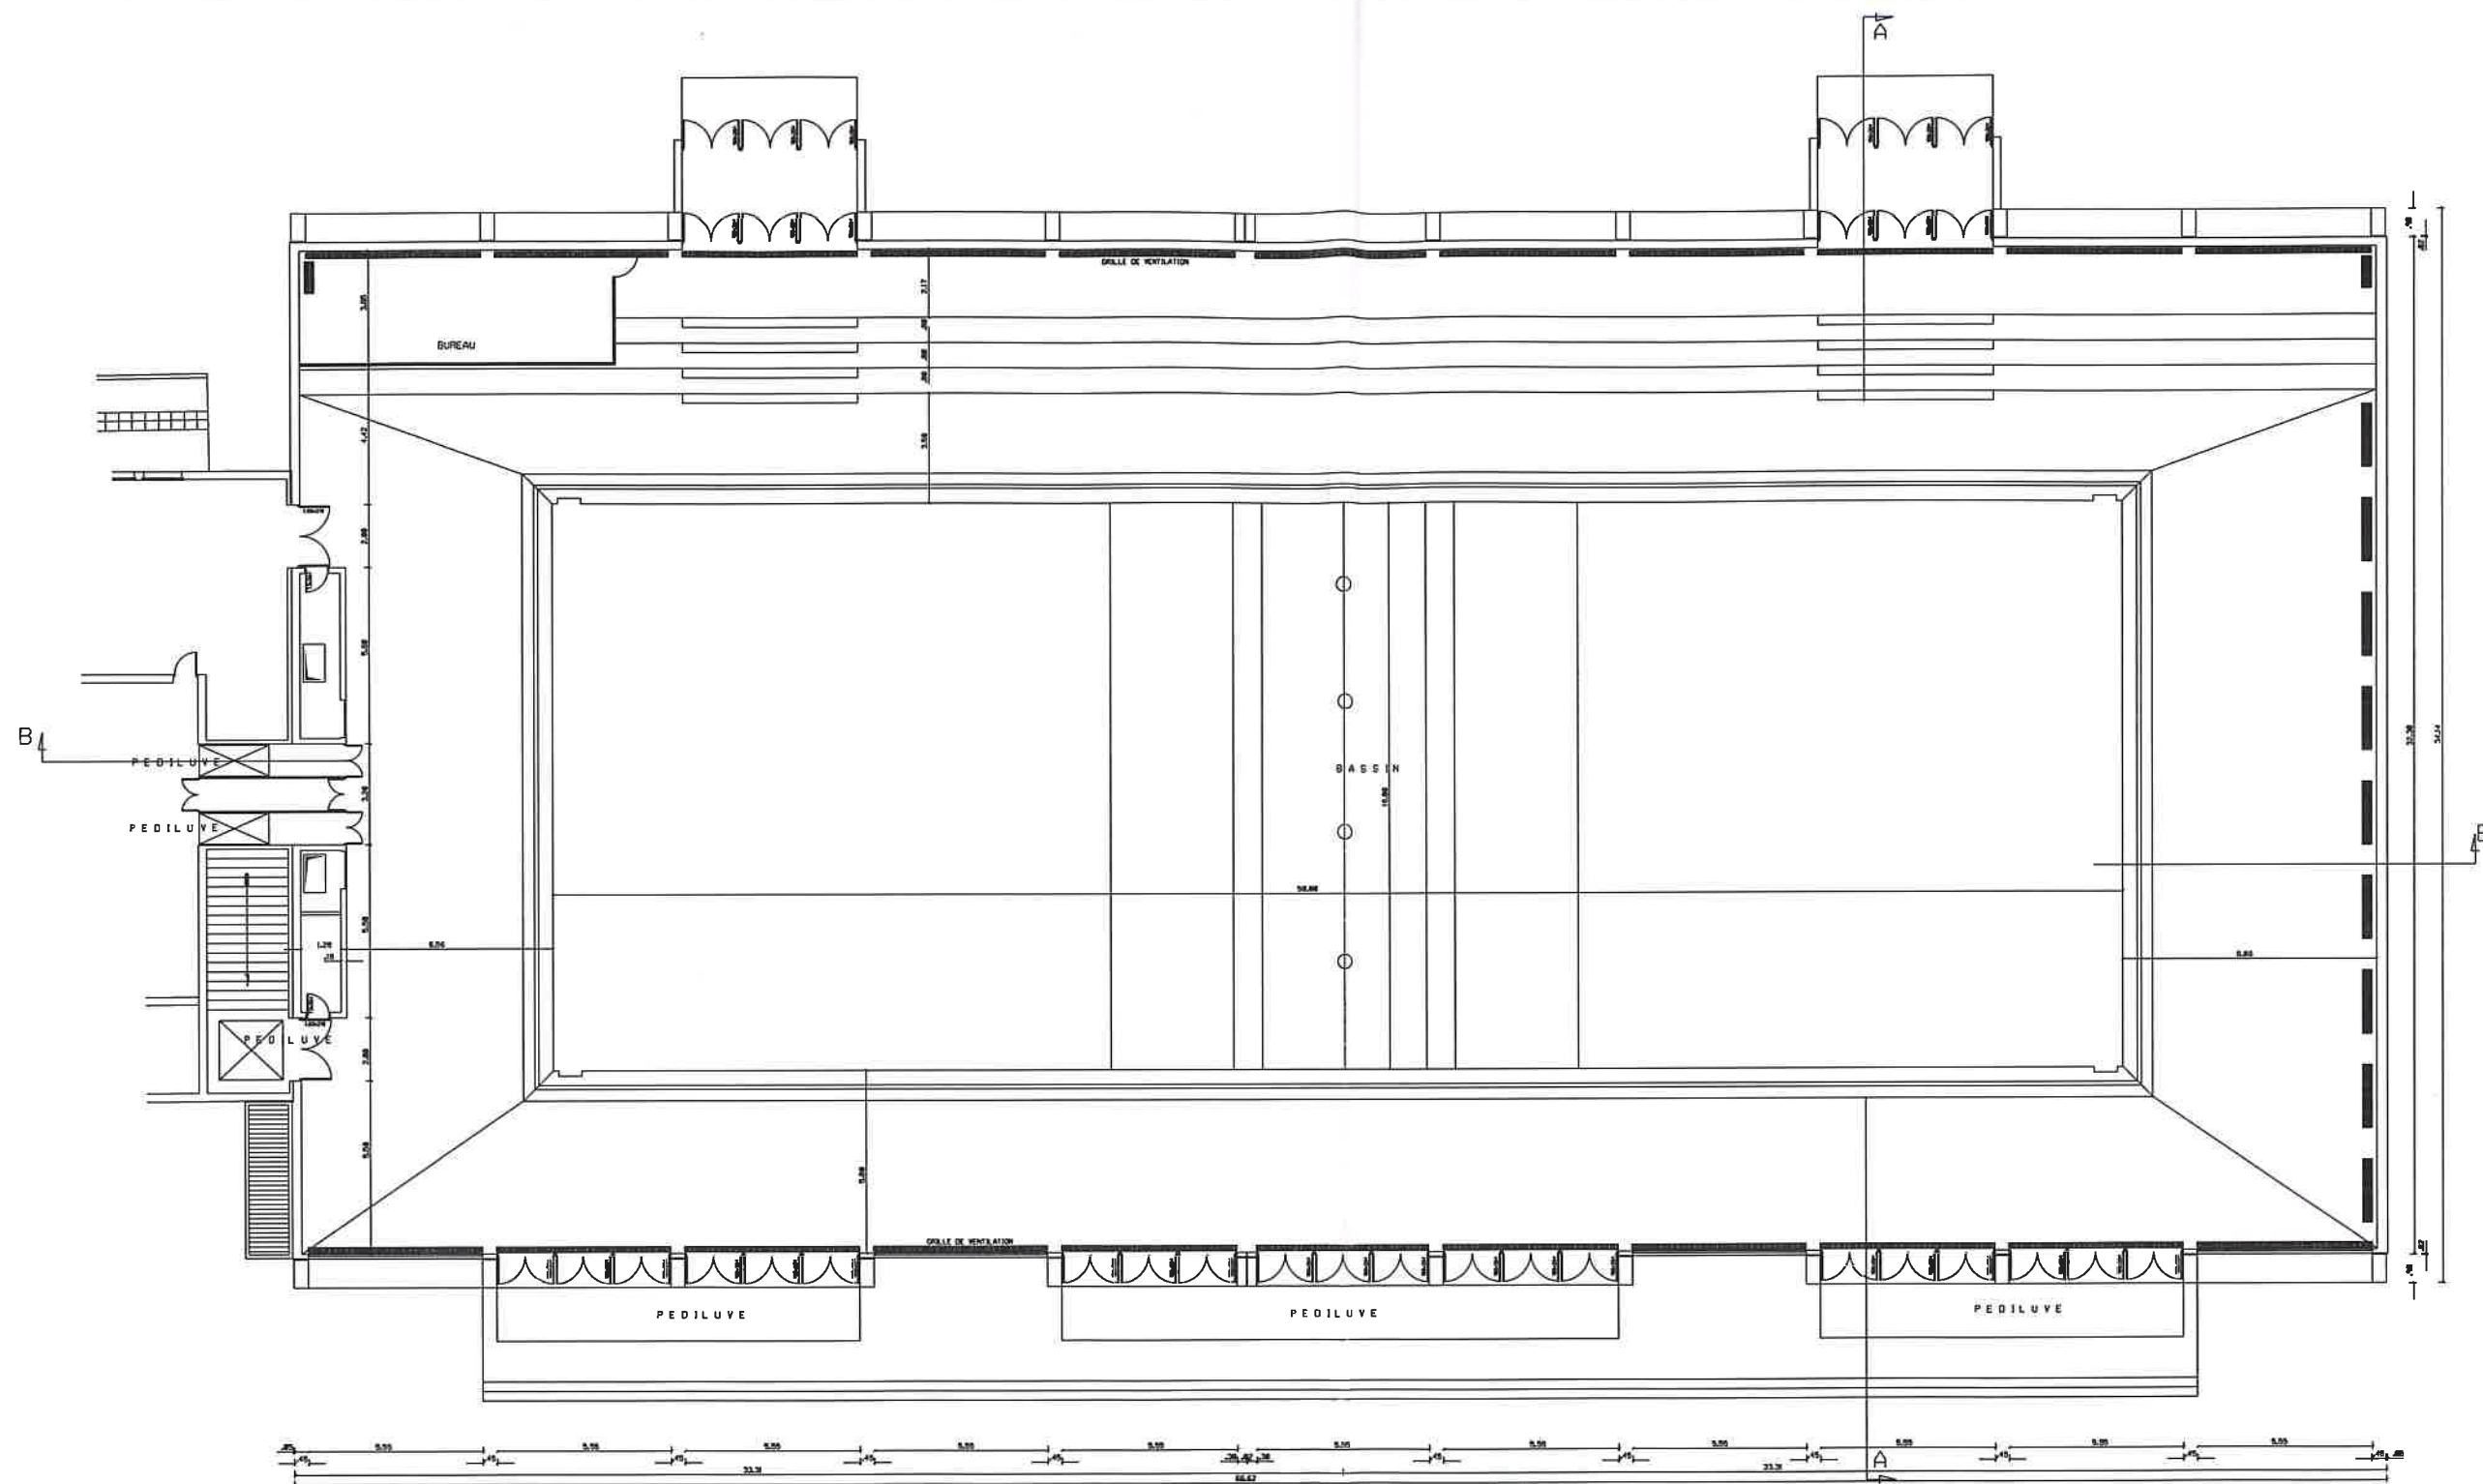

 ESID RENNES USID Coëtquidan	Section Gestion du Patrimoine Cellule Gestion Technique	GUER (56) Camp de Coëtquidan	 Secrétariat général pour l'administration		 Liberté • Égalité • Fraternité RÉPUBLIQUE FRANÇAISE	
	Dessiné par : QUIGNON Bertrand	BATIMENT 0092	Libellé de l'opération : Marché multi-technique	N° Chorus : 158002 294039		
		PLAN REFERENTIEL	Nom du fichier : N_00_ACT.DGN			
	Ingénieur en Chef de 2ème Classe CHAVEAU Chef de l'Unité de Soutien d'Infrastructure de la Défense de Coëtquidan	Plan du rez de chaussée (1) Echelle : 1/ 200 ème		Date 11/10/2016	N° Ordre 1/3	N° G2D 560075001F 0092
MINISTÈRE DE LA DÉFENSE						

 
Camp de Coëtquidan
Bâtiment 0092 - Piscine - Coupe AA

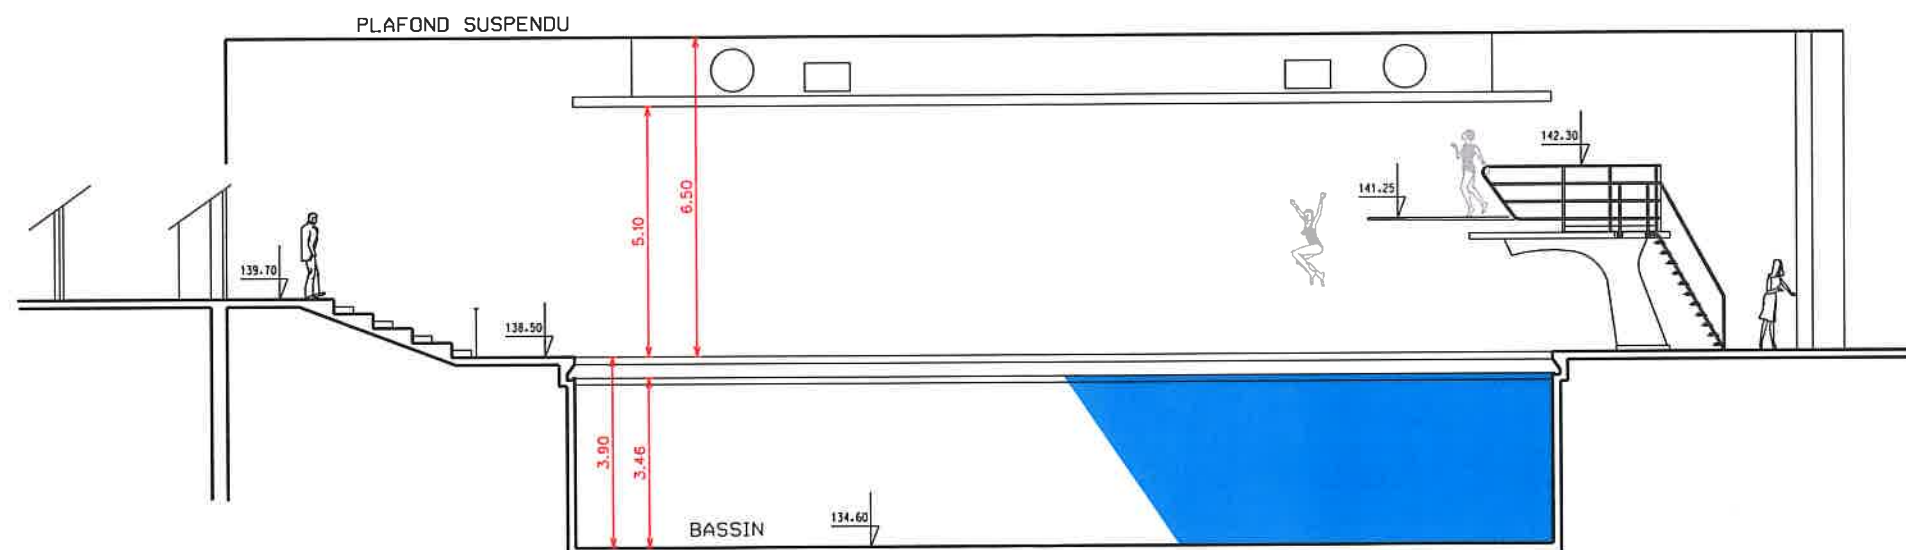


COUPE AA

ECHELLE : □ □



ESID RENNES  USID Coëtquidan	Section Gestion du Patrimoine Cellule Gestion Technique	Département Adresse Commune Adresse	 Secrétariat général pour l'administration			 Liberté • Égalité • Fraternité RÉPUBLIQUE FRANÇAISE  RÉPUBLIQUE FRANÇAISE
	Dessiné par : Dessinateur Createur	Libellé Immeuble Libellé Composant	Libellé de l'opération :	Chorus Imm. : Chorus Imm Chorus Comp. : Chorus Comp		
	PLAN DU REFERENTIEL		Nom du fichier :			
	Ingénieur en Chef de 2ème Classe CHAVEAU Chef de l'Unité de Soutien d'Infrastructure de la Défense de Coëtquidan	Type(W) Description(XX)		Date	N° d'Ordre	N° G2D 560075001F
		Echelle : 1/150				

Camp de Coëtquidan
Bâtiment 0092 - Piscine - Coupe BB

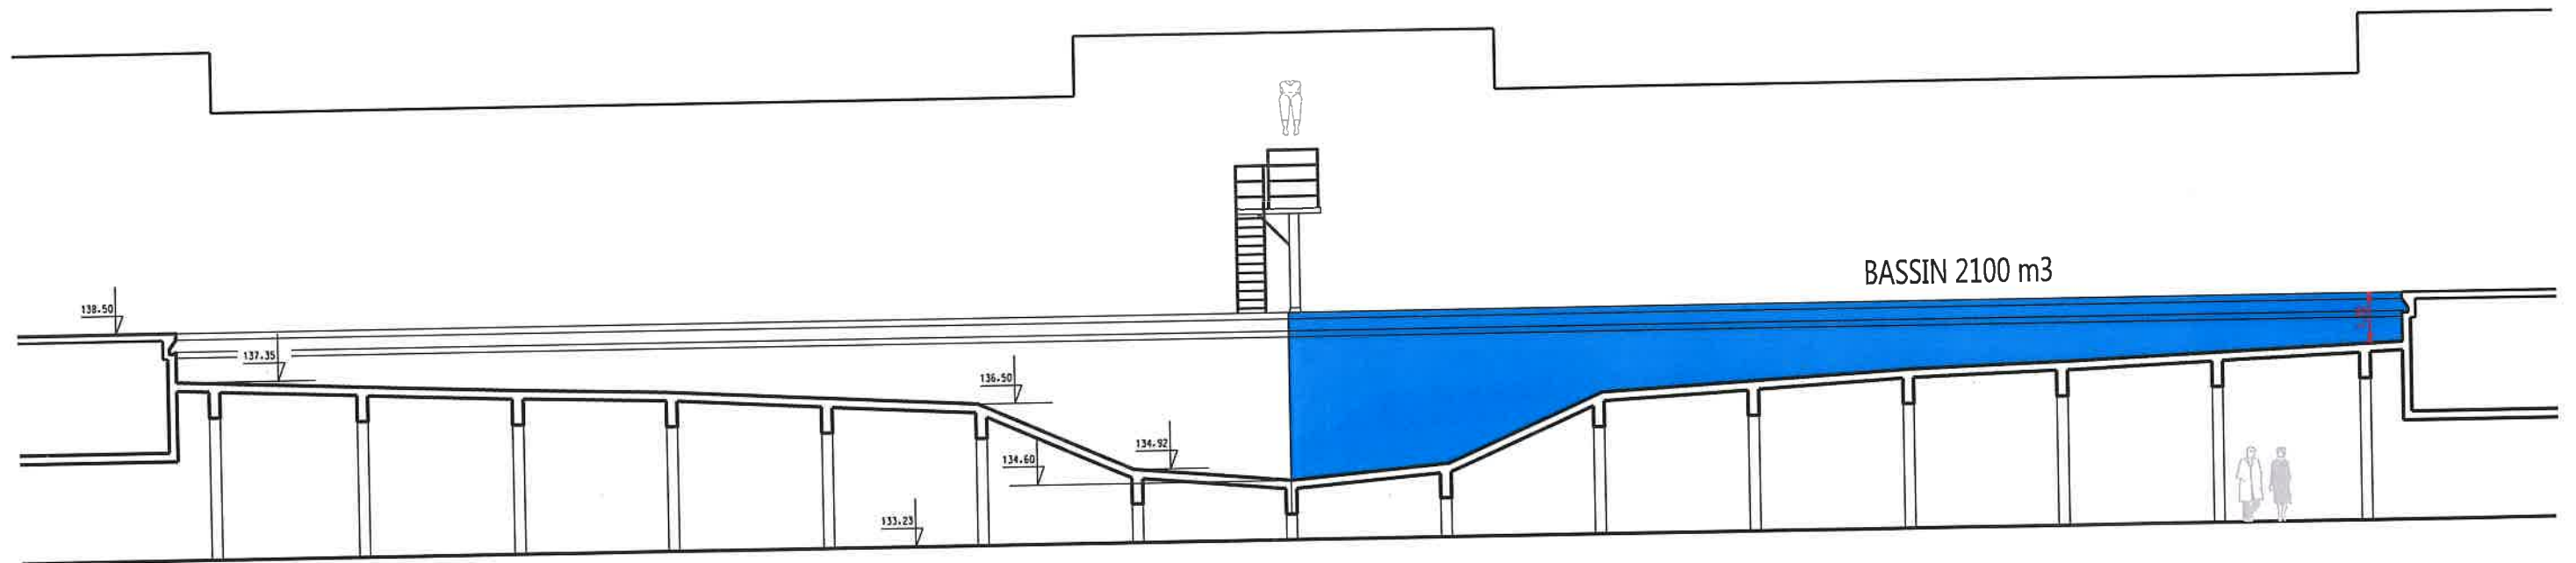

COUPE BB

ECHELLE :



 	Section Gestion du Patrimoine Cellule Gestion Technique	Département Adresse Commune Adresse	 Secrétariat général pour l'administration		 République Française
	Dessiné par : Dessinateur Createur	Libellé Immeuble Libellé Composant			
	Ingénieur en Chef de 2ème Classe CHAVEAU Chef de l'Unité de Soutien d'Infrastructure de la Défense de Coëtquidan	PLAN DU REFERENTIEL	Nom du fichier :		
	Type(W) Description(XX) Echelle : 1/		Date	N° d'Ordre	