


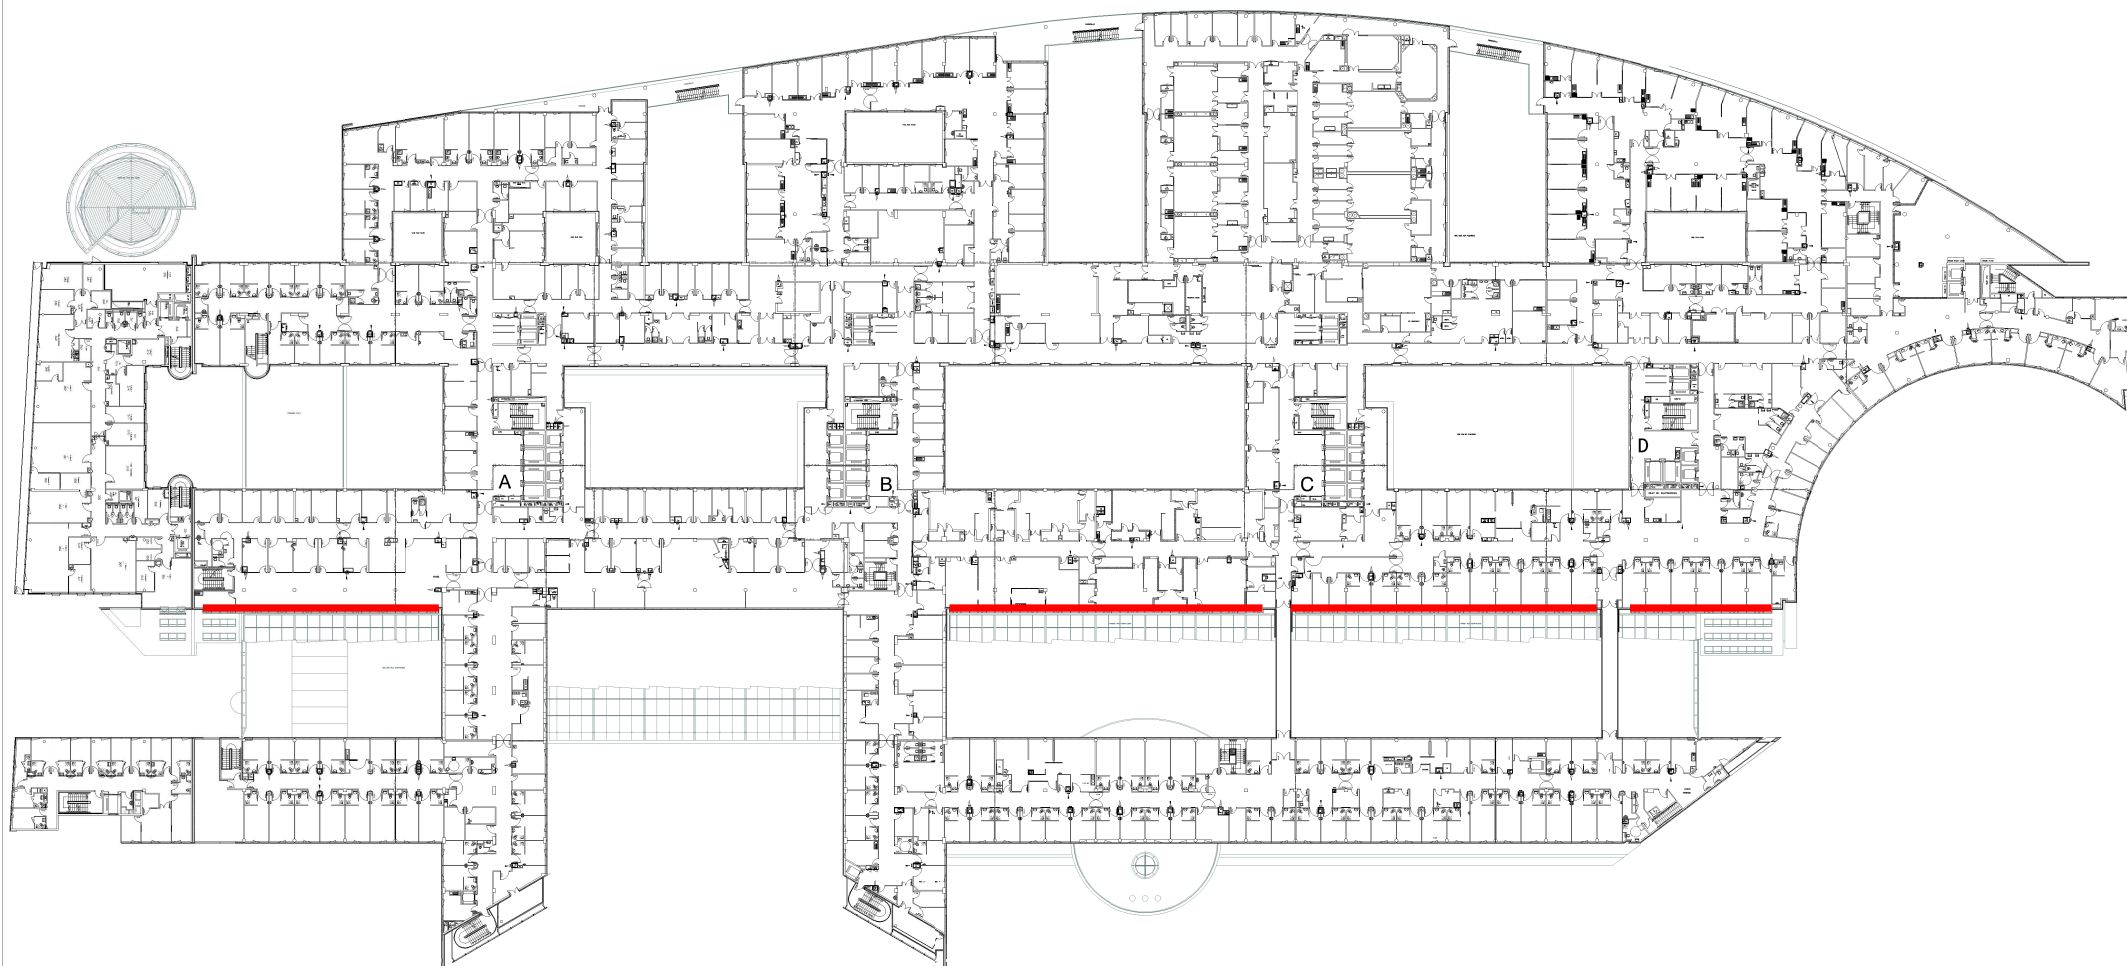


DIRECTION DES INVESTISSEMENTS
20, rue Leblanc
75015 Paris

niveau R03

Date : 17.12.2021 Echelle : 1:750 Format : A3
Fichier : HEGP_R03_Réseaux_Evacuation_Hyd
Dessin : Bureau d'études HEGP

Plan masse :

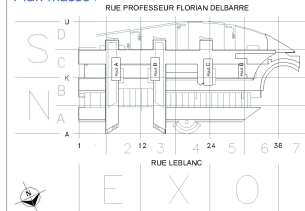

RESEAUX EVACUATION HYDRAULIQUE : Plan n° 7

■ Chêneau eau pluviale (133m)