


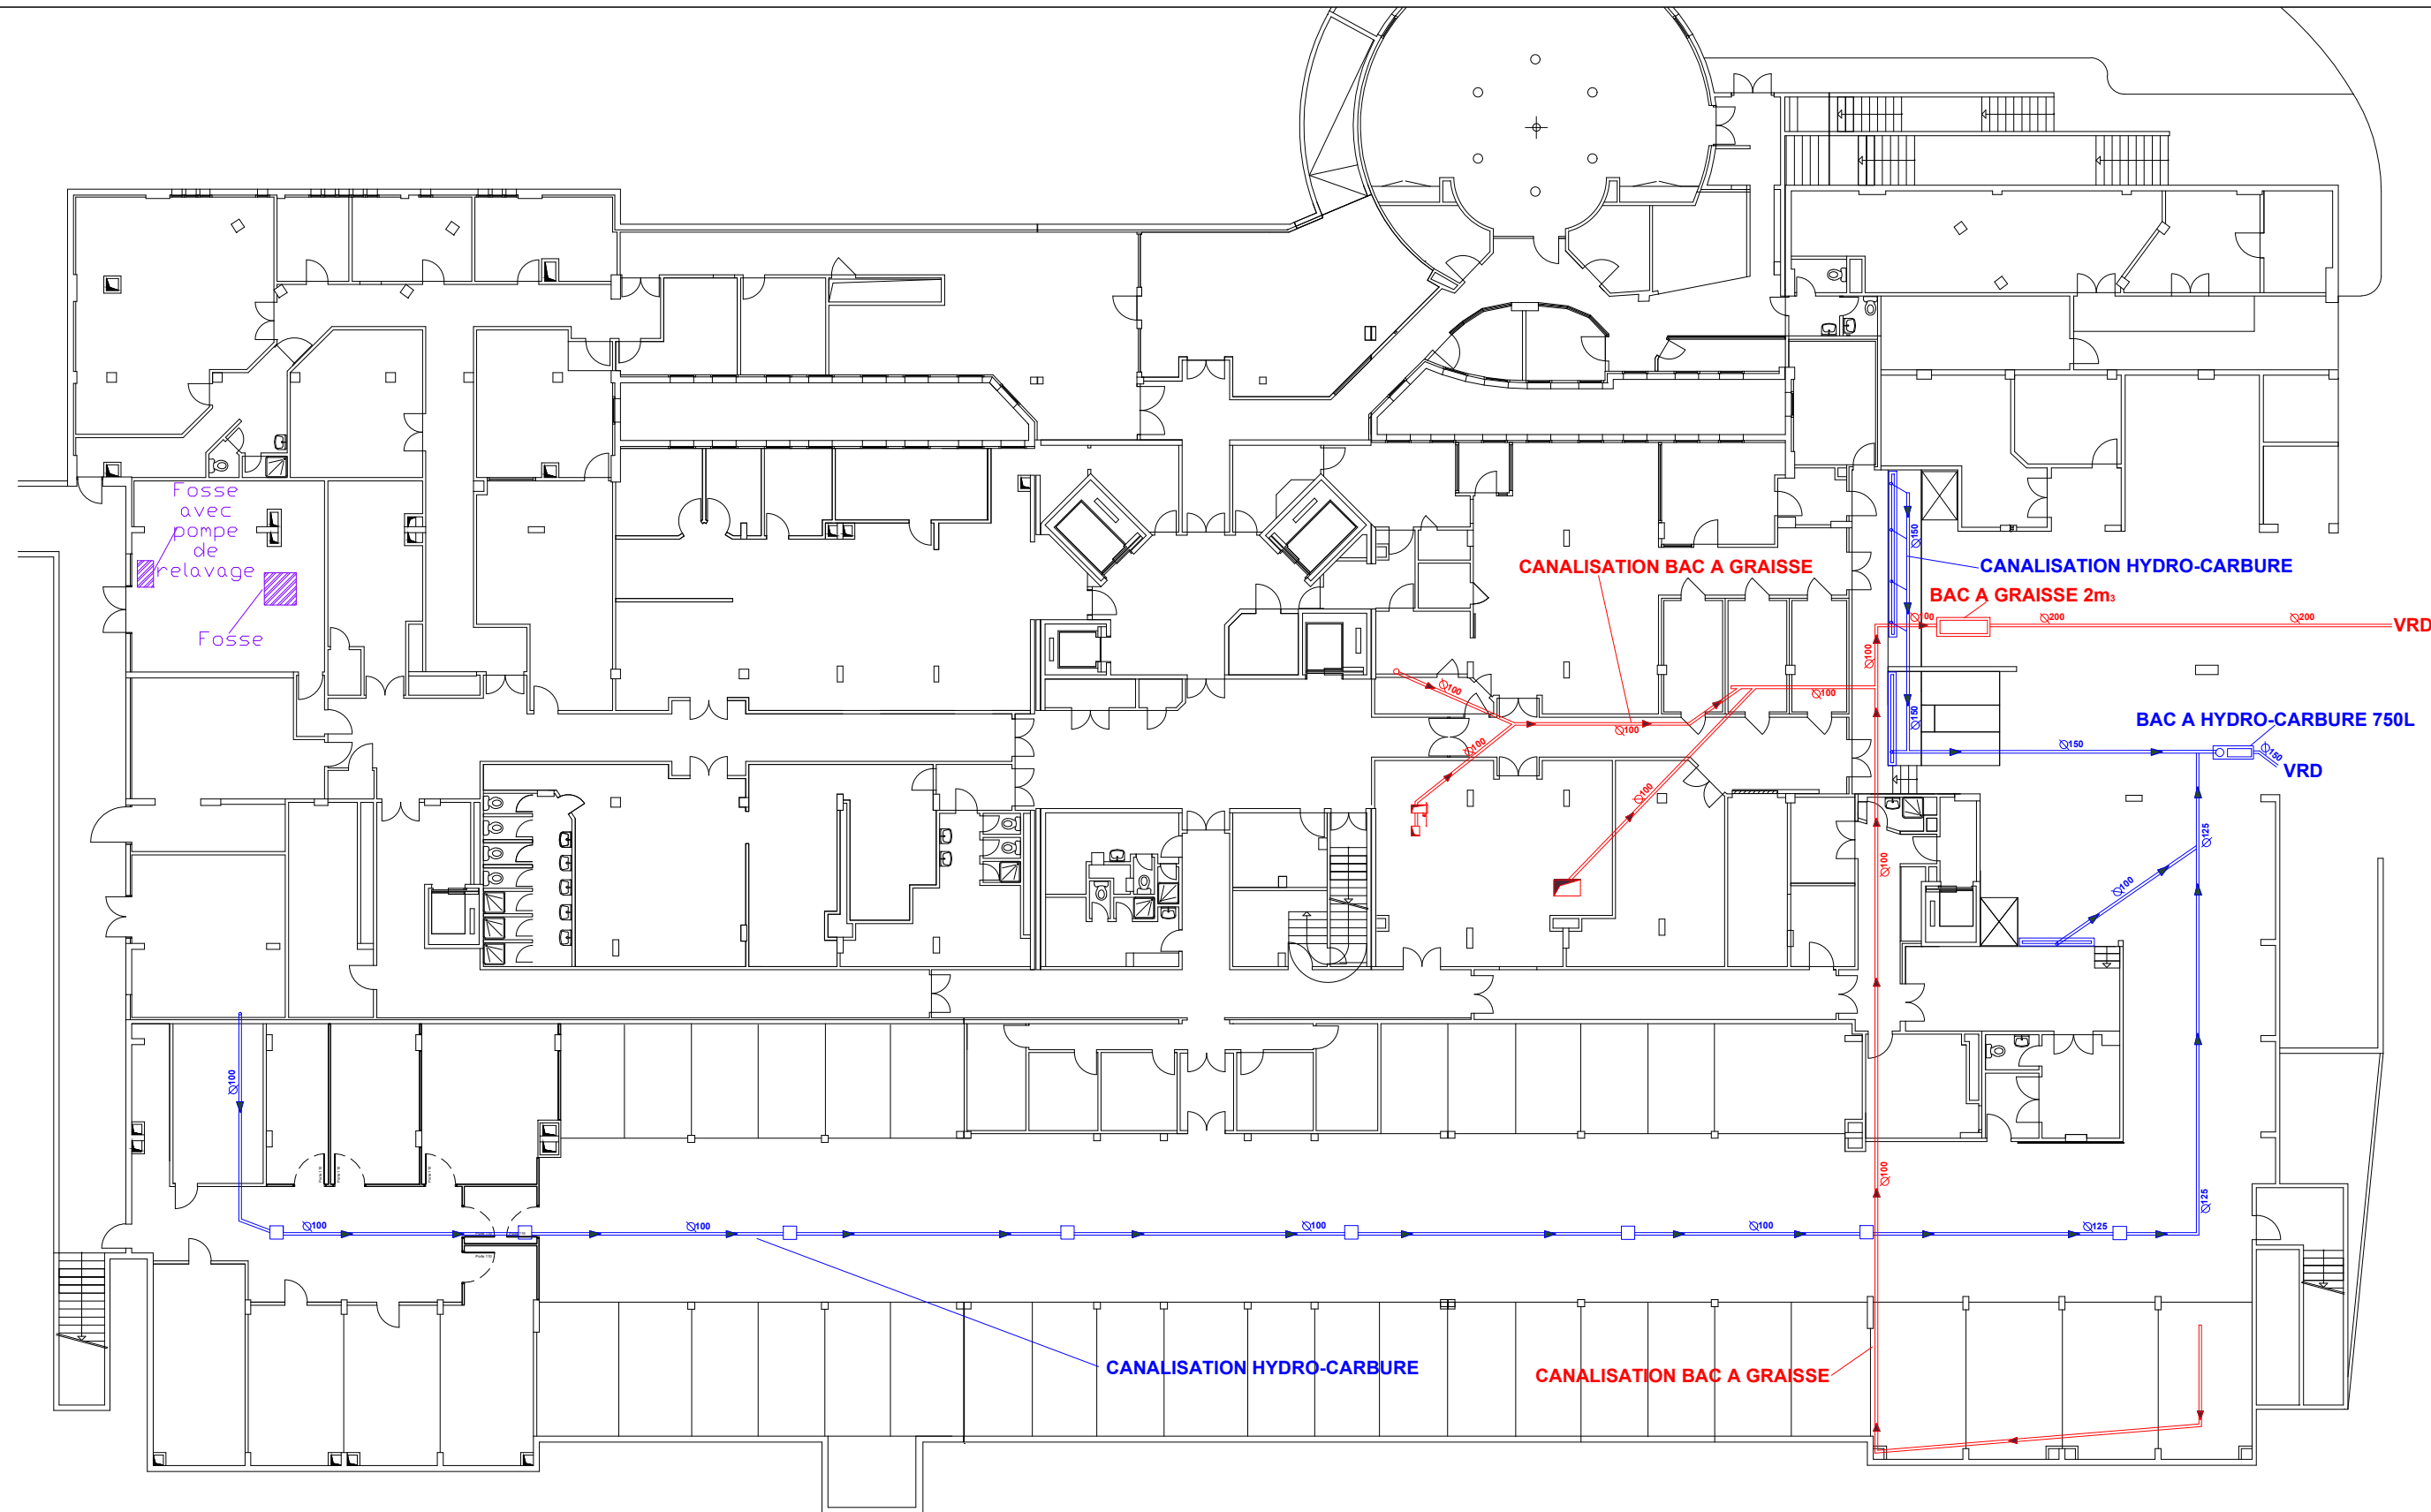

DIRECTION DES INVESTISSEMENTS
20, rue Leblanc
75015 Paris


niveau S01

Date : 21.12.2021 Echelle : 1/250 Format : A3

Fichier : VGR_S01_Réseaux-Evac-Hyd

Dessin : Bureau d'études HEGP

Plan masse :

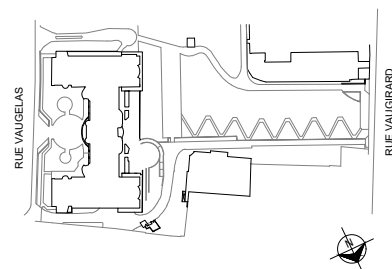

Plan d'ensemble d'Evacuations des Eaux

- Canalisation Hydro-Carbure - environ 125 mètres linéaire
- Canalisation Bac à Graisse - environ 85 mètres linéaire
- Fosses

\\Srvfichiers01\\services\\DirInvest\\Plans\\03_VGR\\05_STech\\PLAN_Réseaux_Evacuation_Hyd