


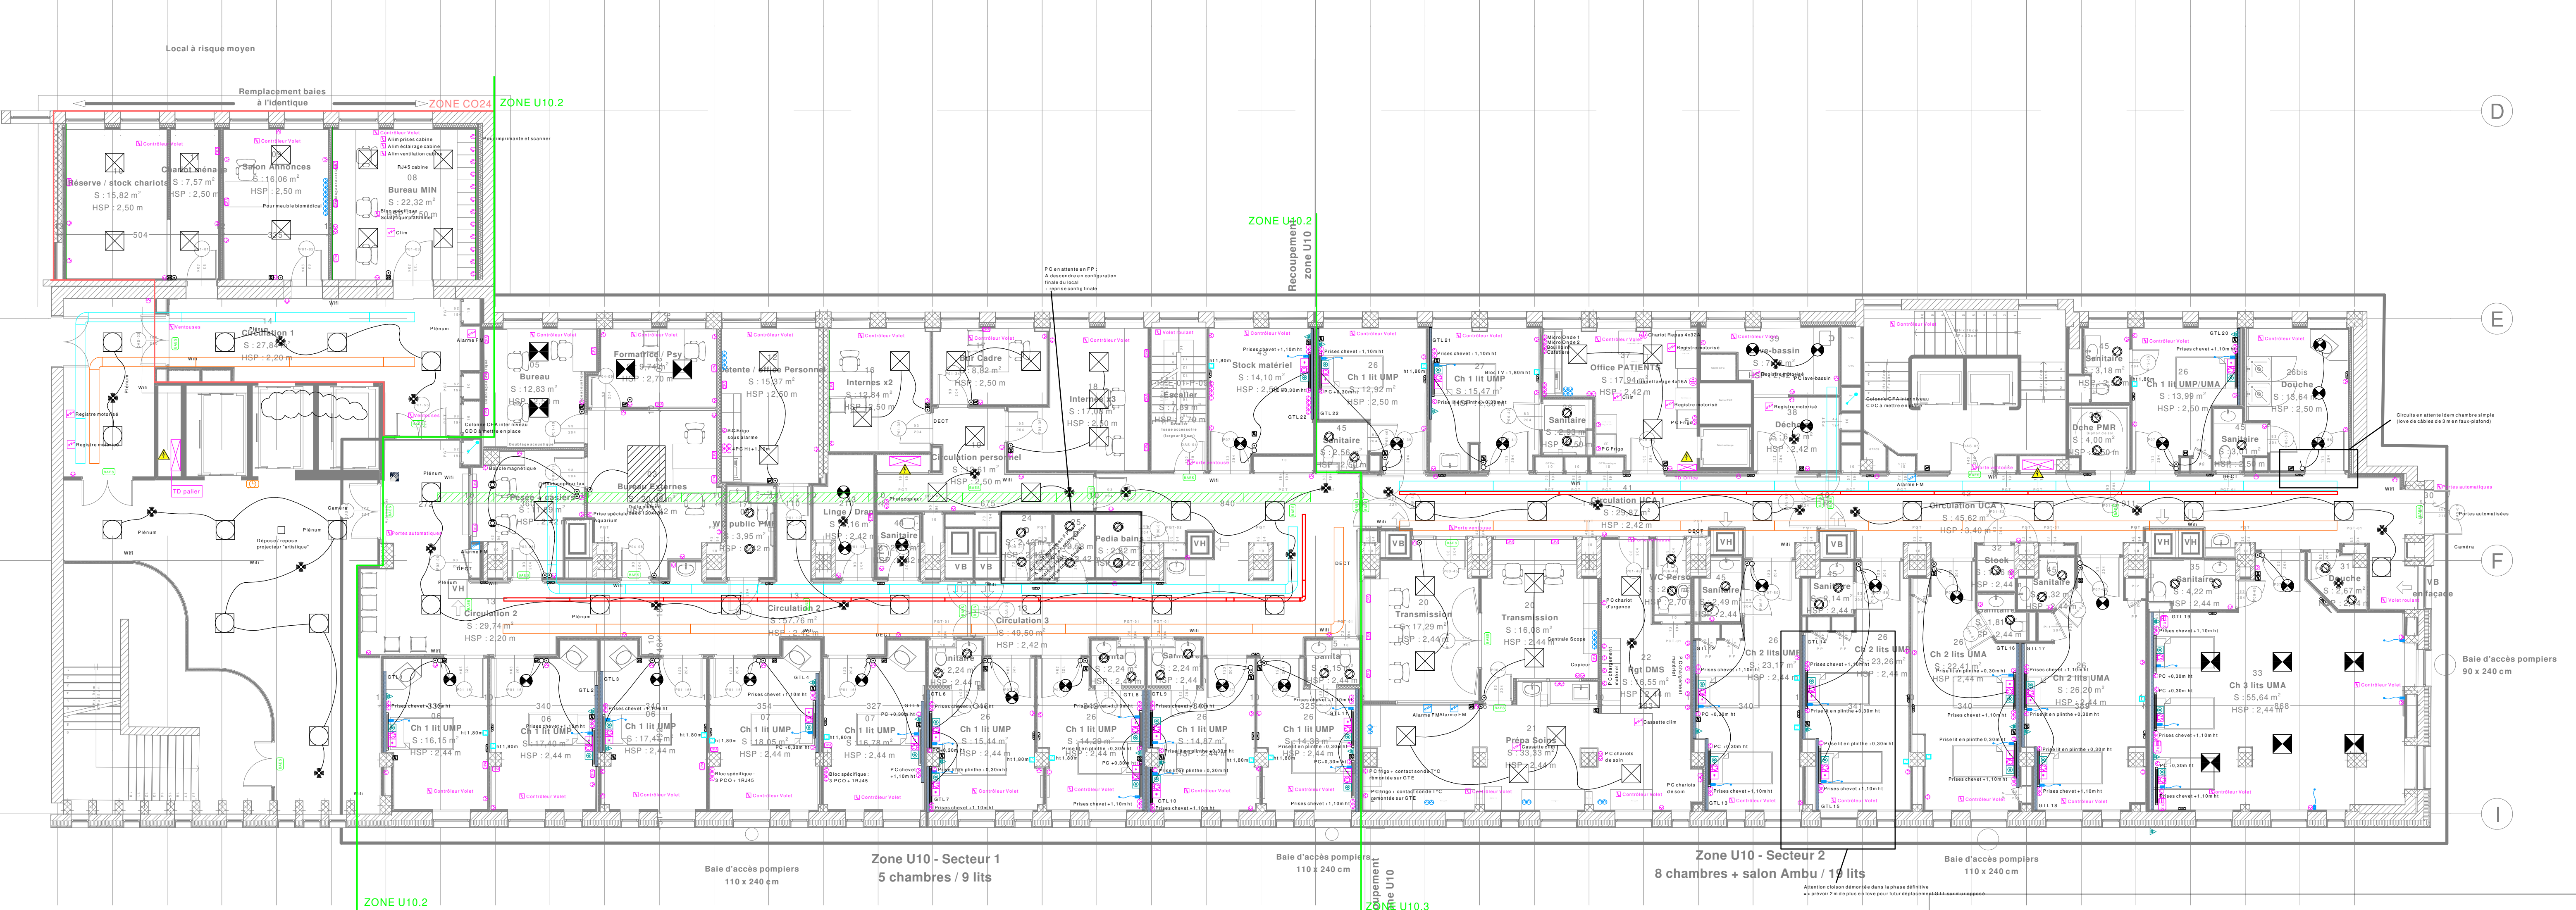

Légende CFO			
	Plafonnier LED 600x600 31W DALI sur gradation		Prise de courant 2P+T 10/16A encastrée
	Plafonnier LED 600x600 22.5W DALI sur gradation		Prise de courant triphasée + terre
	Plafonnier LED 600x600 type Sky Factory sur gradation		Prise de courant triphasée + terre
	Downlight LED 20W		Chargeur USB A et USB C
	Spot LED 9.6W avec détecteur intégré		Prise de courant réseau secours (ondulé)
	Eclairages d'ambiance et de lecture intégrés à la gaine tôle de fil		Ensemble prises Pack Info : - 2 PCN - 2 PCN - 4 RJ45
	Bouton poussoir		Alimentation avec câble en attente
	Interrupteur simple		Coffret VDI en faux plafond 48 ports maxi avec 35% de réserve
	Interrupteur va et vient		Prise RJ45
	Veilleuse avec détecteur intégré		Bloc prises ensemble TV : - 2PCN - 1RJ45 - 1 Coaxial
	Détecteur de mouvement 360°		Ensemble prises fluides médicaux par fil : - 2 prises Oxygène Medical - 1 prise Air Medical - 2 prises pour Vide Medical
	Commande pour VR		Ensemble prises GTL par fil : - 3 PCO - 3 PCN - 2 RJ45
	Bloc autonome d'éclairage de sécurité		Ensemble SCOPE par fil, ou besoin spécifique par poste : - 2 PCO - 2 RJ45
	Chemin de câbles CFO		Prise SEGA
	Remontée Chemin de câbles CFO		Tableau électrique

Légende CFA			
	Bouton appel infirmière		Sonnette
	Tirette sanitaire		Lecteur de badges
	Voyant appel - présence infirmière		Automate contrôle d'accès
	Bloc chambre appel infirmière		Platine Vidéophone
	Centrale appel infirmière		Poste de réception vidéo
	Afficheur de couloir double face		Contacteur à clé triangle pompier
	Paire d'appel malade sur GTL permettant également : - on/off de l'éclairage de lecture GTL - gradation de l'éclairage d'ambiance GTL - commande des volets roulants		Bouton poussoir de déverrouillage (sonore et lumineux)
	Boîtier bri de glace vert sonore et lumineux		Bouton d'ouverture type magic switch
	Coffret type EFF1340		Verrouillage par ventouse électromagnétique
	Prise + Fiche alarme frigo		Alarme générale sélective
	Chemin de câbles CFA		Déclencheur manuel
	Remontée Chemin de câbles CFA		Détecteur de fumée en plénum
	Chemin de câbles CFA existant conservé		Détecteur de fumée en plénum
	Gaine Tête de Lit horizontale (GTL)		Diffuseur lumineux
	Gaine Tête de Lit verticale (GTL)		Tableau répartiteur d'exploitation
	Goulotte 2 compartiments		Asservissement volet, grille ou trappe de désenfumage
	Descente goulotte 2 compartiments		Asservissement clapet coupe feu - réarmement
	Chemin de câbles SSI		Asservissement Ventouse - reprise des contacts de positions
			Bouton déporté de fermeture ventouse
			Indicateur d'action
			Horloge numérique
			Horloge Analogique



Centre Hospitalier Universitaire
Dijon Bourgogne

Maître d'Ouvrage

**Centre Hospitalier Universitaire
Dijon Bourgogne**

1 Boulevard Jeanne d'Arc,
21 000 DIJON
03 80 29 30 31

Travaux d'aménagement du niveau R+3 de l'hôpital pour enfants - Bâtiment 19

Bureau d'études

Lot n°08 Courants Forts - Courants Faibles

Plan d'implantation Courants Forts
Niveau R+3 - Phase TRANSITOIRE



Siège social (Dijon)
Immeuble OPUS 37
Bâtiment A
8, Rue du Rempot
21121 FONTAINE-LES-DIJON
Tél: 09 72 29 05 45

Phase

DIAG ☐ APS ☐ APD ☐ DCE ☒ EXE ☐

N° Affaire : 25-020 Date : 19/06/2026

Format : A1 Indice : A

Echelle : 1/100 Plan : ELO1