

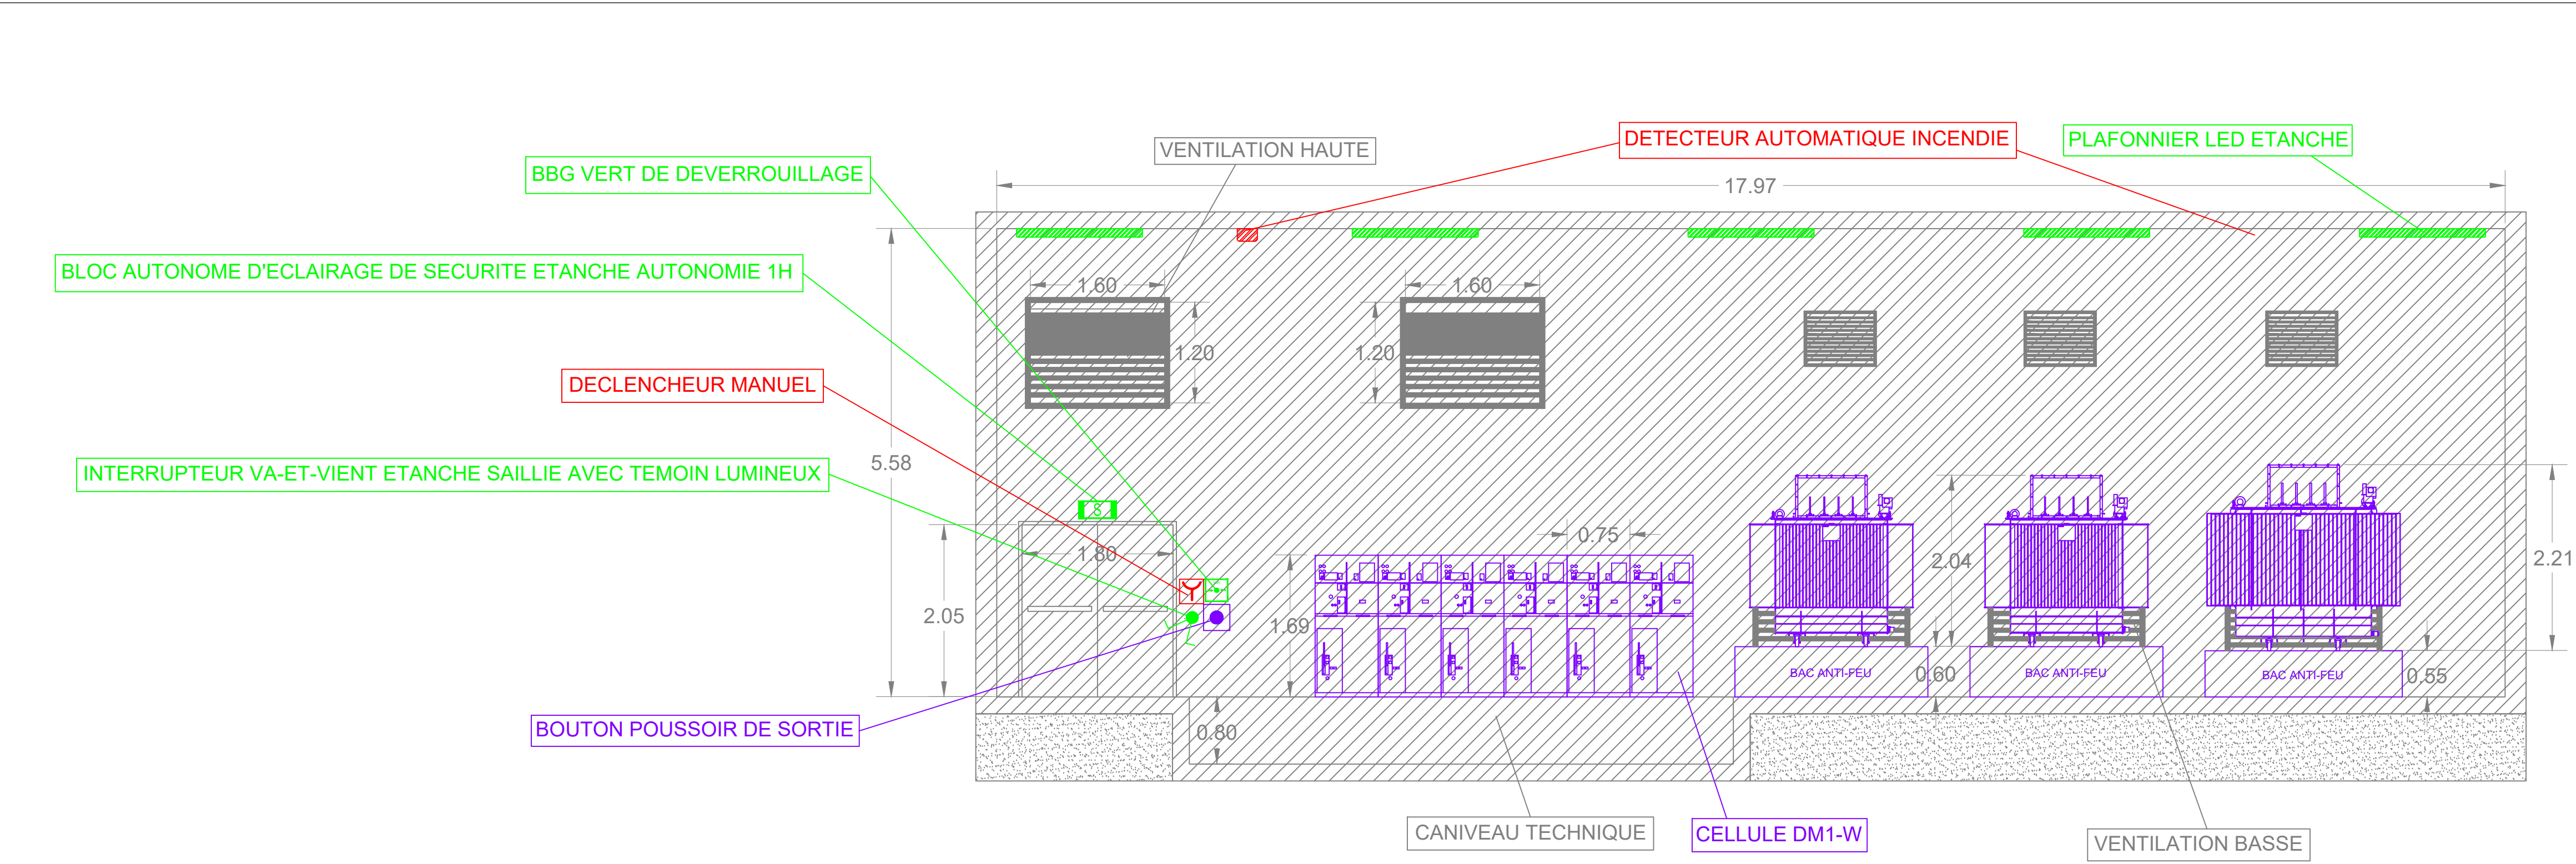


COUPE A-A : ECHELLE 1/50

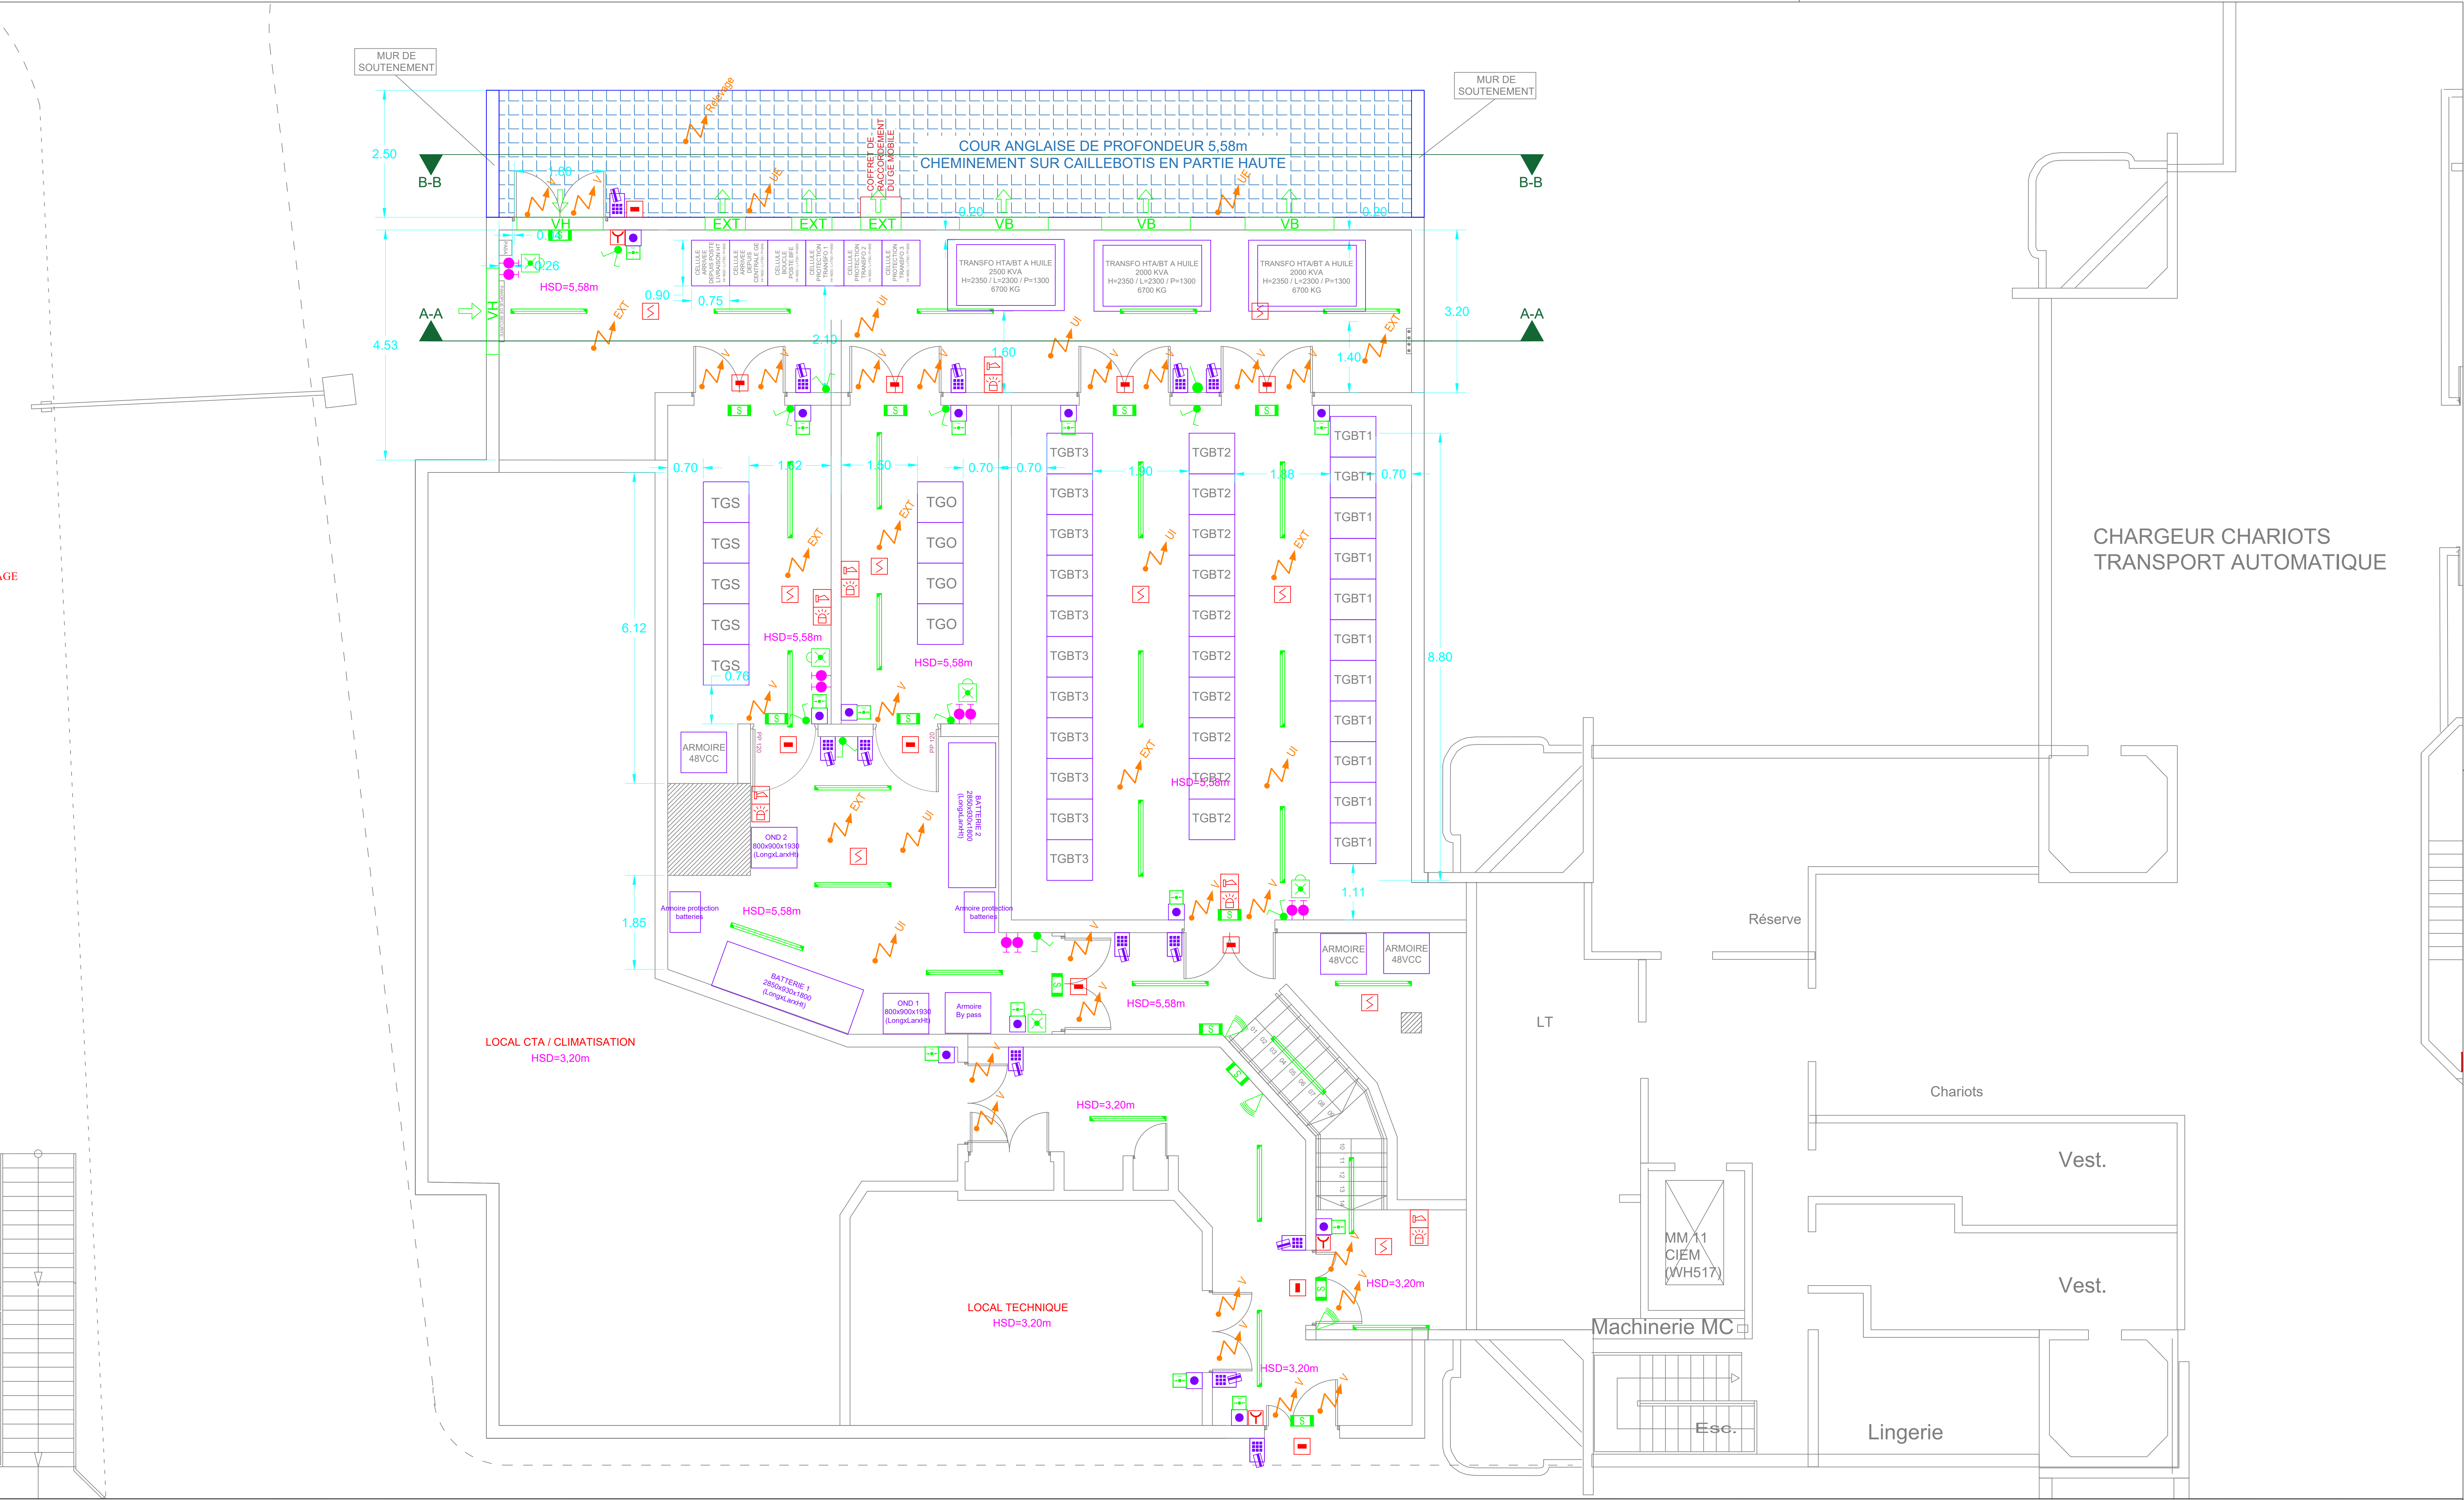

COUPE B-B : ECHELLE 1/50

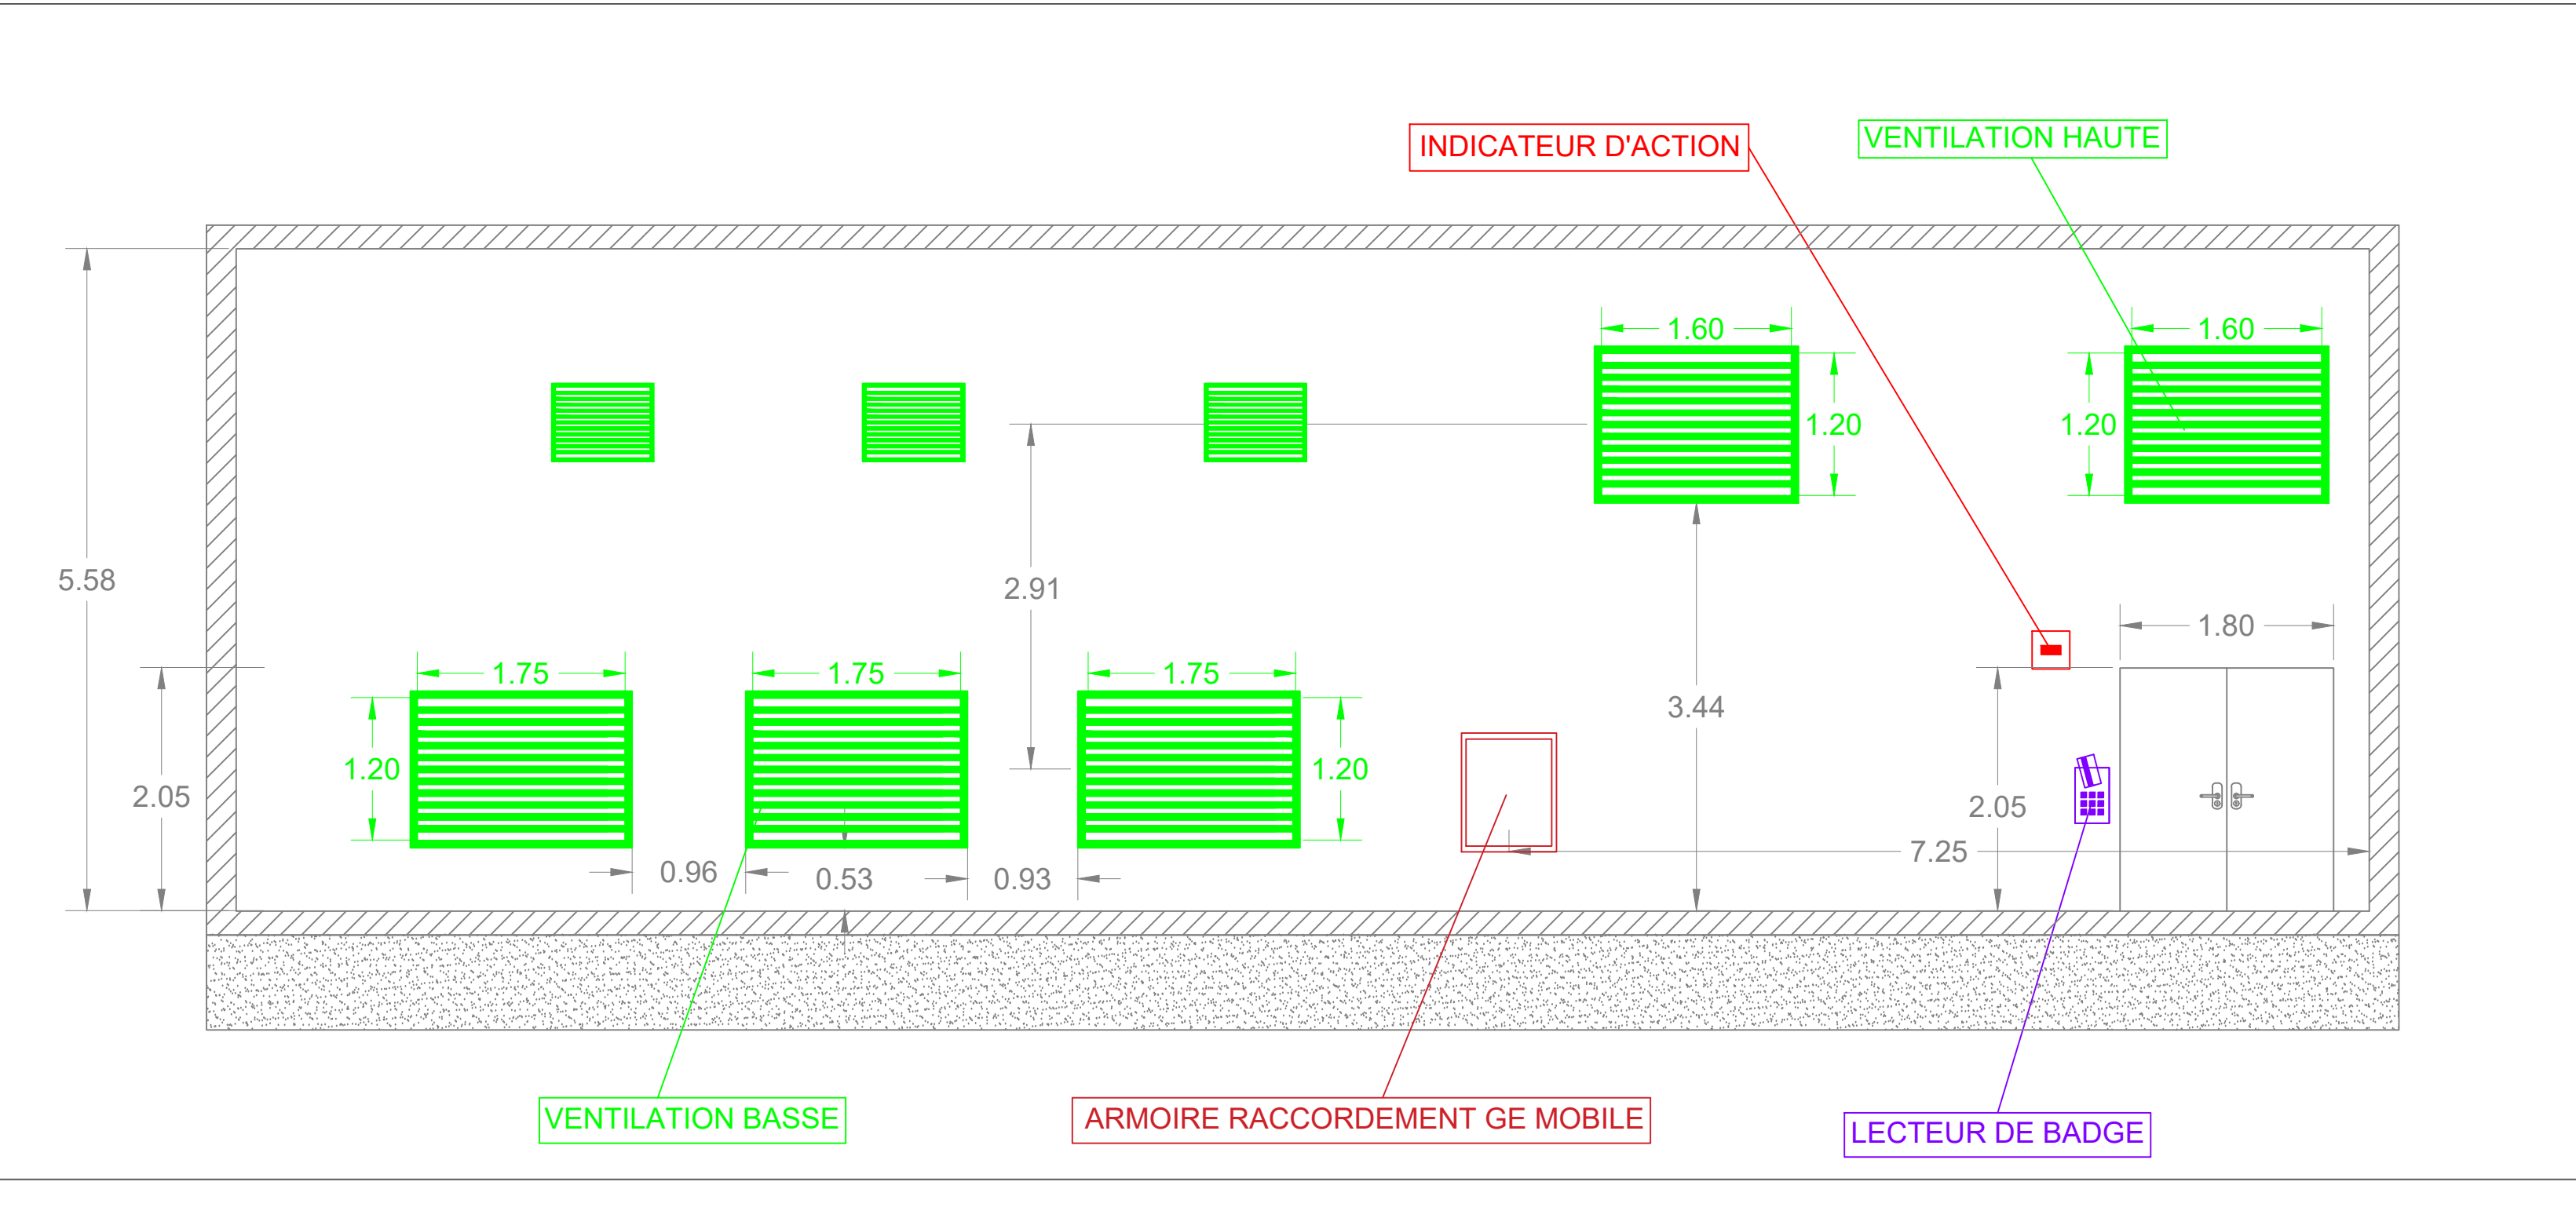

| SYMBOLE | DESIGNATION                                                       |
|---------|-------------------------------------------------------------------|
| —       | PLAFONNIER LED ETANCHE                                            |
| ✓       | INTERRUPTEUR SIMPLE ALLUMAGE ETANCHE SAILLIE AVEC TEMOIN LUMINEUX |
| ⤴       | INTERRUPTEUR VA-ET-VIENT ETANCHE SAILLIE AVEC TEMOIN LUMINEUX     |
| ⬆       | DETECTEUR DE MOUVEMENT MURAL                                      |
| ⬆       | BLOC AUTONOME D'ECLAIRAGE DE SECURITE ETANCHE AUTONOMIE 1H        |
| ⬆       | BLOC AUTONOME PORTATIF D'INTERVENTION SUR PRISE DE COURANT DEDIEE |
| ⬆       | PRISE DE COURANT 2x10/16A+T ETANCHE SAILLIE                       |
| ⬆       | LECTEUR DE BADGE                                                  |
| ⬆       | BOUTON POUSSOIR DE SORTIE                                         |
| ⬆       | CAMERA DOME                                                       |
| ⬆       | DETECTEUR AUTOMATIQUE INCENDIE                                    |
| ⬆       | DIFFUSEUR SONORE ET LUMINEUX                                      |
| ⬆       | DIFFUSEUR LUMINEUX                                                |
| ⬆       | INDICATEUR D'ACTION                                               |
| ⬆       | DECLENCHEUR MANUEL                                                |
| ⬆       | BOUTIER BRIS DE GLACE VERT DE DEVERROUILLAGE                      |
| ⬆       | ALIMENTATION ELECTRIQUE                                           |

### HOPITAL NOVO - SITE DE PONTOISE CONSTRUCTION D'UNE CENTRALE GE ET SECURISATION ELECTRIQUE

|                                                                                                                       |                                                |
|-----------------------------------------------------------------------------------------------------------------------|------------------------------------------------|
| <b>MAITRE D'OUVRAGE</b><br>HOPITAL NOVO - SITE PONTOISE<br>6 Avenue de l'Île de France<br>95300 PONTOISE              | <b>Hôpital novo</b><br>Nord-Ouest Val-de-Paris |
| <b>MAITRE D'OEUVRE</b><br>BIM INGENIERIE<br>21, Avenue Edouard Belin<br>92 500 Rueil-Malmaison<br>Tel: 01.47.08.17.65 | <b>bim</b><br>ingenierie                       |
| <b>BUREAU DE CONTROLE</b><br>DEKRA<br>21 Rue du Petit Albi<br>95500 Cergy-Pontoise<br>Tel: 01.34.22.96.83             | <b>DEKRA</b>                                   |
| <b>COORDINATEUR SSI</b>                                                                                               |                                                |
| <b>COORDINATEUR CSPS</b>                                                                                              |                                                |

|         |      |                                                                                   |                                                      |            |
|---------|------|-----------------------------------------------------------------------------------|------------------------------------------------------|------------|
| LOT     | ELE  | PLAN DES FUTURS LOCAUX DU POSTE HT BMC<br>IMPLANTATIONS DES EQUIPEMENTS CFO & CFA | PHASE                                                | DCE        |
| ECHELLE | 1/50 | N° AFFAIRE<br>BIM_21_73                                                           | N° FICHIER INFORMATIQUE<br>BIM BMC TZ PL SS2 ELE 011 | INDEX<br>0 |