


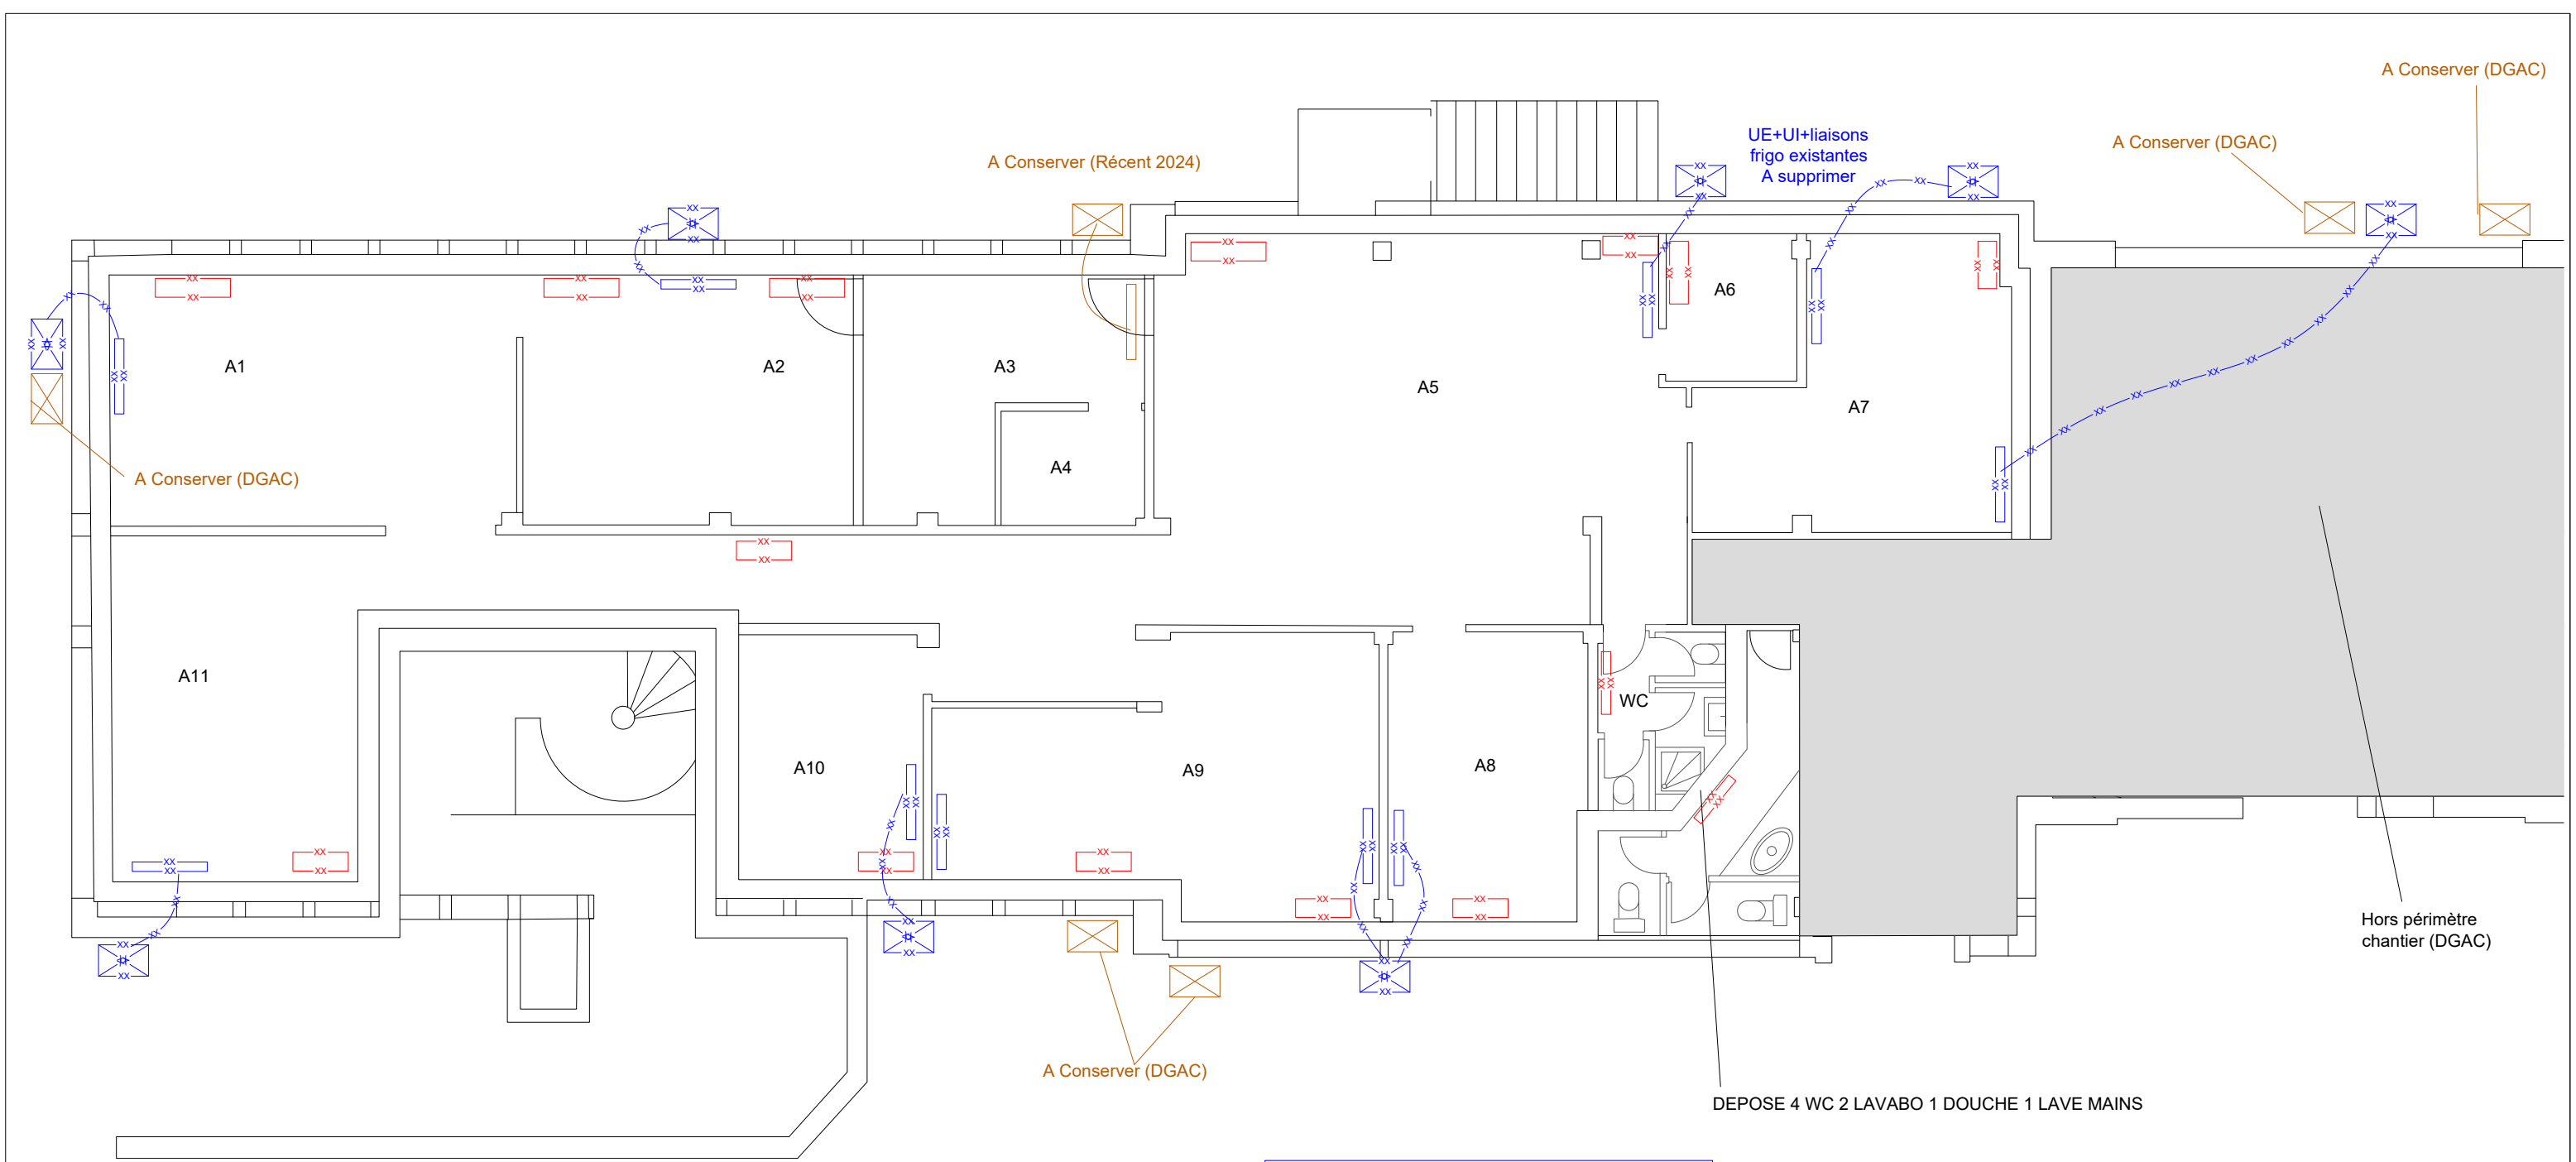


Chauffage / Climatisation : Equipements à supprimer

RADIATEUR (x15)

CLIMATISATION UI (x10 UI)

CLIMATISATION UE (x8 UE)

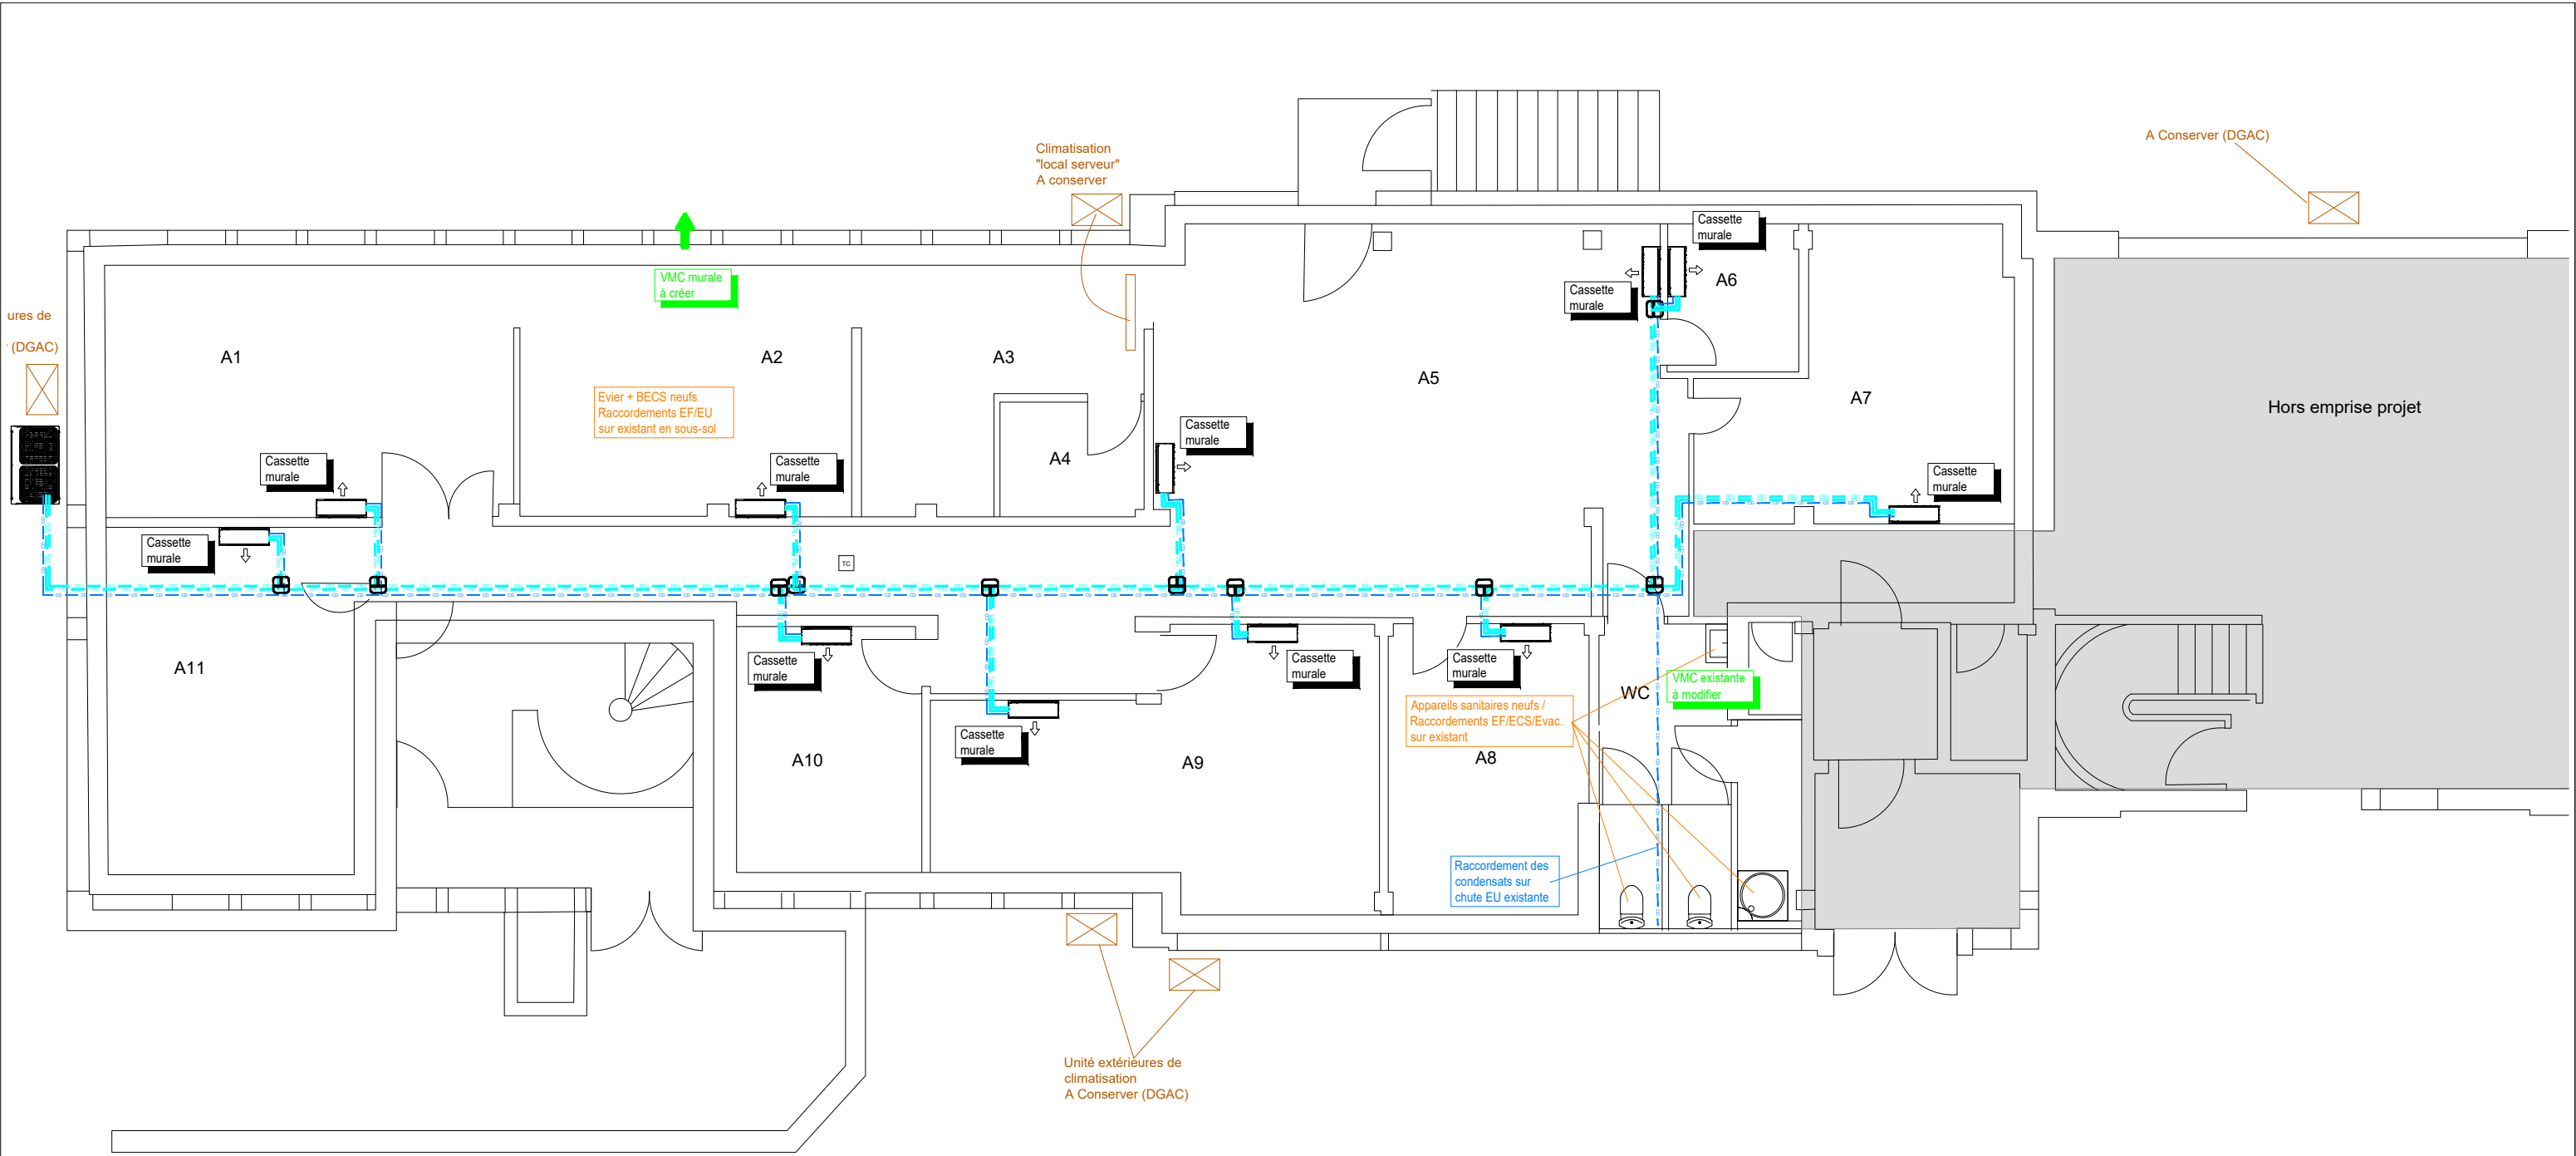

Maîtrise d'ouvrage :



METEO FRANCE
CDM PERPIGNAN Aéroport de Perpignan-
Riversaltes
66000 Perpignan

Bureau d'études :



ARRO Ingénierie
8 Avenue des Thébaudières
44800 Saint-Herblain
09-73-11-99-66
contact@arro-ing.fr

REHABILITATION DU CM66

Principe de Climatisation - Plomberie - Ventilation				Niveau RDC		DCE	2/2
AFFAIRE 25026	LOT CVP	INDICE A	ECHELLE 1/100e	FORMAT A3	DATE 13/05/2025	DESSIN TMO	
CE PLAN EST PROPRIETE DE ARRO INGENIERIE, TOUTE REPRODUCTION OU DIVULGATION EST INTERDITE SANS ACCORD ECRIT							

DESSIN
TMO