


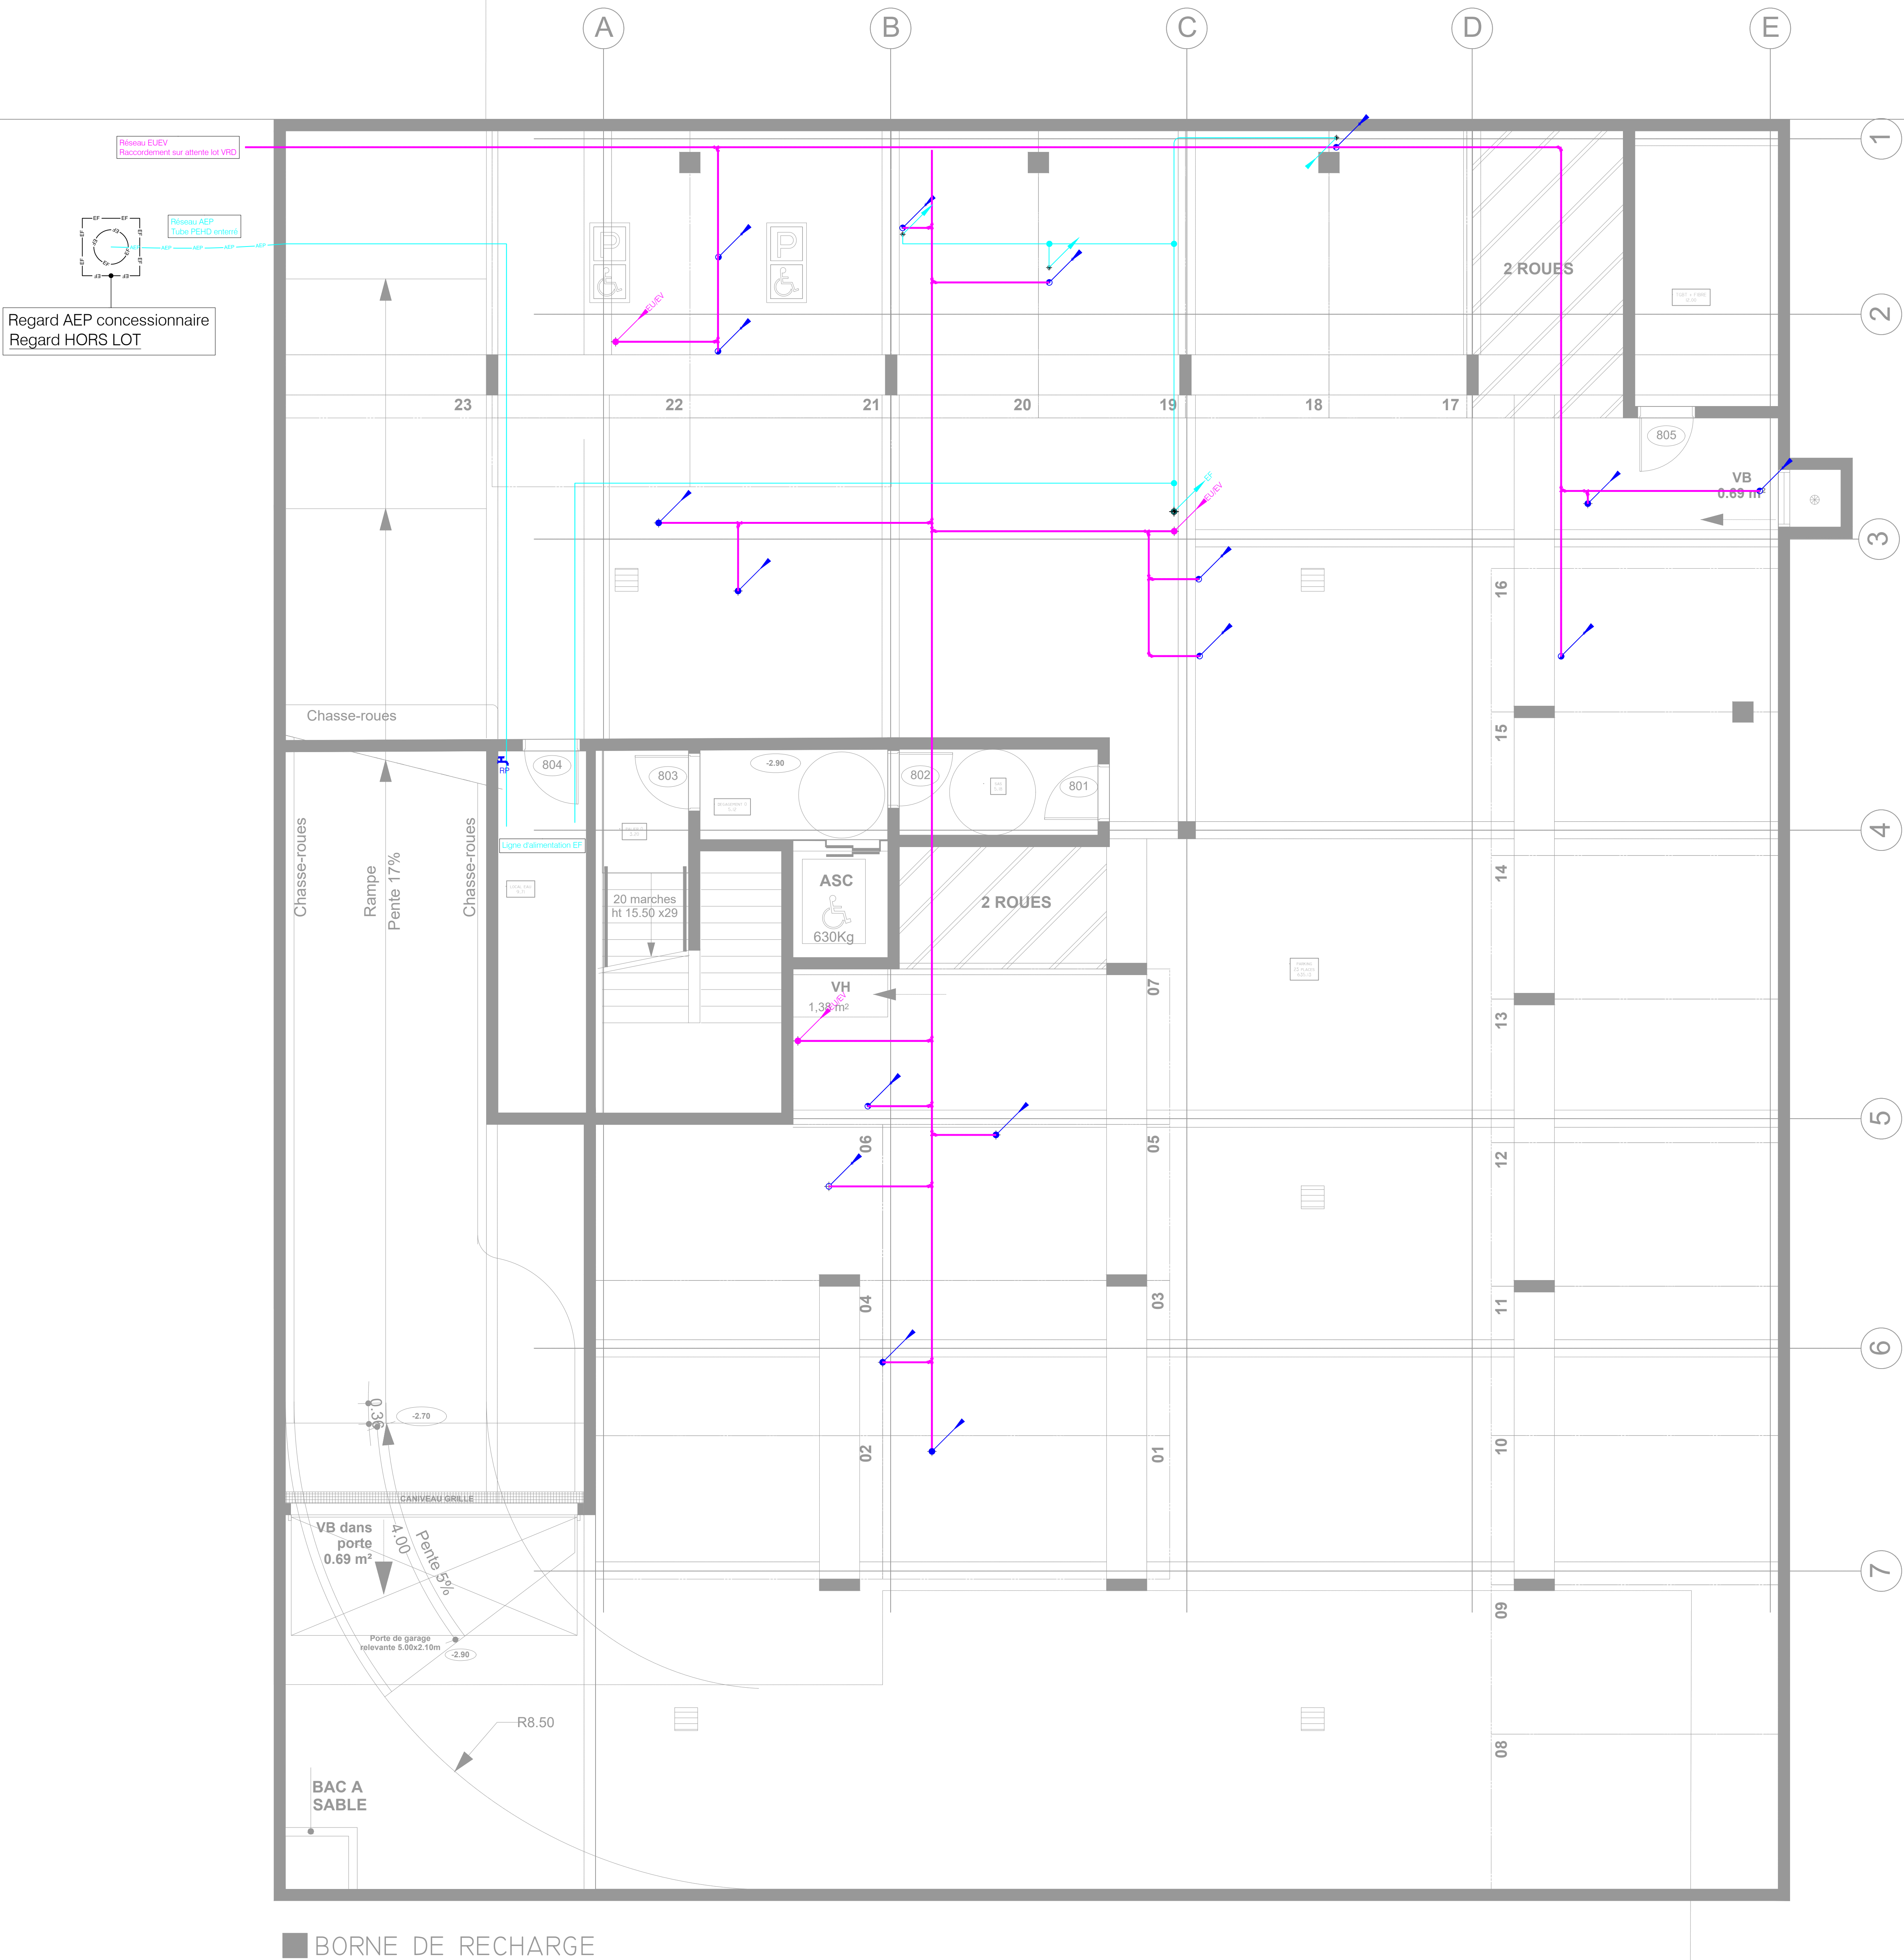

LEGENDE CHAUFFAGE VENTILATION PLOMBERIE	
	Points d'alimentation Eau Chaude Sanitaire et Eau Froide
	Points d'évacuation Eaux Usées ou Eaux Vannes
	Chute verticale EU/EV Tube PVC Me type CHUTUNIC
	Réseau d'évacuation horizontal EU/EV
	Unités intérieures de climatisation type cassette DAIKIN ou équivalent, FXZA-A ou similaire
	Unités intérieures de climatisation type cassette DAIKIN ou équivalent, FXAA-A / FXM35A ou similaire
	Unités intérieures de climatisation type plafonnier DAIKIN ou équivalent, FXHA32A ou similaire
	Boîtiers de sélection DAIKIN ou équivalent, BS-A ou similaire
	Thermostat d'ambiance
	Evacuation condensats Tube PVC Me
	Liaisons frigorifiques 2 ou 3 tubes sur chemins de câbles Tube cuivre pré-isolé
	Piège à son
	Détalonnage de porte à réaliser par le lot Menuiseries intérieures
	Robinets de puisage avec vidange en 20/27, avec raccord au nez (manœuvre par carré), y compris clapet anti-retour

Nota :
Calorifuge à prévoir sur les gaines de ventilations :
- Réseaux en combles et LT : 50 mm de laine minérale finition kraf alu
- Réseaux en faux plafond : 25 mm de laine minérale finition kraf alu

Sorties de toiture Hors lot CVCPB :
- Souches pour Air rejeté de la CTA DF et de la VMC
- Ventilation primaire EU/EV

maîtrise d'ouvrage

Etablissement français du Sang

122/130 rue Hartmann - 94200 IVRY sur Seine

Aménagement du site "Village de santé"

à Evry-Courcouronnes

maîtrise d'oeuvre

AKPA Architectes

Mandataire

architectes@akpa.fr

MCI Thermiques

bureau d'études fluides

info@mci-thermiques.com

IN4

économiste et BET structure

contact@in4-ing.fr


20, Passage Saint Sébastien - 75011 PARIS

Parc d'Affaires Reims Champigny

Allée Jean Amelin Bâtiment C - 51370 Champigny

4 impasse de Mont-Louis - 75011 Paris

Plan Chauffage, Ventilation Climatisation et Plomberie					échelle 1/50	
Niveau sous-sol					date 19/05/2026	
émetteur	code projet	phase	lot	niveau	numéro	indice
MCI	310 EFS	PRO	5-CVCPB	R-1	CVCPB01	B
Mise à jour suite relecture du service juridique de l'EFS et des observations du RICT					19/05/2026	B
Mise à jour suite remarques EFS et architecte					27/01/2026	A
modifications du document					date	
					n° fichier	

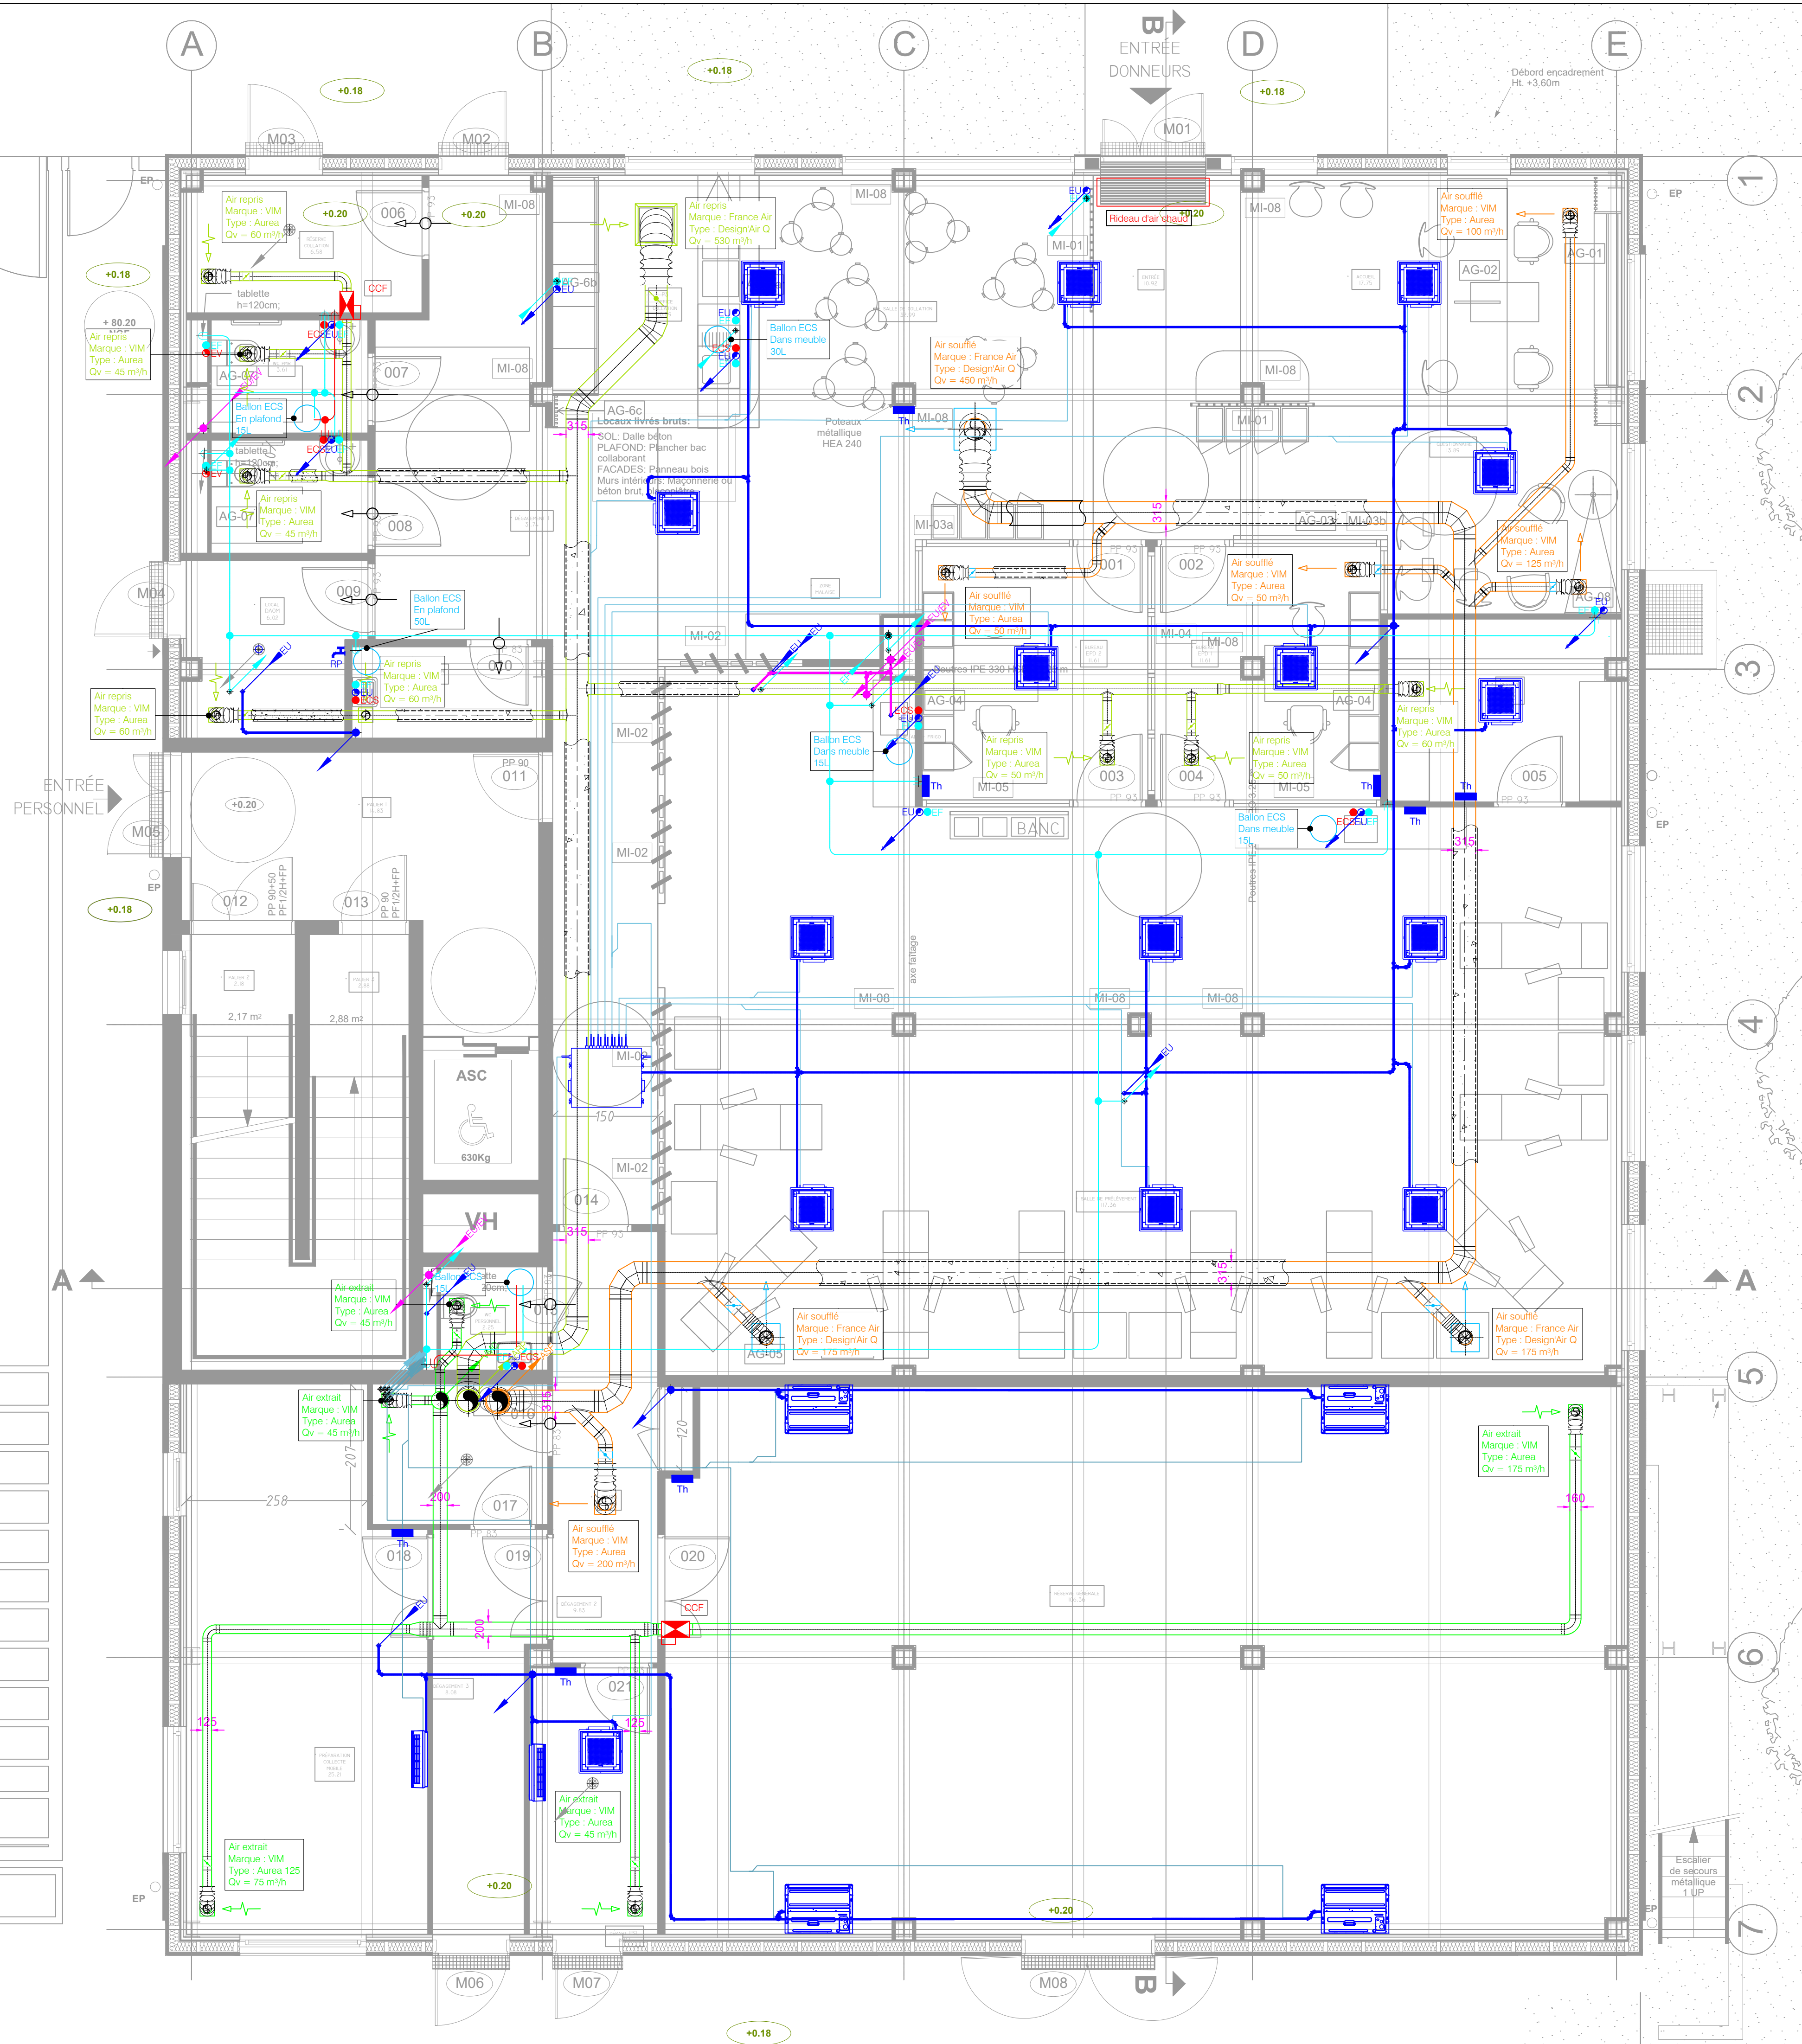

LEGENDE CHAUFFAGE VENTILATION PLOMBERIE	
	Points d'alimentation Eau Chaude Sanitaire et Eau Froide
	Points d'évacuation Eaux Usées ou Eaux Vannes
	Chute verticale EU/EV Tube PVC Me type CHUTUNIC
	Réseau d'évacuation horizontal EU/EV
	Unités intérieures de climatisation type cassette DAIKIN ou équivalent, FXZA-A ou similaire
	Unités intérieures de climatisation type cassette DAIKIN ou équivalent, FXAA-A / FXM35A ou similaire
	Unités intérieures de climatisation type plafonnier DAIKIN ou équivalent, FXHA32A ou similaire
	Boîtiers de sélection DAIKIN ou équivalent, BS-A ou similaire
	Thermostat d'ambiance
	Evacuation condensats Tube PVC Me
	Liasons frigorifiques 2 ou 3 tubes sur chemins de câbles Tube cuivre pré-isolé
	Piège à son
	Détalonnage de porte à réaliser par le lot Menuiseries intérieures
	Robinet de puisage avec vidange en 20/27, avec raccord au nez (manœuvre par carré), y compris clapet anti-retour

Nota :
Calorifuge à prévoir sur les gaines de ventilations :
- Réseaux en combles et LT : 50 mm de laine minérale finition kraf alu
- Réseaux en faux plafond : 25 mm de laine minérale finition kraf alu

Sorties de toiture Hors lot CVCPB :
- Souches pour Air rejeté de la CTA DF et de la VMC
- Ventilation primaire EU/EV

maîtrise d'ouvrage
Etablissement français du Sang
122/130 rue Hartmann - 94200 IVRY sur Seine


Aménagement du site "Village de santé"
à Evry-Courcouronnes

maîtrise d'oeuvre
AKPA Architectes
Mandataire
20, Passage Saint Sébastien - 75011 PARIS
architectes@akpa.fr

MCI Thermiques
bureau d'études fluides
Parc d'Affaires Reims Champigny
Allée Jean Marie Amelin Bâtiment C - 51370 Champigny
info@mci-thermiques.com

IN4
économiste et BET structure
4 impasse de Mont-Louis - 75011 Paris
contact@in4-ing.fr

Plan Chauffage, Ventilation Climatisation et Plomberie Niveau RDC					échelle 1/50	date 19/05/2026
émetteur	code projet	phase	lot	niveau	numéro	indice
MCI	310 EFS	PRO	5-CVCPB	RDC	CVCPB02	B
Mise à jour suite relecture du service juridique de l'EFS et des observations du RICT					19/05/2026	B
Mise à jour suite remarques EFS et architecte					27/01/2026	A
modifications du document					date	
n° fichier						

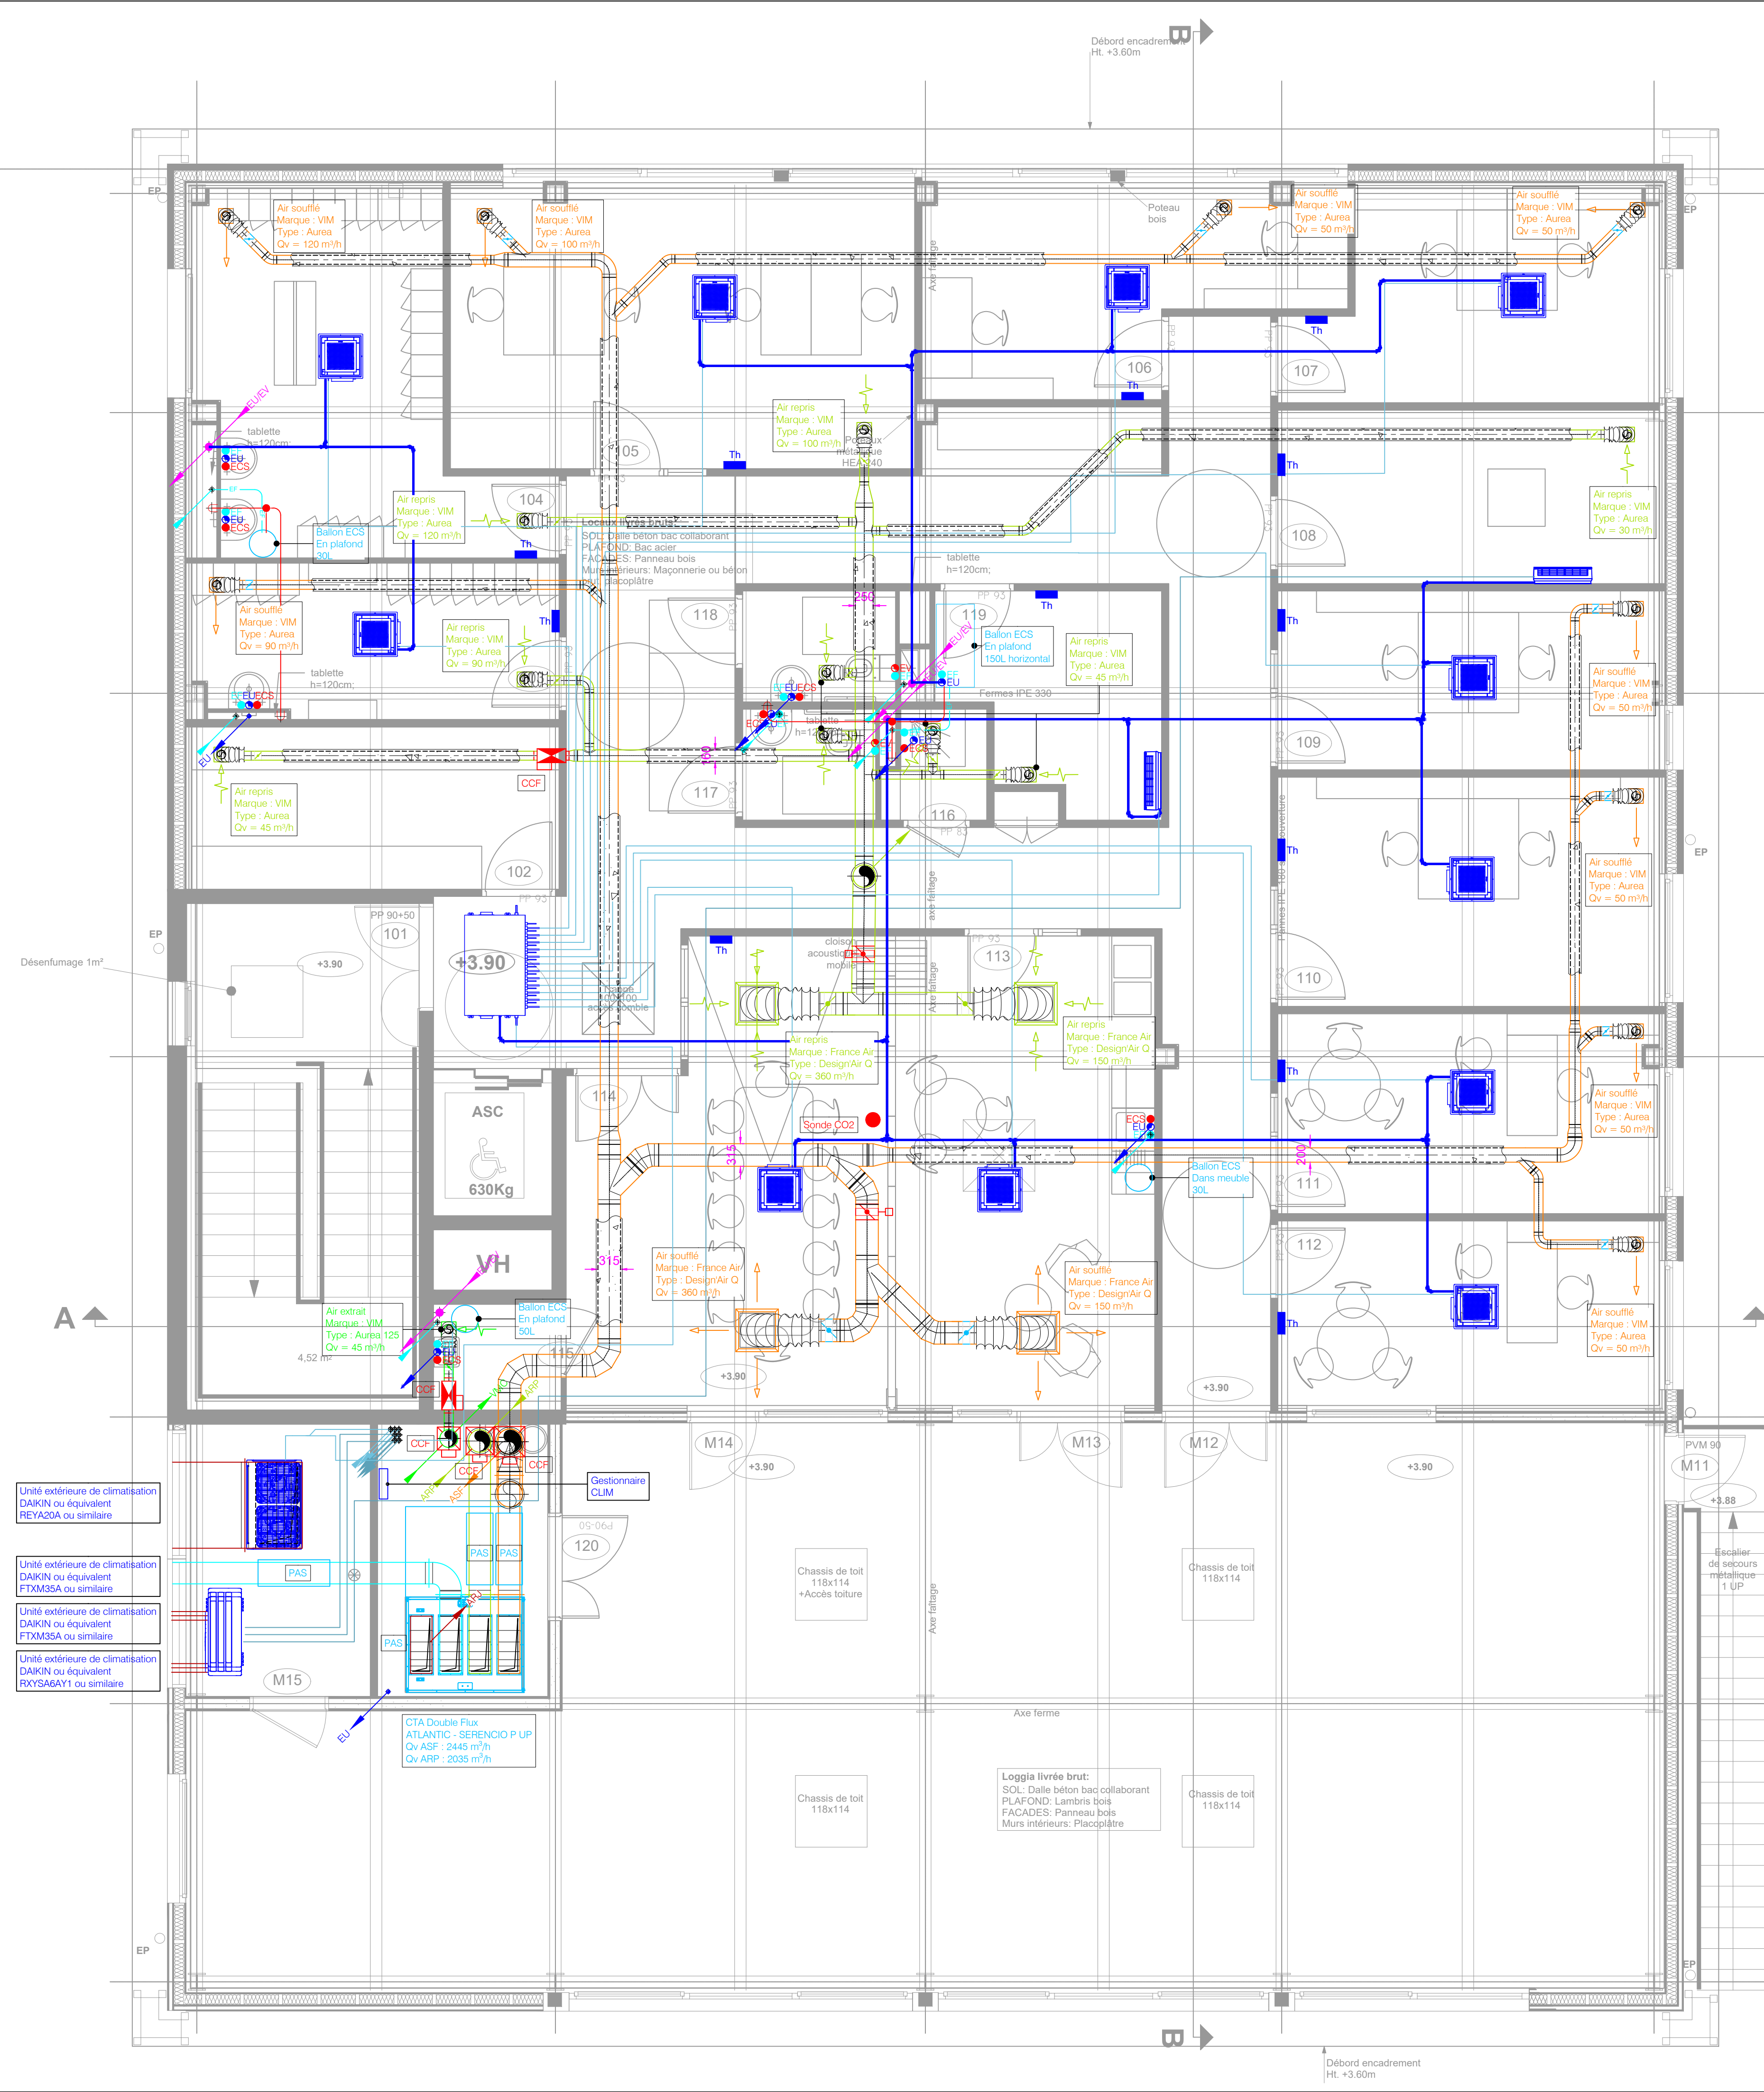

LEGENDE CHAUFFAGE VENTILATION PLOMBERIE	
	Points d'alimentation Eau Chaude Sanitaire et Eau Froide
	Points d'évacuation Eaux Usées ou Eaux Vannes
	Chute verticale EU/EV Tube PVC Me type CHUTUNIC
	Réseau d'évacuation horizontal EU/EV
	Unités intérieures de climatisation type cassette DAIKIN ou équivalent, FXZA-A ou similaire
	Unités intérieures de climatisation type cassette DAIKIN ou équivalent, FXAA-A / FXM35A ou similaire
	Unités intérieures de climatisation type plafonnier DAIKIN ou équivalent, FXHA32A ou similaire
	Boîtiers de sélection DAIKIN ou équivalent, BS-A ou similaire
	Thermostat d'ambiance
	Evacuation condensats Tube PVC Me
	Liasons frigorifiques 2 ou 3 tubes sur chemins de câbles Tube cuivre pré-isolé
	Piège à son
	Détalonnage de porte à réaliser par le lot Menuiseries intérieures
	Robinets de puisage avec vidange en 20/27, avec raccord au nez (manœuvre par carré), y compris clapet anti-retour

Nota :
Calorifuge à prévoir sur les gaines de ventilations :
- Réseaux en combles et LT : 50 mm de laine minérale finition kraf alu
- Réseaux en faux plafond : 25 mm de laine minérale finition kraf alu

Sorties de toiture Hors lot CVCPB :
- Souches pour Air rejeté de la CTA DF et de la VMC
- Ventilation primaire EU/EV

maîtrise d'ouvrage
Etablissement Français du Sang
122/130 rue Hartmann - 94200 IVRY sur Seine


Aménagement du site "Village de santé"
à Evry-Courcouronnes

maîtrise d'oeuvre
AKPA Architectes
Mandataire
20, Passage Saint Sébastien - 75011 PARIS
architectes@akpa.fr

MCI Thermiques
bureau d'études fluides
Parc d'Affaires Reins Champigny
Allée Jean Marie Amelin Bâtiment C - 51370 Champigny
info@mci-thermiques.com

IN4
économiste et BET structure
4 impasse de Mont-Louis - 75011 Paris
contact@in4-ing.fr

Plan Chauffage, Ventilation Climatisation et Plomberie Niveau R+1					échelle 1/50	
					date 19/05/2026	
émetteur	code projet	phase	lot	niveau	numéro	indice
MCI	310 EFS	PRO	5-CVCPB	R+1	CVCPB03	B
Mise à jour suite lecture du service juridique de l'EFS et des observations du RICT					19/05/2026	B
Mise à jour suite remarques EFS et architecte					27/01/2026	A
modifications du document					date	
					n° fichier	

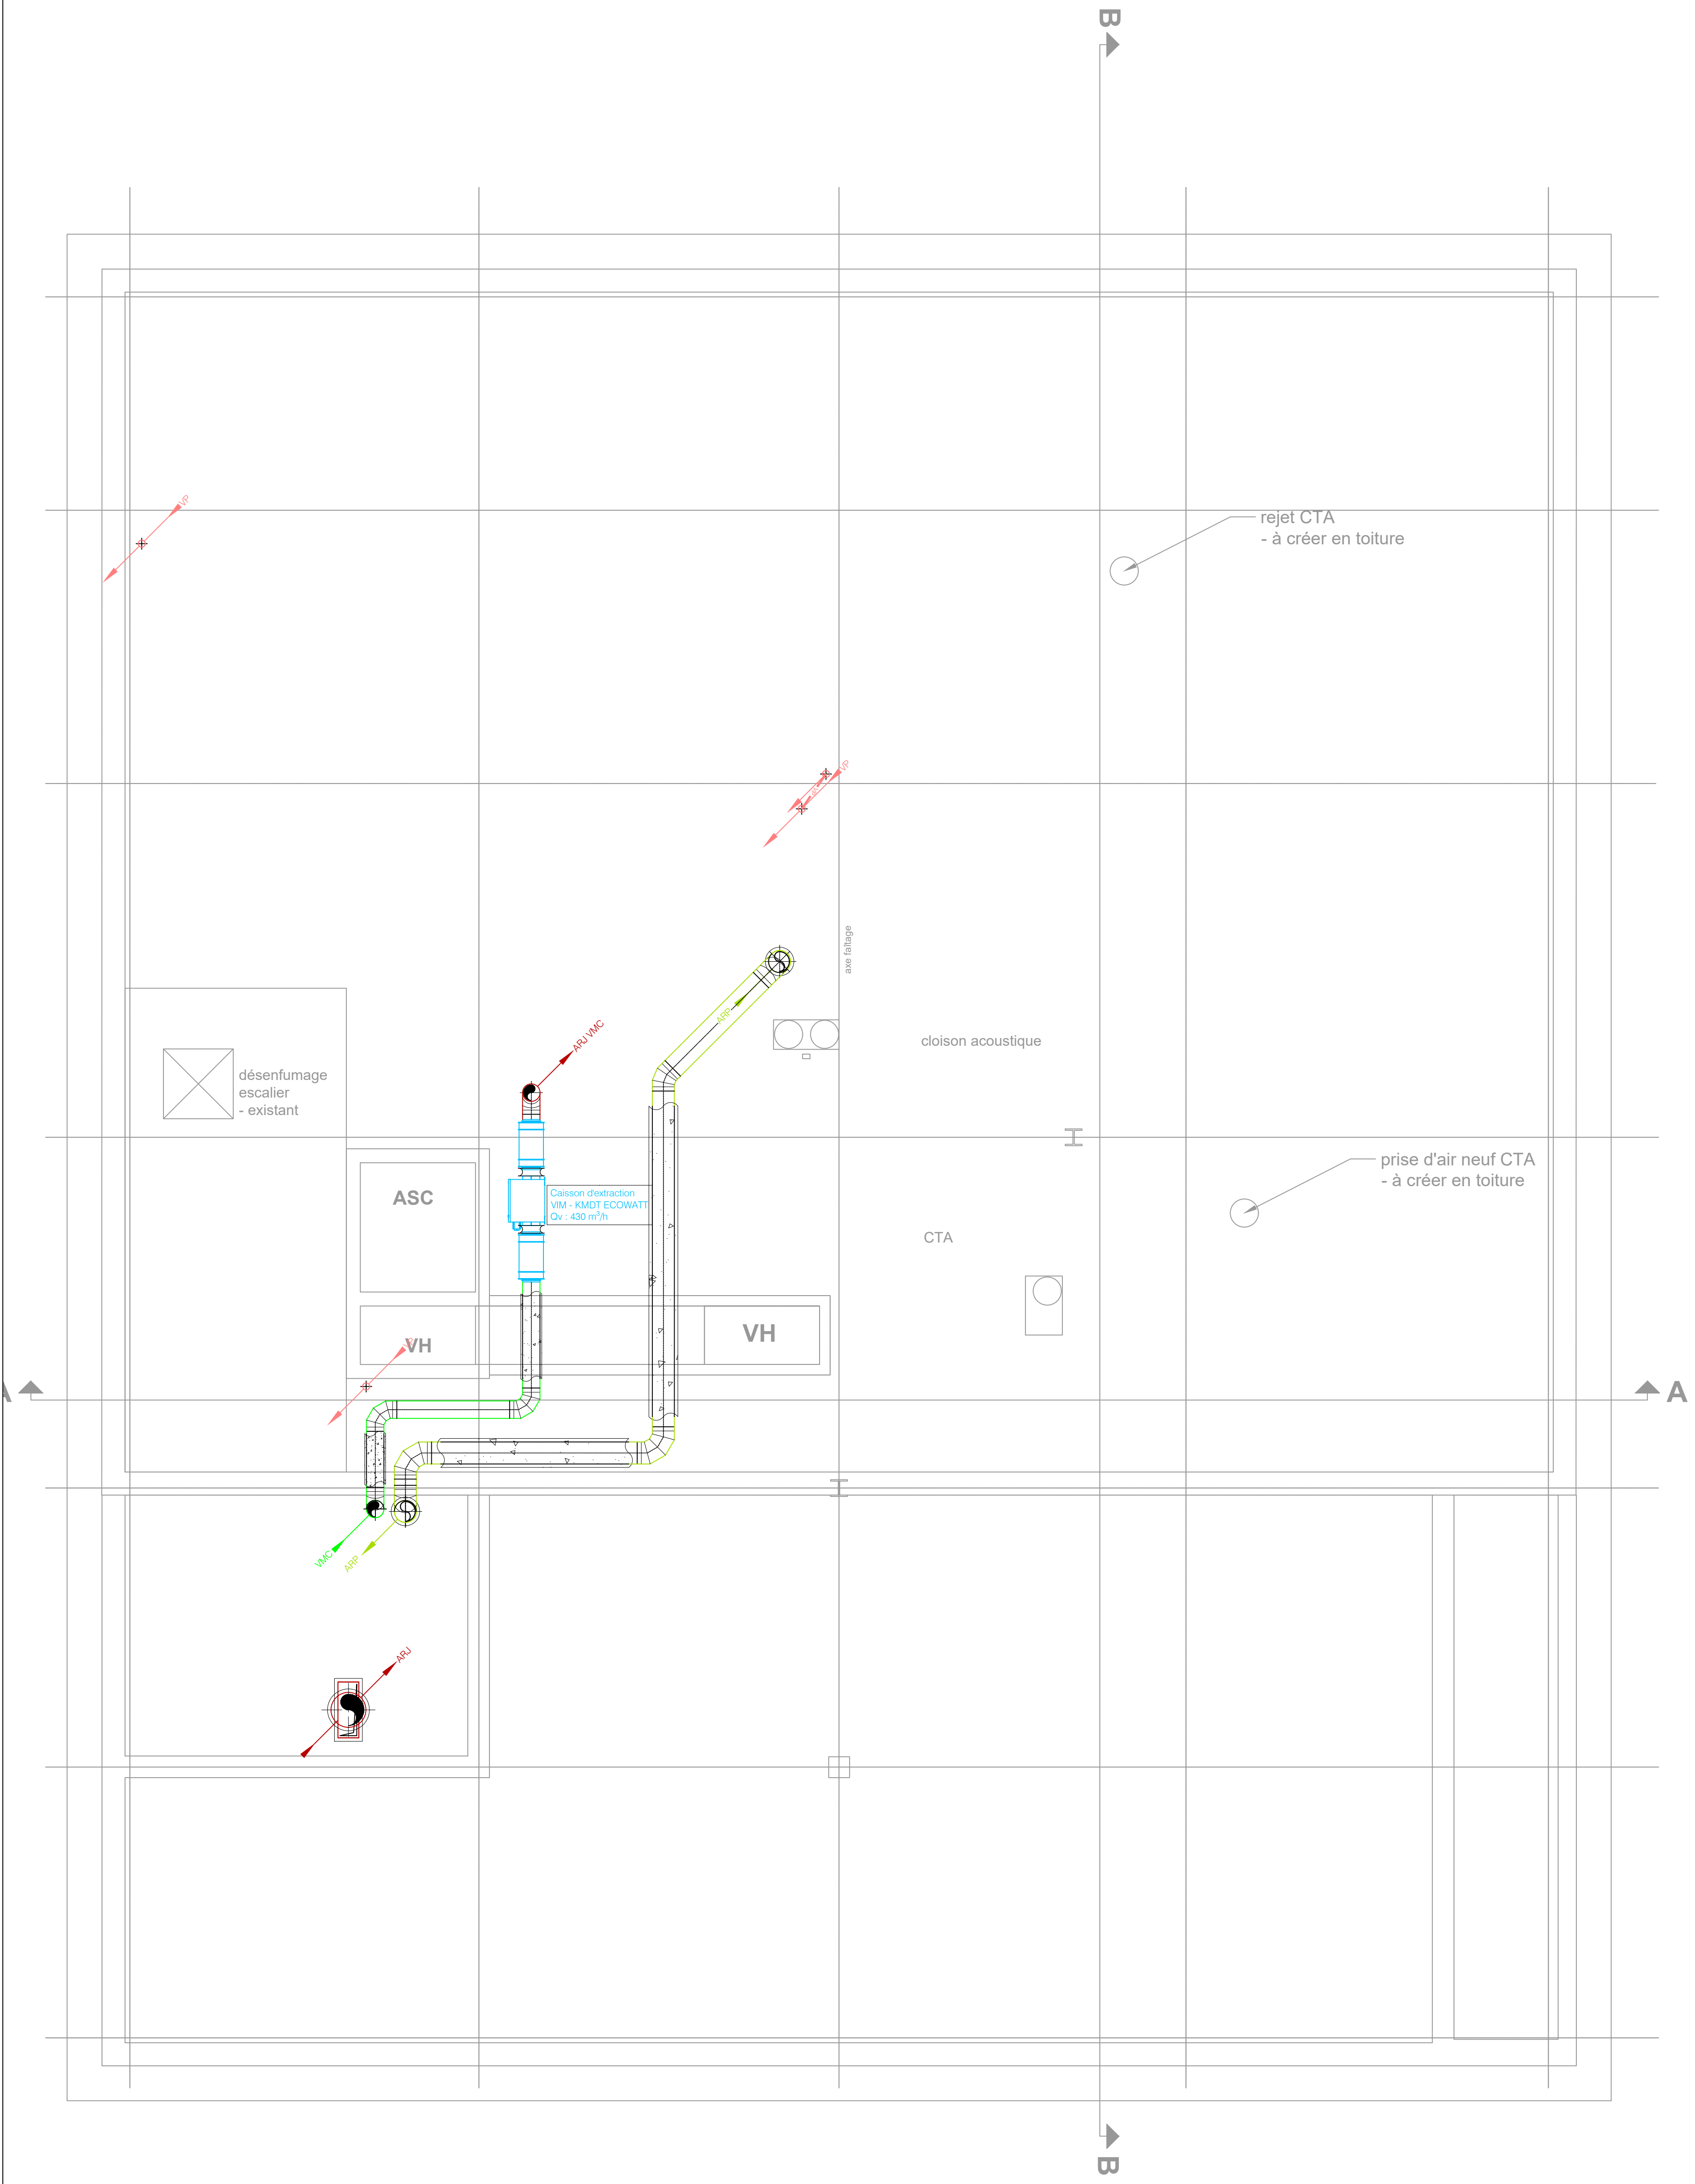

LEGENDE CHAUFFAGE VENTILATION PLOMBERIE	
	Points d'alimentation Eau Chaude Sanitaire et Eau Froide
	Points d'évacuation Eaux Usées ou Eaux Vannes
	Chute verticale EU/EV Tube PVC Me type CHUTUNIC
	Réseau d'évacuation horizontal EU/EV
	Unités intérieures de climatisation type cassette DAIKIN ou équivalent, FXZA-A ou similaire
	Unités intérieures de climatisation type cassette DAIKIN ou équivalent, FXAA-A / FXM35A ou similaire
	Unités intérieures de climatisation type plafonnier DAIKIN ou équivalent, FXHA32A ou similaire
	Boîtiers de sélection DAIKIN ou équivalent, BS-A ou similaire
	Thermostat d'ambiance
	Evacuation condensats Tube PVC Me
	Liasons frigorifiques 2 ou 3 tubes sur chemins de câbles Tube cuivre pré-isolé
	Piège à son
	Détalonnage de porte à réaliser par le lot Menuiseries intérieures
	Robinets de puisage avec vidange en 20/27, avec raccord au nez (manœuvre par carré), y compris clapet anti-retour

Nota :
Calorifuge à prévoir sur les gaines de ventilations :
- Réseaux en combles et LT : 50 mm de laine minérale finition kraf alu
- Réseaux en faux plafond : 25 mm de laine minérale finition kraf alu

Sorties de toiture Hors lot CVCPB :
- Souches pour Air rejeté de la CTA DF et de la VMC
- Ventilation primaire EU/EV

maîtrise d'ouvrage Etablissement Français du Sang 122/130 rue Hartmann - 94200 IVRY sur Seine						
Aménagement du site "Village de santé" à Evry-Courcouronnes						
maîtrise d'oeuvre AKPA Architectes Mandataire MCI Thermiques bureau d'études fluides IN4 économiste et BET structure 20, Passage Saint Sébastien - 75011 PARIS architectes@akpa.fr Parc d'Affaires Reims Champigny Allée Jean Marie Amelin Bâtiment C - 51370 Champigny info@mci-thermiques.com 4 impasse de Mont-Louis - 75011 Paris contact@in4-ing.fr						
Plan Chauffage, Ventilation Climatisation et Plomberie Niveau Combles					échelle 1/50	
					date 19/05/2026	
émetteur	code projet	phase	lot	niveau	numéro	indice
MCI	310 EFS	PRO	5-CVCPB	COMBLES	CVCPB04	B
Mise à jour suite relecture du service juridique de l'EFS et des observations du RICT					19/05/2026	B
Mise à jour suite remarques EFS et architecte					27/01/2026	A
modifications du document					date	
					n° fichier	