


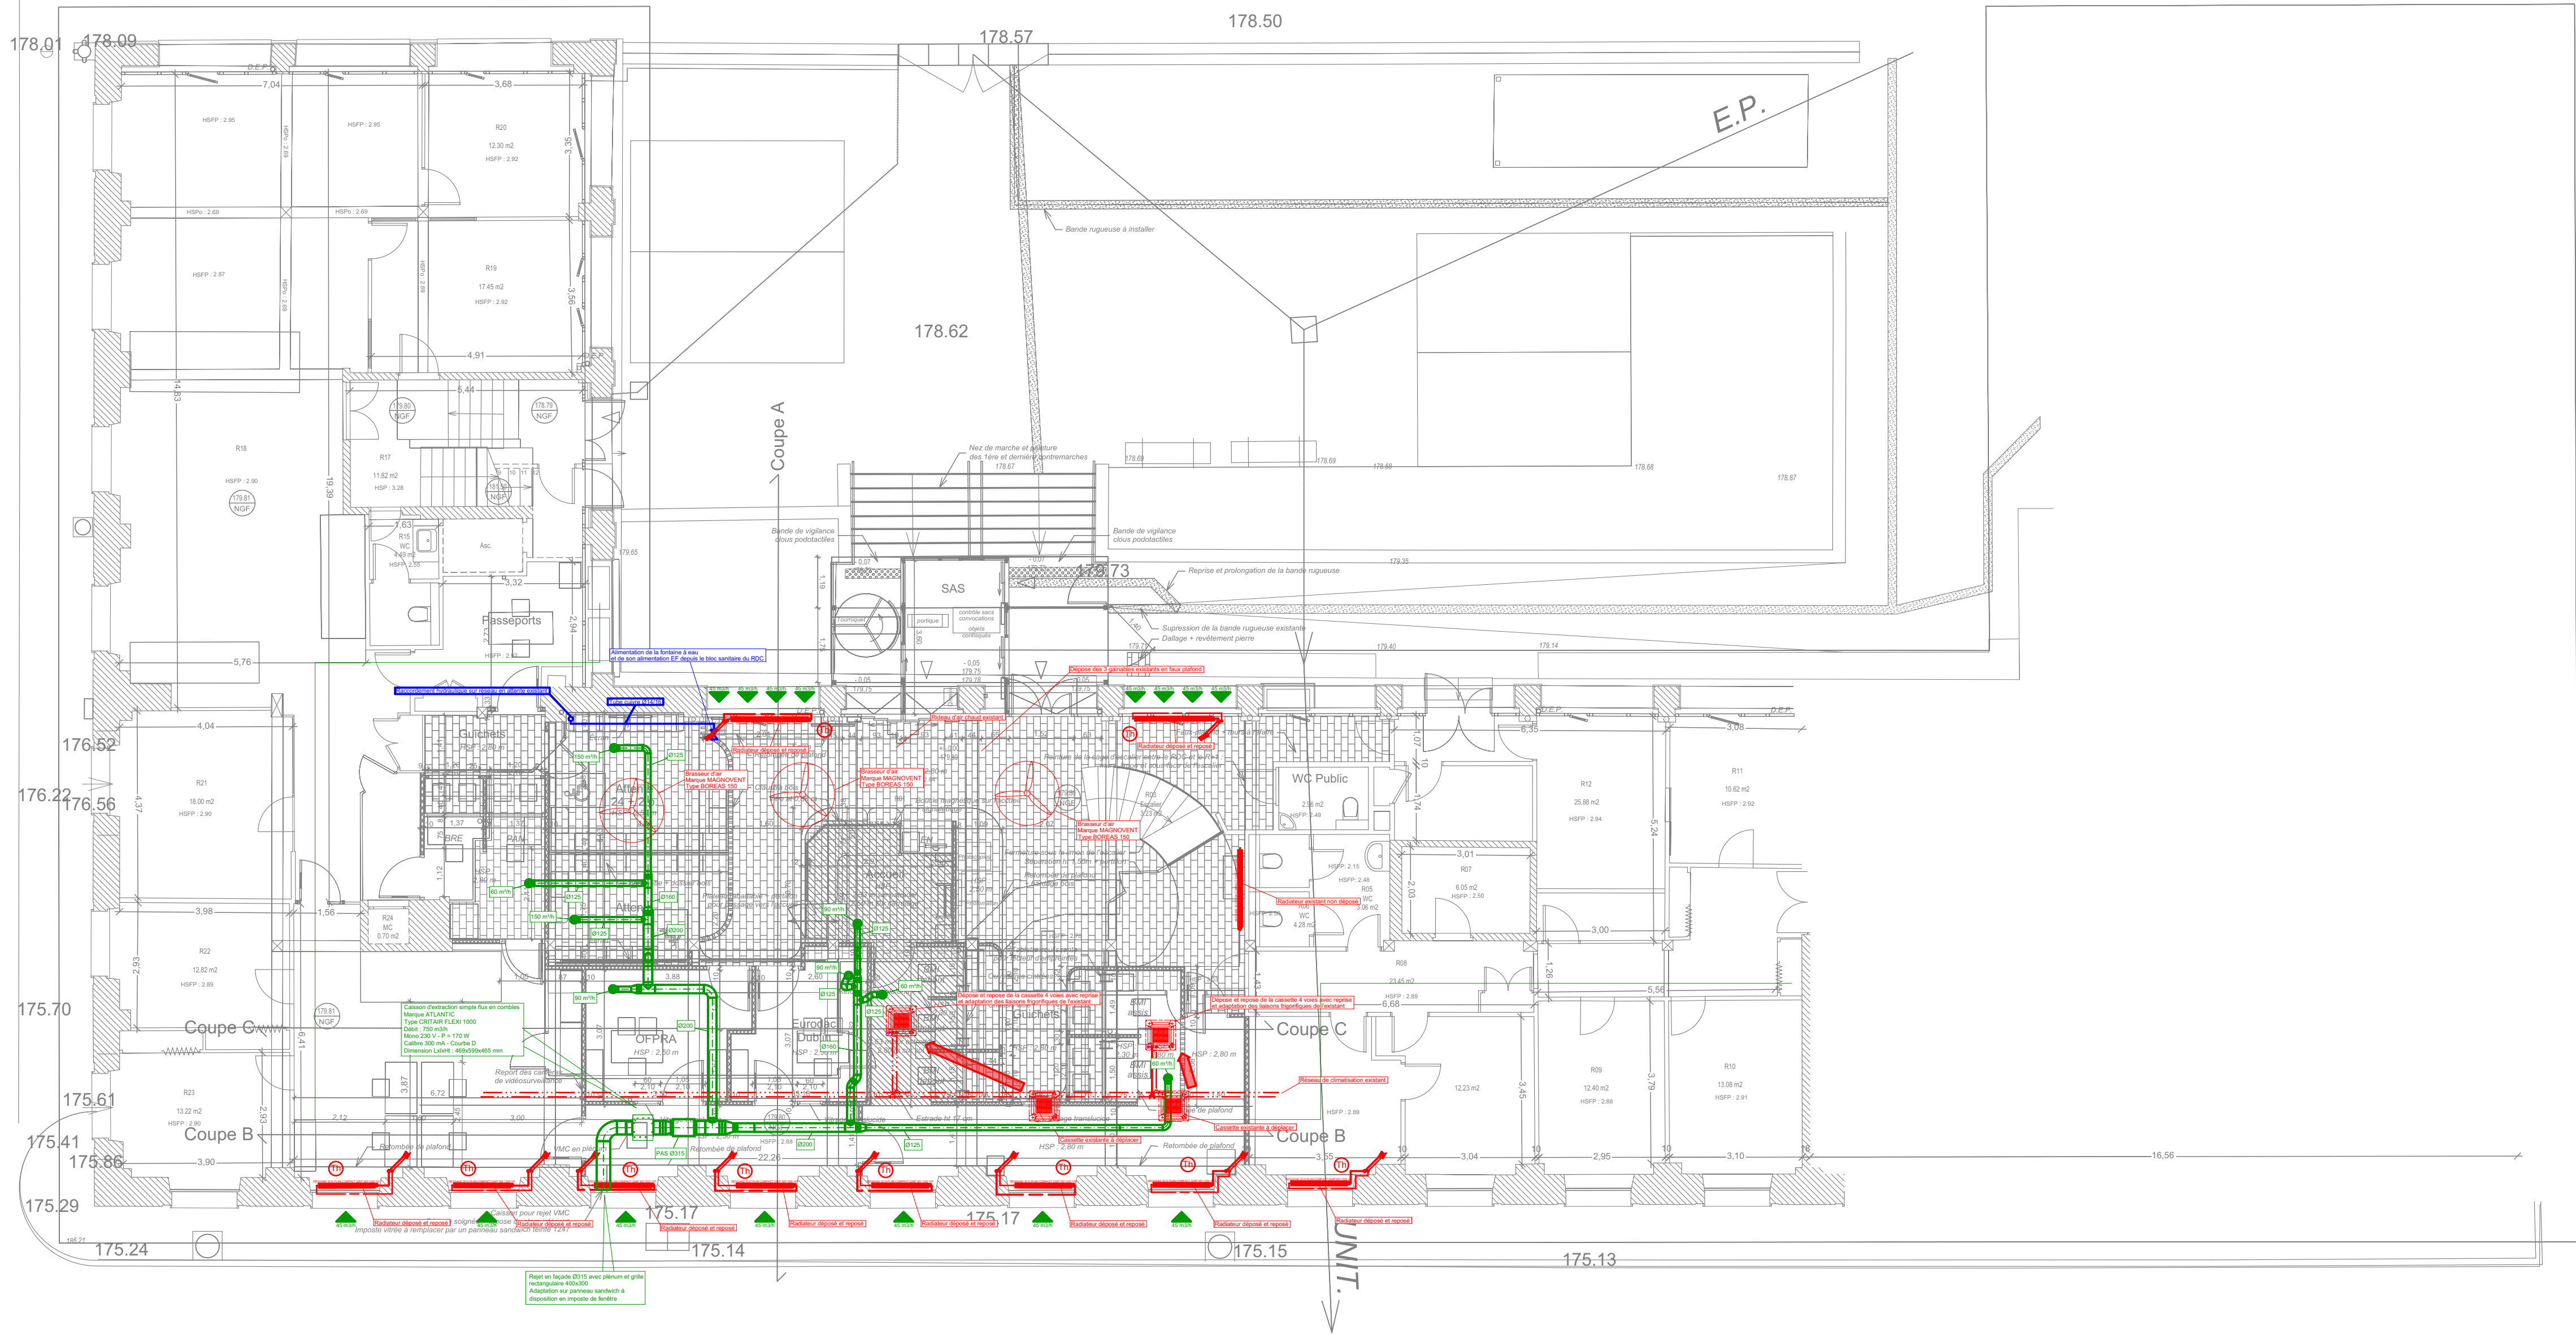

LEGENDE

- Réseau Eau Froide
- Réseau Eau Chaude
- Réseau Eau Usées - Eau Vannes
- Réseau chauffage radiateur
- Réseau VMC
- Bouche VMC
- Vanne thermostatique

MAÎTRE D'OUVRAGE

PREFECTURE DE SAÔNE ET LOIRE

196 Rue de Strasbourg
71021 MACON CEDEX 9

OPERATION

Réaménagement de l'accueil du Bâtiment Papet

196 Rue de Strasbourg
71000 MACON

CHAUFFAGE - VENTILATION - PLOMBERIE SANITAIRES

Rez-de-chaussée

CVPS01

N° AFFAIRE : PR220082	ECHELLE : 1:100	DATE : Juillet 2026	Phase : DCE
Dessiné par : L.W.			

Référence plan architecte : 260707 Plan projet

Reçu le : 08/07/2026

Ind.	Date	Modifications	Ind.	Date	Modifications
A			F		
B			G		
C			H		
D			I		
E			J		



DES PLANS SUR LA PLANÈTE

74, Quai Jean Jaurès
B.P. 74 - 71003 Mâcon
☎ : 03.85.38.47.29 📧 : 03.85.38.61.37
e-mail : marine@archethik.fr



BUREAU D'ETUDES
3 Rue Bigonnet
71000 MACON
☎ : 03.85.38.29.62
e-mail : projelec@btp-is.com