


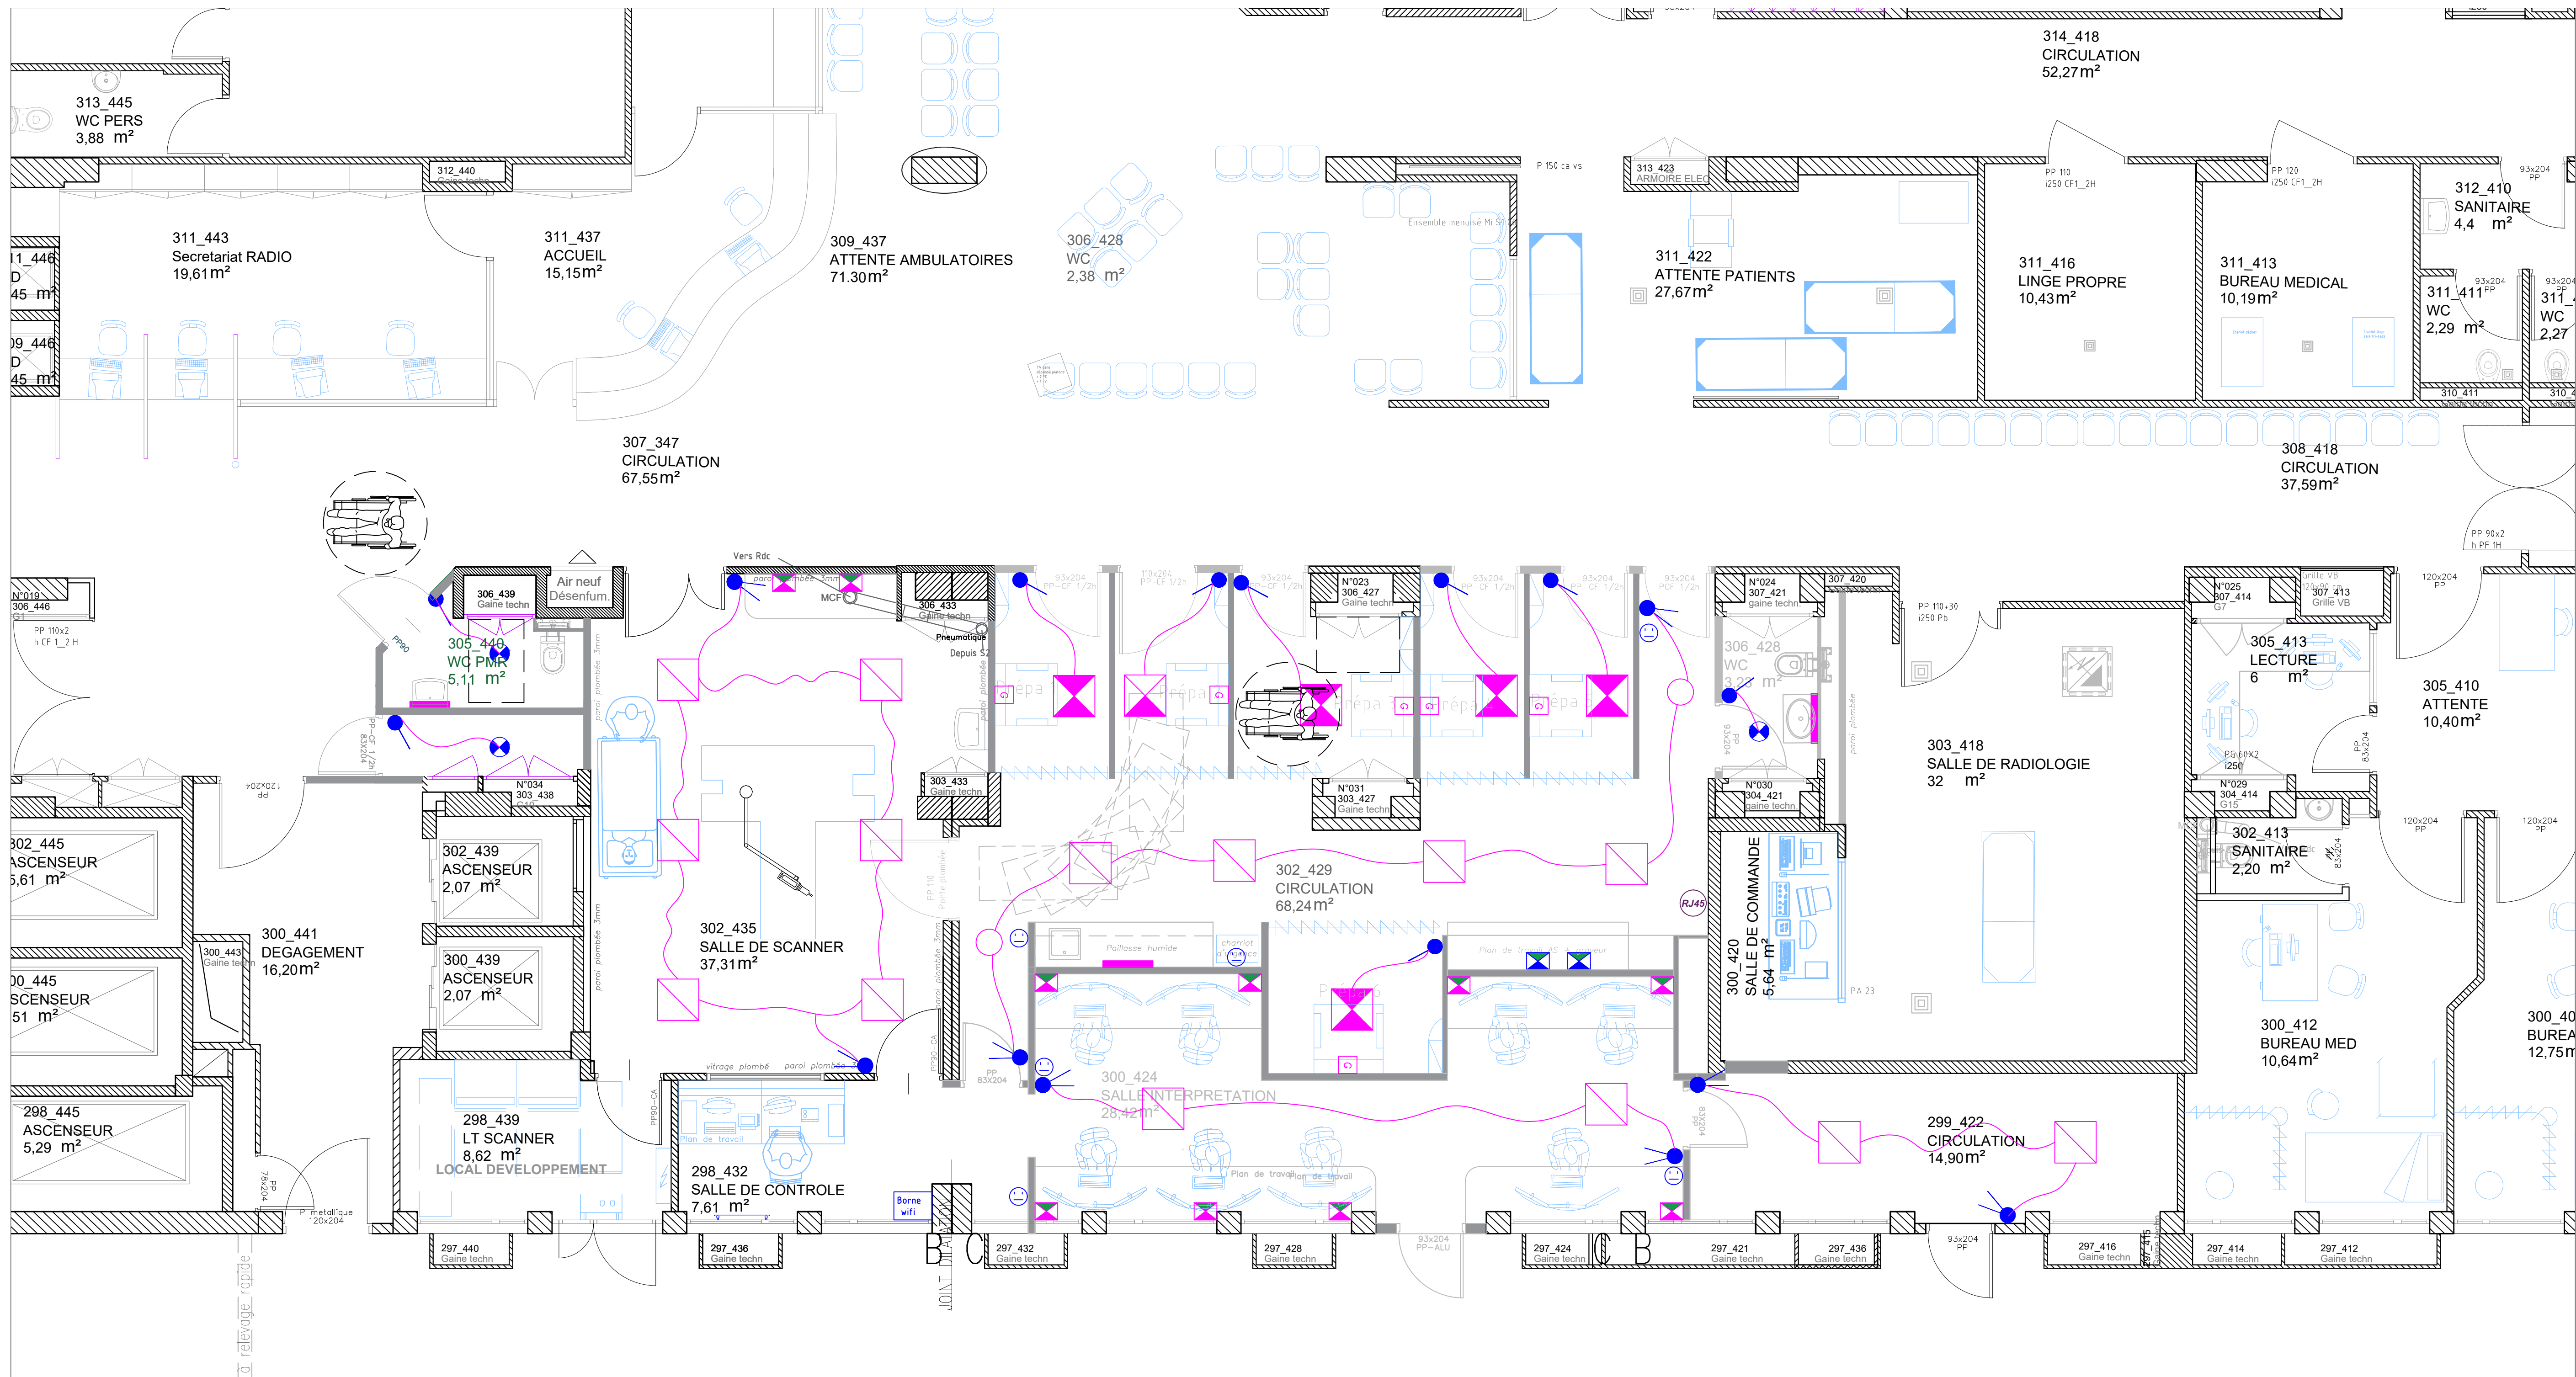

LEGENDE CFA

- PosteTravail type 1 (4PC+2PO+1RJ45)
- Poste Travail type 2 (6PC+3RJ45)

Borne
wifi

LEGENDE CFO

- Interrupteur graduable
- Interrupteur va et vient
- Dalle LED 3000K 600/600 TLV SKYDECO
- Dalle LED 3000K 600/600 gradable type thorn beta
- GTL (3PC+spot encastré)
- Spot led thorn
- Reglette Led lavabo
- Hublot étanche thorn
- Prise de courant 10/16A
- Prise réseau



Site Cochins Port-Royal

123, Bd du Port-Royal - 75014 PARIS

Ing nieur travaux
L  o LEMERAY
01 58 41 24 80
leo.lemery@aphp.fr

B timent :
Niveau :
Secteur :
Services :

ACHARD
S01
Radiologie


Conducteur de travaux
Julien BOURDONNE
01 58 41 21 76
julien.bourdonne@aphp.fr

Op ration :
Plan :
Lot :
Phase :

BOX DE PREPARATION
Plan  lectricit 
Demande d'autorisation d'am nager
DCE

Bureau d' tudes
THIAM Fatou
fatou.thiam@aphp.fr

Plan masse :

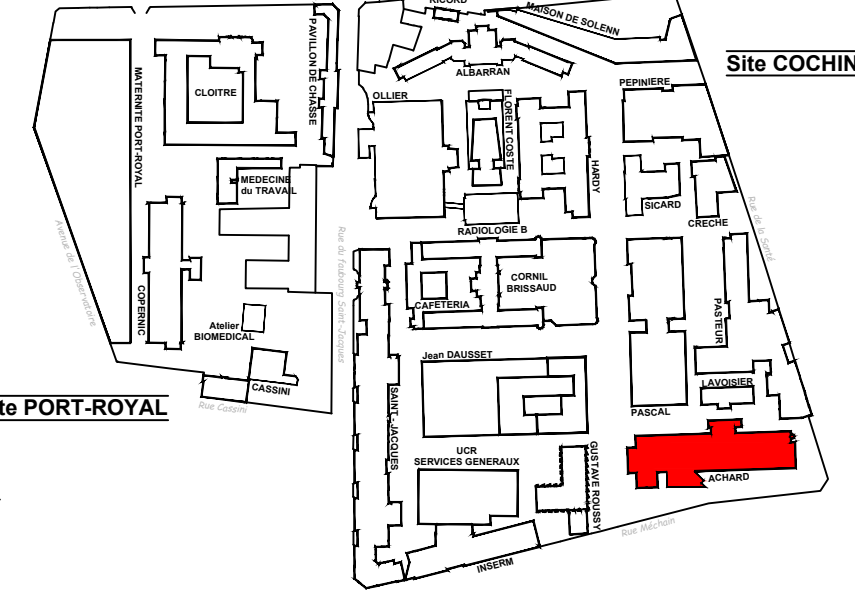

Plan :
ETAT ACTUEL :
ETAT PROJET  : X

Num ro plan :
09a

Echelle :
1/50 

Format :
A0

Version :
08/07/2026

NOTA :
Les cotes de r sistant sont   v rifier
par les entrepreneurs. Toute
modification devra  tre signal e au
Bureau d' tudes.

INDICE	DATES	MODIFICATIONS

Fichier : 09_CCH_Faux Plafonds-fm-cfa.dwg
Vaprod ds.aphp.fr/cup/G12/dessinateurs/03_PROJETS/COCHINS012_ACHARD/S01/Scanner 3