
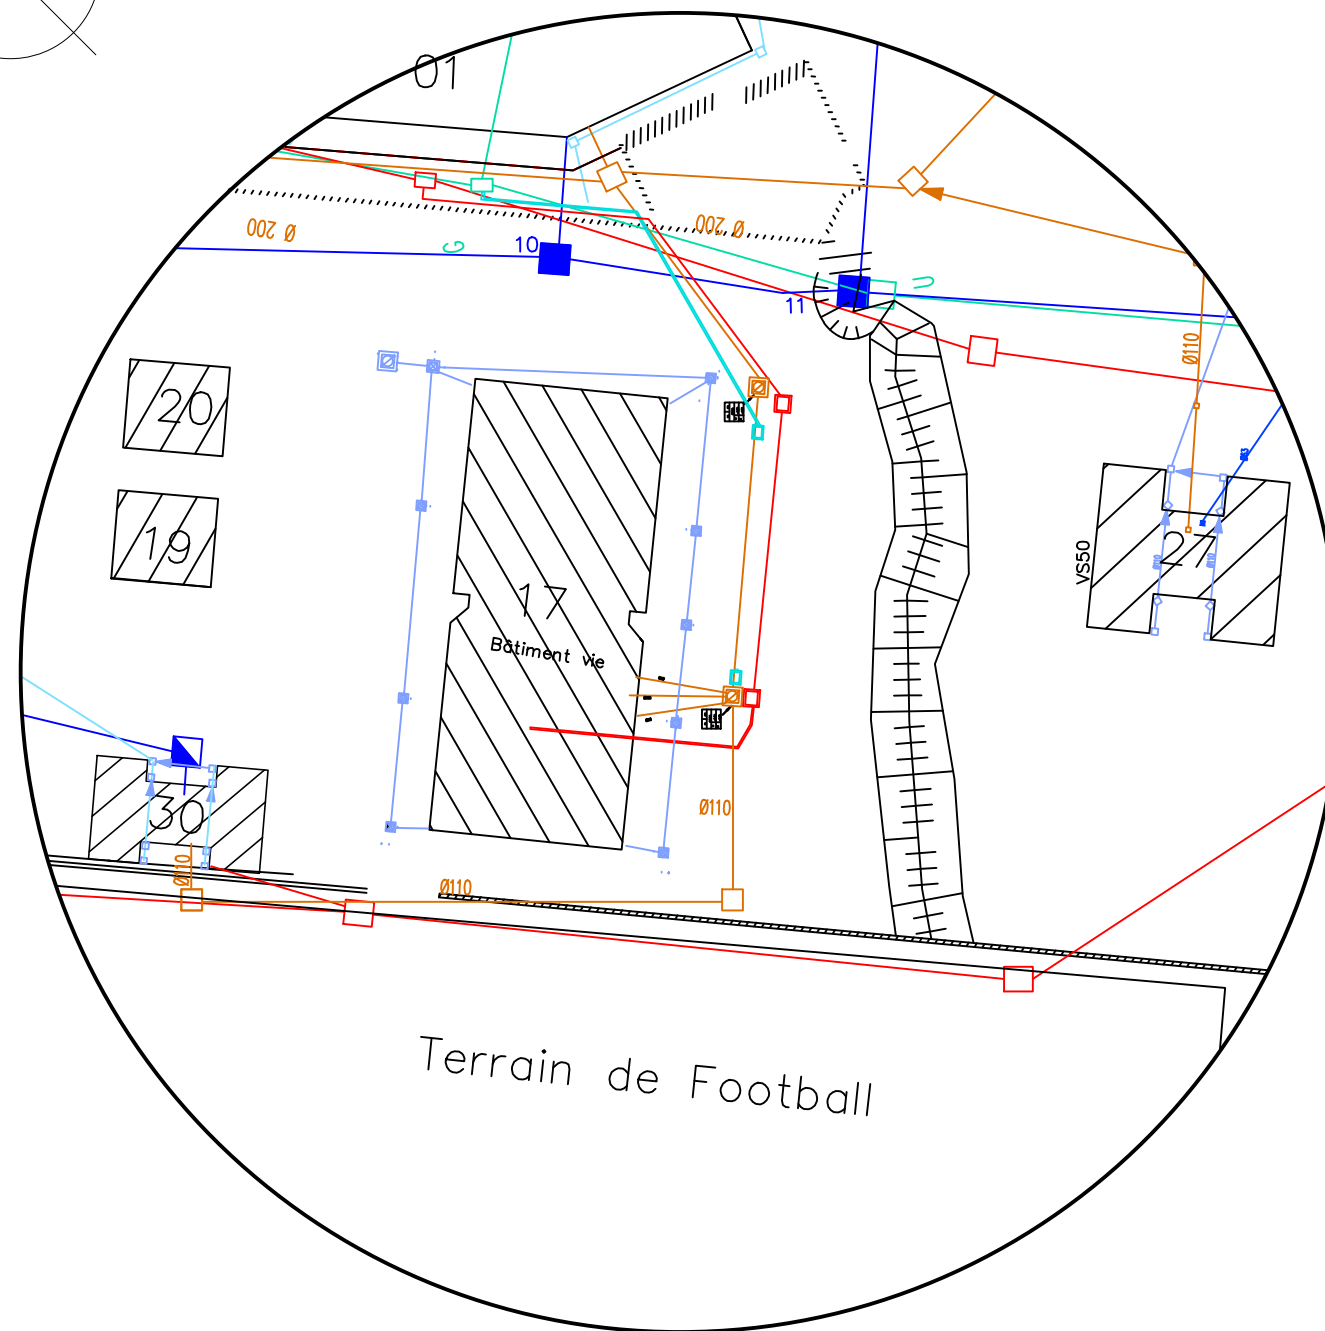


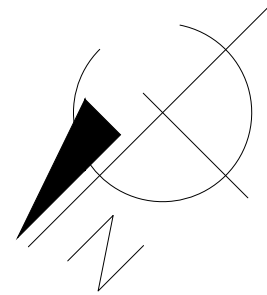

LEGENDE			
	Réseau EU-EV		Réseau EP
	Regard (80x80)		Regard (80x80)
	BAG		
	Réseau EV		
	Regard (80x80)		
	Réseau AEP		
	Bouche à clef		
	Vanne d'arrêt		
	Robinet de puisage		
	Poteau incendie		

PETIT ATLAS DES BATIMENTS MILITAIRES			
	REGIMENT DU SERVICE MILITAIRE ADAPTE DE NOUVELLE-CALEDONIE KONE		
	Dessiné par: 1CL TYUIENON	Approuvé par: CNE CALMET	Date: 06/07/2026
	Plan des réseaux d'évacuation EV, EU et EP de KONE		
	PLAN DE MASSE		Echelle: 1/110e

Maître d'Ouvrage : RSMA NC Adresse : 1194 ROUTE DE LA NEA - 98860 KONE	Projet: TRAVAUX DE RENOVATION BATIMENT 030- HEBERGEMENT VS VT Lot n° 139 PIE Section KONE CULTURE - Commune de KONE - Superficie 21 ha 37a 45ca - NIC : 4867-325454		DCE	N° 14
	Plan des réseaux d'évacuation EV, EU et EP	Modifications :		
			Ech: 1/110	Date : 06/07/2026