


- LIMITE DE PROPRIETE defense
- Réseau courants faibles téléphone
- Réseau incendie
- Réseau Chauffage existant
- Réseau Eaux usées existant
- Réseau Gaz existant
- Réseau Eclairage souterrain primaire existant
- Réseau Eaux Pluviales existant
- Parking et Prise pour voiture électrique

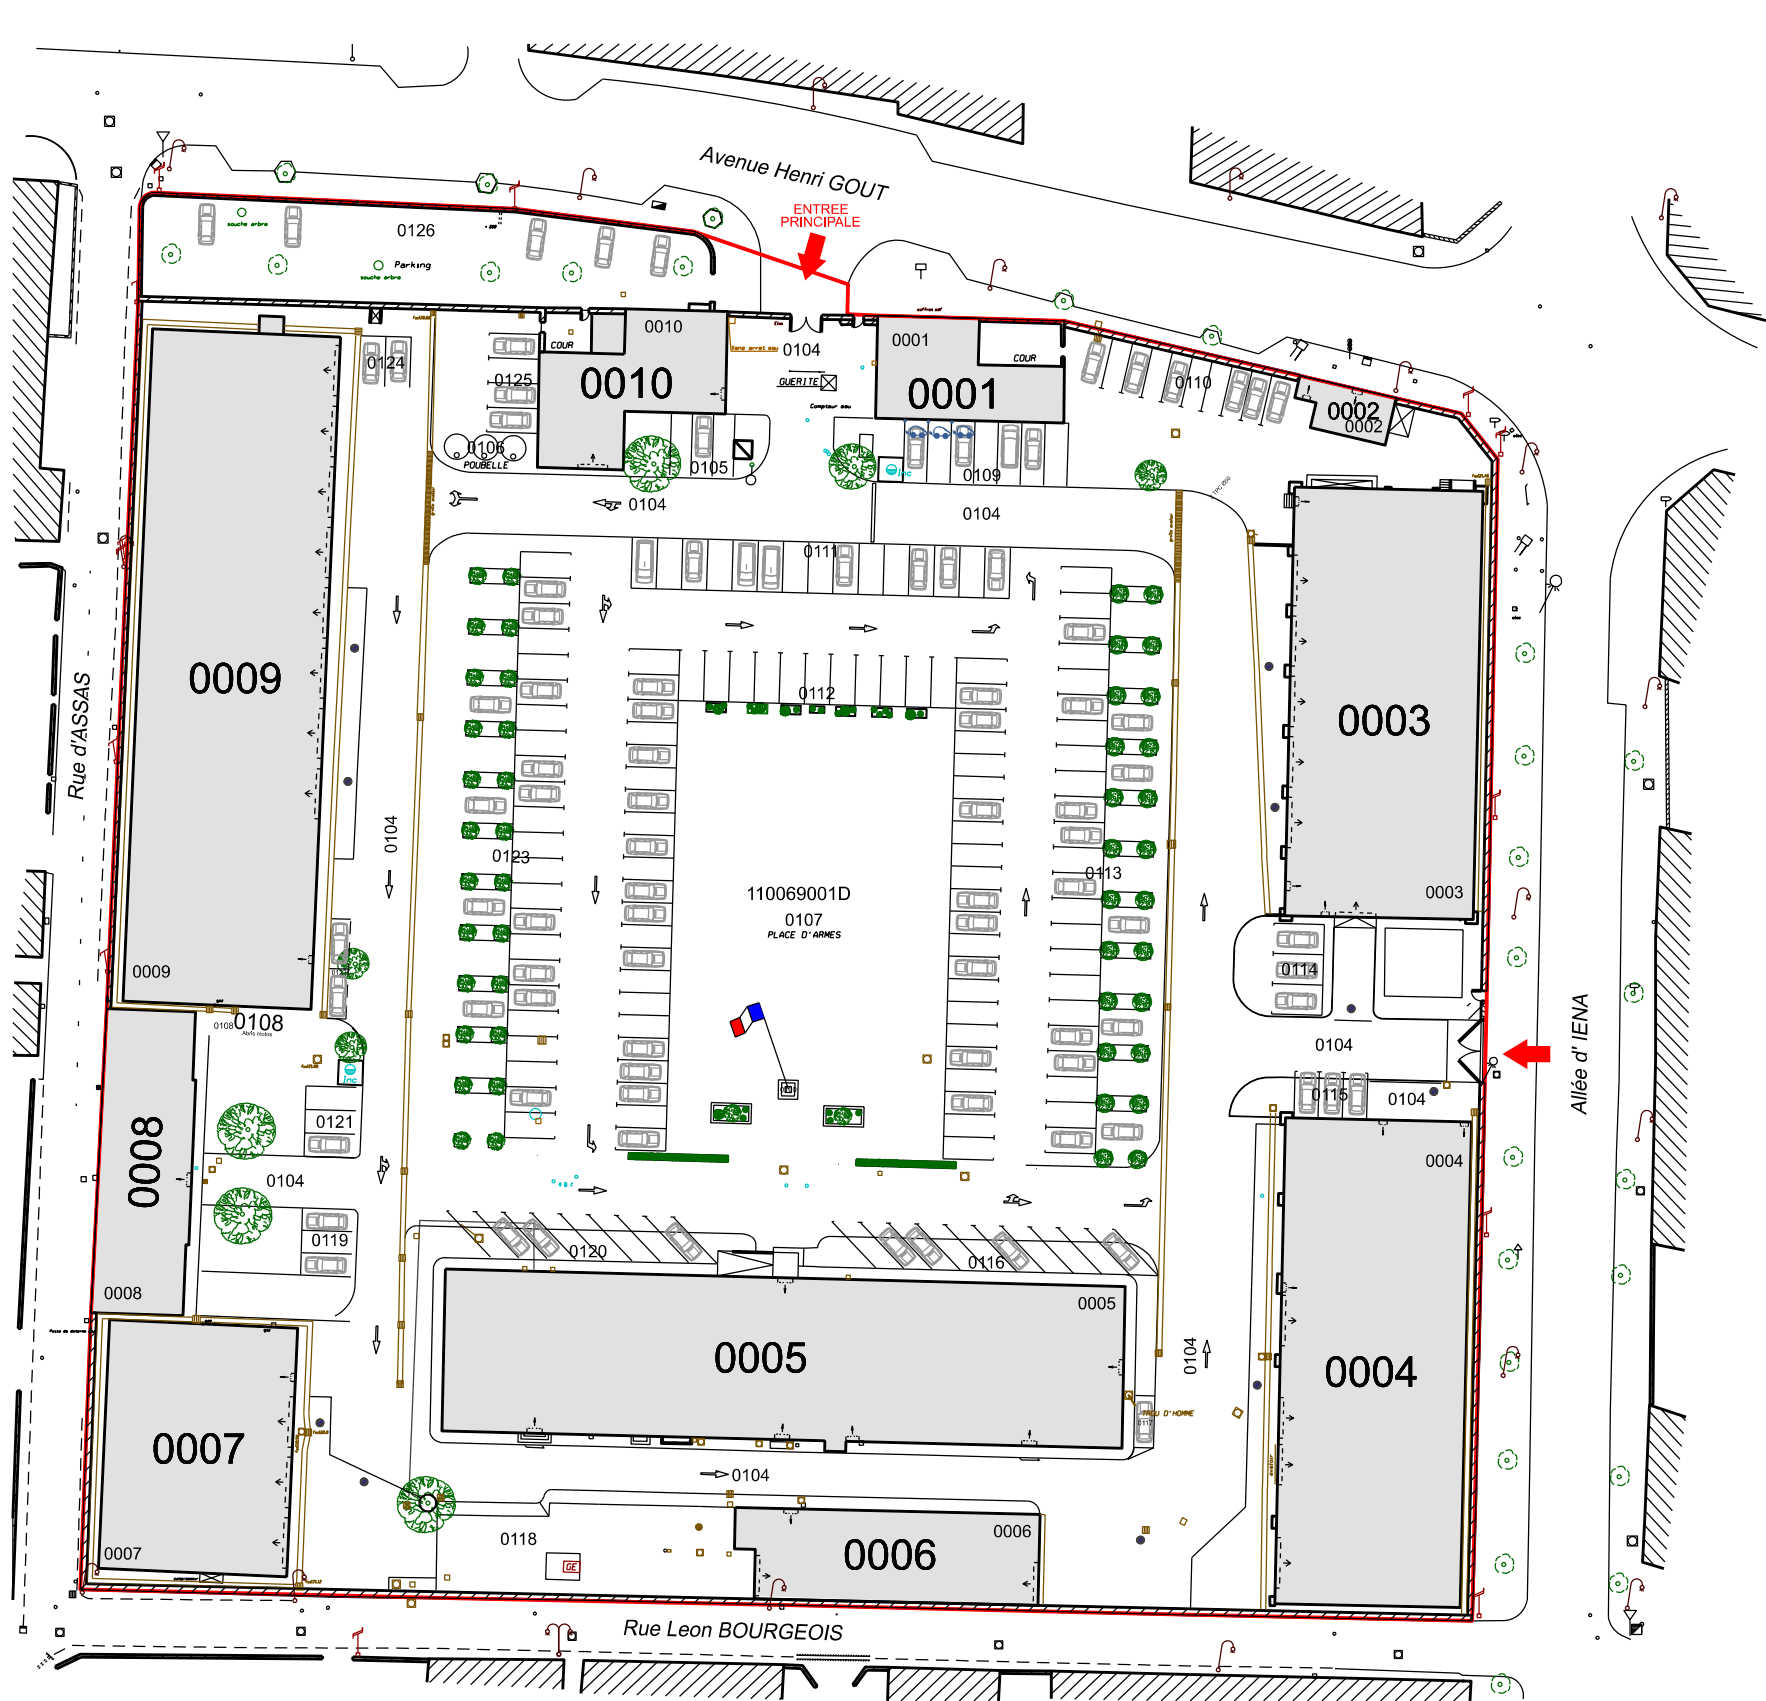

LISTE DES COMPOSANTS BATIS		
NUM.	DENOMINATION COMPOSANT	SHOD (m²)
0001	Poste de sécurité	273
0002	Poste de livraison ERDF	39
0003	CIRISI/SMCAT	888
0004	Magasin généraux	1 003
0005	PC BDD : GSBDD/USID/DPSD	4 388
0006	Archives/Stockage SMCAT	269
0007	Stockage SMCAT	463
0008	Logements EVAT	458
0009	Cellule commando/SITAL	1 258
0010	Ciblerie/Bureaux	297
0108	Abris motos	30

LISTE DES AIRES AMENAGEES		
NUM.	DENOMINATION	EMPRISE (m²)
0100	Mat des couleurs	6
0104	Aire goudronnée	183
0105	Parking	10 668
0106	Aire de transit des déchets	22
0107	Place d'armes	1 532
0109	Parking véhicule électrique	101
0110	Parking CIRISI	106
0111	Parking 1	187
0112	Parking 2	634
0113	Parking pool auto	488
0114	Parking magasin 1	45
0115	Parking magasin 2	33
0116	Parking autorité 1	125
0117	Parking DRSD	10
0118	Parking 3	100
0119	Parking magasin généraux	94
0120	Parking autorité 2	100
0121	Parking EVAT	35
0122	Parking musculation	19
0123	Parking 4	496
0124	Parking SITTAL	25
0125	Parking ciblerie	49
0126	Parking extérieur	238



ESID LYON
USID CARCASSONNE
Caserne IENA
TSA 30010 - 11801
Carcassonne cedex

Dessiné par :
reprise.mtp
Nicolas SANMARTIN

Chef de l'USID de Carcassonne
IC2MI DEVAUX Jean-Roger

AUDE
CARCASSONNE
CASERNE IENA CARCASSONNE
PLAN DE MASSE
PLAN DU REFERENTIEL
MASSE
ENSEMBLE DE L'IMMEUBLE
Echelle : 1/750ème

Format papier : A3

SGA
Secrétariat général pour l'administration

Chorus Imm.:
158660
Chorus Comp.:
-

Nom de la fiche :
110069001D_0000_M_EI_ATL

Date création : 13/12/2010
Date indice : 09/12/2021

Indice
1G

Liberté • Égalité • Fraternité
RÉPUBLIQUE FRANÇAISE

MINISTÈRE
DES ARMÉES