



Classe "monument historique"
(arrêté du 17/05/1977)

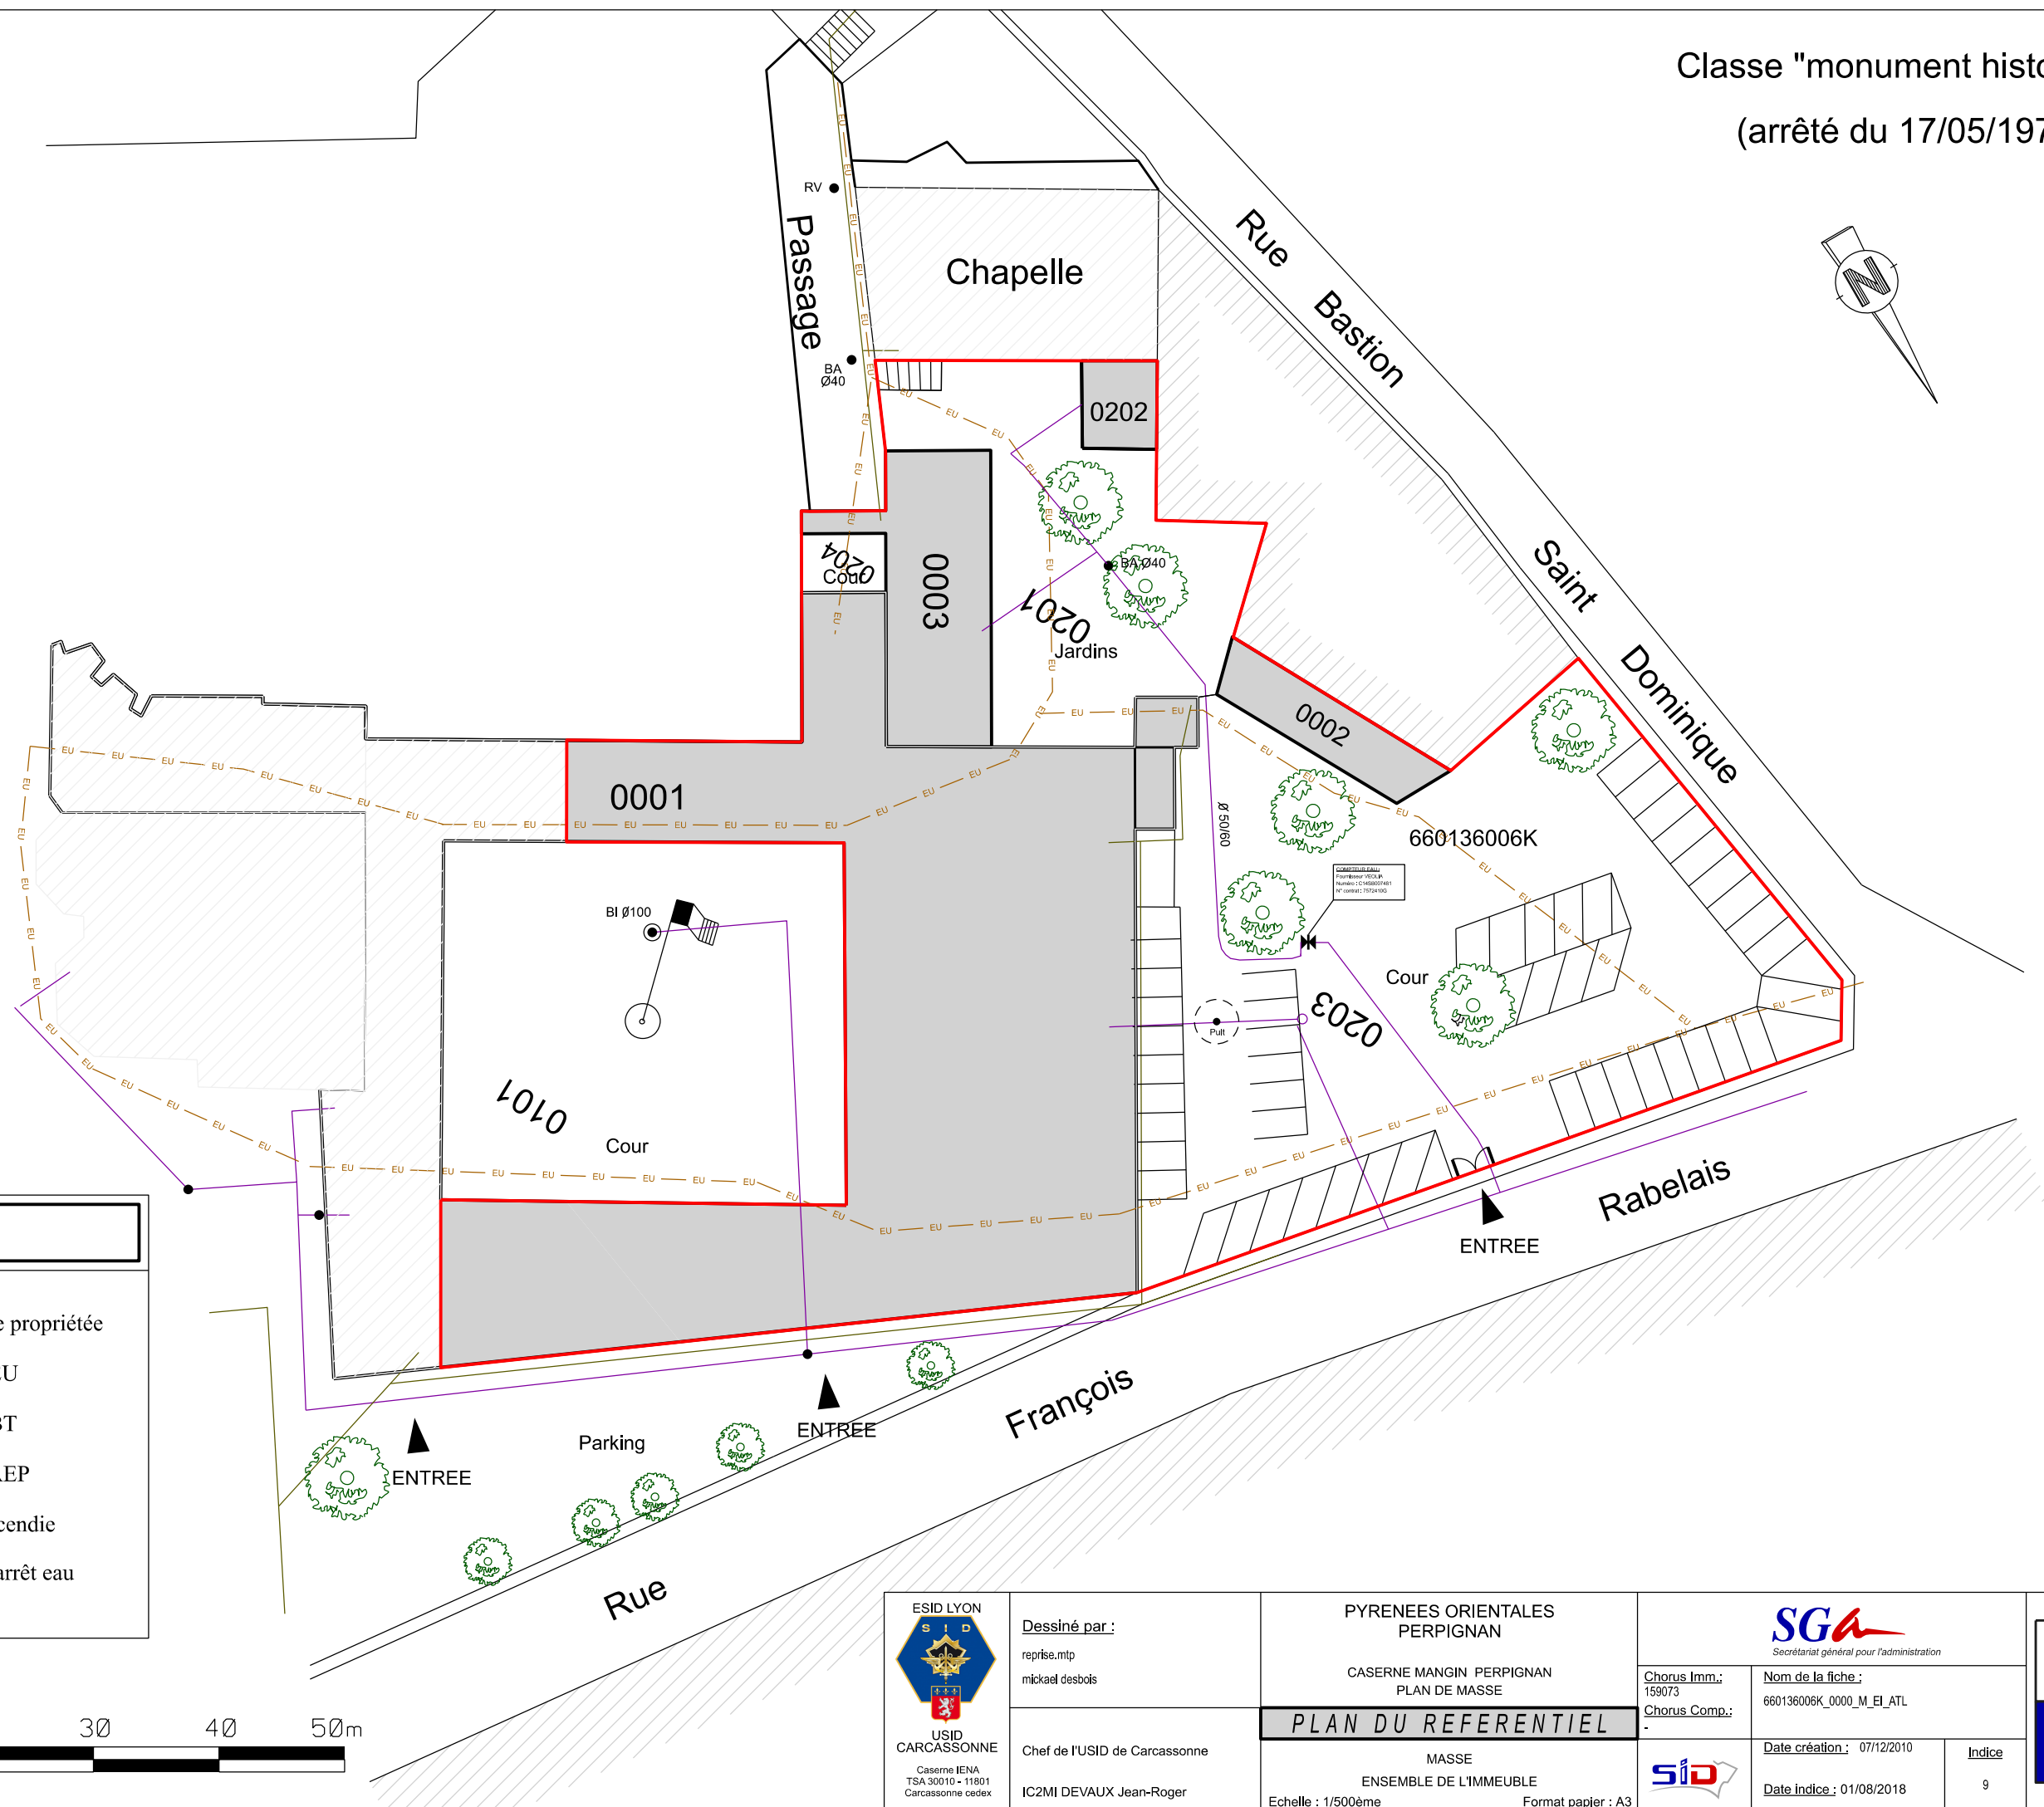

LEGENDE

- Limite de propriété
- - - Réseau EU
- - - Réseau BT
- - - Réseau AEP
- Borne incendie
- ✕ Vanne d'arrêt eau

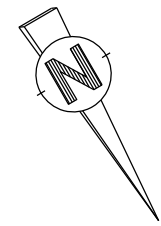

Dessiné par :
reprise.mtp
mickael desbois

Chef de l'USID de Carcassonne
IC2MI DEVAUX Jean-Roger

PYRENEES ORIENTALES
PERPIGNAN

CASERNE MANGIN PERPIGNAN
PLAN DE MASSE

PLAN DU REFERENTIEL

MASSE
ENSEMBLE DE L'IMMEUBLE
Echelle : 1/500ème
Format papier : A3



Chorus Imm.:
159073
Chorus Comp.:
-



Nom de la fiche :
660136006K_0000_M_EI_ATL

Date création : 07/12/2010
Date indice : 01/08/2018

Indice
9

