


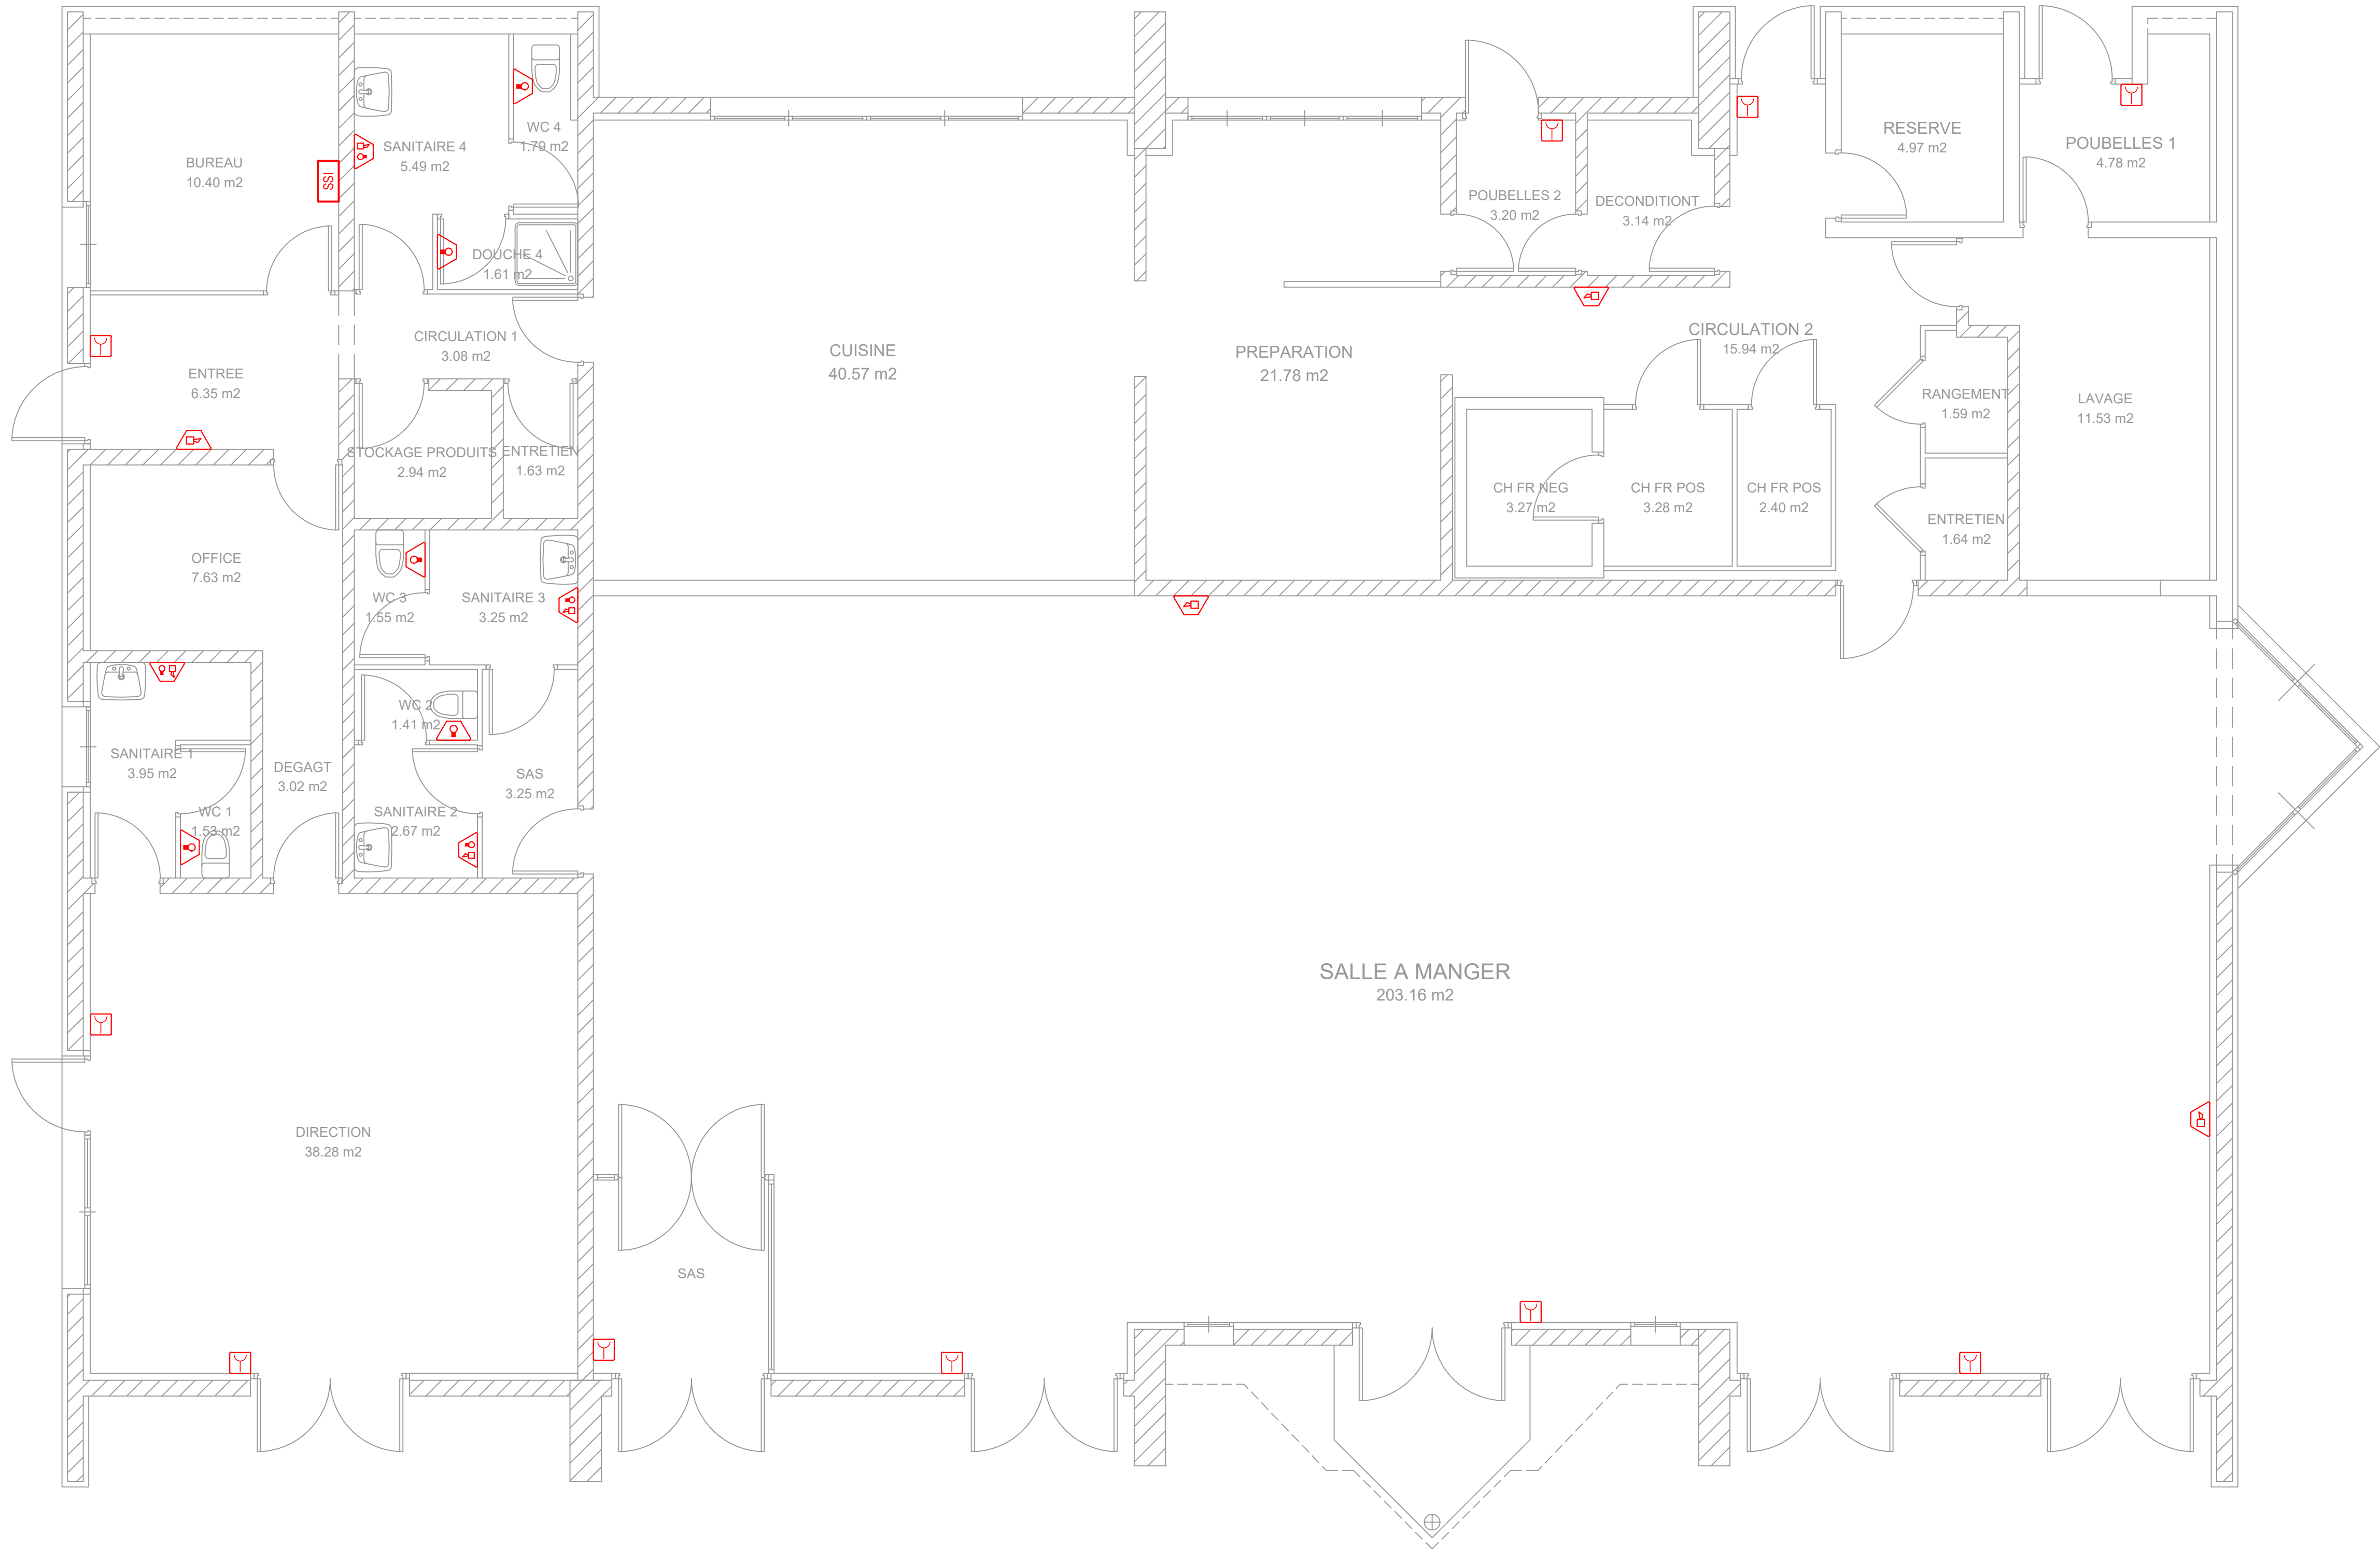

VUE EN PLAN

INCENDIE

- SSI Centrale incendie
- AS Avertisseur sonore
- AL Avertisseur lumineux
- ASL Avertisseur sonore et lumineux étanche
- DM Déclencheur manuel

Département de Maine et Loire

Saumur - SSI IFCE

CAFETERIA

LOT : SSI

DCE

N° EL.03

 <i>ETUDES TECHNIQUES</i> 7 Chemin du Clos Doré 49480 Verrières en Anjou Tel : 02.41.73.38.00 Email : yac.angers@wanadoo.fr					
CAHIER DE PLANS DE REPERAGE					
Echelle: 1/50	Dessin: G.M.	Date: 25.06.2026	Réf: 42651	Modifications	
Ce cahier de plans est la propriété de la S.a.r.l. YAC Ingénierie, il ne peut-être communiqué, reproduit, utilisé sans autorisation écrite					