


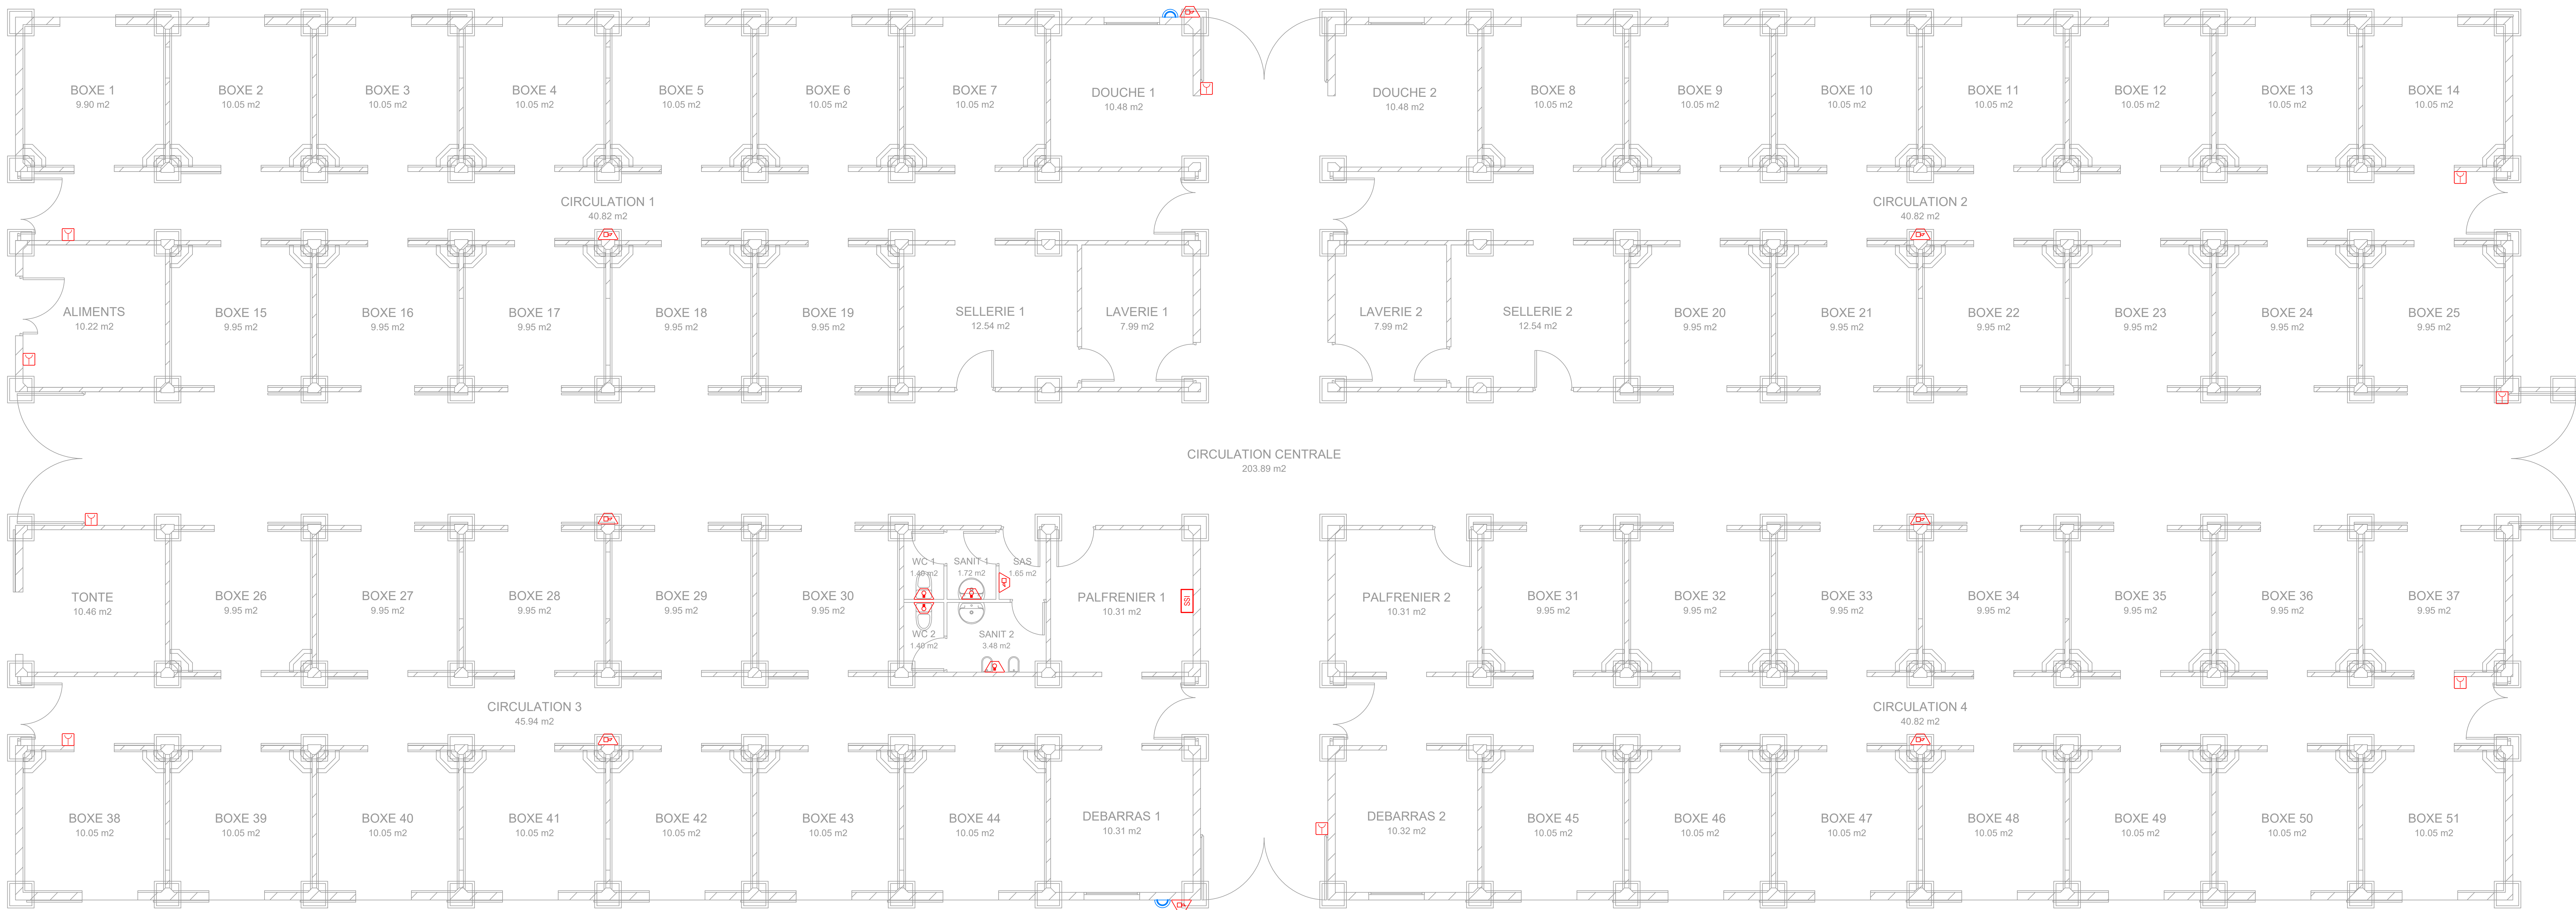

VUE EN PLAN

INCENDIE

- SSI Centrale incendie
- Avertisseur sonore
- Avertisseur lumineux
- Signal lumineux incendie
- Déclencheur manuel

Département de Maine et Loire

Saumur - SSI IFCE

ECURIE 51

LOT : SSI

DCE
 N° EL.06

ETUDES TECHNIQUES
 7 Chemin du Clos Doré
 49460 Trélazay en Anjou
 Tél : 02.41.73.38.00
 Email : yac.ingenierie@wanadoo.fr

CAHIER DE PLANS DE REPERAGE

Echelle: 1/50	Dessin: G.M.	Date: 25.06.2026	Réf: 42651	Modifications
---------------	--------------	------------------	------------	---------------

Ce cahier de plans est la propriété de la S.a.r.l. YAC Ingénierie. Il ne peut être communiqué, reproduit, utilisé sans autorisation écrite