



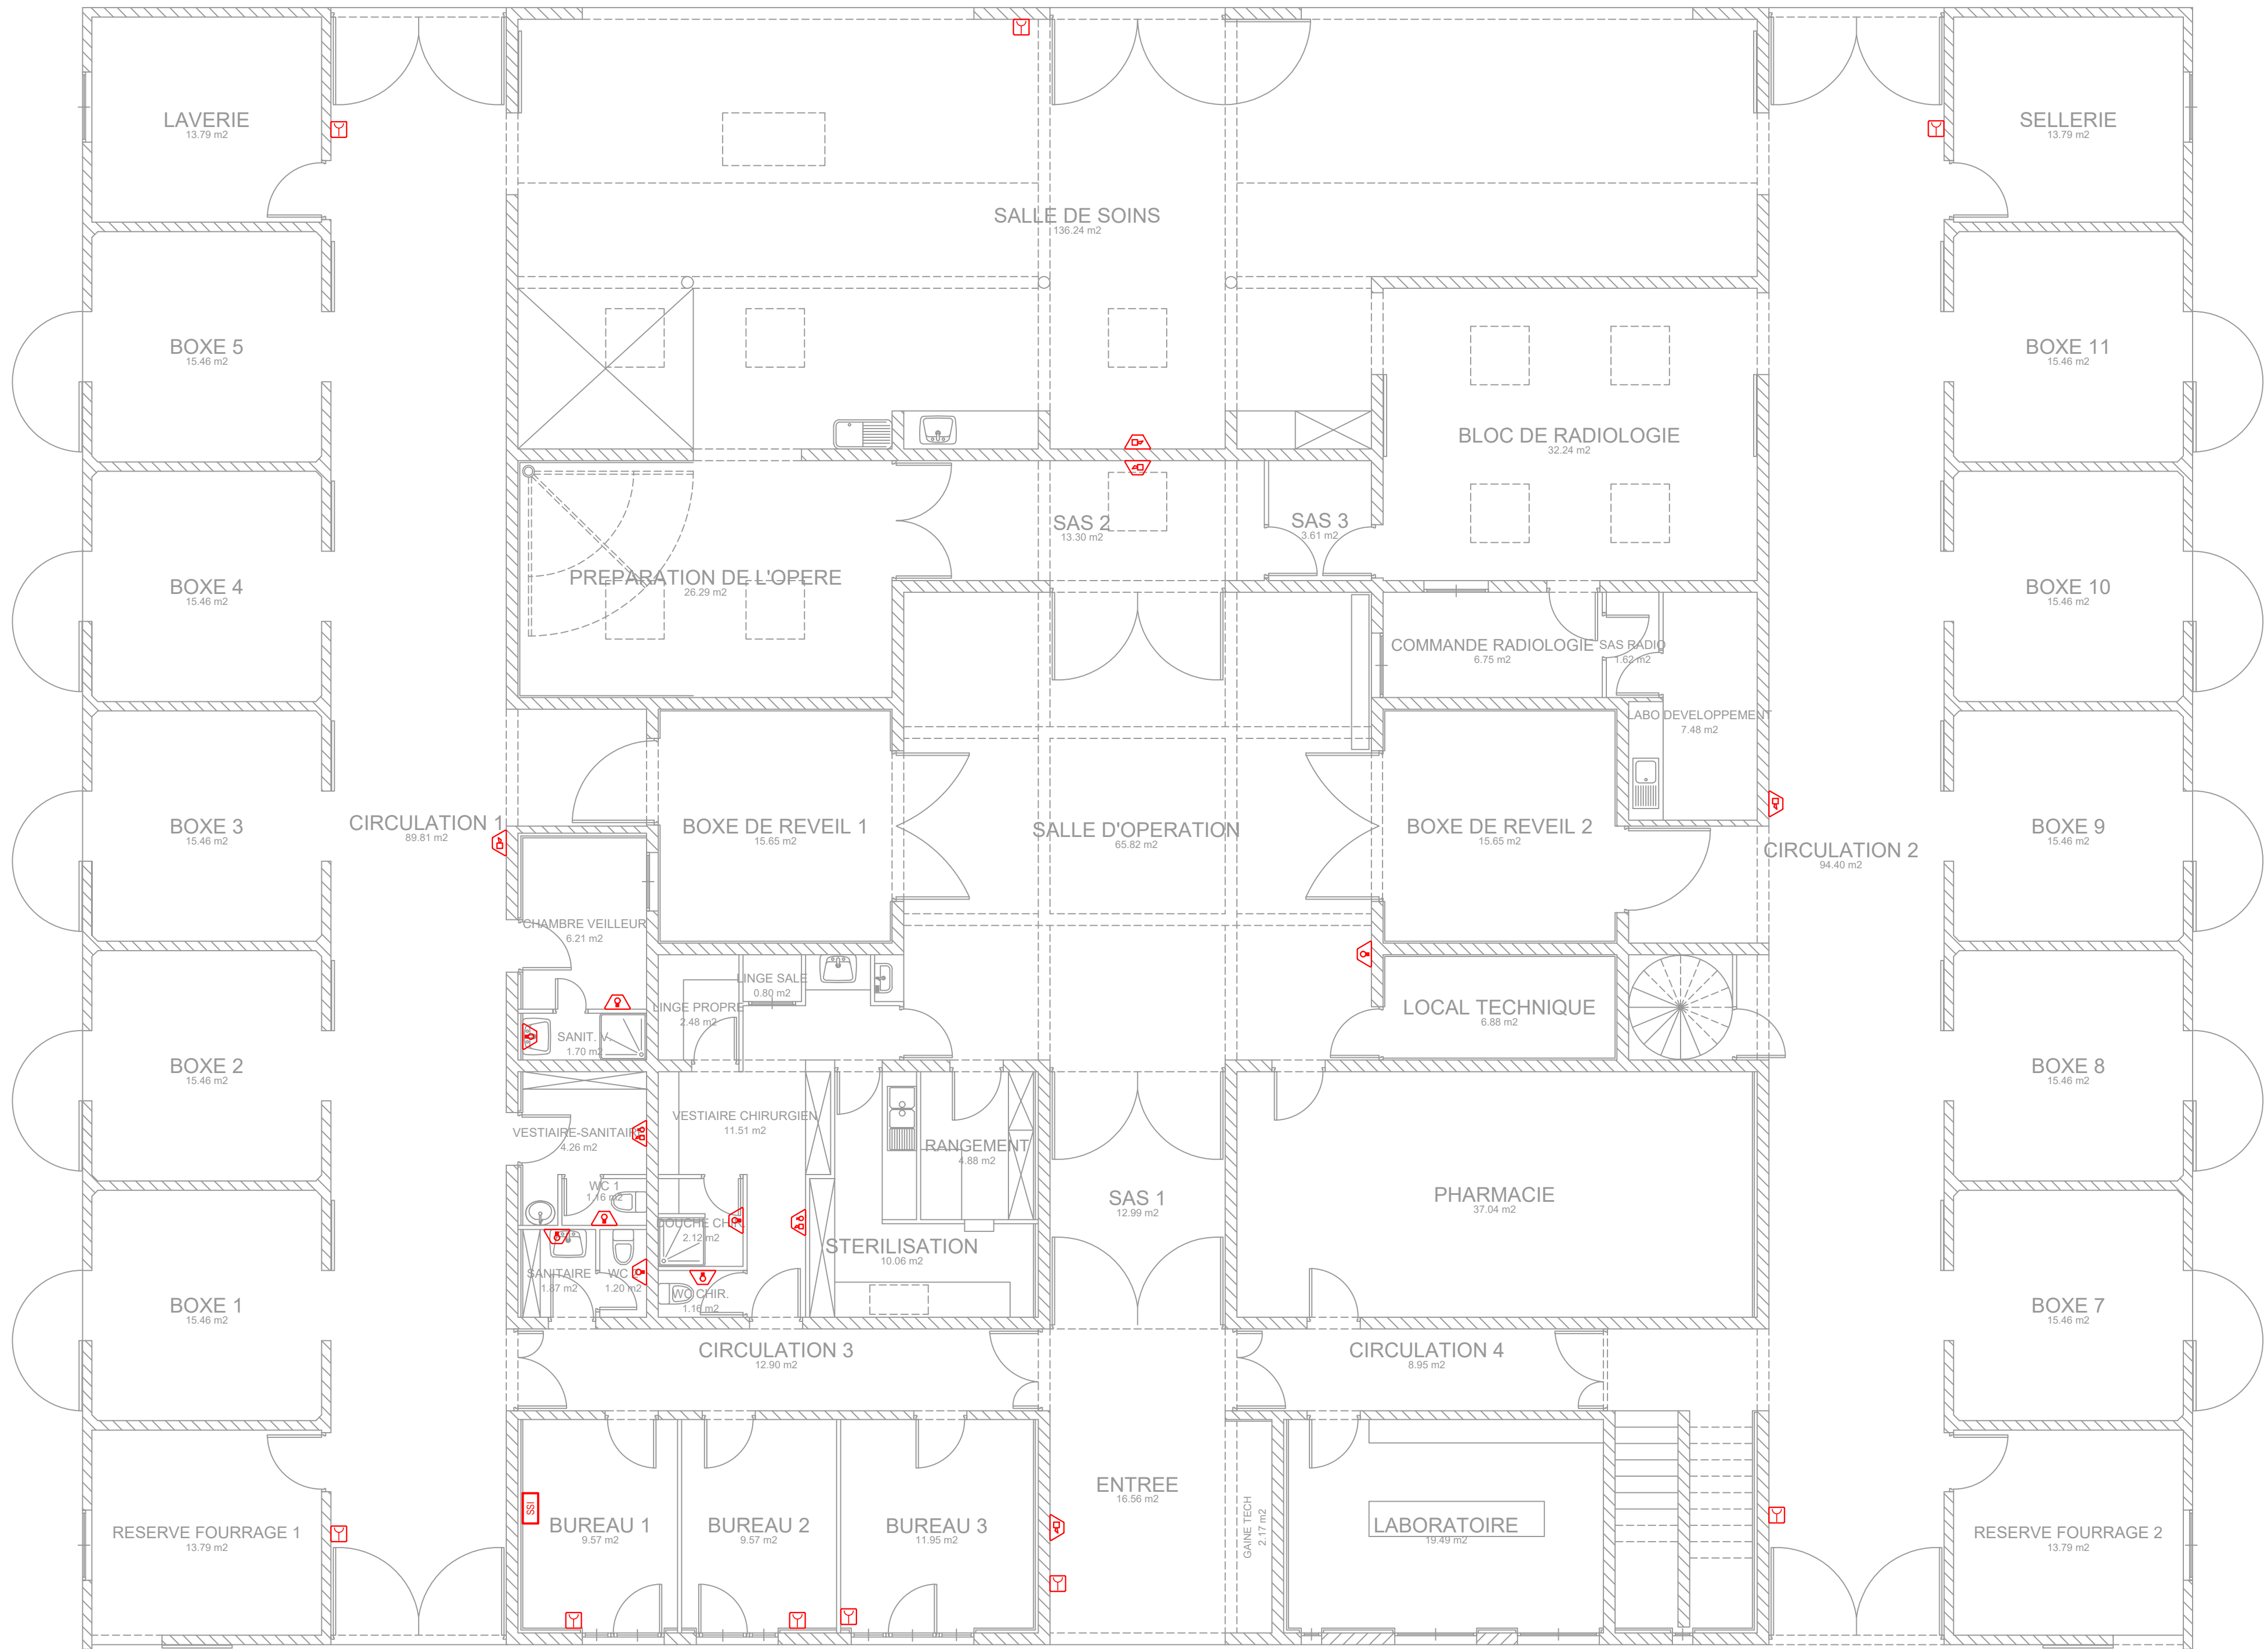

VUE EN PLAN REZ DE CHAUSSEE

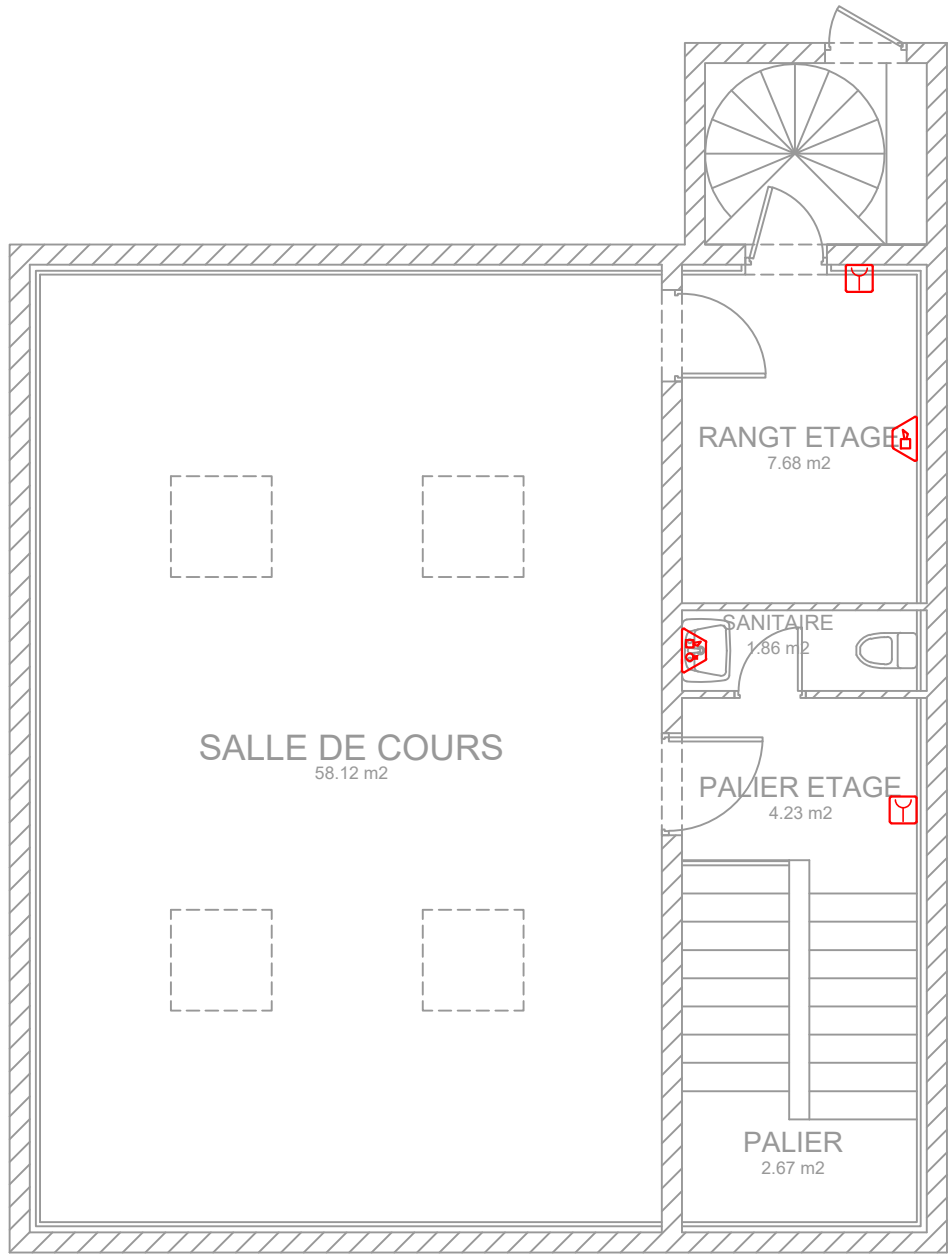

VUE EN PLAN ETAGE

INCENDIE

- SSI Centrale incendie
- AS Avertisseur sonore
- AL Avertisseur lumineux
- ASL Avertisseur sonore et lumineux étanche
- DM Déclencheur manuel

Département de Maine et Loire

Saumur - SSI IFCE

Infirmierie

LOT : SSI

DCE N° EL.04

--

YAC INGENIERIE PAYS DE LOIRE ETUDES TECHNIQUES 7 Chemin du Clos Doré 49480 Verrières en Anjou Tel : 02 41 73 36 00 Email : yac.angers@wanadoo.fr					
	CAHIER DE PLANS DE REPERAGE				
Echelle: 1/75	Dessin: G.M.	Date: 25.06.2026	Réf: 42651	Modifications	

Ce cahier de plans est la propriété de la S.a.r.l. YAC Ingénierie, il ne peut-être communiqué, reproduit, utilisé sans autorisation écrite