


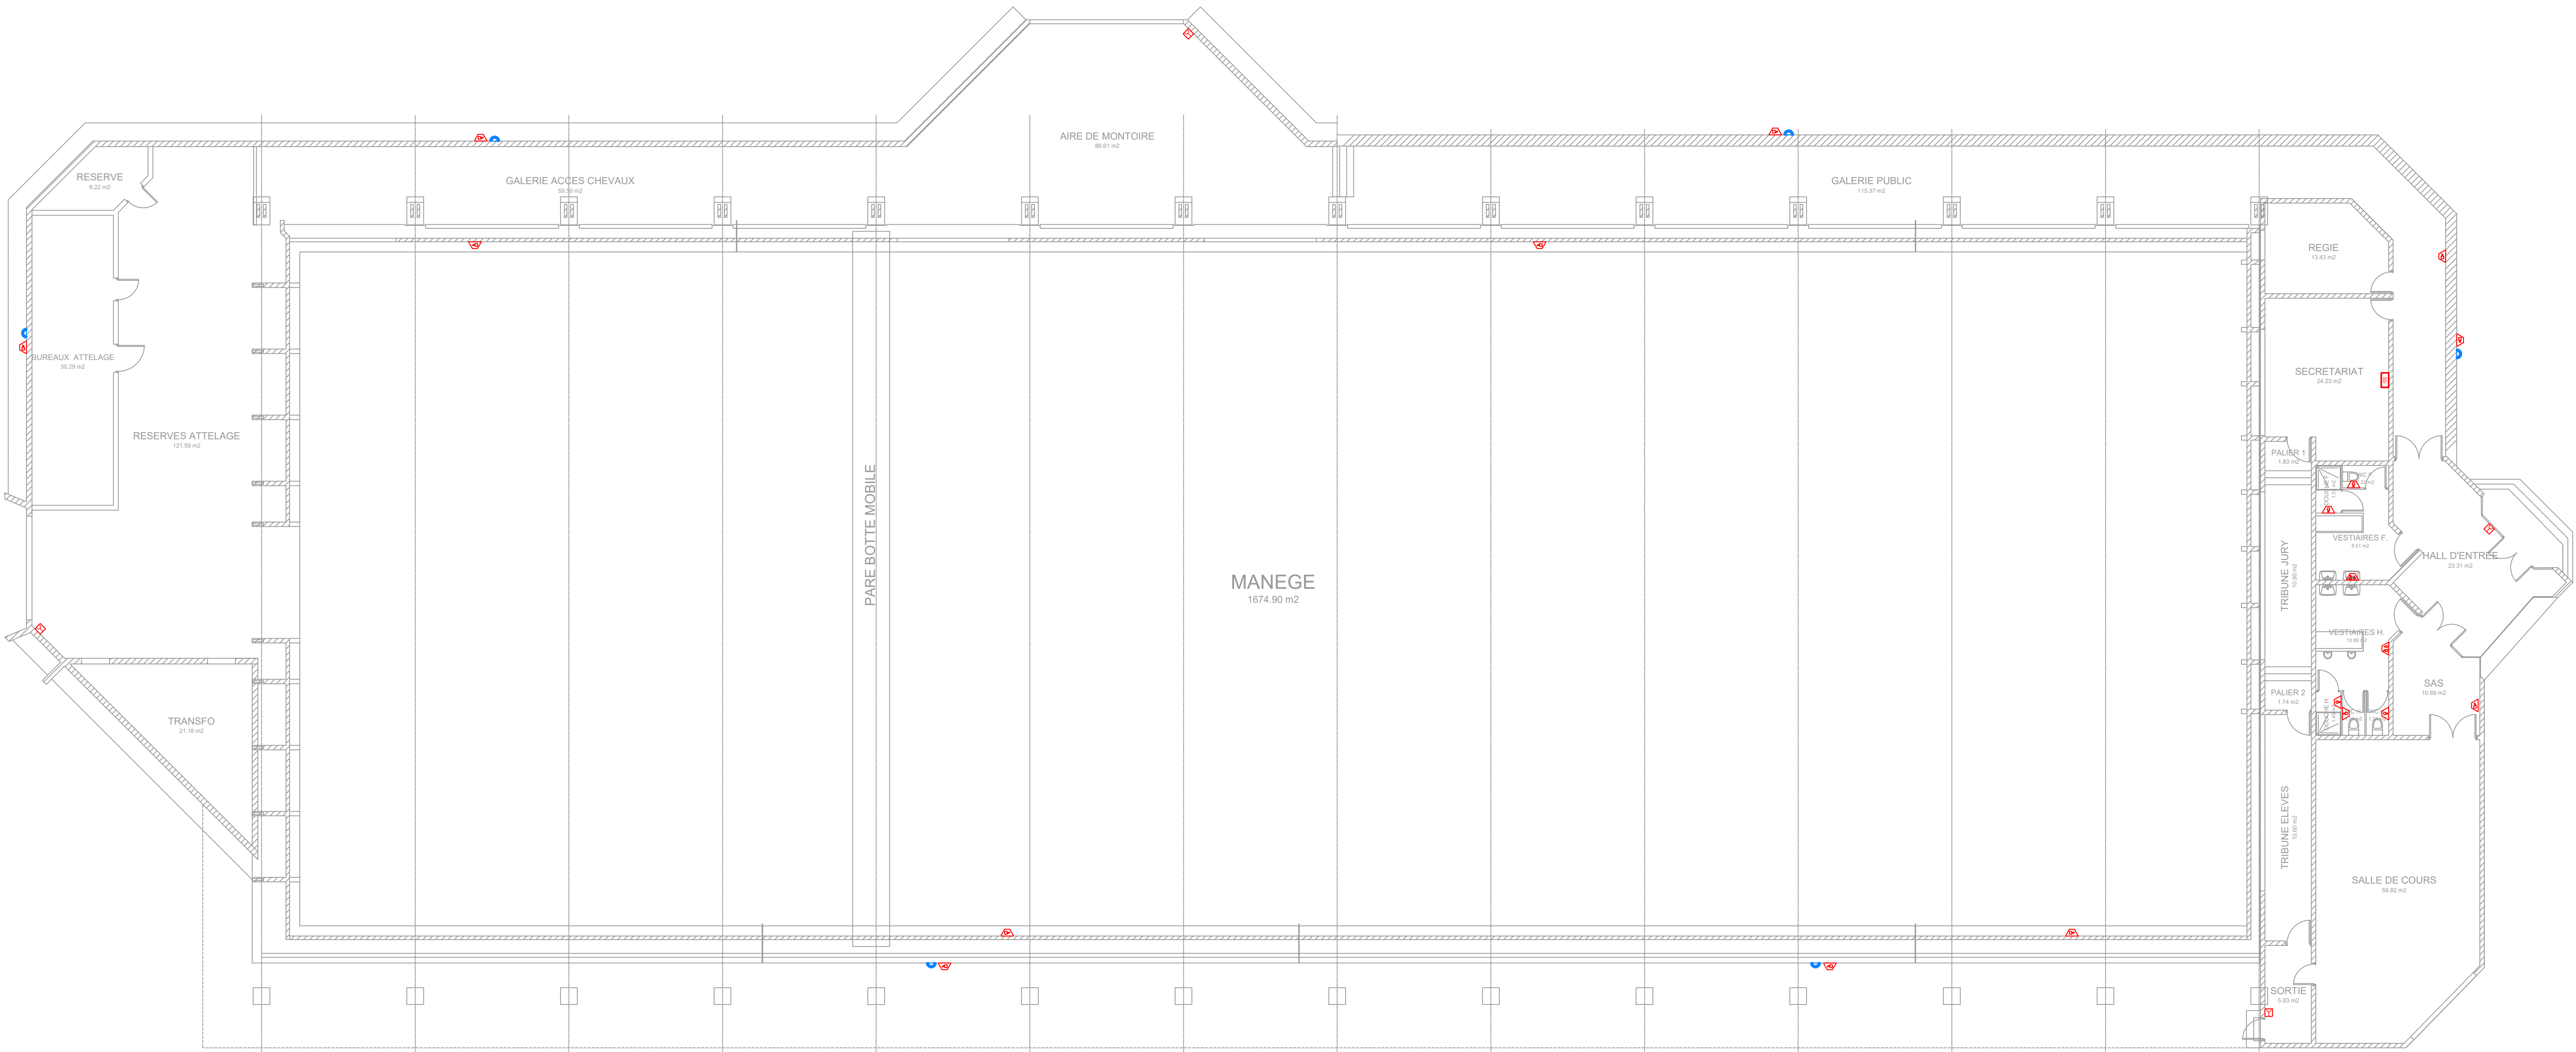

VUE EN PLAN

INCENDIE

- SSI Centrale incendie
- Avertisseur sonore
- Avertisseur lumineux
- Avertisseur sonore et lumineux étanche
- Signal lumineux incendie
- Déclencheur manuel

Département de Maine et Loire

Saumur - SSI IFCE

MANEGE BOUCHET

LOT : SSI

DCE

N° EL.10



ETUDES TECHNIQUES
7 Chemin du Clos Duré
49480 Verrières en Anjou
Tel : 02.41.73.38.00
Email : ync.angers@wanadoo.fr

CAHIER DE PLANS DE REPERAGE

Echelle: 1/100 Dessin: G.M. Date: 25.06.2026 Réf: 42651 Modifications

Ce cahier de plans est la propriété de la S.a.r.l. YAC Ingénierie, il ne peut-être communiqué, reproduit, utilisé sans autorisation écrite