


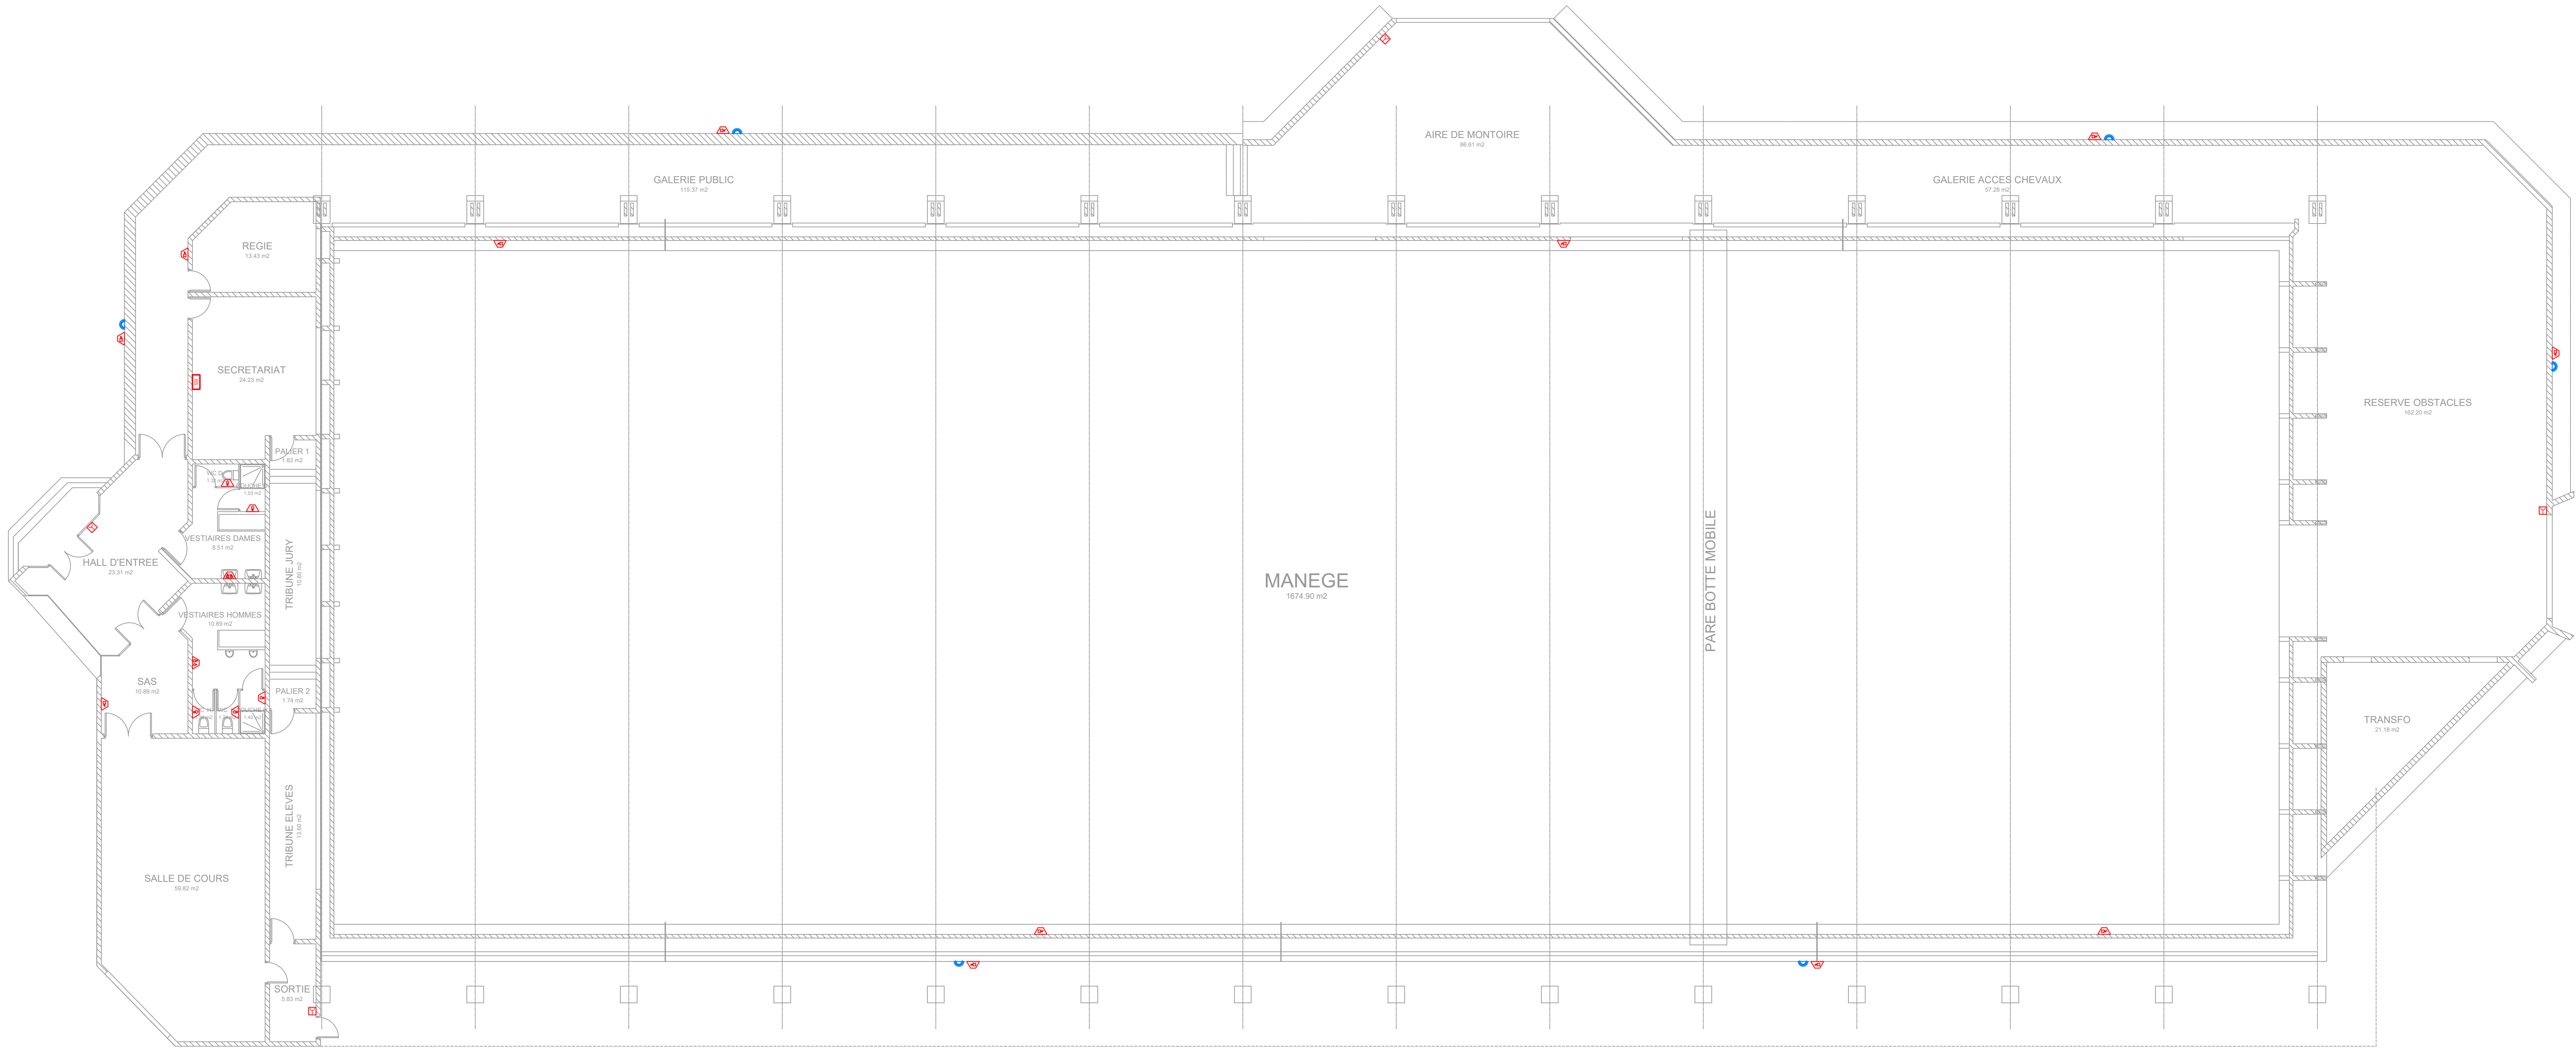

VUE EN PLAN

INCENDIE

- SSI Centrale incendie
- Avertisseur sonore
- Avertisseur lumineux
- Avertisseur sonore et lumineux étanche
- Déclencheur manuel
- Signal lumineux incendie

Département de Maine et Loire

Saumur - SSI IFCE

MANEGE VALAT

LOT : SSI

DCE

N° EL.08

ETUDES TECHNIQUES

7 Chemin du Clos Doré

49480 Verrières en Anjou

Tel : 02.41.73.38.00

Email : yac.angers@wanadoo.fr

CAHIER DE PLANS DE REPERAGE

Echelle: 1/100

Dessin: G.M.

Date: 25.06.2026

Réf: 42651

Modifications

Ce cahier de plans est la propriété de la S.a.r.l. YAC Ingénierie, il ne peut être communiqué, reproduit, utilisé sans autorisation écrite.