


INCENDIE

- SSI

Centrale incendie
- Avertisseur sonore
- Avertisseur lumineux
- Avertisseur sonore et lumineux étanche
- Déclencheur manuel
- Signal lumineux incendie

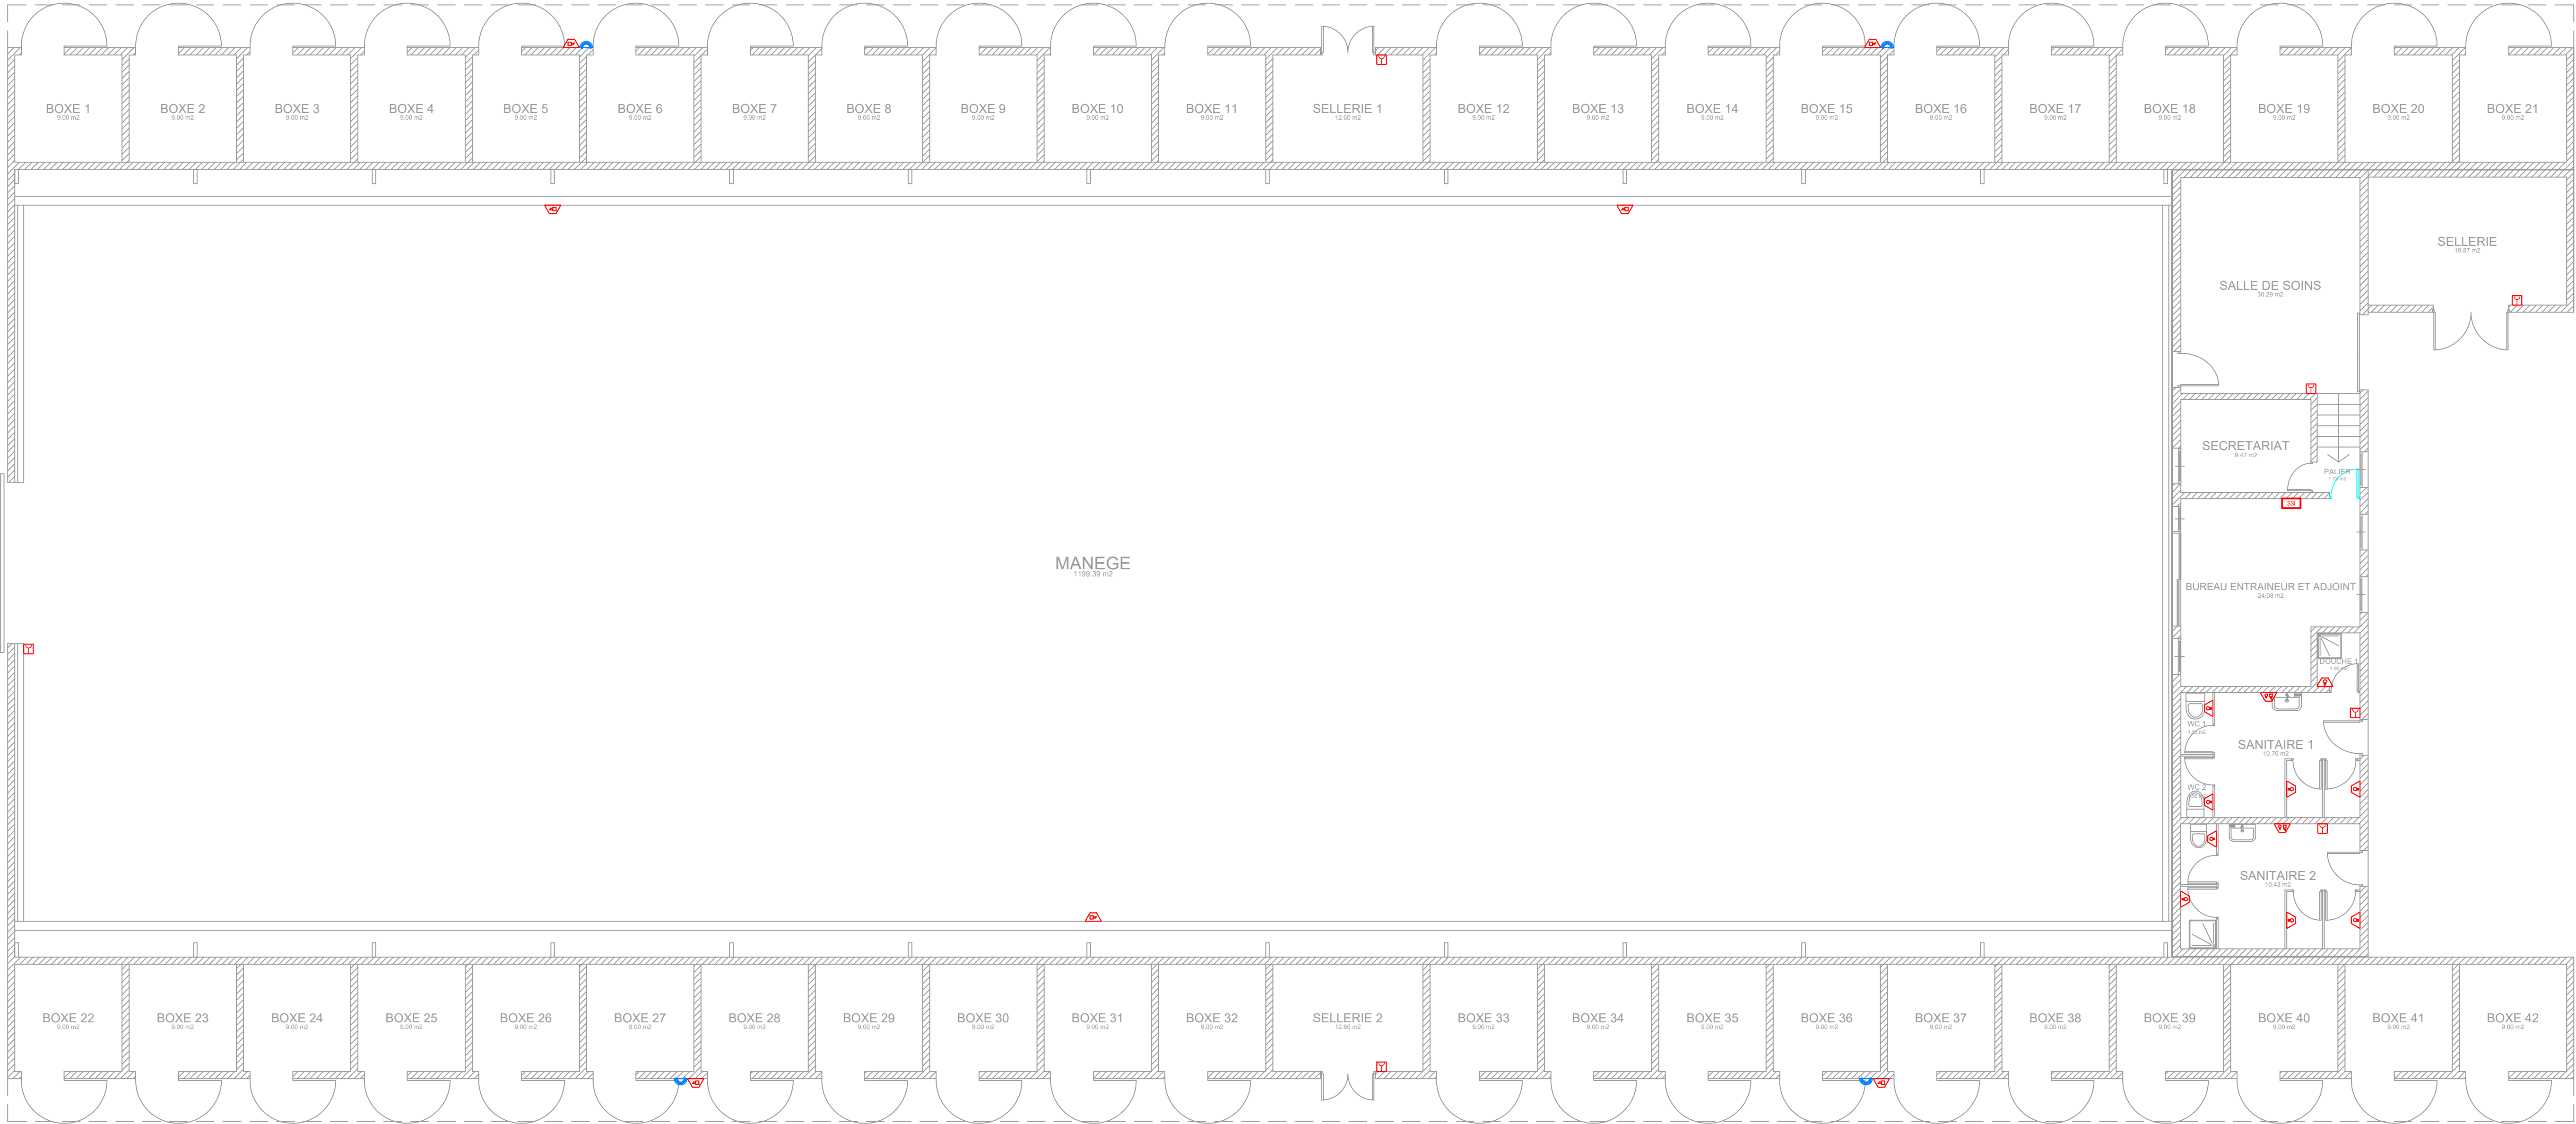

VUE EN PLAN

Département de Maine et Loire

Saumur - SSI IFCE

POLE FRANCE

LOT : SSI

DCE

N° EL.09

 ETUDES TECHNIQUES 7 Chemin du Clos Doré 49480 Verrières en Anjou Tel : 02.41.73.38.00 Email : yac.angers@wanadoo.fr					
	CAHIER DE PLANS DE REPERAGE				
	Echelle: 1/100	Dessin: G.M.	Date: 25.06.2026	Réf: 42651	Modifications
	Ce cahier de plans est la propriété de la S.a.r.l. YAC Ingénierie, il ne peut-être communiqué, reproduit, utilisé sans autorisation écrite				