


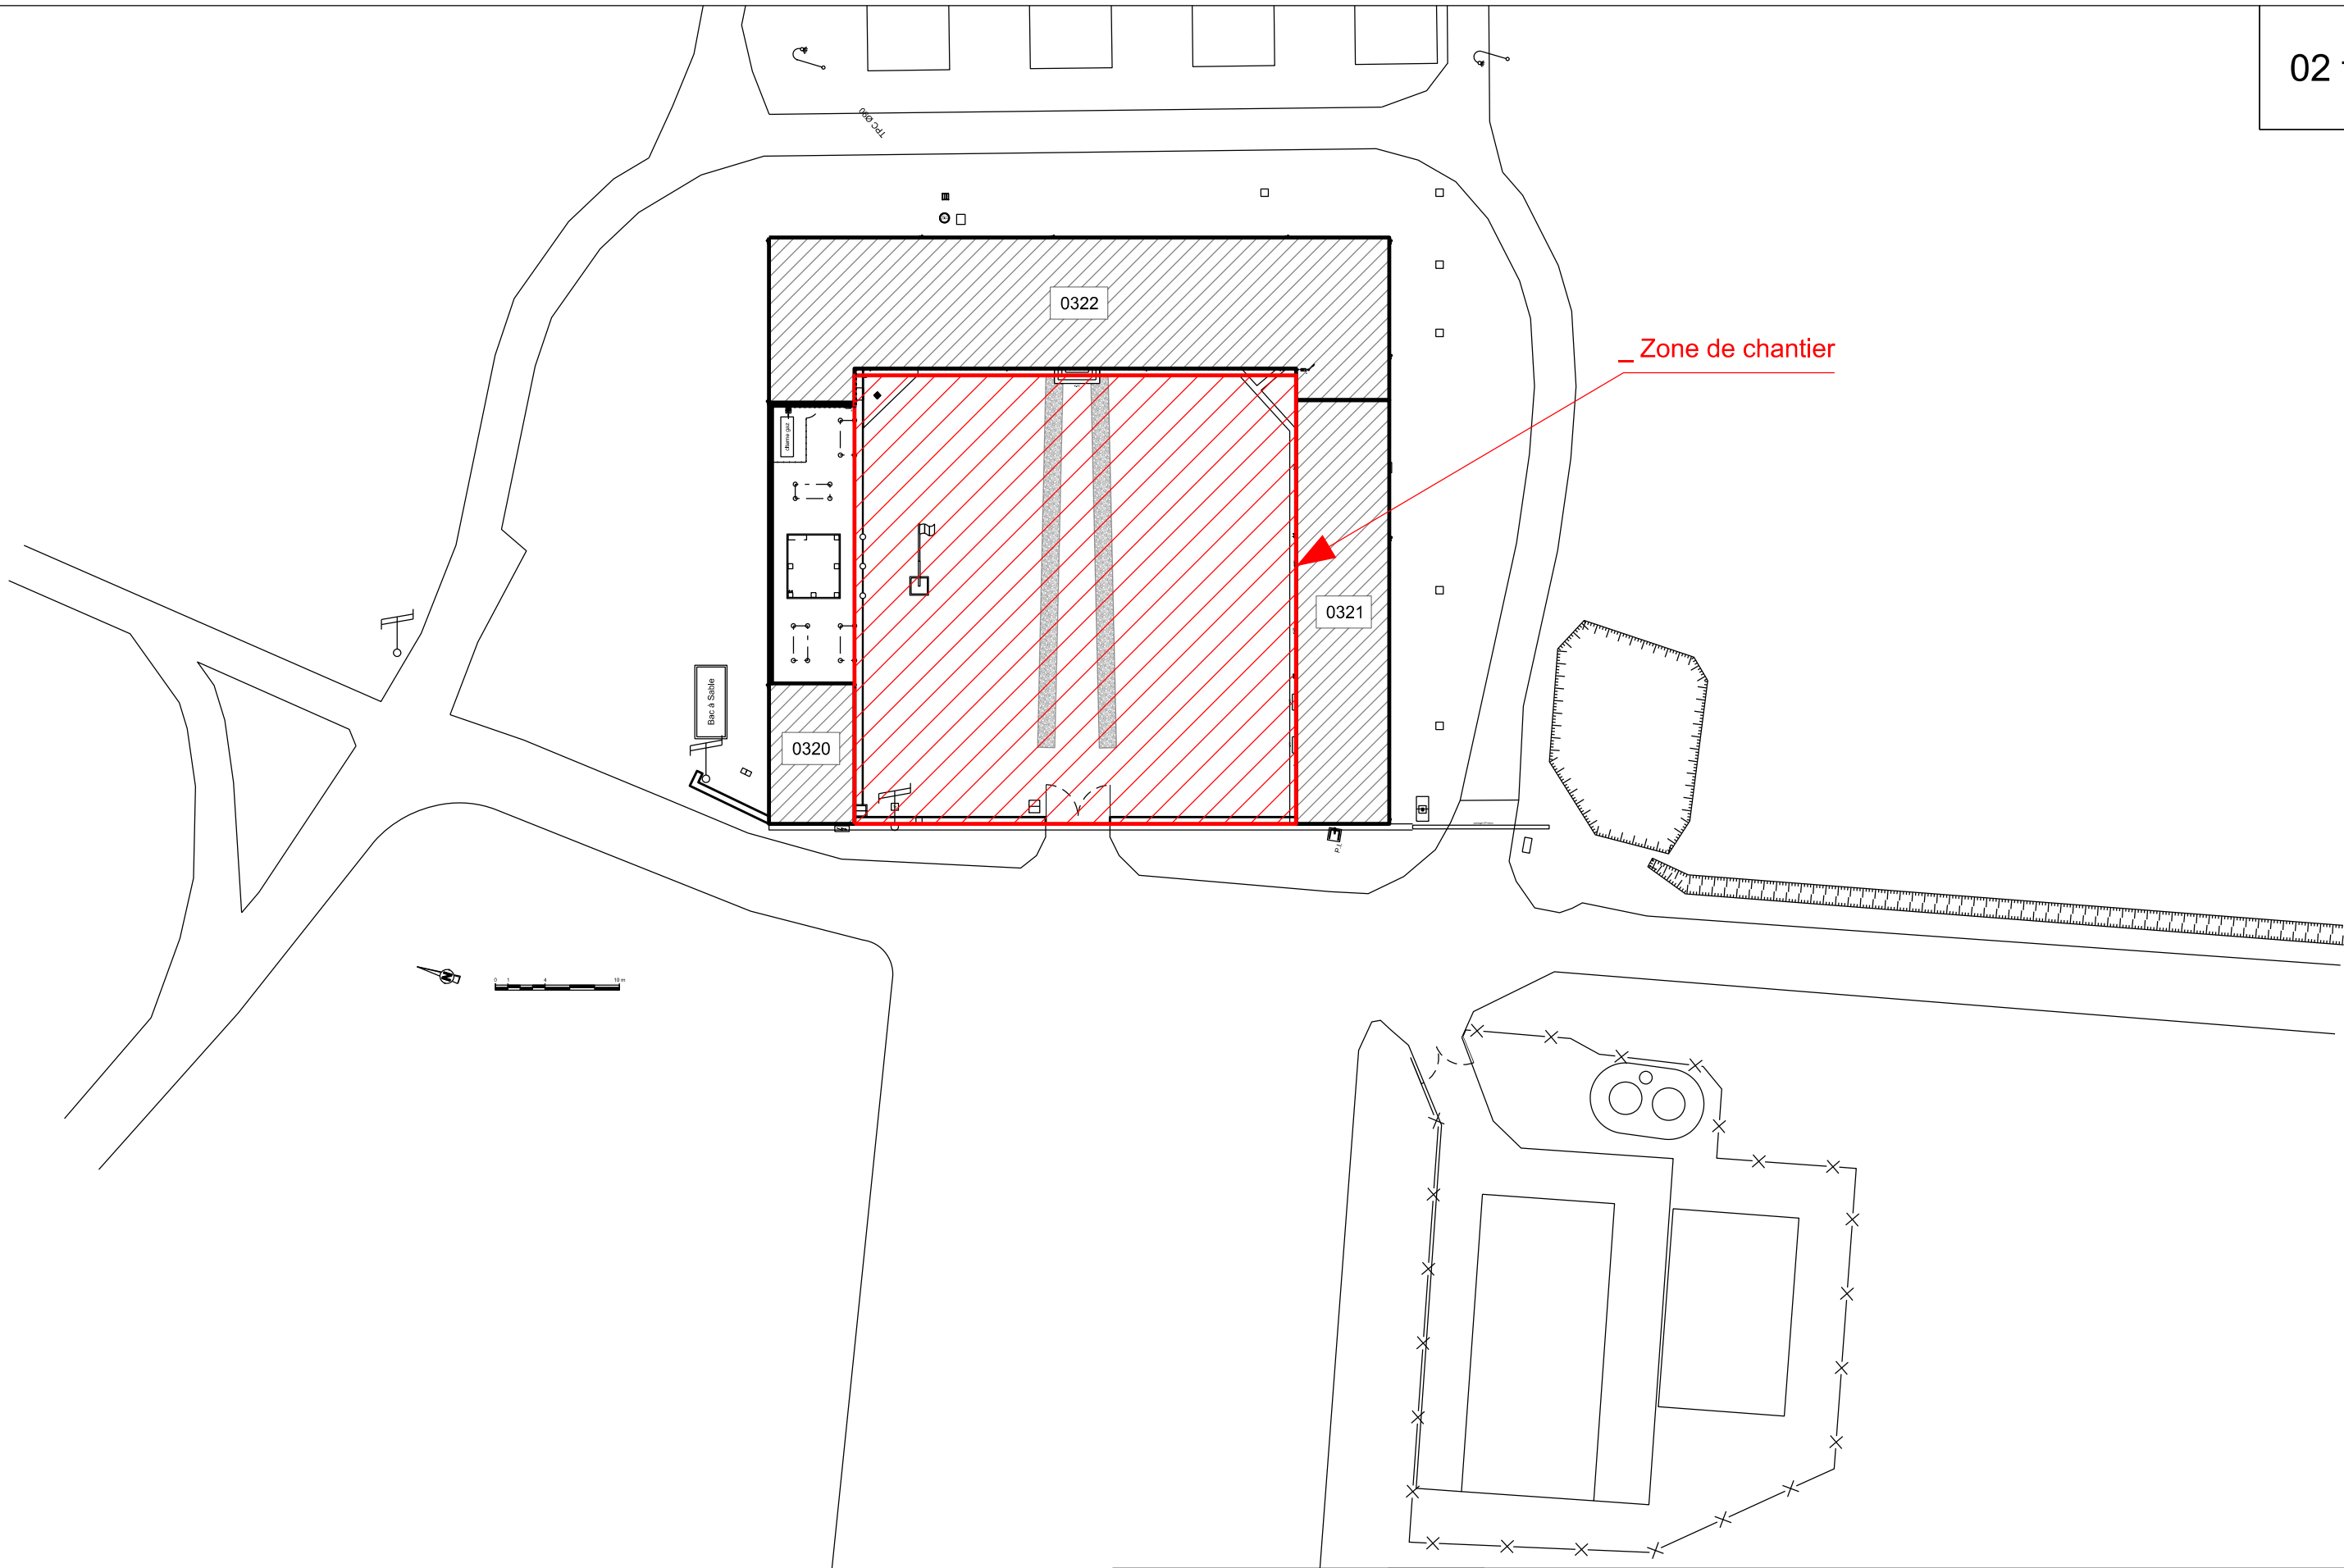

Service d'Infrastructure de la Défense Nord-Ouest Quartier MARQUERITE Rue du Garibien BP 14 - 35998 RENNES CEDEX 09 L'Ingénieur Général de 2ème classe BRISSEMER Philippe Directeur du Service d'Infrastructure de la Défense Nord-Ouest	Chargé d'affaires : M. LE CALVEZ R. 02.41.68.75.15	Camp de Fontevraud VIENNE Ferme-Bellevue-Valorisation-hebergement-Manoeuvre DOSSIER CONSULTATION DES ENTREPRISES Ferme de BELLEVUE ensemble des composants 0320-0321-0322 Plan de Masse Partiel _ Zone de Chantier Echelle : 1 / 250	Identifiant COSI : 465895 Nom du fichier : 490140003P_0000_L_001_V00_DCE SiD Service d'Infrastructure de la Défense Numéro d'opération : OPE451421 Date 24-03-2026 Indice 0 N° Ordre 02 f			MINISTÈRE DES ARMÉES ET DES ANCIENS COMBATTANTS Liberté Égalité Fraternité
	Dessiné par : Cedric PREVOST Architecte					
	Unité de Soutien de l'Infrastructure de la Défense d'Angers 5 Rue des Petites Muses BP 14114 49041 ANGERS Cedex 01 TELEPHONE 02.41.68.86.28					SGA Secrétariat général pour l'Administration

Ferme de BELLEVUE
ensemble des composants 0320-0321-0322
Plan de Masse Partiel _ Zone de Chantier

Echelle : 1/ 250