
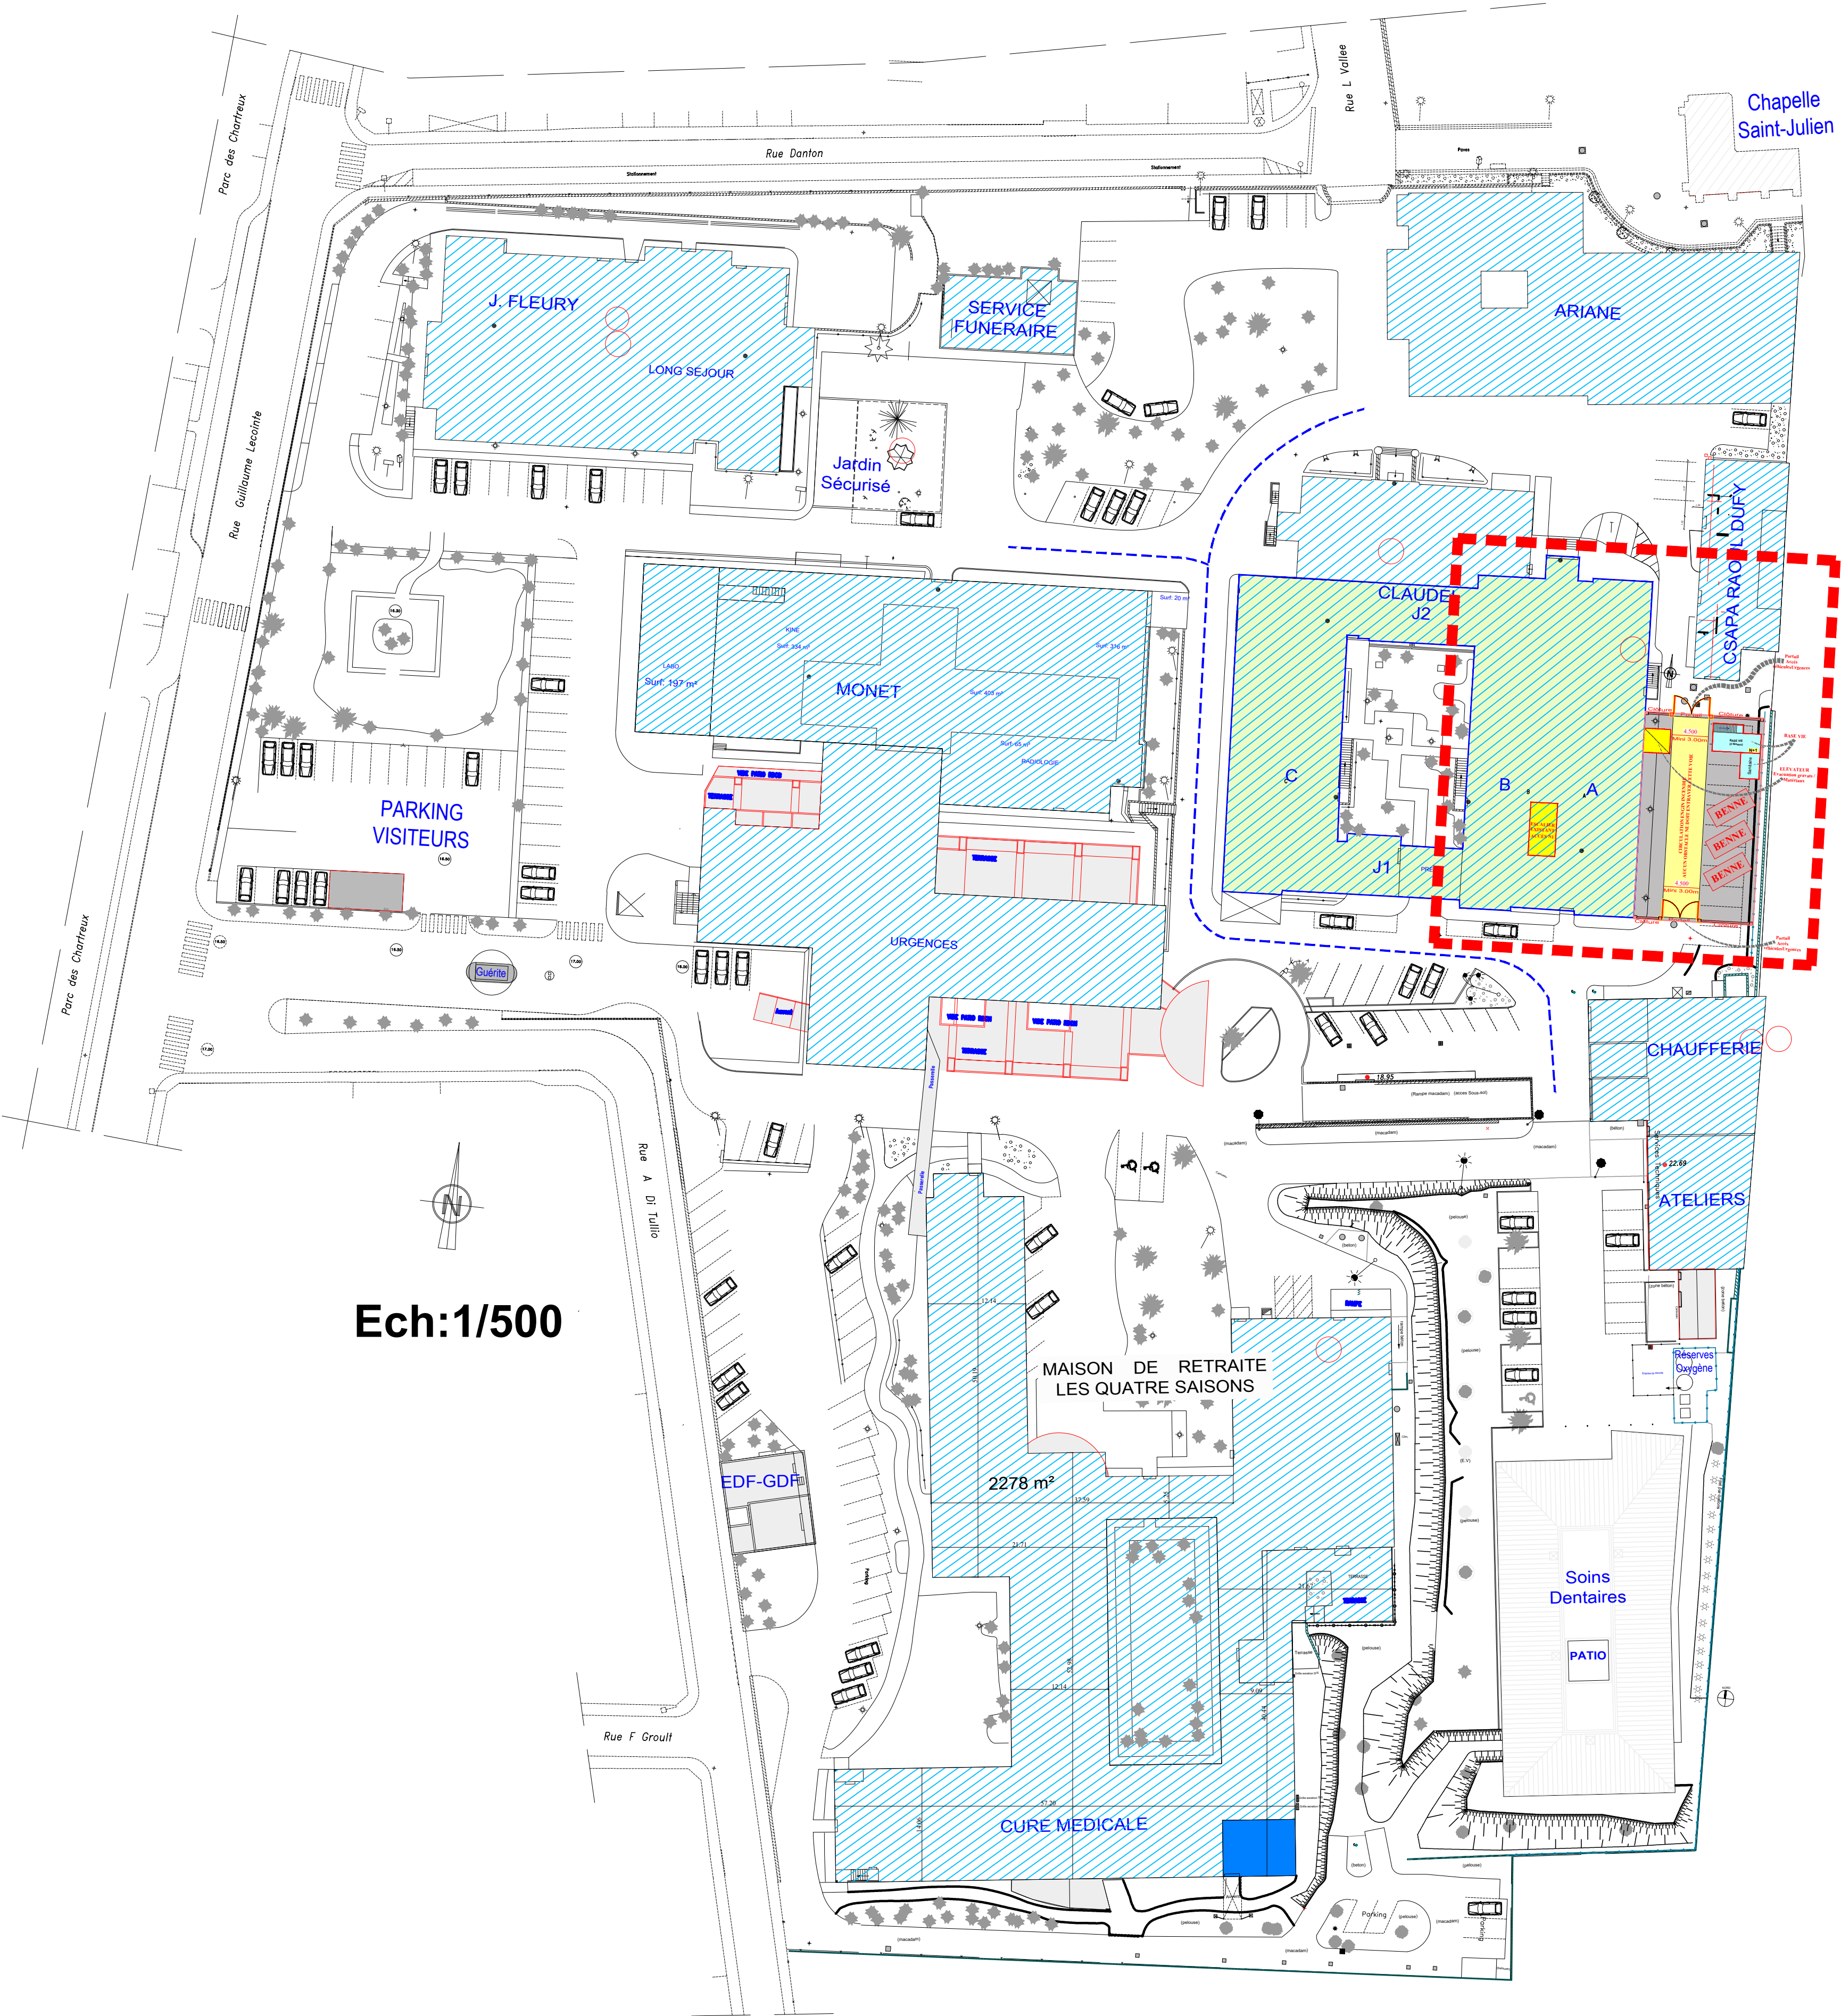


BASES VIE + Evacuation Gravats + Matériaux

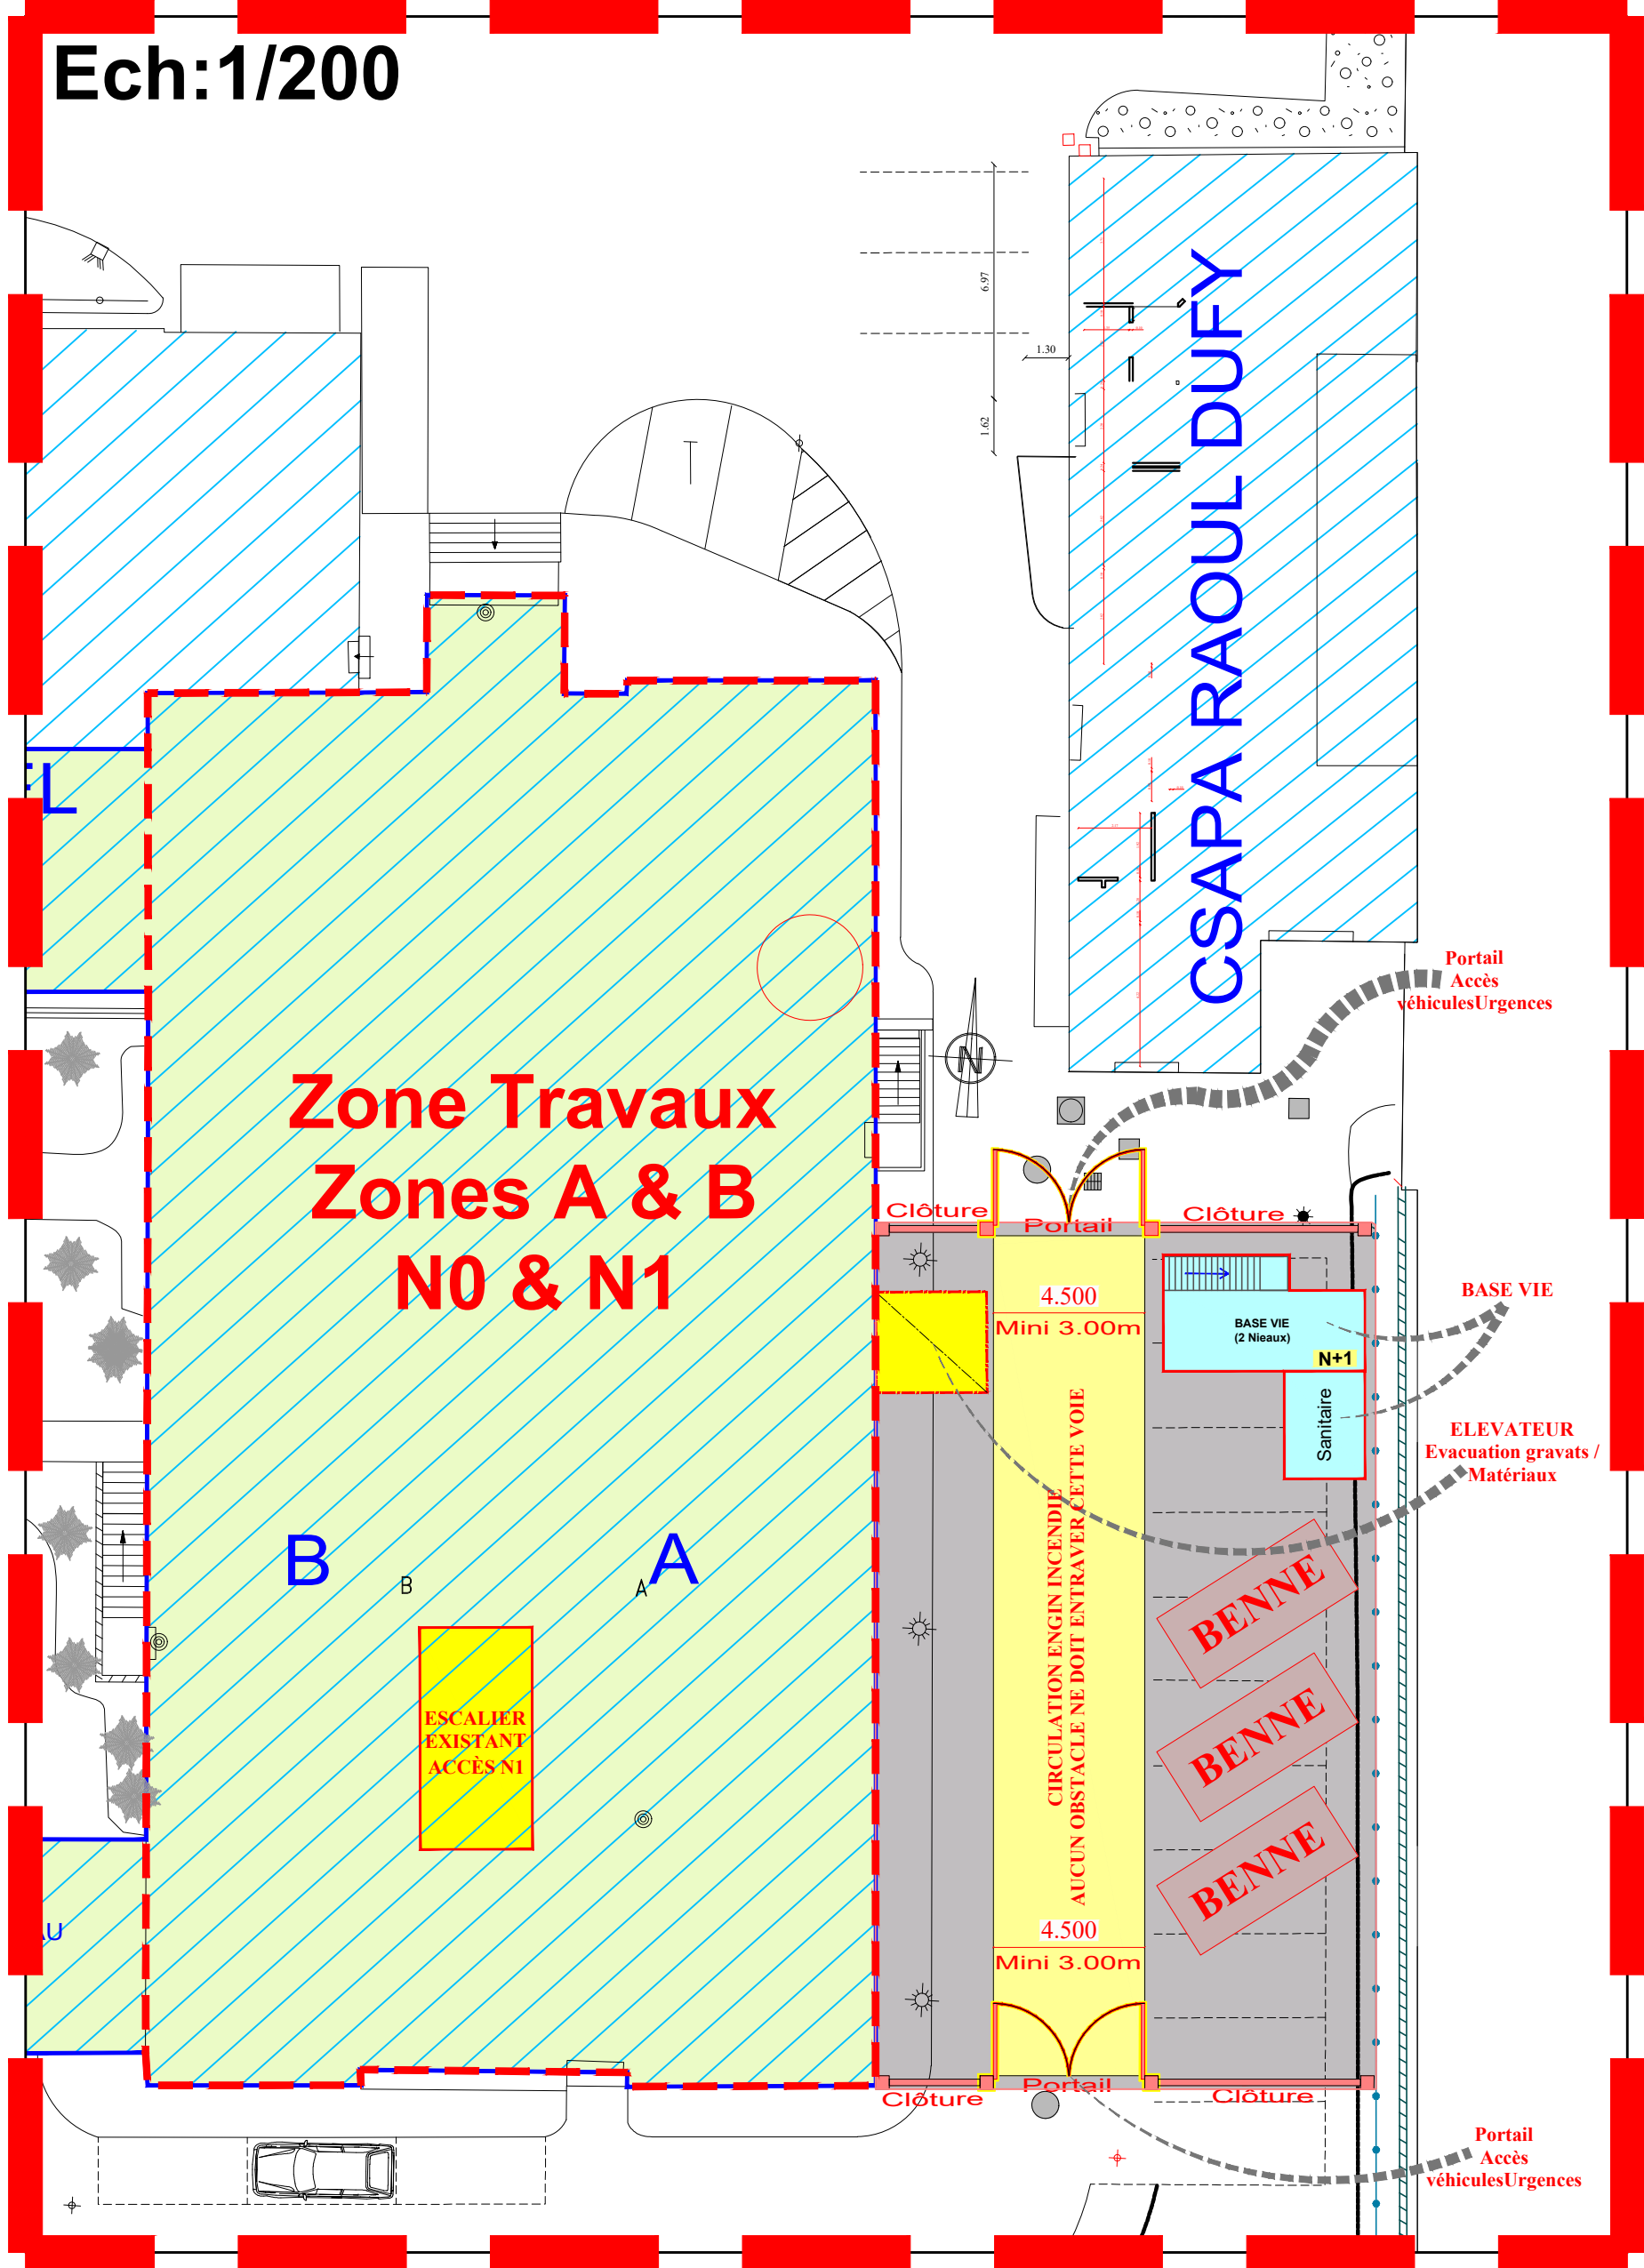

Direction des Travaux et
des Services Techniques
- Sécurité Incendie

Hôpital Saint Julien	P.00.ZA&B
Camille Claudel Rez de Chaussée / Zones A & B	DCE EF500.PIC.Za&b_A
Humanisation Pavillon Claudel Plan de Masse Installation de chantier	
ETAT FUTUR	
LES COTES INDIQUEES SONT A VERIFIER PAR L'ENTREPRISE	
A	DCE PIC
B	02 Juillet 2026
C	J. HERRERO
D	
E	
F	
G	
H	
I	
J	
K	
L	
M	

Fichier
DCE PIC Pj01 Germaine Claudel

Date :
Mai 2026

Echelle
1/500 & 1/200

Dessiné par
J. HERRERO

E:\TEMP\THERRY\2026\026\05 AO Carage\PIC