


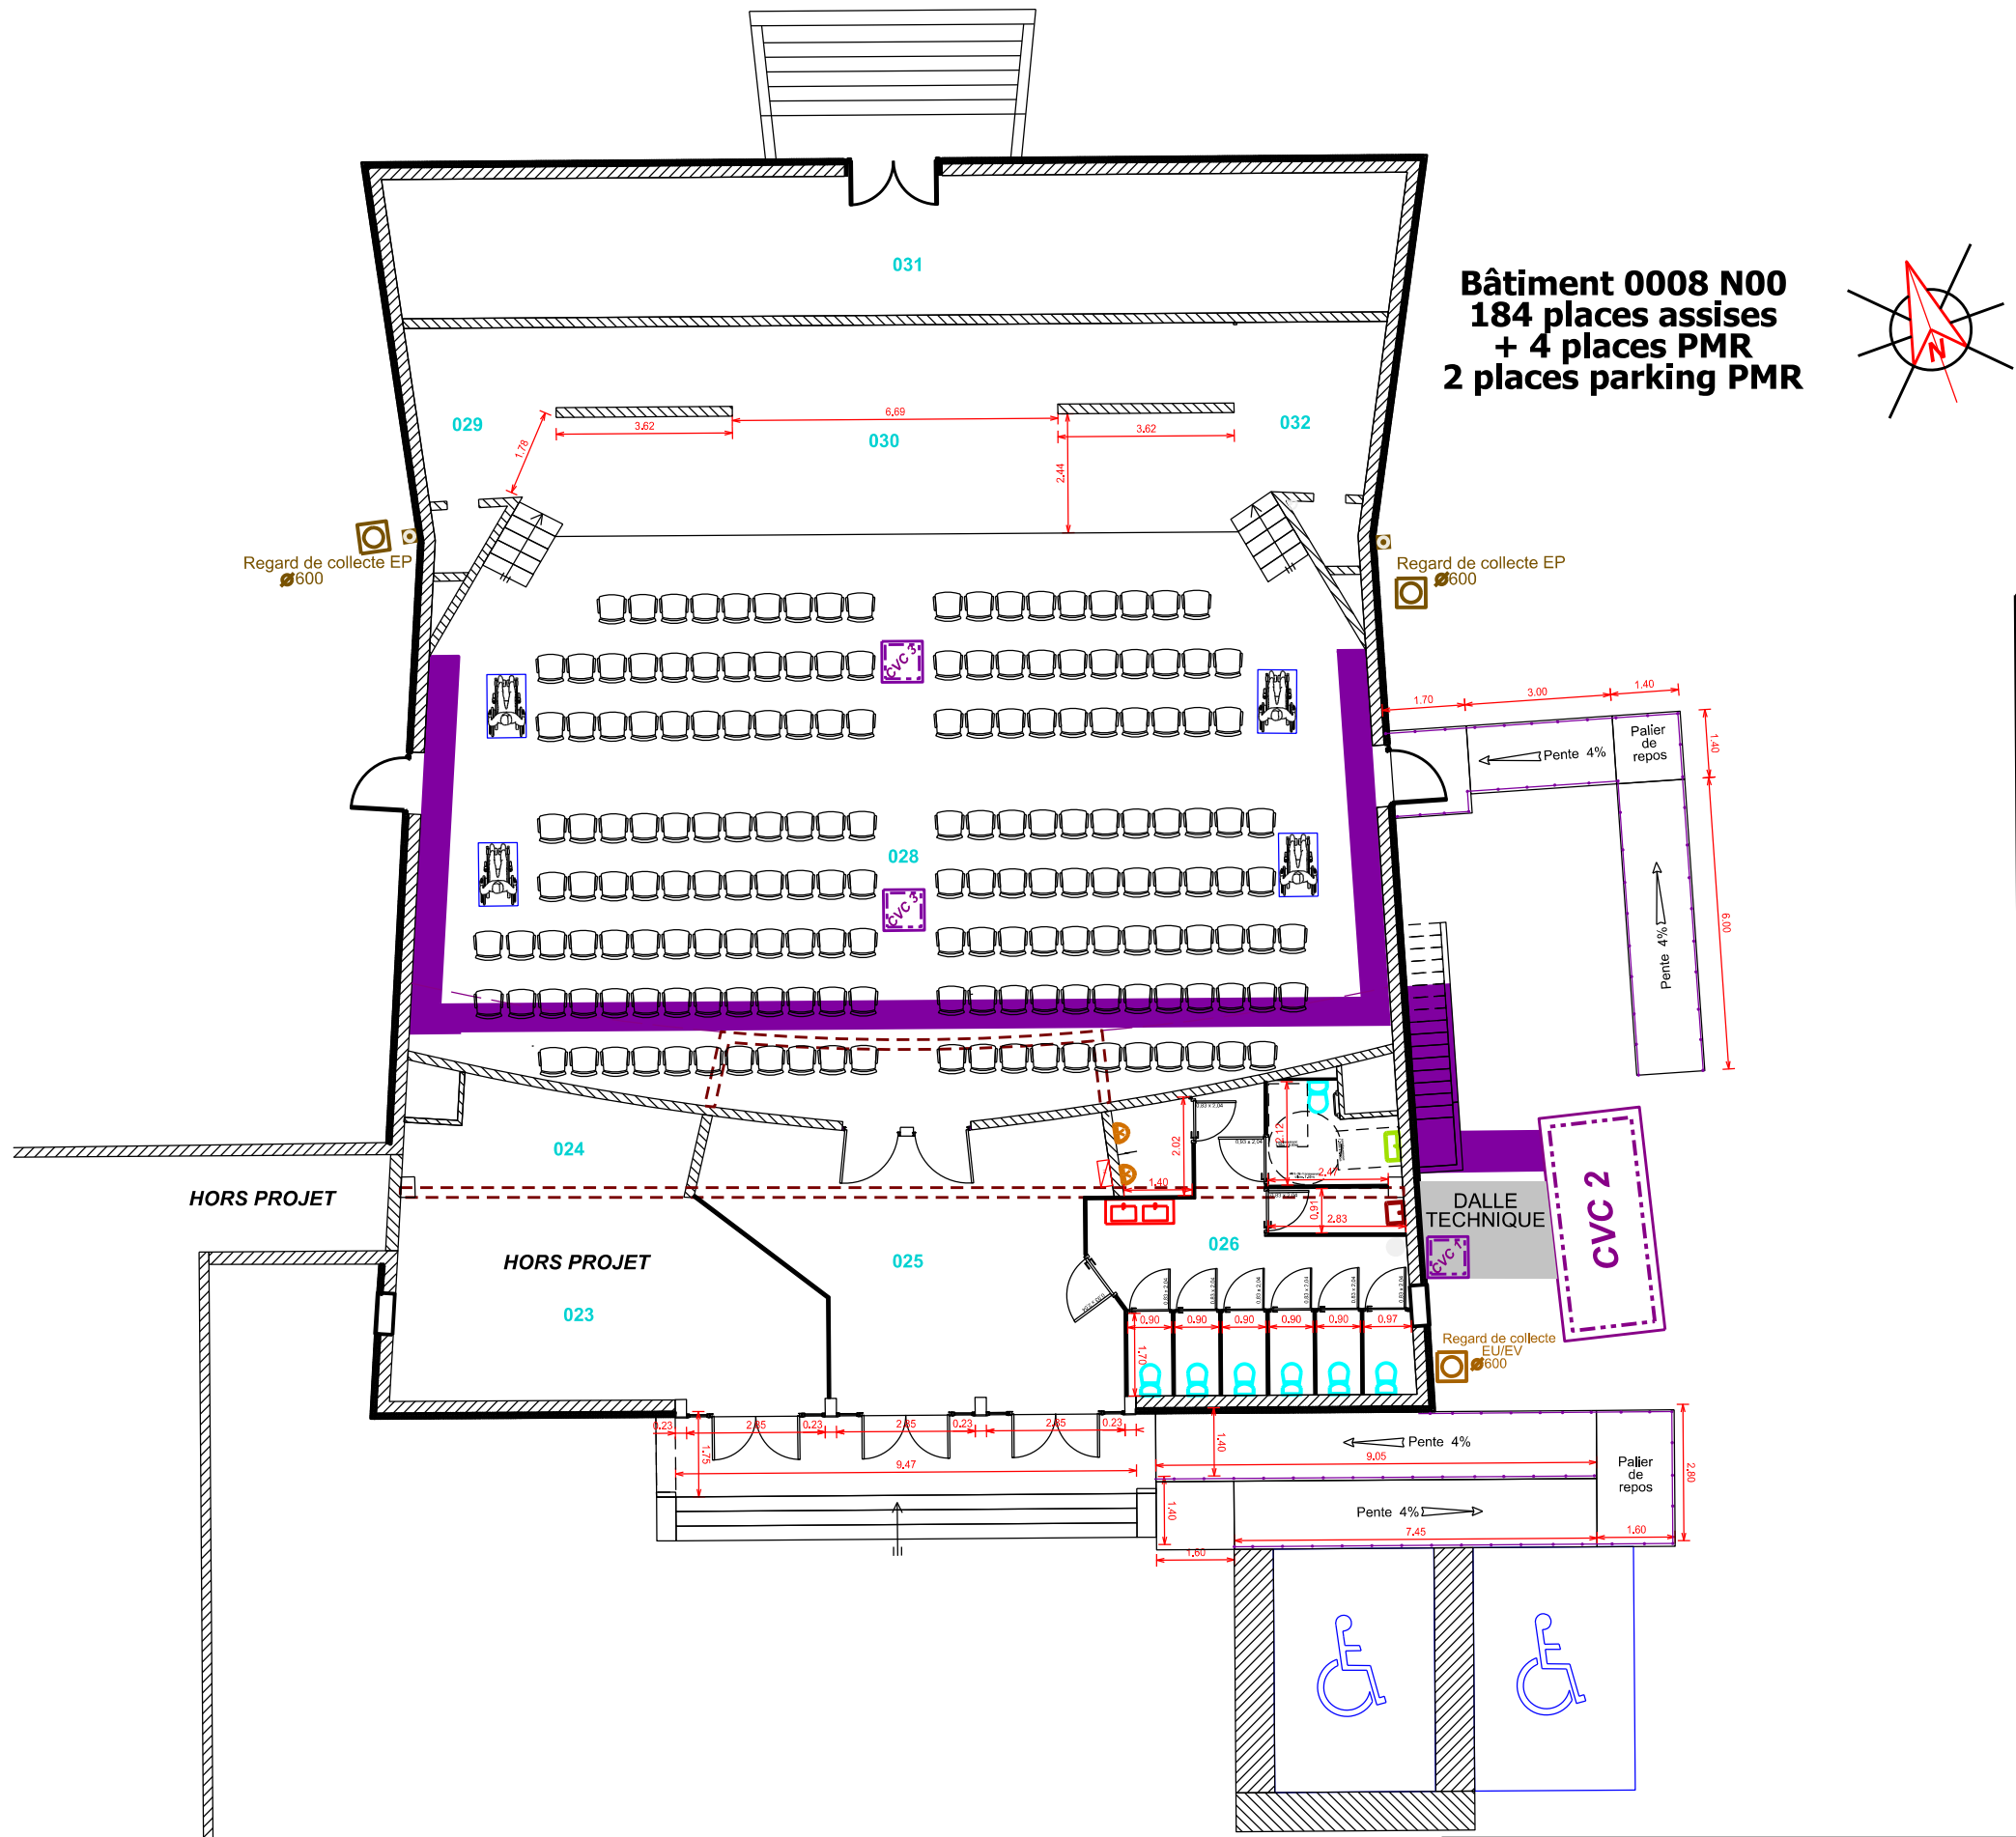

Bâtiment 0008 N00
184 places assises
+ 4 places PMR
2 places parking PMR

Légende :

- RESEAU CVC
- WC PMR
- URINOIR
- VIDOIR
- VASQUE PMR
- VASQUE DOUBLE
- CHAUFFE EAU
- CVC 1 VMC
- CVC 2 PAC
- CVC 3 DESTRATIFICATEUR

 SID Sud-Est USID DE TOULOUSE USID de TOULOUSE BP 45017 31032 TOULOUSE CEDEX 5	Chargé d'affaires : Francky PAYET 05 61 31 40 69	TARBES QUARTIER SOULT		Nom du fichier : 650440014Q_008_SCHEMA DE PRINCIPE PLOMBERIE		 MINISTÈRE DES ARMÉES Liberté Égalité Fraternité	
	Dessiné par : Cleudimar Ribeiro Marion Maître 05 61 31 40 54	Bâtiment 0008 Rénovation de la salle de cinéma		 SiD Service d'Infrastructure de la Défense		Numéro d'opération : 465707	
	Chef de l'USID de TOULOUSE IC2 David BORDARAUD	Dossier Consultation Entreprises		Date 19/05/2026	Indice 0	N° Ordre 16	 SGA Secrétariat général pour l'administration

Echelle : 1/150

Format A3