

DOSSIER DE CONSULTATION DES ENTREPRISES

FIM CHERBOURG - Rénovation de la cuisine
pédagogique

Adresse du projet:

15 Rue des Vindits CHERBOURG EN
COTENTIN 50130

Atelier ARBEO

14 Hameau Dufresne
50340 GROSVILLE



Atelier ARBEO

Maîtrise d'œuvre, ingénierie du bâtiment

Maître d'ouvrage:



CCI OUEST NORMANDIE
86, Rue de l'exode SAINT-LO
50000

01 - PLAN DE SITUATION

02 - PLAN DE MASSE

03 - PLAN DU RDC

DCE - PLAN PROJET IMPLANTATION CUISINE

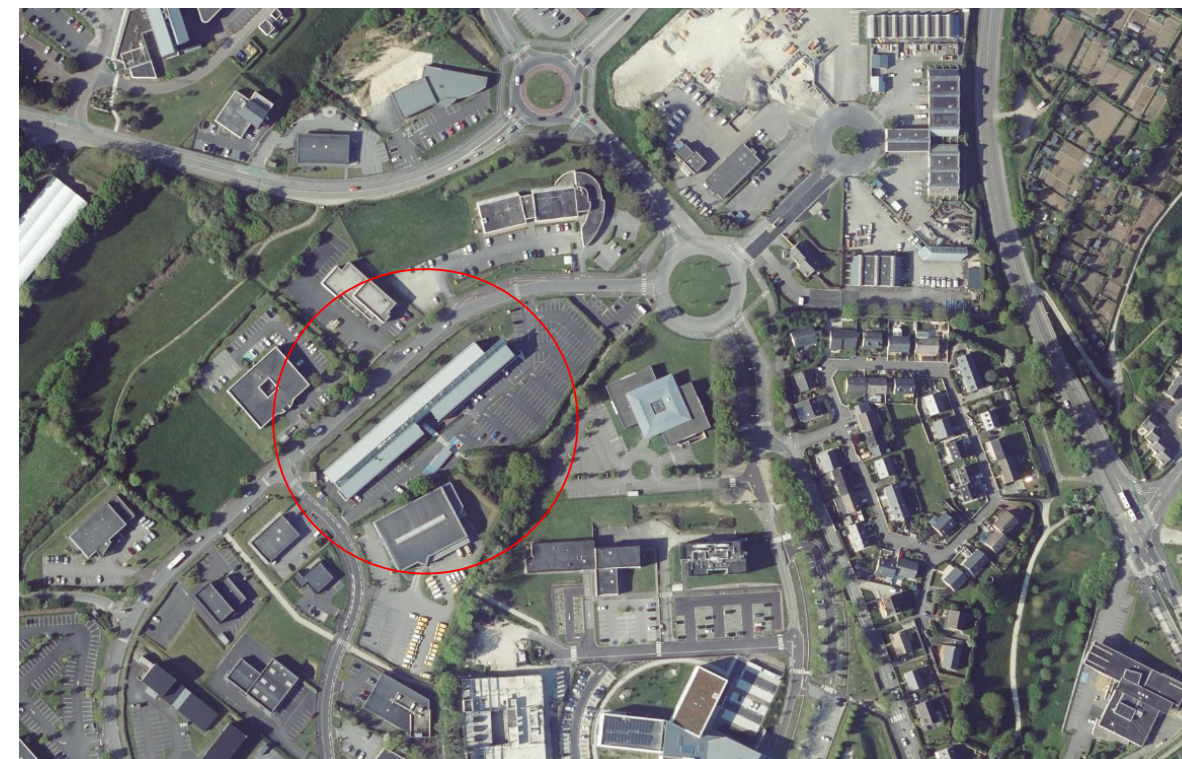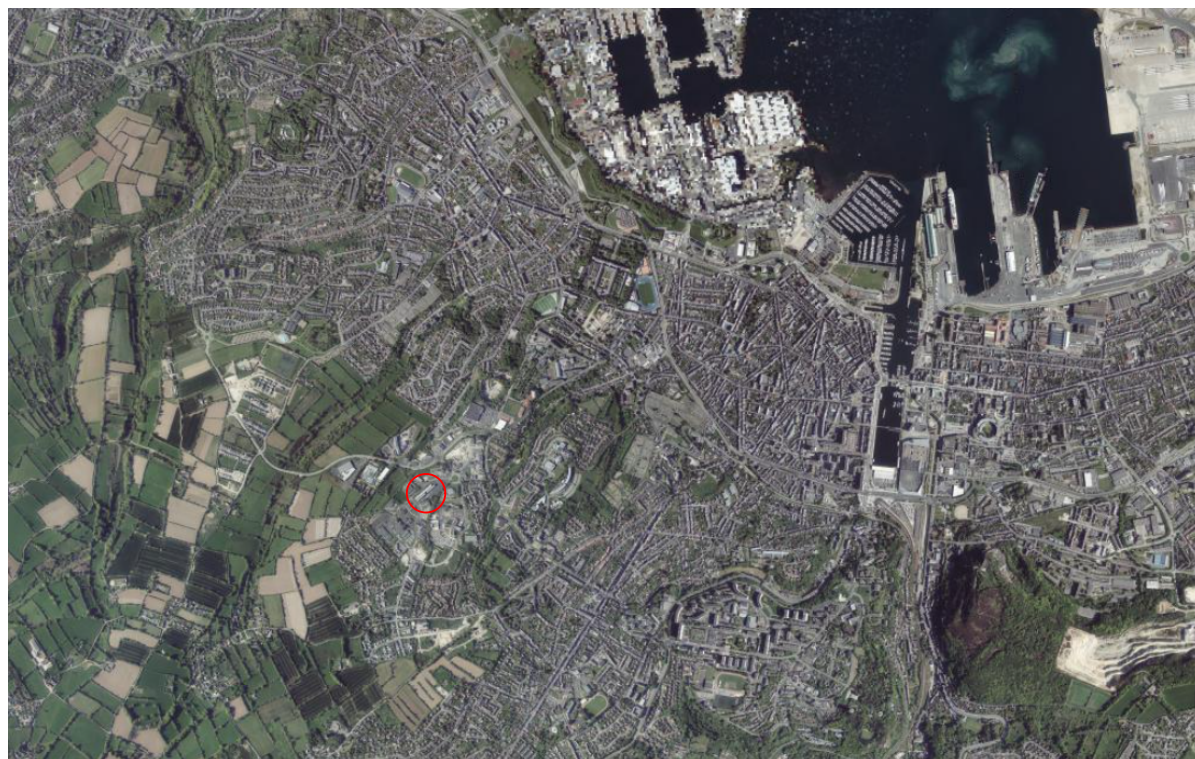

Atelier ARBEO
Maîtrise d'œuvre, ingénierie du bâtiment

Maître d'ouvrage:
CCI OUEST NORMANDIE

Adresse du projet:
15 Rue des Vindits
CHERBOURG EN
COTENTIN 50130

FIM CHERBOURG - Rénovation de la cuisine pédagogique

Plan de situation

Date de création: 24/07/2026

Echelle:1:100

Indice:0



Conception:
Atelier ARBEO
14 Hameau Dufresne
50340 GROSVILLE



Maître d'ouvrage:
CCI OUEST NORMANDIE

Adresse du projet:
15 Rue des Vindits
CHERBOURG EN
COTENTIN 50130


**FIM CHERBOURG - Rénovation de
la cuisine pédagogique**

Plan du RDC

Date de création: 24/07/2026

Echelle: 1:400

Indice: 0

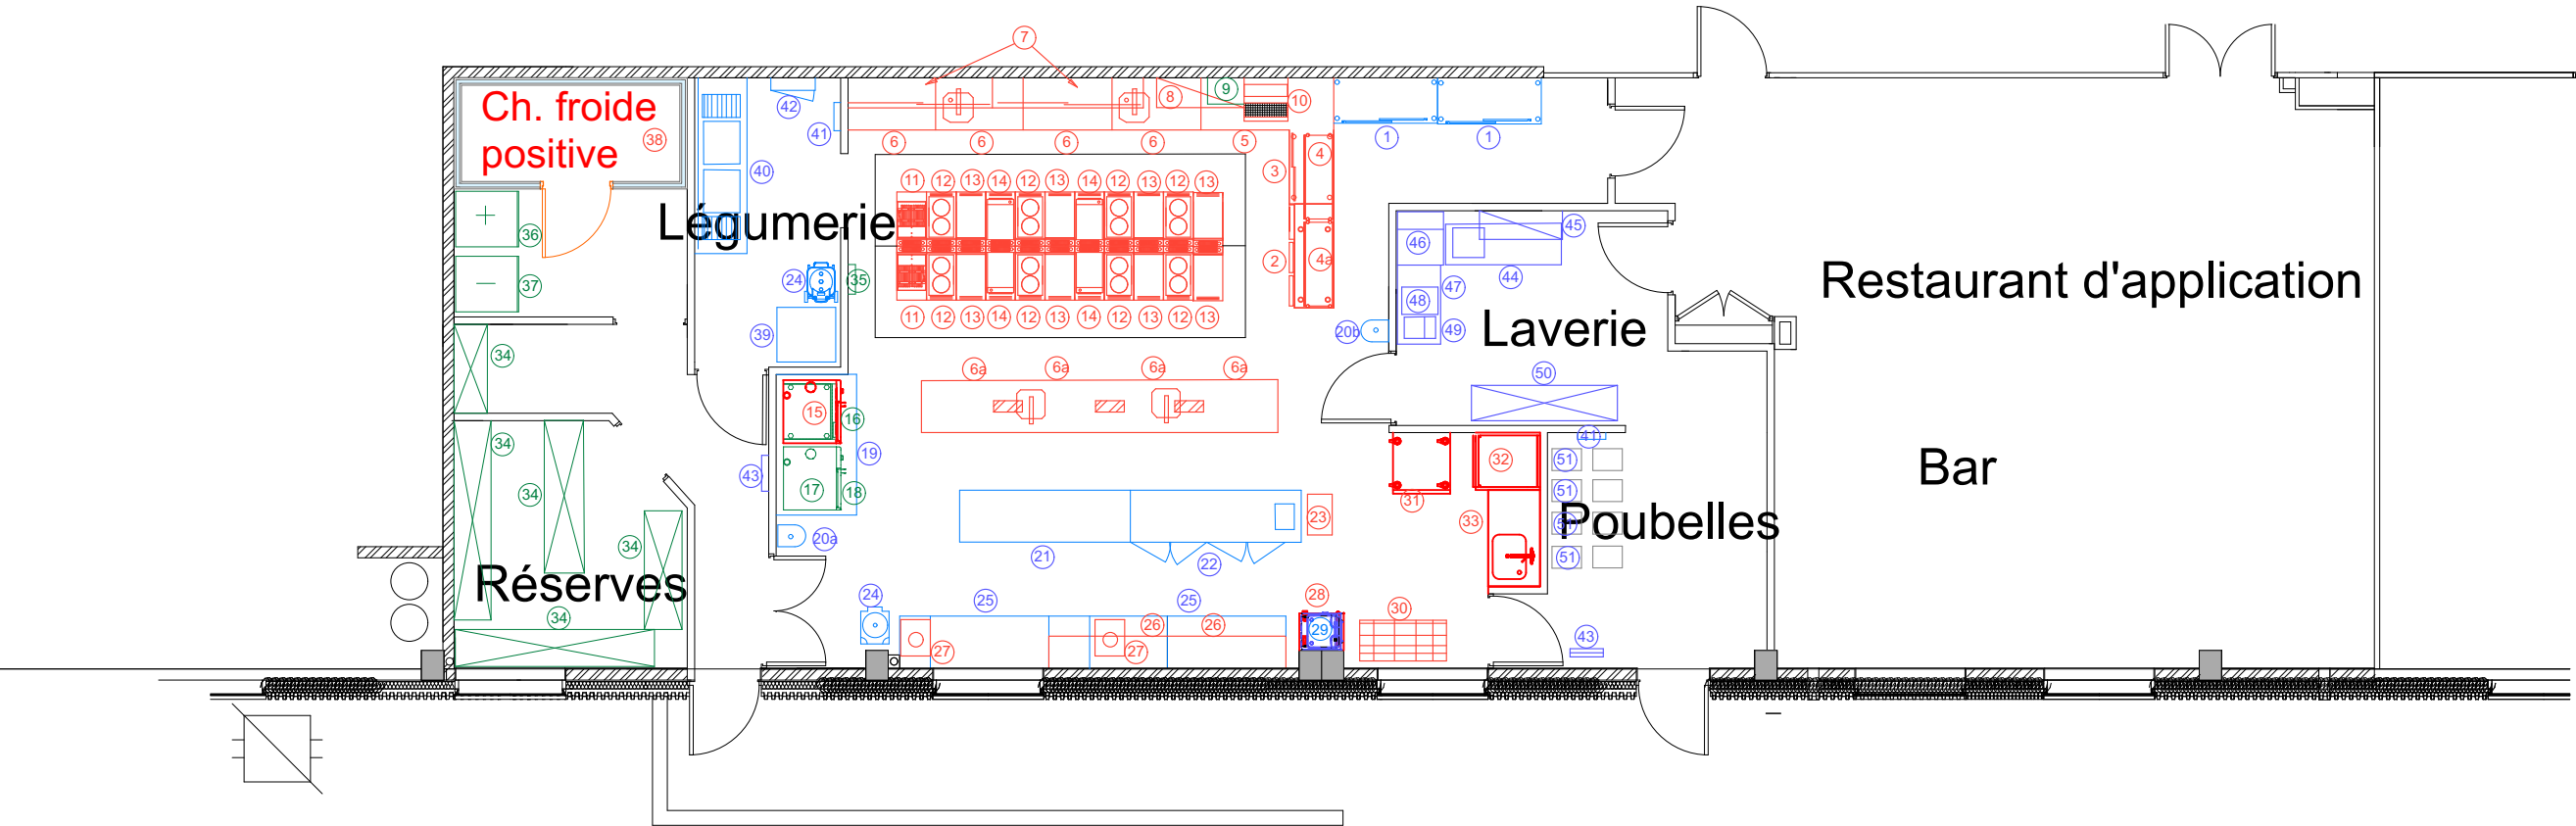

Légende:

Equipement onservé

Equipement conservé et déplacé

Equipement neuf

- 1: (2x) Armoire haut à porte coulissante
- 2: Tour réfrigéré 2 portes
- 3: Meuble chauffant modulaire
- 4: Passe chaud
- 4a: Passe neutre
- 5: Meuble sur mesure avec porte coulissante + angle
- 6 : (4x) Meubles avec porte coulissante + 2 bacs du chef
- 6a: (4x) Meubles avec porte coulissante + 2 bacs du chef
- 7: (2x) Placard suspendu
- 8: Etagère
- 9: Micro-onde
- 10: Salamandre
- 11: (2x) Friteuse
- 12: (8x) Plaque induction
- 13: (8x) plaque coup feux
- 14: (4x) Plancha lisse
- 15: Four mixte

- 16: Cellule mixte refroidissement
- 17: Four mixte lcombi pro 10 N
- 18: Placard de soubassement étuve
- 19: Hotte
- 20a: Lave-main
- 20b: Lave-main
- 21: Meuble (table inox 1 étagère + marbre)
- 22: Tour réfrigéré 4 portes groupe à gauche
- 23: Echelle GN1/1
- 24 (2x) Poubelle
- 25: (2x) Meuble (table inox 1 étagère + marbre)
- 26: (2x) Meuble haut
- 27: (2x) Plaque induction
- 28: Table mobile
- 29: Machine sous vide
- 30: Chariot mobile

- 31: chariot
- 32: lave batterie
- 33: plonge sur mesure
- 34: (5x) Rayonnage
- 35: matériel informatique de suivi hygiène (EPACK)
- 36: Armoire froide 1 porte positive
- 37: Armoire froide 1 porte négative
- 38: Chambre froide positive
- 39: Armoire froide 1 porte positive
- 40: Plonge 2 bacs
- 41: Centrale de nettoyage
- 42: Armoire à couteaux
- 43: (2x) Désinsectiseurs
- 44: Table d'entrée
- 45: Etagère casier

- 46: Lave-vaisselle à capot PTM avec condenseur de buée
- 47: Table de sortie
- 48: Osmoseur AT-M
- 49: Adoucisseur
- 50: Rayonnage
- 51: (8x) Caisse boissons

Conception:
Atelier ARBEO
14 Hameau Dufresne
50340 GROSVILLE



Maître d'ouvrage:
CCI OUEST NORMANDIE

Adresse du projet:
15 Rue des Vindits
CHERBOURG EN
COTENTIN 50130

FIM CHERBOURG - Rénovation de
la cuisine pédagogique

DCE - Plan
d'implantation cuisine

Date de création: 24/07/2026

Echelle: 1:100

Indice: 0