



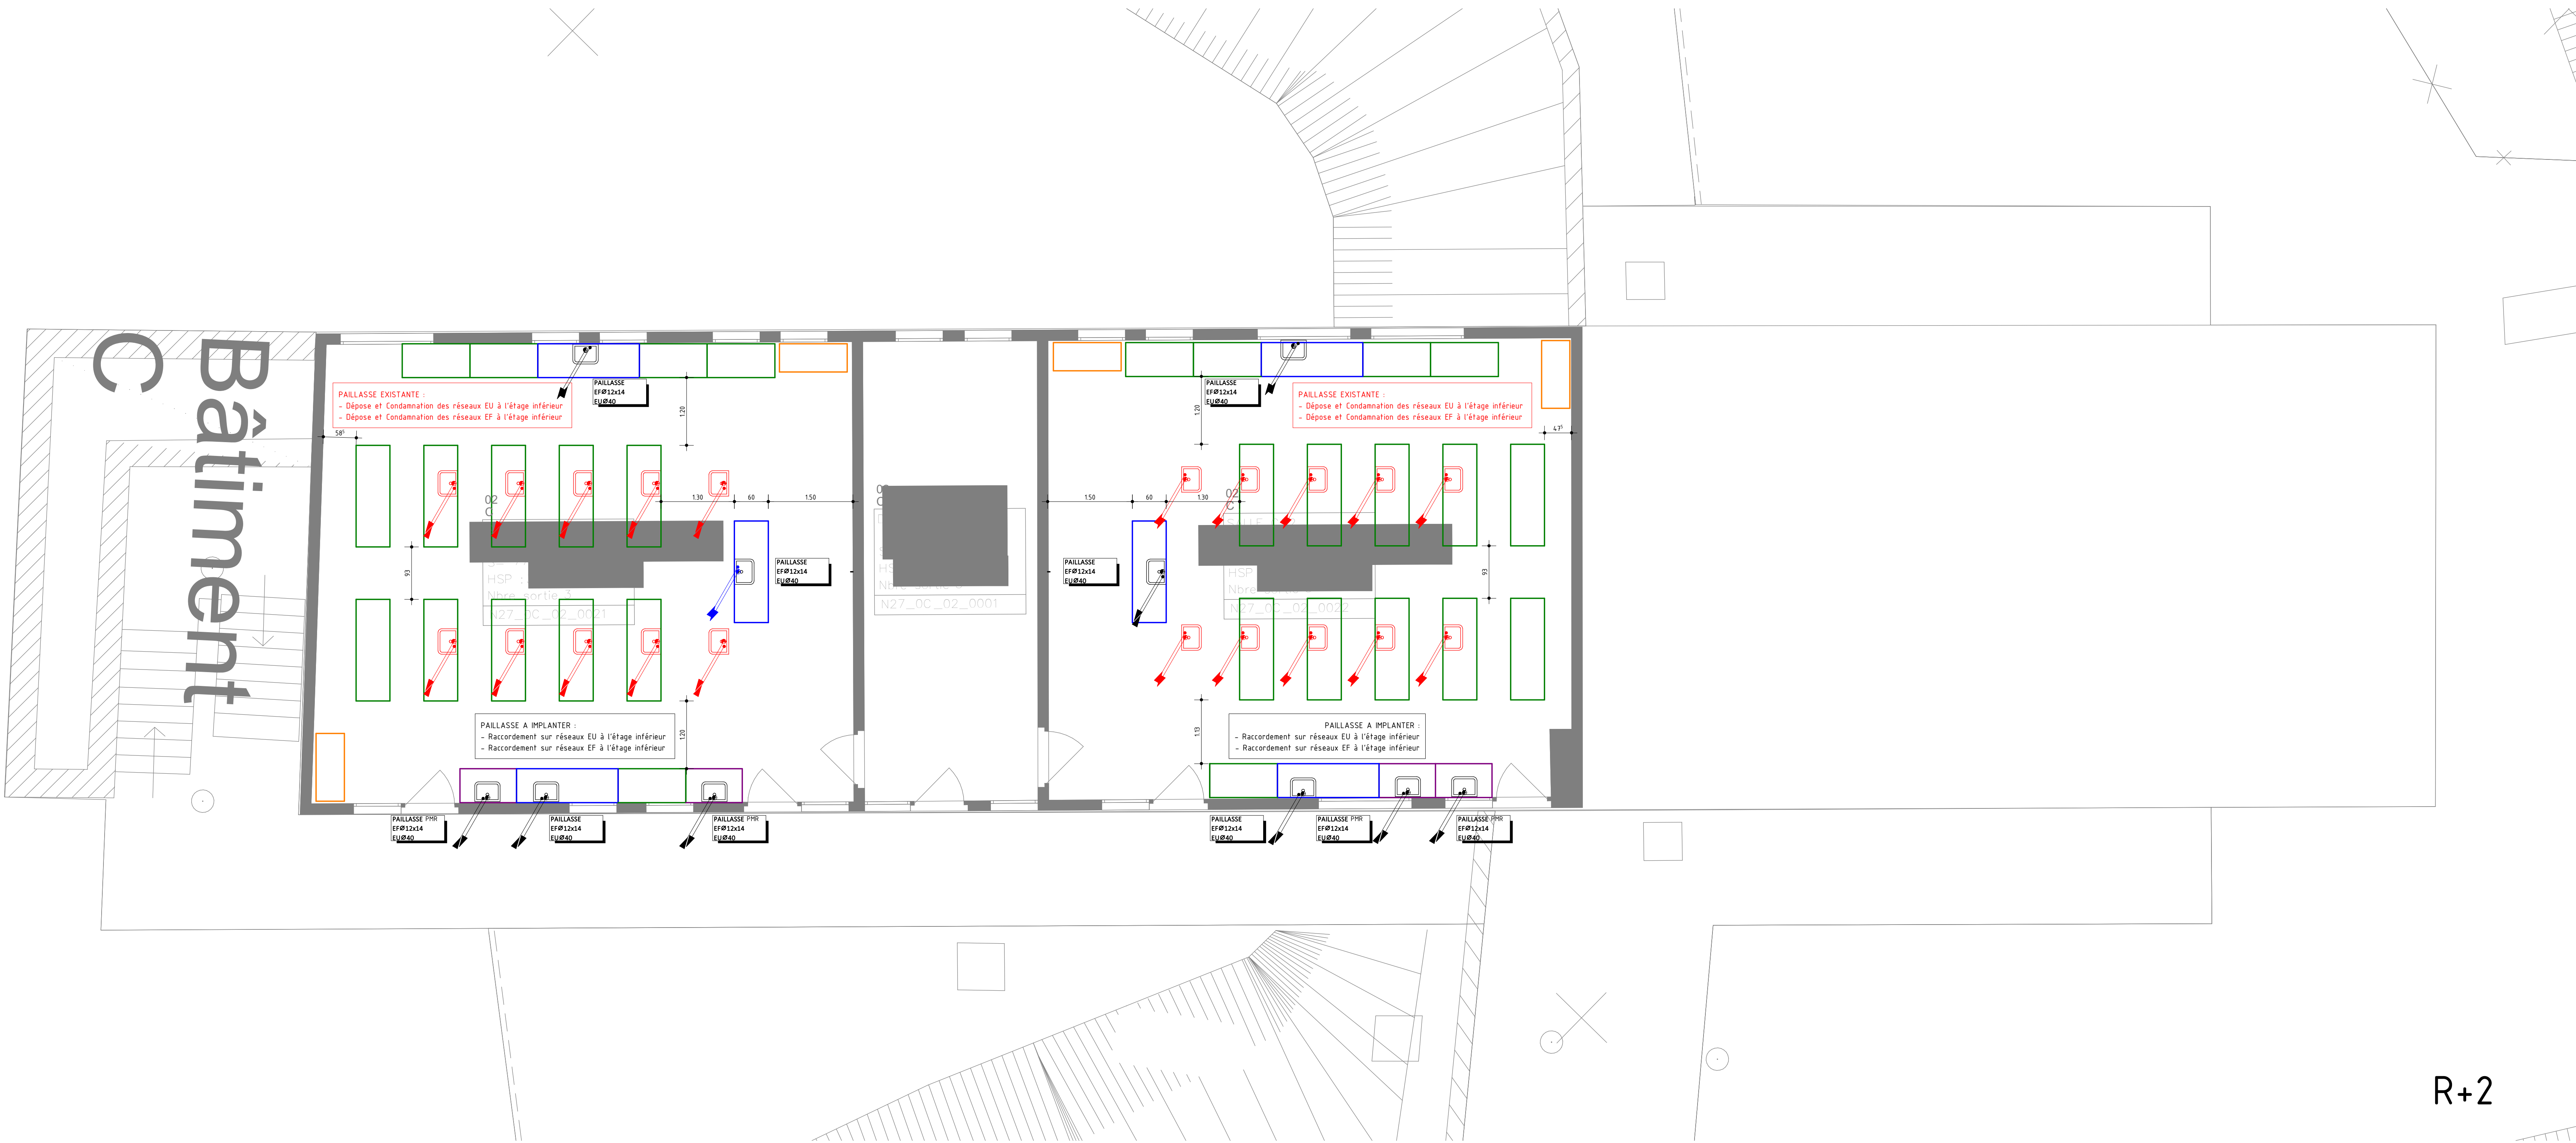

Légende Ventilation / Climatisation		Légende Plomberie - sanitaire	
	Réseau Rigoripipe		Réseau Eau Froide Sanitaire
	UI Cassette 900 x 800		Réseau Eau Froide Sanitaire à évacuer
	UI Murale		Réseau Eau Usées
			Réseau Eau Usées à évacuer
			Réseau Ventilation Plomberie
NOTA :			
Ce plan peut valoir que pour la définition du lot proposé. L'ENTREPRISE DOIT PRENDRE EN COMPTE LES DERNIERS DETAILS CONSTRUCTIFS SUR LES PLANS ARCHITECTES DERNIERS REVIS.			
TOUS LES DIMANONNEMENTS DES CHEMINEMENTS SONT DONNES A L'ANNA ET A TITRE INDICATIF. L'APPARTIENT A L'ENTREPRISE DE RETENIR LES DIMANONNEMENTS CONFORMEMENT AU COTÉ ET DE TOUTE MANIÈRE ASSURER UNE INSTALLATION COMPLETE CONFORME ET EN ORDRE DE MARCHE.			
L'ENTREPRISE DOIT PRENDRE EN COMPTE, DANS SA PRESTATION LE POSITIONNEMENT EXACT DES EQUIPEMENTS DES AUTRES LOTS.			
	Pallasse humide 100x400		Pallasse humide PNR 100x400
	Pallasse sèche 120x400		Arrivée 120x400

R+2

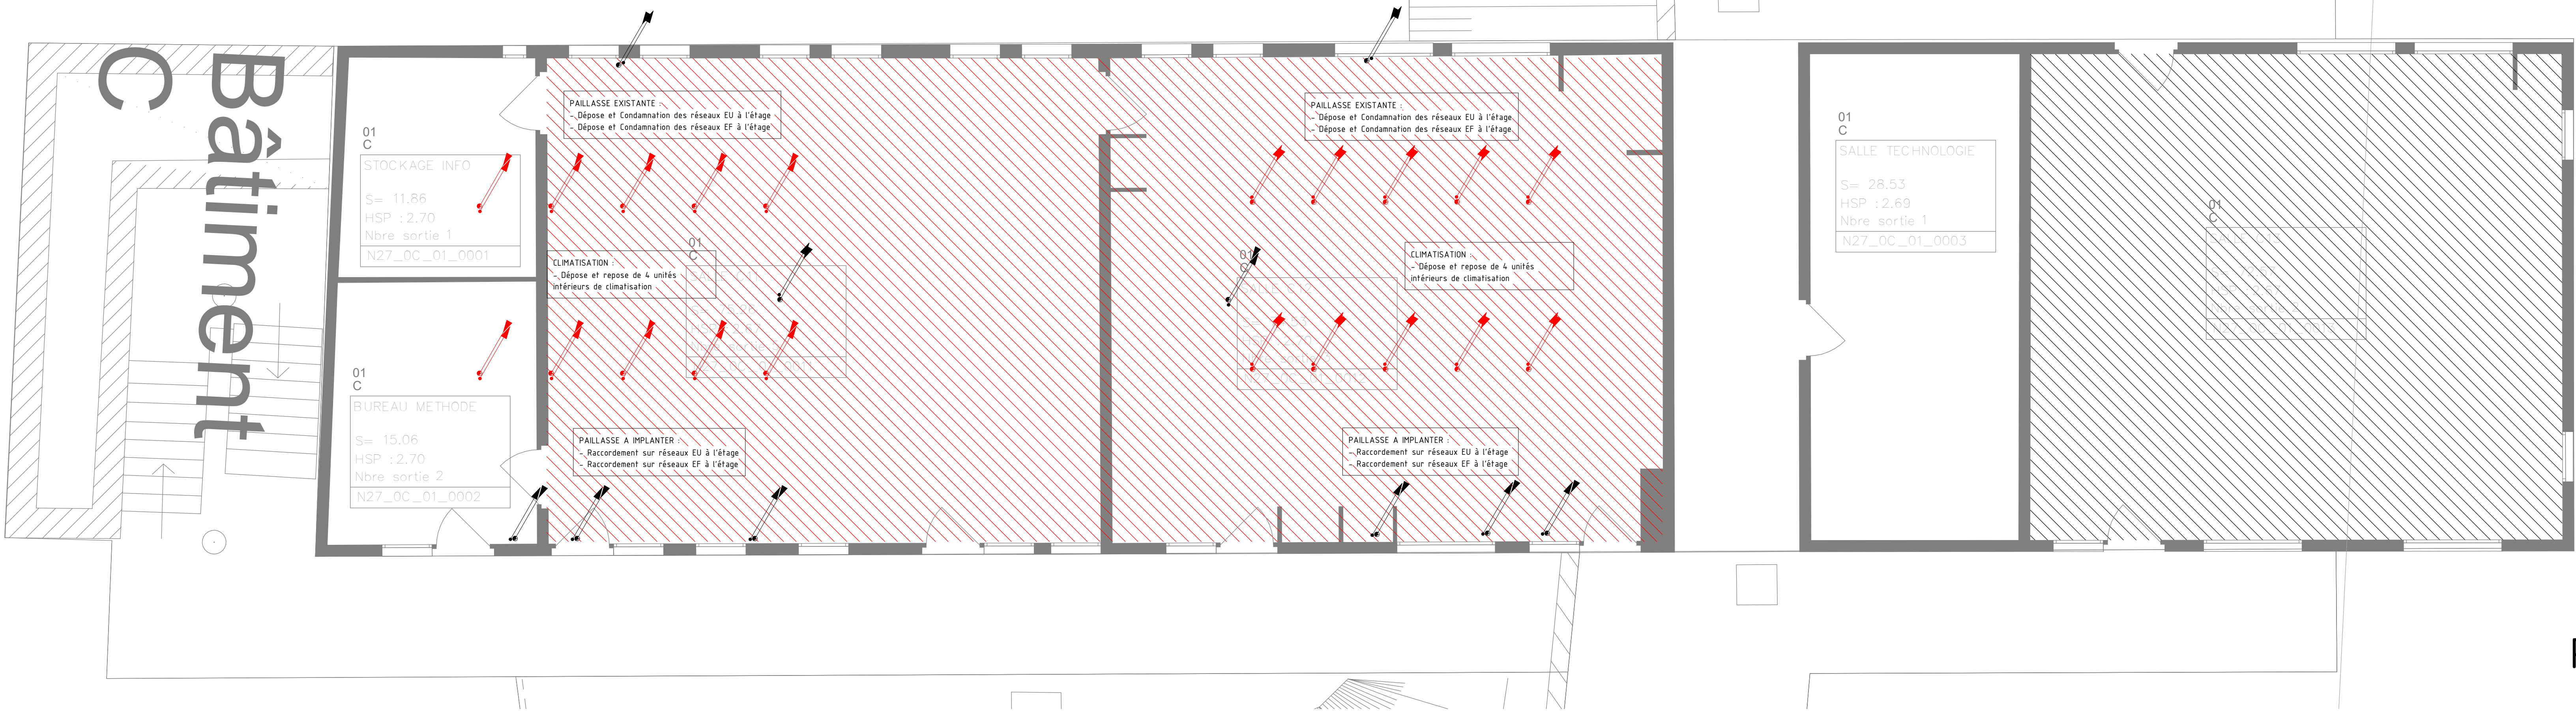

MAITRE D'OUVRAGE

RECTORAT DE MAYOTTE
Liberté
Égalité
Progrès

RECTORAT DE MAYOTTE
97600 Mamoudzou

BUREAU D'ETUDES

INTEGRALE
INGENIERIE

INTEGRALE INGENIERIE
4bis rue Fond Générèse Village de l'Eperon
St Gilles Les Hauts 97435 Saint Paul - Réunion

OPERATION

REHABILITATION COLLEGE MTSAMBORO

Réhabilitation des salles de classes

Lot CVC-PBS

Plan de principe - Vue en plan Bat. C

Date	Indice	Nature de la modification
11/24	0	Emission initiale


ESQ	PC	APS	APD	PRO	DCE	EXE	DOE
-----	----	-----	-----	-----	-----	-----	-----

INTEGRALE
INGENIERIE


BET Structure - Fluides - VRD - Qualité Environnementale - SSI
4 bis Rue Fond Générèse - Immeuble le Carat - Etage 2
Village de l'Eperon - 97435 Saint-Gilles Les Hauts
T : 02 62 24 59 63 - E-mail: bet@integrale.re

Plan n° : FLU000
Indice : 0
Affaire n° : 24-11
Date : 11/24
Établi par : J.B
Validé par : D.F
Echelle : 1/50

Ce plan est la propriété d'intégrale ingénierie, toute utilisation ou reproduction, même partielle est interdite sans approbation préalable.

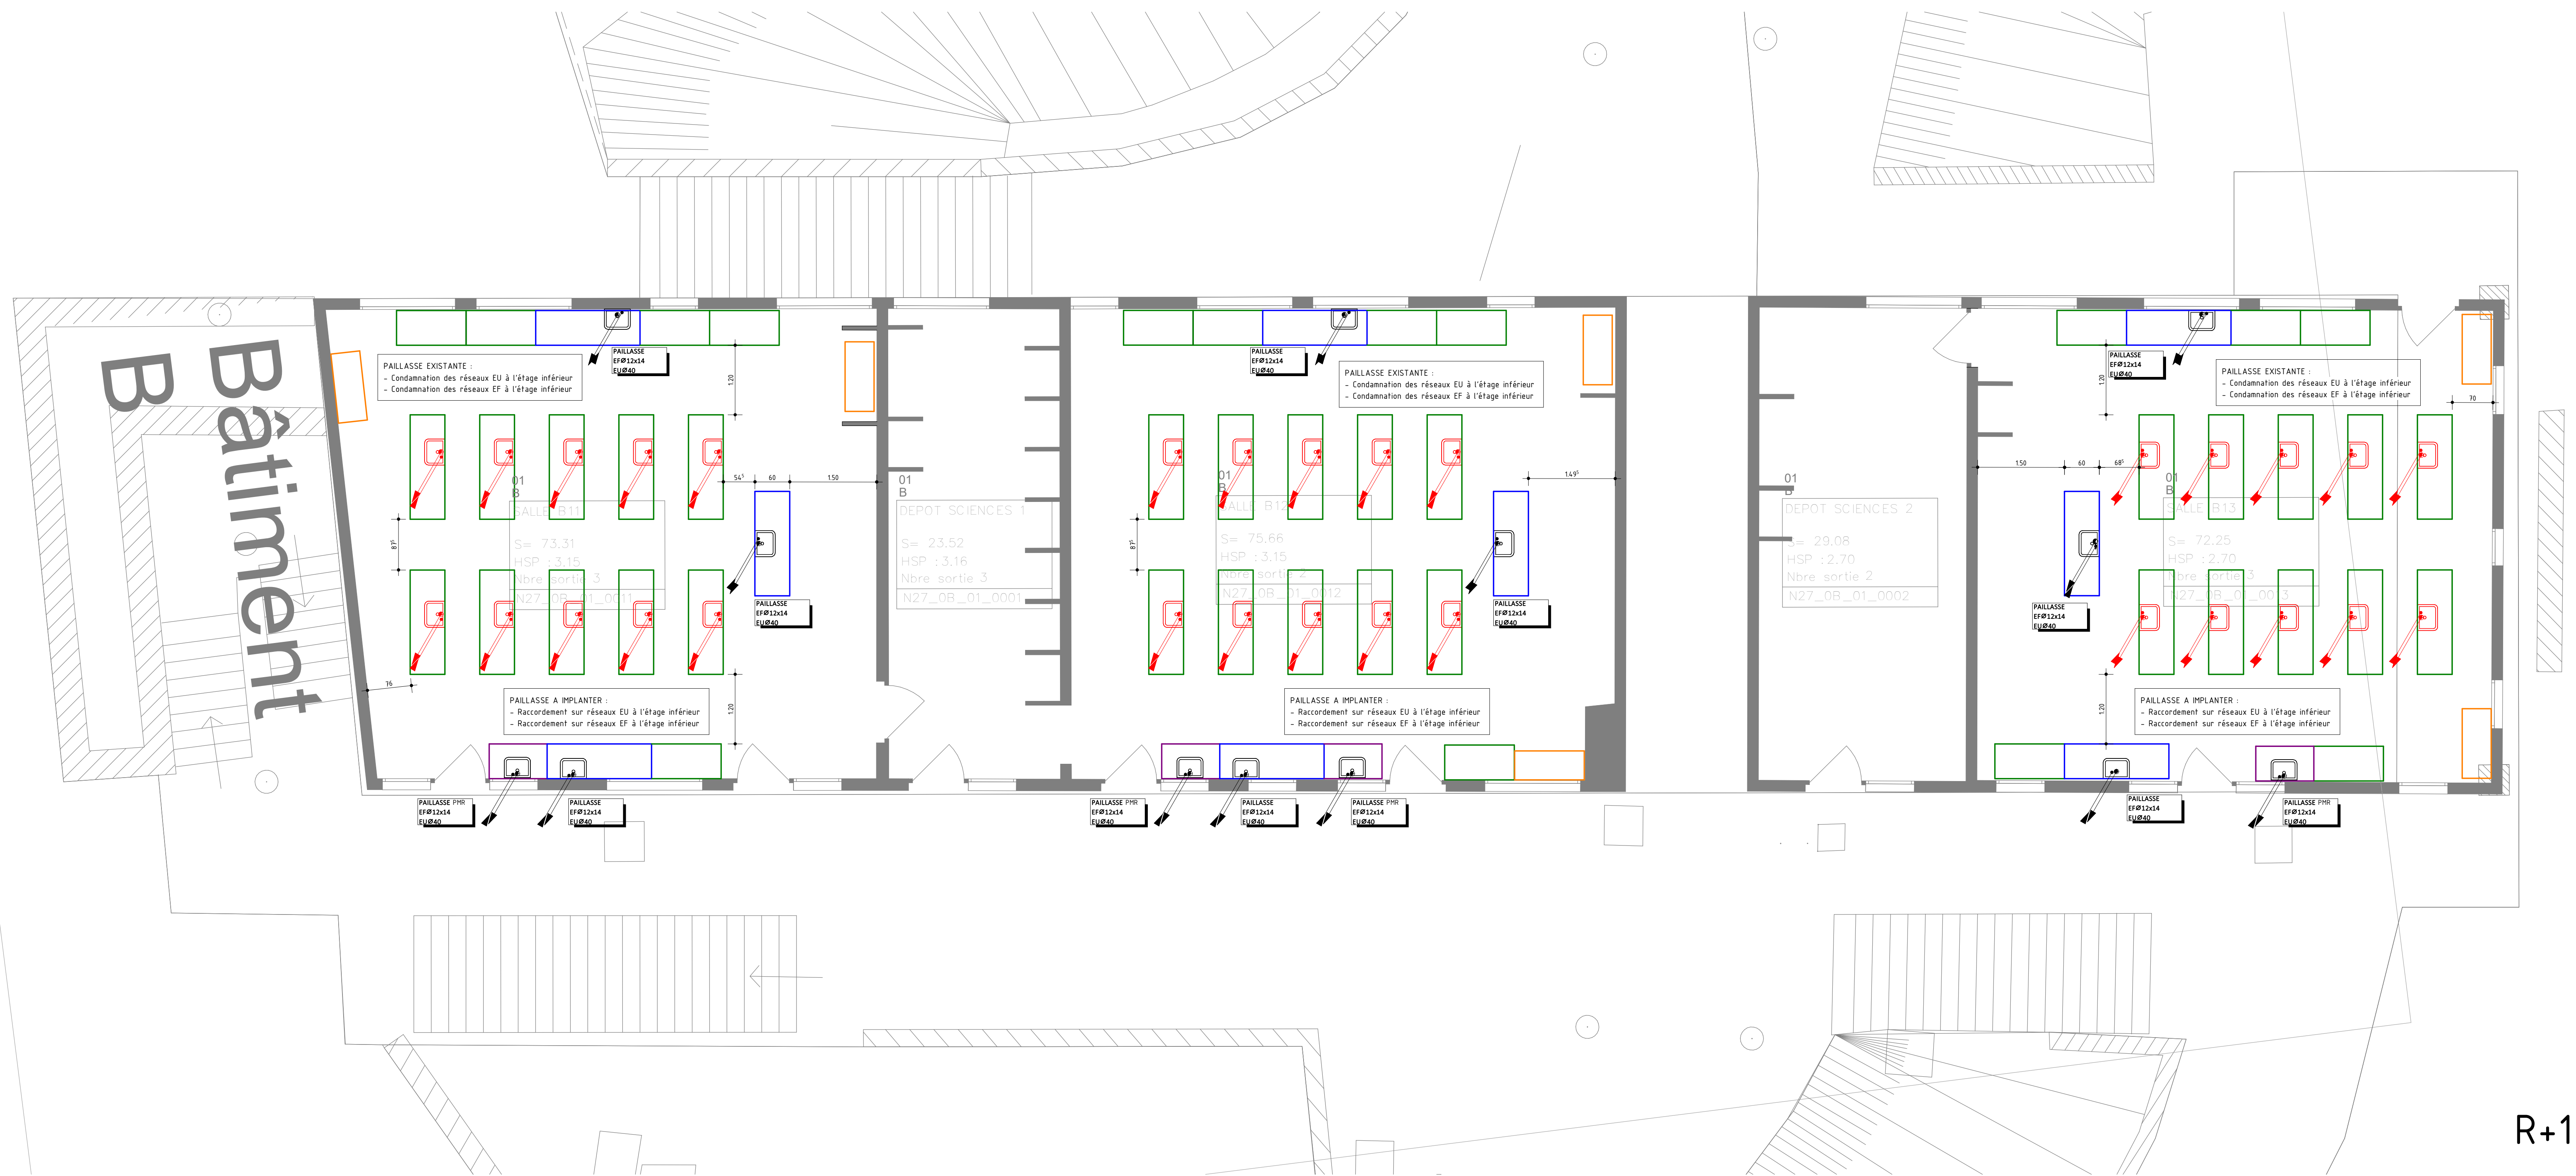

R+1

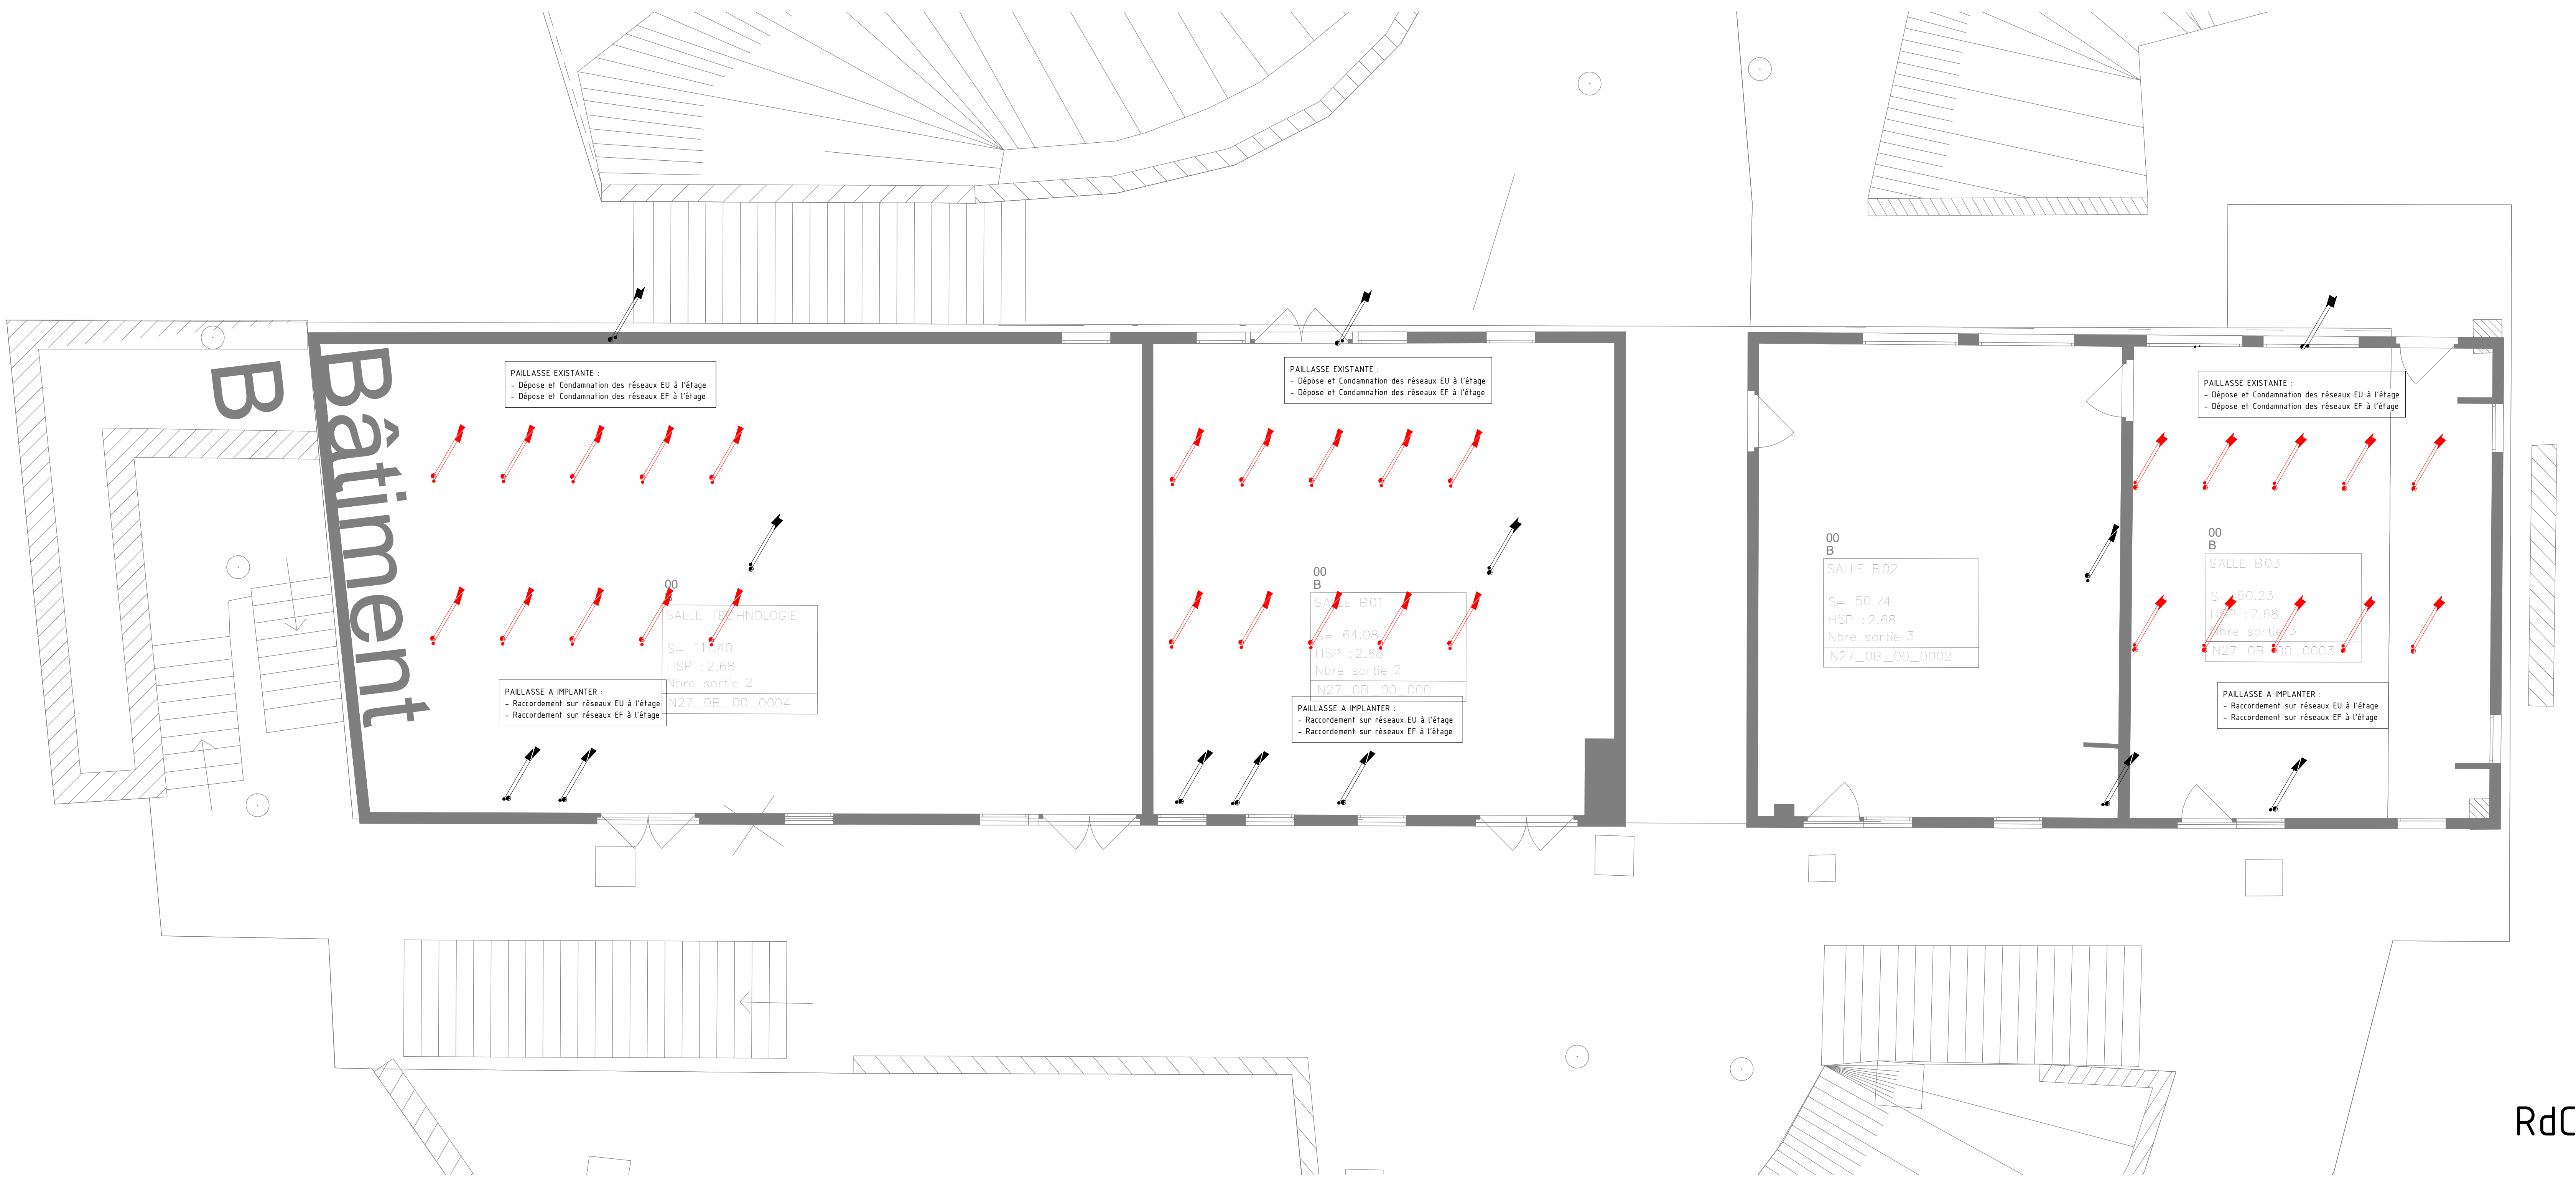

Rdc

Légende Ventilation / Climatisation

	Réseau frigorifique
	UI Cassette 600 x 600
	UI Murale

Légende Plomberie - sanitaire

	Réseau Eau Froide Sanitaire à Répondre
	Réseau Eau Châude
	Réseau Eau Châude à Répondre
	Réseau Ventilation-Plomberie

NOTA :
CE PLAN NESEST VALABLE QUE POUR LA DÉFINITION DU LOT INDICÉ.
L'ENTREPRISE DOIT PRENDRE EN COMPTES LES DERNIERS DÉTAILS D'ARCHITECTURE SUR LES PLANS ARCHITECTES DERNIERS INDICES.
TOUTS LES TRAVAUX D'INSTALLATION DES ÉQUIPEMENTS DOIVENT ÊTRE FORMÉS AVALANT ET À TITRE INDICATIF, APPARTIENANT À L'ENTREPRISE DE DÉTERMINER LES EMPLACEMENTS CONFORMEMENT AU COTÉ ET DE TOUTE SORTIE CAVILLE OBTENIR UNE INSTALLATION COMPLÈTE, COMPLIANT LE D.U. INDICÉ DE MANIÈRE.

L'ENTREPRISE DOIT PRENDRE EN COMPTES, DANS SA PRESTATION, LE POSITIONNEMENT EXACT DES ÉQUIPEMENTS DES AUTRES LOTS.

Paillasson humide 100x400

Paillasson sèche 120x400

Amorce 120x400

Syntex

MAÎTRE D'OUVRAGE

RECTORAT DE MAYOTTE
Liberty
Rectorat de Mayotte
97600 Mamoudzou

BUREAU D'ETUDES


INTEGRALE INGENIERIE
4bis rue Fond Générèse Village de l'Eperon
St Gilles Les Hauts 97435 Saint Paul - Réunion

OPERATION
REHABILITATION COLLEGE MTSAMBORO
Réhabilitation des salles de classes
Lot CVC-PBS
Plan de principe - Vue en plan Bat. B

Date	Indice	Nature de la modification
11/24	0	Emission initiale

INTEGRALE INGENIERIE
BET Structure - Fluides - VRD - Qualité Environnementale - SSI
4 bis Rue Fond Générèse - Immeuble le Carat - Etage 2
Village de l'Eperon - 97435 Saint-Gilles Les Hauts
T : 02 62 24 59 63 - E-mail: bet@integrale.re

Plan n° : FLU001
Indice : 0
Affaire n° : 24-11
Date Etabli par : J.B
Validé par : D.F
Echelle : 1/50

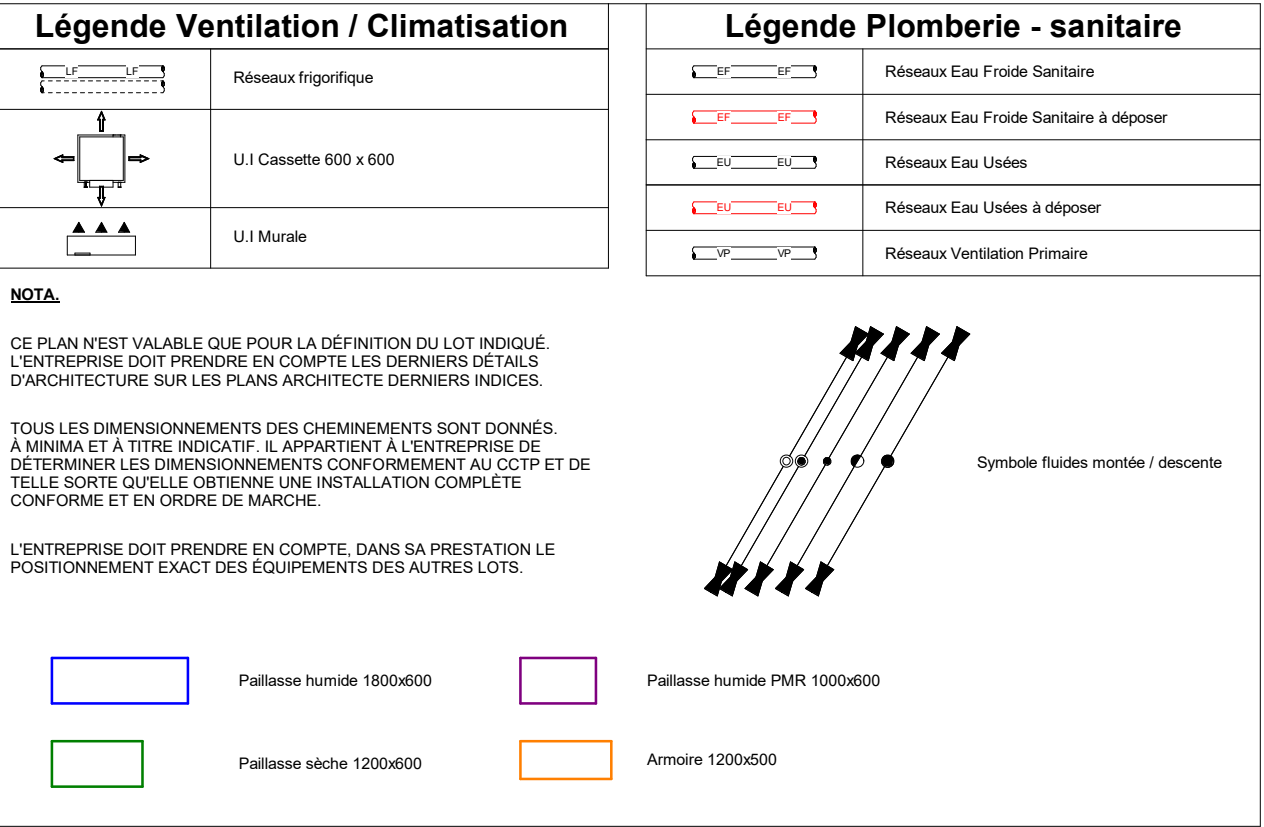

OPERATION

REHABILITATION COLLEGE MTSAMBORO

Réhabilitation des salles de classes

Lot CVC-PBS

Plan de principe - Vue en plan BAT F R+1

Date	Indice	Nature de la modification
11/24	0	Emission initiale

ESQ	PC	APS	APD	PRO	DCE	EXE	DOE



BET Structure - Fluides - VRD - Qualité Environnementale - SSI

4 bis Rue Fond Générèse - Immeuble le Carat - Etage 2

Village de l'Eperon - 97435 Saint-Gilles Les Hauts

T : 02 62 24 59 63 - E-mail: bet@integrale.re

Plan n°	: FLU02
Indice	: 0
Affaire n°	: 24-11
Date	: 11/24
Etabli par	: J.B
Validé par	: D.F
Echelle	: 1/50